

CENTRE HOSPITALIER DE NOVILLARS
4 Rue du Dr Charcot - 25220 NOVILLARS

REFECTION DES COMPLEXES D'ETANCHEITE
DU PAVILLON DES ADMISSIONS
ET DE LA CHAUFFERIE
AU CH DE NOVILLARS

Phase PRO/DCE

Maitrise d'ouvrage	CHU de Besançon - Direction du patrimoine	3 Bd Fleming - 25030 BESANCON cedex	Tel : 03.81.21.80.77 dtp@chu-besancon.fr
Assistant maîtrise d'ouvrage	GHT centre Franche Comté Centre Hospitalier de Novillars	4 rue Dr Martin CHARCOT - 25220 Novillars	Tel : 03.81.60.58.63
Mandataire Ingenierie (Economie - OPC - DET)	CEI	 1 b, route de Marchaux 25000 BESANCON 36, avenue française Giroud 21000 DIJON	Tel Besançon : 03.81.80.01.33 Tel Dijon : 03.80.51.82.21 contact@cei-ingenierie.fr
Architecte	Sans objet		
BET Structure	Sans objet		
BET Fluides	Sans objet		
BET Electricité - SSI	Sans objet		
Contrôleur technique	Sans objet		
Coordinateur SPS	Sans objet		

N° Affaire :	25-061	Plan des toitures - état projeté Carnet plans					
Échelle :	1 / 100 e						
Format d'impression	00.04						
A3							
ÉTANCHÉITÉ					Ind. 0	MODIFICATIONS	
					01/2026		
					A		
					B		

Légende

Légende:

Garde-corps

Zone d'entretien

EP


Naissance EP Ø 160


Tôle larmée pour passage acrotère

Cheminement renforcé

Nota:

Les extracteurs de désenfumage seront remplacés sur des chaises métalliques avec adaptation de la gaine de raccordement

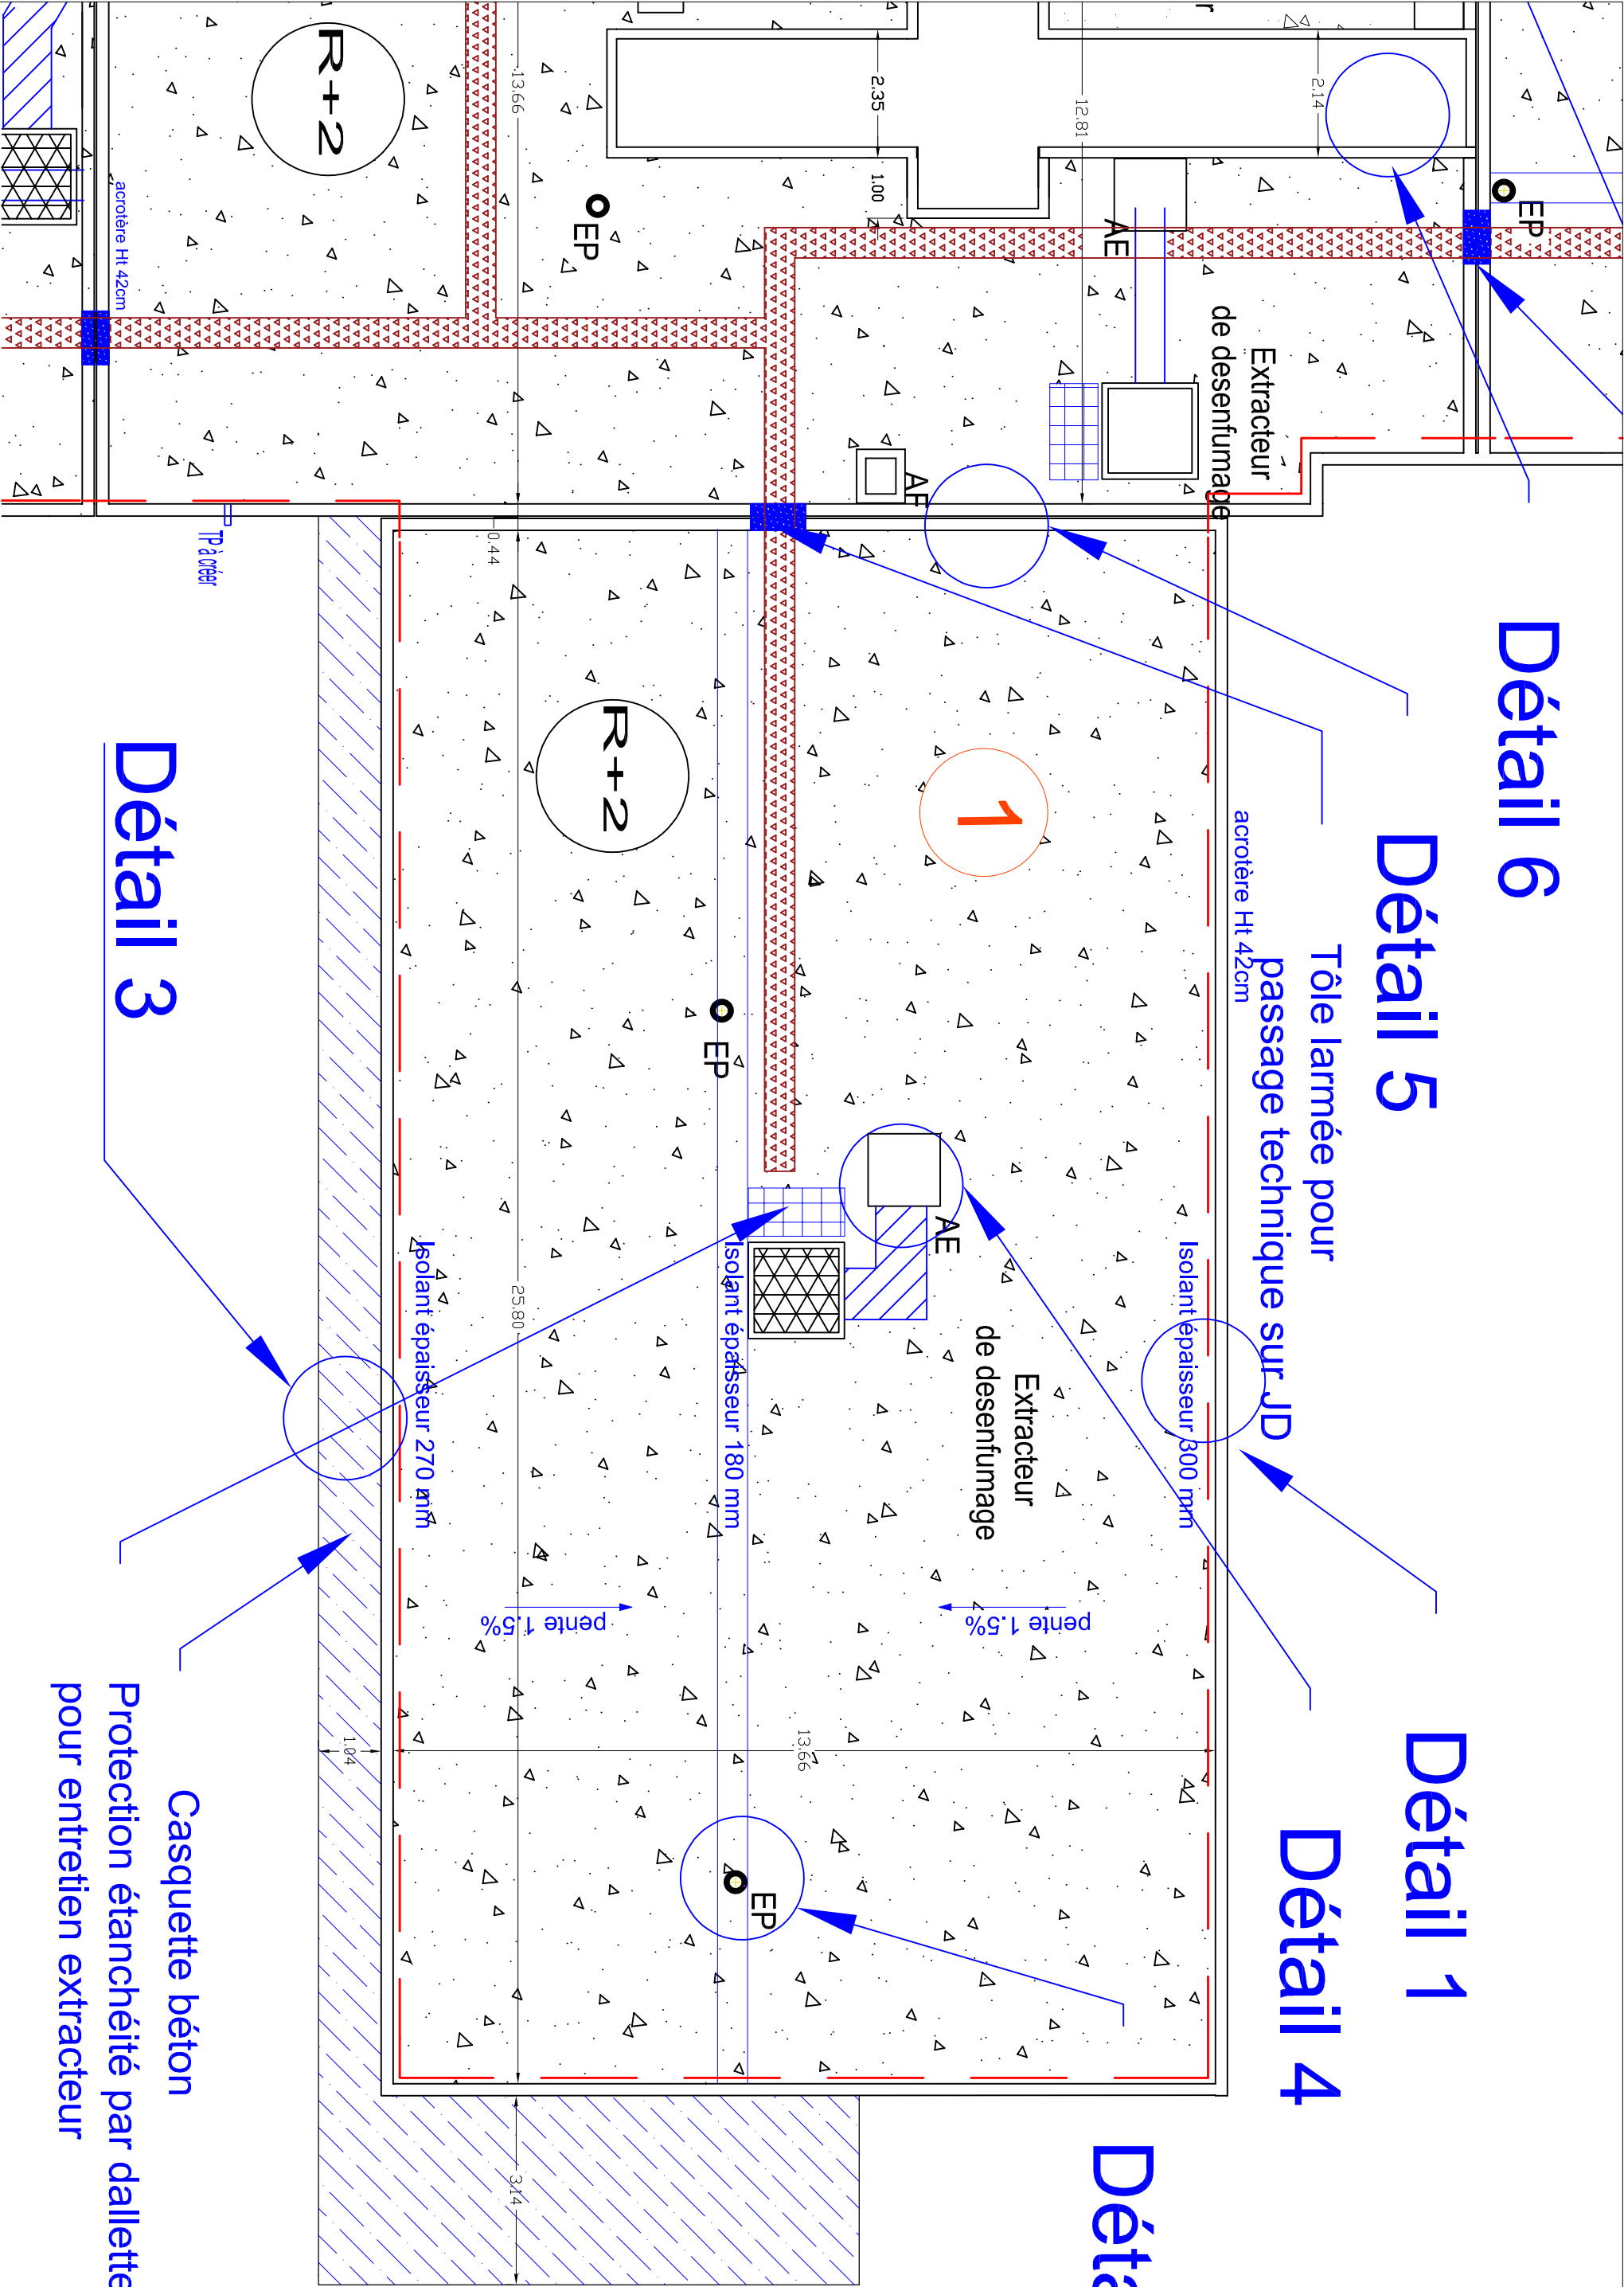

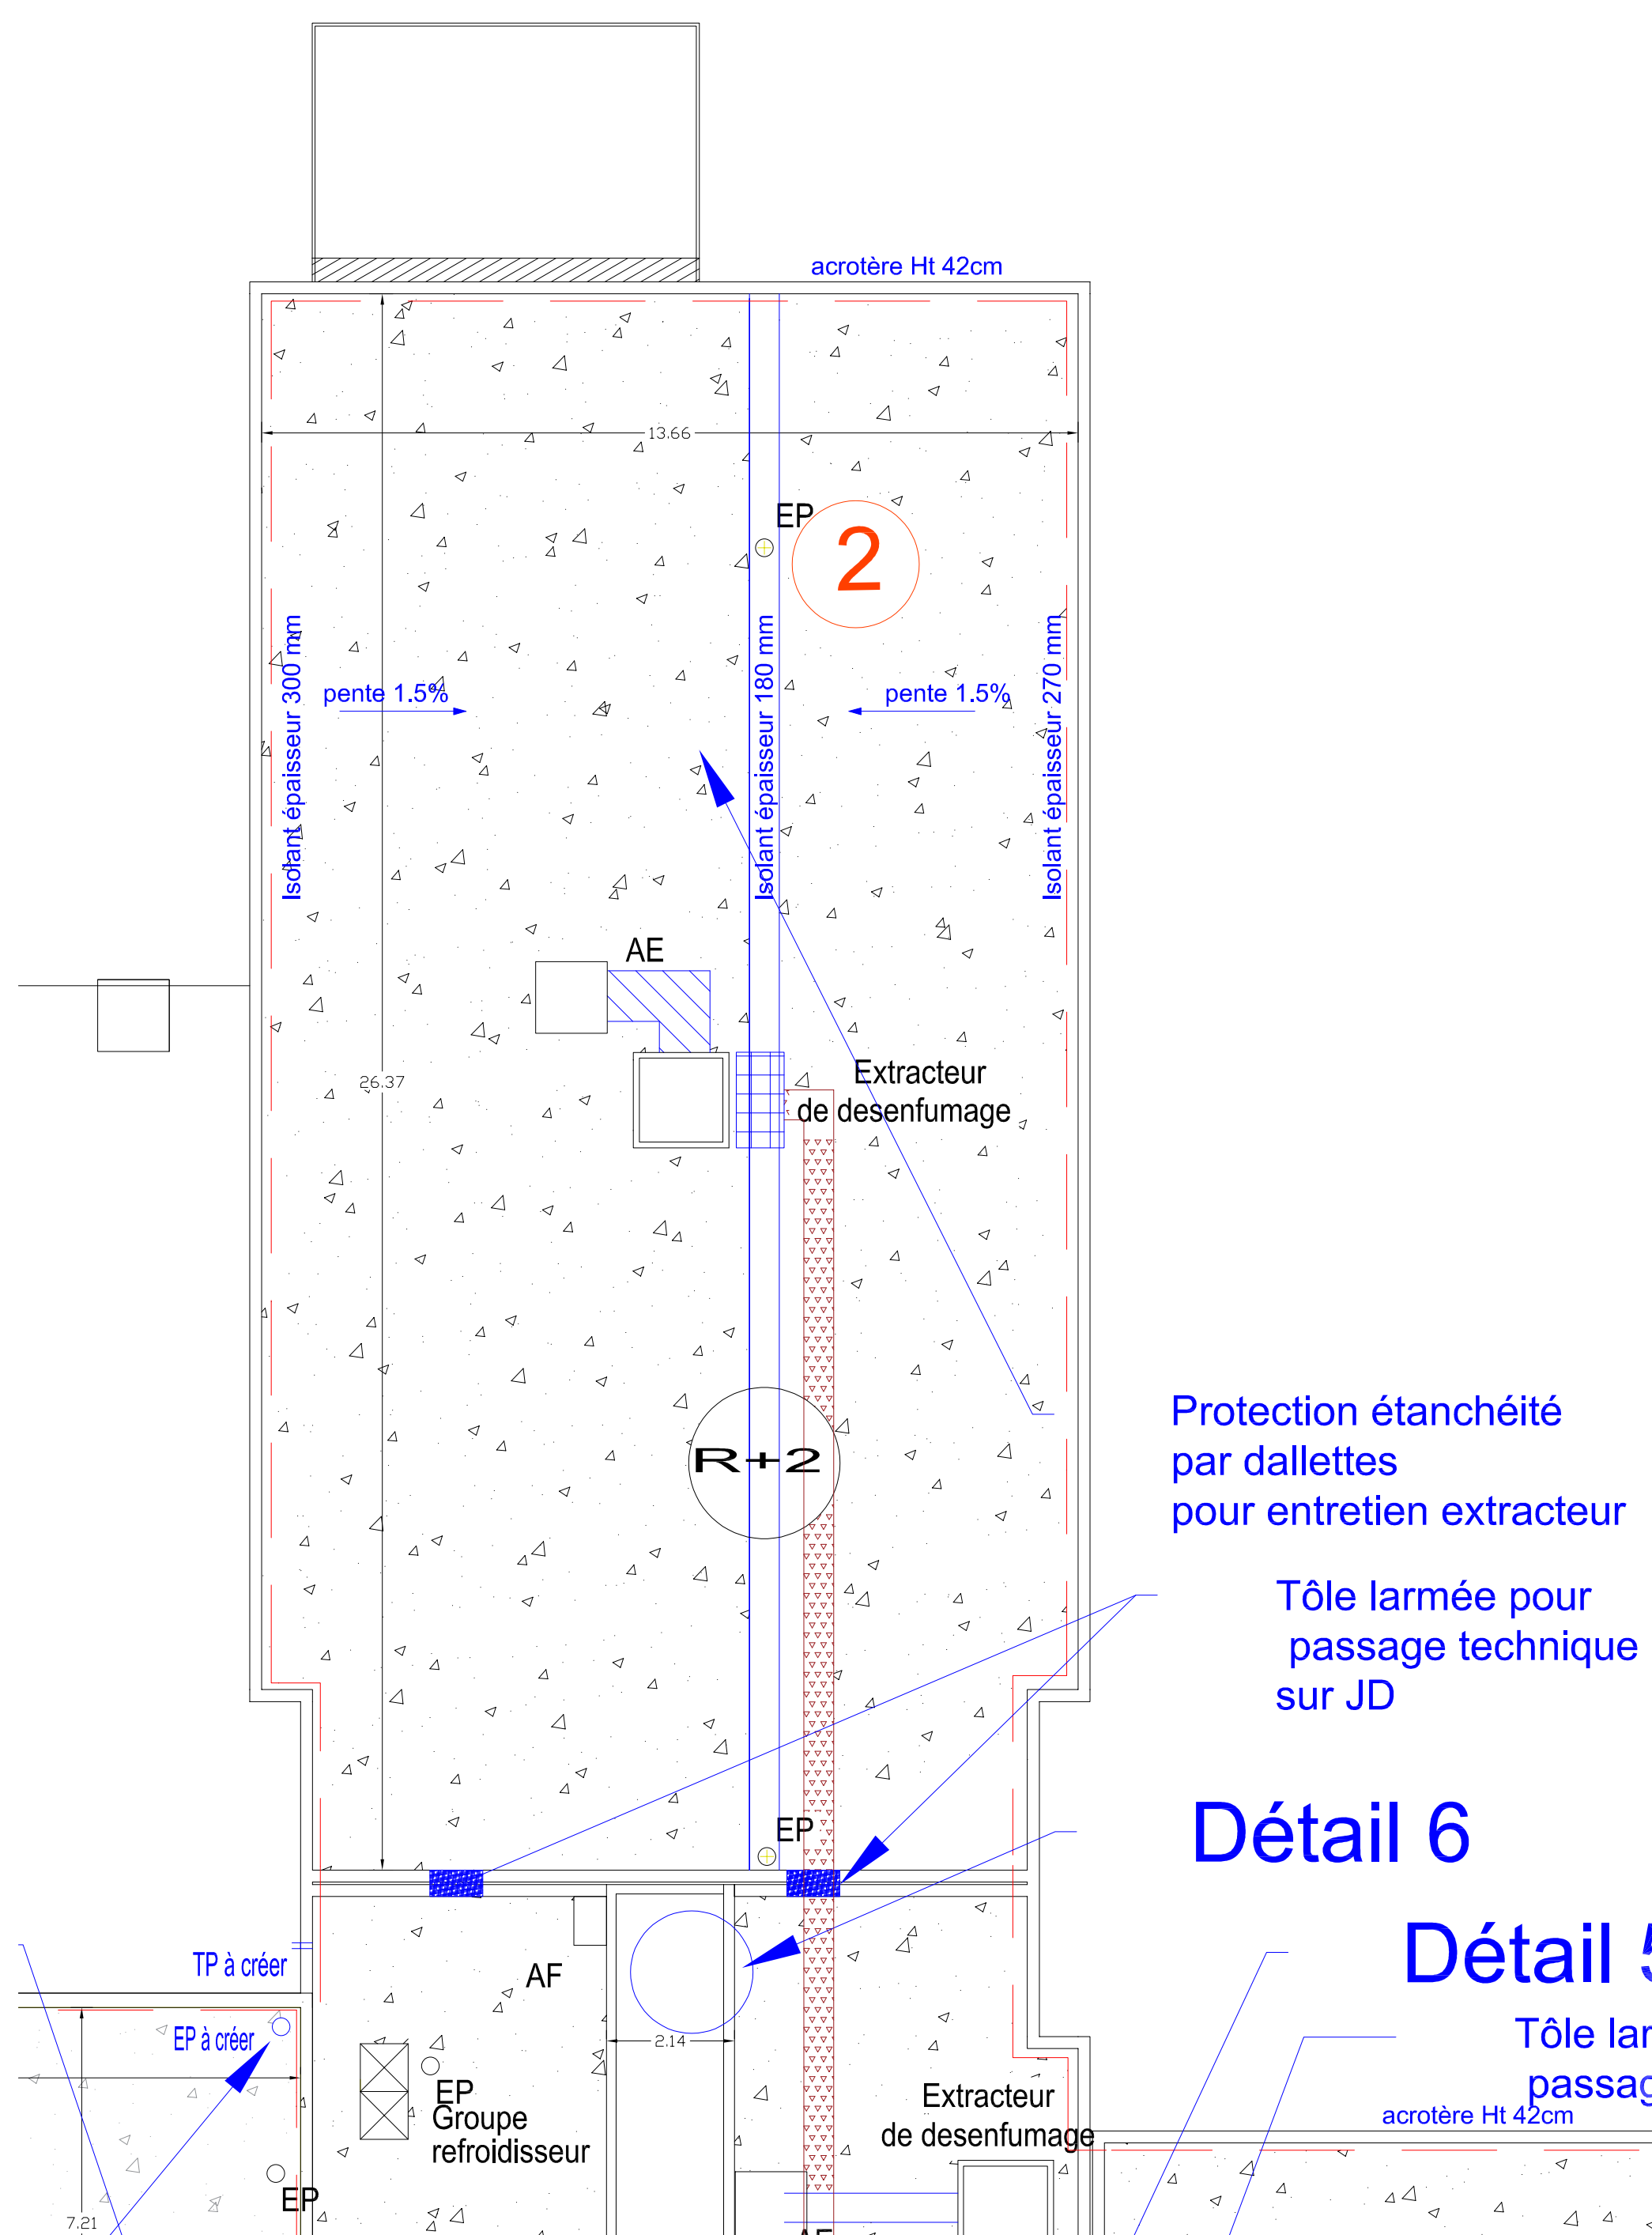

Protection étanchéité
par dalles
pour entretien extracteur

Tôle larmée pour
passage technique
sur JD

Détail 6

Détail 1

Tôle lar
passag

acrotère Ht 42cm

Tôle larmée pour
passage technique sur JD

Tôle larmée pour
passage technique
sur JD

acrotère Ht 42cm

Isolant épaisseur 300 mm

pente 1.5%

Extracteur
de desenfumage

Isolant épaisseur 180 mm

3

pente 1.5%

Isolant épaisseur 270 mm


R+2


Casquette béton


TP à créer

acrotère Ht 42cm

Extracteur
de desenfumage

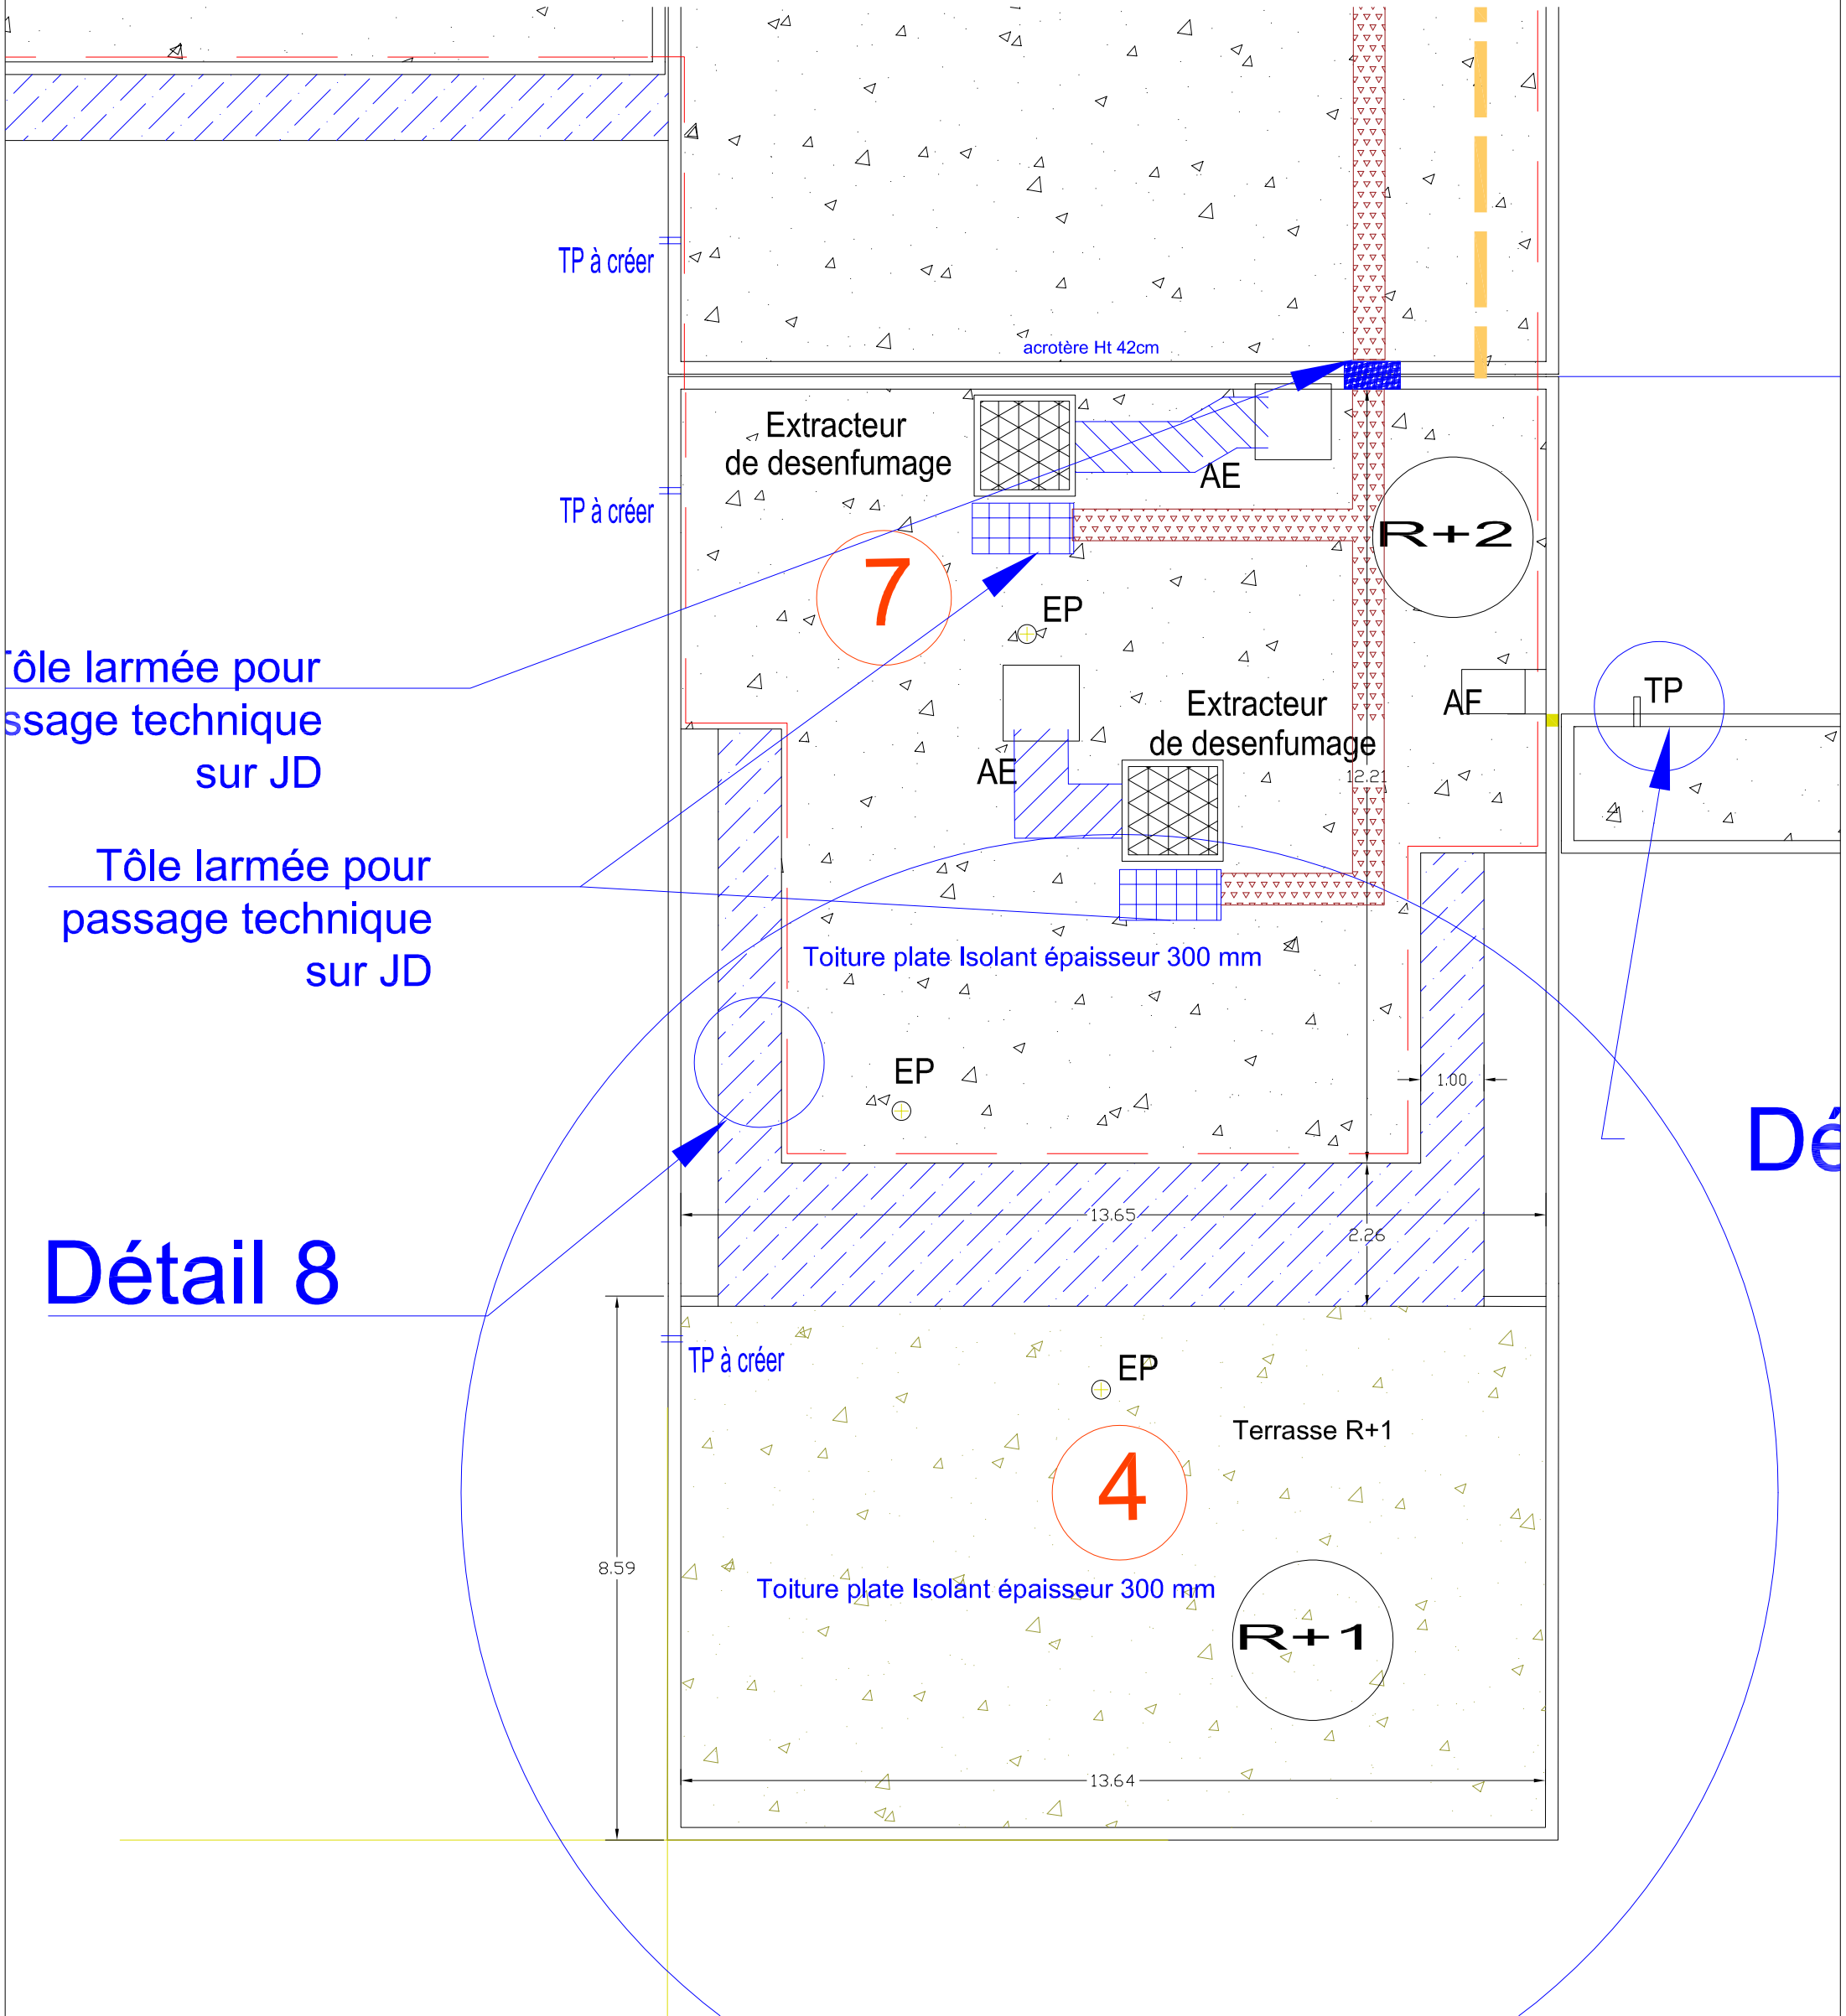


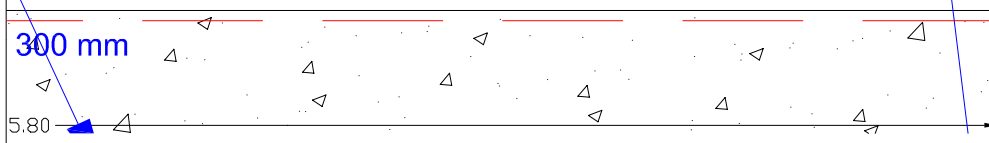

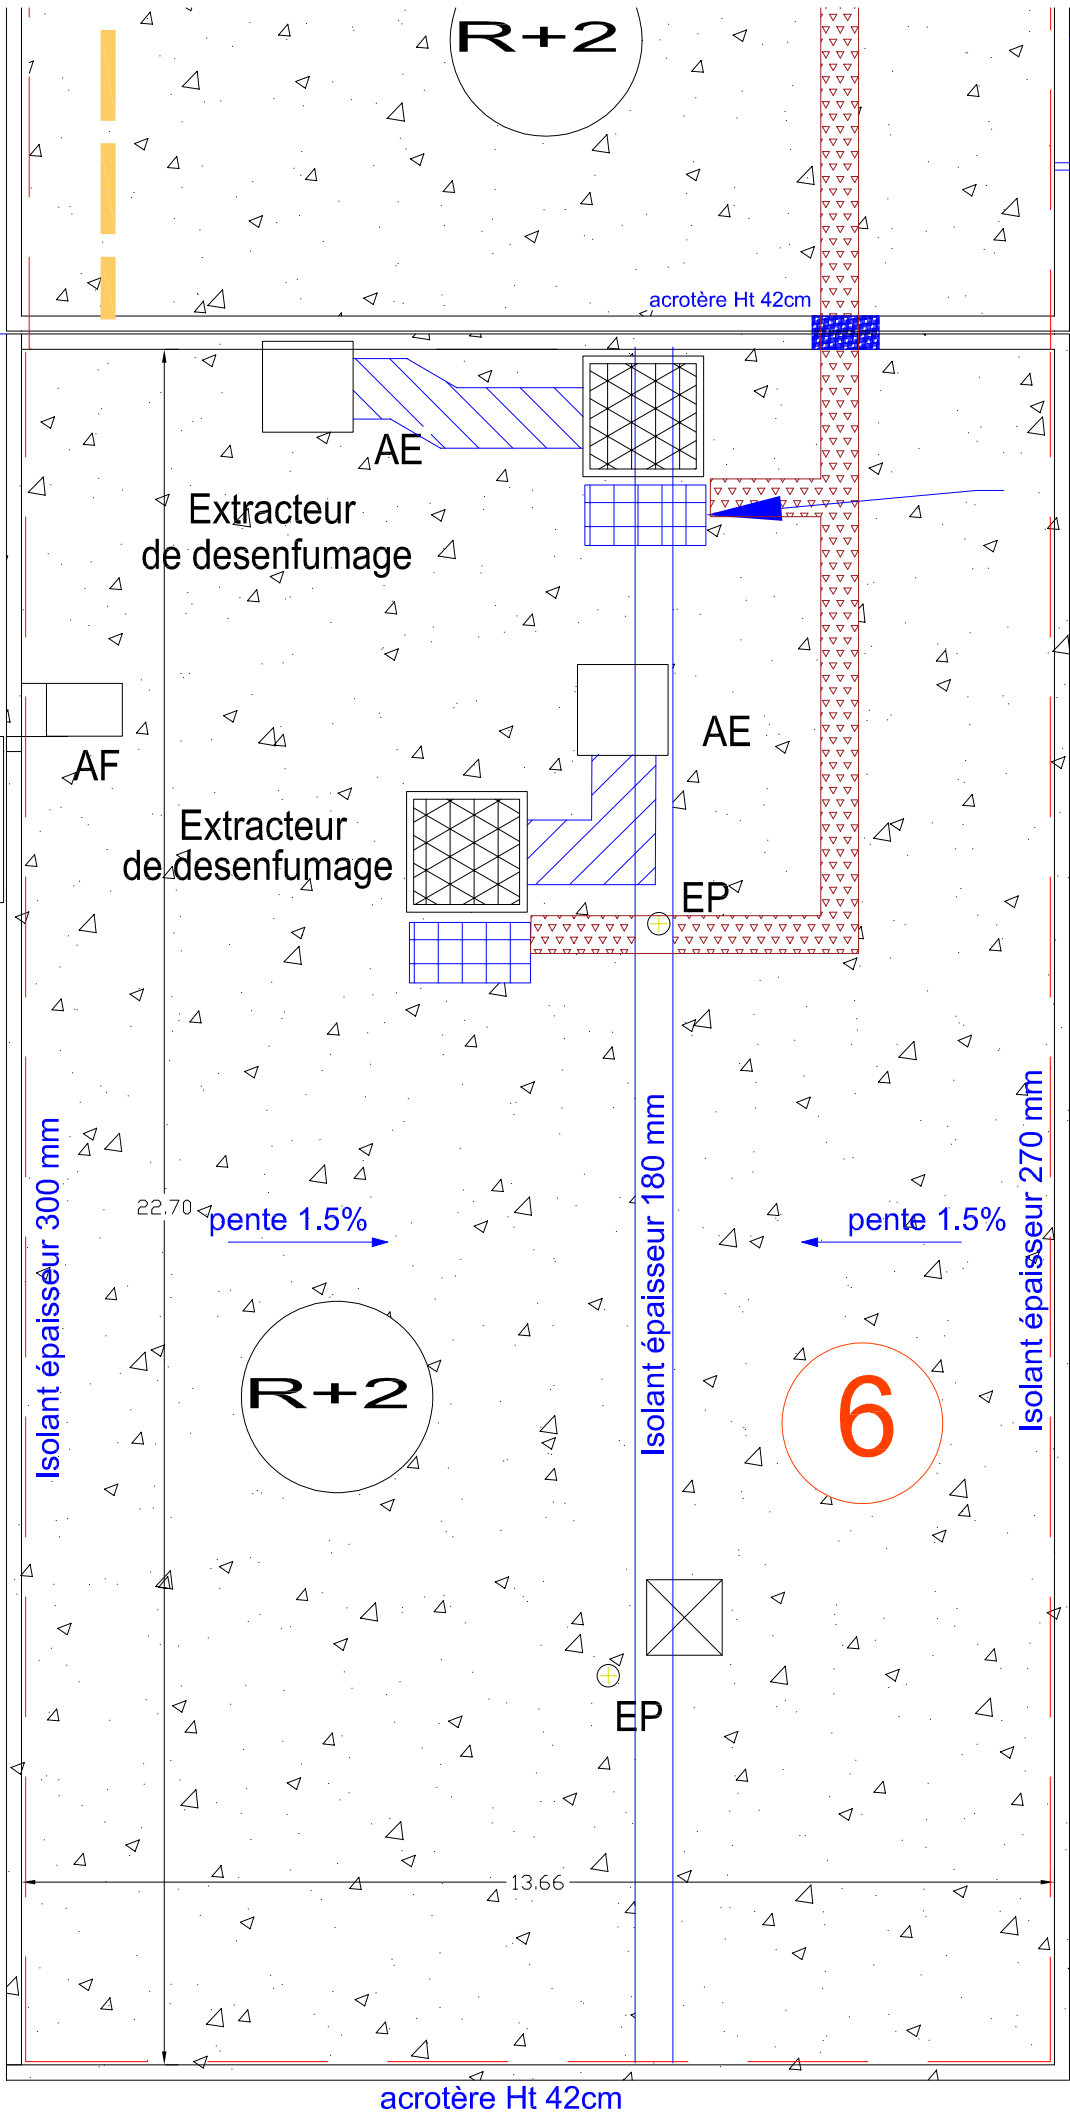


Détail 3

Protection étanchéité
par dalles
pour entretien extracteur

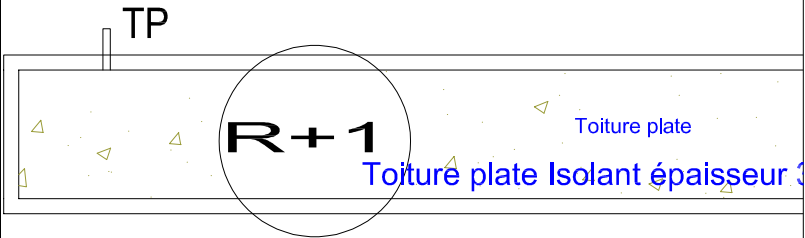


acrotère Ht 30cm

Détail 7

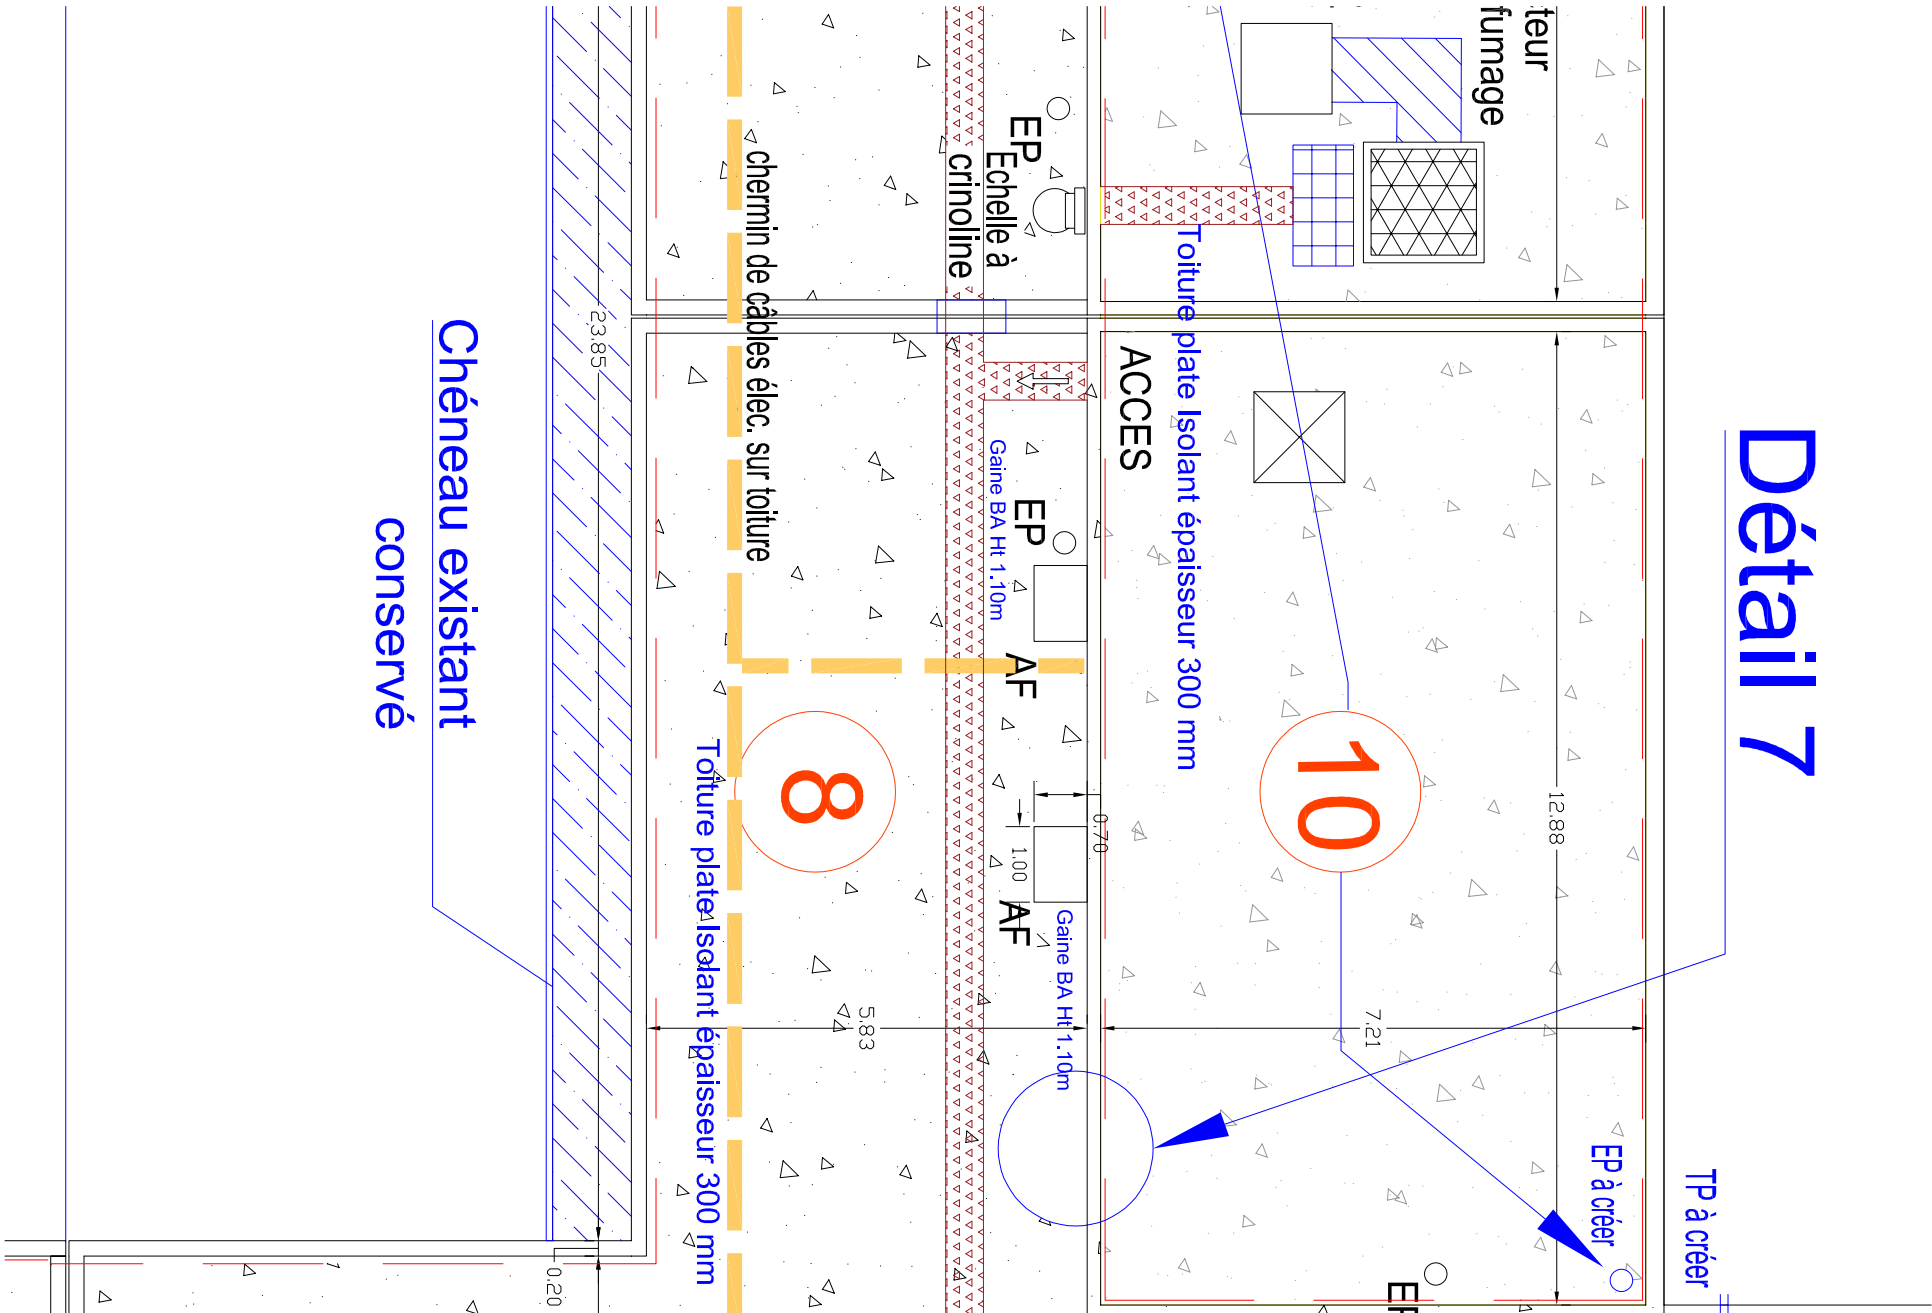

Détail 6

Détail

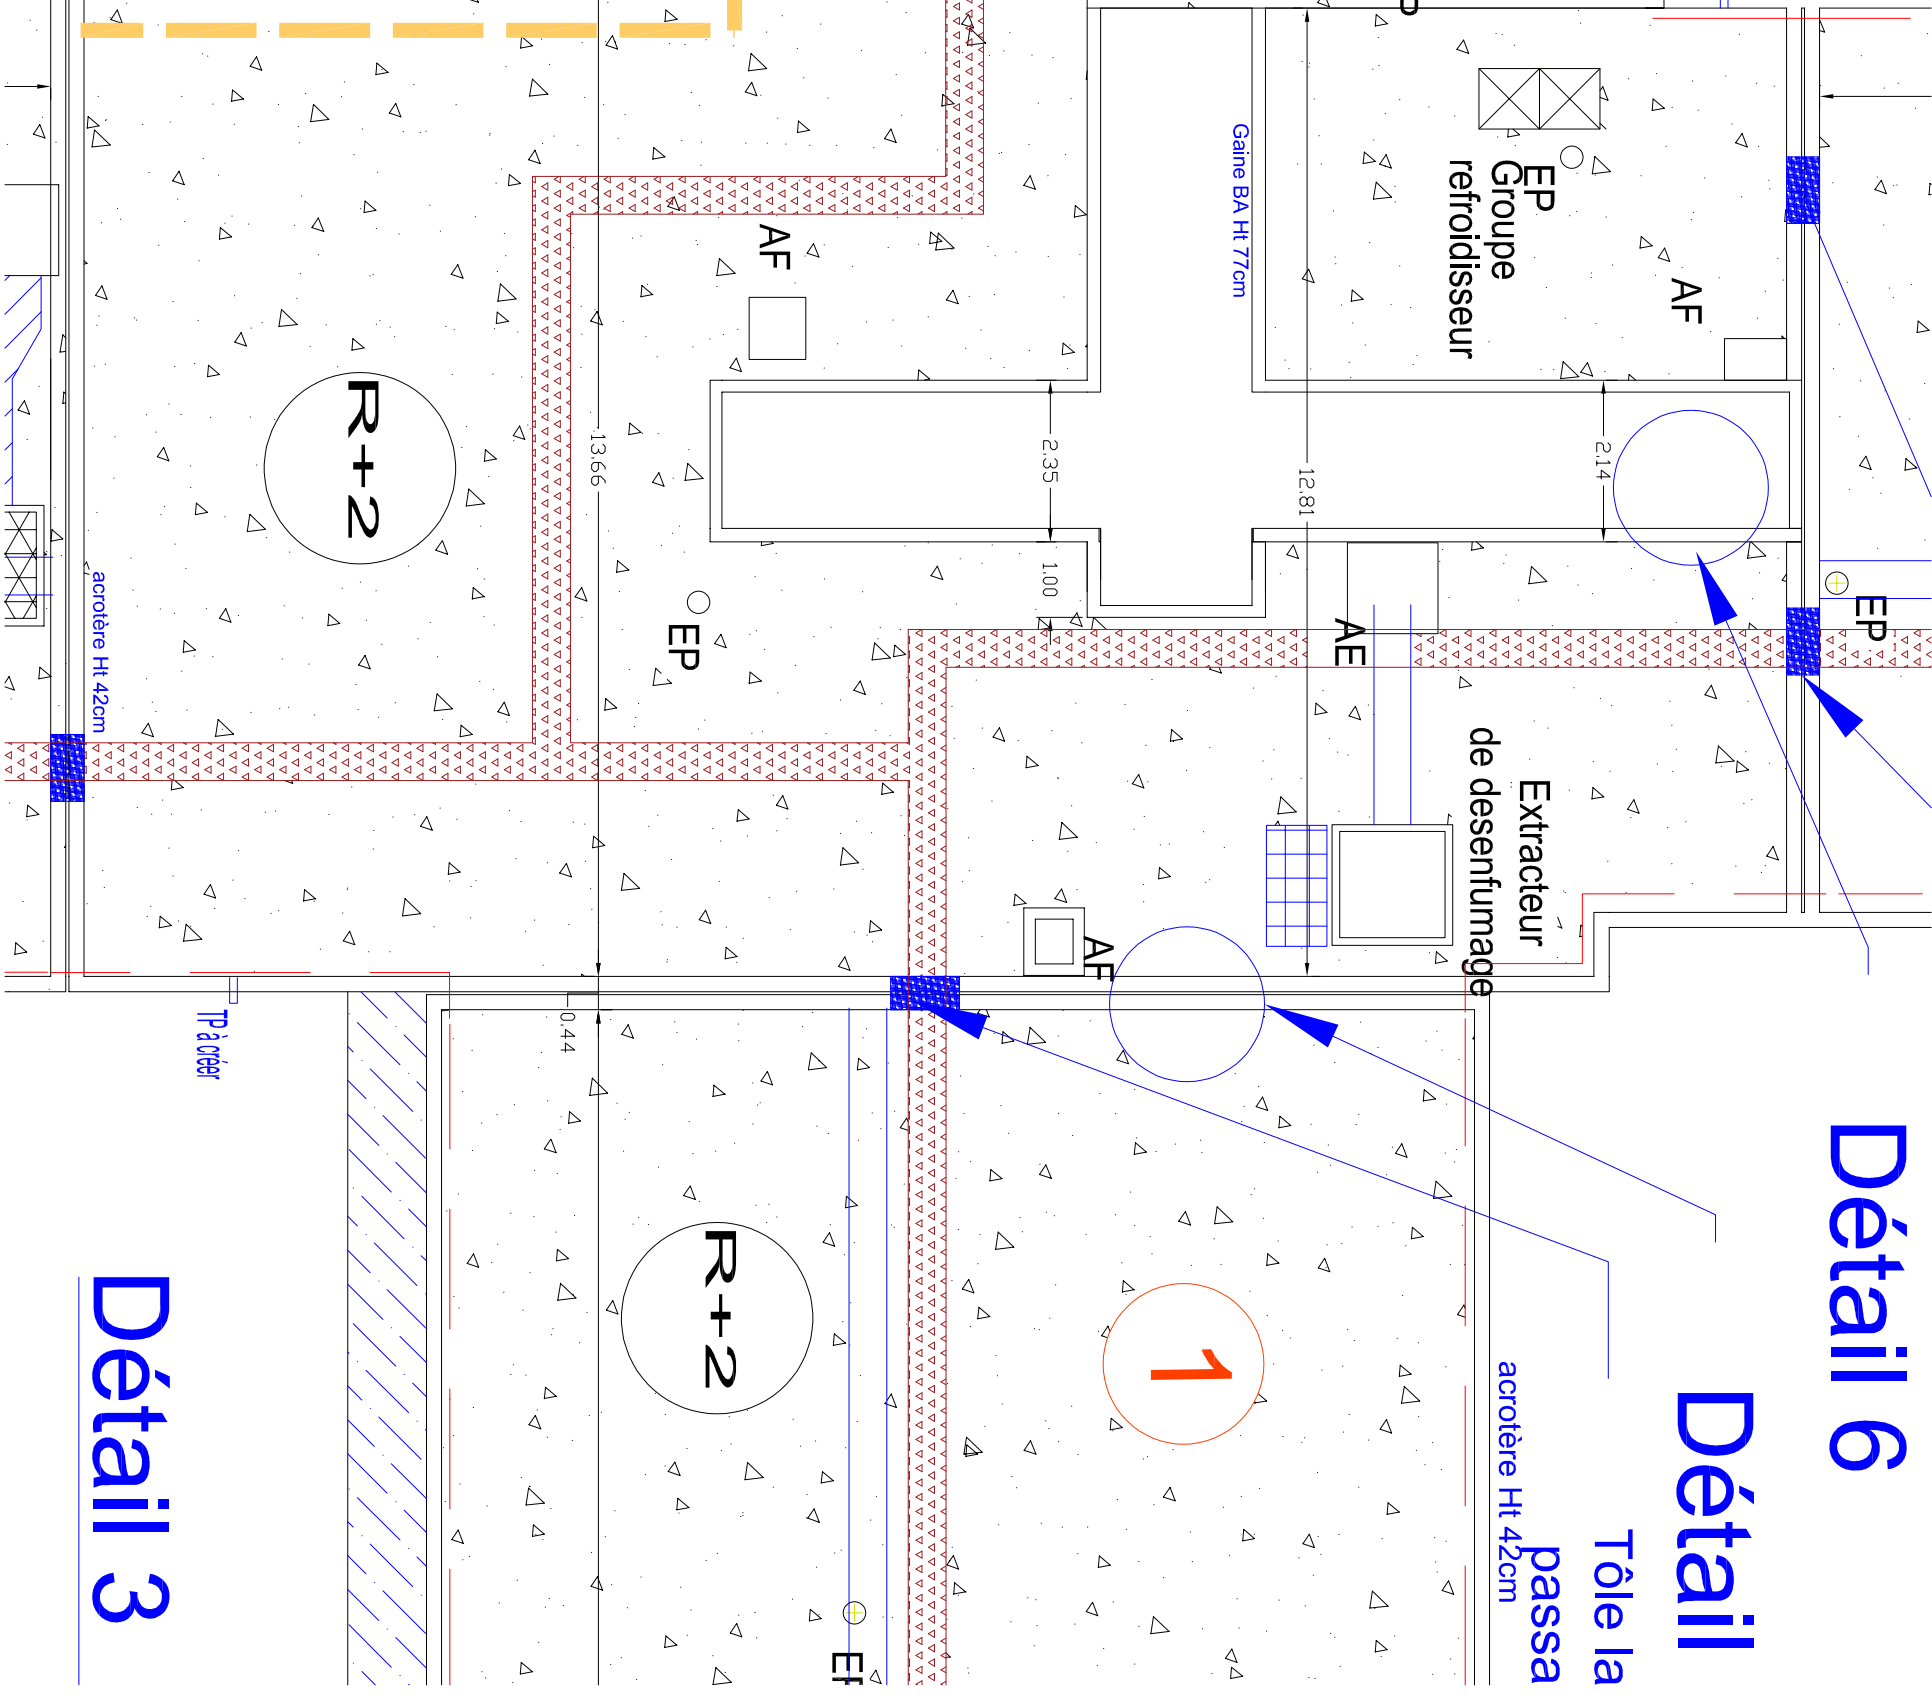

Détail 3



Plan toiture 8

échelle 1/100

REFECTION DES COMPLEXES D'ETANCHEITE
DU PAVILLON DES ADMISSIONS ET DE LA CHAUFFERIE AU CH DE NOVILLARS
4 Rue du Dr Charcot - 25220 NOVILLARS




PRO/DCE

Tôle larmée pour
passage technique sur JD

aisseur 300 mm

25 80

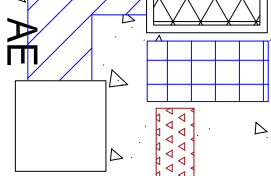

AE

age

aisseur 180 mm

EP

3

 
R+2

aisseur 270 mm

ie béton

TP à créer

Extracteur
de desenfumage



AE

AF

12 80

2 14

AF

EP

TP à créer

EP à créer

Extracteur

de desenfumage

R+3

AE

AF

EP
Echelle à
crinoline

9

 
R+2

Toiture plate Isolant épaisseur 300 mm

chemin de câ

acrotère Ht 42cm

Extracteur
de desenfumage



AE

TP à créer

acrotère Ht 42cm

boîte
a eau

PRO/DCE

Plan toiture 9

échelle 1/100


REFECTION DES COMPLEXES D'ETANCHEITE
DU PAVILLON DES ADMISSIONS ET DE LA CHAUFFERIE AU CH DE NOVILLARS


4 Rue du Dr Charcot - 25220 NOVILLARS





PRO/DCE

  Détail 7

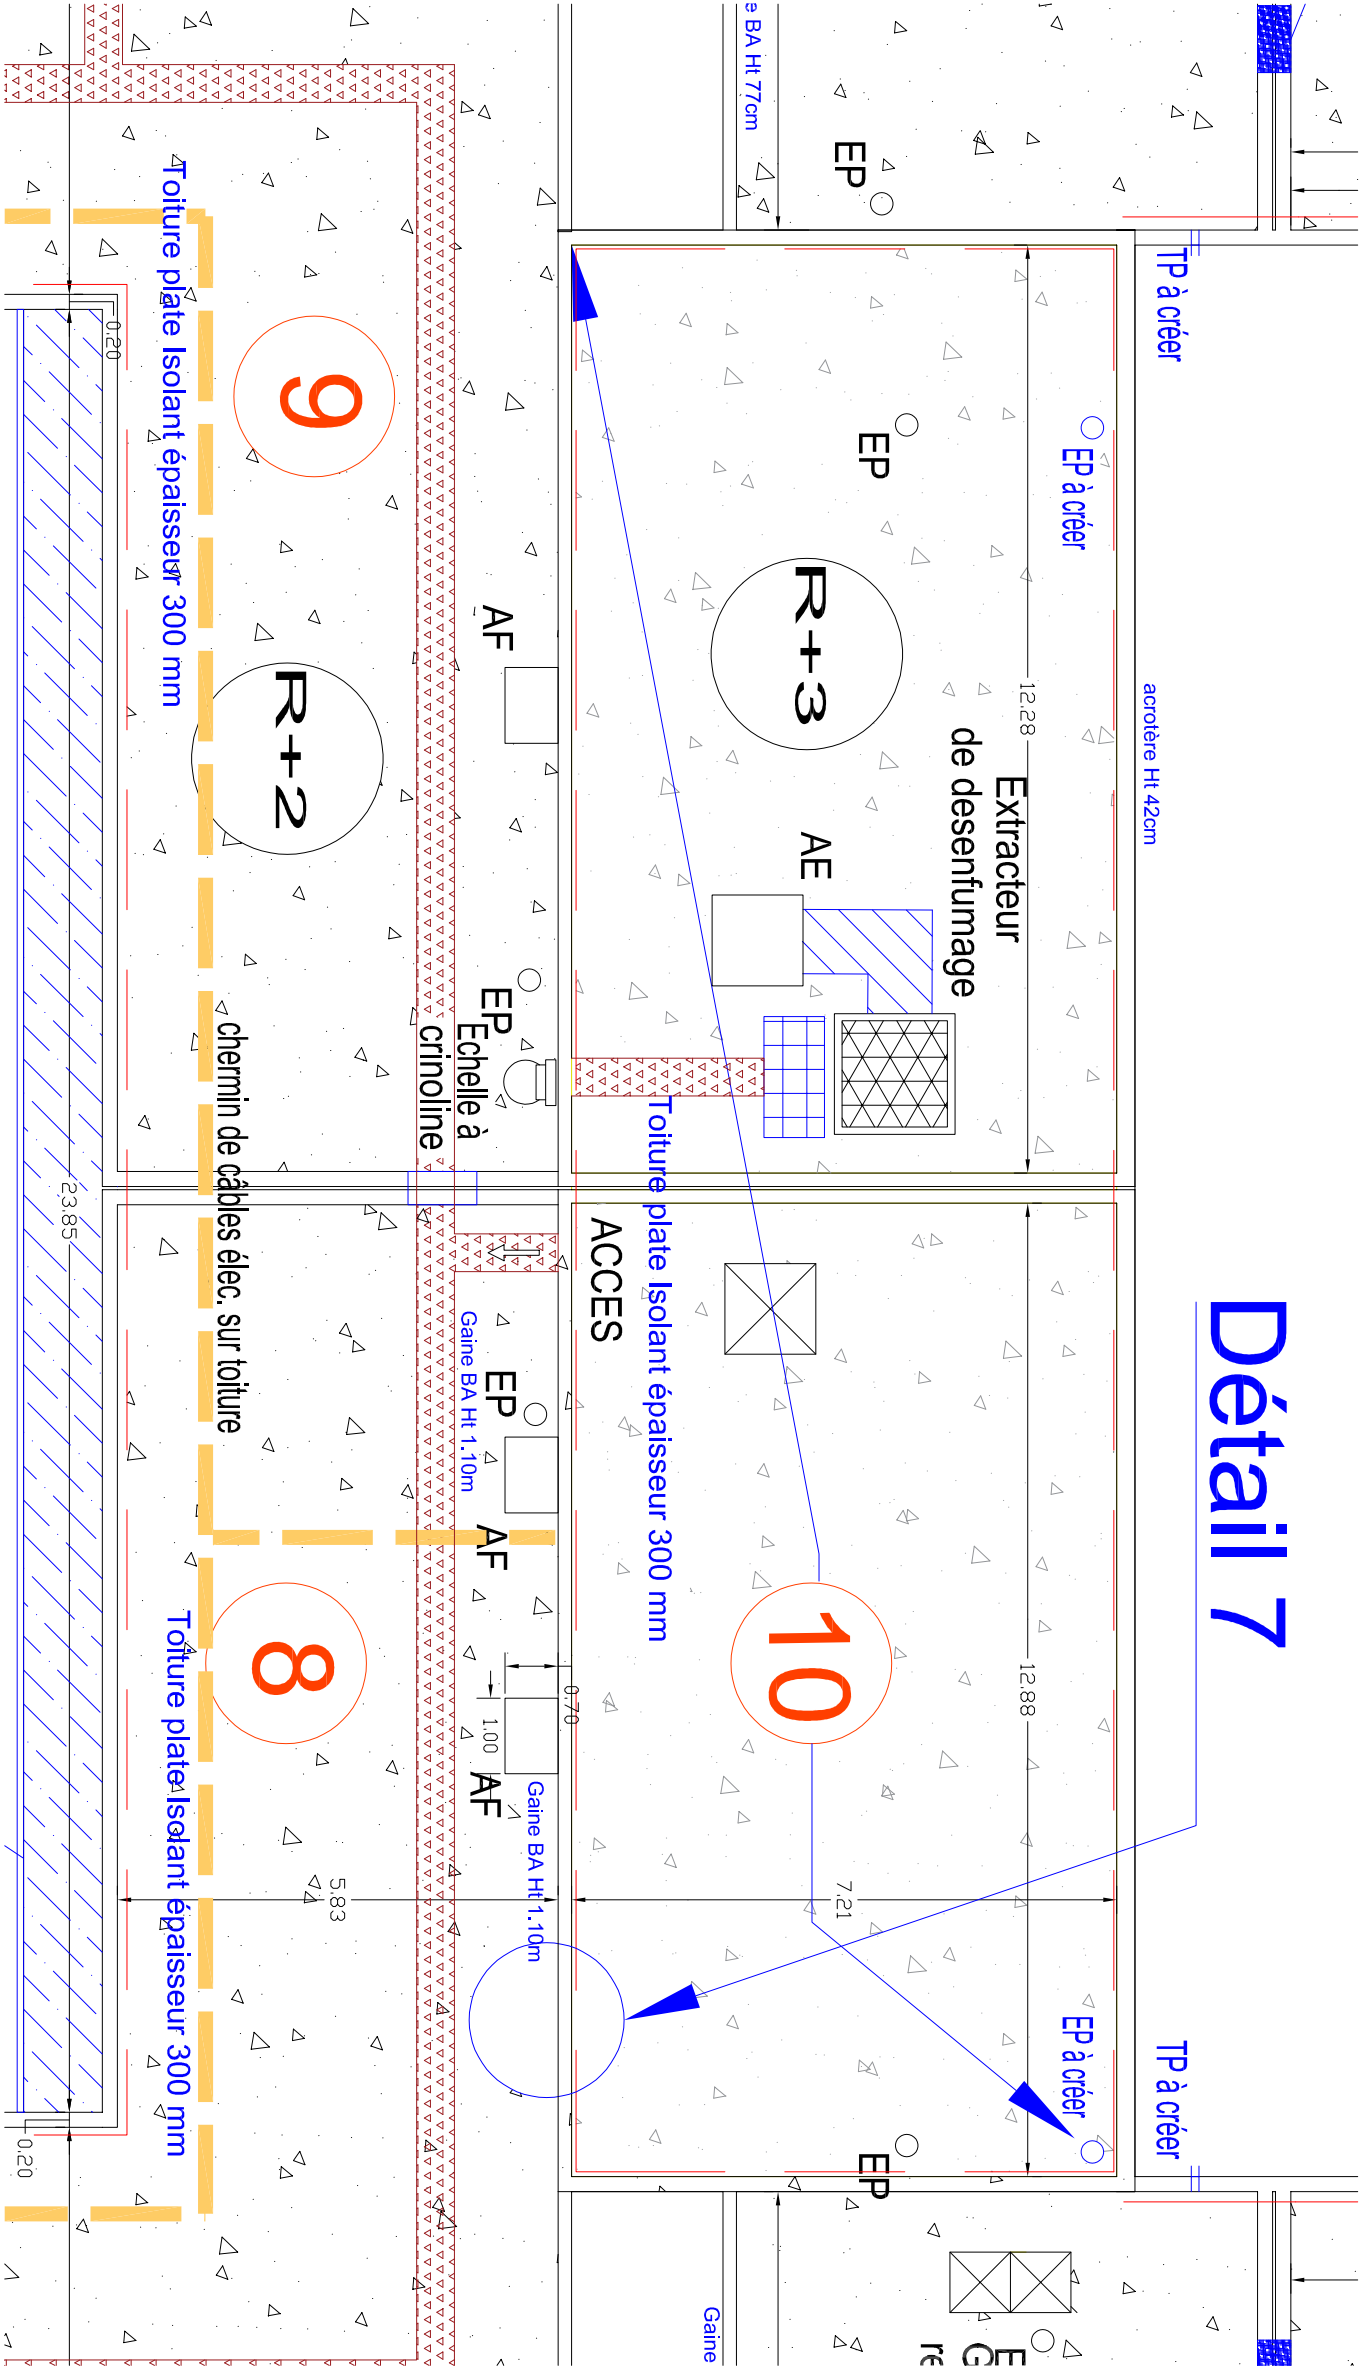


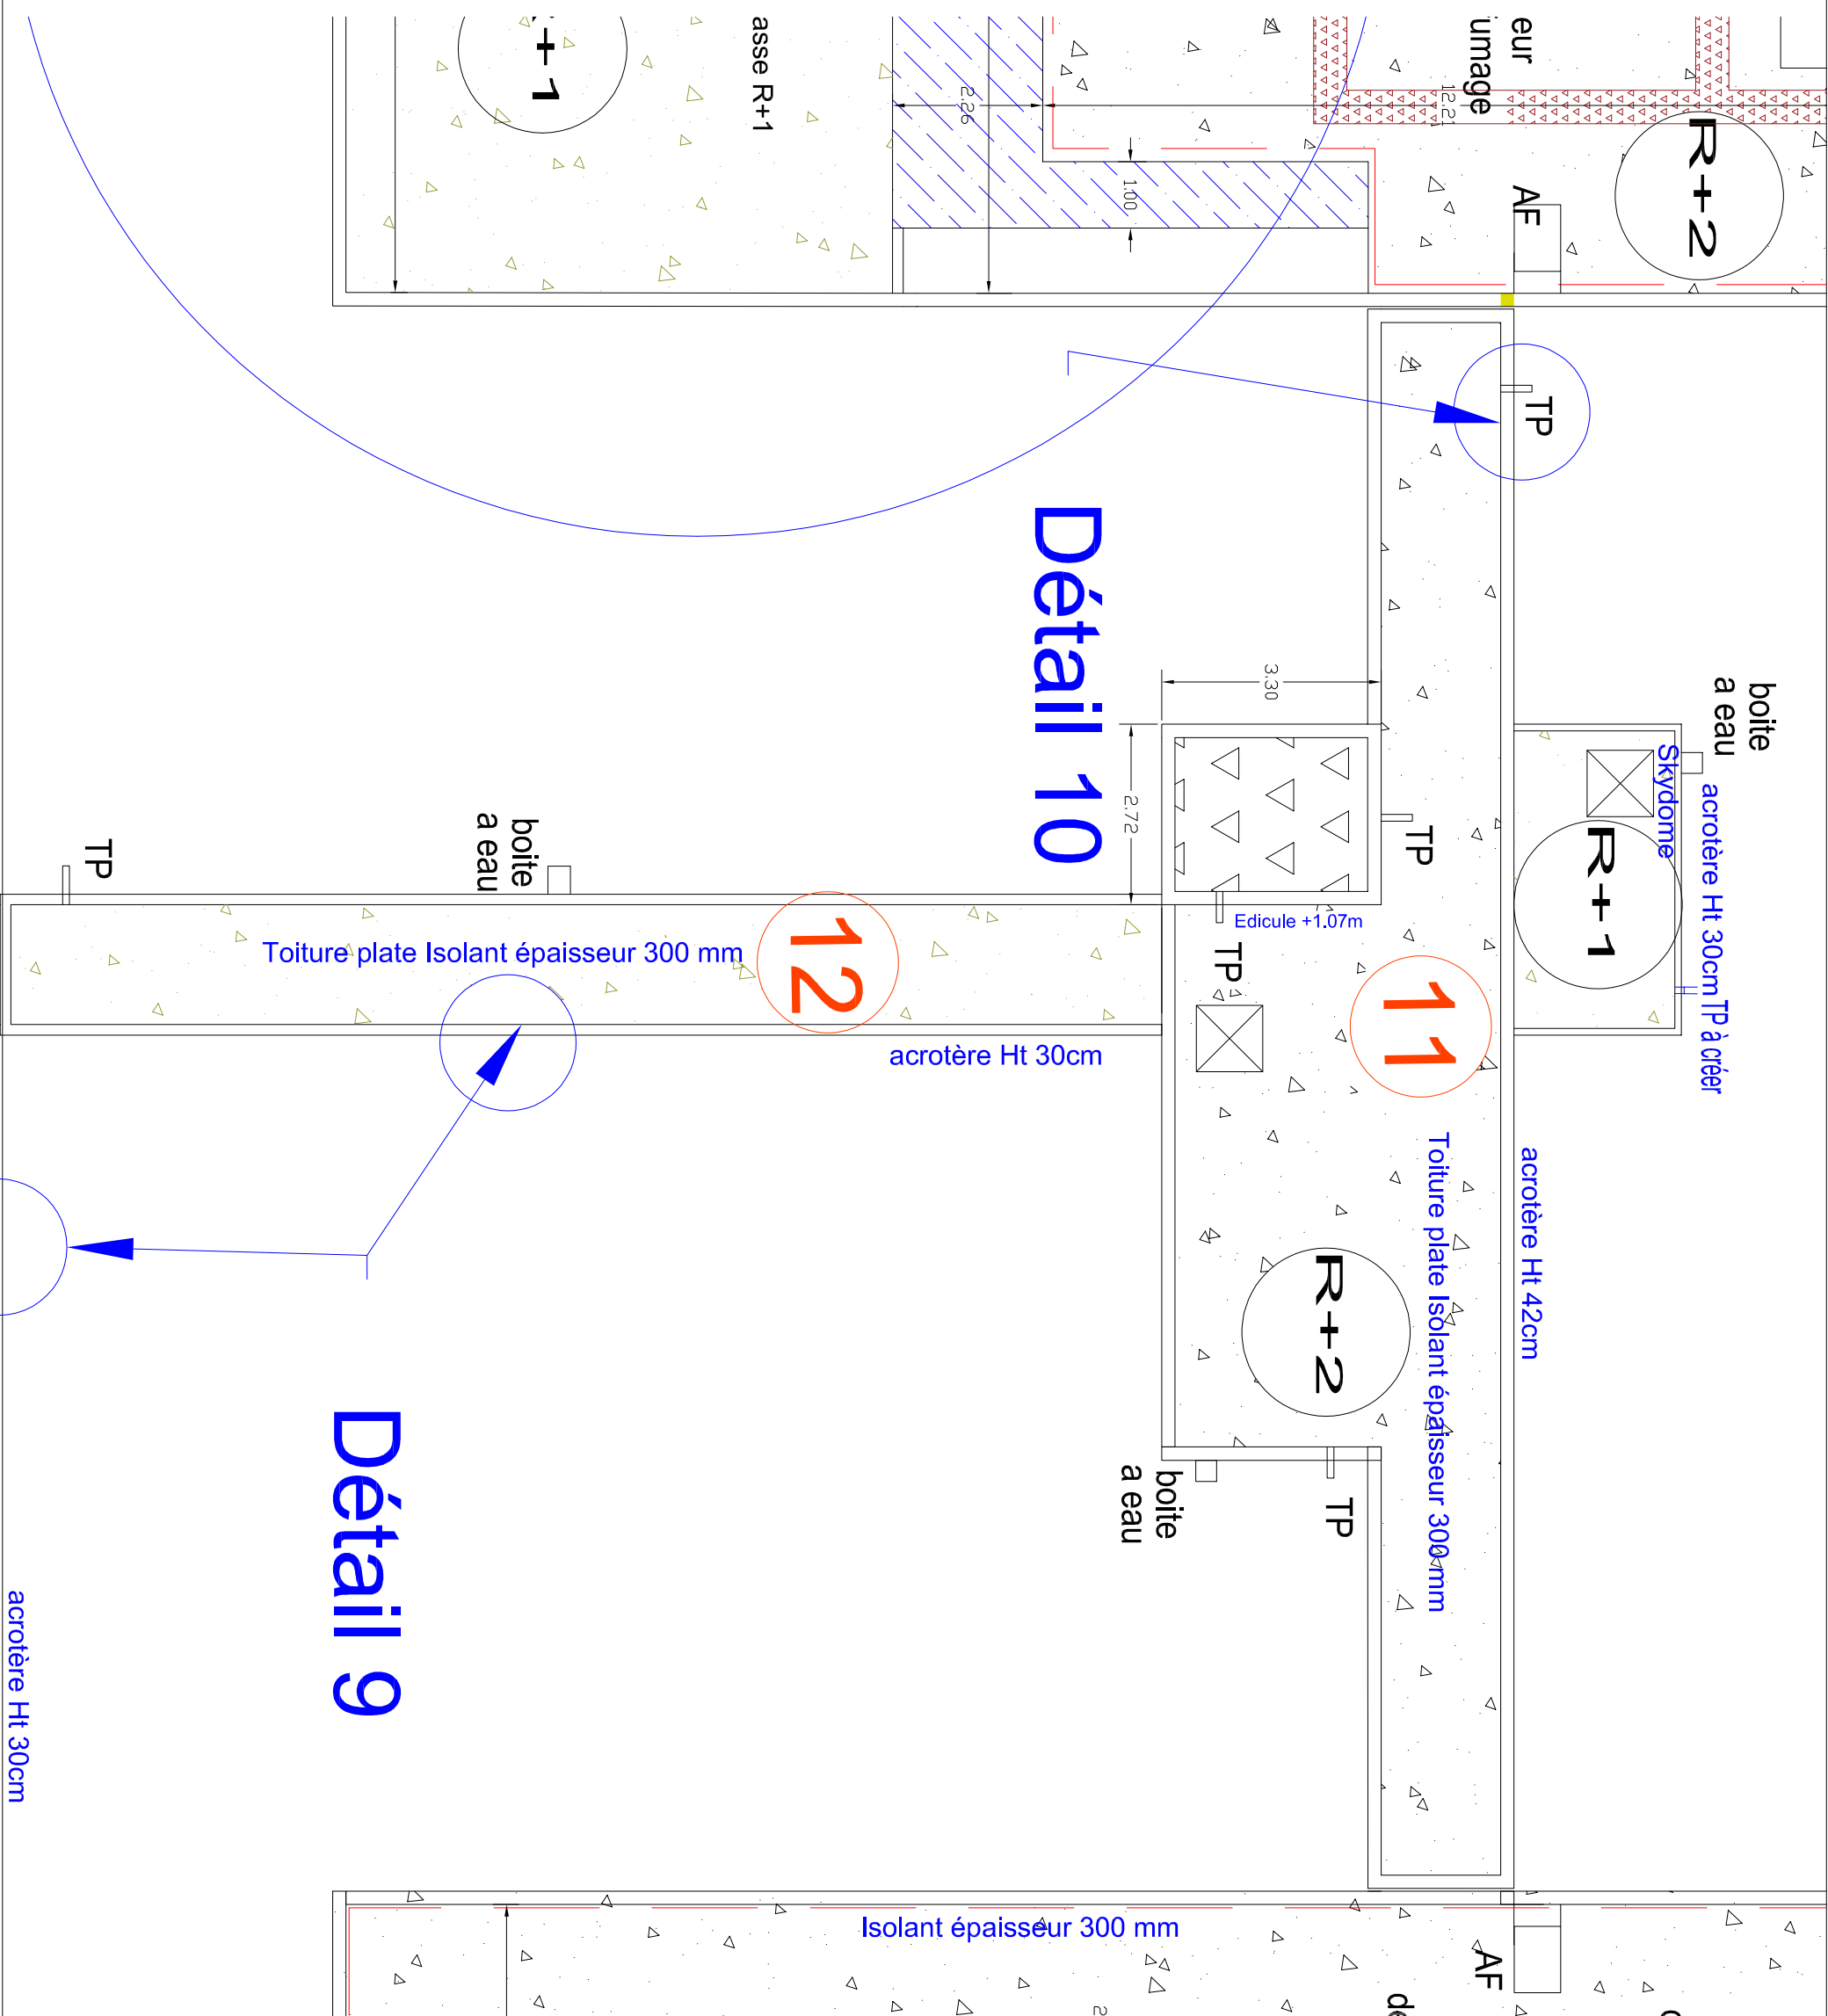






Détail 9

acrotère Ht 42cm

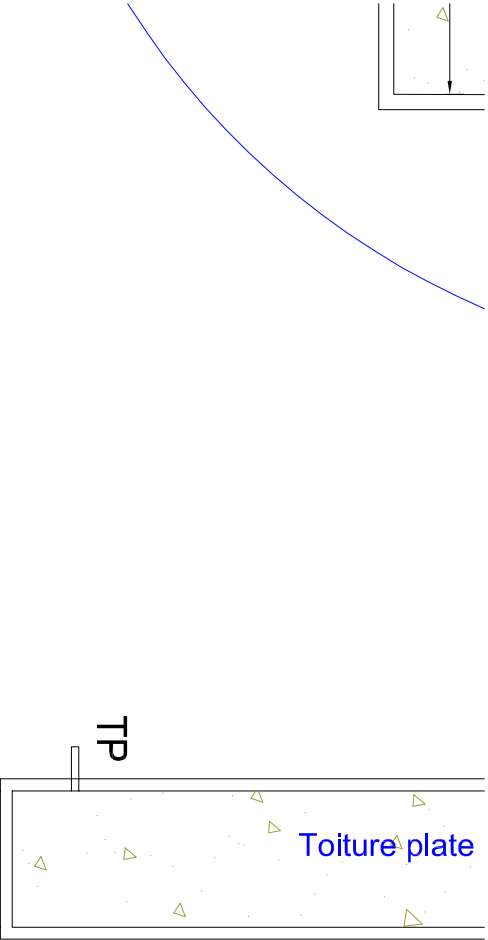

acrotère Ht 30cm

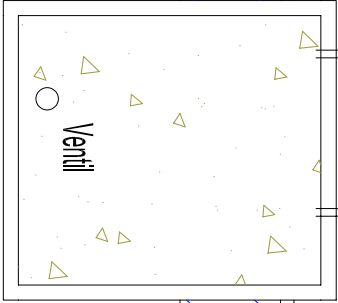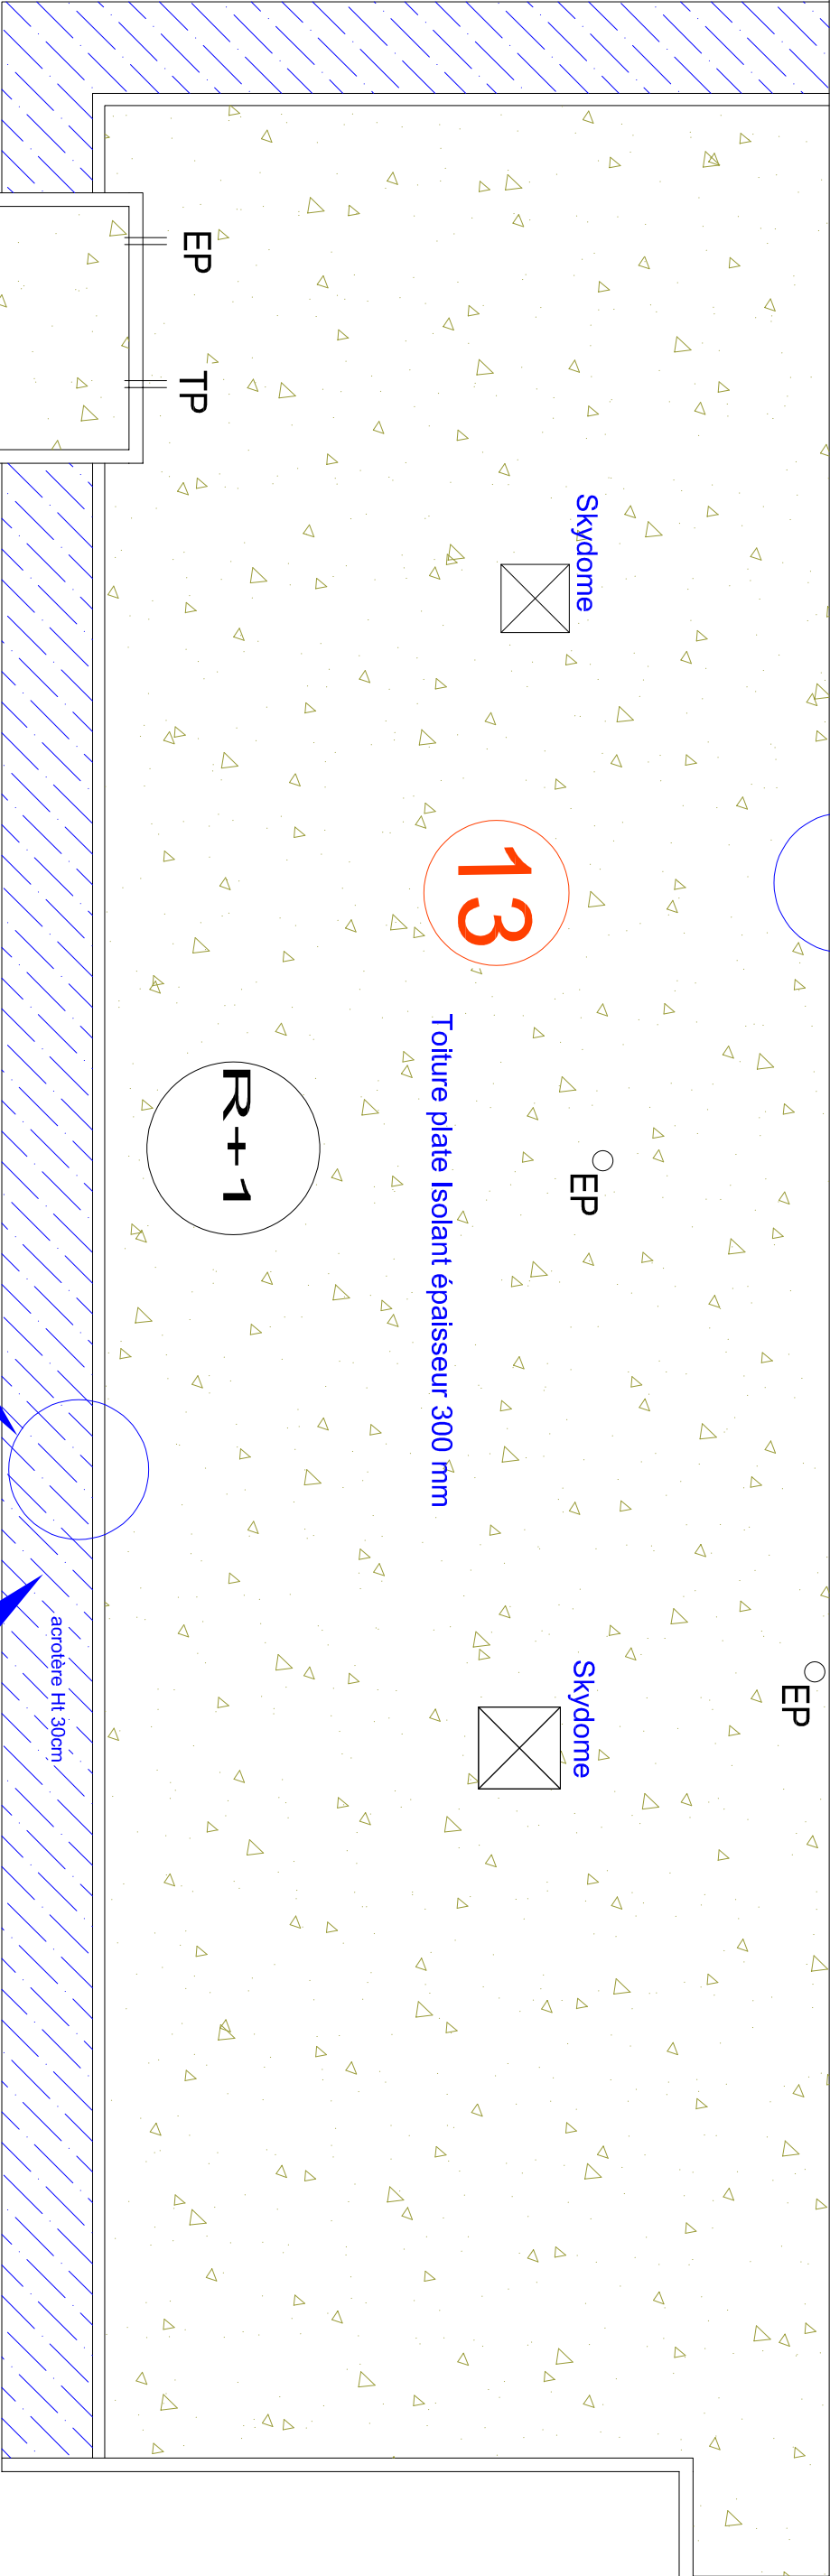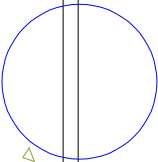




Détail 3

acrotère Ht 30cm

Casquette béton

Détail 9

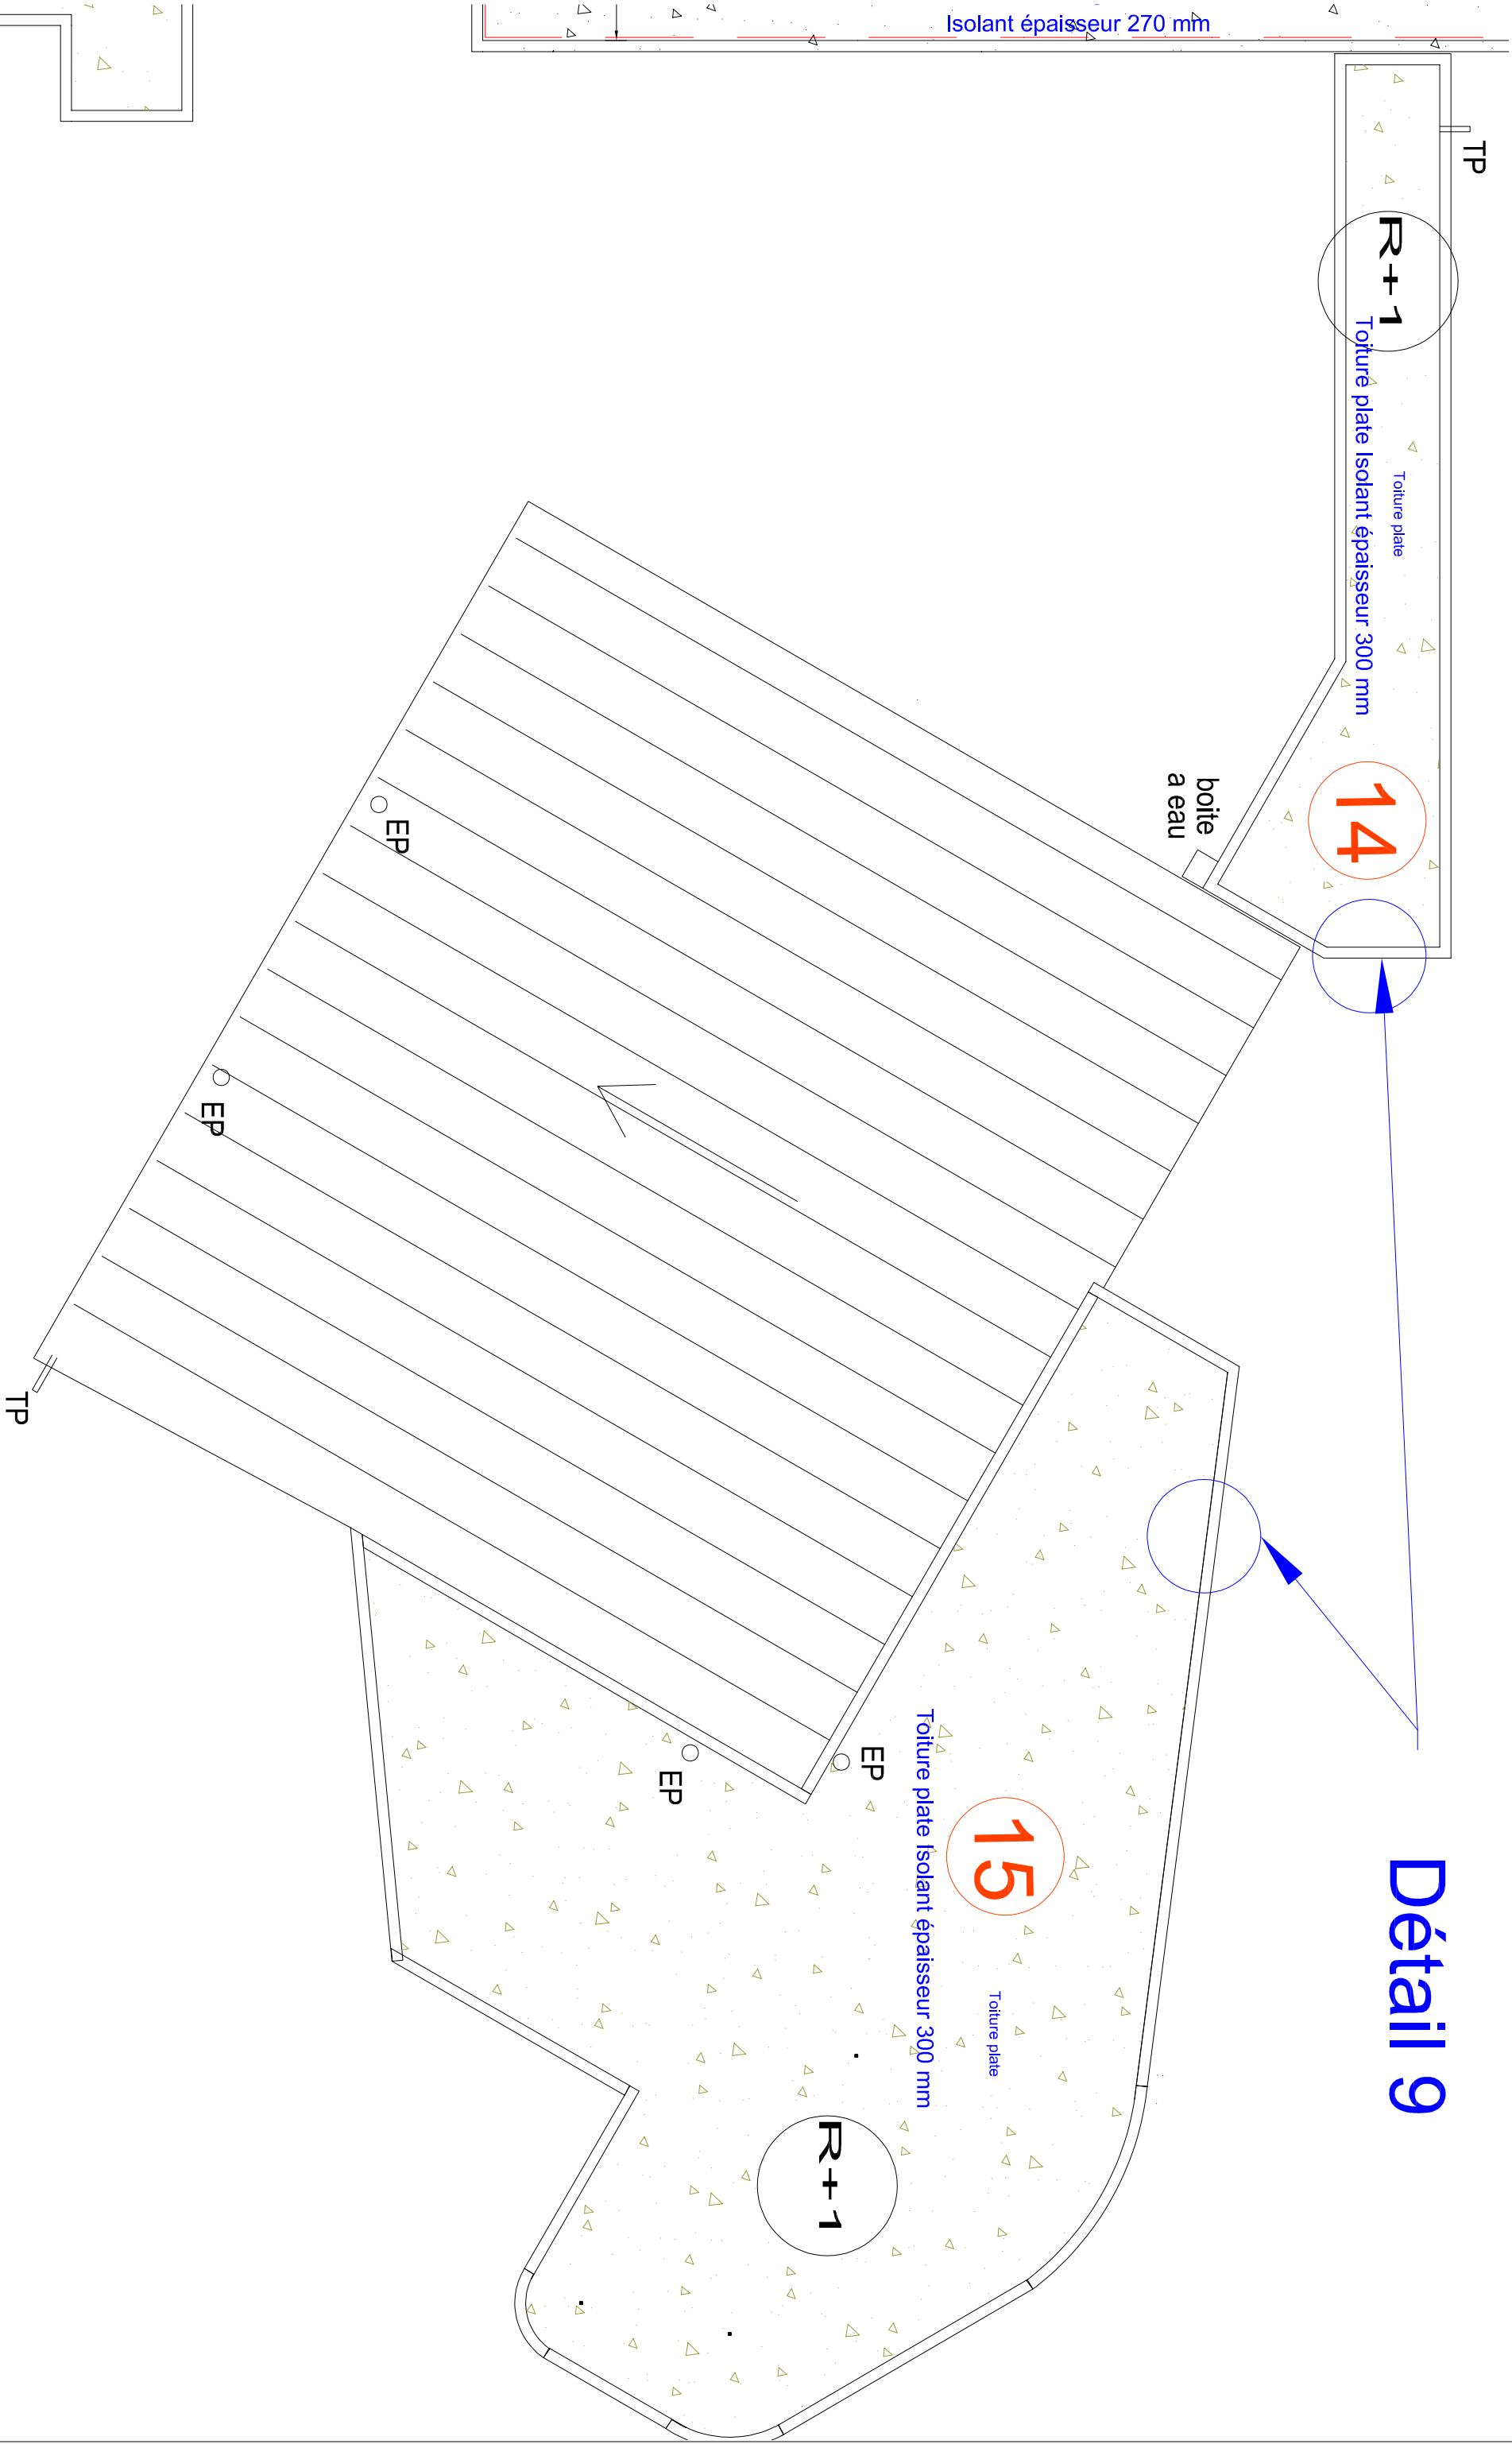

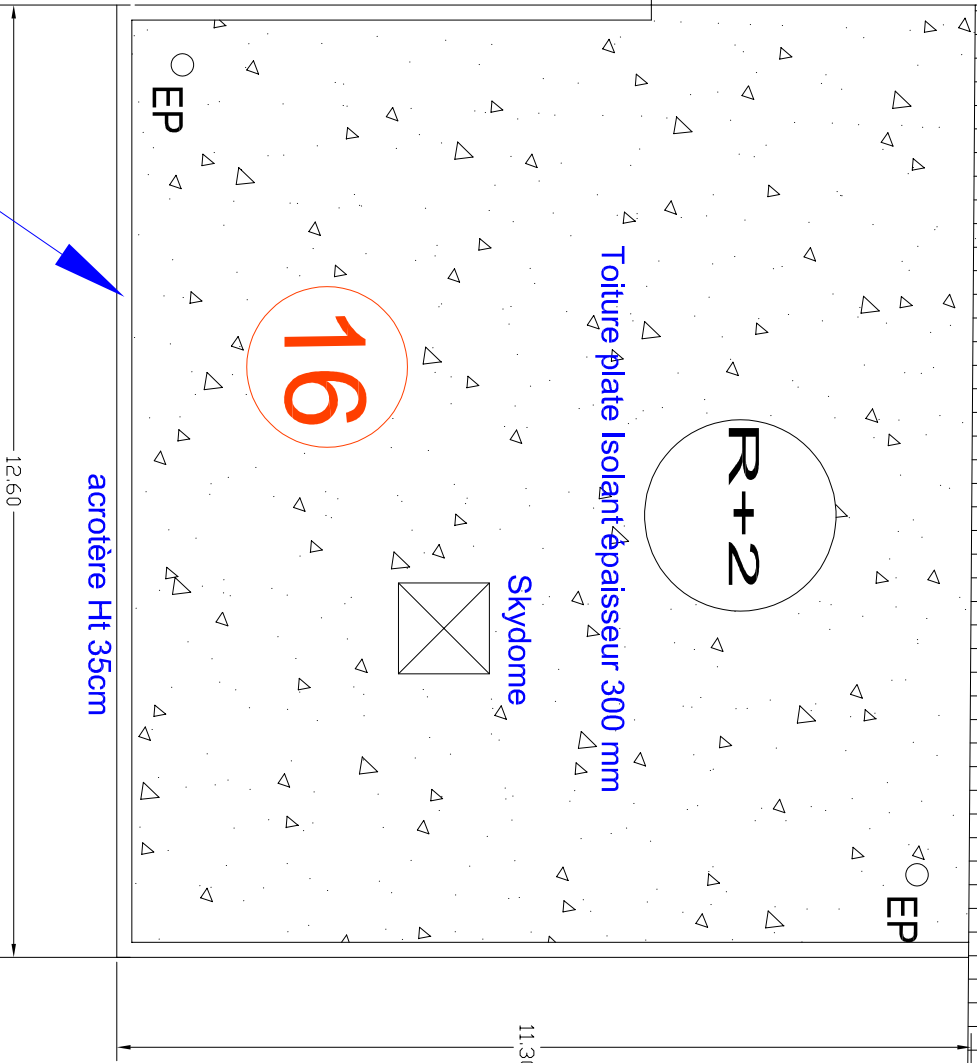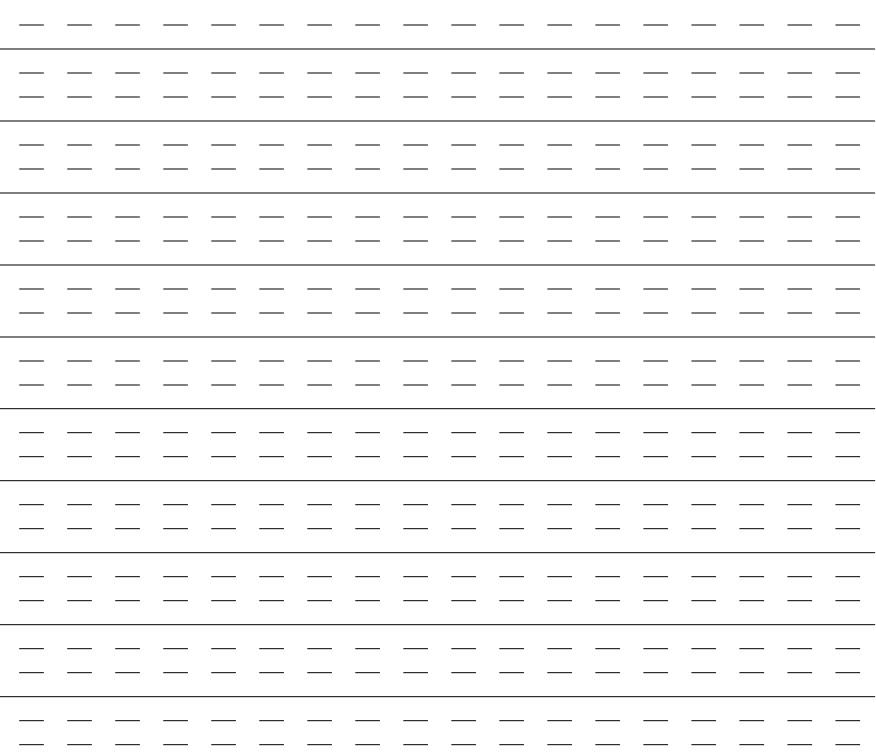

Détail 9