




| ZONE DE SECURITE                 |          |                                          |
|----------------------------------|----------|------------------------------------------|
| IGH                              | ZS - C   | ZA-ZC-ZF                                 |
| DEFINITION DES ZONES             |          |                                          |
| ZA-ZS-ZC-ZF-DEFINITION DES ZONES |          |                                          |
| ZONE DE DETECTION ?              |          |                                          |
| ZD                               | LOGICIEL | LOGICIEL                                 |
| ZD                               | LOGICIEL | LOGICIEL                                 |
| ZD                               | LOGICIEL | LOGICIEL                                 |
| ZD                               | LOGICIEL | LOGICIEL                                 |
| LEGENDE                          |          |                                          |
| DETECTION INCENDIE               |          |                                          |
| N°                               | SYMBOLE  | DESIGNATION                              |
| 001                              | BAFE     | ALERTE AUTOMATIQUE DE L'INCENDIE         |
| 002                              |          | INCENDIE                                 |
| 003                              |          | DETECTION INCENDIE                       |
| 004                              |          | DETECTION INCENDIE DOUBLE EN CIRCULATION |
| 005                              |          | OFFICIER SONDRE                          |
| 006                              |          | PLANCHER LUMIERE DE SECURITE             |
| 007                              |          | ASSURANCEMENT DES PORTES                 |
| 008                              |          | DECLENCHEUR MANUEL                       |
| 009                              |          | DECLENCHEUR MANUEL VERT                  |
| 010                              |          | REPORT DETECTION INCENDIE                |
| 011                              |          | DECLENCHEUR MANUEL                       |
| 012                              |          | CLIFF DE DEBARRAILAGE                    |
| 013                              |          | VOLET DE SECURITE                        |

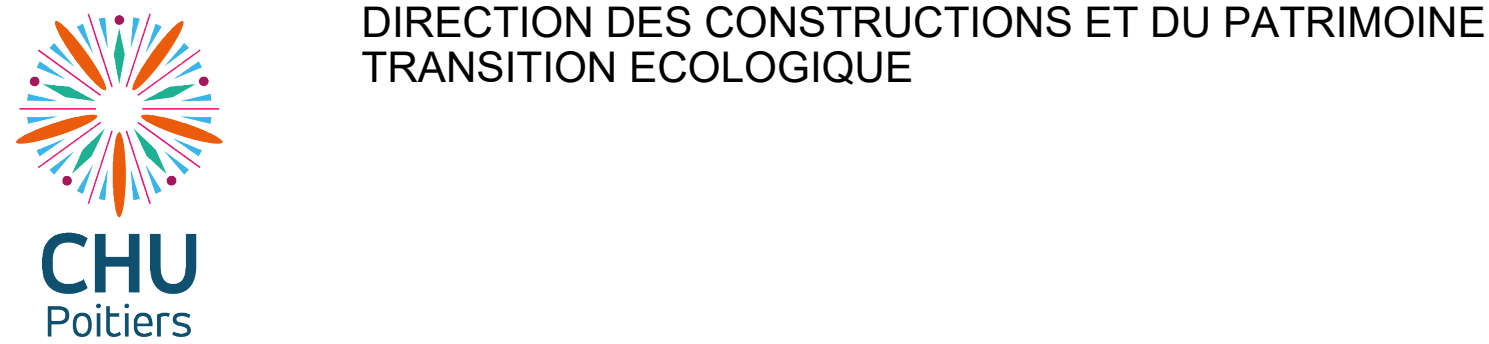

BATIMENT JEAN BERNARD  
H8C

PLAN CONCEPT SSI

|            |               |       |       |       |
|------------|---------------|-------|-------|-------|
| PLAN 04.25 | ESQUISSE      | A.P.S | A.P.D | D.O.E |
| N°         | 07            |       |       |       |
| NIVEAU :   | H8C           |       |       |       |
| ECHELLE :  | 1/50          |       |       |       |
| DATE :     | LE 18.10.2024 |       |       |       |
| DESSIN :   | CHUSSEAU M    |       |       |       |