


|           |  |                                                                            |
|-----------|--|----------------------------------------------------------------------------|
| AP002     |  | Interrupteur SA étanche                                                    |
| AP010     |  | Bouton poussoir radio                                                      |
| AP010_OP  |  | BP sortie PMR / Ouverture porte                                            |
| AP014     |  | Détecteur de mouvement Eclairage applique                                  |
| AP015     |  | Détecteur de mouvement Eclairage au plafond                                |
|           |  |                                                                            |
| LU015     |  | Spot encastré LEDS - 7W                                                    |
| LU021     |  | Plafonnier étanche LEDS 23W - IP65-IK08                                    |
| LU029     |  | Luminaire encastré LEDS gradable 35W avec diffuseur UGR<16 et module radio |
| LU048     |  | Downlight encastré LEDS 20W                                                |
| LU051     |  | Hublot étanche LEDS 25W - IP55 IK10                                        |
| LU071     |  | Tubulaire antivandale LEDS 16W IP66-IK10                                   |
|           |  |                                                                            |
| ES001     |  | Eclairage de sécurité EVACUATION 1H Sortie                                 |
| ES002     |  | Eclairage de sécurité étanche EVACUATION 1H Sortie                         |
| ES003     |  | Eclairage de sécurité EVACUATION 1H Balisage                               |
| ES017     |  | Eclairage Sécurité portatif                                                |
|           |  |                                                                            |
| PCFM001   |  | Prise 2P+T 16A à 40cm du sol                                               |
| PCFM002   |  | Prise 2P+T 16A à 120cm du sol                                              |
| PCFM011   |  | Prise 2P+T 16A étanche - IP55-IK08                                         |
| PCFM024_2 |  | Alimentation en attente                                                    |
| PCFM026   |  | Tableau ou coffret                                                         |
| PCFM027   |  | Tableau Electrique                                                         |
| PCFM031   |  | Arrêt d'urgence                                                            |
| PCFM061   |  | Alimentation Electrique de Sécurité                                        |

|         |  |                                                  |
|---------|--|--------------------------------------------------|
| CF007   |  | Prise RJ45 CAT 6A STP                            |
| CF007_E |  | Connecteur RJ45 Etanche                          |
| CF102   |  | Déclencheur Manuel Incendie                      |
| CF111   |  | Sirène Alarme Intrusion                          |
| CF129   |  | Platine vidéophonie IP/SIP/PMR                   |
| CF130   |  | Moniteur vidéophonie IP avec boucle auditive PMR |
| CF131   |  | Déclencheur Manuel vert sortie de secours        |
| CF133   |  | Prise RJ45 WIFI CAT 6A STP                       |
| CF143   |  | Télétransmetteur téléphonique/ GSM intrusion     |
| CF144   |  | Lecteur de badges                                |
| CF213   |  | Clavier CA / digicode intrusion                  |
| CF214   |  | Ventouse verrouillable ISS NF S61-937            |
| CF224   |  | Unité de Traitement Local - Contrôle d'accès     |
| CF307   |  | Détecteur volumétrique intrusion                 |
| CF400   |  | Répartiteur Général Informatique                 |
| CF404   |  | ALARME INTRUSION                                 |
| CF408   |  | HYGIAPHONE PMR                                   |


|    |                                                      |
|----|------------------------------------------------------|
| 01 | Alim. STORES<br>230VAC - 0,25kVA<br>3G1,5            |
| 02 | Alim. SSI<br>230VAC - 50VA<br>CR1 - 3G1,5            |
| 03 | Alim. ECS<br>230V - 2kVA<br>3G2,5                    |
| 04 | Alim. ALARME INTRUSION<br>230V - 75VA<br>CR1 - 3G1,5 |
| 05 | Alim. SECHE-MAINS<br>230V - 2kVA<br>3G2,5            |
| 06 | Alim. UTL<br>230V - 250VA<br>3G1,5                   |
| 08 | Alim. FM LT PAC<br>400V - 20VA<br>5G2,5              |
| 09 | Alim. PC LT PAC<br>230V - 440VA<br>3G2,5             |
| 10 | Alim. ECL LT PAC<br>230V - 35VA<br>3G1,5             |
| 11 | ALIM CASSETTE<br>230VAC - 1A<br>3G1,5                |
| 12 | ALIM ENSEIGNE<br>230 VAC - 100VA<br>3G1,5            |



PSE1: Alarme anti-intrusion  
PSE2: Contrôle d'accès radio

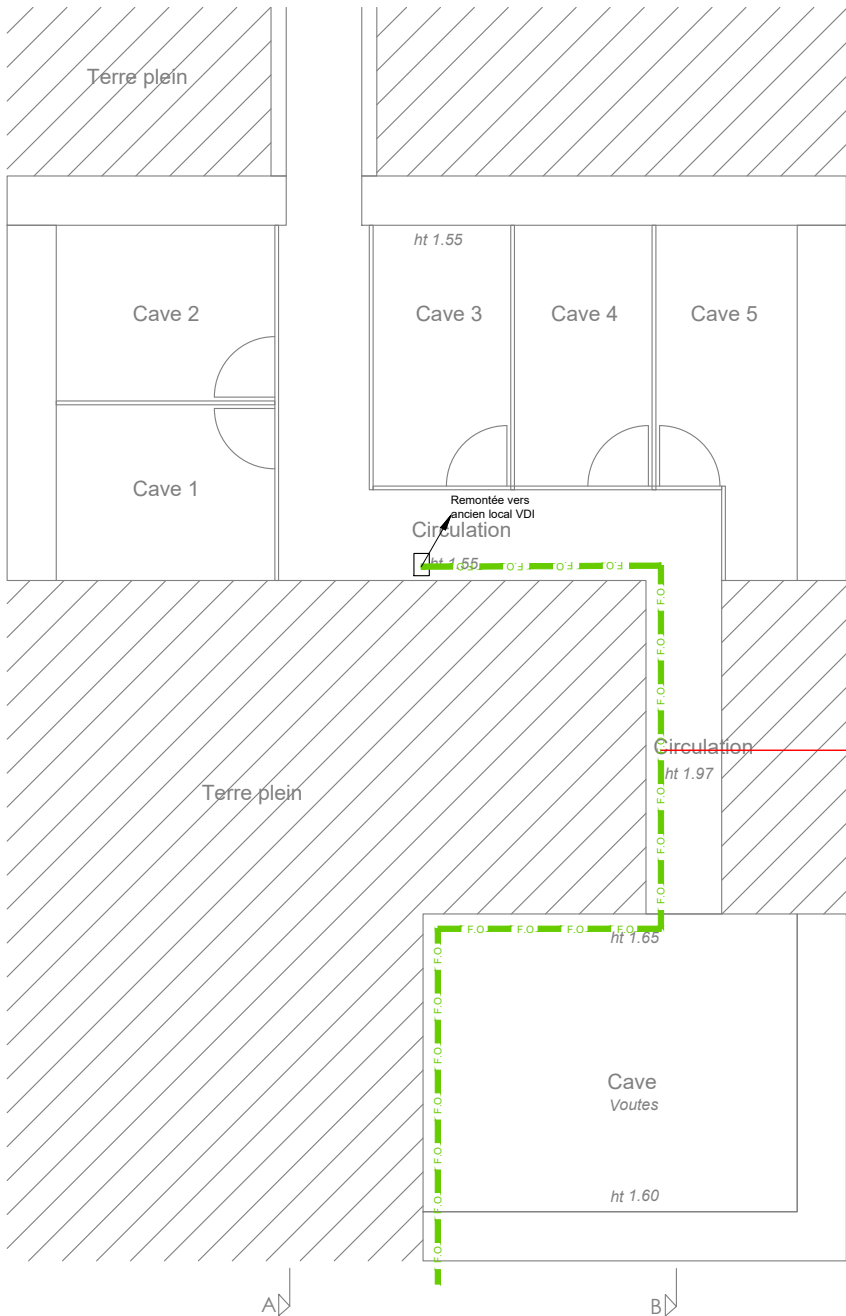

Rez de Chaussée existant

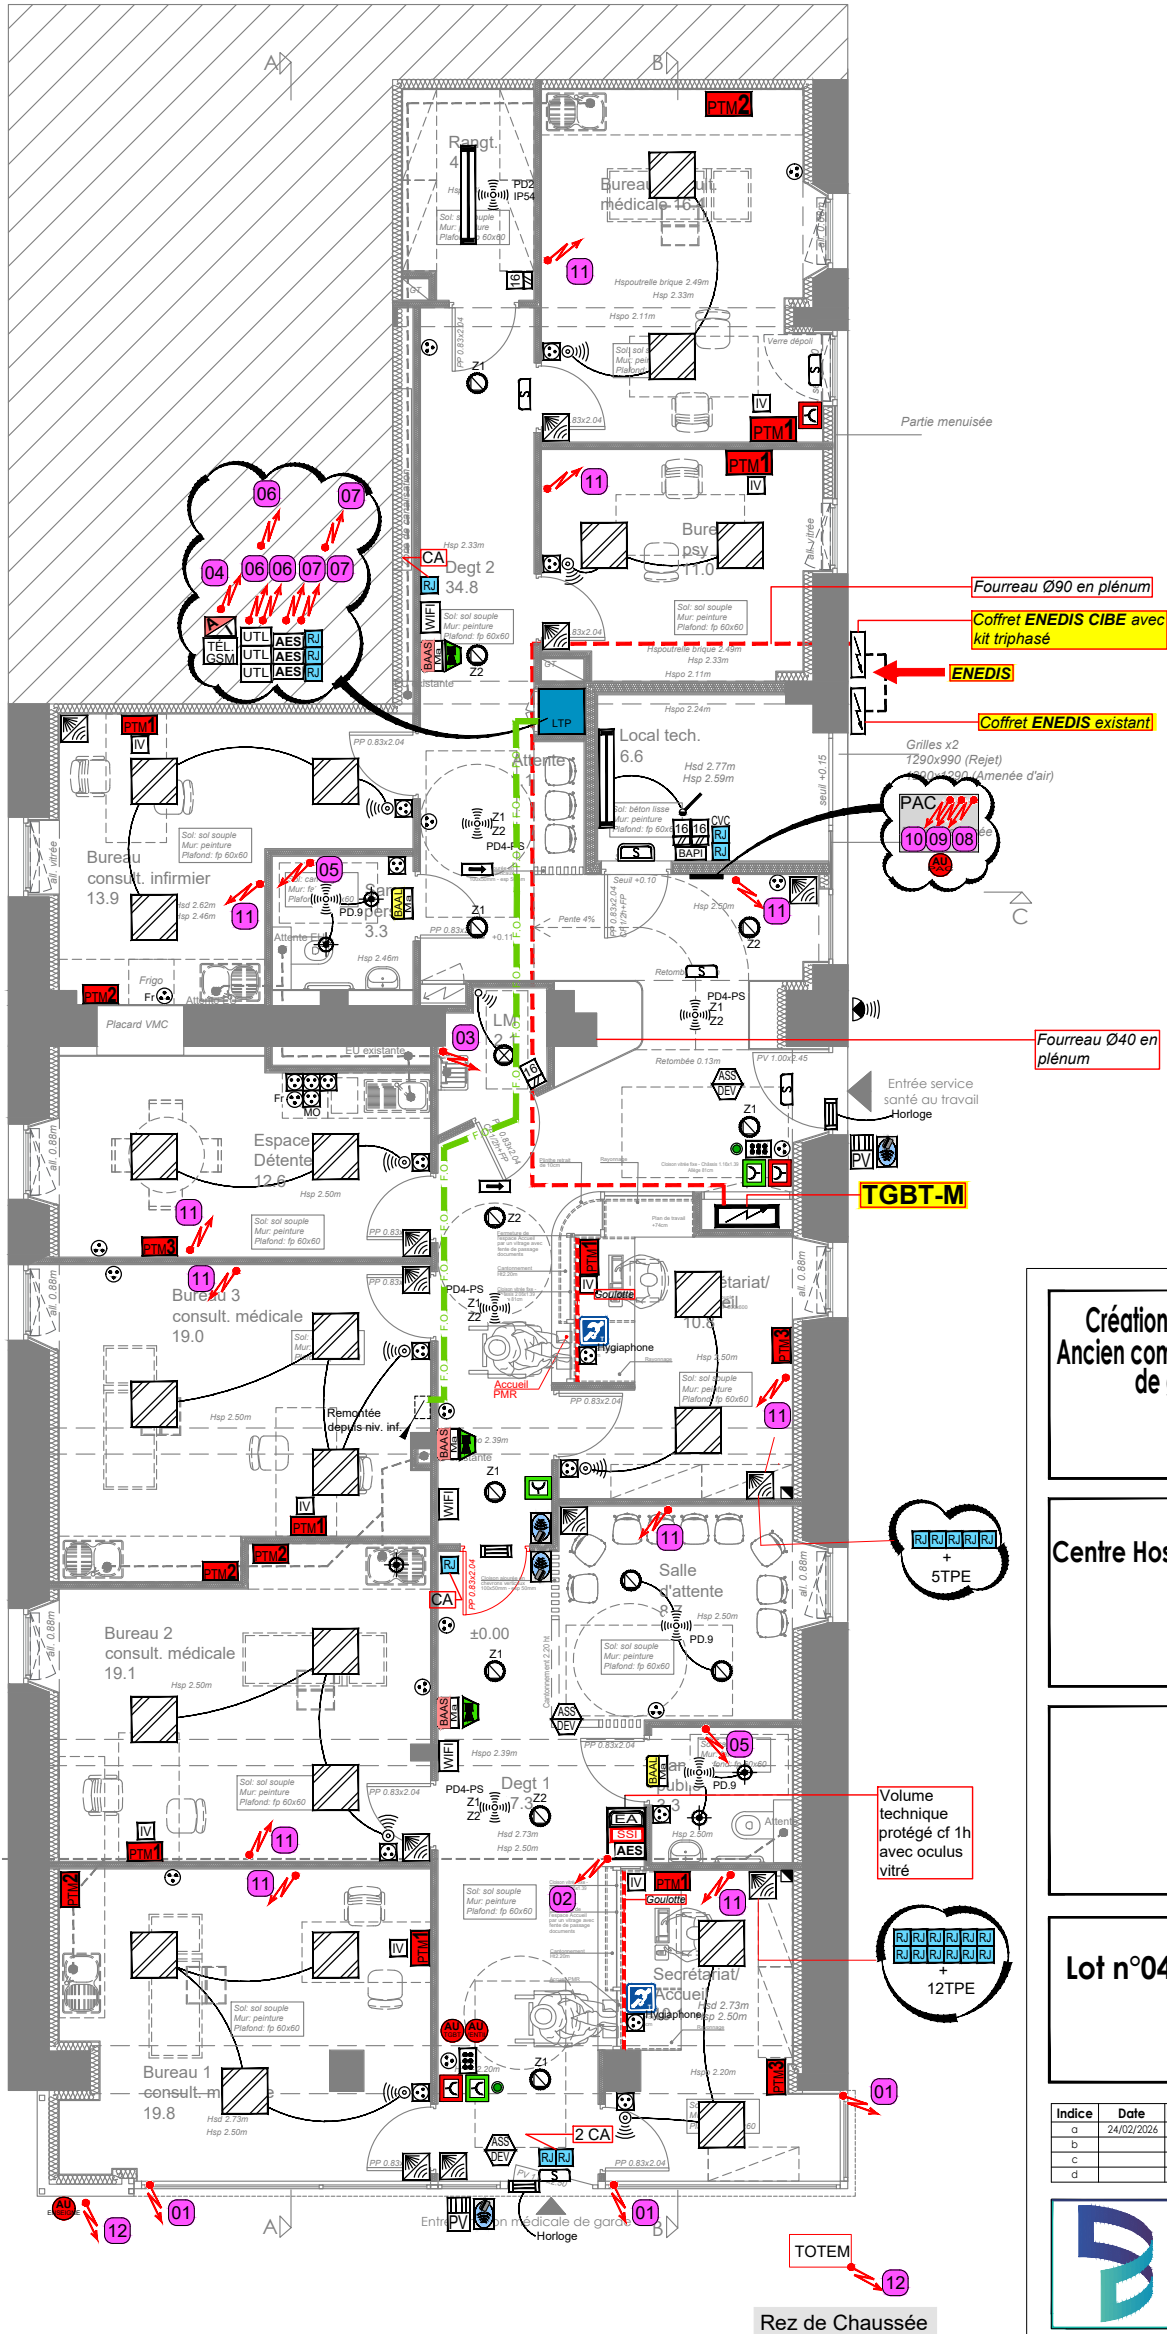

OPERATION

**Création de bureaux de consultations médicales**  
**Ancien commerce aménagé en une maison médicale**  
**de garde et un service santé au travail**  
57, Avenue de Neuchâtel  
25300 PONTARLIER

N° AFFAIRE  
**11910**

PHASE  
**DCE**

N° PLAN  
**EL 01**

INDICE

ECHELLE  
**1/50**

DESSIN PAR  
**SF**

VISA  
**RGG**

DATE DE CREATION  
**29-01-2026**

DATE D'EDITION  
03.03.2026 12:05

MAITRE D'OUVRAGE

**Centre Hospitalier de Haute-Comté - PONTARLIER**  
2, Faubourg St Etienne  
25300 PONTARLIER

MAITRE D'OEUVRE

**AACT+**  
3, Chemin des Ecoles des Tilleroyes  
25000 BESANCON  
Tél./ 03 81 47 97 45  
E.Mail: contact@aaactplus.fr

**Lot n°04 : ELECTRICITE COURANTS FORTS ET FAIBLES**  
**R-1 existant - RDC**

| Indice | Date       | Description        | Dess. | Visa |
|--------|------------|--------------------|-------|------|
| a      | 24/02/2026 | MAJ plan phase DCE |       |      |
| b      |            |                    |       |      |
| c      |            |                    |       |      |
| d      |            |                    |       |      |

**Bellucci**  
INGÉNIERIE DES FLUIDES  
4 rue du Gay - 25220 CHALEZEULE  
03.81.88.22.25  
contact@bet-bellucci.com  
www.bet-bellucci.com

**OPOIB**  
L'INGÉNIERIE QUALIFIÉE  
79 02 0187