


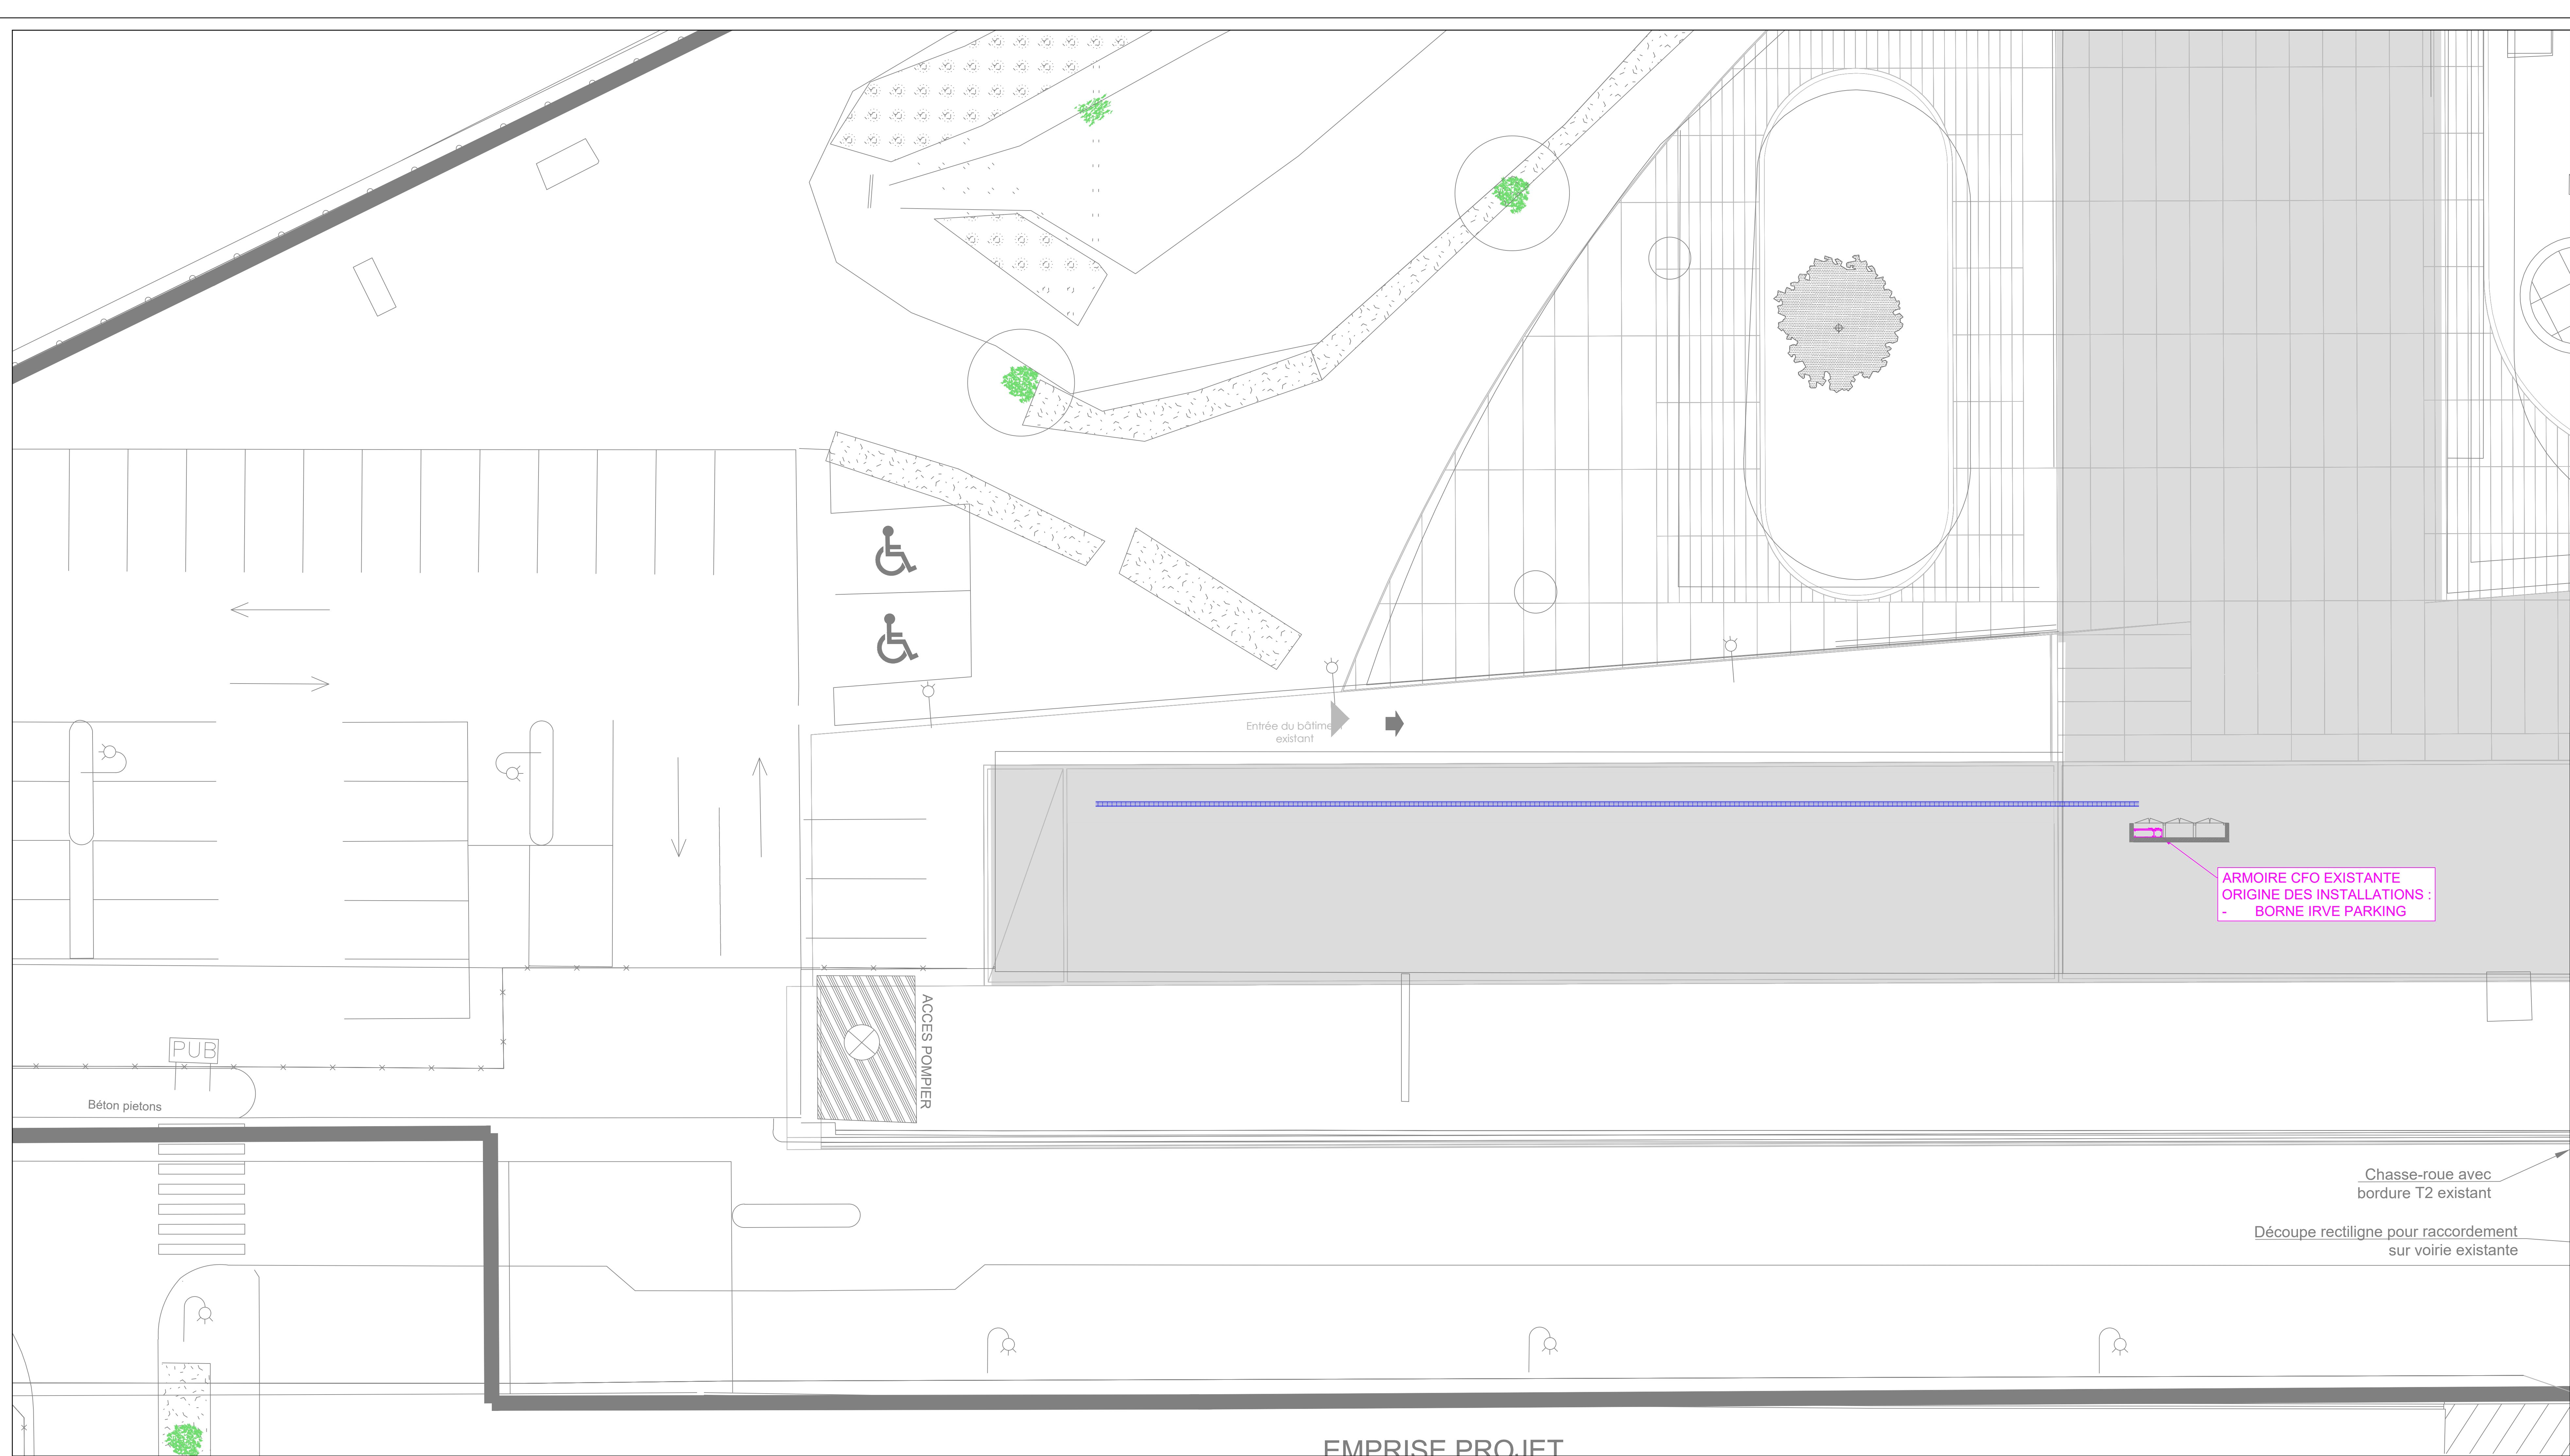

LEGENDE EQUIPEMENTS COURANTS FORTS	
	TABLEAU DIVISIONNAIRE
	ARRÊT D'URGENCE
	POINT D'ALIMENTATION EN ATTENTE
	BORNE DE RECHARGE VEHICULE ELECTRIQUE
	PSE N°02 : BORNE DE RECHARGE VEHICULE ELECTRIQUE SUPP.
	PC 10/16 A BI+T ETANCHE
	PC 10/16 A BI+T
	COMMANDE A CLE

LEGENDE TYPE DE LUMINAIRE	
	TYPE 01
	PSE N°01 : TYPE 02

LEGENDE COMMANDE D'ECLAIRAGE	
	DETECTEUR DE PRESENCE MURAL 180°
	DETECTEUR DE PRESENCE AU PLAFOND 360°

LEGENDE ECLAIRAGE DE SECOURS	
	BLOC D'EVACUATION SORTIE DE SECOURS
	BLOC D'EVACUATION SORTIE DE SECOURS ETANCHE

LEGENDE CONTROLE D'ACCES	
	LECTEUR DE BADGE
	VENTOUSE ELECTROMAGNETIQUE
	BOUTON POUSSOIR DE SORTIE LIBRE
	BG VERT

LEGENDE EQUIPEMENTS COURANTS FAIBLES	
	BAIE DE BRASSAGE EXISTANTE
	PRISE RJ45 - EMBLACEMENT FUTUR CAMERA VIDEOSURVEILLANCE

LEGENDE CHEMINEMENTS COURANTS FORTS ET FABLES	
	CDC COURANTS FAIBLES EXISTANTS
	CDC COURANTS FORTS EXISTANTS
	CDC COURANTS FORTS ET FAIBLES EXISTANTS

LEGENDE EQUIPEMENTS PLOMBERIE	
	POINT DE PUISAGE EAU

AMÉNAGEMENTS ET MISE EN SÉCURITÉ DES ABORDS DE
9 BÂTIMENTS DE BORDEAUX-INP

DOSSIER CONSULTATION ENTREPRISES

ENSEIRB MATMECA - A
Secteur 3



BORDEAUX INP
avenue des Facultés
CS 60099
33405 Talence Cedex
Tél. : 05.56.84.41.13

ARCHITECTE MANDATAIRE
atelier d'architecture
BAOBAB

Atelier d'architecture
Baobab
43 rue Surson
33300 Bordeaux
Tél : 05.35.40.32.15
agence@atelier-baobab.fr

BUREAU D'ETUDES:
Projex
ingénieur

PROJEX INGENIERIE
Parc d'activités Canteranne
Avenue de Canteranne
33600 PESSAC
Tél: 05.57.92.32.10
j.ailligon@projex.fr

COORDINATEUR SPS

Bureau Veritas
Catur Bersol – Bât. A
30 avenue Gustave Eiffel
33610 PESSAC
Tél. : 06.30.14.48.71
laurent.pasquet@bureauveritas.com

BUREAU DE CONTROLE:
DEKRA

DEKRA – Dominique Tiratoy
85 rue de la morandière,
33185 LE HAILLAN
Tél. : 06.85.22.45.02
dominique.tiratoy@dekra.com

IND	DATE	MODIFICATIONS	DESSINE PAR :	VERIFIE PAR :
A	04/12/2023	Première édition	PP	PP
B	08/03/2024	Mise à jour	ECHELLE : 1/100	
C	09/01/2026	Mise à jour	DATE : 09/01/2026	
D			PLAN N°:	N°AFFAIRE
E				
F				
G				
			EL.02	
			APD	PRO
			DCE	DOE

Plans réalisés à partir du plan architecte "PRO ENSMAC 250117" reçu le 04/12/25 et du plan "PRO ENSEIRB" reçu le 04/12/25