
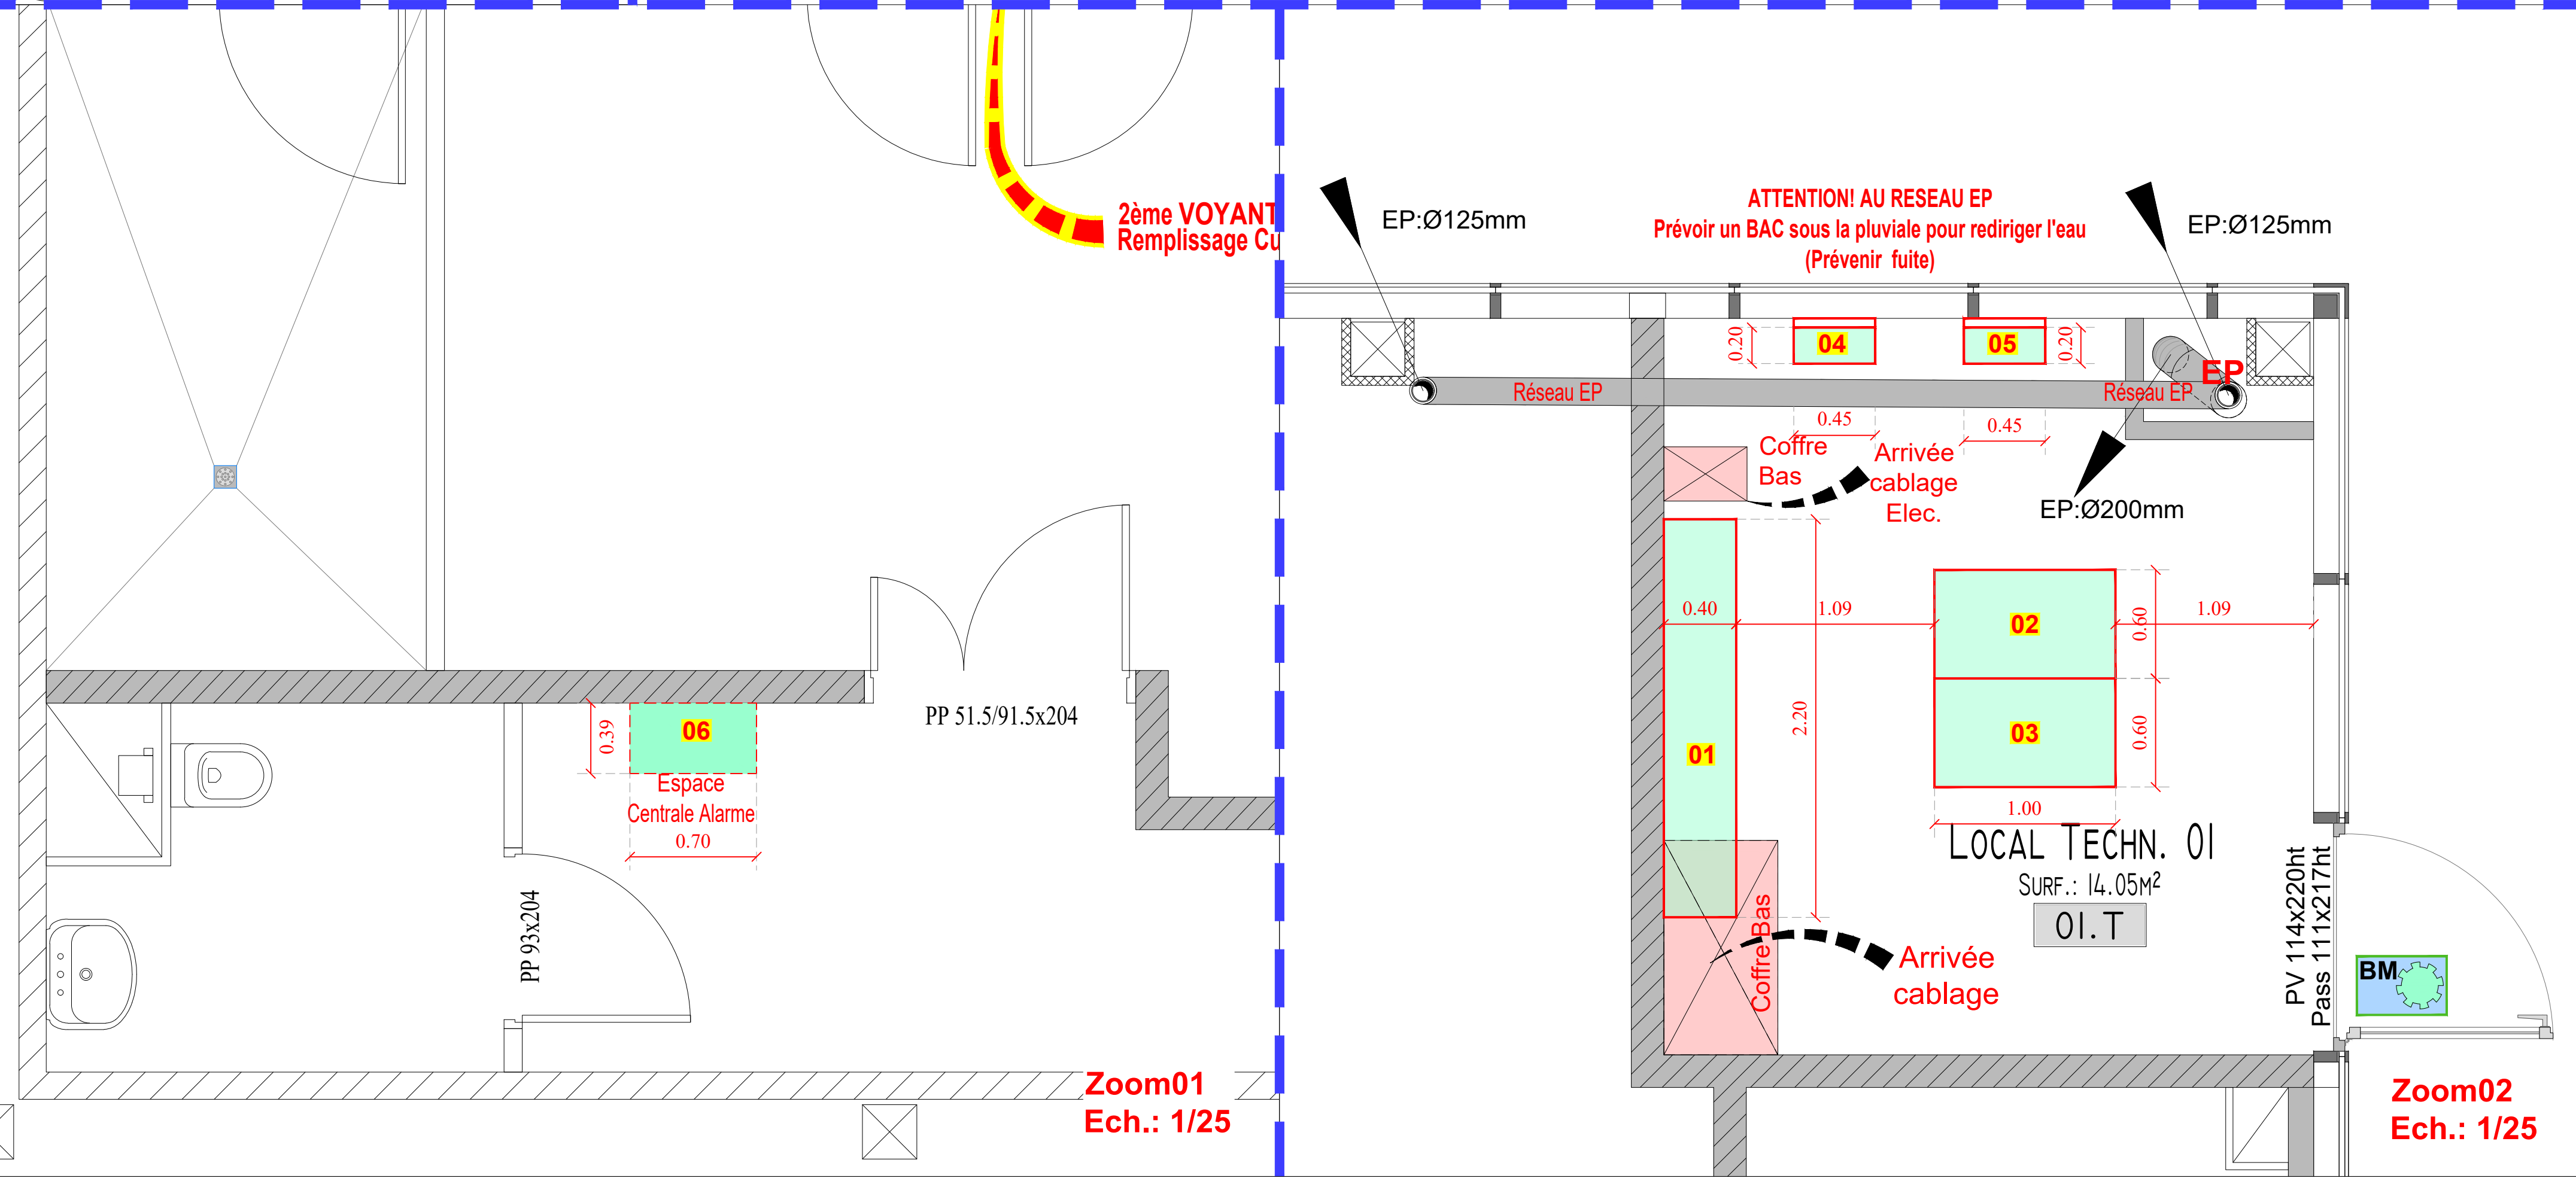


Plan de localisation
Ech.: 1/200

Zoom 02

Zoom 01

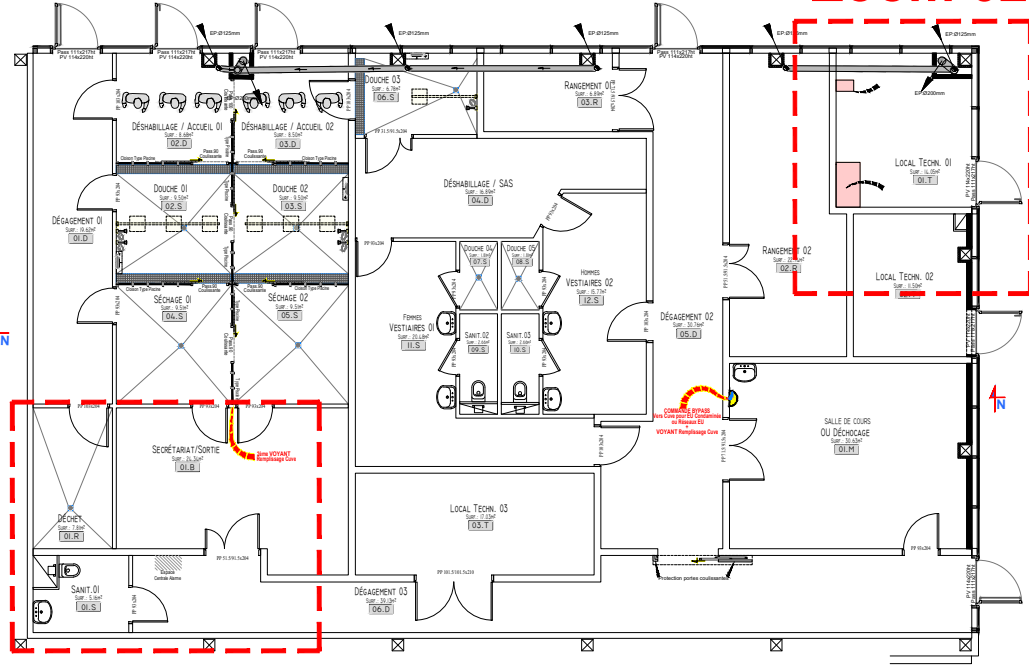

Zoom01
Ech.: 1/25

Zoom02
Ech.: 1/25

Rep.	Type d'appareil CFO / CFA	Localisation
01	Armoire Principale Distribution CFO Tableau Divisionnaire: PC / Eclairage / Radiateur / CTA Chauffes-eau instantanés	Local Techn 01
02	BAIE INFORMATIQUE	Local Techn 01
03	BAIE TELEPHONIE	Local Techn 01
04	ONDULEUR	Local Techn 01
05	GTC	Local Techn 01
06	CENTRALE SSI -Alarmes-	Dégagement 03

Direction des Travaux et
des Services Techniques
- Sécurité Incendie

Hôpital Charles Nicolle

C.24.0

EXTENSION PARKING SILO
Rez-de-Chaussée

DCE

EF.50.VP.Elec2

Projet NRBC
Création d'une
"Unité Fixe de Décontamination Hospitalière"
Implantation des modules CFO/CFA/SSI
(emprises réelles)
ETAT FUTUR

Fichier
EF_C240_NRBC VP_CFO CFA.dwg

Date :
16/09/2025

Echelle
1/50

Dessiné par
J. HERRERO

LES COTES INDIQUEES SONT A VERIFIER PAR L'ENTREPRISE

A	Plan Technique: passage en DCE	Le 16/09/2025 J. HERRERO
B	DCE: Modification plan Archi, Aucune modification CFO-CFA	Le 06/02/2026 J. HERRERO
C	DCE Modification economiste	Le 26/05/2026 J. HERRERO
D		
E		
F		
G		
H		
I		
J		
K		
L		
M		