


PLAN DE MASSE

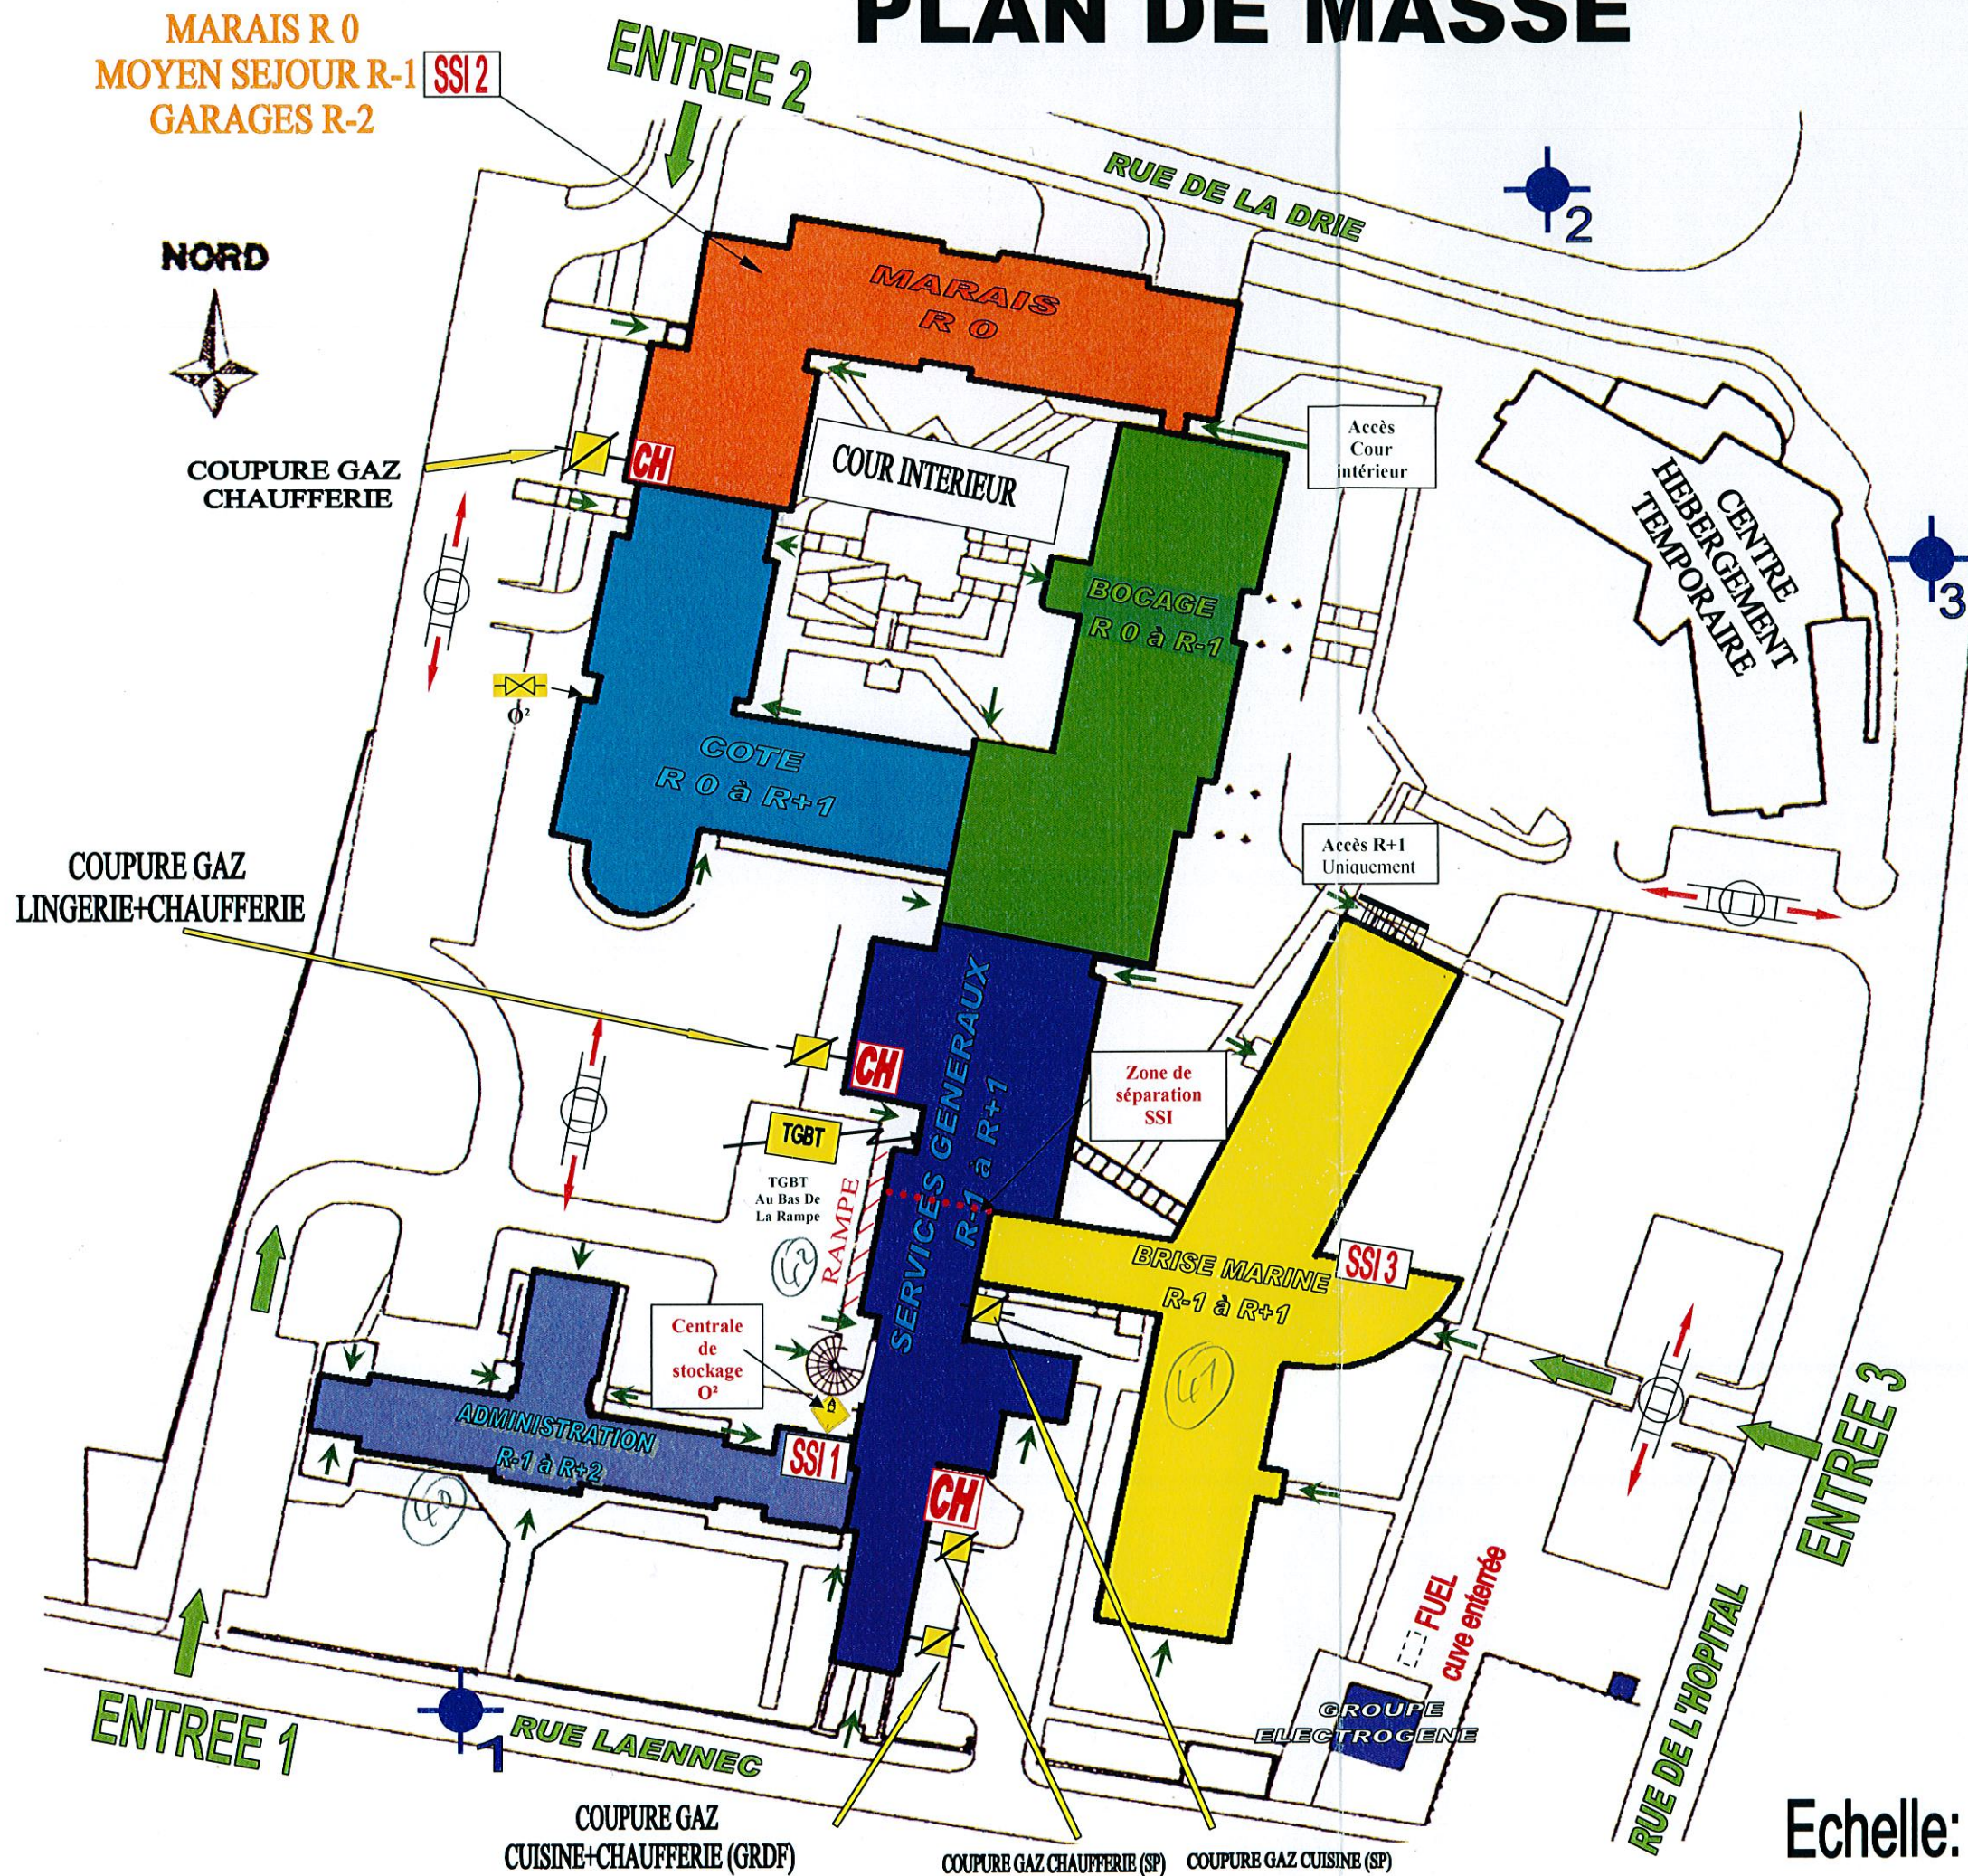

- SSI 1** ADMINISTRATION
R-1 à R+1
- SSI 2** MARAIS R0
MOYEN SEJOUR R-1
GARAGE R-2
SERVICES GENERAUX
- SSI 3** BRISE MARINE
R-1 à R+1
SERVICES GENERAUX

SYMBOLE	DESIGNATION
	Hydrants
	Stockage De Produit Enterré (4000 litres)
	Vanne Barrage Gaz (gaz naturel)
	Tableau Général Basse Tension
	Centrale Incendie
	Coupure Electrique Basse Tension
	Ascenseur
	Vanne D'Arrêt Sur Canalisation O ₂
	Désenfumage Manuel
	Chaufferie
	Voie Echelle
	RIA
	Point à Protéger En Priorité
	Accès SP aux Bâtiments
	Accès Aux Engins Incendie

Date de dernière mise à jour : 04/11/2013
ERC 222-002 – 3 et 4/15

Echelle: 1/800^e