


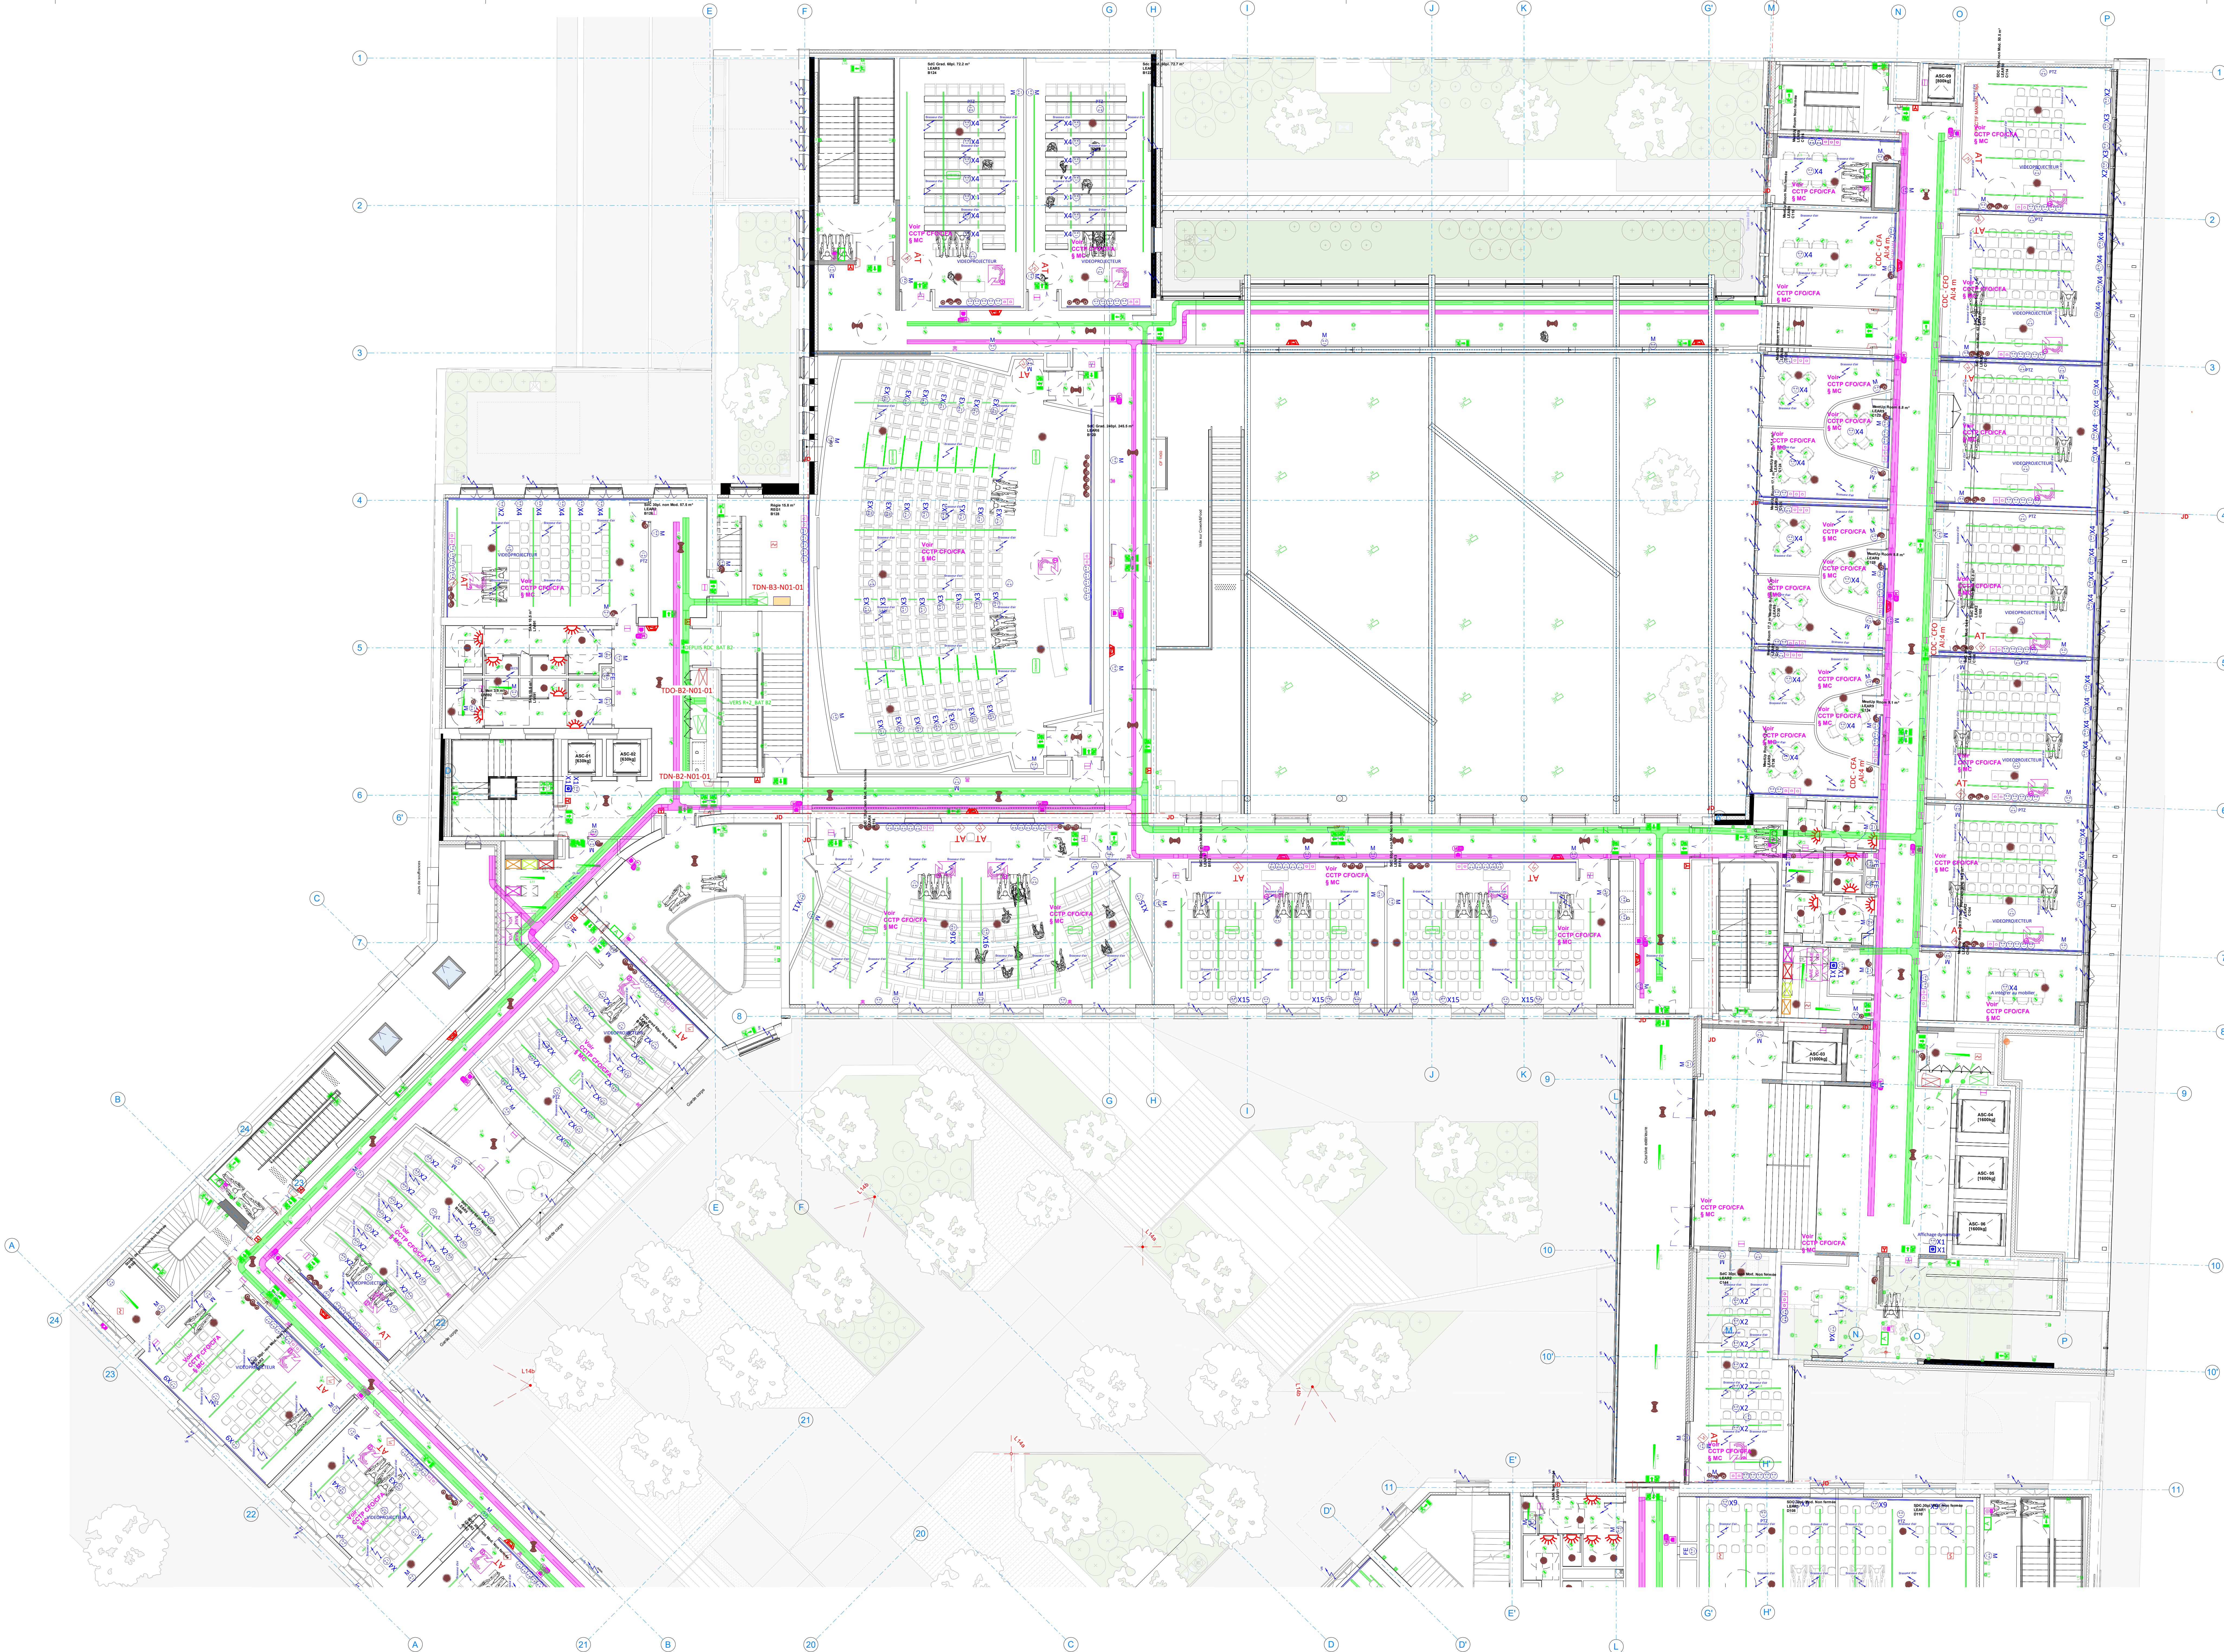

LEGENDE		
CHEMIN DE CÂBLES - CFO	CHEMIN DE CÂBLES - CFA	
Chemin de câbles Courants Forts	Chemin de câbles Courants Faibles	
LUMINAIRE - CFO	APPAREILLAGE CFA	
Luminaire Type L1	Prise HDMI	
Luminaire Type L2	Prise HP (Haut parleur)	
Luminaire Type L3	Prise RJ45	
Luminaire Type L4	Prise USB	
Luminaire Type L5	Prise RJ45 en attente pour Borne WIFI	
Luminaire Type L6	Pièce équipée de boucle à induction magnétique "B.I.M."	
Luminaire Type L7	Interphone	
Luminaire Type L8	Poste de réception	
Luminaire Type L9	Diffuseur sonore PPM5	
Luminaire Type L10	Pupitre micro PPM5	
Luminaire Type L11	Baie VDI	
Luminaire Type L12		
Luminaire Type L12A		
LUMINAIRE EXT - CFO	DISPOSITIFS DE SÛRETE - CFA	
Luminaire Type L13	Contrôle d'accès (Lecteur de badge filaire)	
Luminaire Type L14	Contrôle d'accès (Lecteur de badge sans fil)	
Luminaire Type L15	Caméra	
Luminaire Type L16	Caméra en mesure conservation	
Luminaire Type L17	Plafond de rue (+B.I.M.)	
Luminaire Type L18	Détecteur Bi-volumétrique	
Luminaire Type L19	Barrière immatérielle	
	Diffuseur sonore	
ECLAIRAGE DE SECURITE - CFO	Clavier anti-intrusion	
Bloc de secours Ambiance	Détecteur de bris de vitre	
Bloc de secours "Direction"	Arrêt d'urgence	
Bloc de secours "Sortie"	Contact de porte	
Bloc de secours "Sous source centrale"		
Luminaire "Sous source centrale"	<th>SYSTEME DE SECURITE INCENDIE</th>	SYSTEME DE SECURITE INCENDIE
COMMANDE D'ECLAIRAGE - CFO	Déclencheur manuel	
Variateur	Détecteur de fumée optique	
Bouton poussoir	Détecteur de fumée linéaire	
Détecteur de présence directionnel	Diffuseur sonore	
Détecteur de présence couloir	Tableau report	
Détecteur de présence 360°	Asservissement porte	
INSTALLATION ELECTRIQUE - CFO	<th>Divers</th>	Divers
Goulotte 3 compartiments	Bouton antipanique	
Prise encastrée PC 2P+T MENAGE		
Prise encastrée PC 2P+T		
Prise encastrée étanche		
Prise encastrée étanche		
Poste de travail n° X PC2P+T + n° X RJ45		
Nourrice (2PC + 1RJ45)		

Campus Paris ESCP
Business School

Déconstruction, réhabilitation - reconstruction et extension du
campus Paris ESCP Business School

79 Avenue de la République 75011 Paris

MAÎTRISE D'OUVRAGE

CCI PARIS ÎLE-DE-FRANCE
20 rue de Valenciennes, 75010 Paris

MAÎTRISE D'ŒUVRE

ATELIERS 234
234 rue de Valenciennes, 75010 Paris

ARCHITECTES - PAYSAGE

STRUCTURE / FLUIDES - TPFI
2 rue de Valenciennes, 75010 Paris

BUREAUX D'ÉTUDES
TECHNIQUES

EXPLOITATION - GESSEM
10 rue de Valenciennes, 75010 Paris

ENVIRONNEMENT - EOOD

BIM - IM-PACT
2 rue de Valenciennes, 75010 Paris

FACADES - ARCORA

SSI - CSDASSOCIÉS
10 rue de Valenciennes, 75010 Paris

DEPOLLUTION - LMPR - IRAM

KUISHINE - CONVERGENCES
2 rue de Valenciennes, 75010 Paris

ECONOMISTE

AE75
2 rue de Valenciennes, 75010 Paris

COORDINATEUR SSI

TPFI
2 rue de Valenciennes, 75010 Paris

PILOTAGE OPC

BATSCOP
117 rue de Valenciennes, 75010 Paris

DATE : Juillet 2025

ECHELLE : 1 : 100

Plan CFO CFA
Zone Ouest
Cheminements et
terminaux R+1

AFS	EMETTEUR	PHASE	ZONE	TYPE	N°LOT	N°SOL	N°SOL	N°SOL	N°SOL
ESCP	TPFI	MAR	20	PLN	12	R+1	00000	00000	00000