


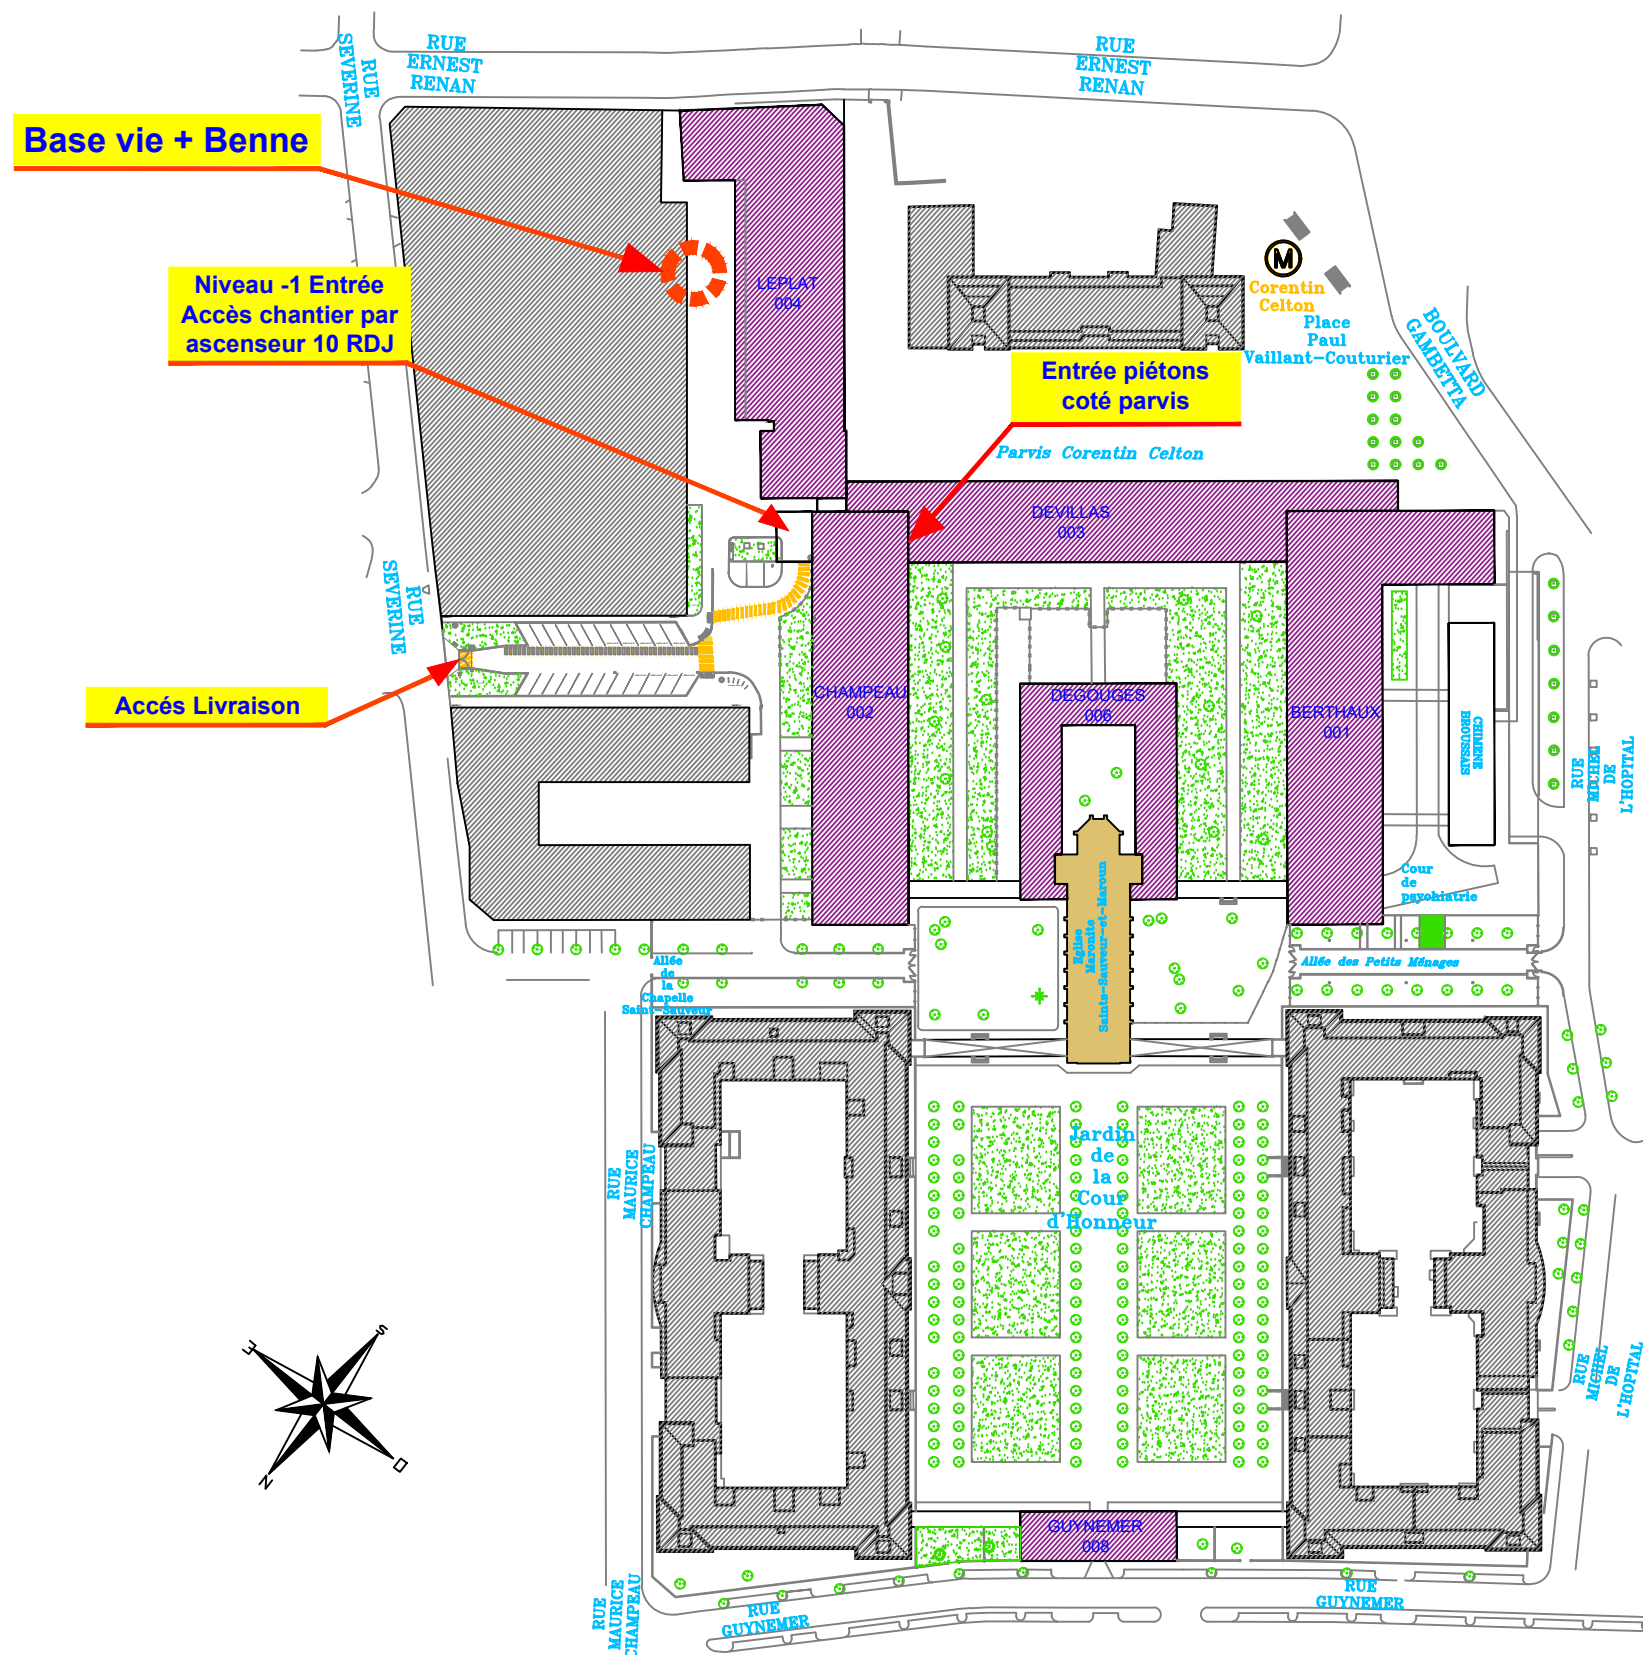

Fichier : 100-a__Plan_masse_installation_chantier.dwg



DIRECTION des INVESTISSEMENTS
149, rue de Sèvres
75015 Paris

ASSISTANCE PUBLIQUE HÔPITAUX DE PARIS

Conducteur d'opération

Hervé Guicheteau

☎ 01 56 09 21 24 ✉ herve.guicheteau@aphp.fr

Conducteur de travaux

Farouk FOURTI

☎ 06 11 67 10 13 ✉ farouk.fourti@aphp.fr

Bâtiment : CHAMPEAU

Opération : Rénovation CHAMPEAU 2

Plan masse installation chantier

Lot : Tous Lots

Plan : ETAT ACTUEL X
ETAT PROJETE

N° plan : 100-a

Phase : DCE

Echelle : 1/2000
Format : A3

Date de création : 06-02-2026

Nom du fichier informatique :
Plan_100-a_Plan_masse_installation_chantier.dwg

NOTA:
Les cotes de
l'existant sont à
vérifier par les
entrepreneurs.
Toute
modification
devra être
signalée au
Bureau d'études.