

GENDARMERIE DE PORTO-VECCHIO  
COMMUNE DE PORTO-VECCHIO 20137

Bâtiment n°3

Plan du Rez de Chaussée / Niveau 1

\_\_\_\_\_

D.C.E.

## Chauffage - Climatisation

ECHELLE : 1/50ème      DATE : Février 2026

DATE : Février 2026




Maître d'Ouvrage :

|                    |
|--------------------|
| Maître d'Ouvrage : |
|--------------------|

[illegible]

**Plan de Principe**  
**Bâtiment n°3 - Niv.1**  
**Réseau Frigorifique de Climatisation**  
**Distribution Aéraulique système AirZone**

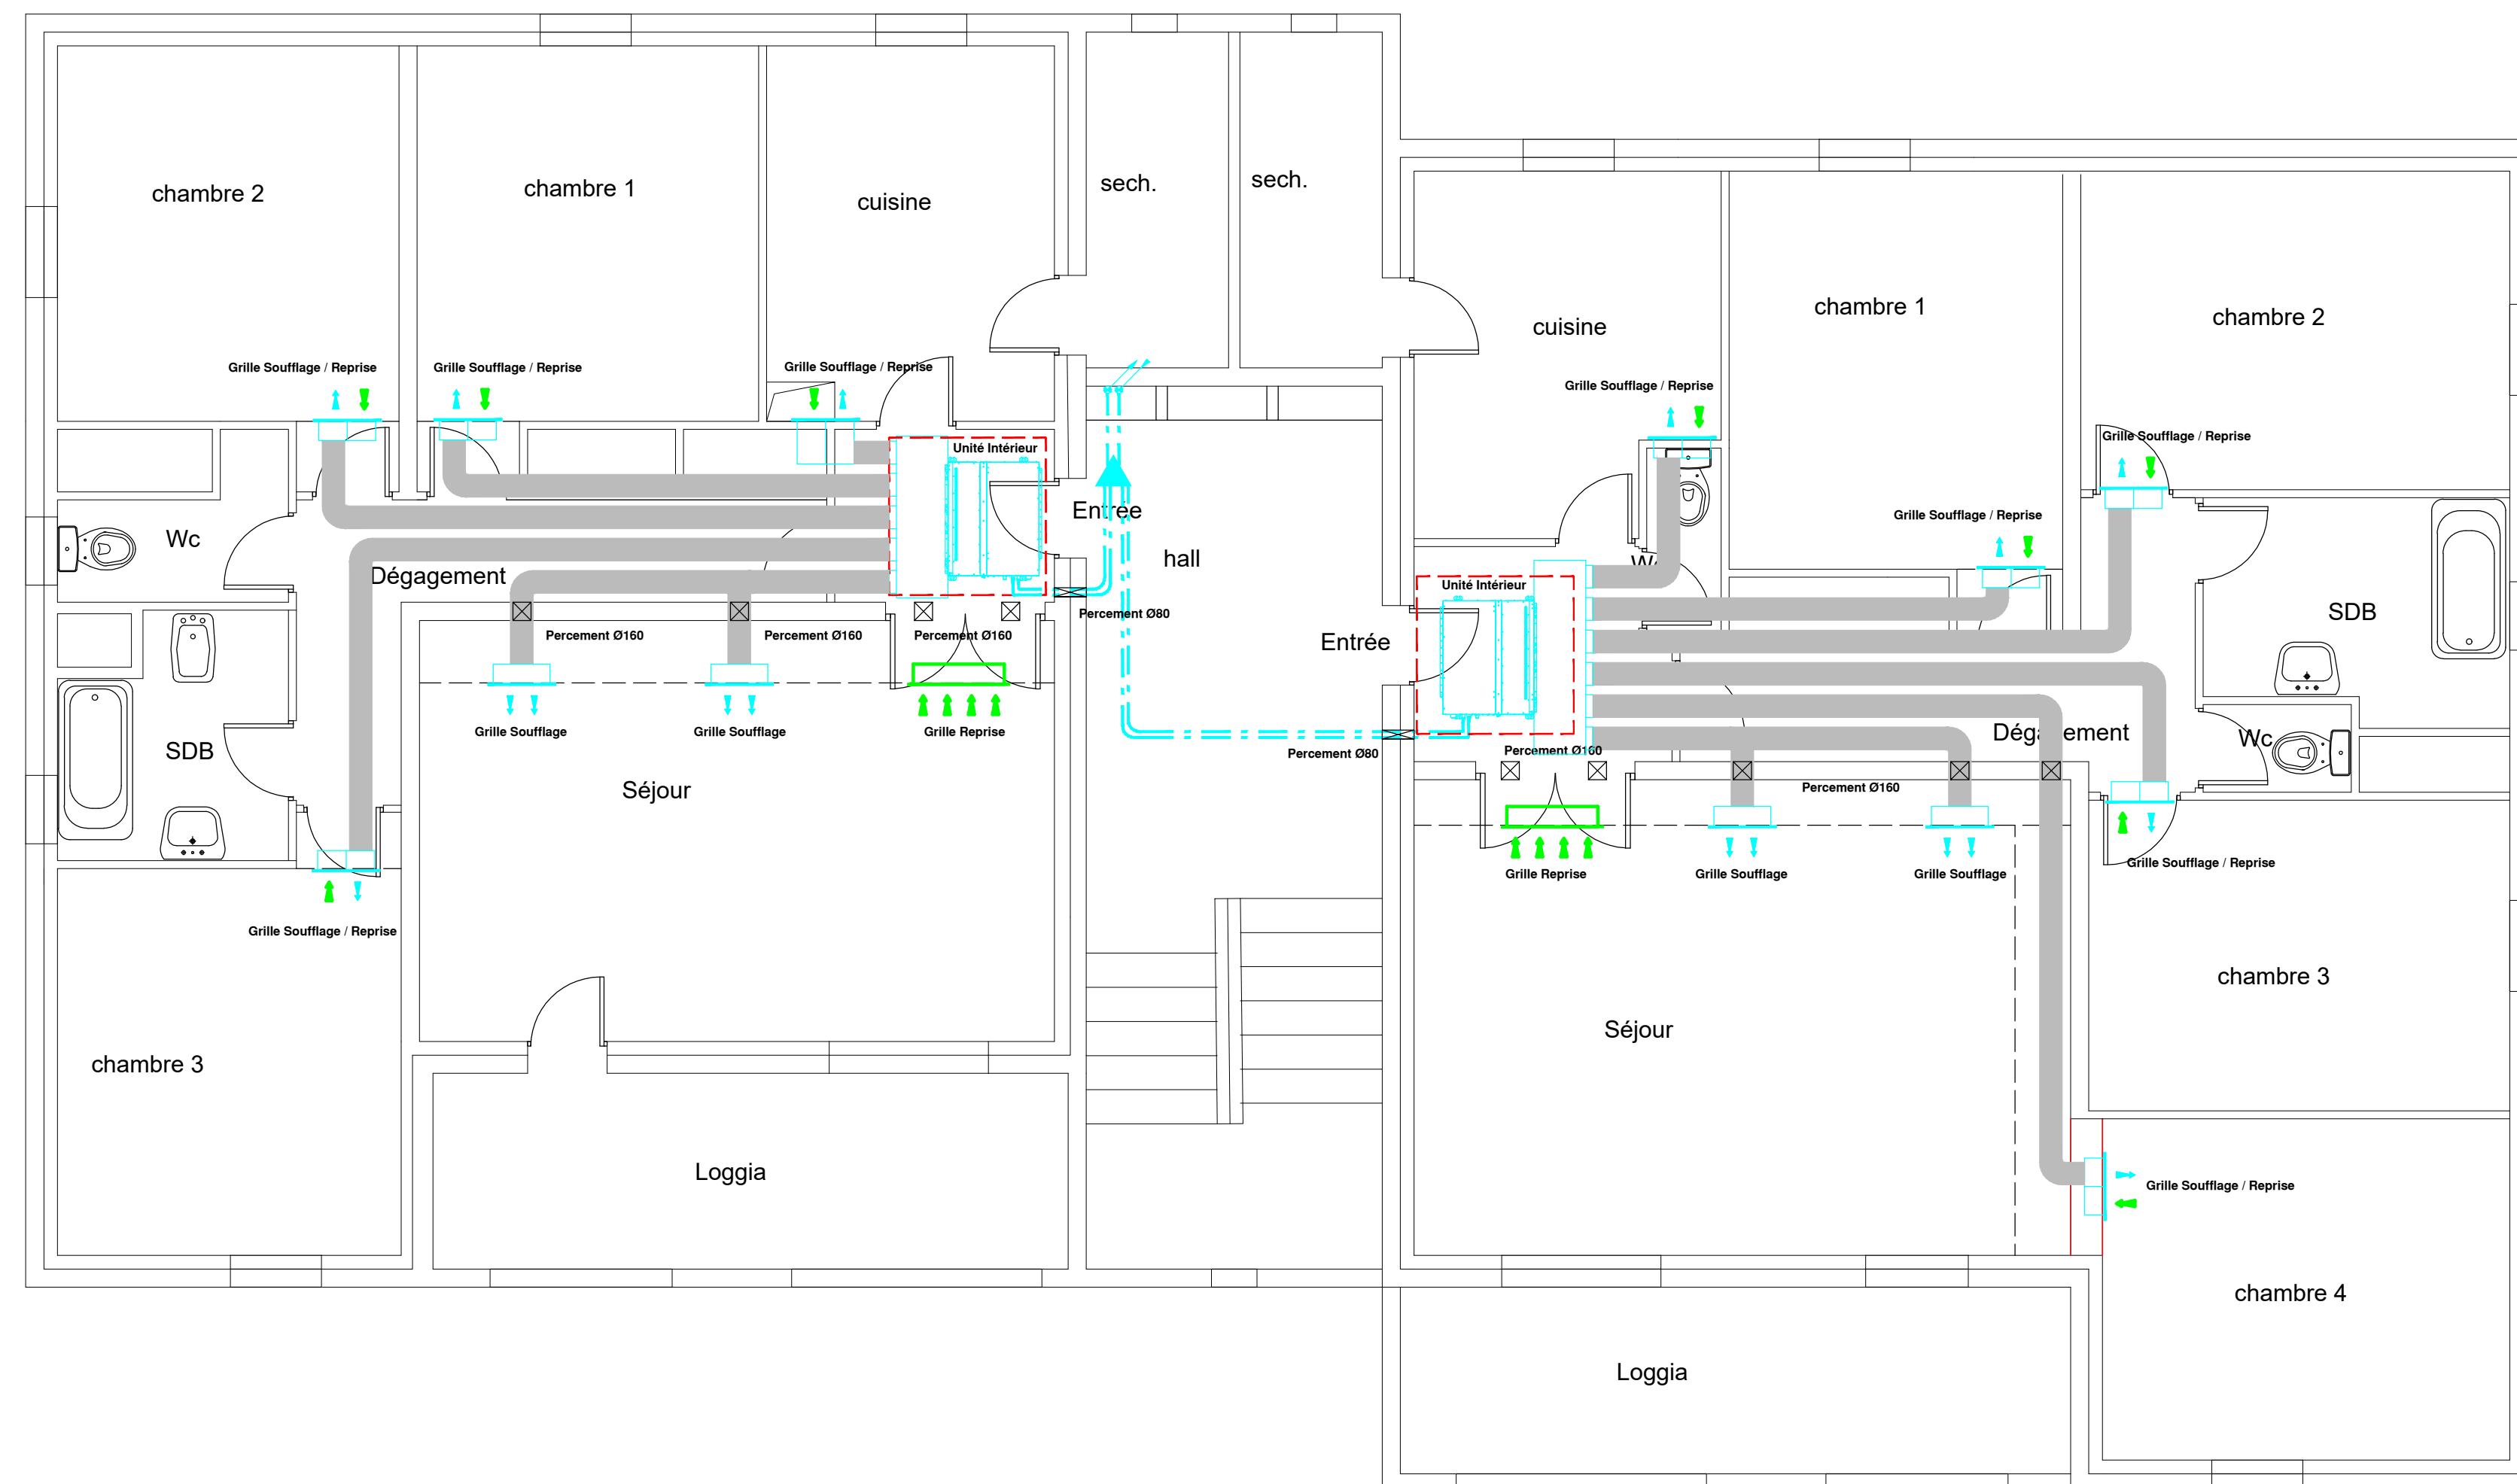

**Plan de Principe**  
**Bâtiment n°3 - R.d.C.**  
**Réseau Frigorifique de Climatisation**  
**Distribution Aéraulique système AirZone**

