

GENDARMERIE DE PORTO-VECCHIO

COMMUNE DE PORTO-VECCHIO 20137

Bâtiment n°5

Plan du Rez de Chaussée / Niveau 1

D.C.E.

Chauffage - Climatisation

ECHELLE : 1/50ème

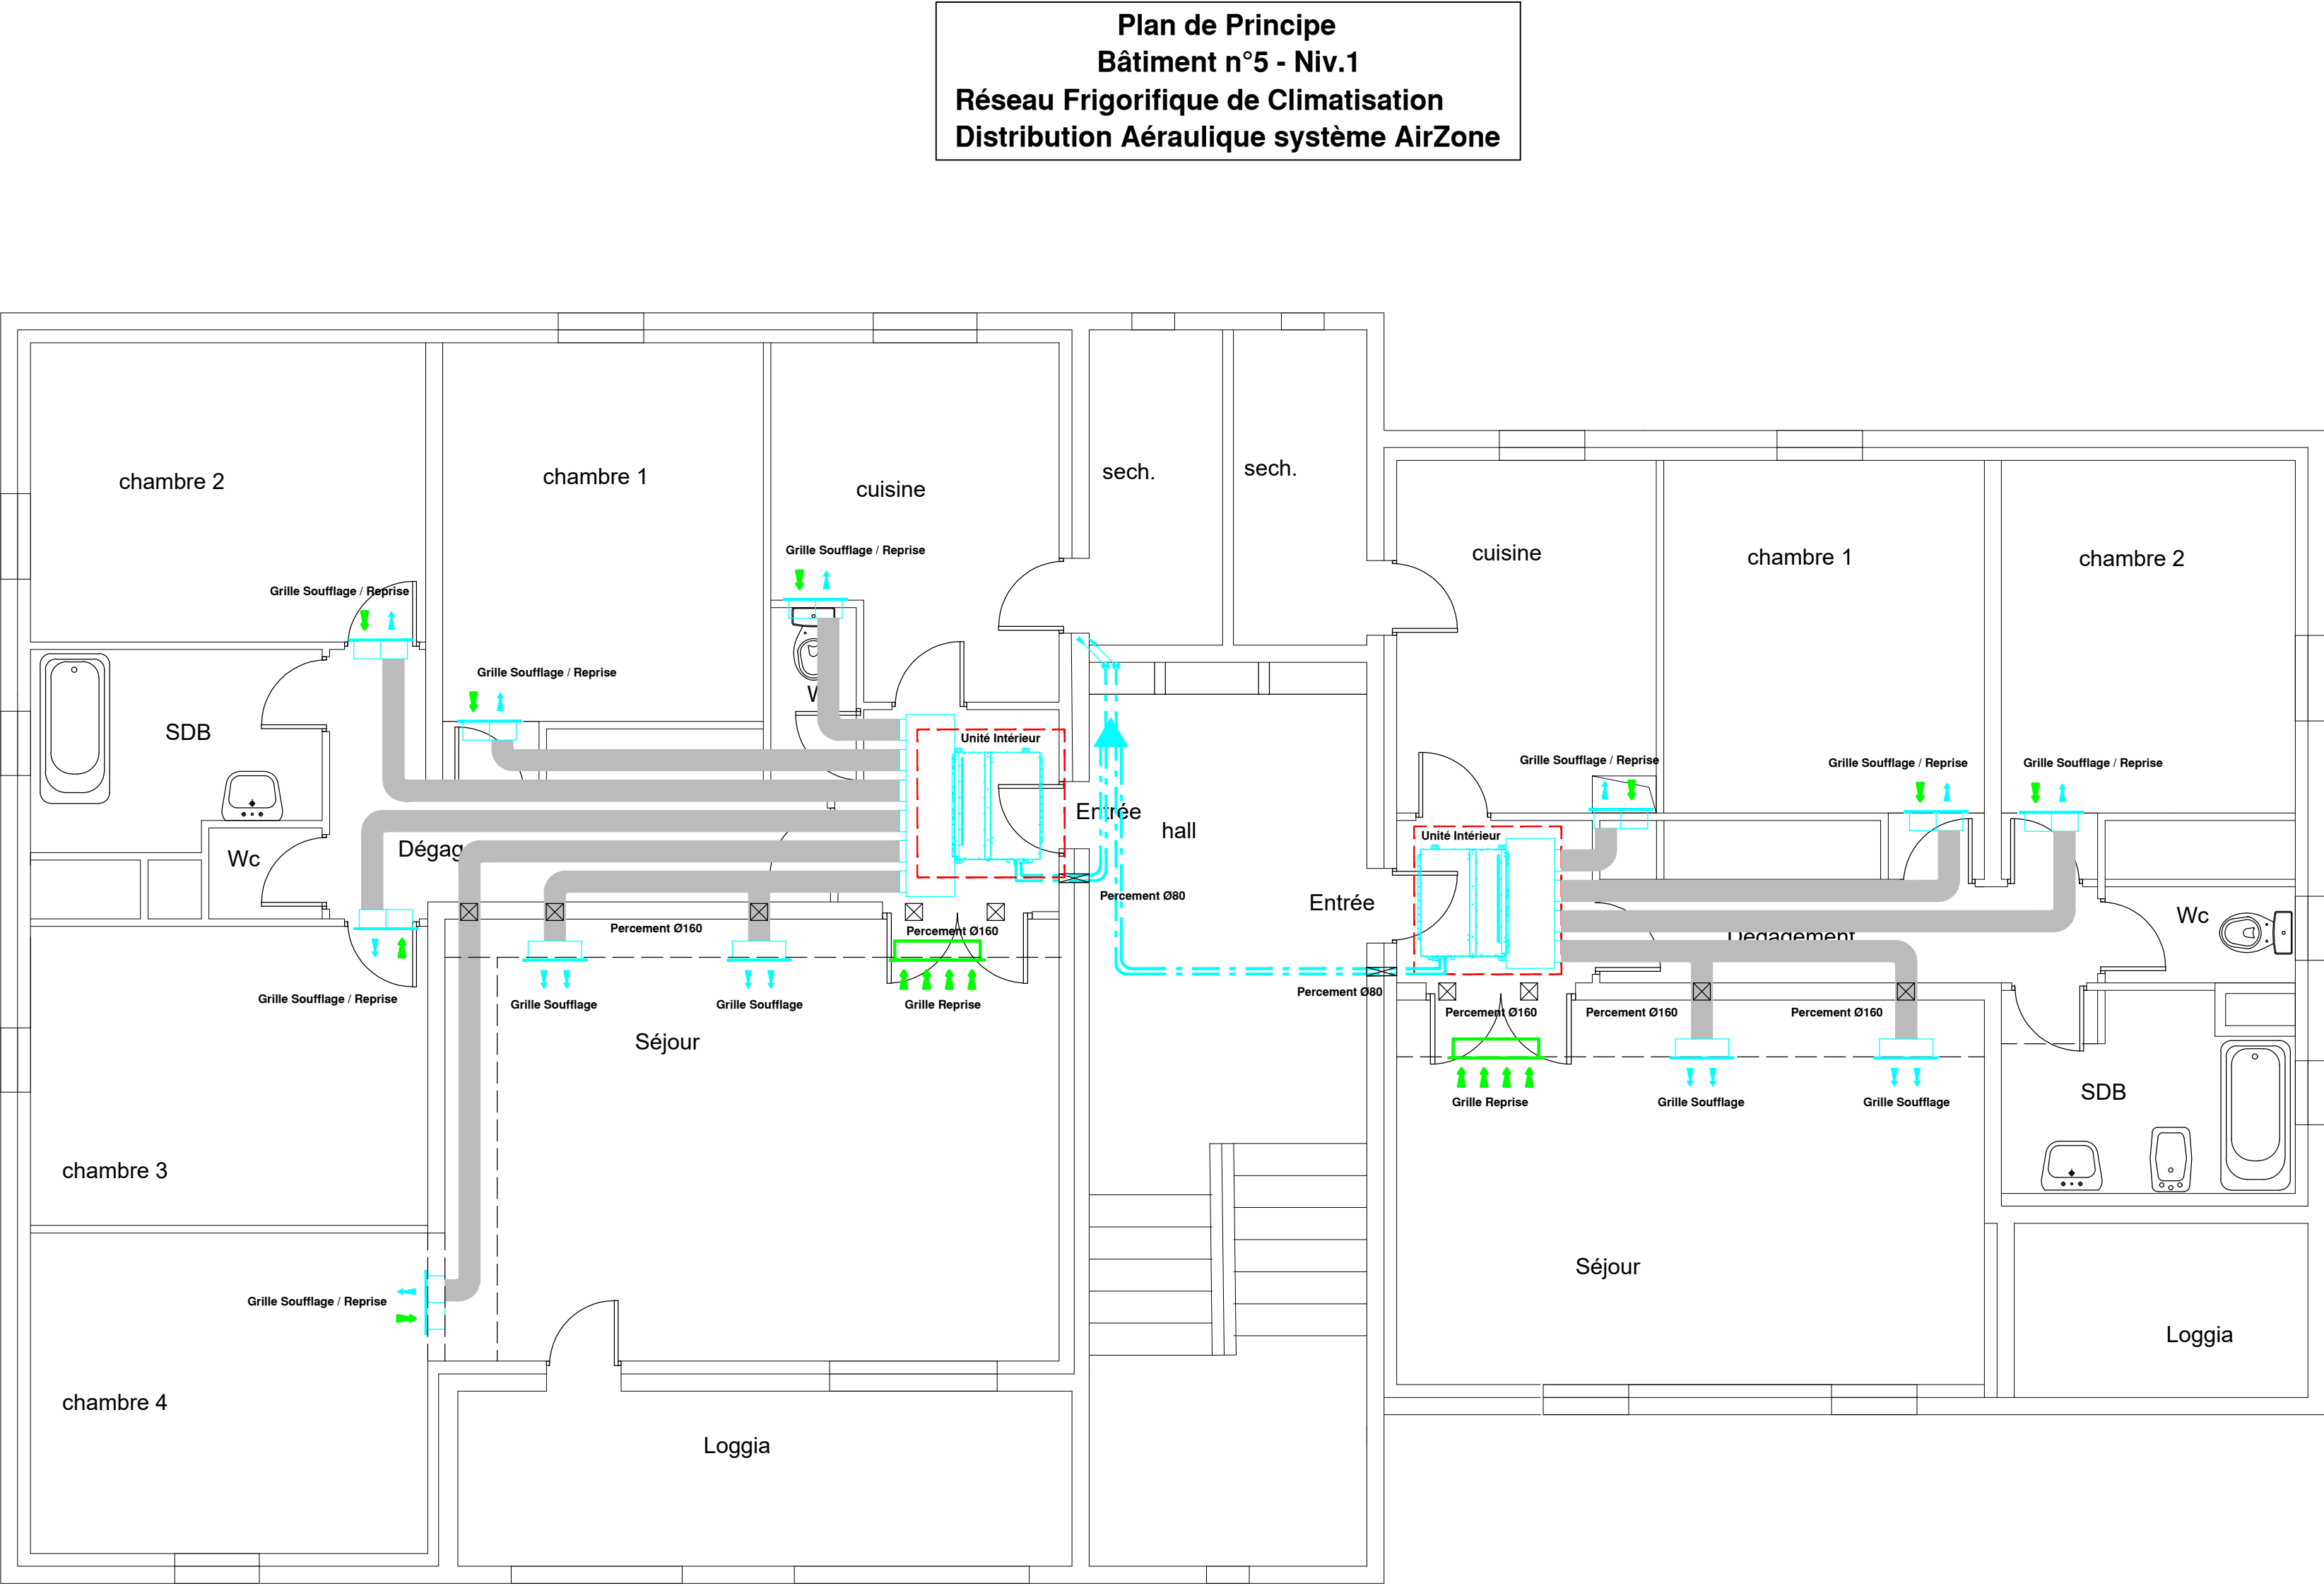
DATE : Février 2026



47, route du Vittulo  
20000 Ajaccio  
Tel : 04 95 23 18 05  
Fax : 04 95 20 72 17  
E-mail : ajaccio@sinetic.fr

Maître d'Ouvrage :

| Indice | Date | Modifications |
|--------|------|---------------|
|        |      |               |
|        |      |               |
Plan de Principe  
Bâtiment n°5 - R.d.C.  
Réseau Frigorifique de Climatisation  
Distribution Aéraulique système AirZone

