

GENDARMERIE DE PORTO-VECCHIO

COMMUNE DE PORTO-VECCHIO 20137

Bâtiment n°8

Plan du Rez de Chaussée / Niveau 1

D.C.E.

Chauffage - Climatisation

ECHELLE : 1/50ème

DATE : Février 2026




47, route du Vittulo
20000 Ajaccio
Tel : 04 95 23 18 05
Fax : 04 95 20 72 17
E-mail : ajaccio@sinetic.fr

Maître d'Ouvrage :

Indice	Date	Modifications

Plan de Principe
Bâtiment n°8 - Niv.1
Réseau Frigorifique de Climatisation
Distribution Aéraulique système AirZone

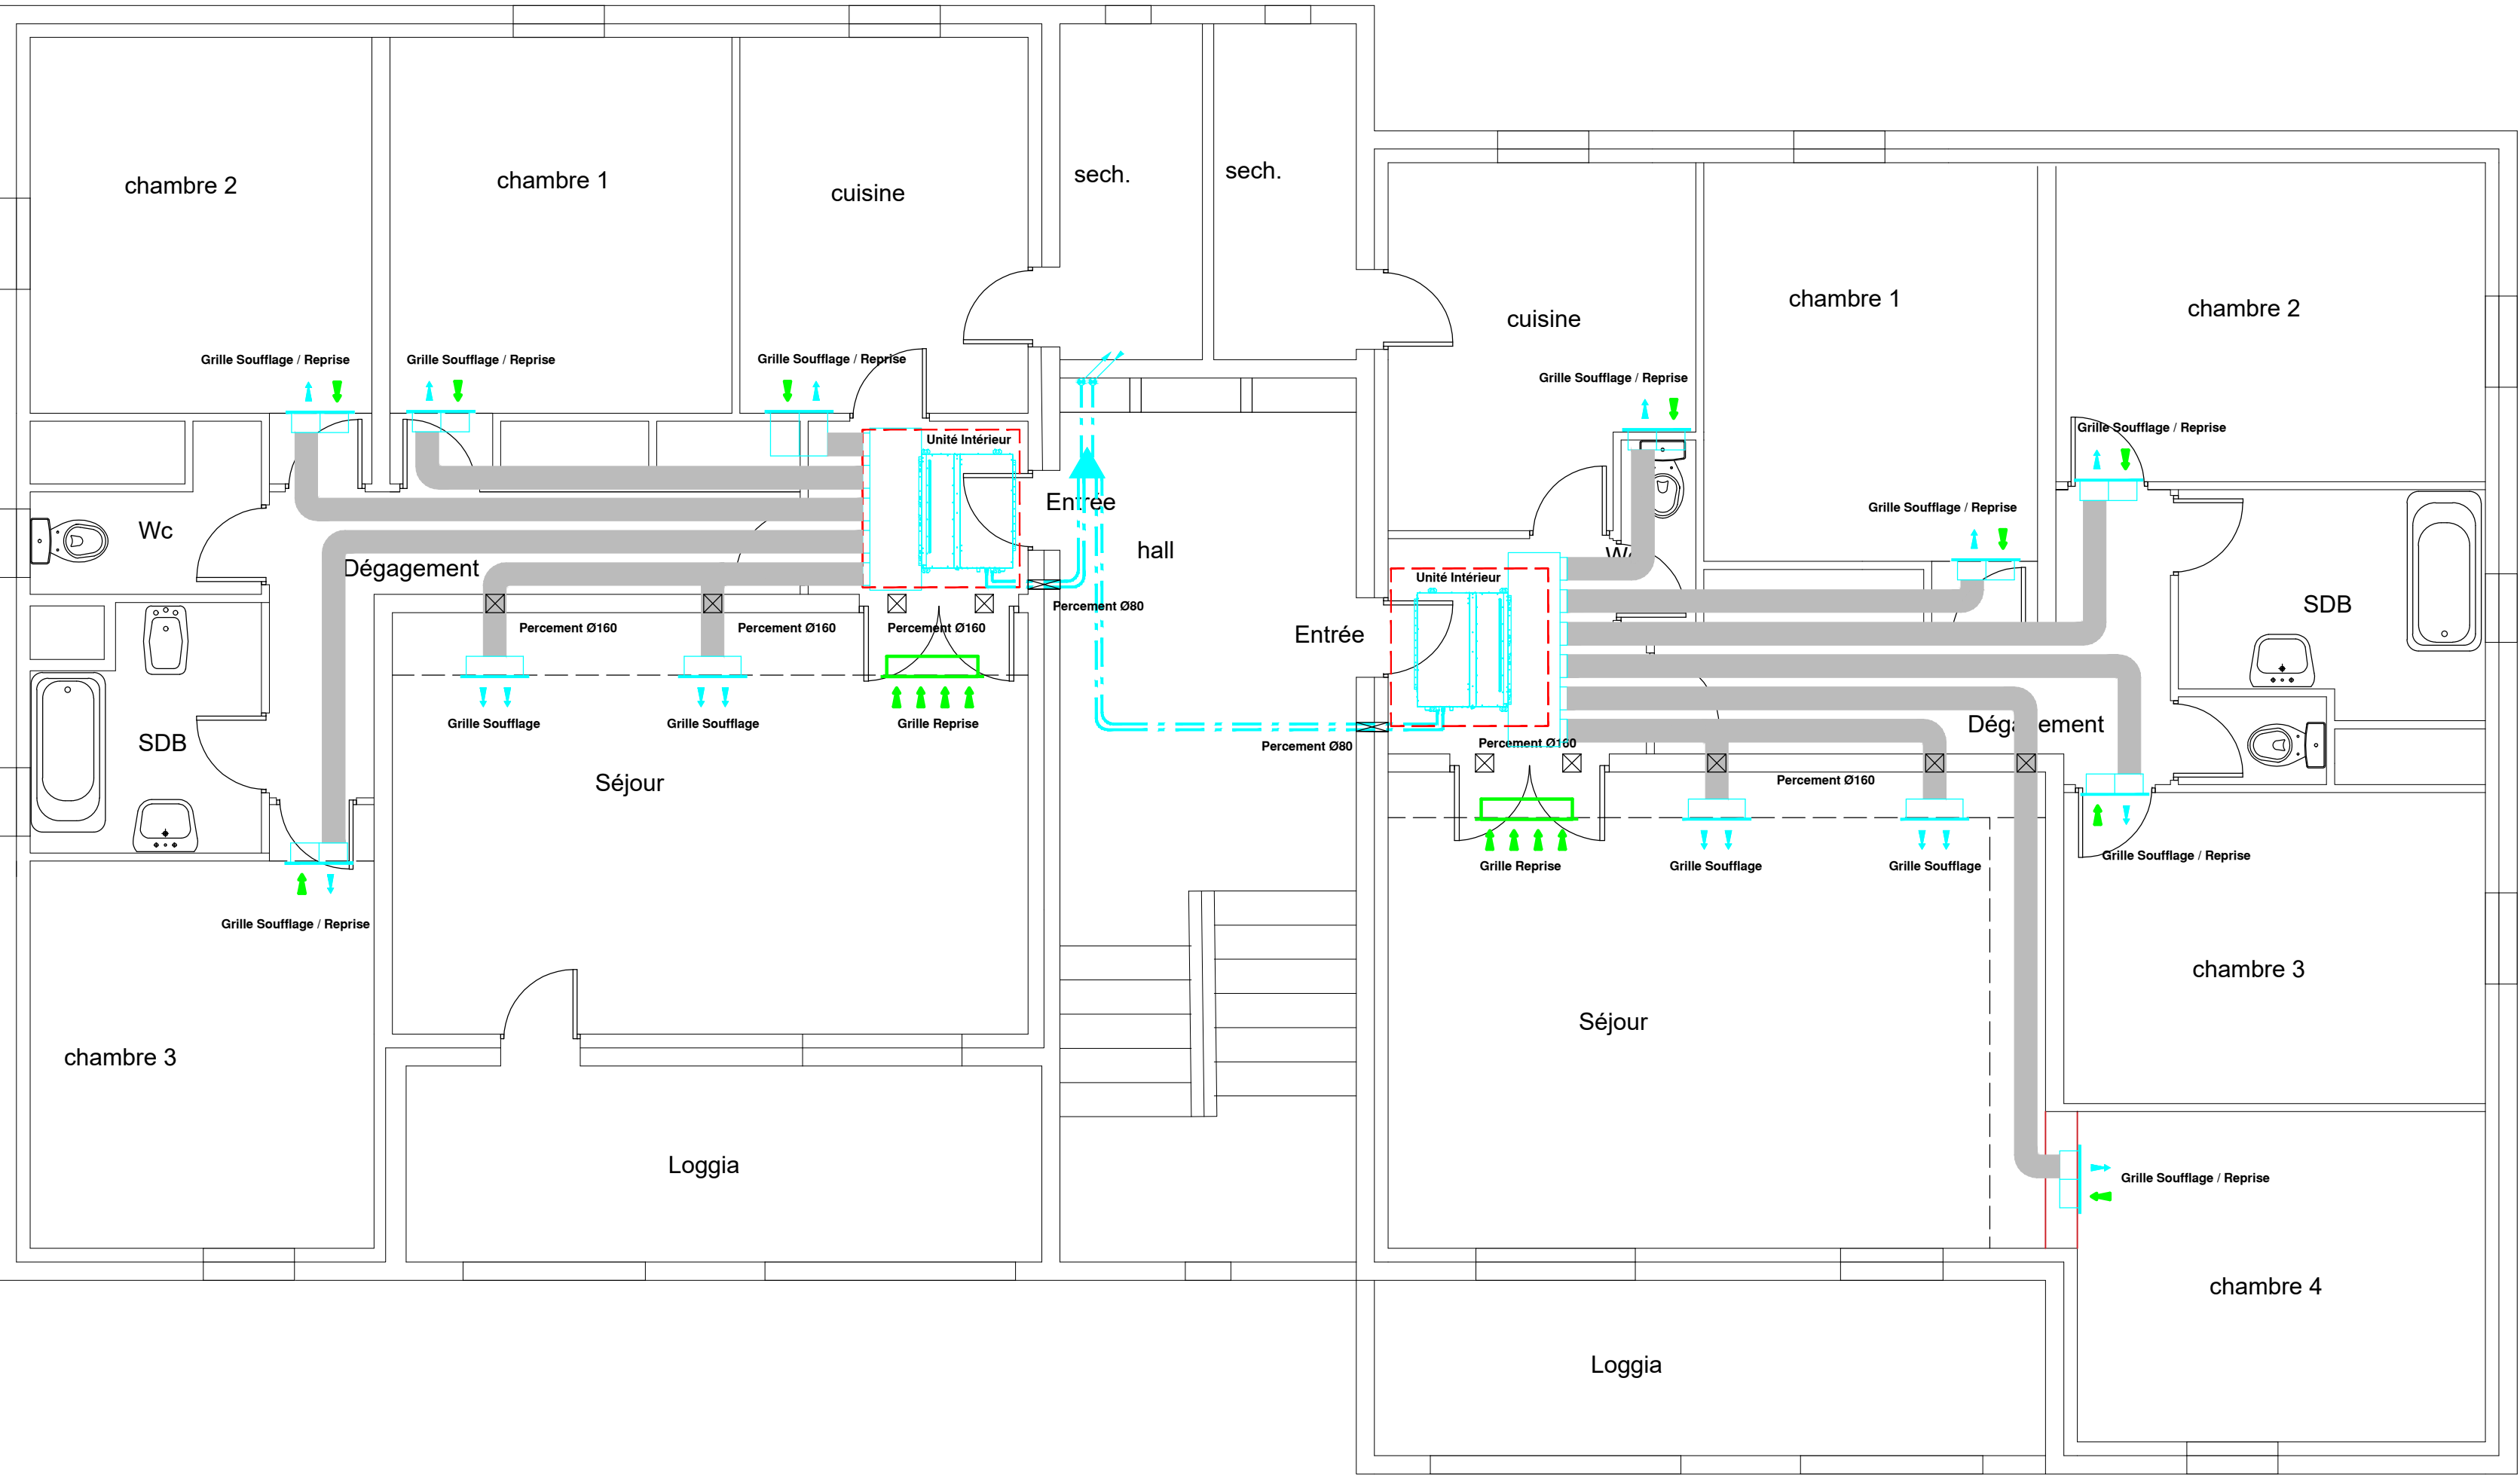

Plan de Principe
Bâtiment n°8 - R.d.C.
Réseau Frigorifique de Climatisation
Distribution Aéraulique système AirZone

