
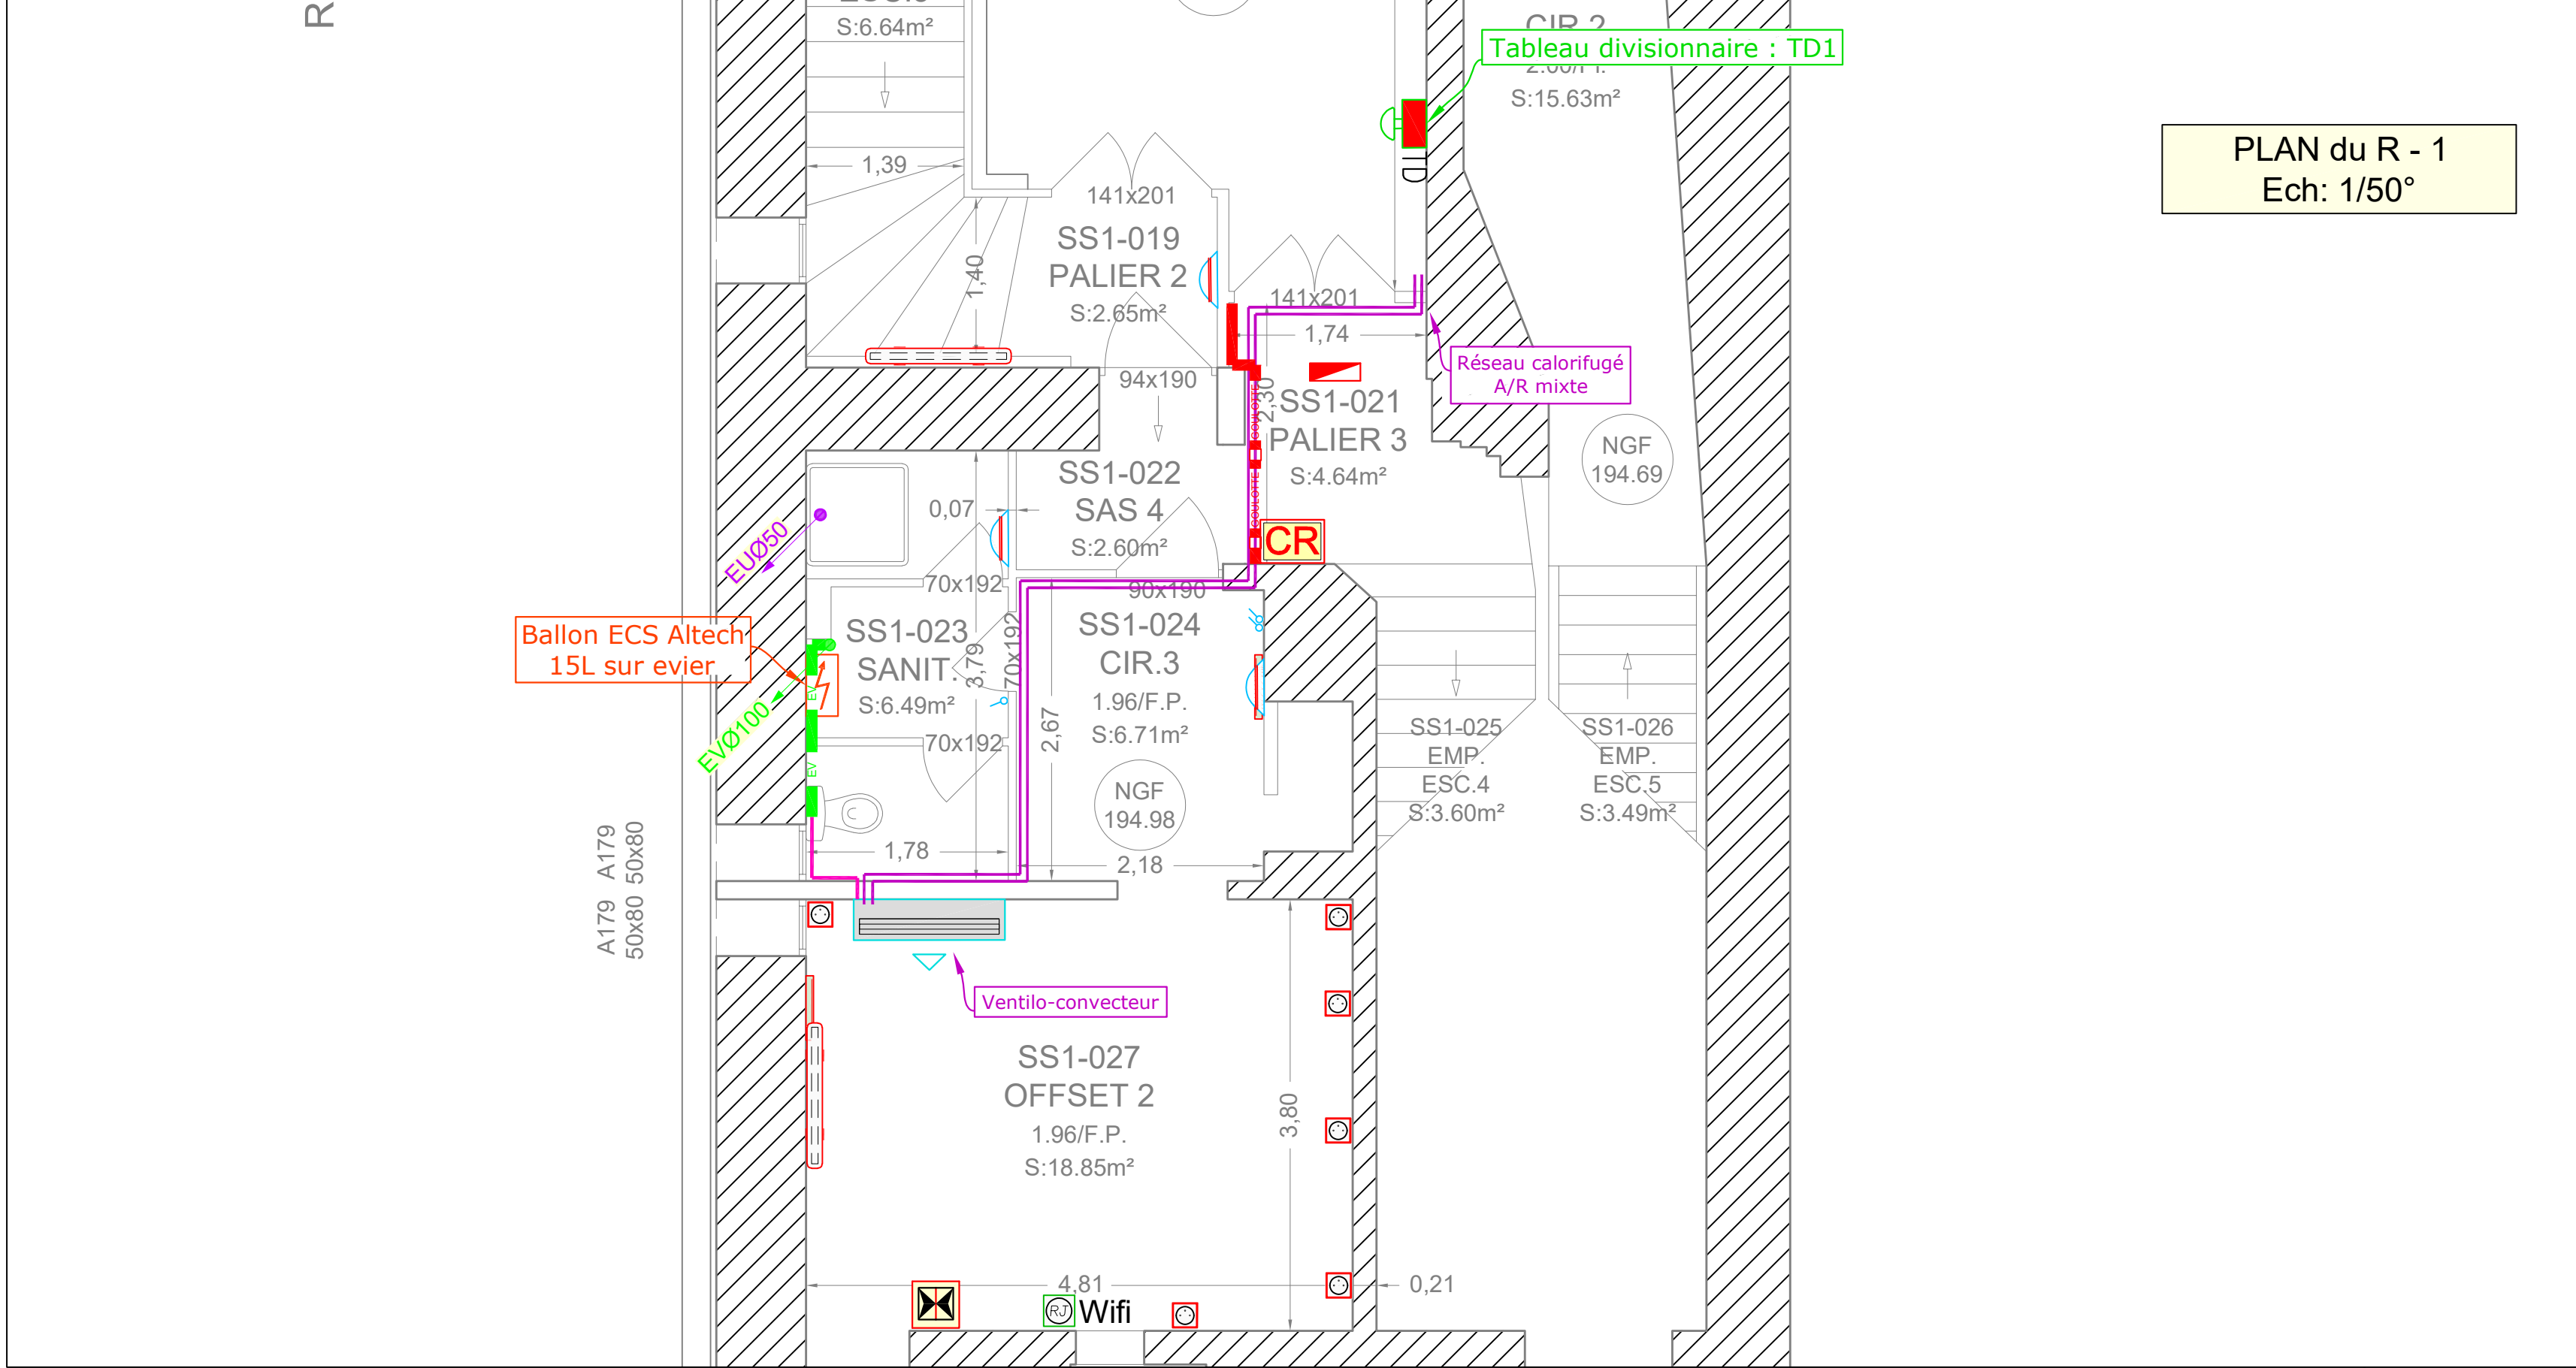


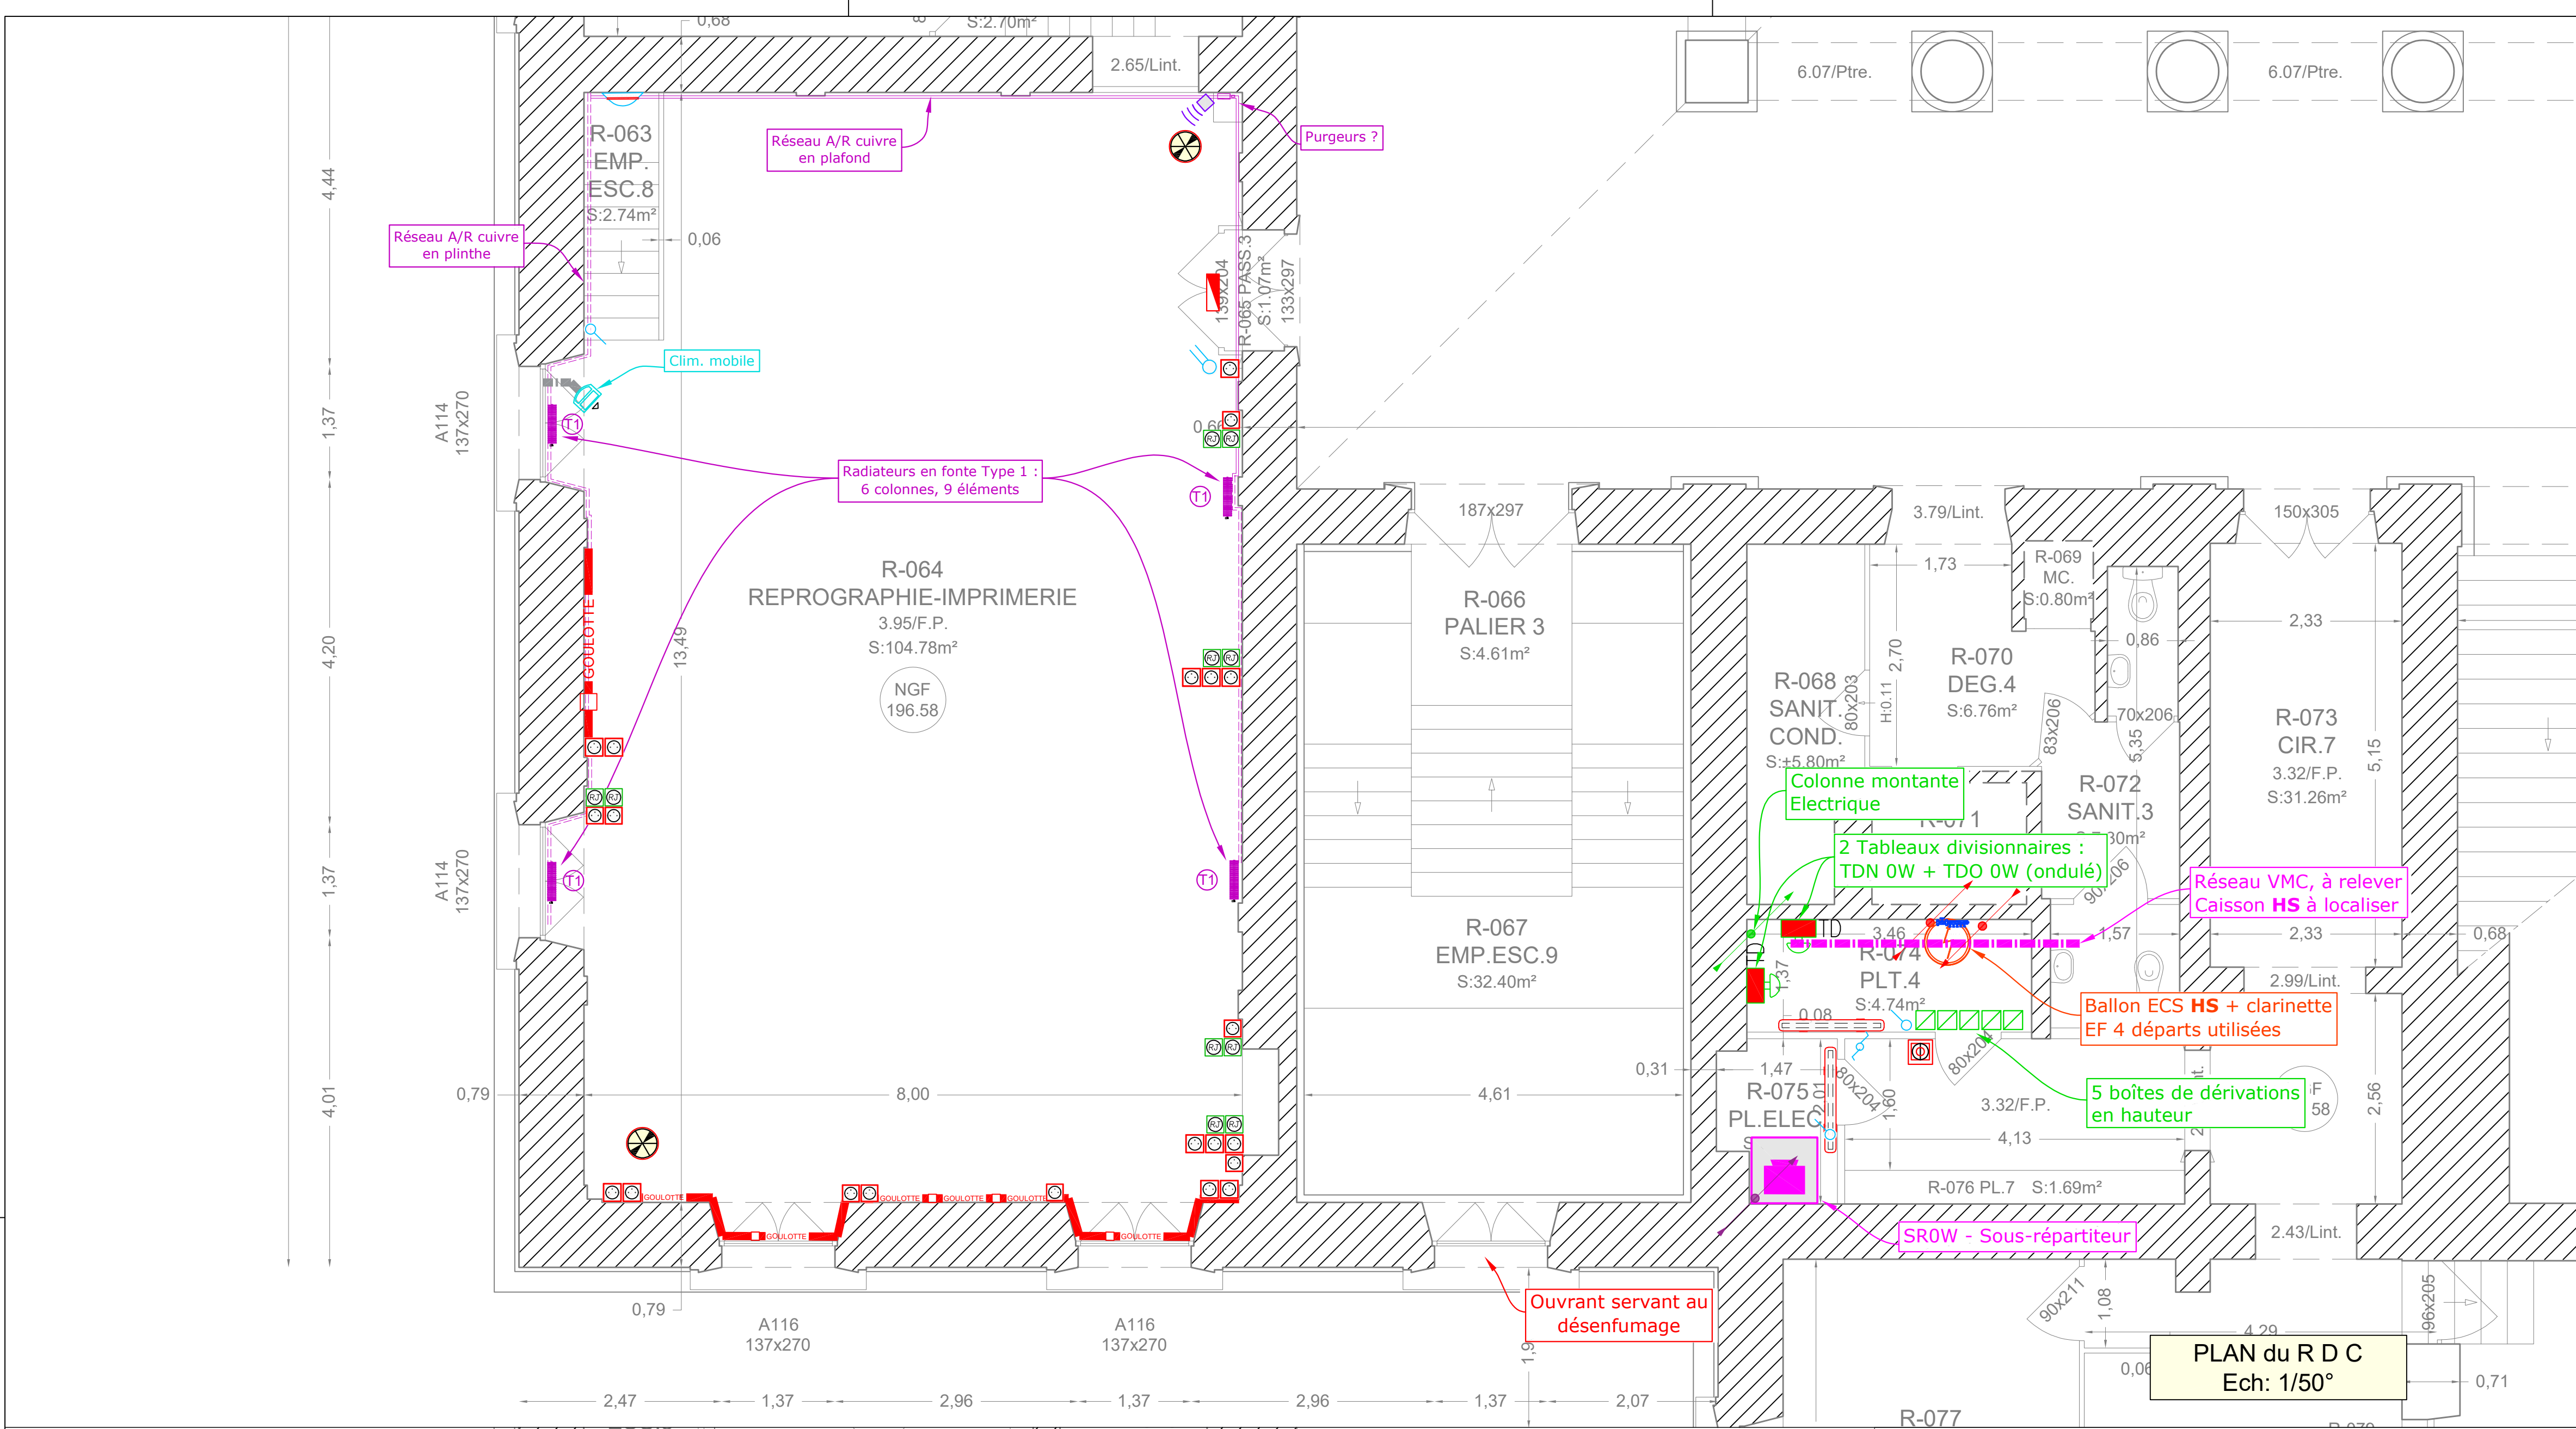

LEGENDE CHAUFFAGE/CLIM	
	Radiateur Fonte - Type 1
	Réseaux EC Radiateur en plinthe
	Réseaux EC Radiateur
	Ventilo-convecteur
LEGENDE PLOMBERIE	
	Ballon ECS 50L
	Ballon ECS Altech 15L sur evier
	Réseau Eau Usée
	Réseau Eau Vanne

LEGENDE ECLAIRAGE	
	Luminaire 595x595 fluorescent T5
	Luminaire technique étanche
	Hublot
	Interrupteur simple, double, va et vient
	BAES évacuation 45 lm
LEGENDE CFO - CFA - SSI	
	Colonne montante Electrique
	Tableau divisionnaire
	AU - Arrêt d'Urgence
	Goulotte Horizontale
	Prise 10/16A+T
	Prise 10/16A+T ondulée
	Panneau Rayonnant électrique
	Prise RJ45
	Sous-Répartiteur
	Borne WIFI
	Détecteur Volumétrique Anti-intrusion
	DM - Déclencheur Manuel SSI
	DAI - Détecteur Automatique Incendie SSI
	CR - Coffret de Relayage SSI

PHASE AVP

DÉPARTEMENT DES BOUCHES DU RHONE (13)

Commune d'AIX EN PROVENCE

CRÉATION D'UNE SALLE CRIMINELLE

DANS LE PALAIS VERDUN

DE LA COUR D'APPEL

D'AIX EN PROVENCE

MINISTÈRE DE LA JUSTICE

Secrétariat Général Délégation Interrégionale Sud-Est

Département de l'Immobilier d'Aix-en-Provence

AD2i Ingénierie

70 Rue de la Tramontane - 13090 Aix-en-Provence

Tél: 04 42 20 88 89 - mail@ad2i.com - www.ad2i.com

Indice	Date modification	Modification	Auteur
i			
h			
g			
f			
e			
d			
c			
b			
a			
0	06/03/2026	Première Émission	A.P.

Plans des R-1 & RDC

d'ETAT DES LIEUX FLUIDES

N° d'Affaire

1582

Phase

PRO

date d'impression

08 Avril 2026

Echelle

1/50°

Dimensions du plan

EDL01 -