


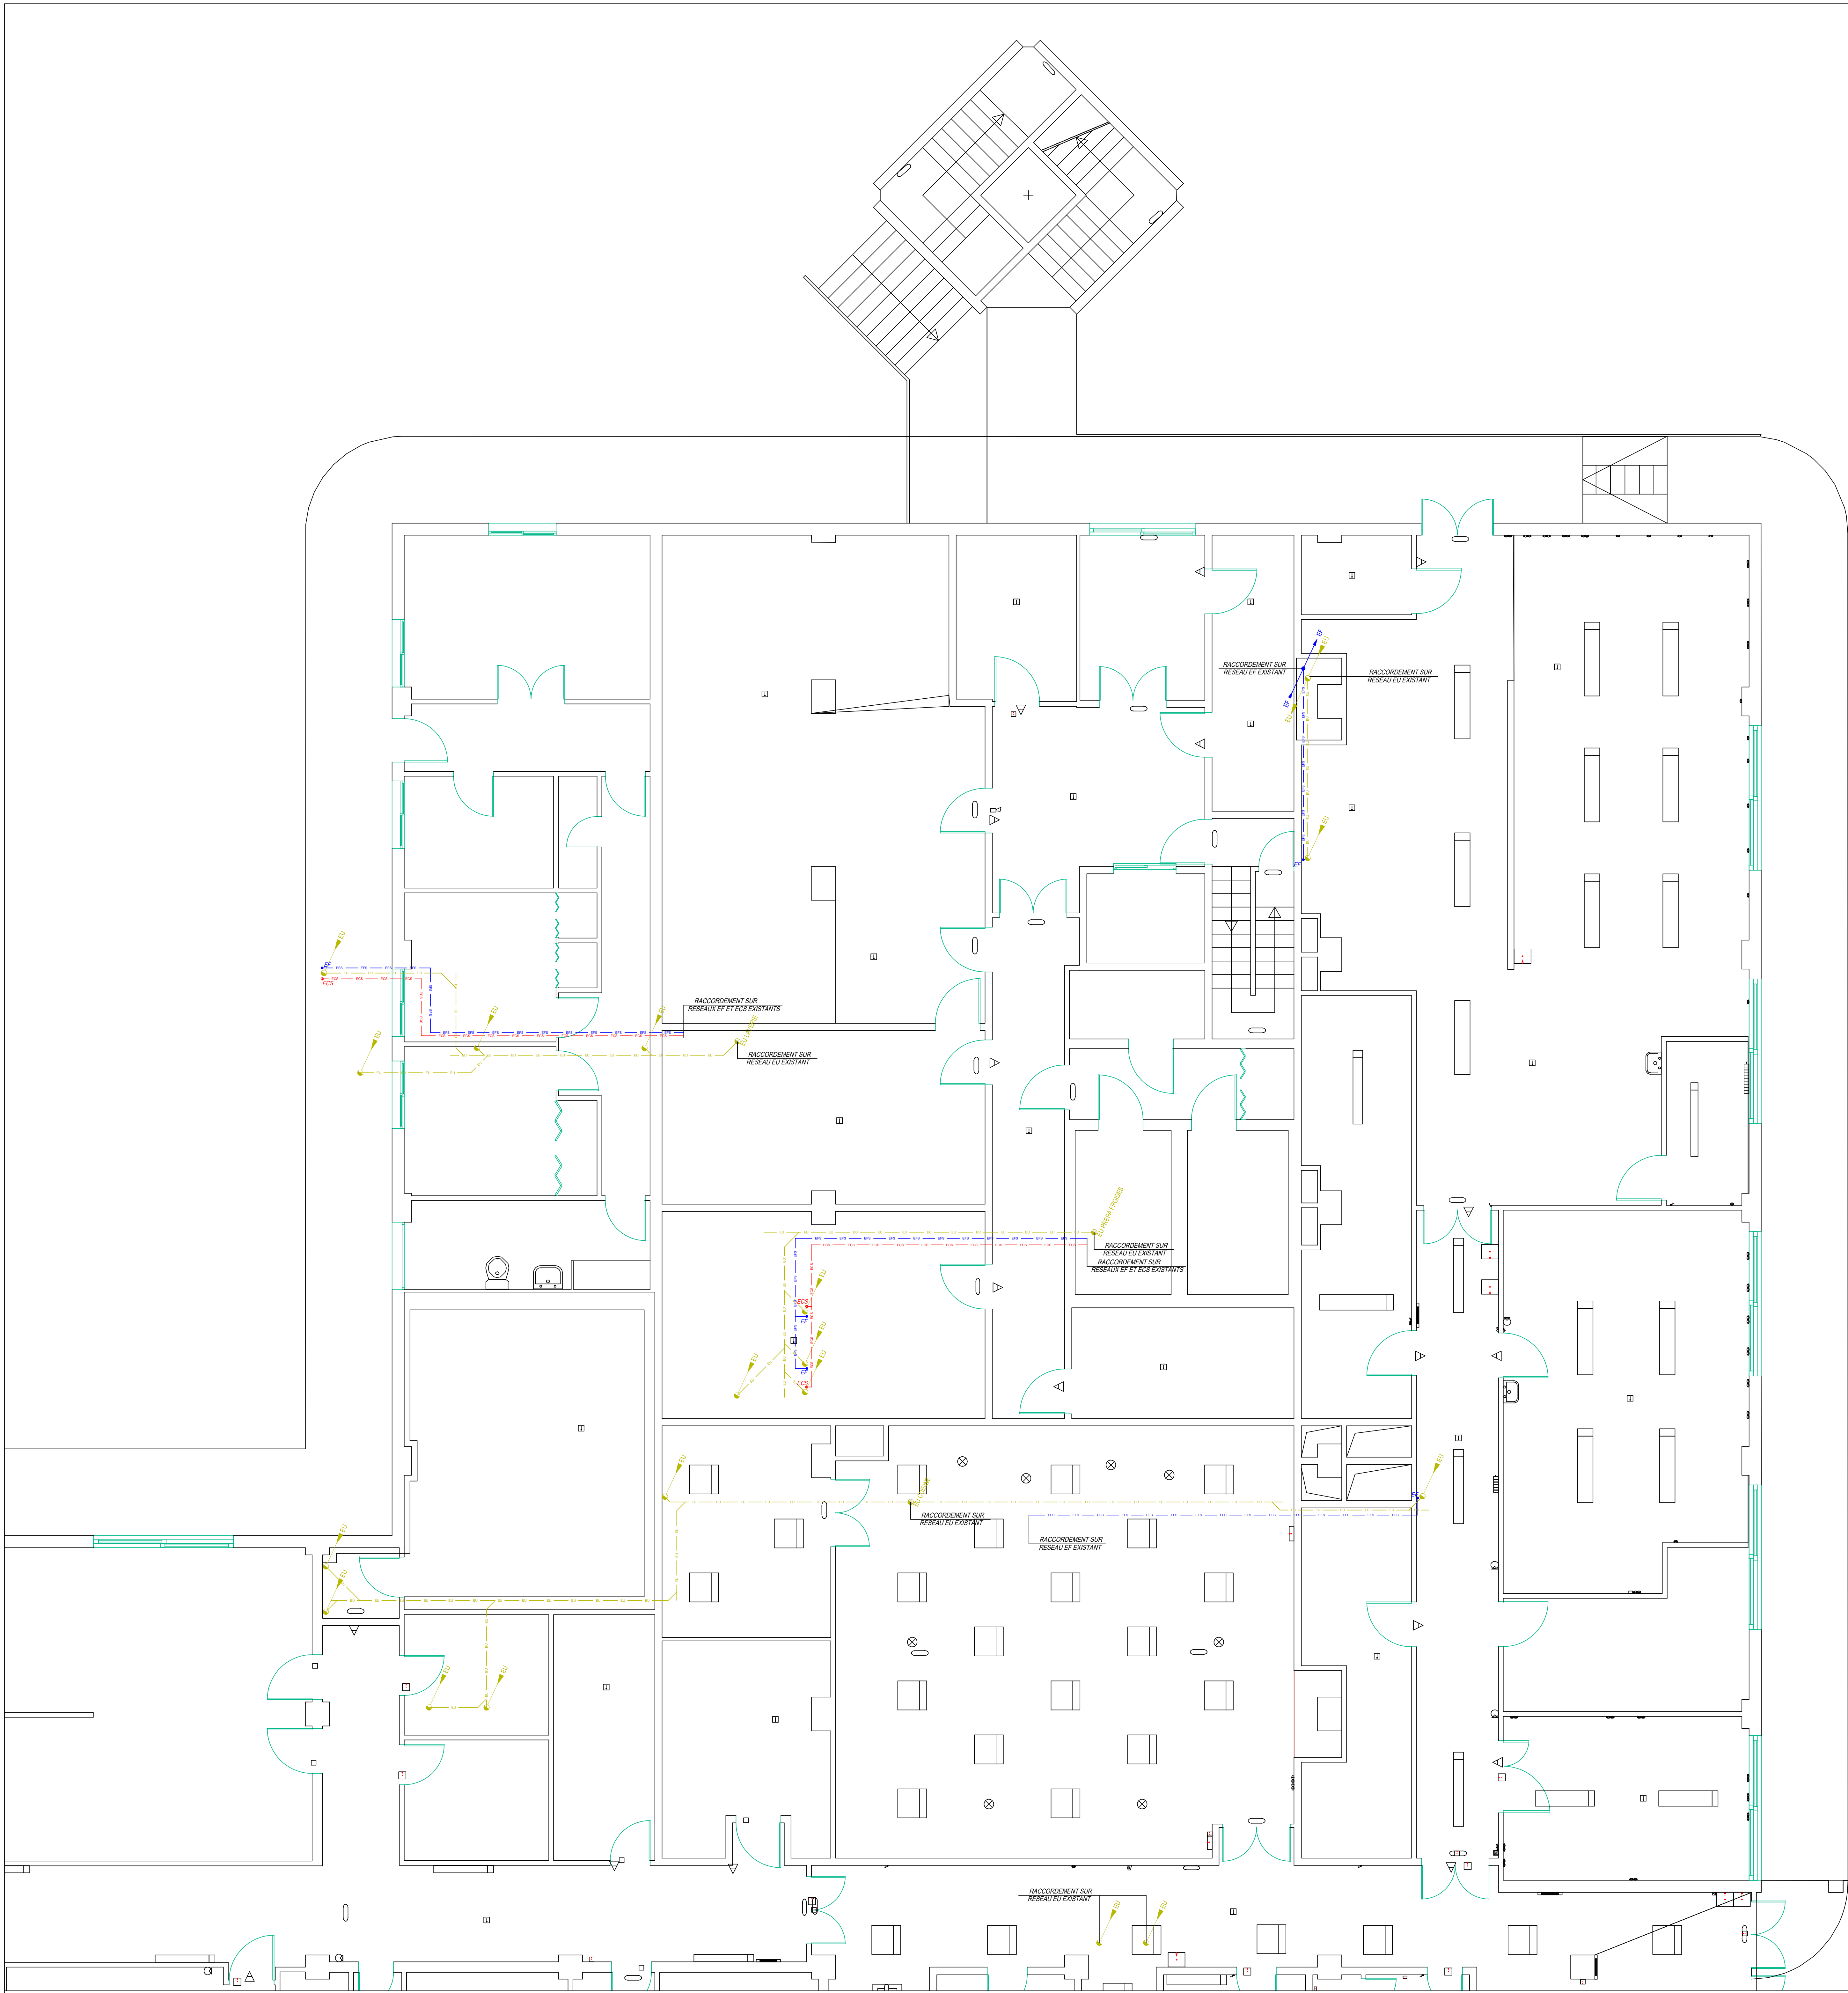

CVC

SOUFFLAGE

EXTRACTION

CALORIFUGE

PROTECTION COUPE-FEU

GAINE COUPE-FEU

CLAPET COUPE-FEU

REGISTRE DE REGLAGE

PLOMBERIE

EAU FROIDE SANITAIRE

EAU FROIDE ADOUCIE

EAU CHAUDE SANITAIRE

EAUX USEES

ALIMENTATION EFS

ALIMENTATION EFA

ALIMENTATION ECS

CHUTE EU

Matrice d'ouvrage :

CRIOUS de l'Académie de Créteil
70, avenue du Général de Gaulle,
94010 CRETEIL Cedex
achef@crious-creteil.fr
01 45 17 06 43

Donneur :

Restaurant universitaire du Kremlin-Bicêtre
63, rue Gabriel Peri, 94270 KREMLIN-BICÊTRE

Matrice d'usages :

Architecte :
Studio Kirrow
31 rue du Texel,
75014 PARIS
contact@studioskirrow.fr
09 54 00 13 97

BET Fluides :
RCA
51 résidence Vincennes,
75330 OZOR-LA-FERRIERE
d.elle@bet-rca.fr
09 73 52 73 01

SE Cuisine :
Toutes les cuisines
99 rue Charles Bossaie,
94120 FONTENAY SOUS BOIS
contact@touteslescuisines.fr
07 68 99 45 44

Coordinateur SSI :
Goyet SSI
39 rue Colette,
95310 SAINT OUVEN L'AUMONE
sgoyet@goyetssiorange.fr
01 30 37 70 92

Bureau de contrôle :
XXX
XXX
XXX
XXX

Coordinateur SPS :
XXX
XXX
XXX
XXX

N° du document :
RCA.11

Phase du projet :
DCE

Date :
18/07/2025

Type :

Plan Fluides
Niveau 1

Échelle :
1/100

Index :	Date :	Modifications :	Dessiné :
0	18/07/2025	Premier indice	RCA
-	-	-	-
-	-	-	-
-	-	-	-
-	-	-	-
-	-	-	-