


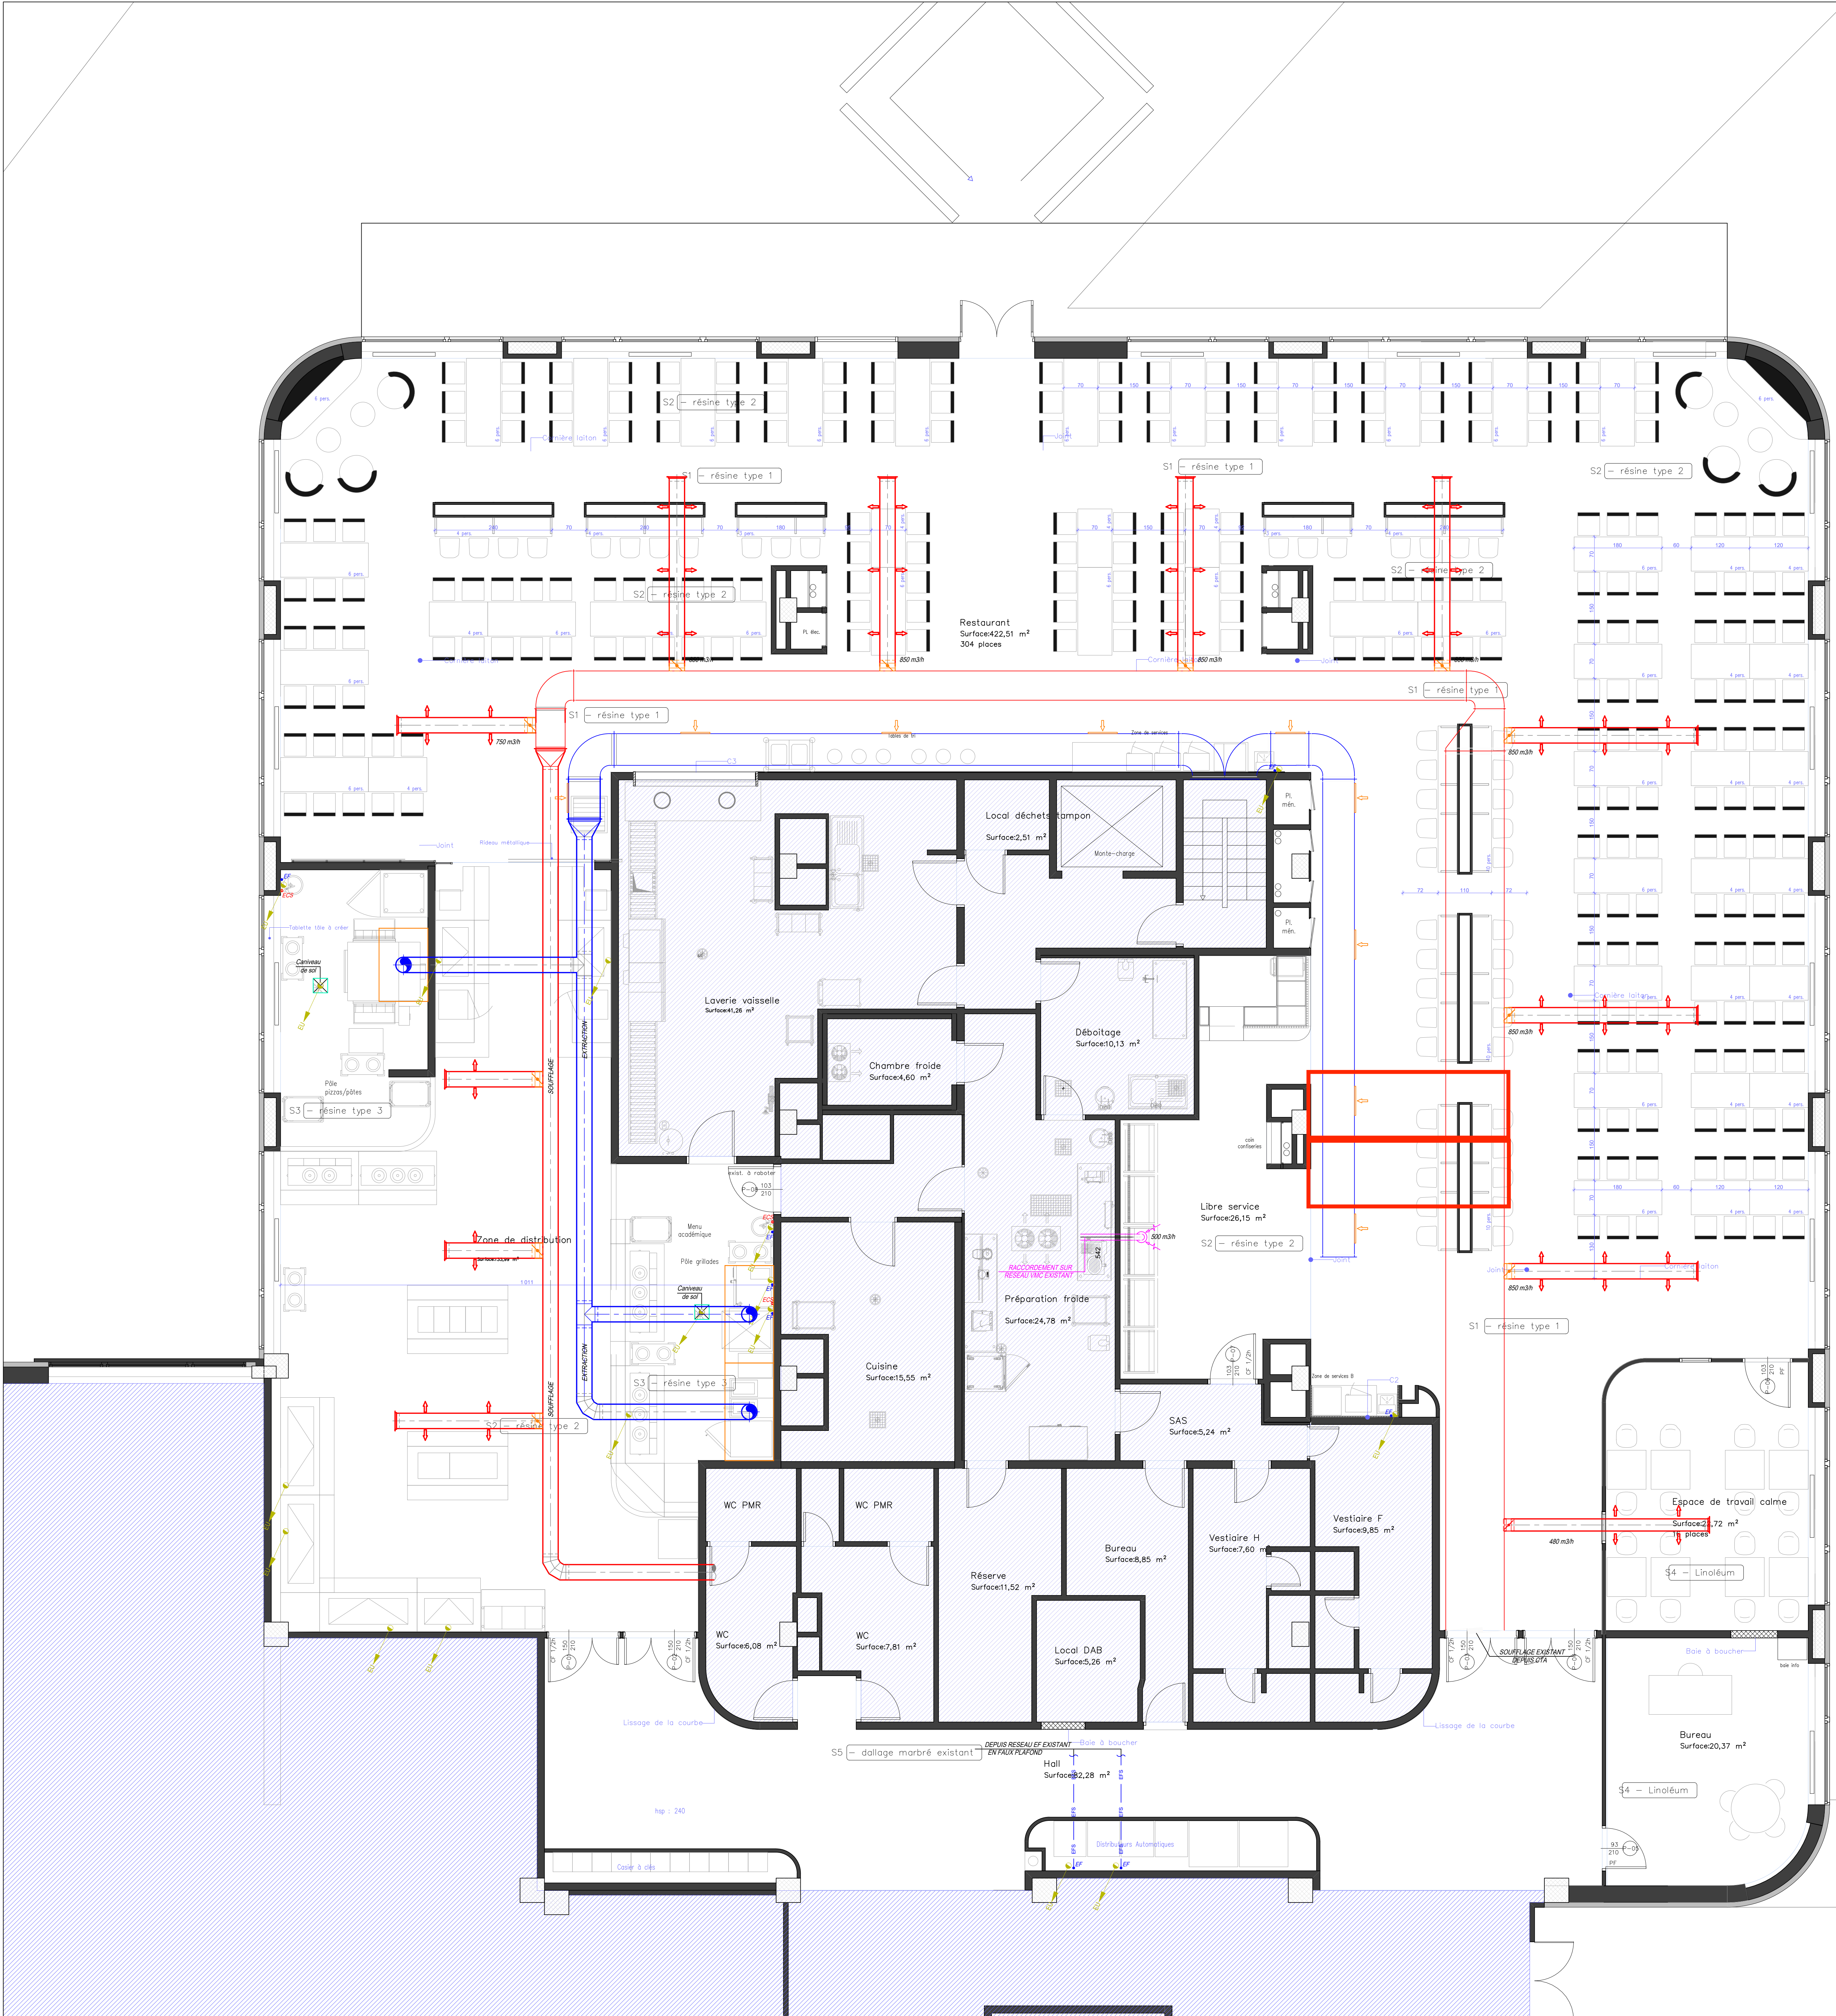

CVC

SOUFFLAGE

EXTRACTION

CALORIFUGE

PROTECTION COUPE-FEU

GAINES COUPE-FEU

CLAPET COUPE-FEU

REGISTRE DE REGLAGE

PLOMBERIE

EFS

EAU FROIDE SANITAIRE

EFA

EAU FROIDE ADOUCIE

ECS

EAU CHAUDE SANITAIRE

EUS

EAUX USEES

ALIMENTATION EFS

ALIMENTATION EFA

ALIMENTATION ECS

CHUTE EU

Métier d'auteur :

CROUS de l'Académie de Créteil
70, avenue du Général de Gaulle,
94010 CRETEIL Cedex
schel@mauricreteil.fr
01 45 17 00 43

Chargé :

Restaurant universitaire du Kremlin-Bicêtre
63, rue Gabriel Peri, 94270 KREMLIN-BICÊTRE

Métier d'auteur :

Architecte :
Studio Kraw
31 rue du Texel,
75014 PARIS
contact@studiokraw.fr
09 54 00 13 67

BET Fluides :
RCA
S1 résidence Vincennes,
77530 COZON-LA-FERRIERE
dette@bet-rca.fr
09 73 52 73 01

BE Cuisine :
Toutes les cuisines
89 rue Charles Bassolé,
94120 FONTENAY-SOUS-BOIS
contact@coutesiescuisines.fr
07 68 89 40 44

Coordinateur SSI :
Gayet SS
39 rue Colette,
95310 SAINT-QUEN-L'AUMONE
sgayet.gayetss@orange.fr
01 30 37 70 92

Bureau de contrôle :
xxx
xxx
xxx
xxx

Coordinateur SPS :
xxx
xxx
xxx
xxx

N° de document :

RCA.01

Thème du projet :

DCE

Date :

18/07/2025

Échelle :

1/100

Index	Date	Modifications	Dessiné
0	18/07/2025	Premier indice	RCA
-	-	-	-
-	-	-	-
-	-	-	-
-	-	-	-