




Modernisation et mises aux normes des infrastructures sur le site MONTOLDRE (03150) Domaine des Palaquins

DOSSIER DE CONSULTATION DES ENTREPRISES

MAITRISE D'OEUVRE

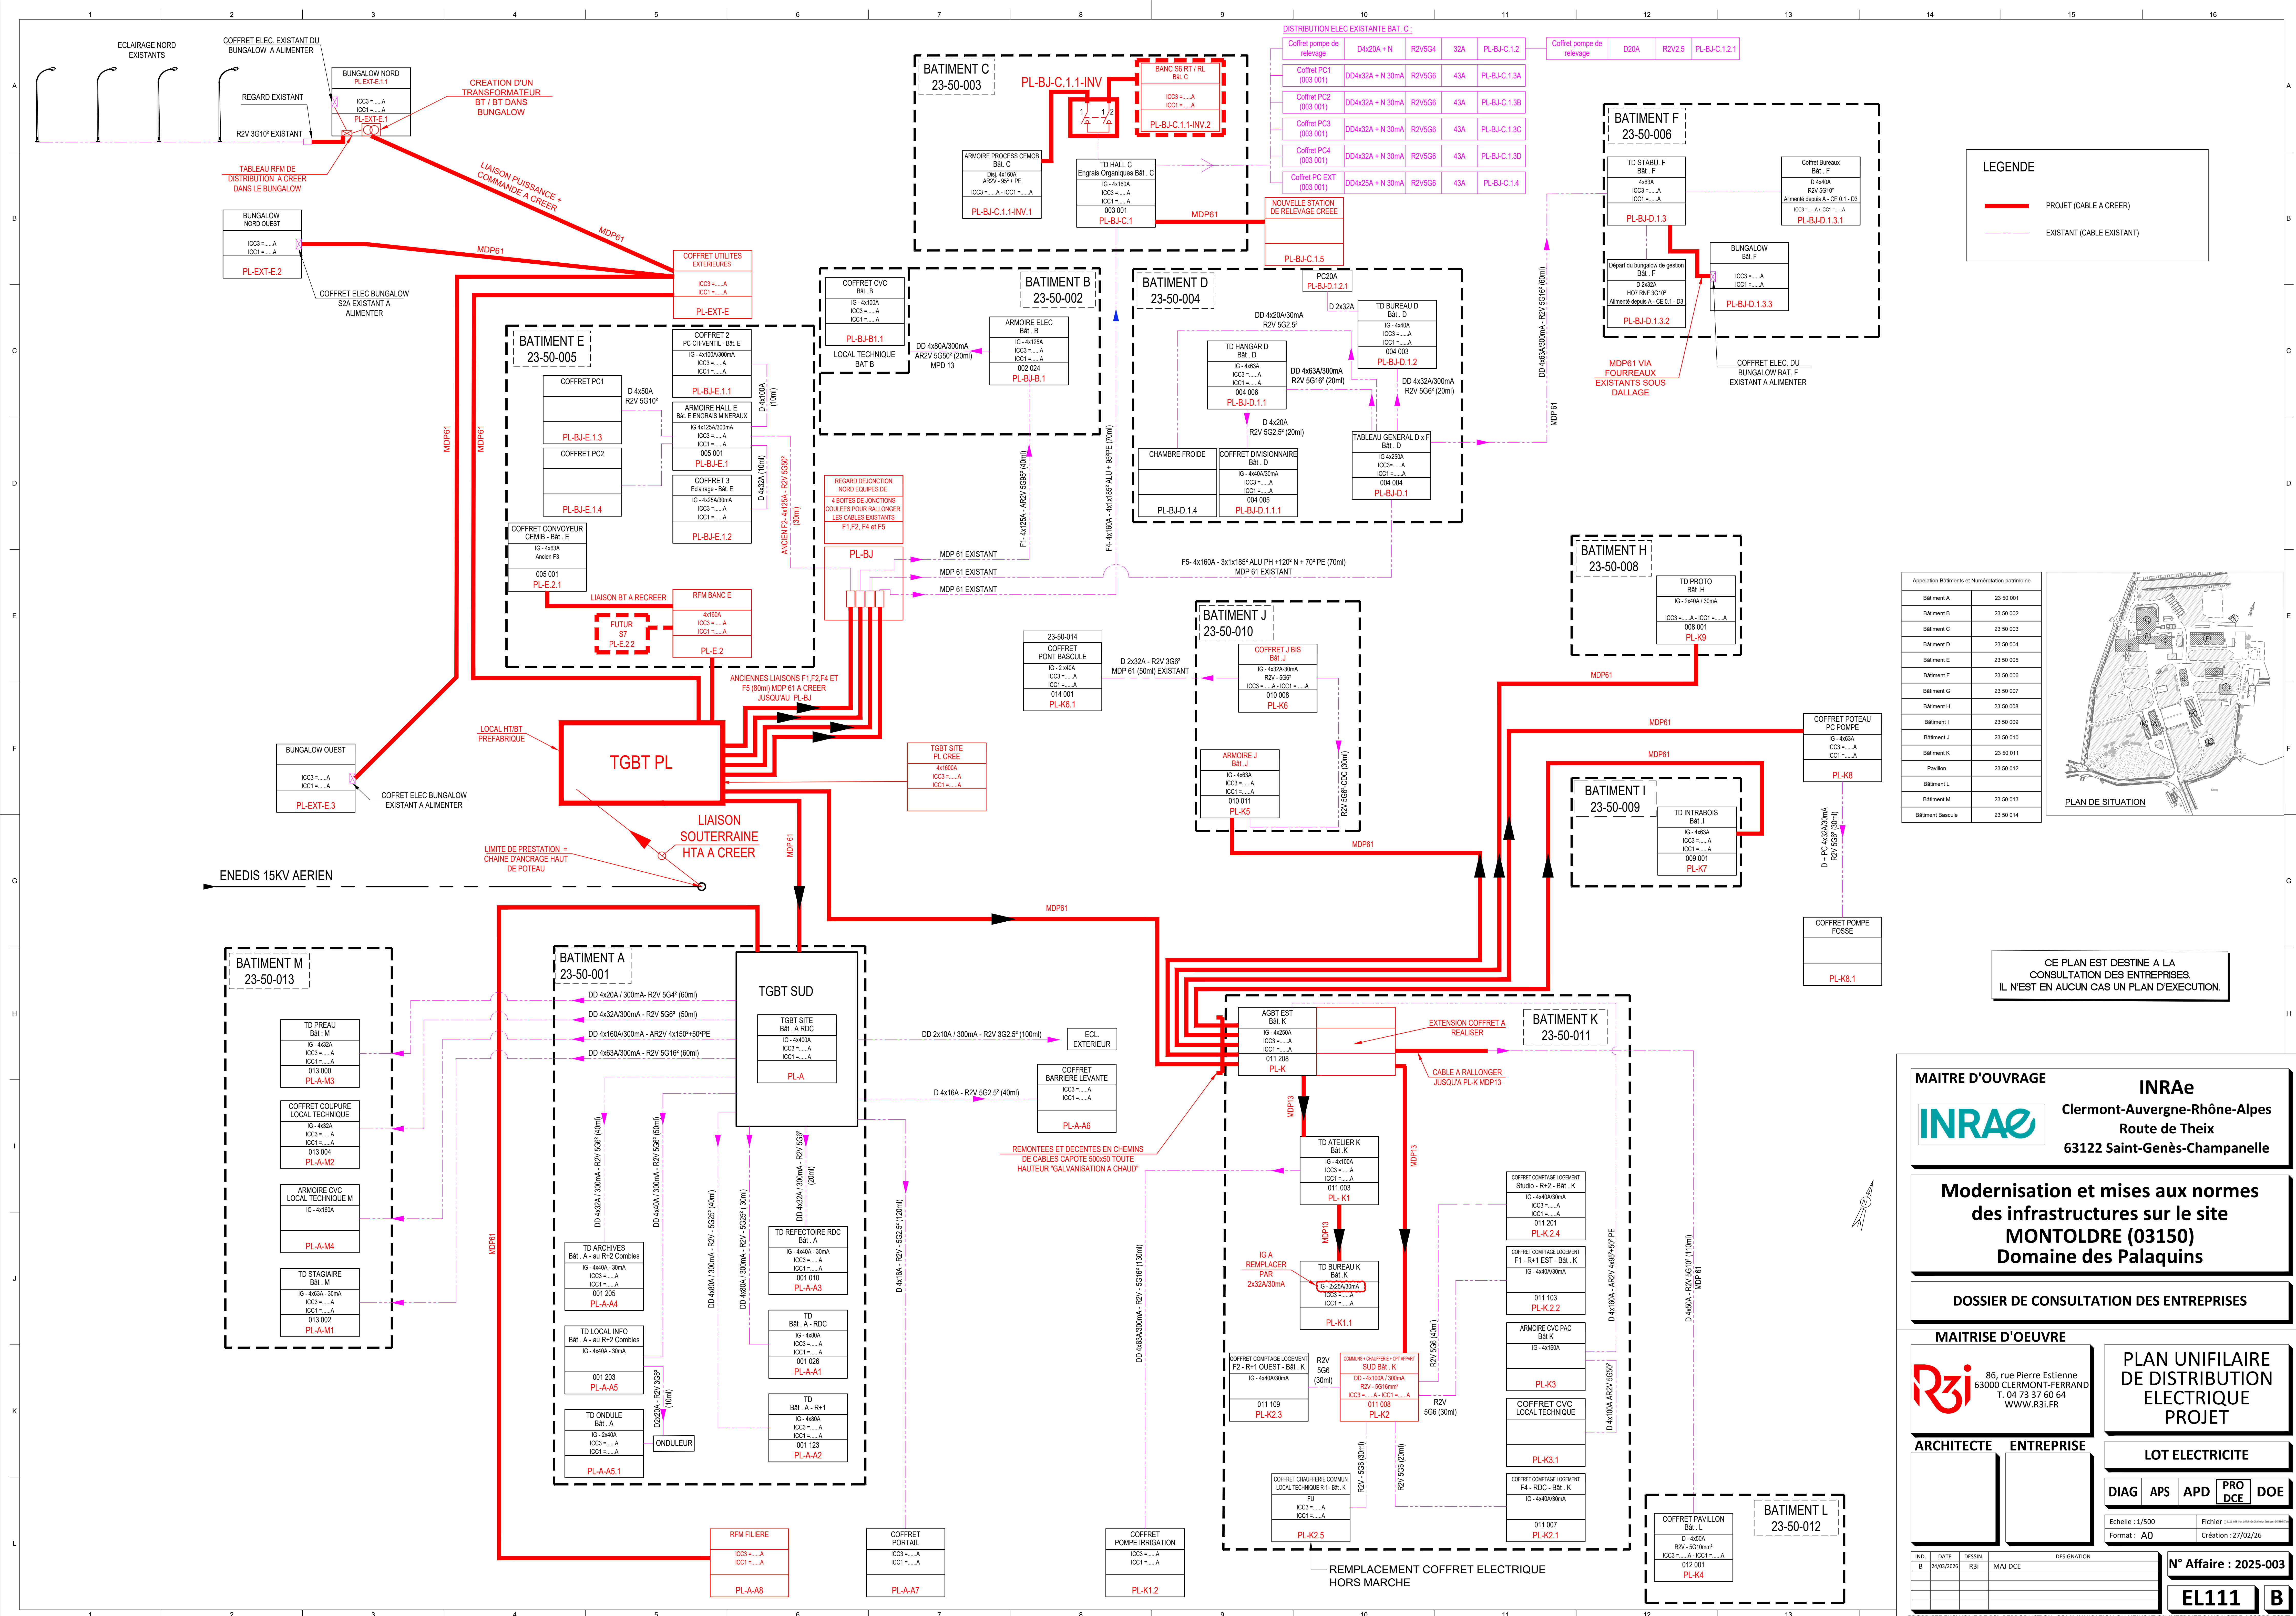

rue Pierre Estienne
 CLERMONT-FERRAND
 T. 04 73 37 60 64
 WWW.R3i.FR

PLAN UNIFILAIRE DE DISTRIBUTION ELECTRIQUE PROJET

LOT ELECTRICITE

DIAG	APS	APD	PRO DCE	DOE
------	-----	-----	------------	-----

Echelle : 1/500	Fichier : ECE_008_Parcours de l'Industrie Industrielle - 00-000
Format : A0	Création : 27/02/26

N° Affaire : 2025-003

EL111	B
-------	---