


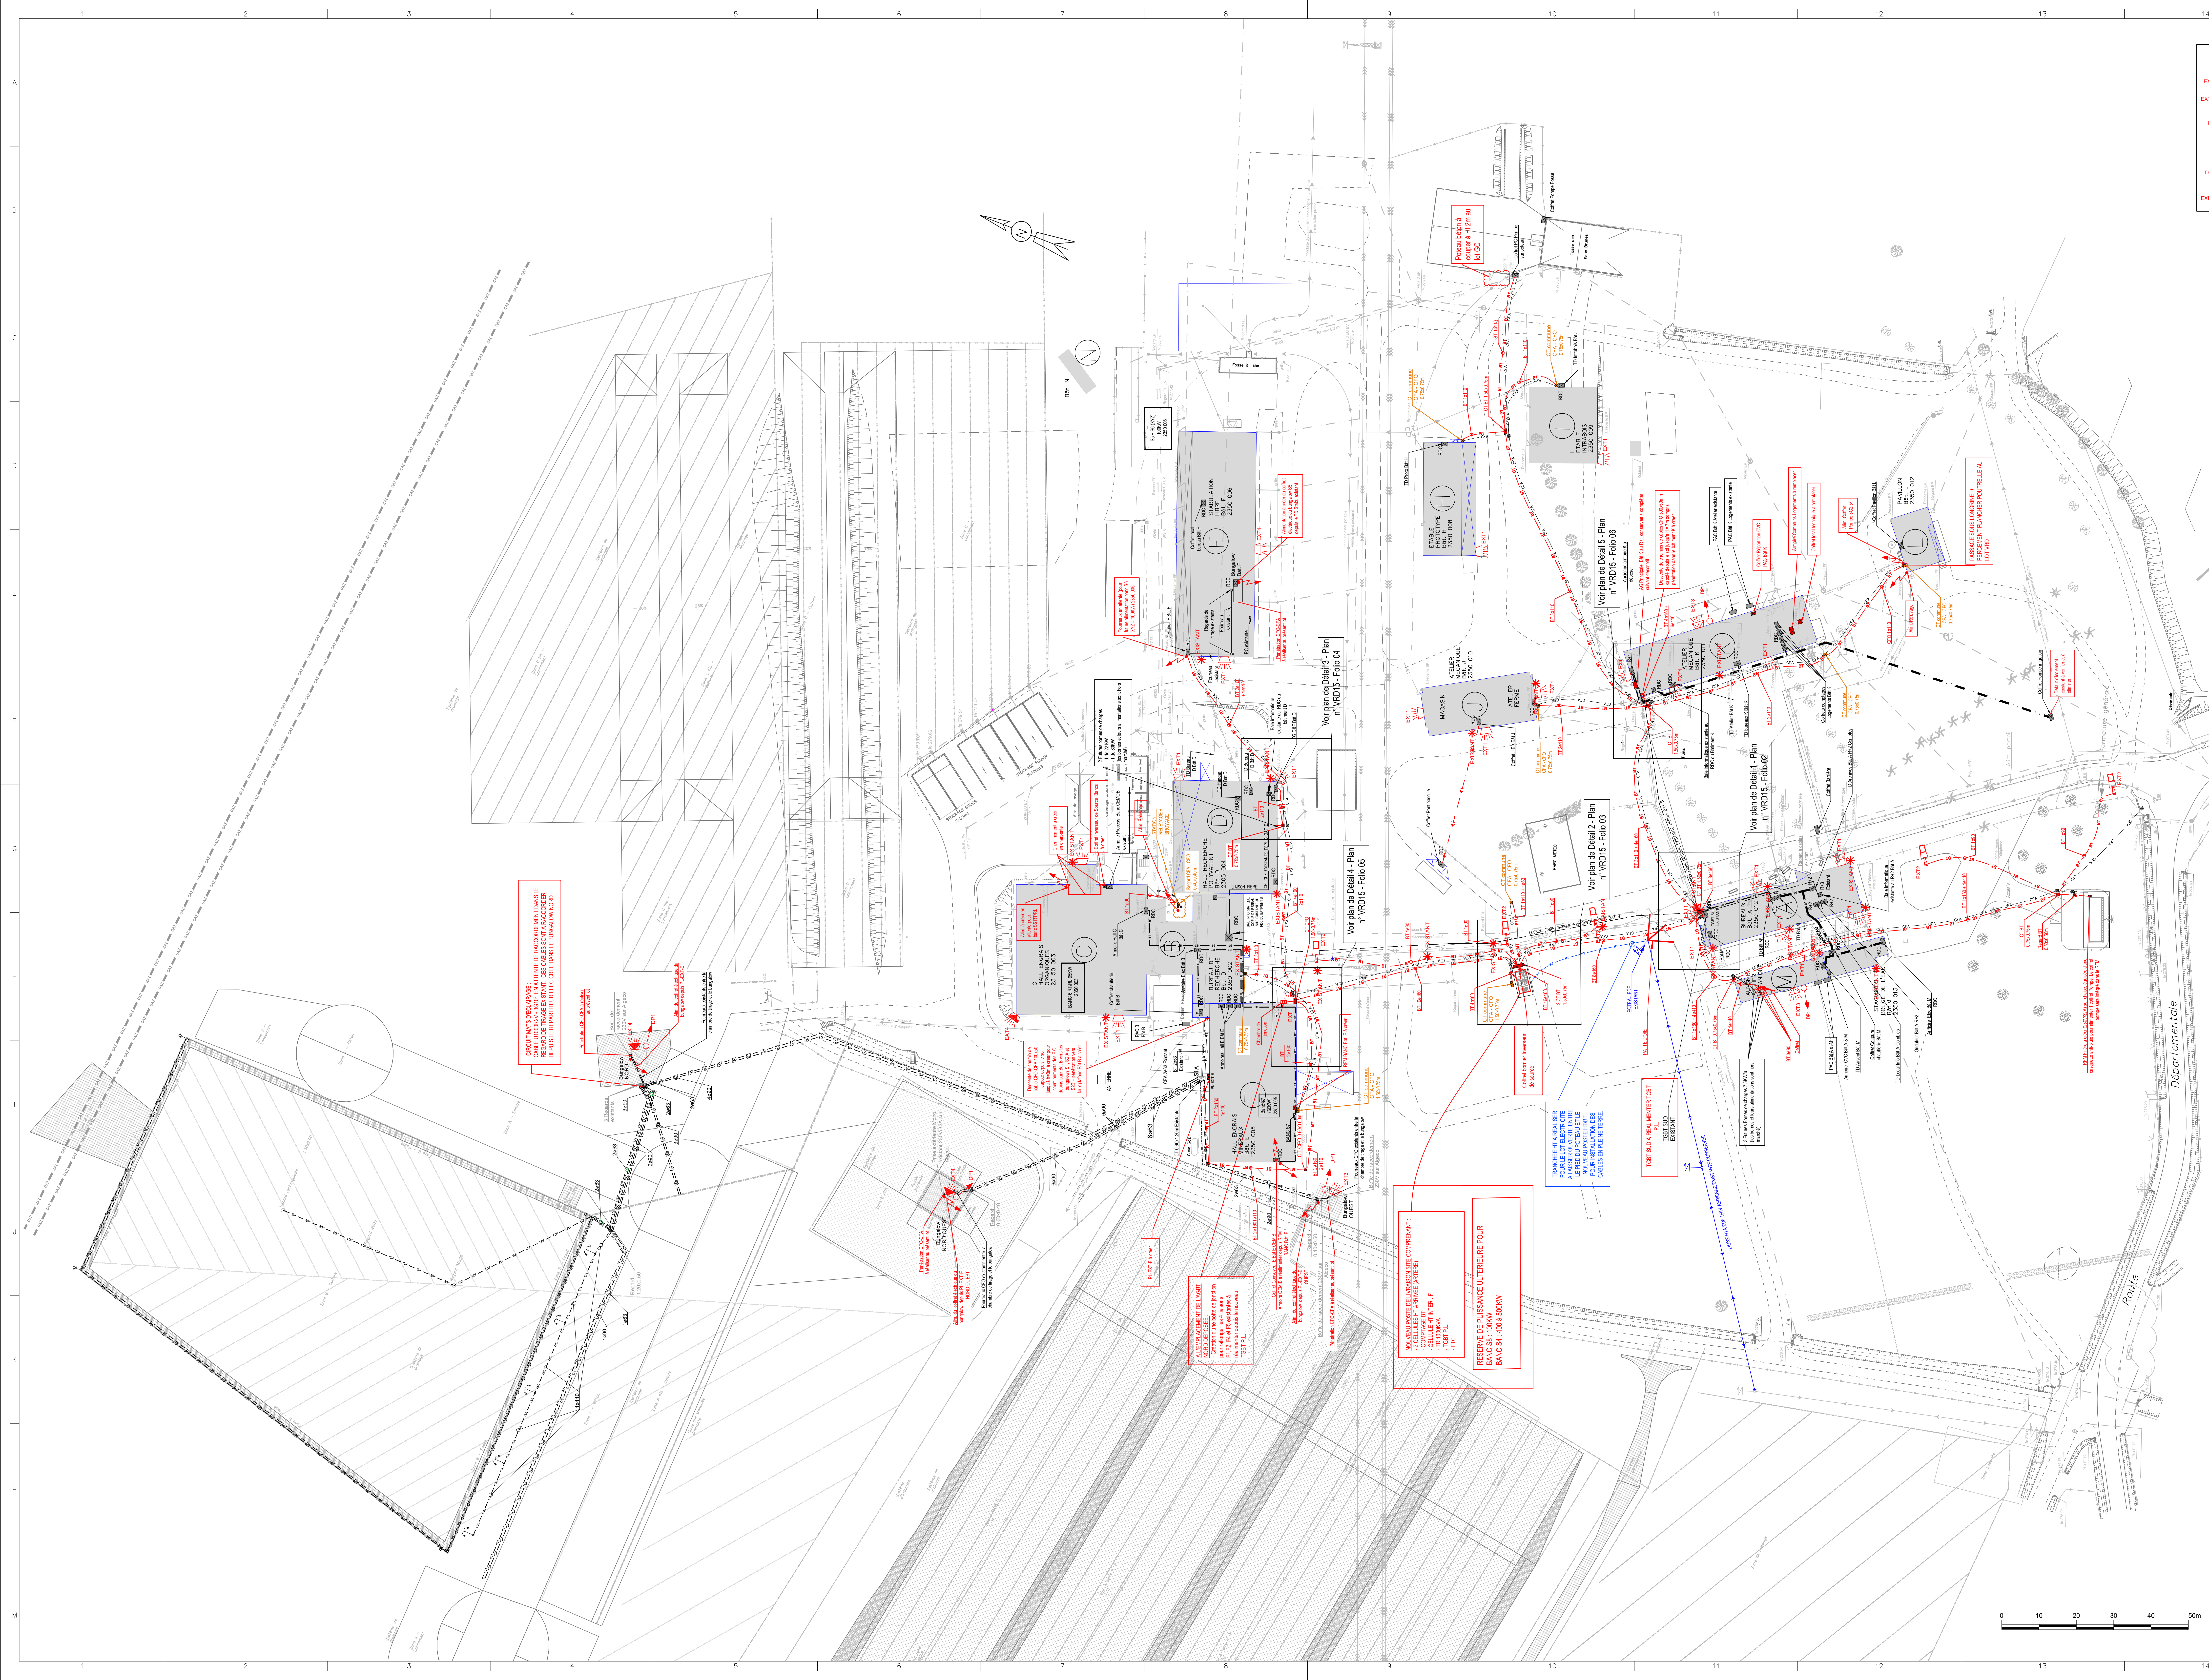

LEGENDE PROJET LUMINAIRES EXTERIEURS

EXT1 PROJETEUR ECLAIRAGE TYPE P. EXT 1
EN APPLIQUE SUR FACADES

EXT2 PROJETEUR ECLAIRAGE TYPE P. EXT 2
+ MAT

EXT3 PROJETEUR ECLAIRAGE TYPE P. EXT 3
EN APPLIQUE SUR FACADE

EXT4 PROJETEUR ECLAIRAGE TYPE P. EXT 4
EN APPLIQUE SUR FACADE

DP1 DETECTEUR DE MOUVEMENT TEMPORISE

EXISTANT EMPLACEMENT LUMINAIRES EXISTANTS

LEGENDE EXISTANT

Eaux USEES

- canalisation d'eau usées
- regard de visite d'eau usées
- Assainissement

Eaux PLUVIALES

- canalisation d'eau de pluie
- regard de visite d'eau pluviales
- grille exterieur d'eau pluviales
- Assainissement

EAU POTABLE

- canalisation d'eau potable
- boîte à dé
- prelev. incendie

ELECTRICITE - ECLAIRAGE PUBLIC EXISTANT

- réseau : basse-tension aérien
- réseau : basse-tension souterrain
- coffret de Branchement Electrique
- poletex EDF 15kV
- réseau : très haute-tension aérien 150kV
- pylône Haute Tension 150kV

LEGENDE EXISTANT CFO

- ARMOIRE TROUSPIRETE ELECTRIQUE EXISTANT
- REGARD EXISTANT
- RESEAUX HAUTE TENSION EXISTANTS
- RESEAUX BASSE TENSION EXISTANTS
- LISSON SOUTERRAIN EXISTANTS

LEGENDE PROJET CFO

- ARMOIRE CLIMATISATION
- ARMOIRE PROJET
- RESEAUX HAUTE TENSION
- RESEAUX BASSE TENSION
- RESEAUX COURANT FAIBLE
- CHAMBRE DE TRAGE COMMUNE
- CHAMBRE DE TRAGE ST

TELECOMMUNICATIONS

- réseau : telecom. aérien existant
- réseau : telecom. souterrain existant
- poletex Telecom existant
- chambre L2T existante
- Vidéo existant

LEGENDE EXISTANT CFA

- BAIE INFO EXISTANTE
- LISSON SITE CFA EXISTANTE

LEGENDE PROJET CFA

- BAIE INFO A CREER
- RESEAUX COURANT FAIBLE CREEE
- CHAMBRE DE TITRAGE CFA CREEE

Appellation Bâtiments et Numérotation	potentielle
Bâtiment A	23 50 001
Bâtiment B	23 50 002
Bâtiment C	23 50 003
Bâtiment D	23 50 004
Bâtiment E	23 50 005
Bâtiment F	23 50 006
Bâtiment G	23 50 007
Bâtiment H	23 50 008
Bâtiment I	23 50 009
Bâtiment J	23 50 010
Bâtiment K	23 50 011
Passif	23 50 012
Bâtiment L	23 50 013
Bâtiment M	23 50 014

PLAN A CONSULTER : VRD15 Ind_ DETAILS CHAMBRES DE TIRAGES

CE PLAN EST DESTINE
A LA CONSULTATION DES ENTREPRISES.
IL N'EST EN AUCUN CAS UN PLAN D'EXECUTION.

MAITRE D'OUVRAGE

INRAE
Clermont-Auvergne-Rhône-Alpes
Route de Theix
63122 Saint-Genès-Champagnelle

**Modernisation et mises aux normes
des infrastructures sur le site
MONTOLDRE (03150)
Domaine des Palaquins**

DOSSIER DE CONSULTATION DES ENTREPRISES

MAITRISE D'OEUVRE

R3i
86, rue Pierre Estienne
63000 CLERMONT-FERRAND
T. 04 73 37 60 64
WWW.R3I.FR

**PLAN MASSE
ETAT FUTUR
COURANT FORT
CFO**

LOT ELECTRICITE

DIAG APS APD PRO DCE DOE

Echelle : 1/500
Format : A0+
Fichier : 27/02/26

N° Affaire : 2025-003

VRD09 B

PROPRIETE EXCLUSIVE DE R3I. REPRODUCTION, COMMUNICATION OU UTILISATION INTERDITE SANS NOTRE ACCORD ECRIT.
CE DOCUMENT EST PROTEGE PAR LES DROITS D'AUTEURS CONFORMEMENT AU CODE DE PROPRIETE INTELLECTUELLE.

