




- LEGENDE**
- Réseau état actuel :
- EU — EU — Réseau EU
 - EP — EP — Réseau EP
 - Eau — Eau — Réseau Eau
 - TEL — TEL — Réseau TEL
 - Chambre TEL
- Réseau état futur :
- EU — EU — Réseau EU
 - Regard de visite EU
 - Regard de visite EP
 - Grilles avaloir EP
 - Réseau Eau
 - Bouche à clé
 - Réseau TEL
 - Chambre TEL
 - Réseau BT
 - Borne double de recharge

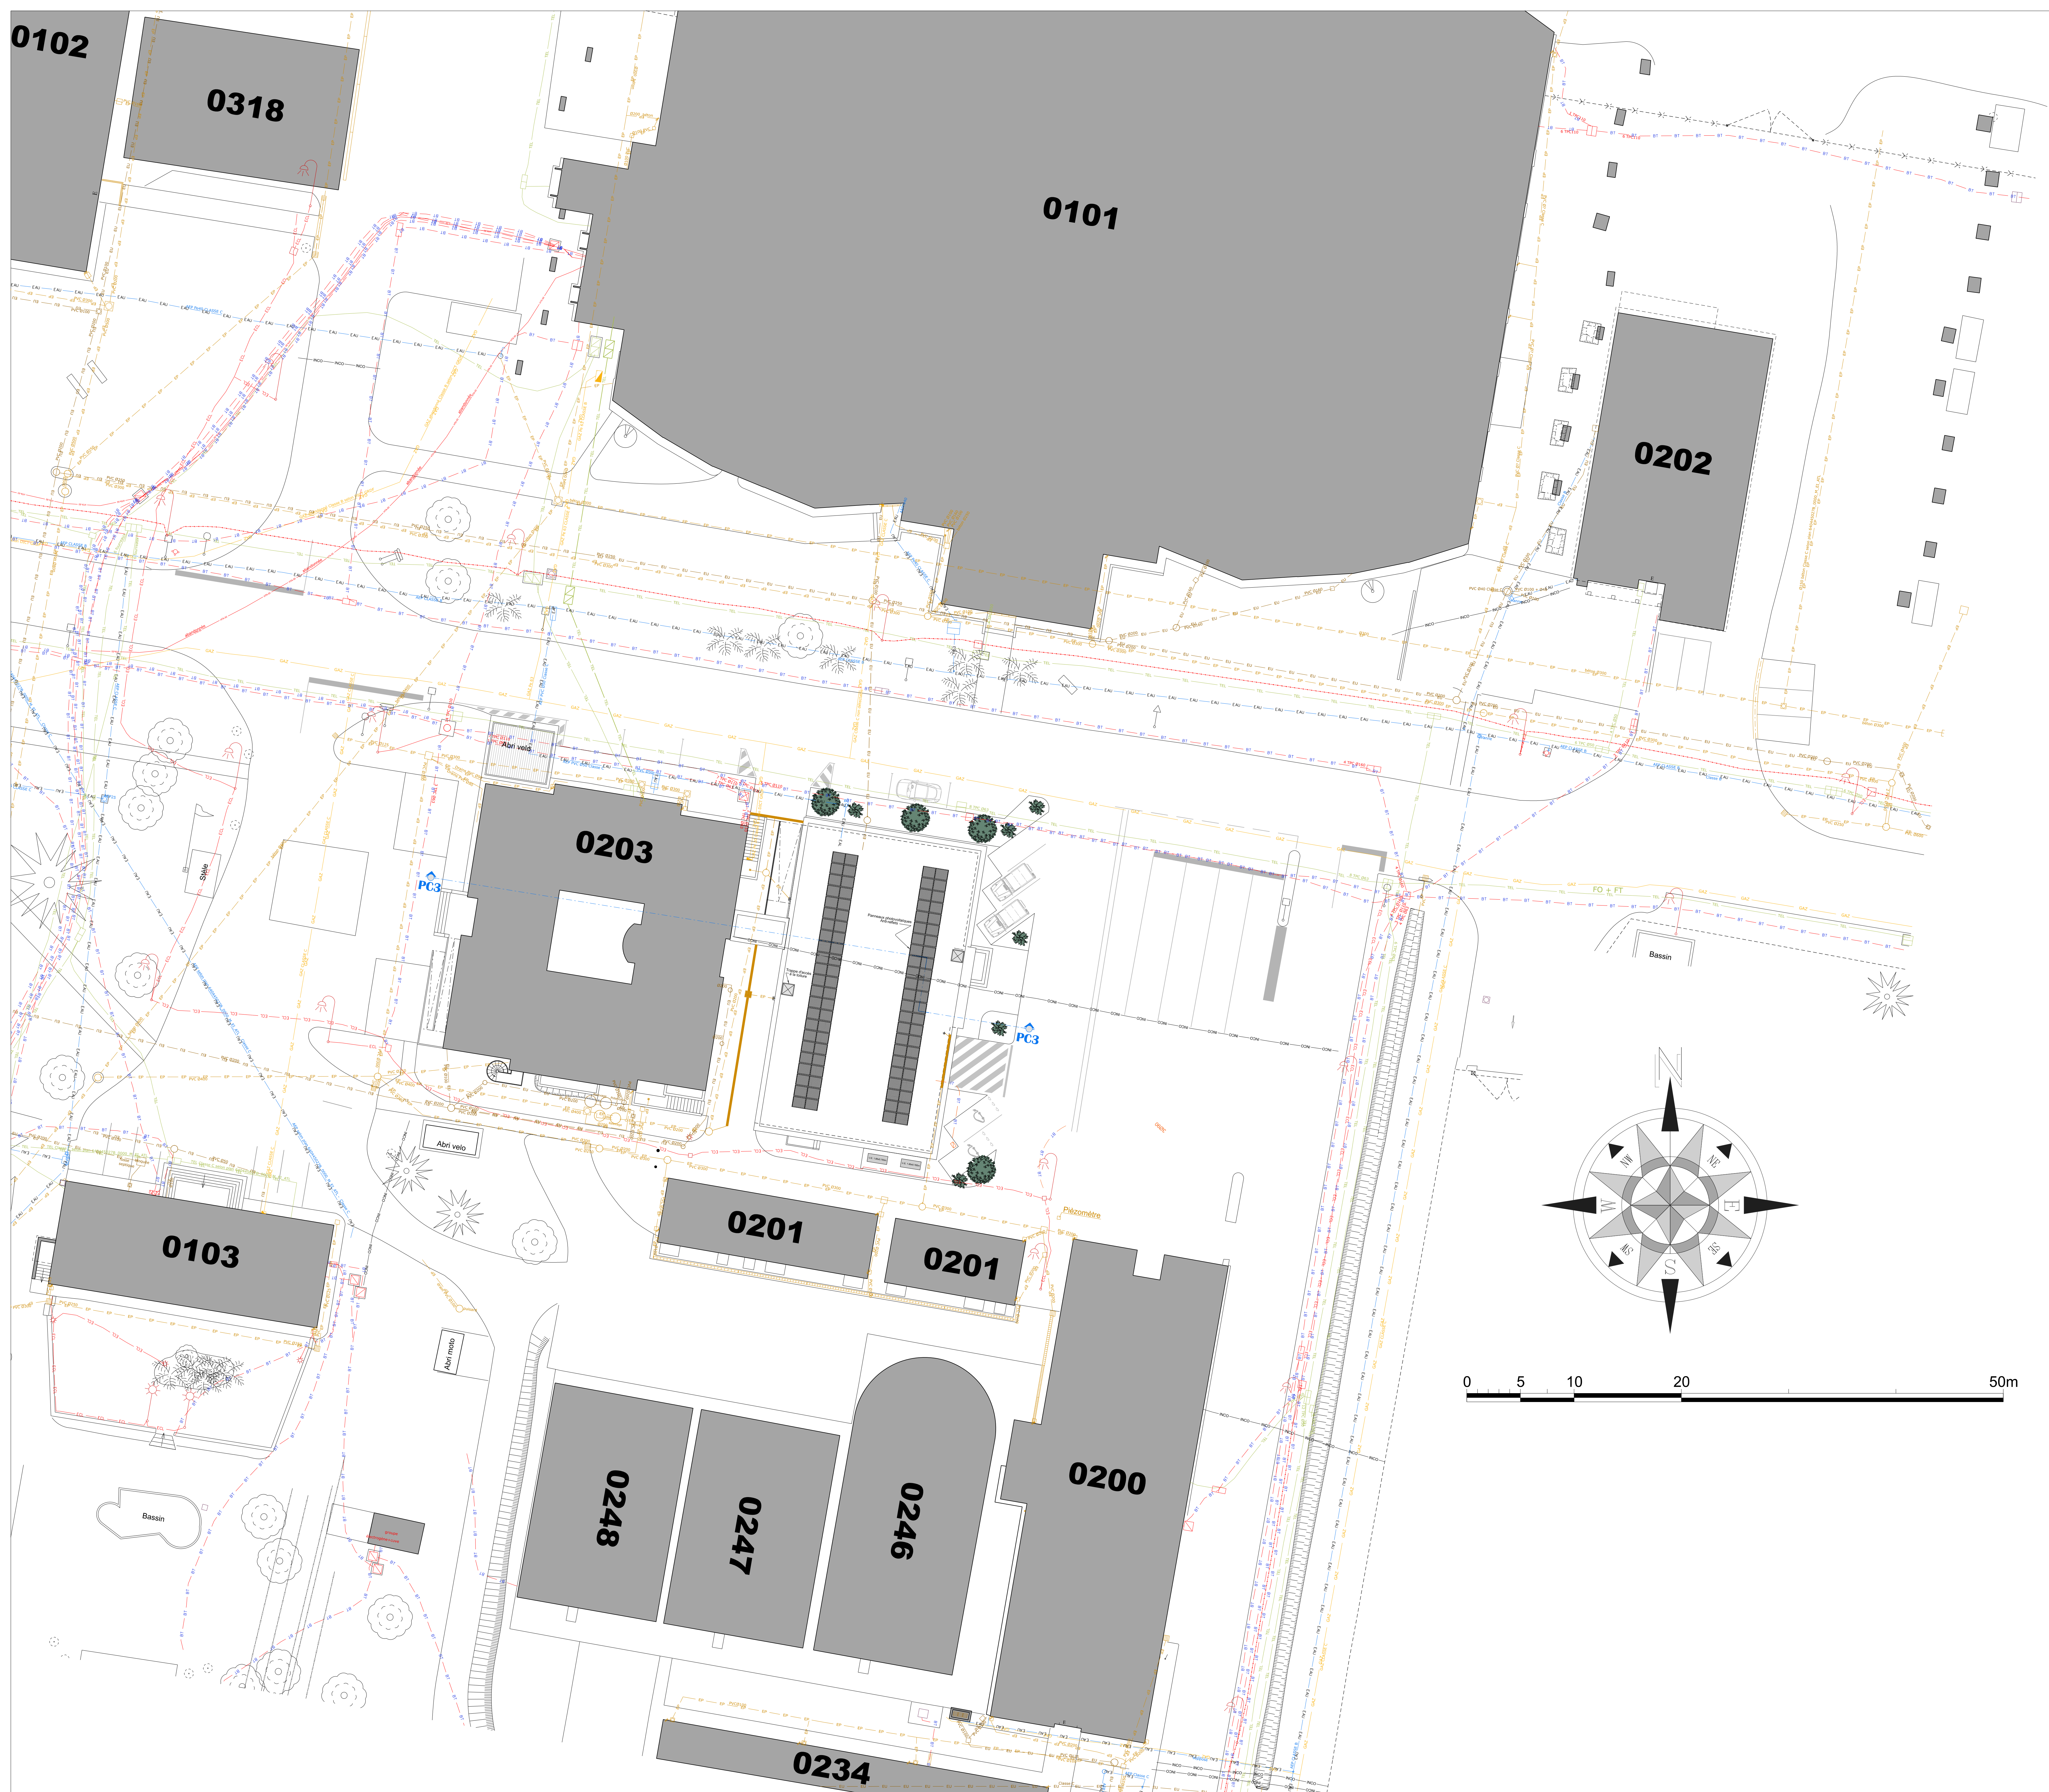

**MINISTÈRE
DES ARMÉES
ET DES ANCIENS
COMBATTANTS**

*Liberté
Égalité
Fraternité*



SGA
Secrétariat général
pour l'administration



SID
Service d'Intervention de la Défense



SID Sud-Ouest

Caseaux PELLEPORT
8 rue du Corail - 33000 BORDEAUX
233 rue de Bayle - CS 21 152
33085 BORDEAUX Cedex



**Sauvagnon (64)
Quartier BOITEUX - Pau**
Extension du bâtiment 0203

**Plan de masse partiel
Réseaux
Etat futur**

D.C.E.				
N°	Date	Intervenants	Chargé d'étude	Destinataire
1	2024	SGA	SGA	SGA
2	2024	SGA	SGA	SGA
3	2024	SGA	SGA	SGA
4	2024	SGA	SGA	SGA
5	2024	SGA	SGA	SGA

CONCEPTION		MATIÈRE D'OUVRAGE		Nom du Bâtiment	
Chef de projet : M. BOITEUX CDE - M. BOITEUX - 022.85.15.2		Matière d'ouvrage : M. BOITEUX M. BOITEUX - 022.85.15.2		Nom du Bâtiment : M. BOITEUX	
Chargé d'affaires : M. BOITEUX M. BOITEUX - 022.85.15.2		Chargé d'affaires : M. BOITEUX M. BOITEUX - 022.85.15.2		Date de mise à jour : M. BOITEUX	
Dessiné par : M. BOITEUX M. BOITEUX - 022.85.15.2		Dessiné par : M. BOITEUX M. BOITEUX - 022.85.15.2		N° COS : 485 115	
Approuvé par : M. BOITEUX M. BOITEUX - 022.85.15.2		Approuvé par : M. BOITEUX M. BOITEUX - 022.85.15.2		Identifiant COS : M. BOITEUX	
Architecte : M. BOITEUX M. BOITEUX - 022.85.15.2		Architecte : M. BOITEUX M. BOITEUX - 022.85.15.2		Echelle : 1/200	

IDENTIFICATION DE LA FICHE			
N°	ORIENTATION	REPERES DU COMPOSANT	TYPE PLAN
Ident. Operation	Ident. Operation	Ident. Operation	Ident. Operation