


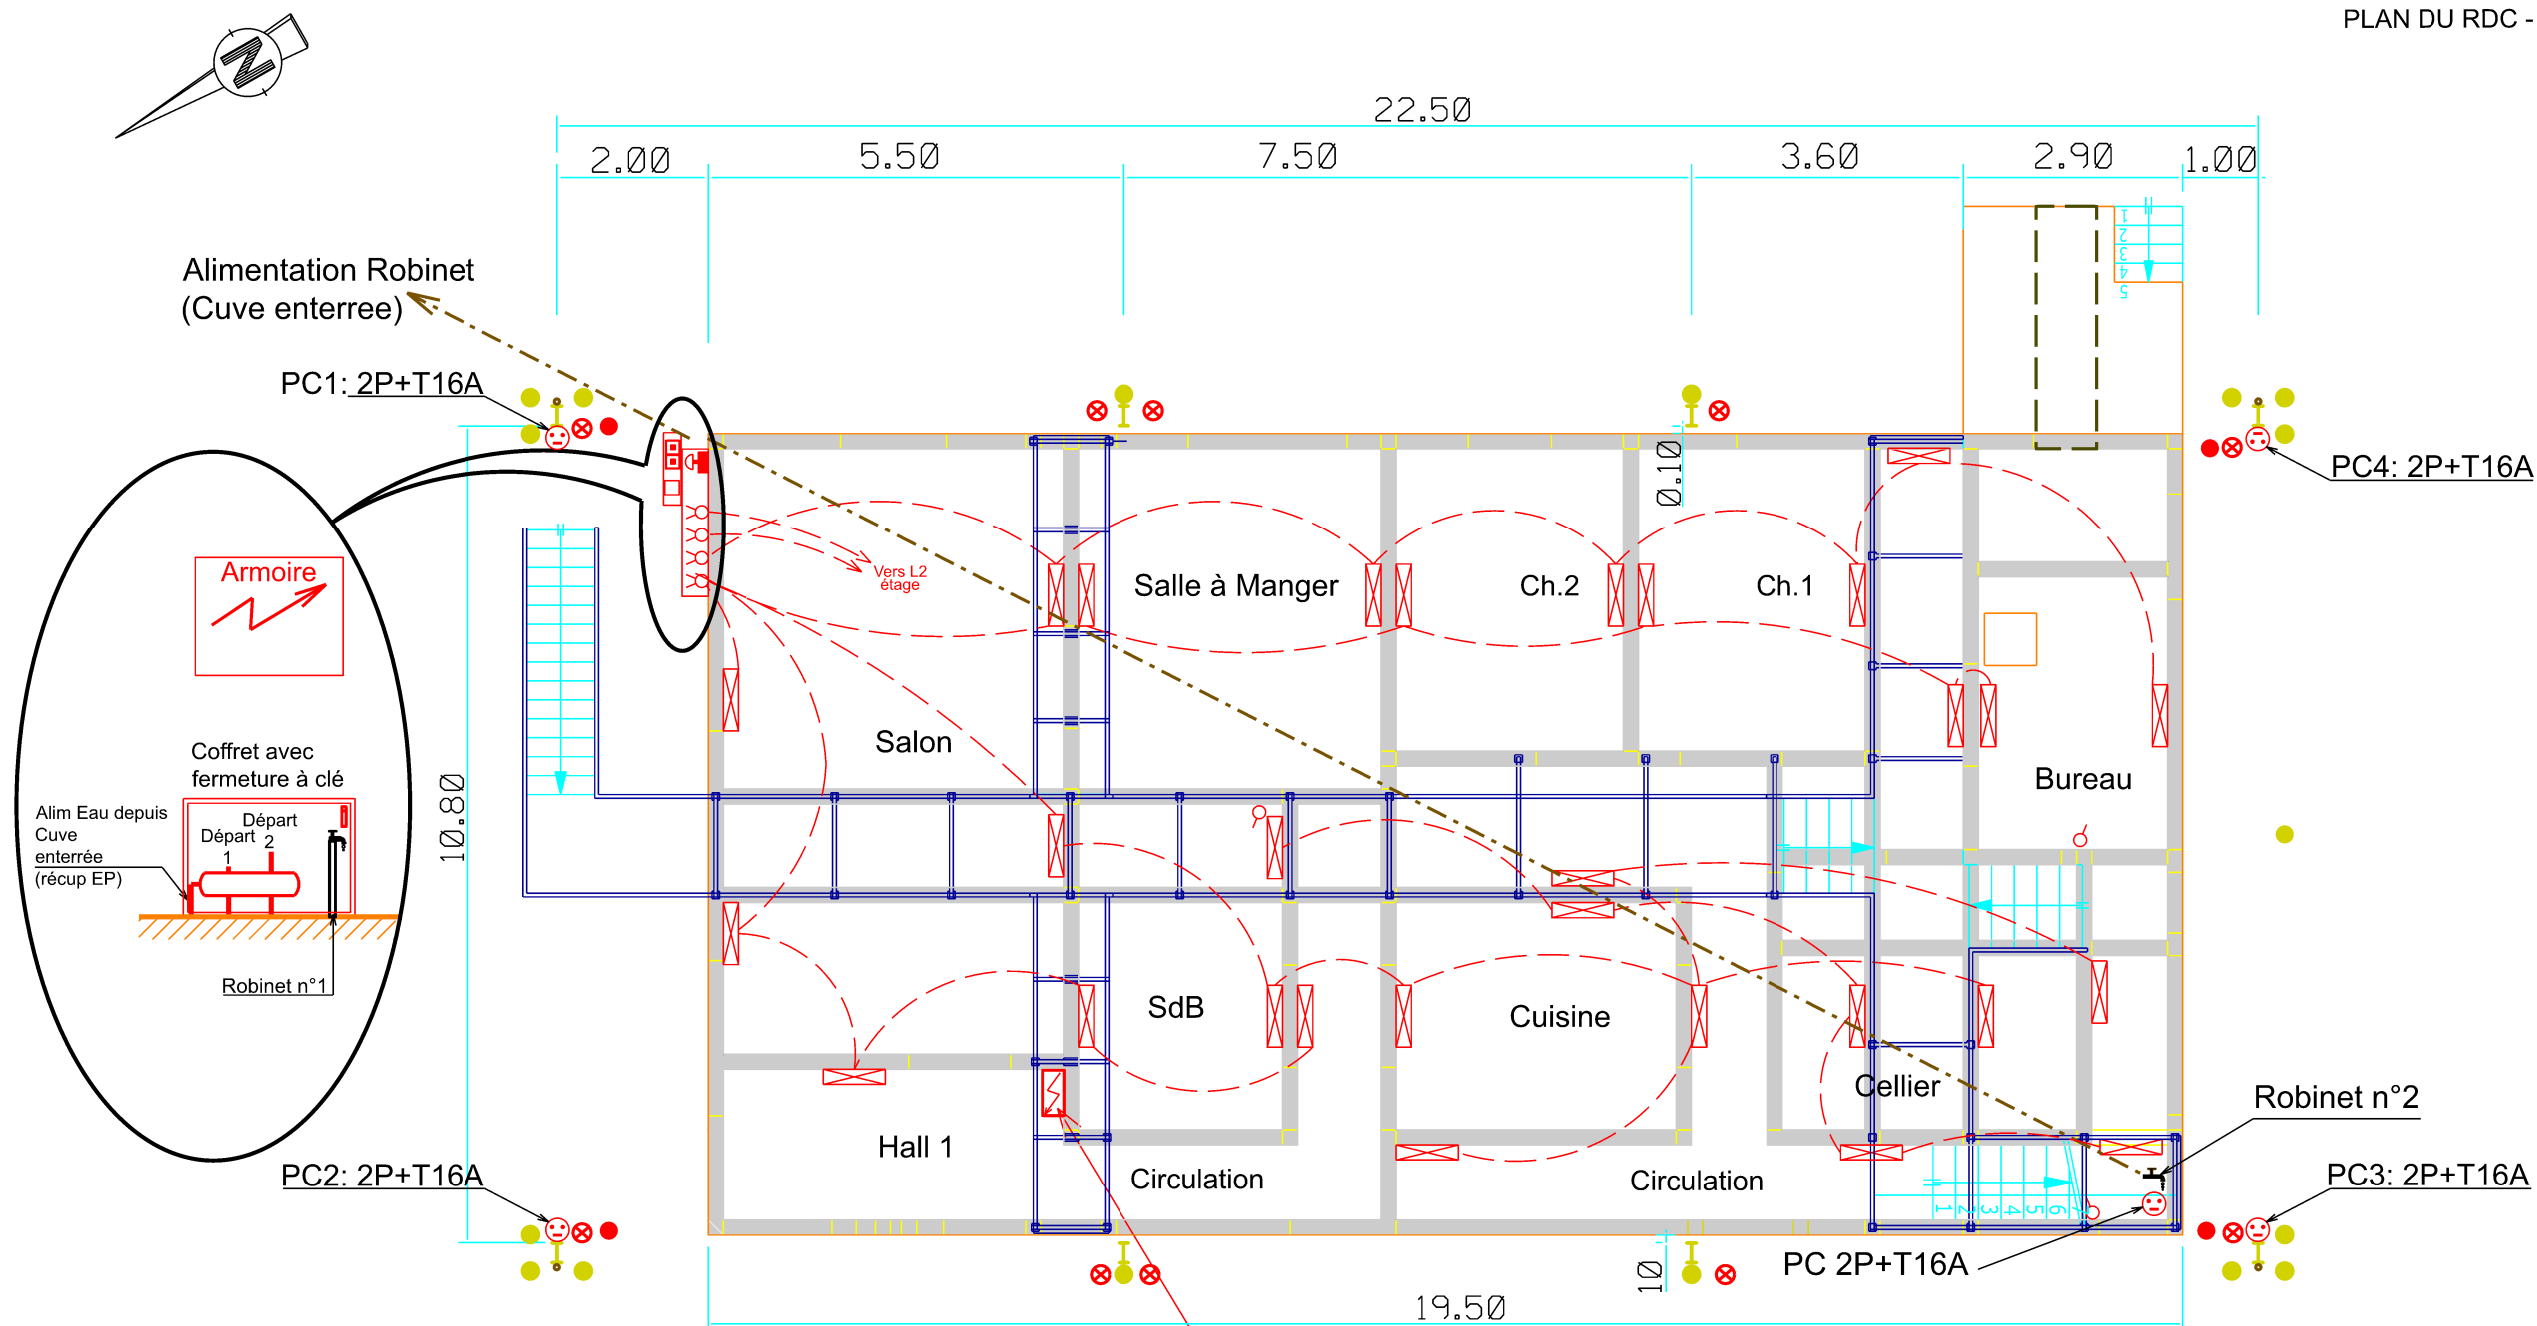

L E G E N D E	
	Double interrupteur va et vient
	Interrupteur simple allumage
	Bouton poussoir (pour annulation de programmation)
	Prise de courant 2P+T 16A
	Coupure d'urgence générale
	Luminaire L1
	L3
	Armoire principale
	Armoire : Nourrice avec 2 vannes sur 2 départs 1 vanne avant nourrice Robinet n°1

Armoire Principale
Alimentée depuis le coffret
de Coupure (Rempart)

● BORNES DEFENSIVES (Nbre 17)

SID Sud-Ouest  camp Aspirant Zirnheld chemin d'Astra 64140 LONS	Chargé d'affaires : ICD DENIS Delphine Tél: 05.40.03.74.47	BAYONNE (64) Citadelle Général BERGE CONSTRUCTION D'UN BICUB BATIMENT 0206	Nom du fichier : 640102003V_BERGE_BICUB_N_01_ELECTRICITE.DCE		 MINISTÈRE DES ARMÉES ET DES ANCIENS COMBATTANTS Liberté Egalité Fraternité		
	Dessiné par : HCB KRUMMENACKER N.		Numéro d'opération : 458090				
	chef de l'USID de PAU LCL Jean-François DOMINGUEZ	D . C . E		Date 05/2026	Indice Ind	N° Ordre 07	 Secrétariat général sous l'administration
	Echelle : 1/100	PLAN DU RDC ELECTRICITE & PLOMBERIE					