


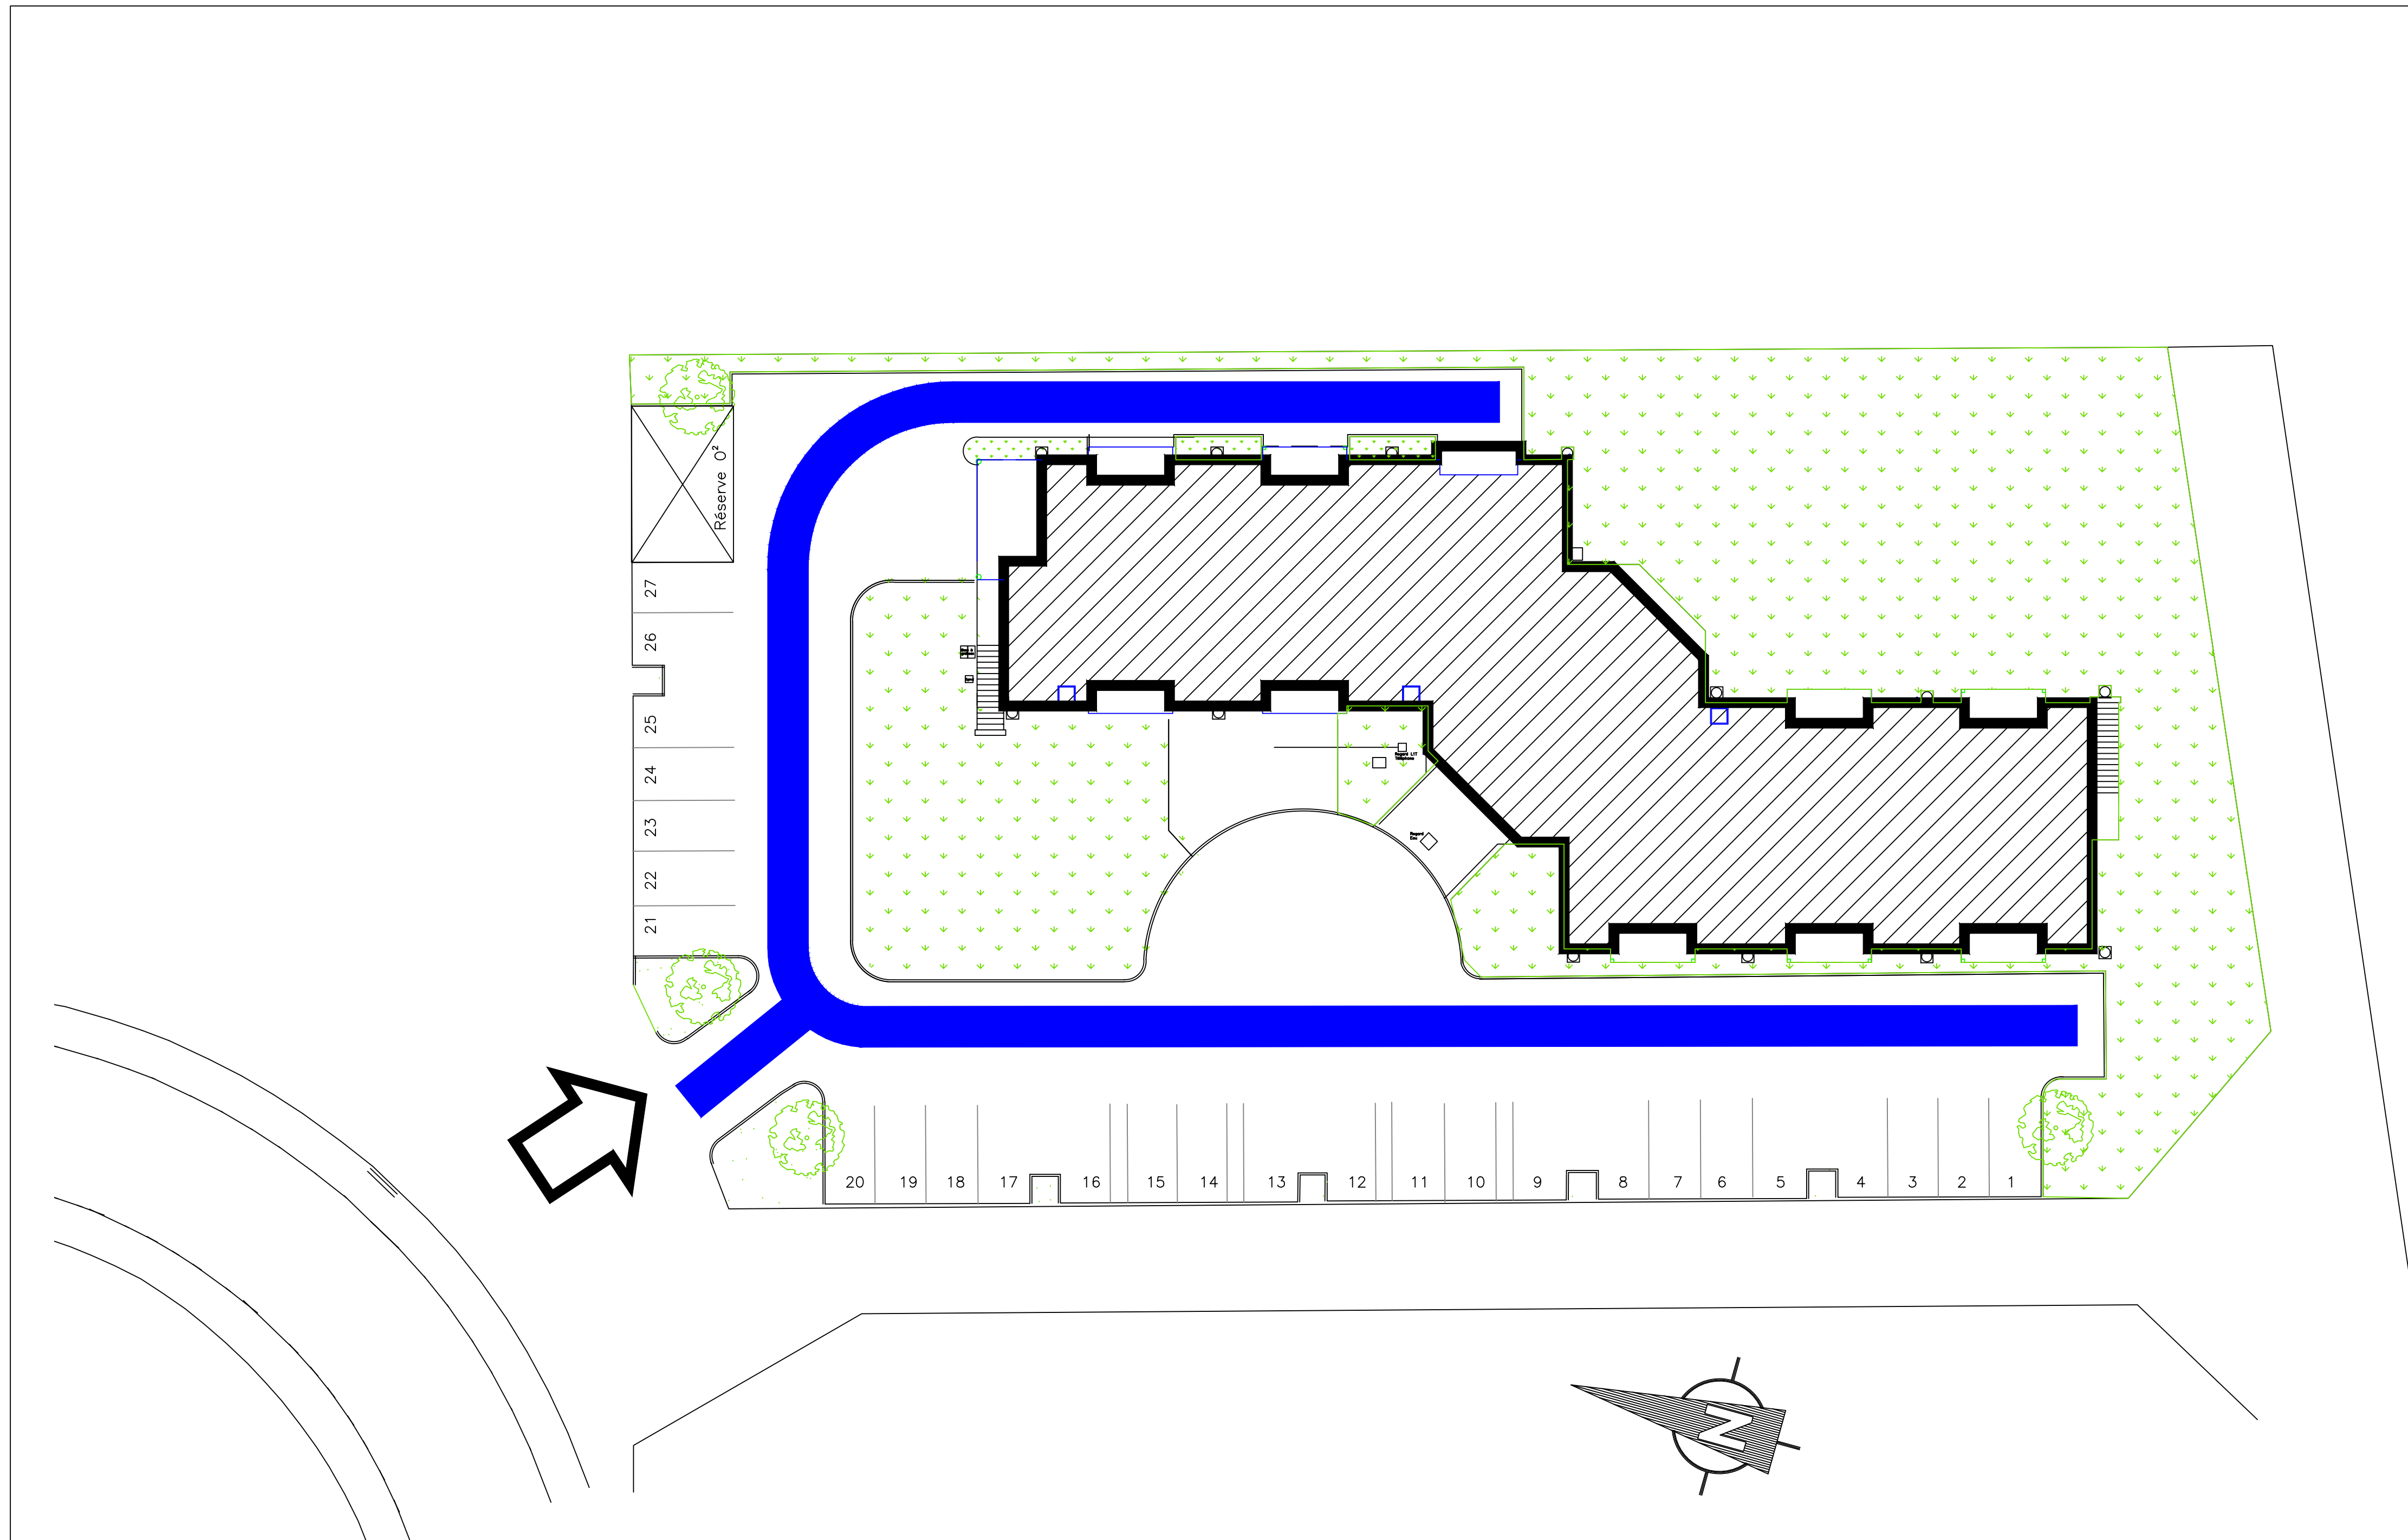

LEGENDE

■ Circuit de déneigement société extérieure

MIRANDIERE

D.S.T.T.E.S Direction des Services Techniques de la Transition
Energétique et de la Sécurité

Le Maître d'Ouvrage
représenté par:


Directeur

5, Bd Jeanne d'Arc BP 77908
21079 DIJON CEDEX
Tél. : 03 80 29 35 68

Dossier suivi par:
Clément DENTRAYGUES
Responsable Logistique
Visa:

Dessiné par:

M.R

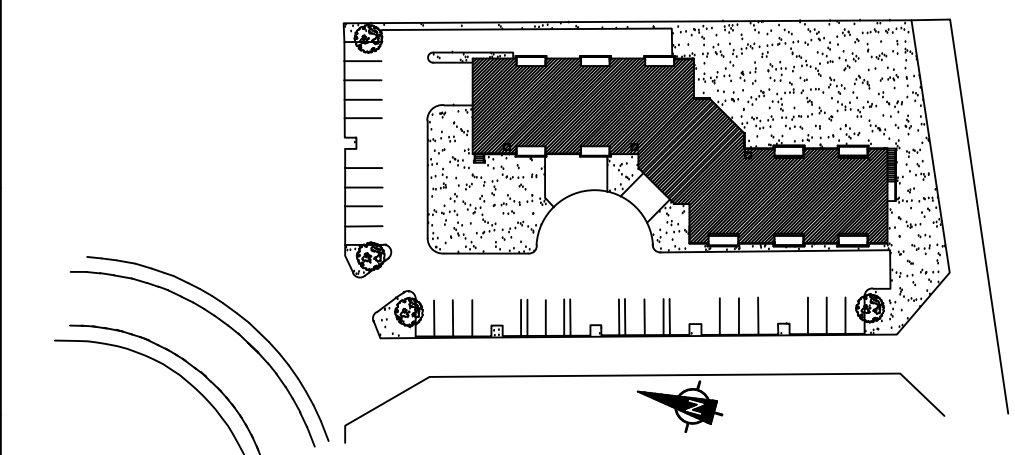

PLAN DE MASSE

PRO

PROJET DENEIGEMENT

N° Dossier 13.010	N° Plan.Ind 04	Echelle 1/200	Date 19/07/2024
----------------------	-------------------	------------------	--------------------

Version logiciel: AUTOCAD 2000					Nom de fichier: 08_Projet déneigement_26-08-13								
SITE	BAT.	NIVEAU	PHASE	DATE	LOT	ZONE	TYPE	DOC	NUMERO	INDICE	ECHELLE	EMETTEUR	
08		MAS	PRO	260813					13.010	04	1/200	CHU	

Ce plan est la propriété du C.H.U. Il ne peut être ni reproduit, ni communiqué à des tiers sans autorisation.