


Établissement public du parc et de la Grande Halle de la Villette
211 avenue Jean-Jaurès - 75935 Paris Cedex 19
Tél: + 33 (0)6 03 31 45 56
@: t.lapanouse@villette.com

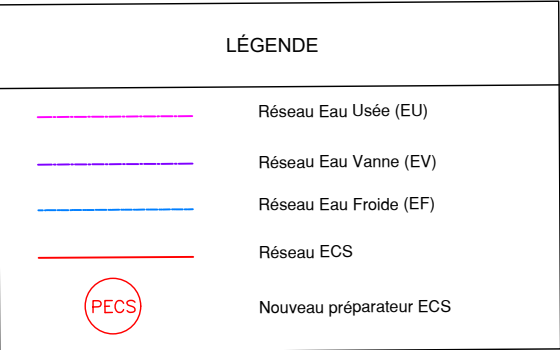

Architecte **lemoal**
40 rue du Château d'Eau - 75010 Paris
Tél: 01 42 41 25 72 - @: lea@lemoal.arch

Fluide, Thermique, LBE Ingénierie
Energie, Environnement 101 bis, avenue Eugène Delacroix - 92210 Draveil
Tél: 01 69 48 89 45 - @: benjamin.lefaut@lbei.fr

Structure Lamalle Ingénierie
9, rue Lucie - 94310 Orly
Tél : 06 75 05 08 81 - @: matthieu.boussicaut@lamalle.com


Scénographie Clair-Obscur
42 rue d'Avron - 75020 Paris
Tél: 06 34 02 15 77 - @: ah@agenceaco.fr

Bureau de contrôle Socotec
Immeuble Mirabeau - 5 Place des Frères Montgolfier - 78182 Saint-Quentin-En-Yvelines
Tél: 06 22 51 98 59 - @: charles.kouassikouadio@socotec.com
Tél: 06 12 02 60 00 - @: kamal.morsi@socotec.com

SPS ACI
5, bis rue du bois - 60220 Boutavent
Tél: 03 64 19 80 30 - @: blandine.lelay@aci-bet.com

ACO
Agence Clair-Obscur
SCENOGRAPHIE D'EQUIPEMENT

[illegible]

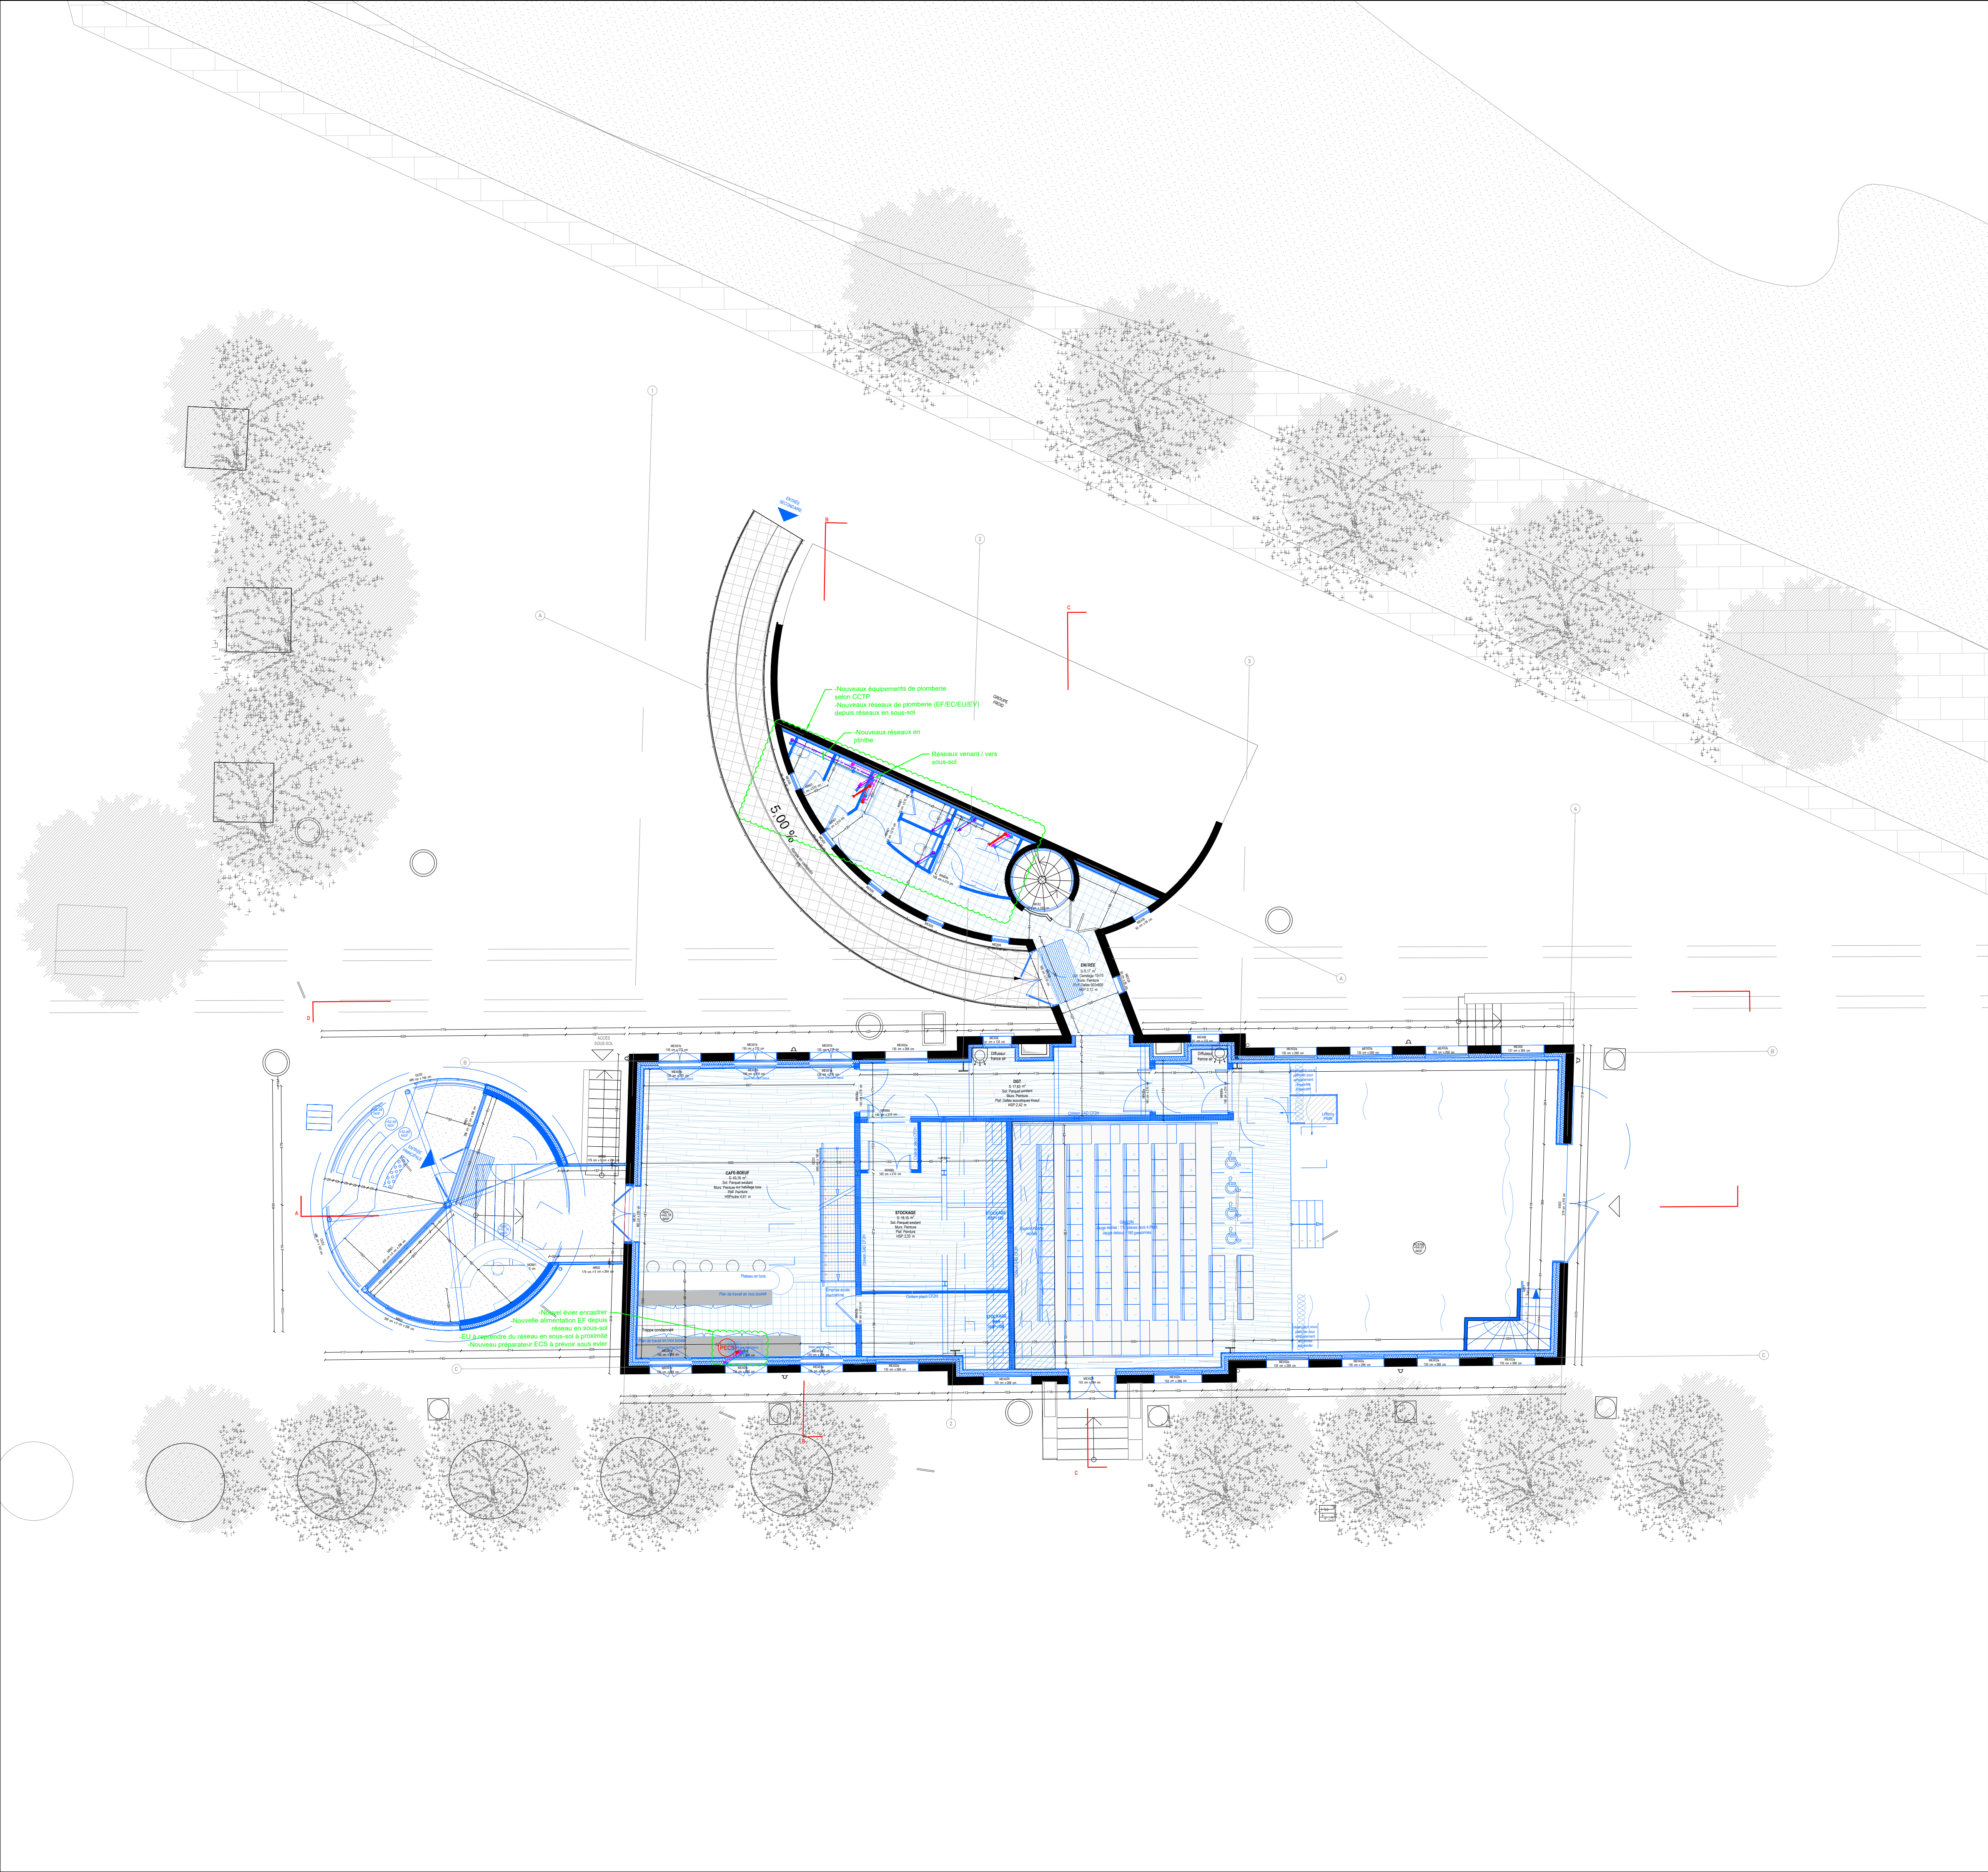

LÉGENDE	
	Réseau Eau Usée (EU)
	Réseau Eau Vaine (EV)
	Réseau Eau Froide (EF)
	Réseau ECS
	Nouveau préparateur ECS



Pavillon Charolais - Le Hall de la Chanson
Réhabilitation et extension du Pavillon Charolais - Le Hall de la Chanson
Adresse du projet :
211 avenue Jean-Jaurès
75019 Paris

MAITRE D'OUVRAGE

Établissement public du parc et de la Grande Halle de la Villette
211 avenue Jean-Jaurès - 75935 Paris Cedex 19
Tél: + 33 (0)6 03 31 45 56
@: t.lapanouse@villette.com



MAITRISE D'OEUVRE

Architecte	lemoal 40 rue du Château d'Eau - 75010 Paris Tél: 01 42 41 25 72 - @: lea@lemoal.archi	
Fluide, Thermique, Energie, Environnement	LBE Ingénierie 101 bis, avenue Eugène Delacroix - 92210 Draveil Tél: 01 69 48 89 45 - @: benjamin.lefaut@lbei.fr	
Structure	Lamalle Ingénierie 9 rue Lucie - 94310 Orly Tél: 06 75 05 06 81 - @: matthieu.boussicaud@lamalle.com	
Scénographie	Clair-Obscur 42 rue d'Avron - 75020 Paris Tél: 06 34 02 15 77 - @: ah@agenceaco.fr	
Bureau de contrôle	Socotec Immeuble Mirabeau - 5 Place des Frères Montgolfier - 78182 Saint-Quentin-En-Yvelines Tél: 06 22 51 98 59 - @: charles.kouassikoudio@socotec.com Tél: 06 12 02 60 00 - @: ksmal.morsi@socotec.com	
SPS	ACI 5, bis rue du bois - 60220 Boutavent Tél: 03 64 19 80 30 - @: blandine.ley@aci-bet.com	

Date	Indice	Description

PRO			
PLAN DE PLOMBERIE RDC	Echelle : 1:100	Date : 11/03/2026	Pièce : PB.02
	Indice : Indice.0		
	Format : A1		