



VENTILATION

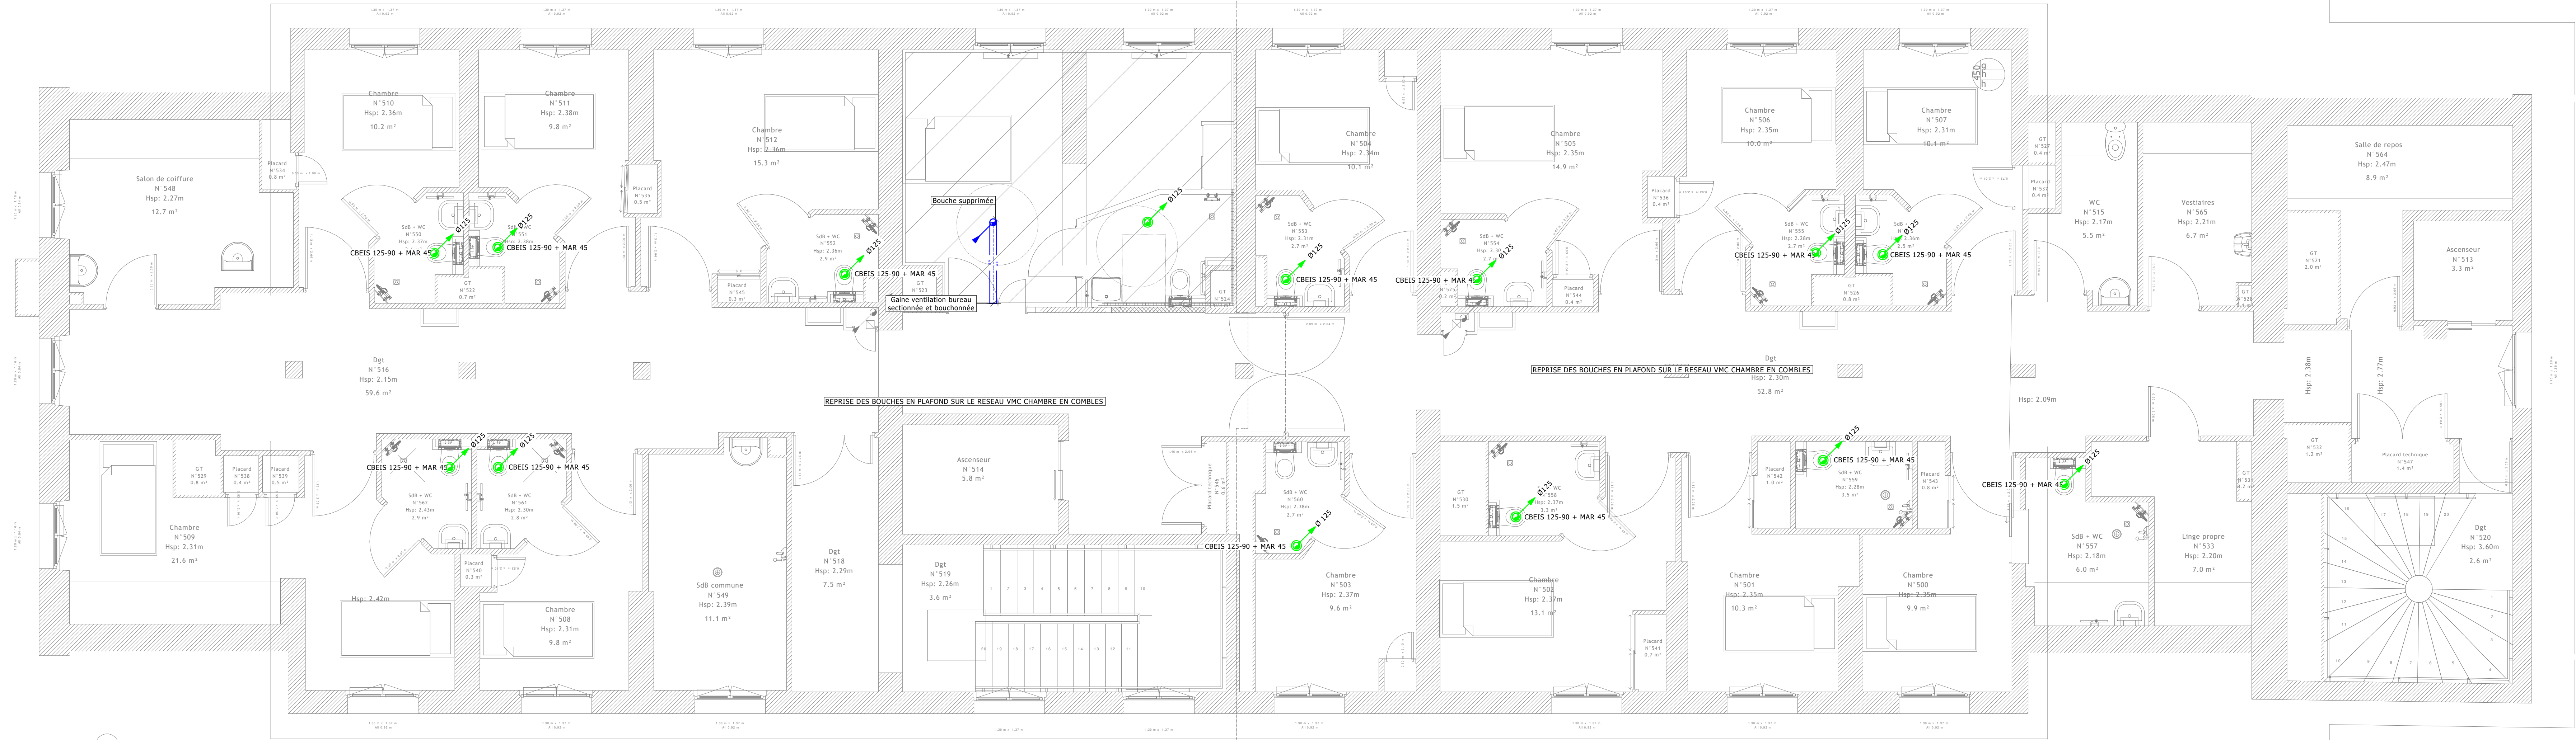

PLOMBERIE

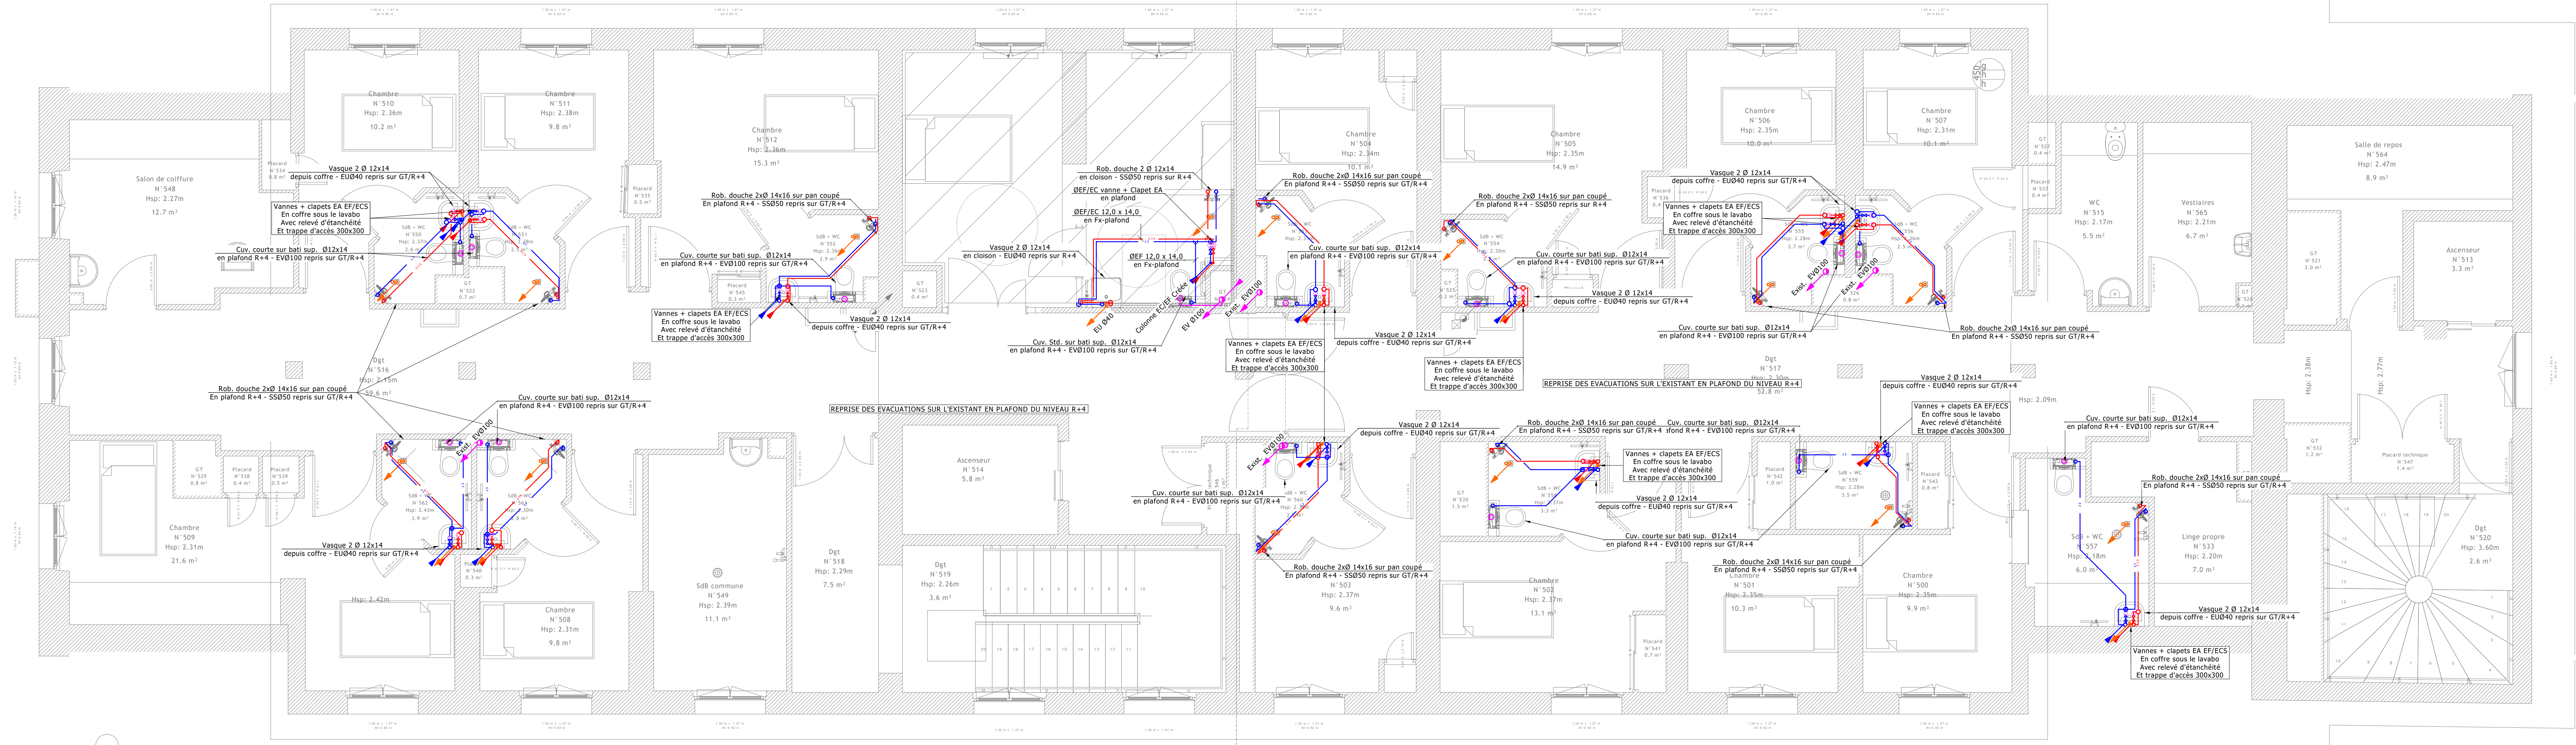

MAITRE D'OUVRAGE
SMR MAURICE DELORT
5, Avenue Duchesse de Fontanges
15800 VIC SUR CERE

OPERATION
MISE EN CONFORMITE DES INTALLATIONS DE FLUIDES MEDICAUX ET EXTENSION AU NIVEAU R+3, R+4 ET R+5
AMENAGEMENT DE SALLES DE BAIN AU R+5
SMR Maurice Delort - 5, Avenue Duchesse de Fontanges
15800 VIC SUR CERE

BUREAU D'ETUDES
IGETEC
IGETEC - 5, Avenue Georges Pompidou - 15000 AURILLAC
TEL.04.71.63.88.30 - Email : accueil@igetec.fr

BUREAU DE CONTROLE
SICOOTEC - 14, Avenue du Garric - 15009 AURILLAC
TEL.04.71.48.41.58 - Email : vincent.troupe@sicootec.com

BUREAU D'ETUDES ACOUSTIQUES
SICOOTEC - 19 Avenue Léonard de Vinci - 63000 CLERMONT-FERRAND
TEL.04.73.44.27.00 - Email : construction.clermont-fermand@sicootec.com

VUE EN PLAN
PLOMBERIE - VENTILATION
Niveau R+5

Echelle : 1:50ème

AVP	PRO	ACT	VISA	DET	AOR	DOE
G313	INTERVENANTS			A.D. / R.B.		AVRIL 2026
MODIFICATIONS						

PB-VT 3-4