


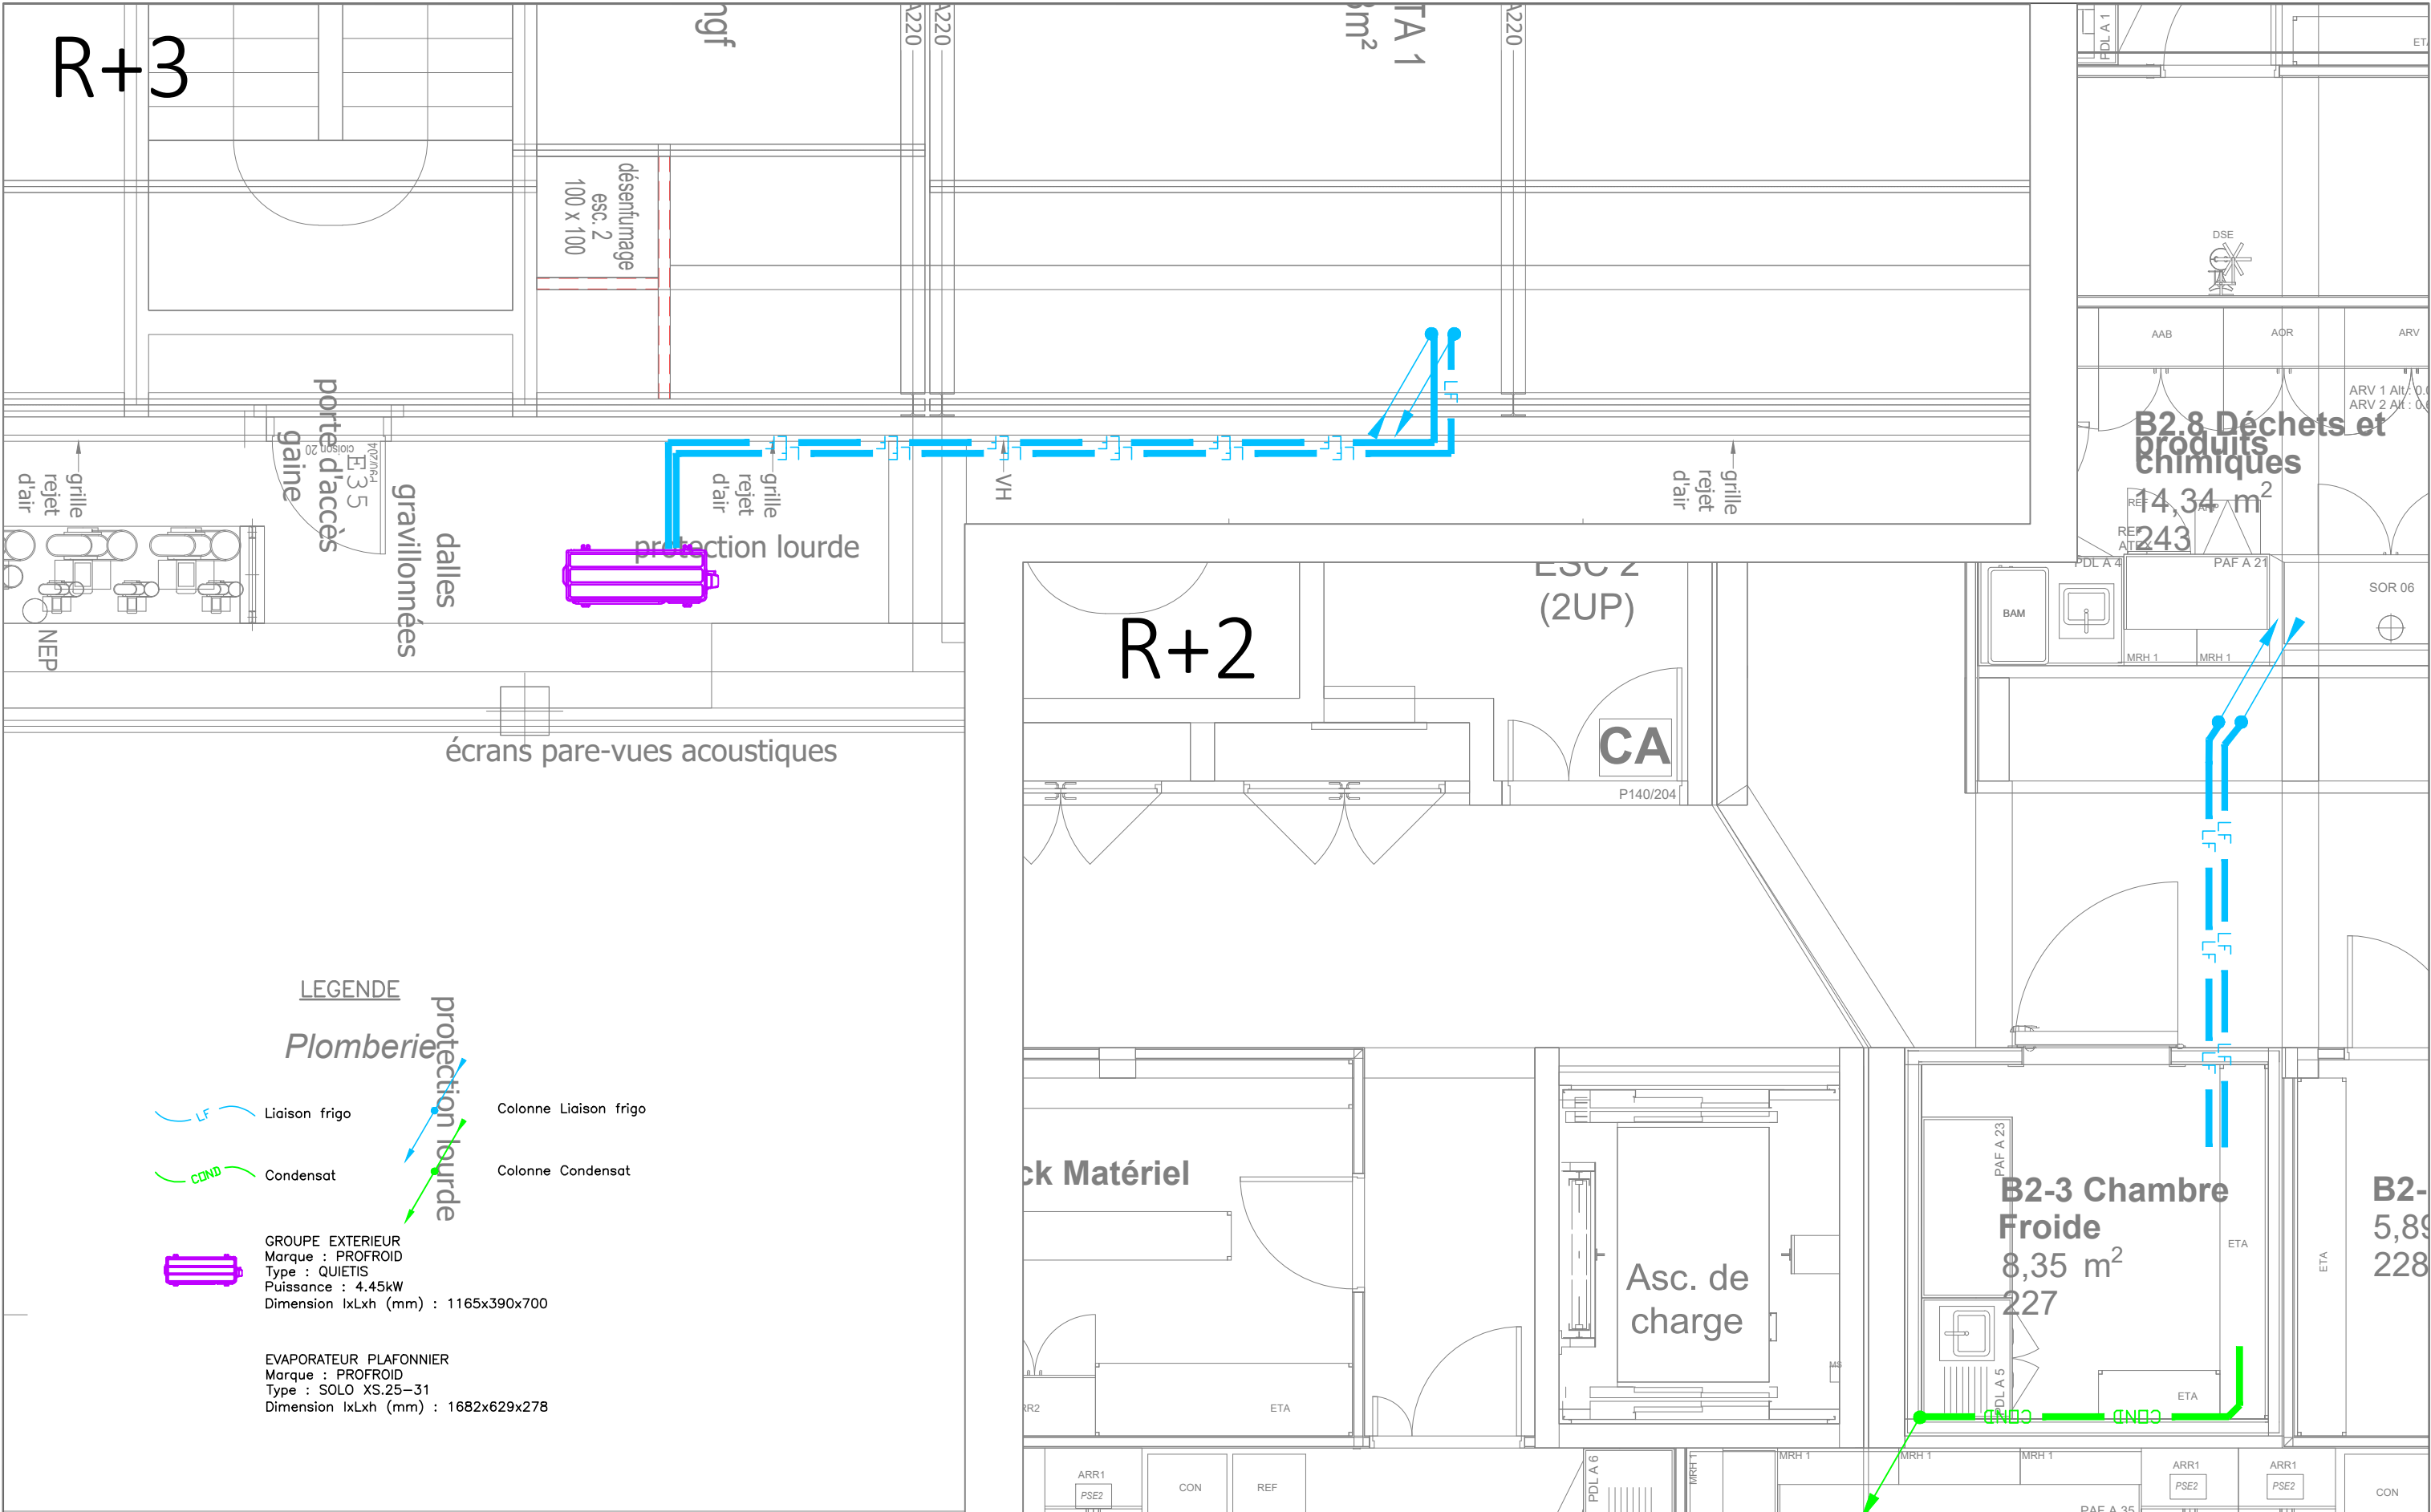

LEGENDE

Plomberie

LF Liaison frigo

COND Condensat



GROUPE EXTERIEUR
Marque : PROFROID
Type : QUIETIS
Puissance : 4.45kW
Dimension l x L x h (mm) : 1165x390x700

EVAPORATEUR PLAFONNIER
Marque : PROFROID
Type : SOLO XS.25-31
Dimension l x L x h (mm) : 1682x629x278

Colonne Liaison frigo

Colonne Condensat

protection lourde

	INGECOBAT Bâtiment "LE PREMIUM" 68 Avenue du 8 Mai 1945 64100 Bayonne Tel : 05.59.52.47.00 contact@ingecobat.com						AMENAGEMENT IPREM 2 - R+2	Détail CHAMBRE FROIDE			
INGECOBAT GRUPE VERTICAL SEA								R+2 / R+3			
		1	09/10/2025	Etablissement des plans	MC	MM		2 Avenue du Président Pierre Angot		Numéro d'affaire: 24-129018	Echelle : 1/20
		Rév. :	Date :	Désignation :	Dessiné par :	Vérifié par :		PAU - 64 000			