

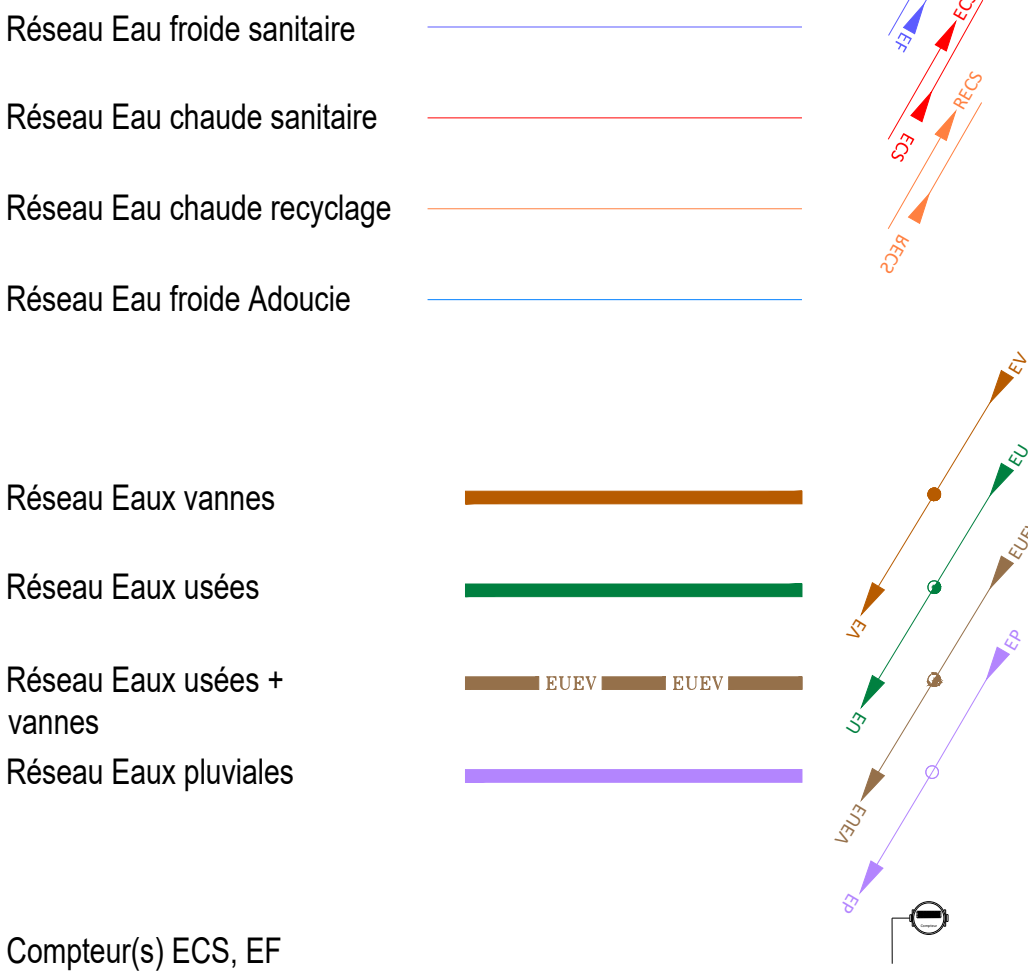
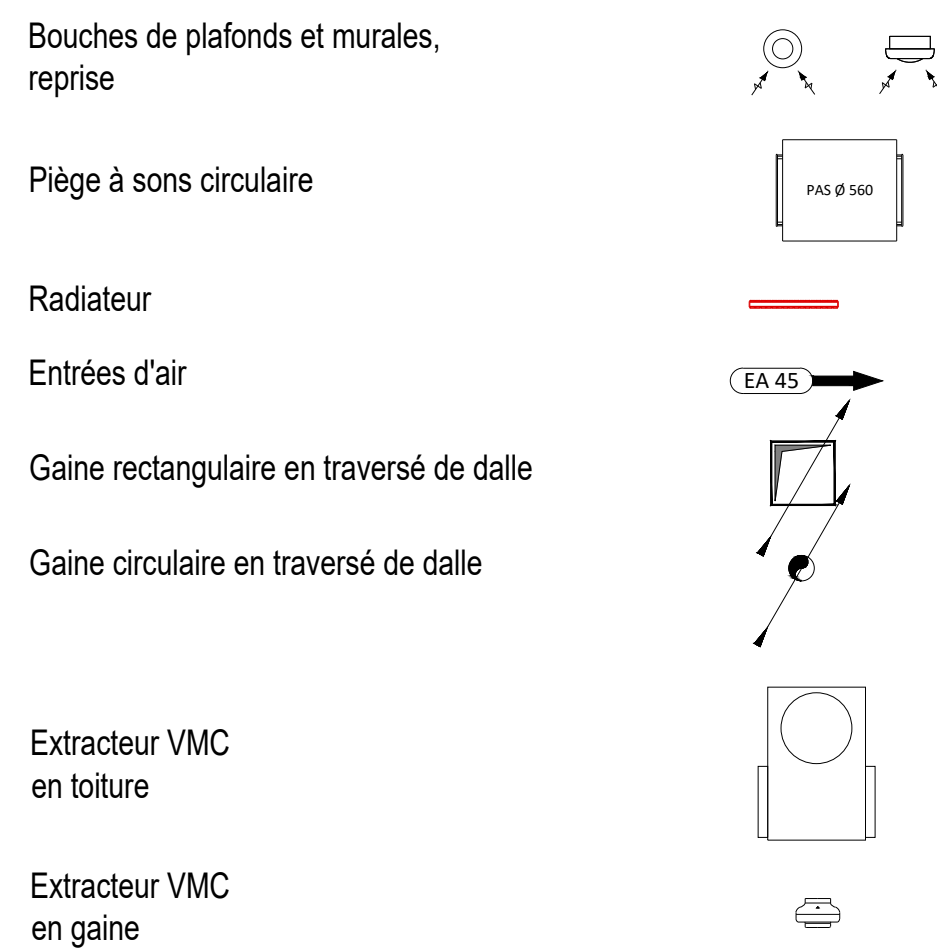


PB

RÉSEAUX DE PLOMBERIE

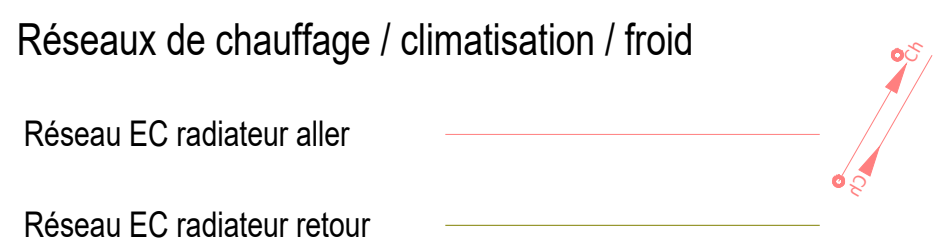

CVC

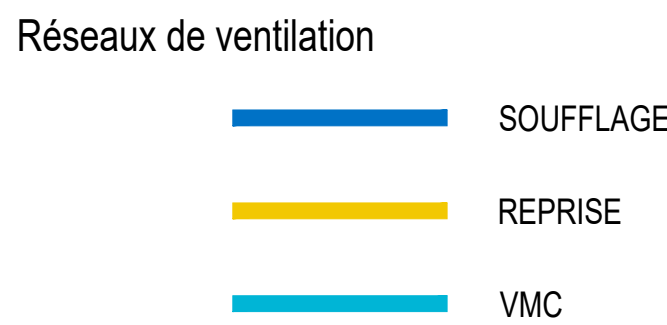


CES PLANS SONT DES DOCUMENTS TECHNIQUES, EN CE QUI CONCERNE LES COTES ET LES IMPLANTATIONS DES LOCAUX SEULS LES PLANS ARCHITECTES SONT A PRENDRE EN CONSIDERATION.

LES IMPLANTATIONS DES DIFFÉRENTS MATÉRIELS SONT DONNÉES A TITRE INDICATIF, ELLES DEVRONT IMPÉRATIVEMENT ÊTRES CONFIRMÉES A L'EXÉCUTION EN ACCORD AVEC LE MAÎTRE D'OEUVRE ET LES LOTS CONCERNÉS.

LES TRAVERSÉES DE DALLE HORS TRÉMIES SERONT ÉQUIPÉES DE CLAPETS ET MANCHONS COUPE-FEU.

gaines techniques
échelle 1/20

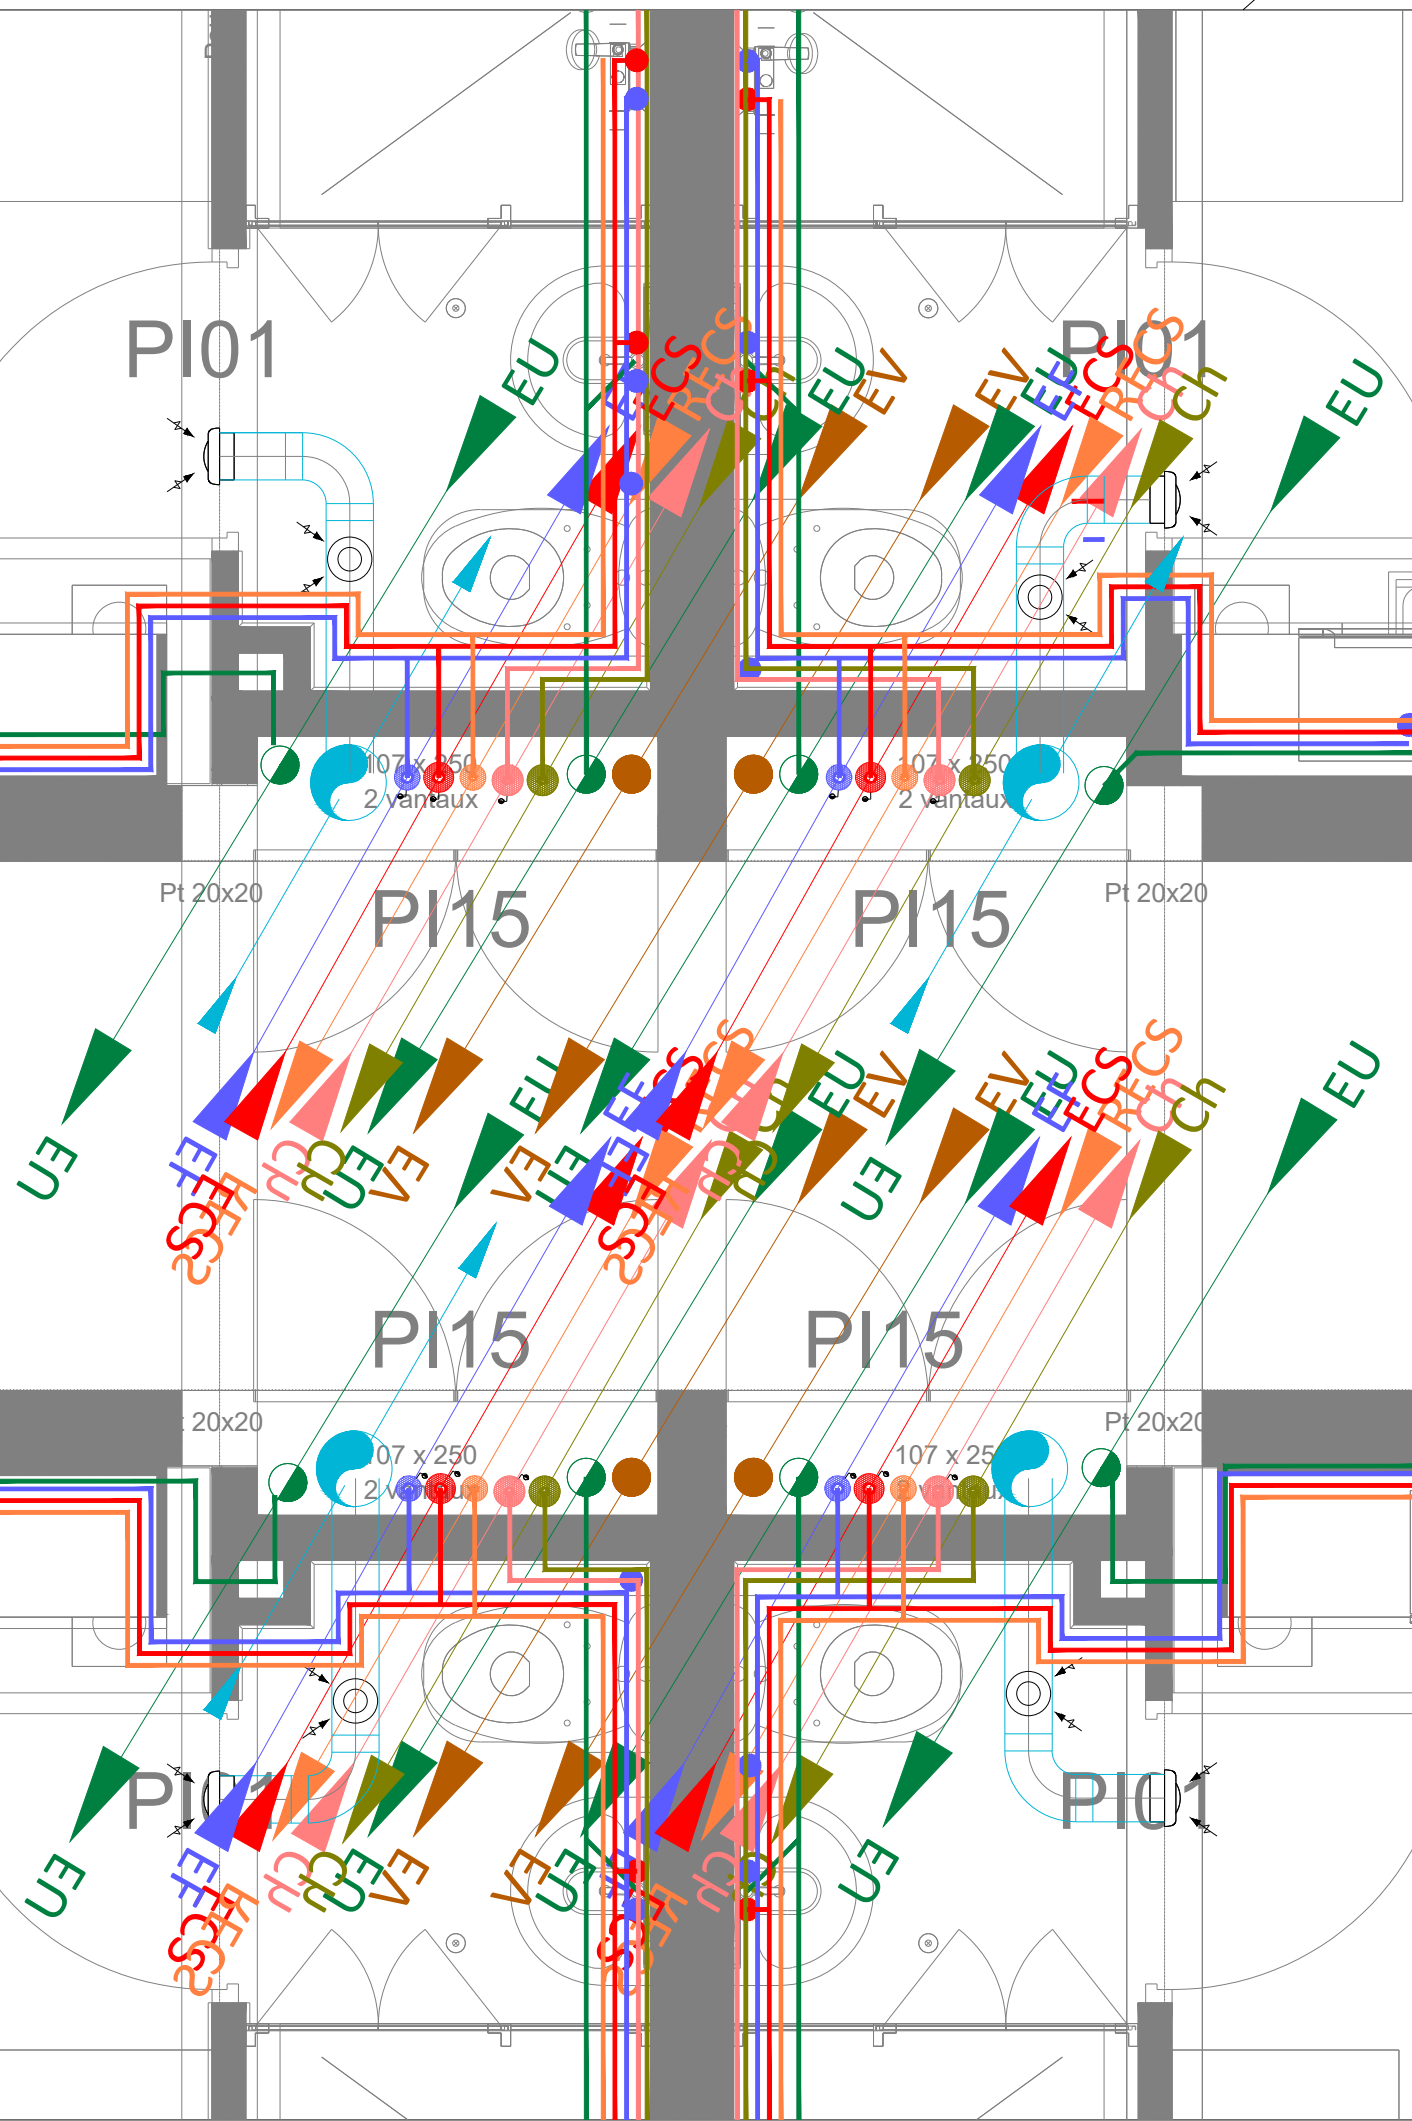


nota : le raccord des évacuations EU des appareils sanitaires dans les salles de bains des logements s'effectuera en sous-face de dalle des niveaux concernés

- Dimension :
- VMC : Ø200
 - EU : Ø100
 - EV : Ø100
 - EF : Ø25/27, calo 19cm ep.
 - ECS : Ø25/27, calo 25cm ep.
 - RECS : Ø16/18, calo 25cm ep.
 - EC aller : Ø15/21, calo 30cm ep.
 - EC retour : Ø15/21 calo 30cm ep.

nota : Les dimensions sont à titre indicatif

REHABILITATION DU BATIMENT JEHAN ANGO
RESIDENCE PANORAMA
MONT SAINT AIGNAN

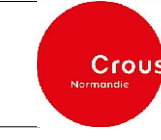

	MAÎTRISE D'OUVRAGE	CROUX NORMANDIE 23, Avenue de Bovenles 14003 - CAEN
	ARCHITECTE	ARCHETUDE 31, Boulevard du Général de Gaulle 60093 - BEAUVAIS
	BUREAU D'ETUDE TECHNIQUE	BETOM INGENIERIE 35000 Rennes - FRANCE
PLAN D'IMPLANTATION CVC / PB Plan d'étage courant		Ech 1/100 Format A0
PROJET PAR: JLL	VERIFIÉ PAR: FHA	APPROUVÉ PAR: VDR
INDICE A	DATE 04/02/2026	DESCRIPTION Première diffusion
N°AFFAIRE : LBRE24018	PHASE : DCE	LOT : CVP
	TYPE : PLN	N° DOCUMENT : 0003
		INDICE : A