

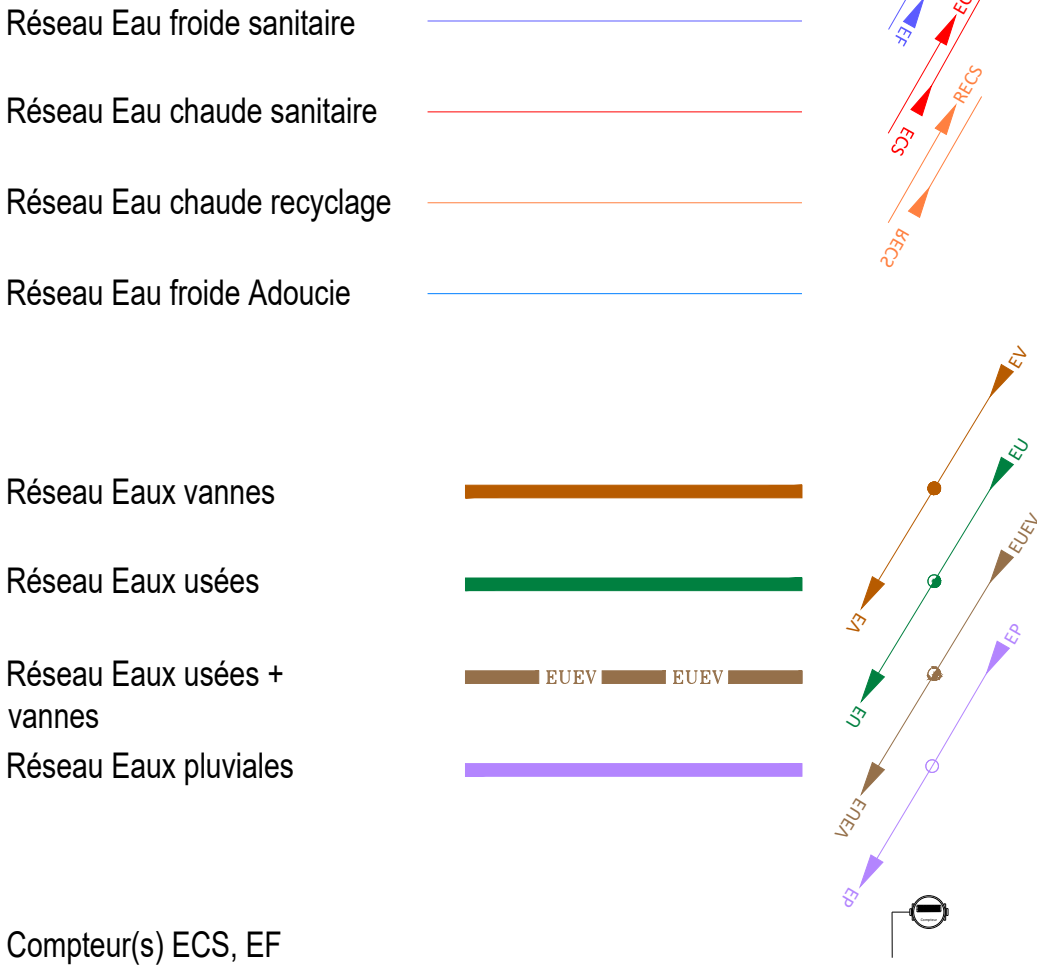
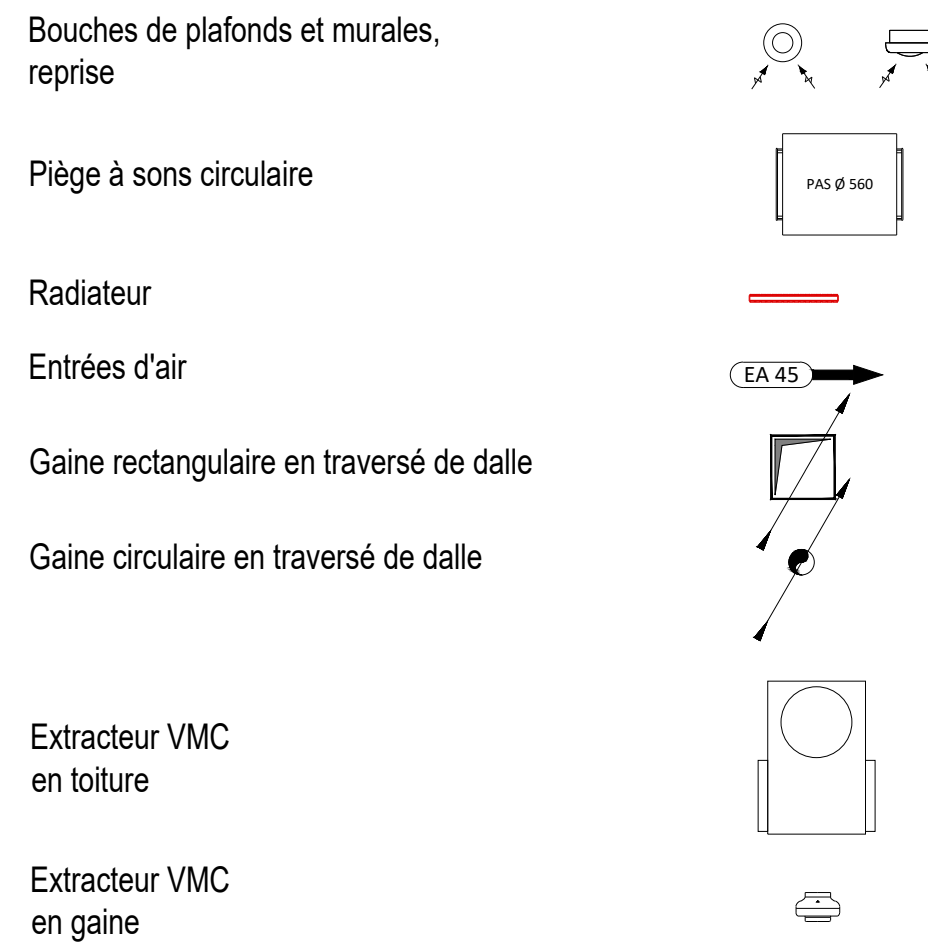


PB

RÉSEAUX DE PLOMBERIE

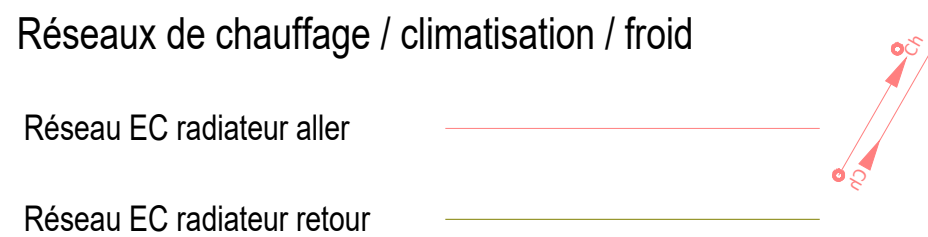


CVC

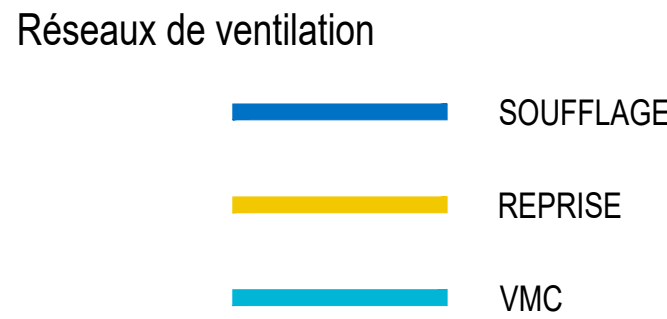


CES PLANS SONT DES DOCUMENTS TECHNIQUES, EN CE QUI CONCERNE LES COTES ET LES IMPLANTATIONS DES LOCAUX SEULS LES PLANS ARCHITECTES SONT A PRENDRE EN CONSIDERATION.

LES IMPLANTATIONS DES DIFFÉRENTS MATÉRIELS SONT DONNÉES A TITRE INDICATIF, ELLES DEVRONT IMPÉRATIVEMENT ÊTRE CONFIRMÉES A L'EXÉCUTION EN ACCORD AVEC LE MAÎTRE D'OEUVRE ET LES LOTS CONCERNÉS.

LES TRAVERSÉES DE DALLE HORS TRÉMIÈS SERONT ÉQUIPÉES DE CLAPETS ET MANCHONS COUPE-FEU.

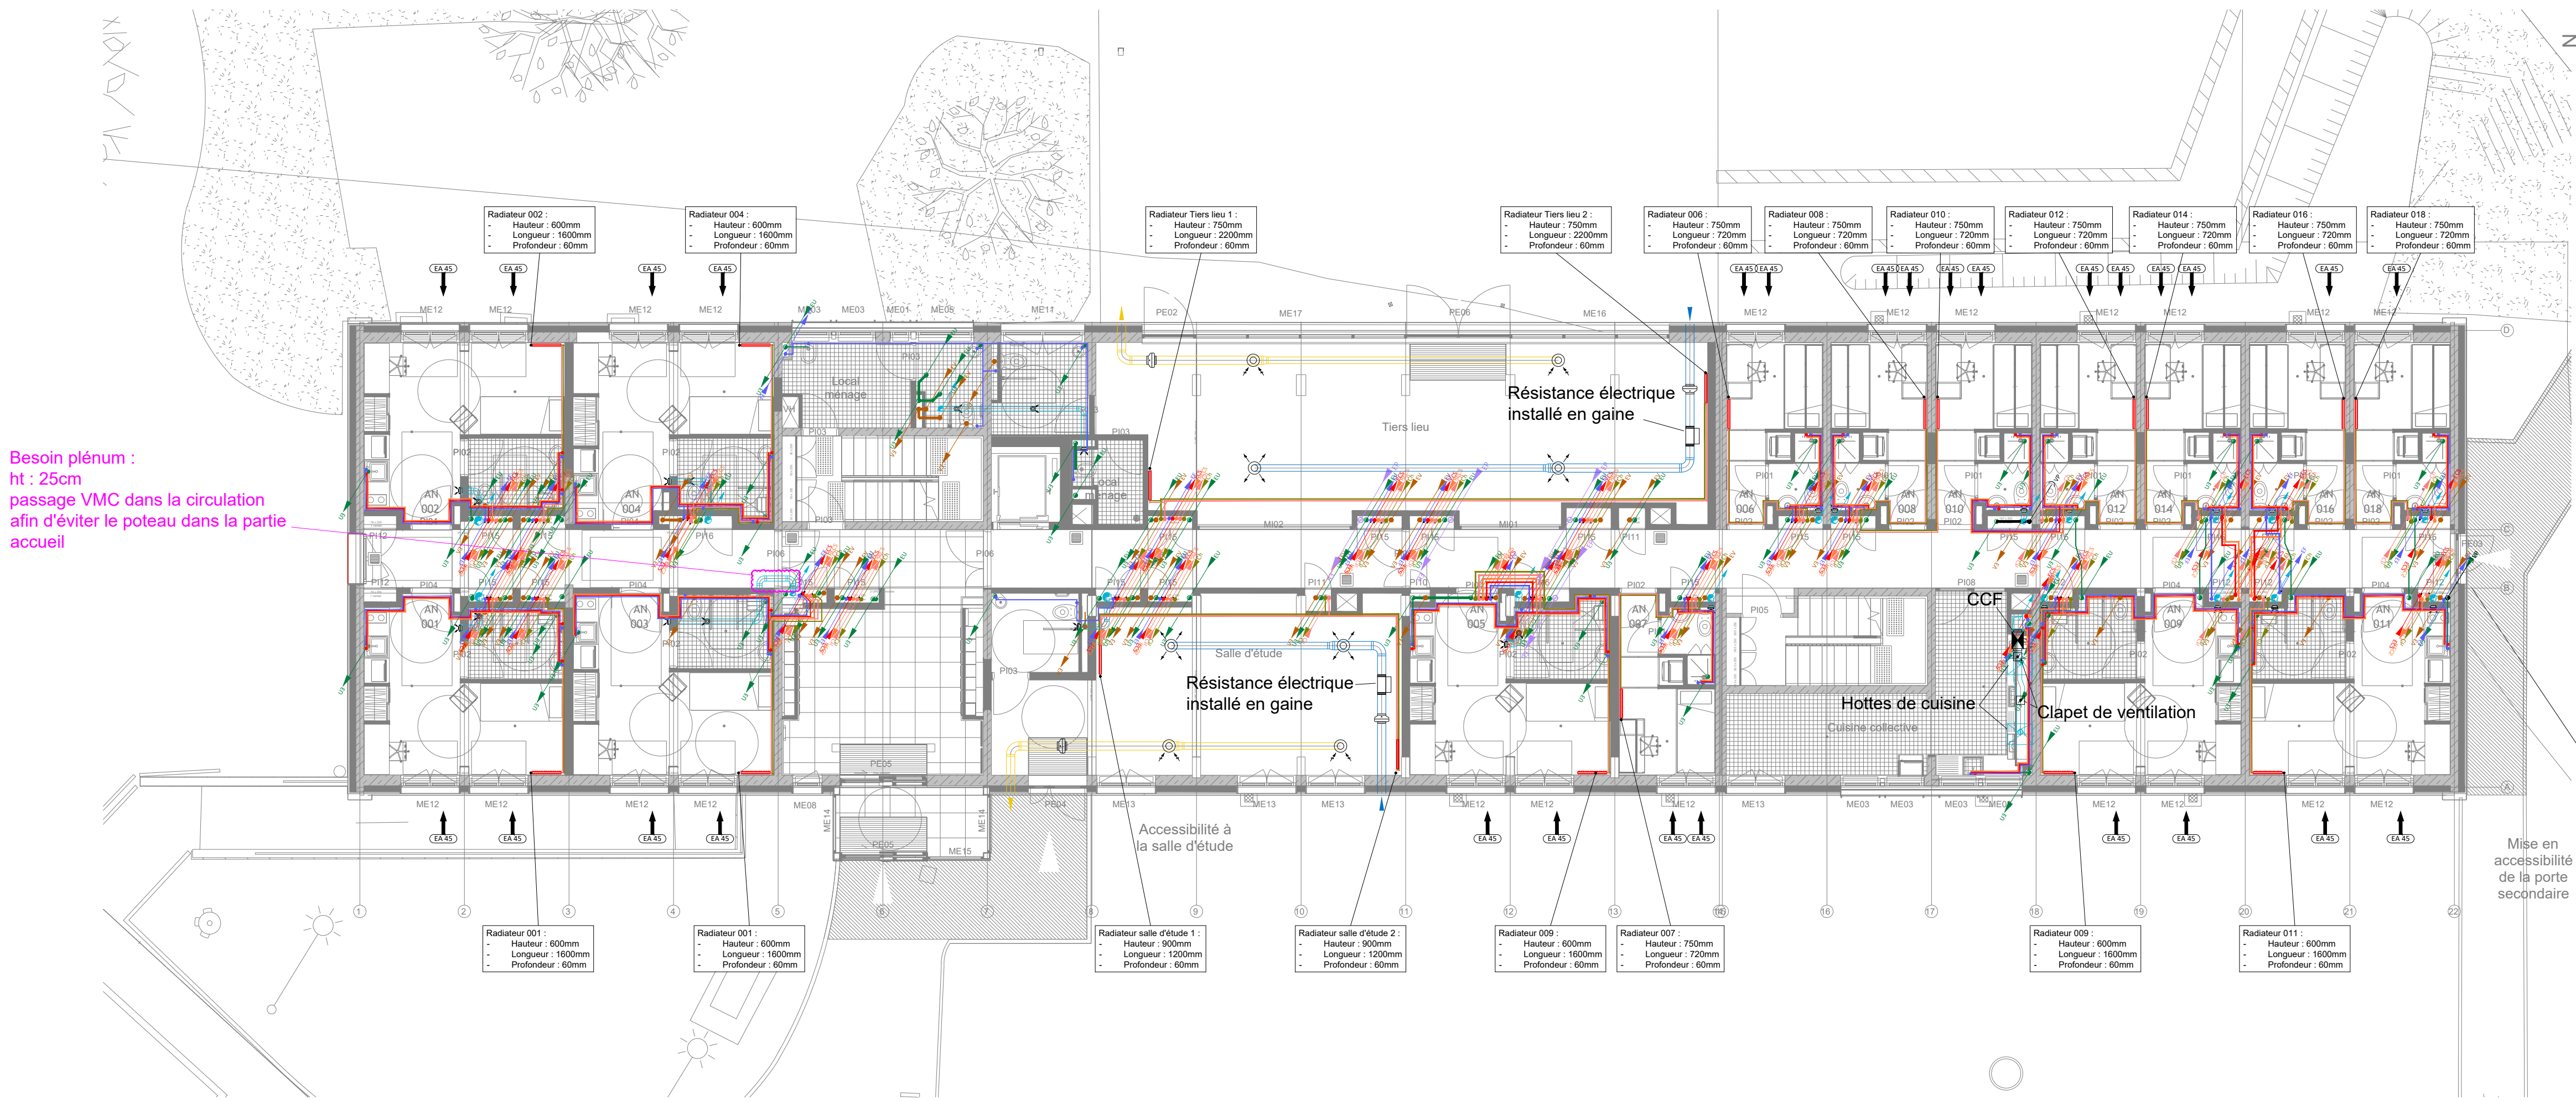

gaines techniques
échelle 1/20

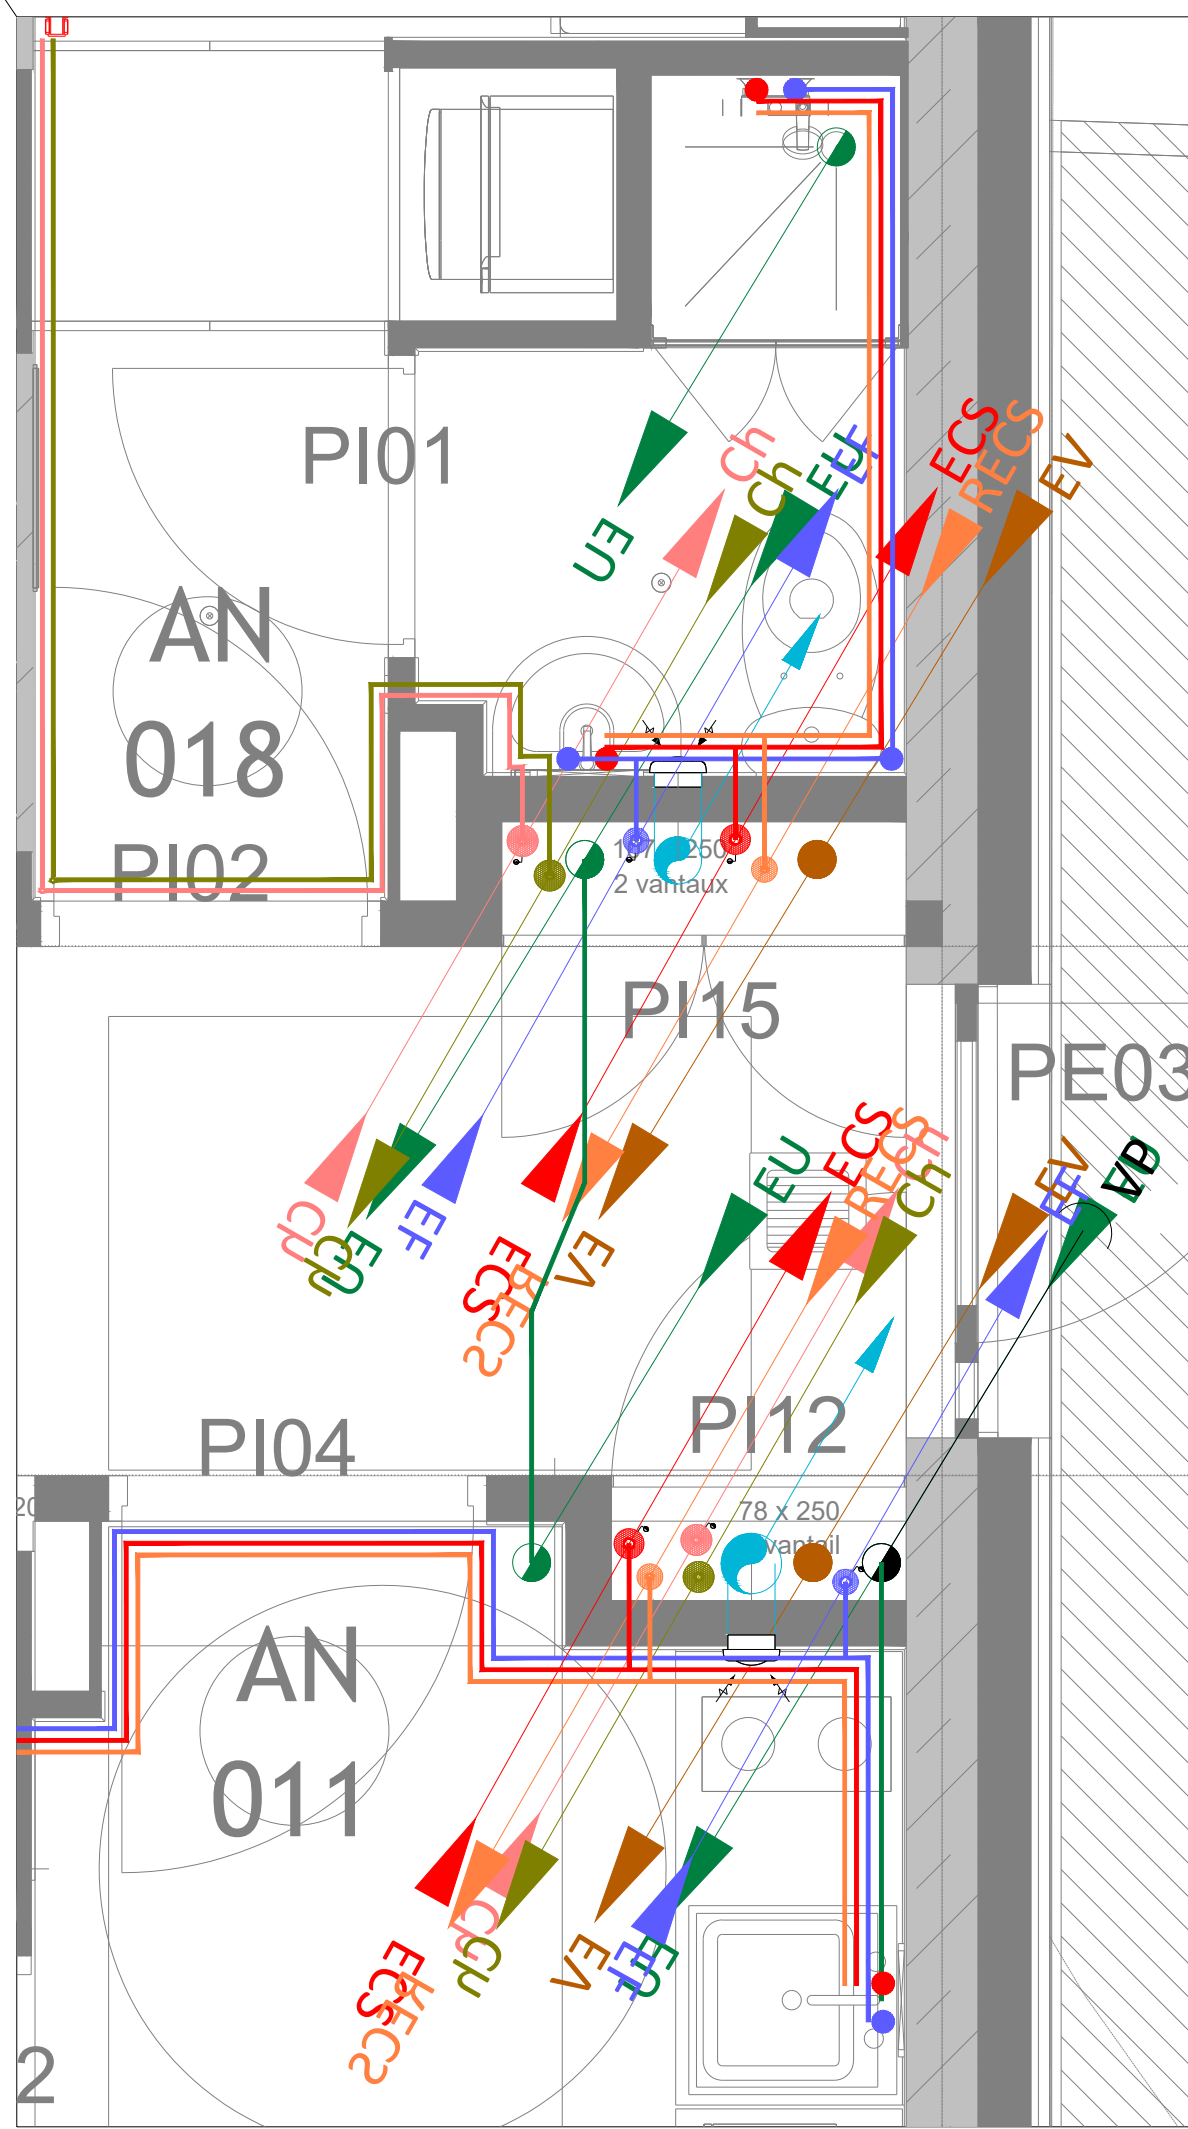

- Dimension :
- VMC : Ø125/160
 - EU : Ø100
 - EV : Ø100
 - EF : Ø25/27, calo 19cm ep.
 - ECS : Ø25/27, calo 25cm ep.
 - RECS : Ø16/18, calo 25cm ep.
 - EC aller : Ø15/21, calo 30cm ep.
 - EC retour : Ø15/21 calo 30cm ep.

nota : Les dimensions sont à titre indicatif

REHABILITATION DU BATIMENT JEHAN ANGO
RESIDENCE PANORAMA
MONT SAINT AIGNAN



	MAÎTRISE D'OUVRAGE	CROUX NORMANDIE 23, Avenue de Bovenles 14003 - CAEN
	ARCHITECTE	ARCHETUDE 31, Boulevard du Général de Gaulle 60093 - BEAUVALLAIS
	BUREAU D'ETUDE TECHNIQUE	BETOM INGENIERIE 35000 Rennes - FRANCE

PLAN D'IMPLANTATION CVC / PB		Ech	1/100
Plan de Rez-de-chaussée		Format	A0

PRODUIT PAR : JLL		VÉRIFIÉ PAR : FHA		APPROUVÉ PAR : VDR	
INDICE	DATE	DESCRIPTION			
A	04/02/2026	Première diffusion			
N°AFFAIRE :		PHASE :	LOT :	TYPE :	N° DOCUMENT :
LBRE24018		DCE	CVP	PLN	0002
					INDICE : A