



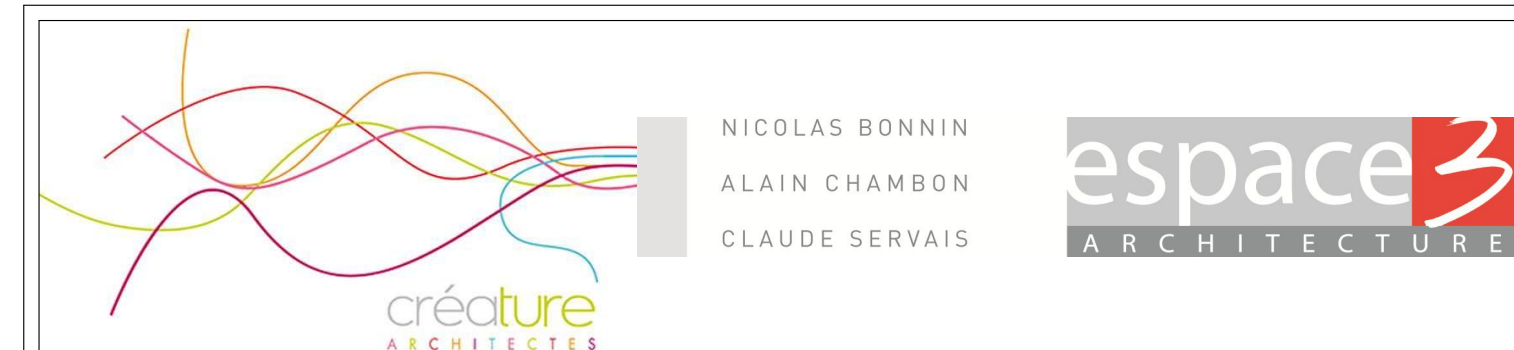

CHAMBRE DE COMMERCE ET D'INDUSTRIE DE LA VIENNE

## RENOVATION ET RESTRUCTURATION DE LA MAISON DE LA FORMATION

120 rue du Porteau 86000 POITIERS

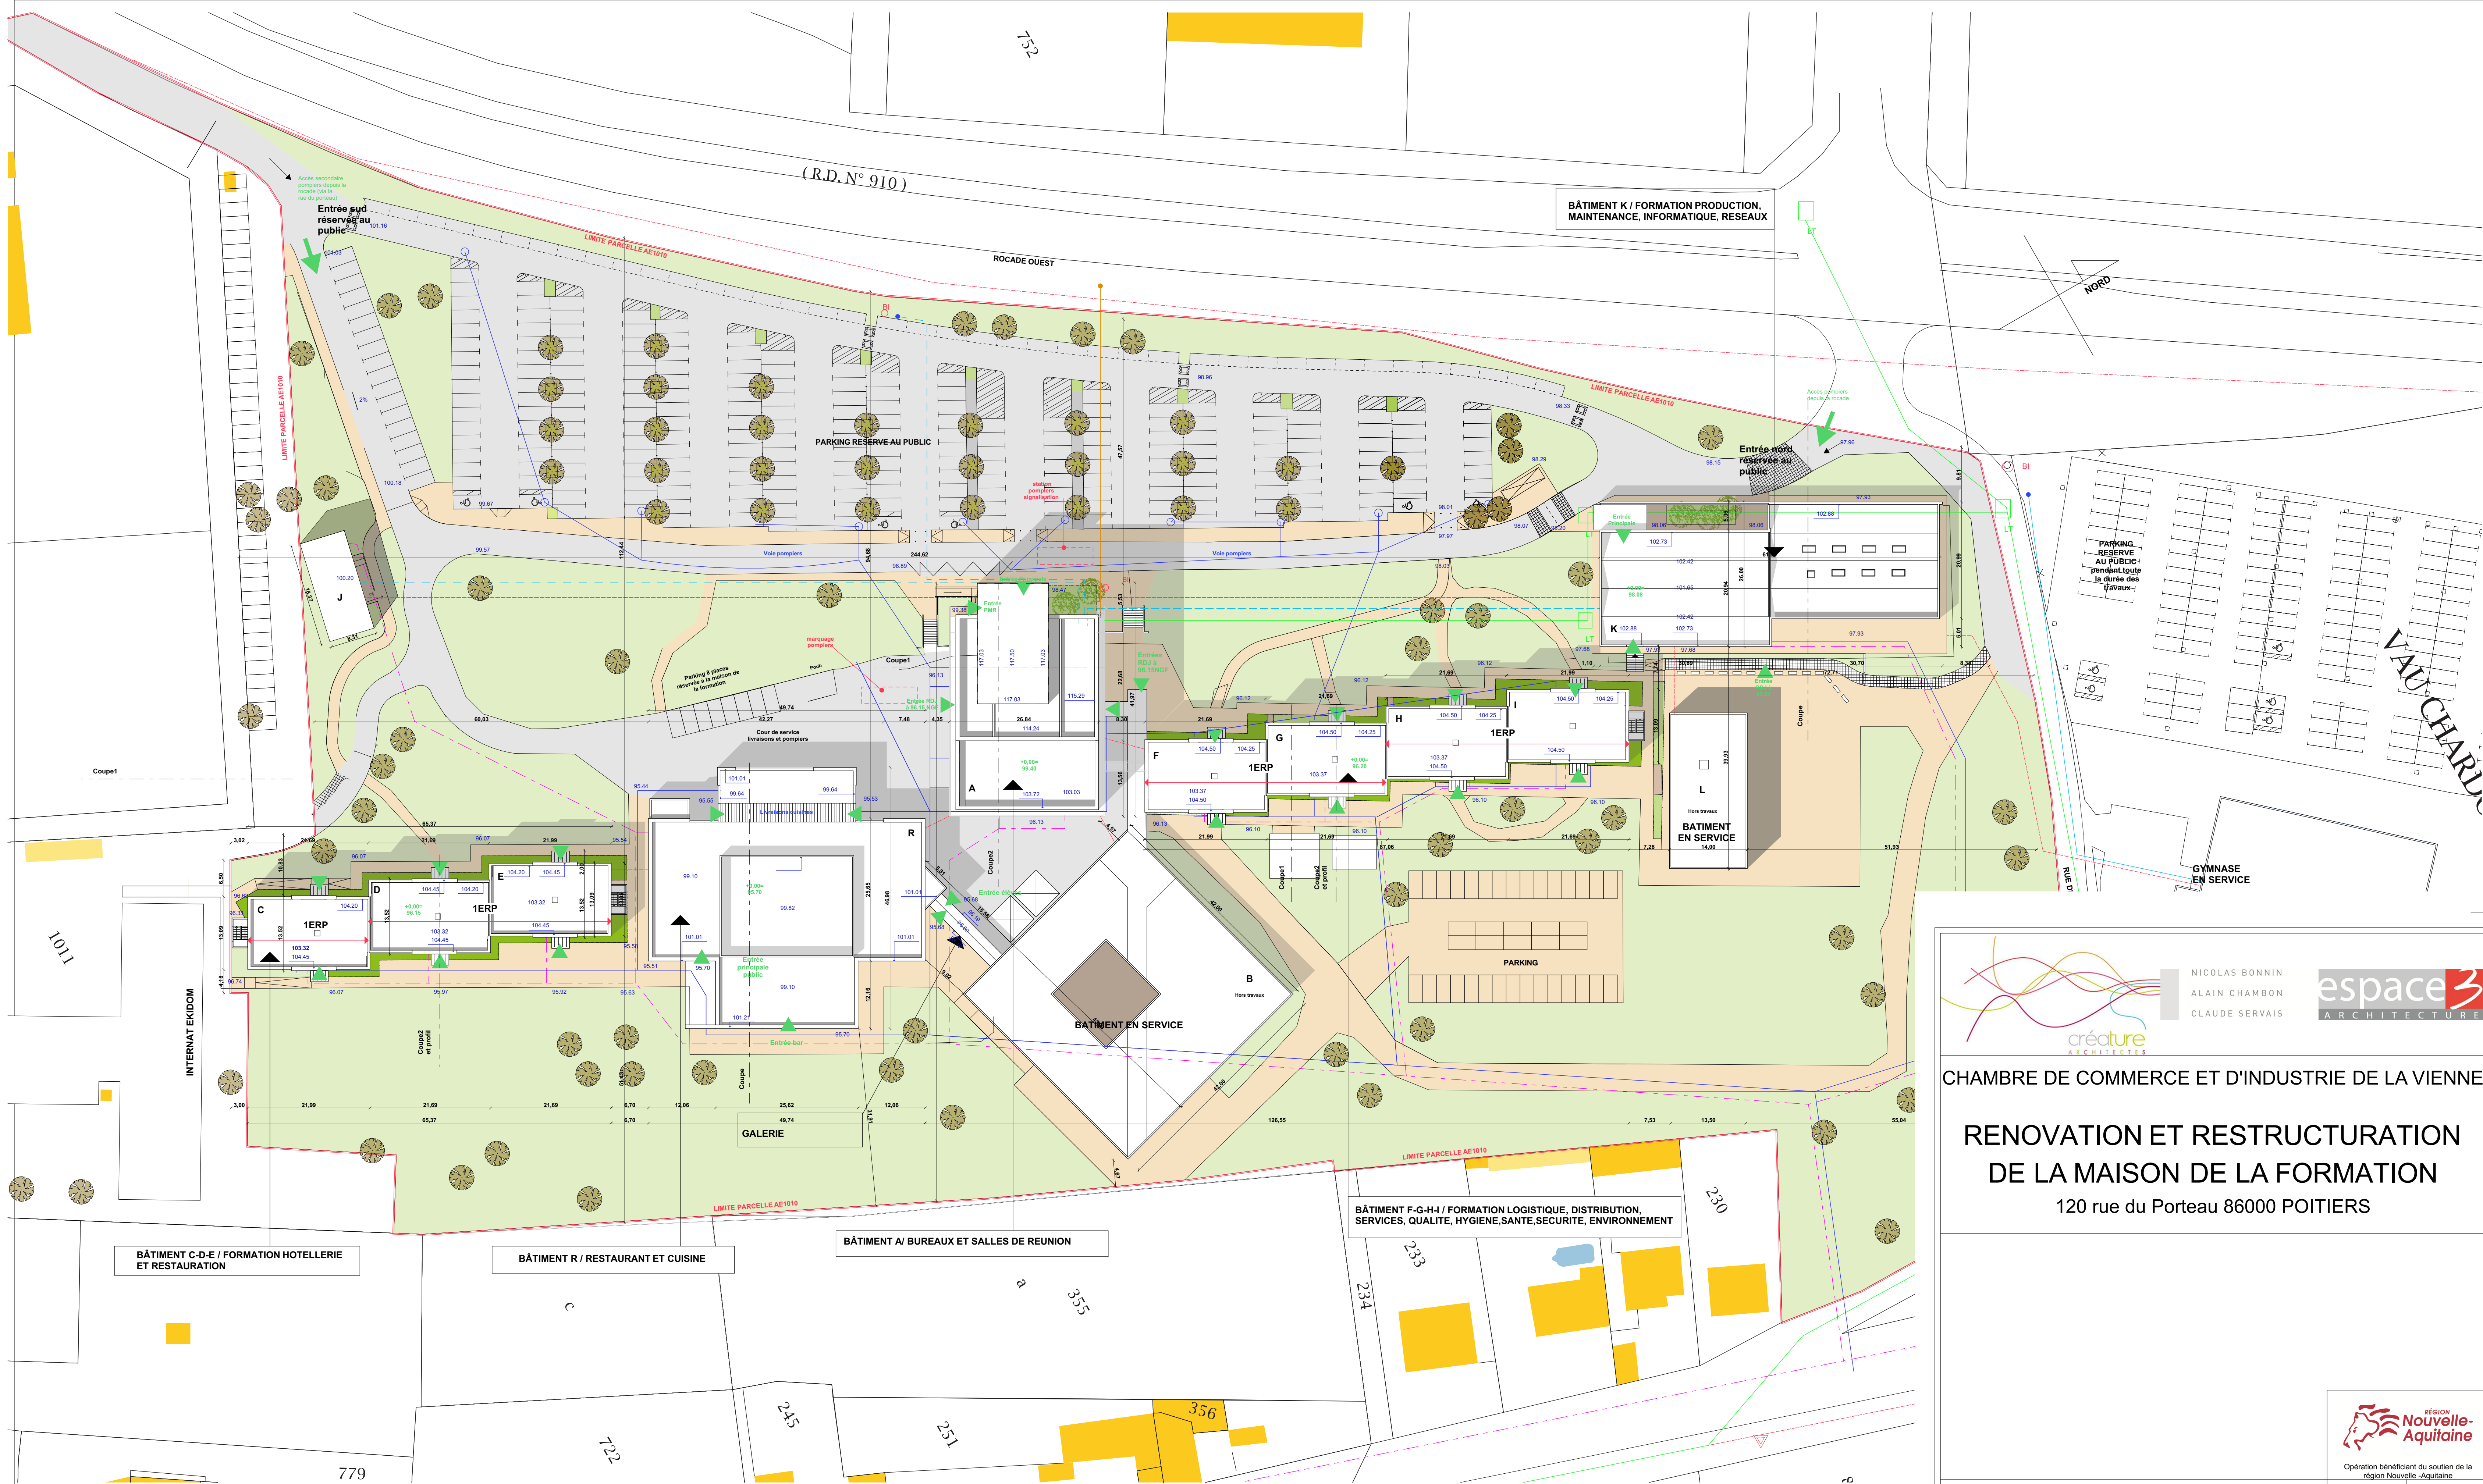

Opération bénéficiant du soutien de la  
région Nouvelle-Aquitaine

PHASE : DOSSIER DES OUVRAGES EXECUTES

N° Aff. : 13057

DOE

PLANS MASSE

Septembre 2020

01

Echelle : 1:500

|                    |                       |                                                                    |                       |
|--------------------|-----------------------|--------------------------------------------------------------------|-----------------------|
| Maitre d'ouvrage   | C.C.I.V.              | 7 av. du tour de France Télésport 1 88861 FUTUROSCOPE CEDEX        | Tél. : 05 49 60 98 00 |
| M. Ouvrage délégué | SEP                   | 3 rue du Chanoine Duret BP 40456 86011 POITIERS CEDEX              | Tél. : 05 49 30 38 62 |
| Architecte mandat. | ESPACE 3 ARCHITECTURE | 22 rue du Belvédère 86580 BIARD                                    | Tél. : 05 49 30 32 00 |
| Architecte associé | CREATURE              | 11 rue du Palais 86000 POITIERS                                    | Tél. : 05 49 88 60 77 |
| Economiste         | EIC et associés       | Résidence Les Mimosas 77 rue des Quatre Cyprès 86180 BUXEROLLES    | Tél. : 05 49 30 32 00 |
| BET Structures     | SONECO                | 21 rue du Gay Lussac 86000 POITIERS                                | Tél. : 05 49 44 88 99 |
| BET Fluides        | CLIMAT CONSEIL        | 89 bis route de Poitiers 86290 SAINT BENOIT                        | Tél. : 05 49 03 18 42 |
| OPC                | ACT 86                | 2 rue des champs Breau 86190 BERGUES                               | Tél. : 05 43 50 34 30 |
| Bureau de contrôle | APAVE                 | 21 République III 27 rue Victor Grignard BP 1107 86000 POITIERS    | Tél. : 05 49 62 66 30 |
| Coordonnateur SPS  | SOCOTEC               | 10 Rue Jean-Baptiste Bousingault ZAE République III 86000 POITIERS | Tél. : 05 49 47 55 66 |

MODIFICATIONS

DATE

|                                                                                                                          |                                    |                                                                                                                                   |
|--------------------------------------------------------------------------------------------------------------------------|------------------------------------|-----------------------------------------------------------------------------------------------------------------------------------|
| <b>LEGENDE ESPACES VERTS</b>                                                                                             | <b>LEGENDE POMPIERS PLAN MASSE</b> | <b>LEGENDE TOPOGRAPHIE ET ACCESSIBILITE</b>                                                                                       |
| Voies et parkings en enrobé noir                                                                                         | Bonne inondée                      | Noüe de propriété (détail de 50m max) en pied des bâtiments pour mise en œuvre isolation devant fondation                         |
| Cheminements pédestres (carrossables PMR) en enrobé coloré ou béton désactivé ou en stabilisé selon les endroits du site | Accès véhicules pompiers           | Cotes terrain inchangées, cotes toiture inchangées et cotes aménagement (réhaussement de 5cm par rapport aux acrotères existants) |
| Pelouse                                                                                                                  | Accès bâtiment                     | Cheminement PMR                                                                                                                   |
| Arbres                                                                                                                   | Places parking réservés PMR        | Réseau ELEC                                                                                                                       |
| Ciprés                                                                                                                   |                                    | Réseau TEL                                                                                                                        |
| <b>LEGENDE RESEAUX</b>                                                                                                   |                                    | Réseau EL existant                                                                                                                |
| Réseau EP                                                                                                                |                                    | Réseau AEP                                                                                                                        |
| Réseau GAZ                                                                                                               |                                    | Réseau ELEC                                                                                                                       |
| Réseau TEL                                                                                                               |                                    |                                                                                                                                   |