


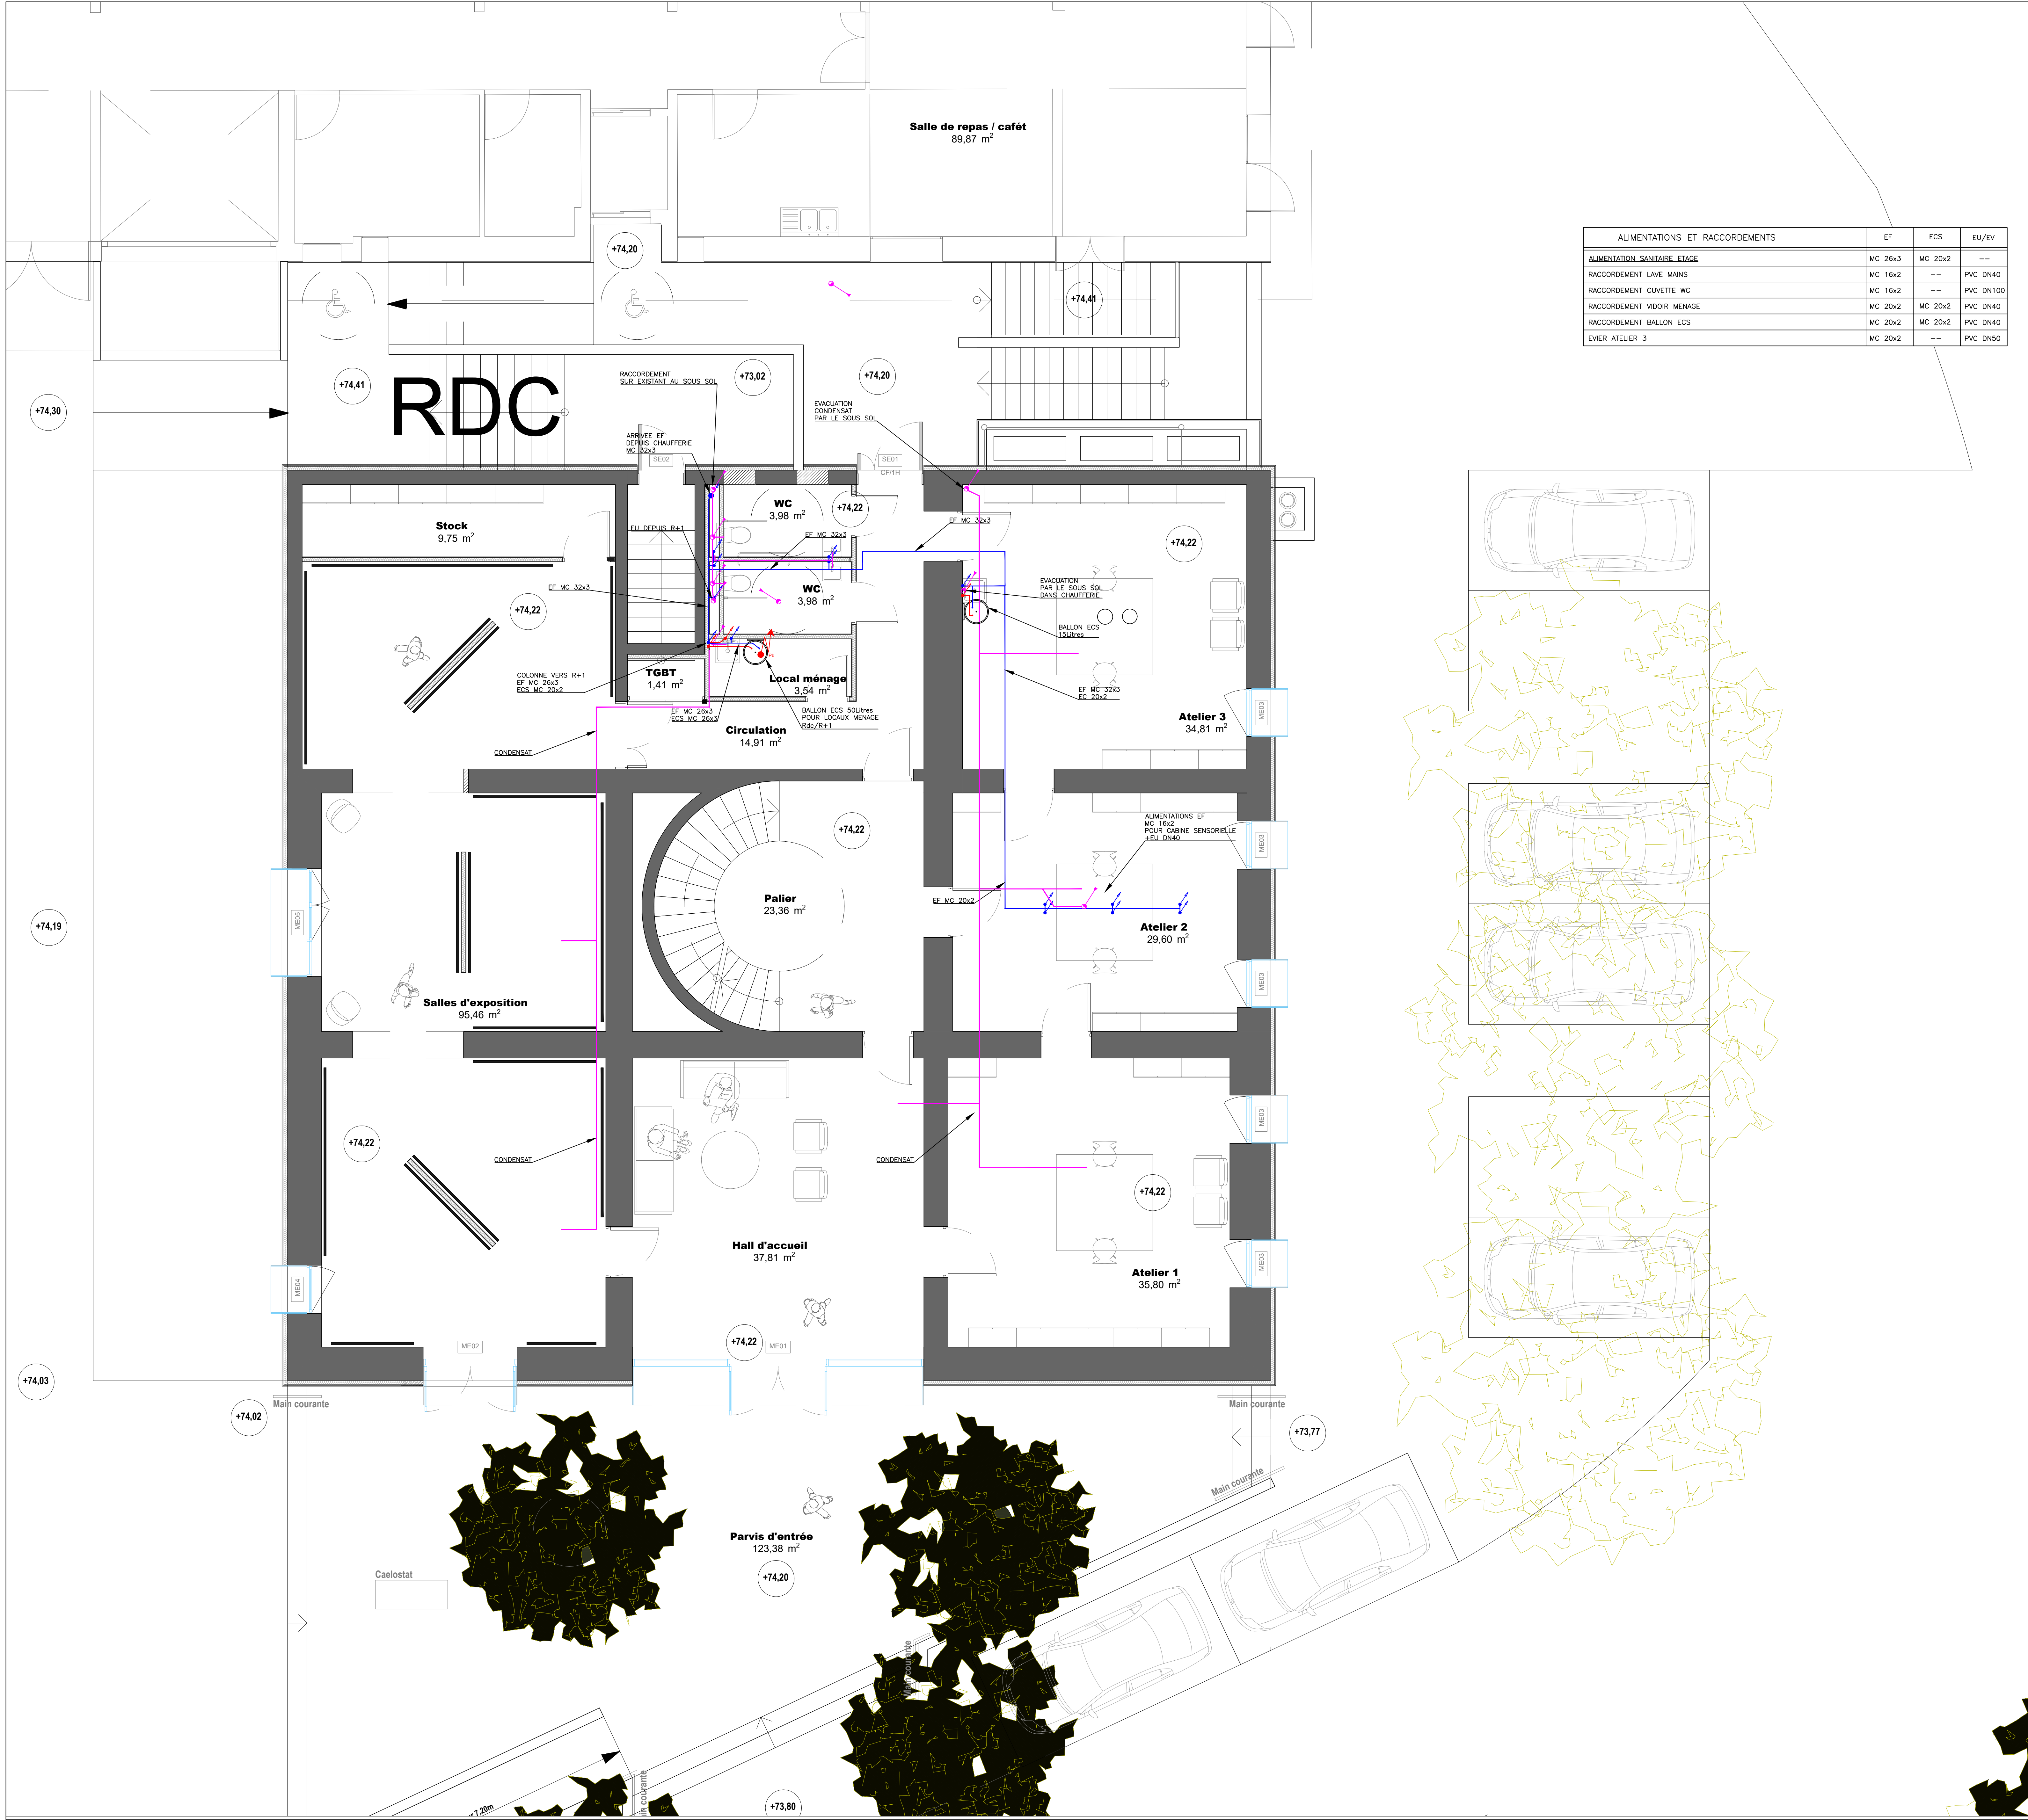

ALIMENTATIONS ET RACCORDEMENTS	EF	ECS	EU/EV
ALIMENTATION SANITAIRE ETAGE	MC 26x3	MC 20x2	---
RACCORDEMENT LAVE MAINS	MC 16x2	---	PVC DN40
RACCORDEMENT CUVETTE WC	MC 16x2	---	PVC DN100
RACCORDEMENT VIDUOIR MENAGE	MC 20x2	MC 20x2	PVC DN40
RACCORDEMENT BALLON ECS	MC 20x2	MC 20x2	PVC DN40
EVIER ATELIER 3	MC 20x2	---	PVC DN50

LEGENDE

EVACUATION EU-EV

TUBE DE VENTILATION AVEC CLAPET AERATEUR

EVACUATION EU/EV
CONDENSAT

EAU CHAUDE

EAU FROIDE

MAITRE DE L'OUVRAGE

AIX MARSEILLE UNIVERSITE
58 Boulevard Livon
13284 Marseille CEDEX 07

MAITRE D'OEUVRE

FLUIDES CONSEIL INGENIERIE
17 Boulevard Cieussa
13007 MARSEILLE

ARCHITECTE

M.A.P.
4 Place Sadi Carnot
13002 Marseille

BET STRUCTURE

BET LANGELOIS
650 Ch. de l'Aumone Vieille
13400 AUBAGNE

OBJET

LOT.
PLOMBERIE SANITAIRE
REZ DE CHAUSSEE

MODIFICATIONS -- LEGENDE -- INDICE

A				G			
B				H			
C				I			
D				J			
E				K			

DESIGNATION

IMPLANTATION DU MATERIEL
REZ DE CHAUSSEE

PHASE

DCE

1/3

DATE

24/02/26

ECHELLE

1/50

INGENIEUR RESPONSABLE

J. PELIZZARDI

VISAS

ETUDE ET DESSIN

P.J

INDICE

FLUIDES CONSEIL INGENIERIE
17 Boulevard Cieussa
13007 MARSEILLE

DOSSIER N  

2428M

PLAN N  

PB 2428M/1