


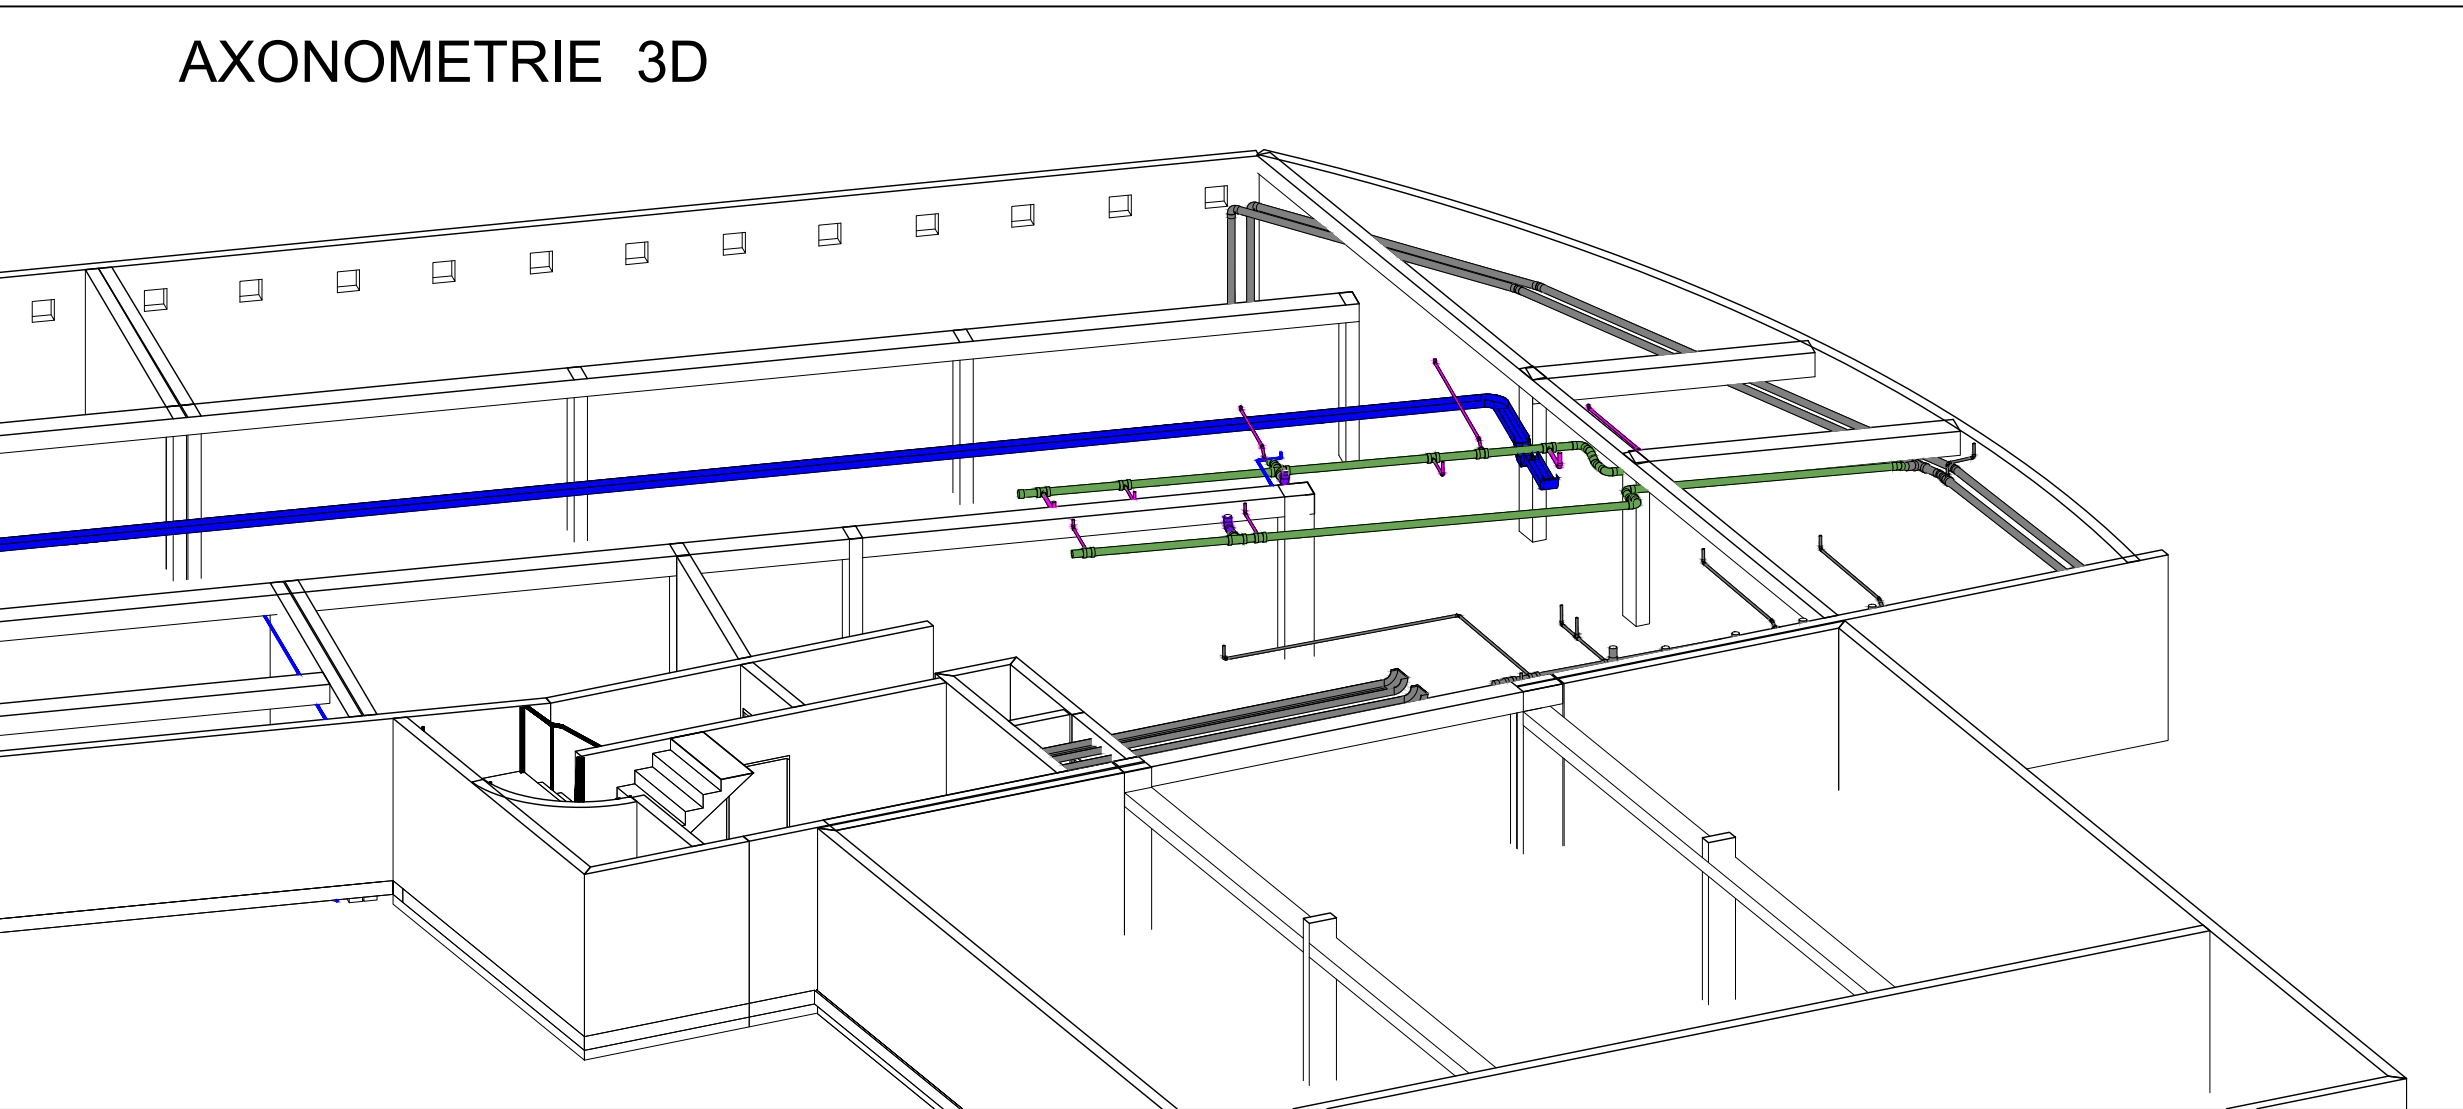

LEGENDE PLOMBERIE SANITAIRE	
SYMBÔLE	DÉSIGNATION
	Réseau Air comprimé
	Réseau PEHD AEP
	Circuit HTA eau froide en faux plafond ou au plafond
	EF cuivre en plinthe
	EF général
	EF PER dans dallage
	EF HTA sous platelage bois
	EC cuivre en plinthe
	EC PER dans dallage
	Circuit HTA eau chaude en faux plafond ou au plafond
	Eaux Usées en plinthe PVC
	Eaux Usées en entrées PVC
	Eaux Usées FONTE ou HTA chaud en entrées
	Eaux Usées en faux plafond ou plafond PVC
	Eaux Vannes en faux plafond ou plafond PVC
	Eaux Vannes en entrées PVC
	Eaux Vannes en plinthe PVC
	Réseaux Unitaire en plafond PVC
	Eaux Pluviales en faux plafond ou plafond PVC
	Eaux Pluviales en entrées PVC
	Vanne d'arrêt entre 0.90 et 1.30 ml
	Siphon de sol
	Carneau douche italienne
	Cuvette siphonde
	extincteur polyvalent eau +additif 6 L + panneau extincteur et consigne de sécurité
	extincteur CO2 5kg L + panneau extincteur et consigne de sécurité
	Robinet de puisage
	Nourrisse EF/EC
	Robinet EF/EC et attente EF/EC
	Compteur à impulsion
	Clapet anti retour
	Vanne d'isolement
	Chute eaux Usées PVC
	Chute eaux Vannes PVC
	Chute eaux Pluviales PVC
	Ventilation primaire
	Aérateur à membrane
	Réseaux colonne sèche
	Réseaux RIA
	Colonne réseau incendie

Ind.	Date	Remarques
0	01/11/05	Première diffusion - 30se plans #PC# transmise (2,5,11,0205)

Commune de Saint-Denis		
Réaménagement des Plateaux "SCDIAC & UNSS"		
Maître d'ouvrage		
RECTORAT / S.C.O.S.U 25, rue G. Bonjean 97743-21 GAMBES-CEDEX 9 CS 71003 Tél. 05 94 22 13 84 Mail: contact@scdiac-rectorat.fr		
Maîtrise d'Œuvre		
Mandataire Architectes		
	L'atelier architectes 25, rue de la République 97400 Pointe à Pitre Tél. 05 90 23 70 17 Fax: 05 90 23 75 34 contact@atelierarchitectes.fr	
BETICE		
	☐ L'atelier Ingénieurs 25, rue de la République 97400 Pointe à Pitre Tél. 05 90 23 70 17 Fax: 05 90 23 75 34 contact@atelieringenieurs.fr	
Espérage		
DCE		
Plan d'implantation des équipements PLOMBERIE - Niveau R-1		
DECEMBRE 2025	Echelle: 1:100	P801
Journal Graphique du Document		