
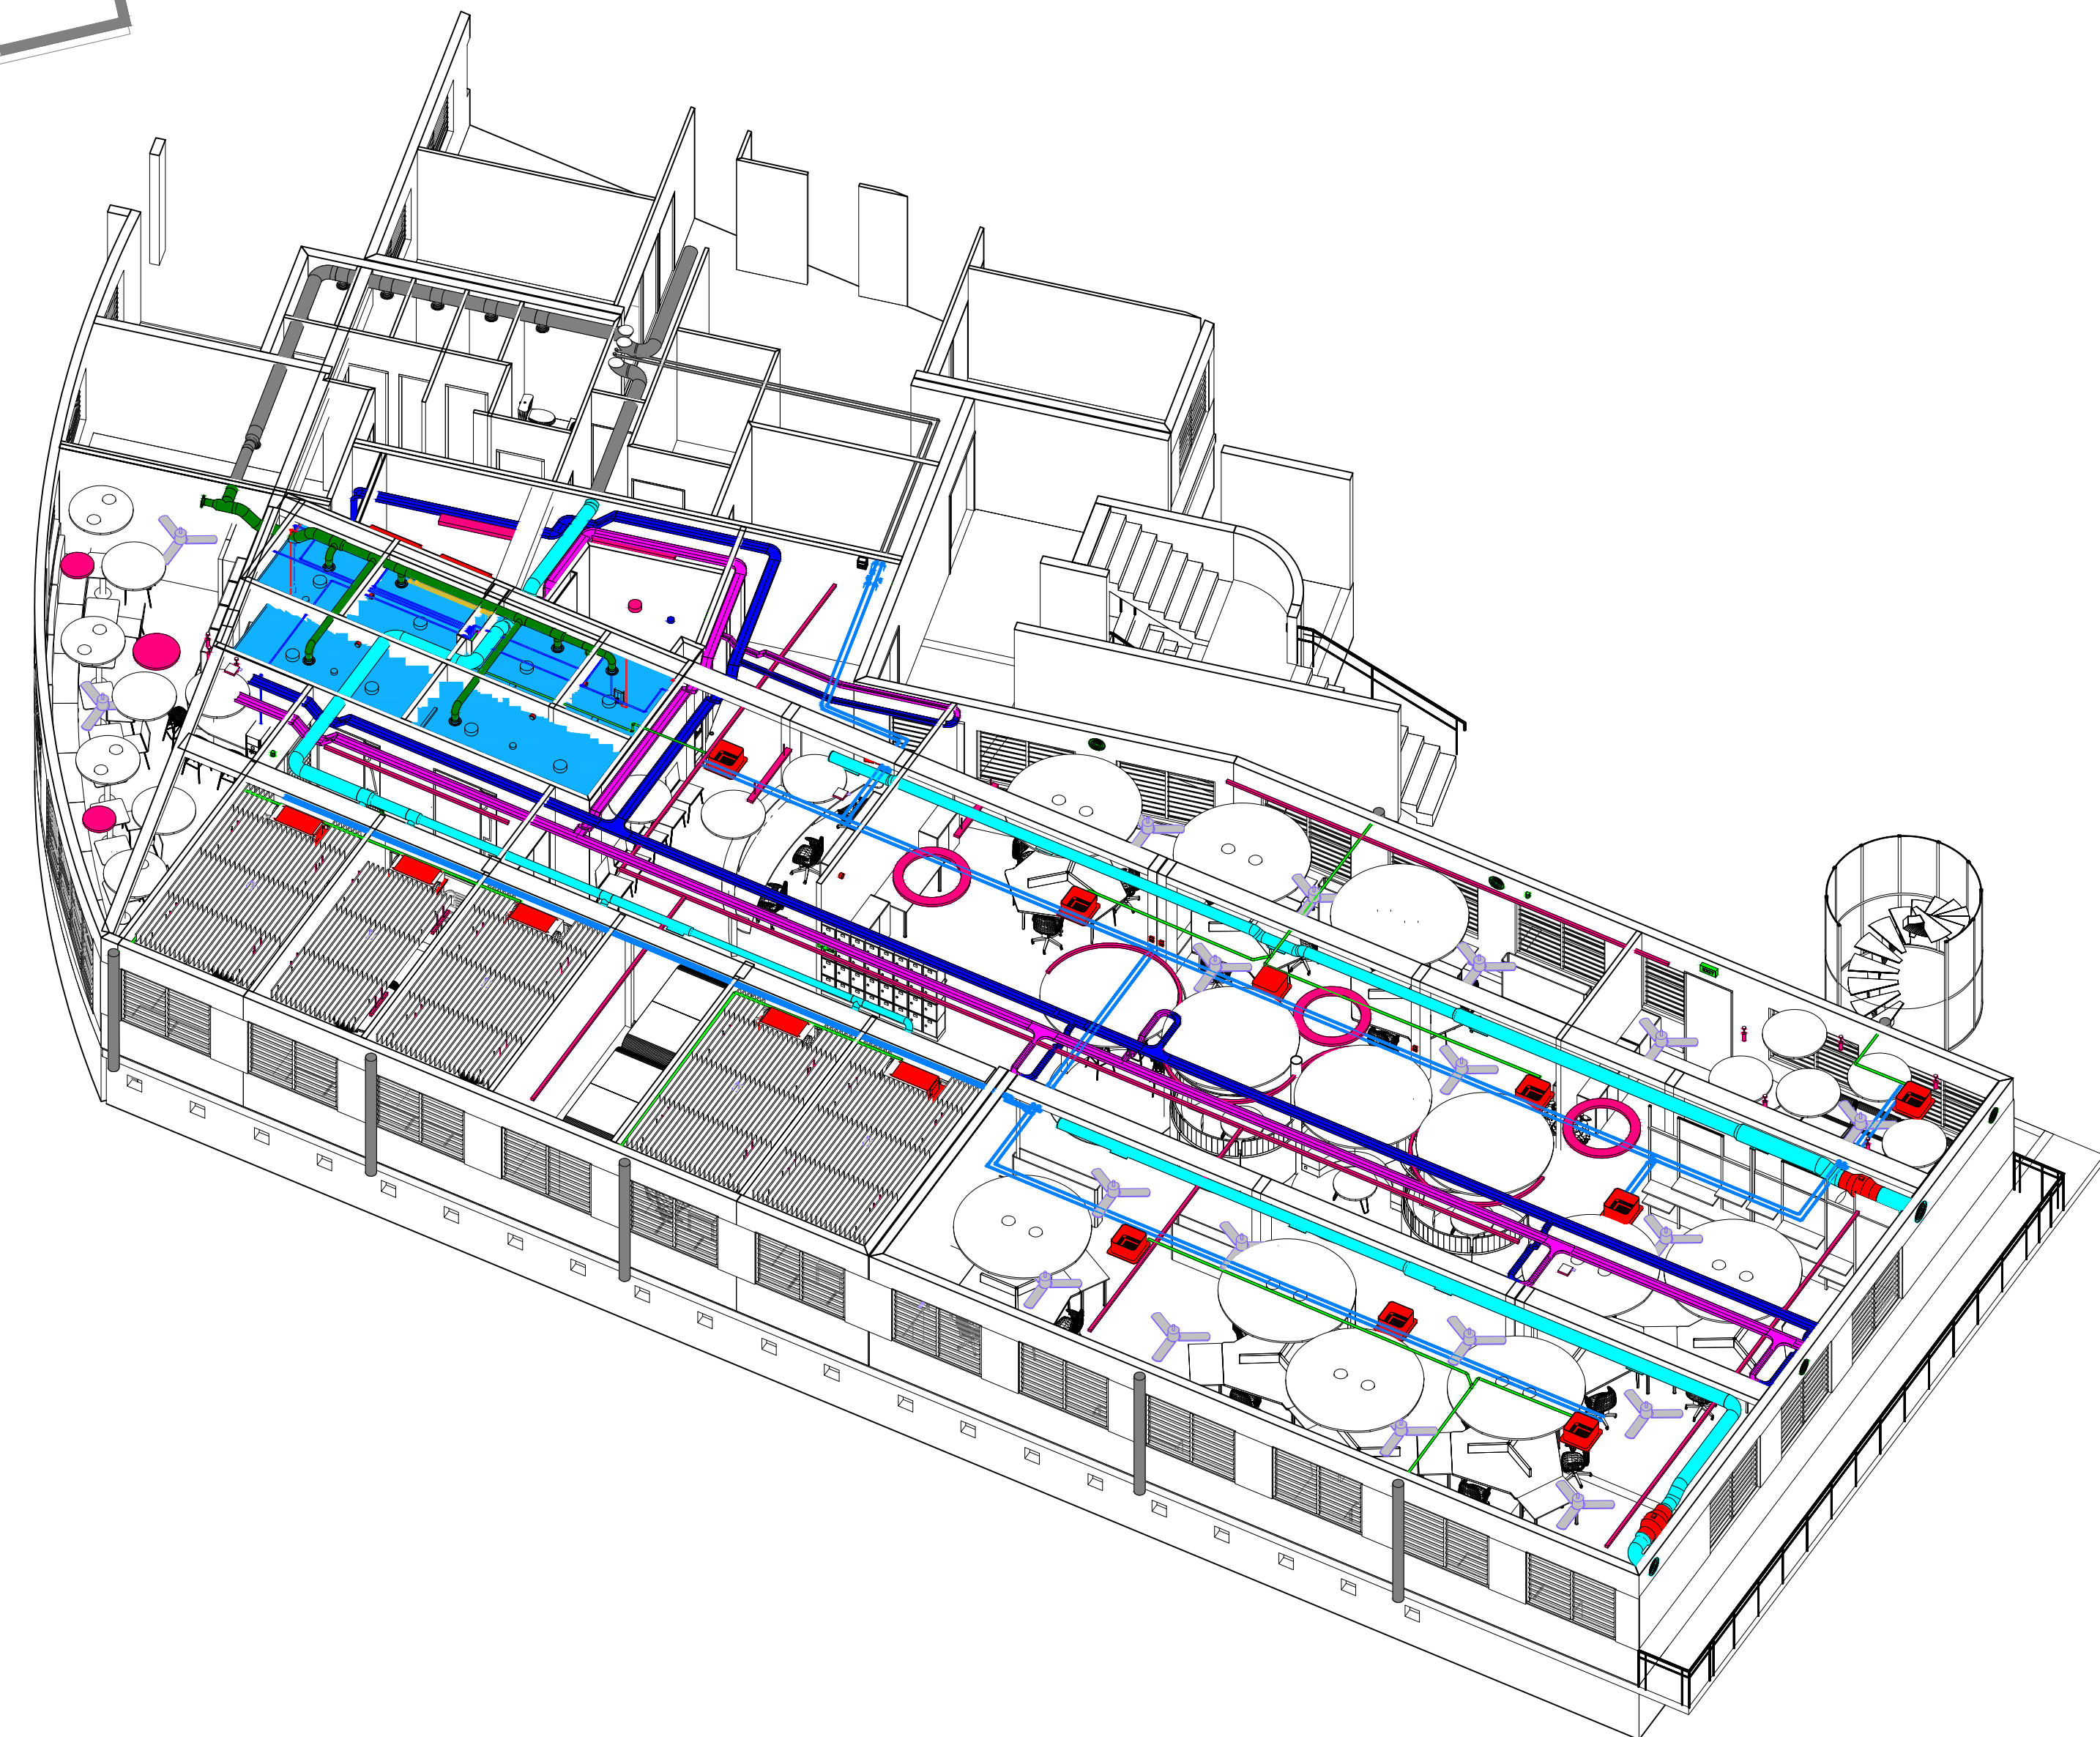
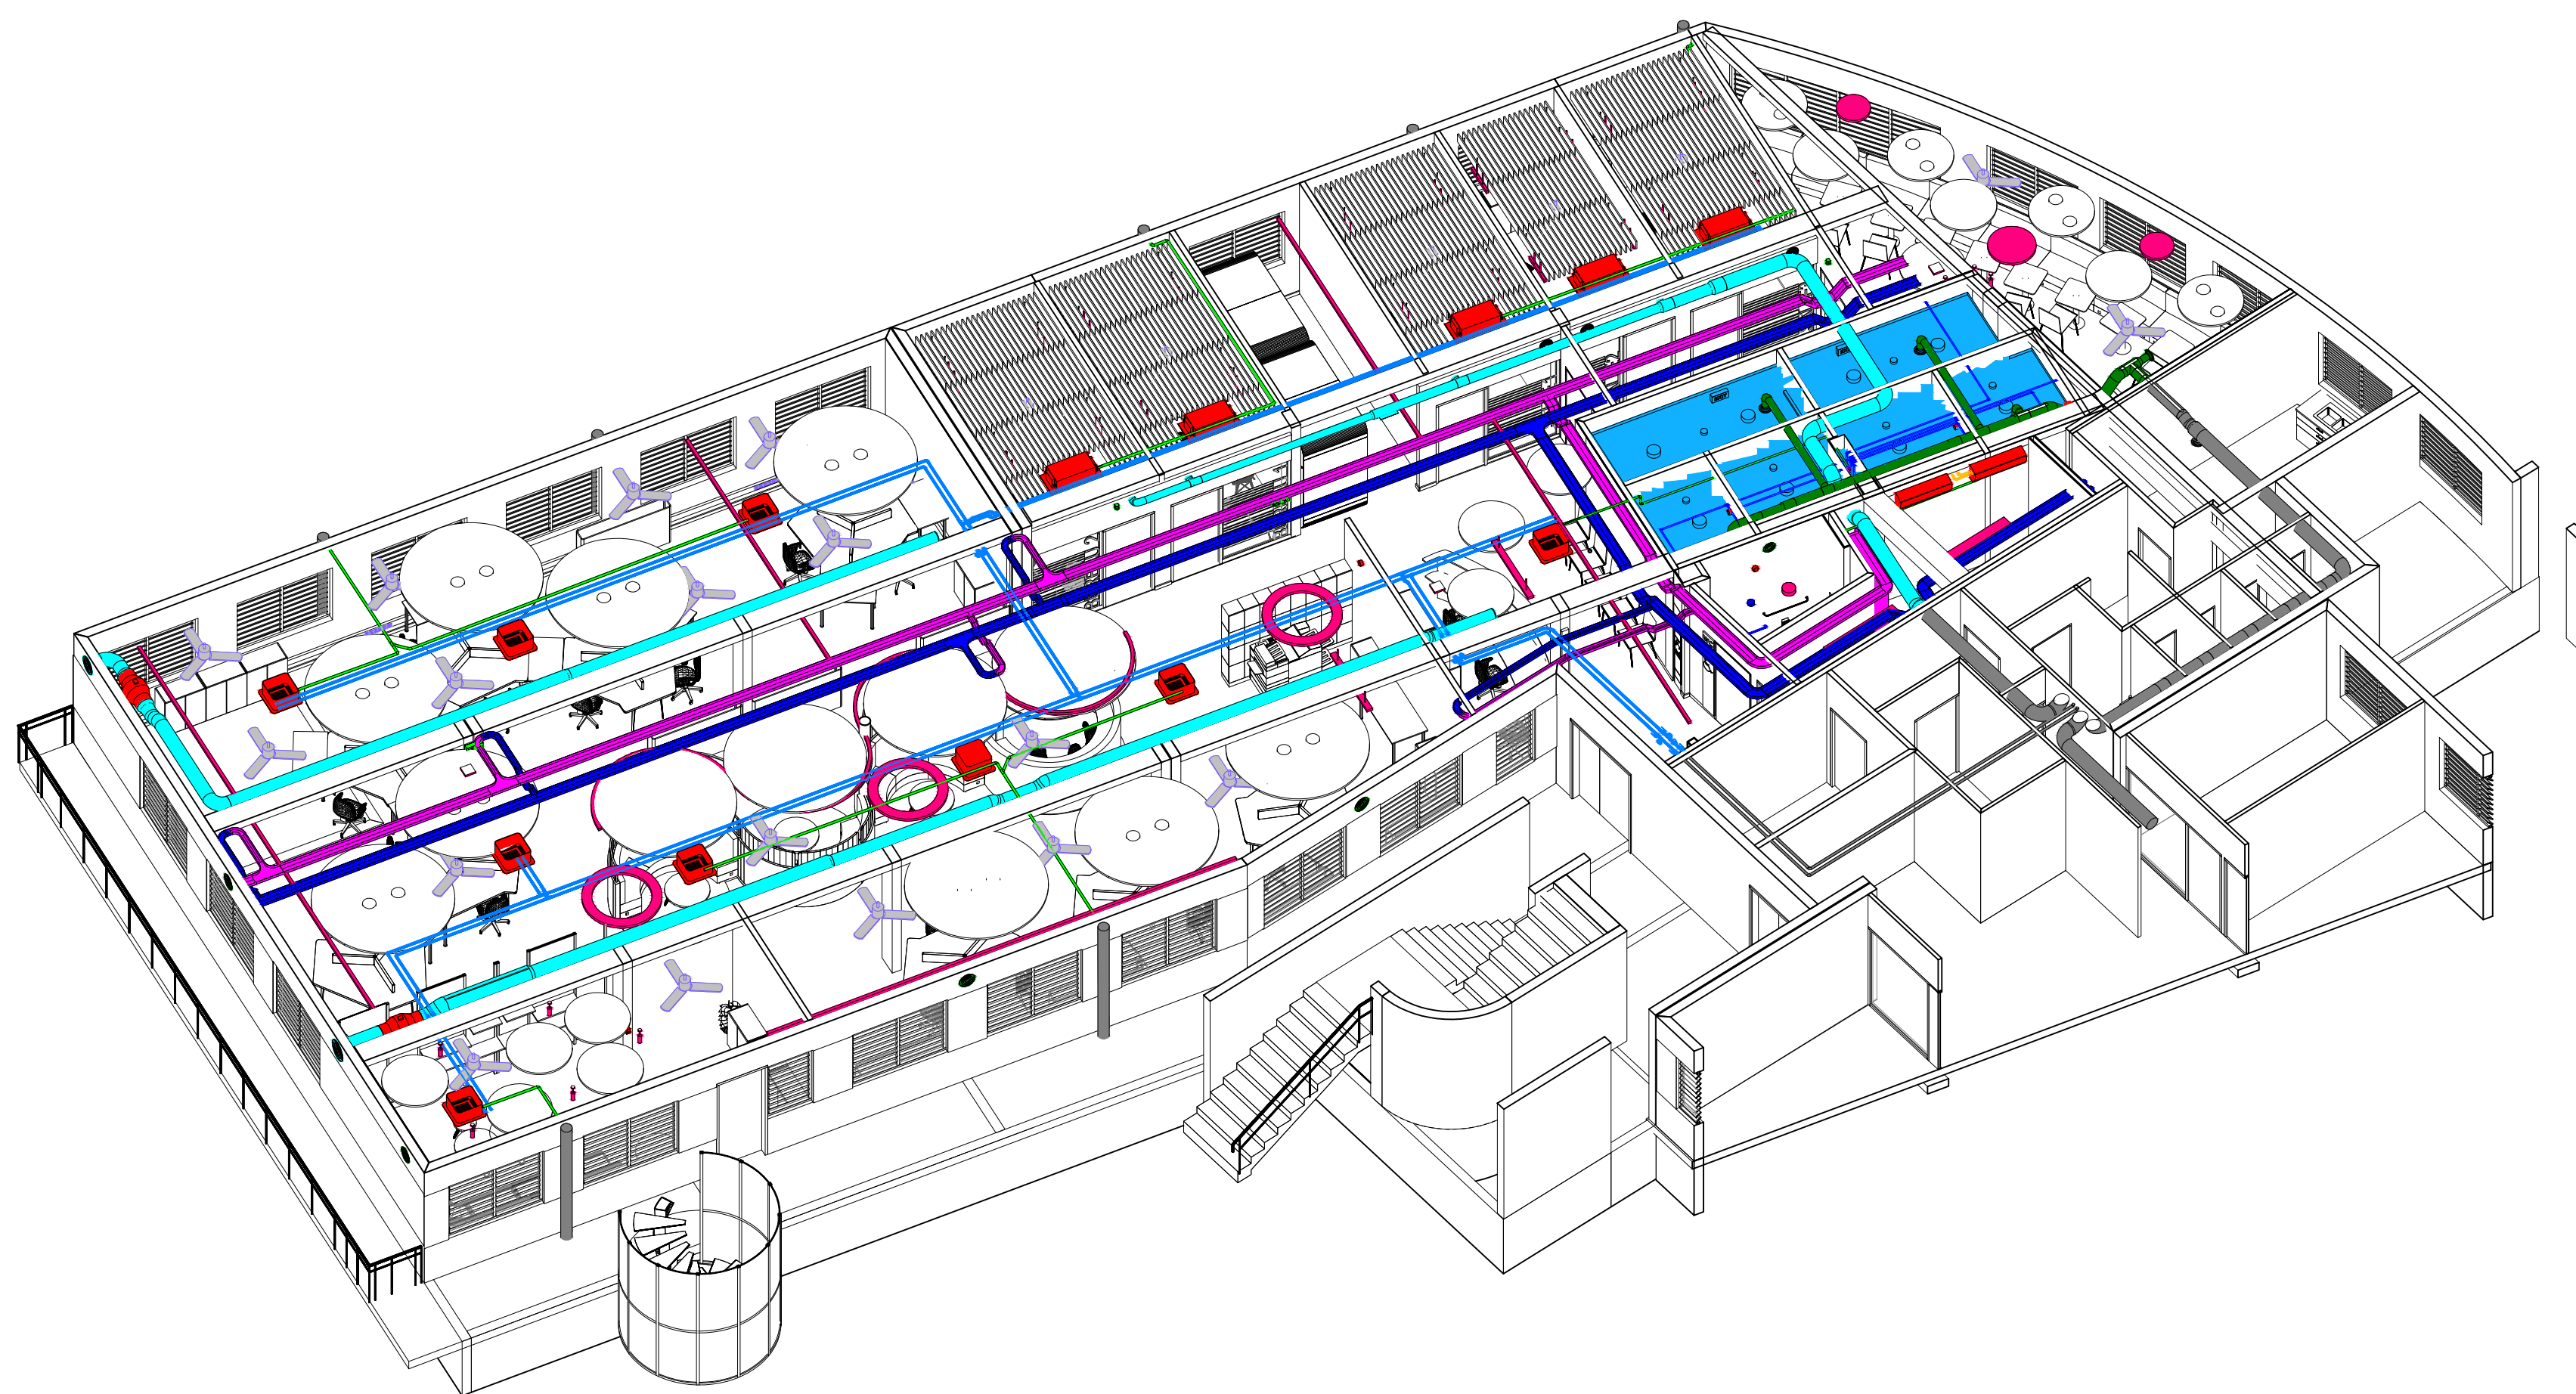
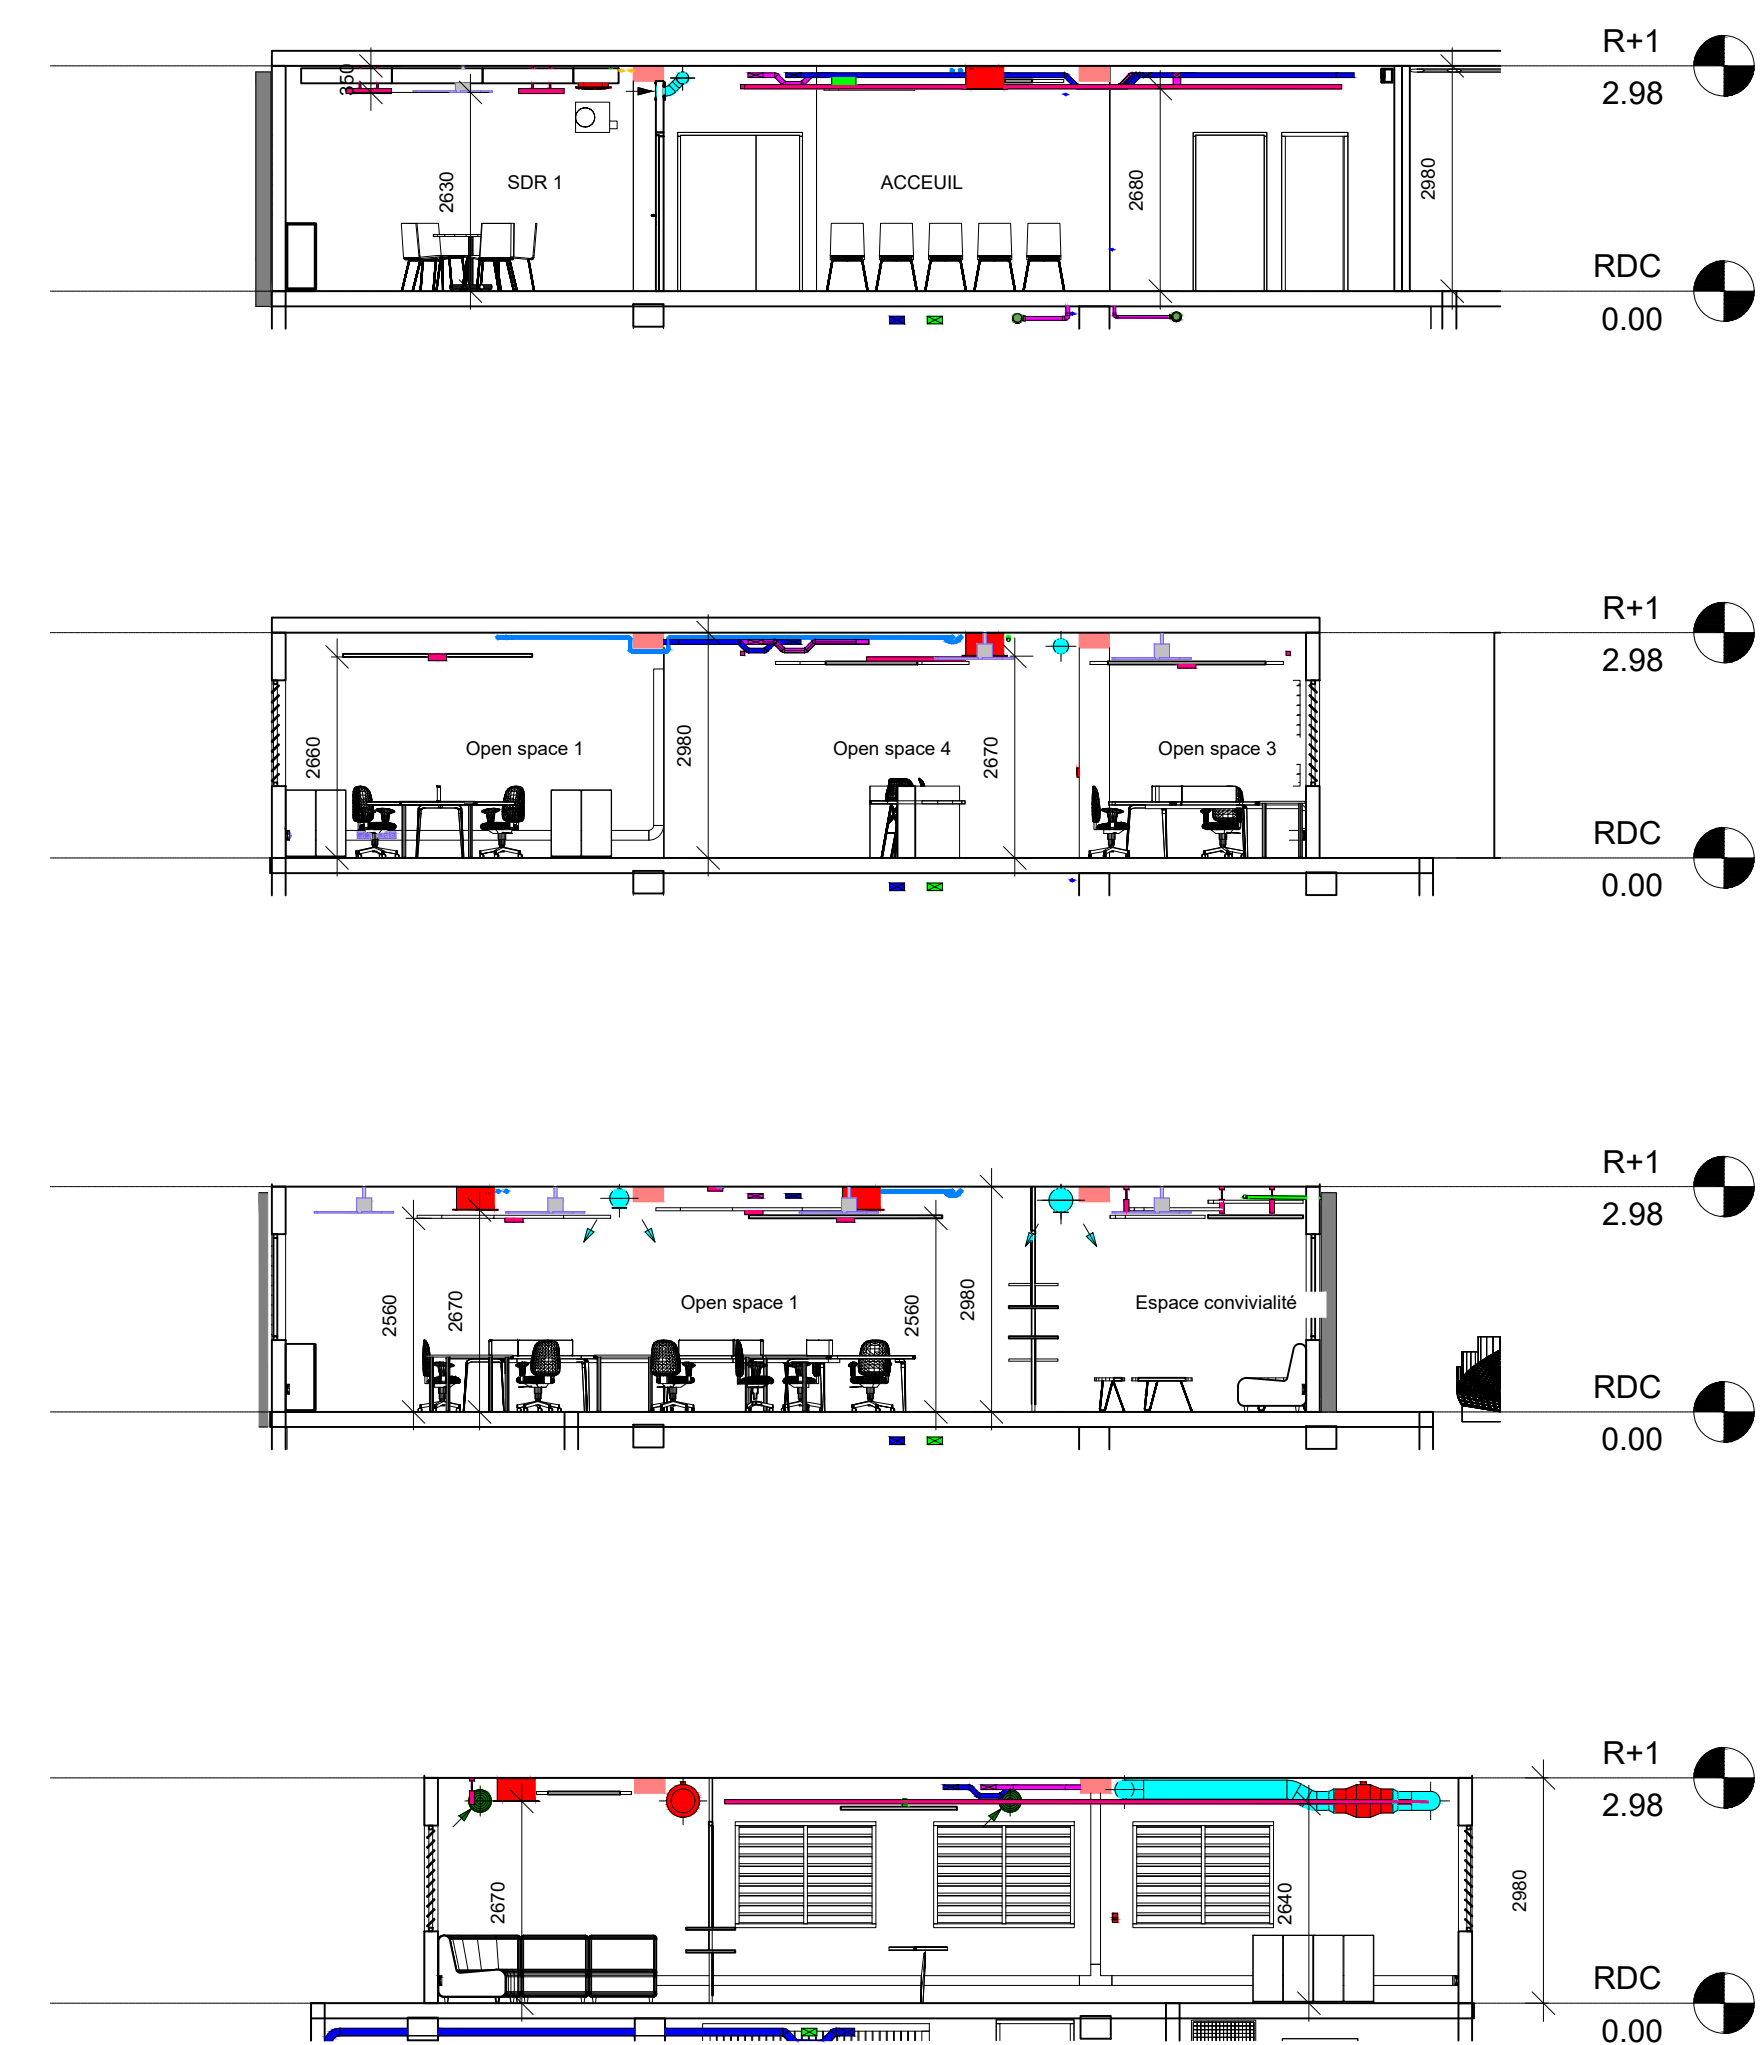


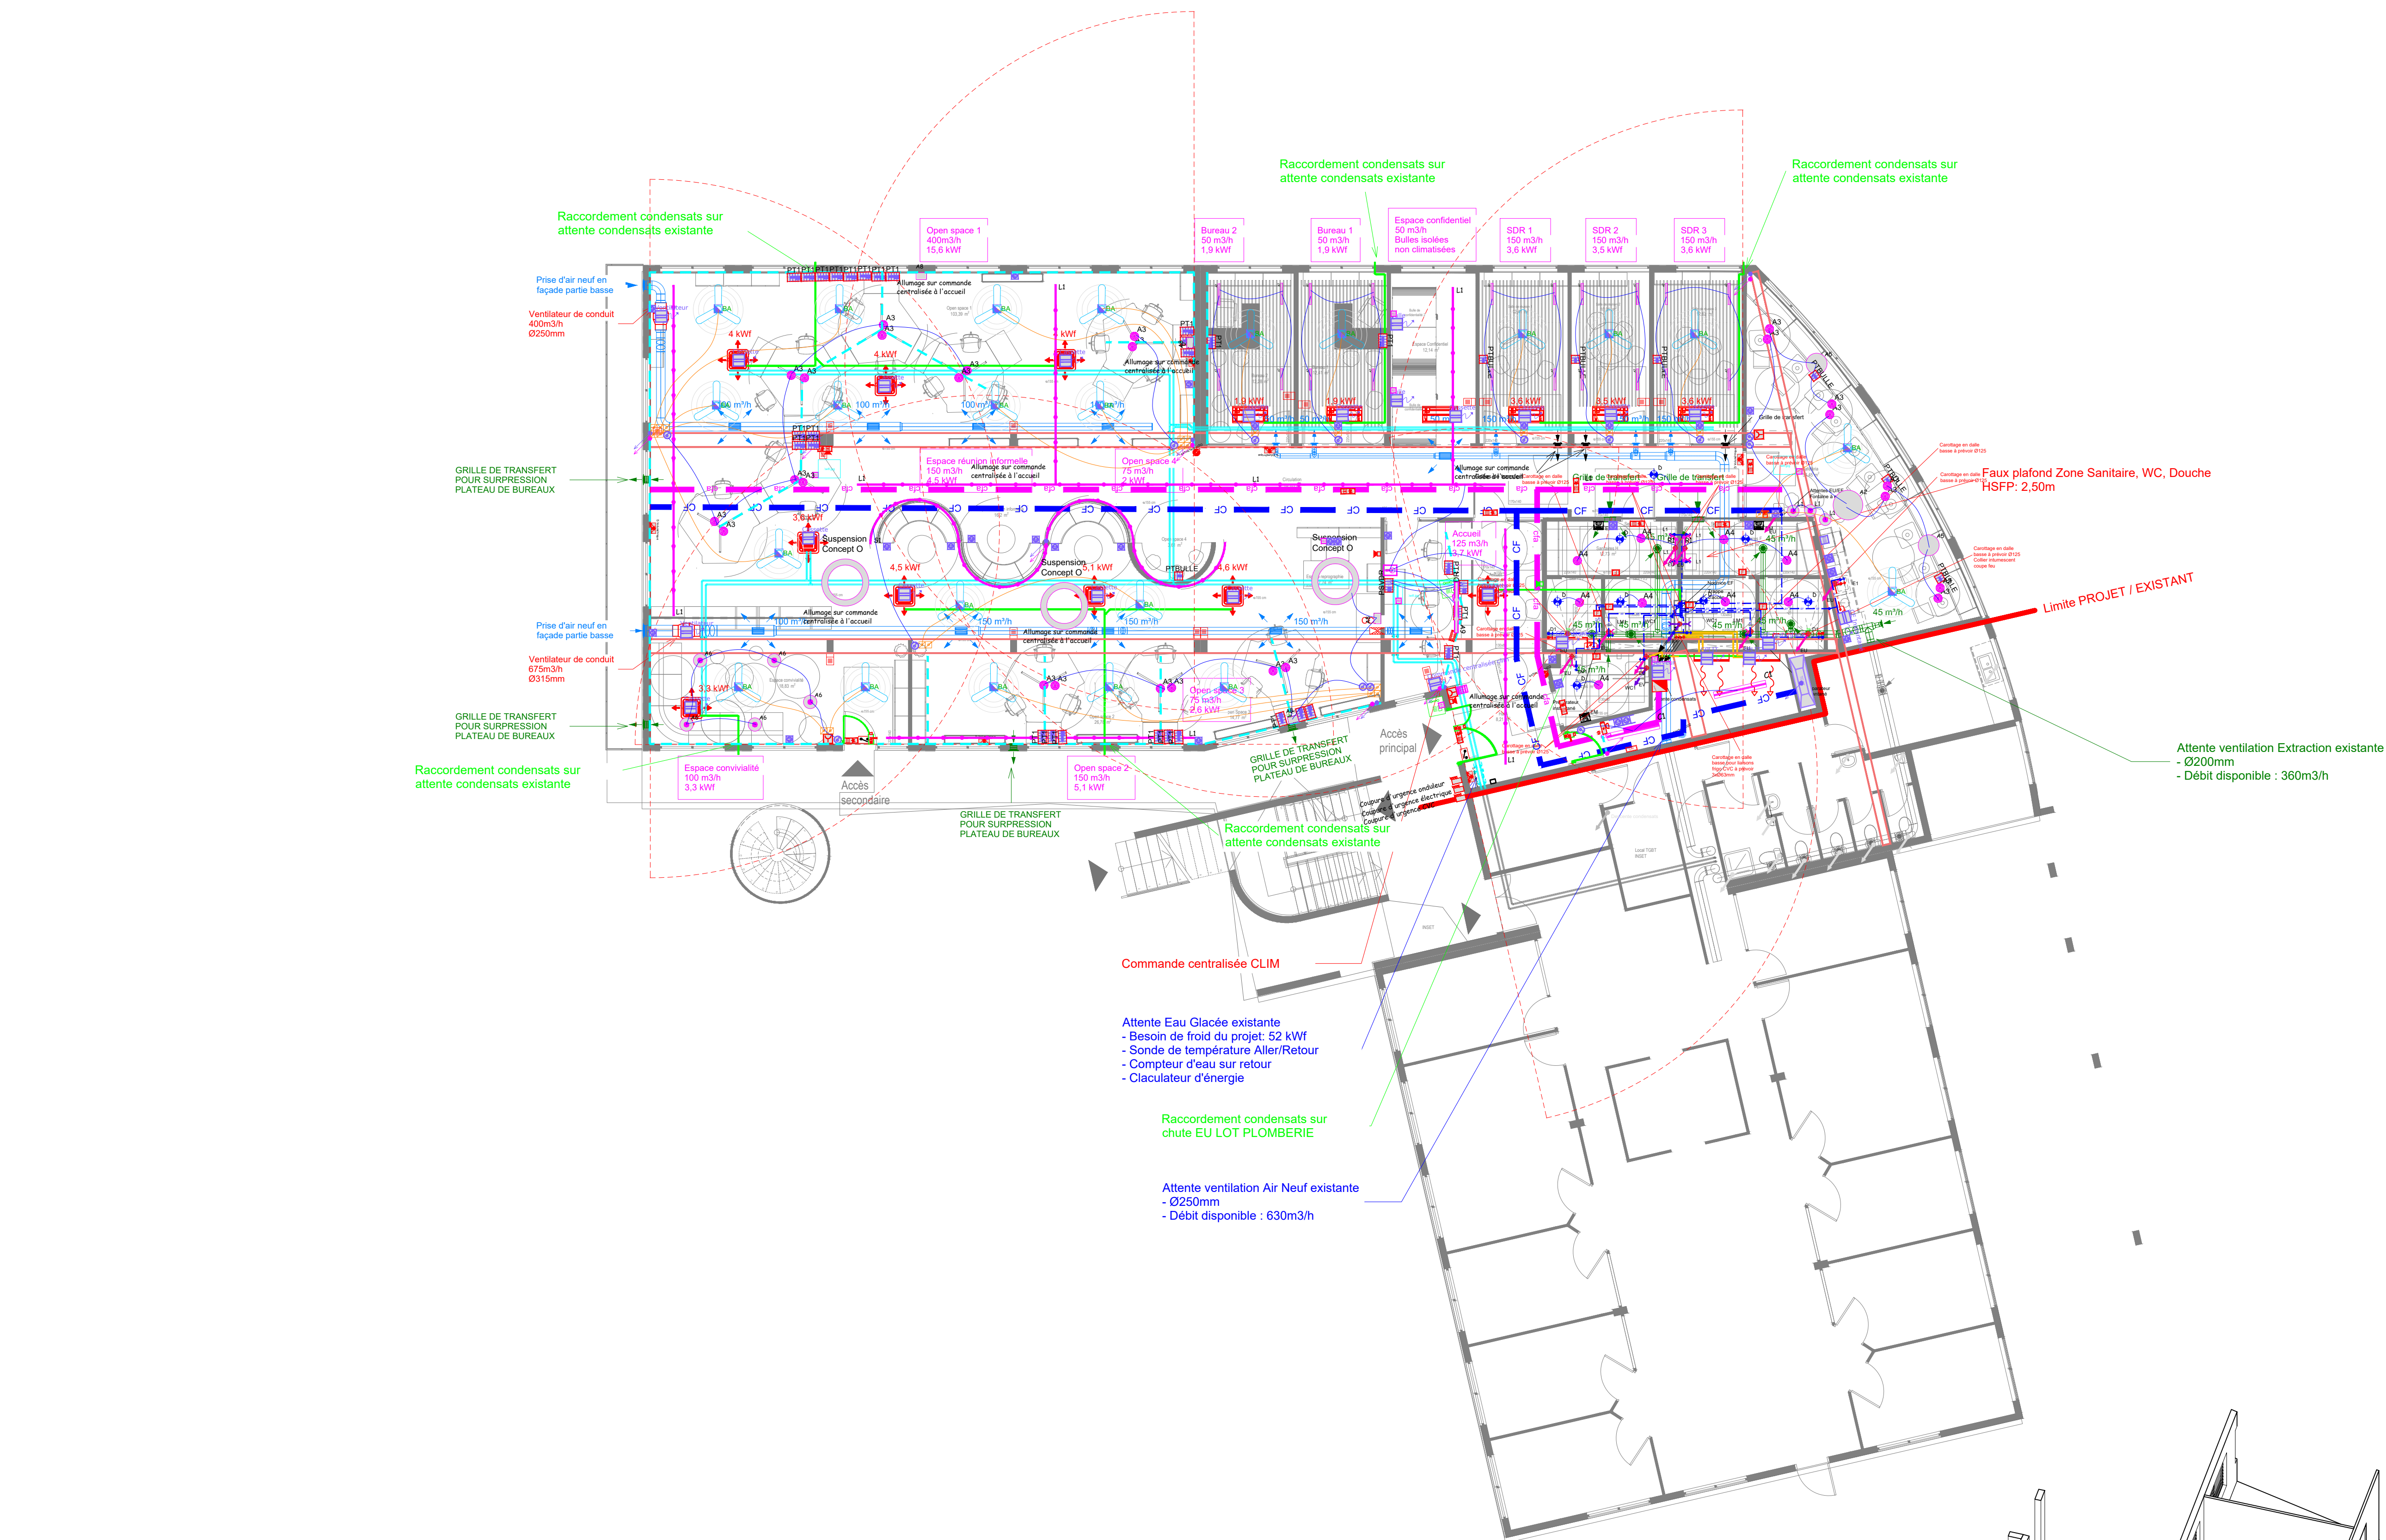

LEGENDE PLOMBERIE SANITAIRE	
SYMBÔLE	DESIGNATION
	Réseau Air comprimé
	Réseau PEHD AEP
	Circuit HTA eau froide en faux plafond ou au plafond
	EF cuivre en plinthe
	EF général
	EF PER dans dallage
	EC cuivre en plinthe
	EC PER dans dallage
	Circuit HTA eau chaude en faux plafond ou au plafond
	Circuit HTA boudage eau chaude en faux plafond ou au plafond
	Eaux Usées en plinthe PVC
	Eaux Usées en enterrées PVC
	Eaux Usées FONTE ou HTA chaud en enterrées
	Eaux Usées en faux plafond ou plafond PVC
	Eaux Vannes en faux plafond ou plafond PVC
	Eaux Vannes en enterrées PVC
	Eaux Vannes en plinthe PVC
	Réseaux Unitaire en plafond PVC
	Eaux Pluvial en faux plafond ou plafond PVC
	Eaux Pluvial en enterrées PVC
	Vanne d'arrêt entre 0.90 et 1.30 ml
	Siphon de sol
	Caniveau douche italienne
	Cuvette siphonide
	extincteur polyvalent eau + additif 6 L + panneau extincteur et consigne de sécurité
	extincteur CO2 5kg L + panneau extincteur et consigne de sécurité
	Robinet de pulsage
	Nourisse EF/EC
	Robinet EF/EC et attente EF/EC
	Compteur à impulsion
	Clapet anti retour
	Vanne d'isolement
	Chute eaux Usées PVC
	Chute eaux Vannes PVC
	Chute eaux Pluviales PVC
	Ventilation primaire
	Aérateur à membrane
	Réseaux colonne sèche
	Réseaux RIA
	Colonne réseau incendie

Ind.	Date	Remarques
0	01/12/2025	Projet initial - Révision 001

Commune de Saint-Denis

Réaménagement des Plateaux "SODIAC & UNS"

Maitre d'ouvrage
RECTORAT / S.C.O.S.U.
24 rue de la République
97300 Saint-Denis
Tél : (03) 40 13 14
Mail : scos@semaire.fr

Maitrise d'œuvre
Mandataire
Architectes
L'atelier architectes
24 rue de la République
97300 Saint-Denis
Tél : (03) 40 13 14
Mail : atelier@semaire.fr

BET CC
L'atelier ingénieurs
24 rue de la République
97300 Saint-Denis
Tél : (03) 40 13 14
Mail : atelier@semaire.fr

Représentation

DCE

Plan de synthèse des réseaux - Niveau RDC

Ind. Date Remarques

0 01/12/2025

Projet initial - Révision 001

DECEMBRE 2025

Echelle: 1:100

SY02