

.	.	.	.	.	.
.	.	.	.	.	.
A	17.10.26	Intégration remarques	AS	AS	YC
0	10.04.26	Première émission	AS	AS	YC
Indice	Date	Modifications	Rédacteur	Vérificateur	Approbateur

# LOT BET FLUIDES

MAITRE D'OUVRAGE:

CENTRE HOSPITALIER UNIVERSITAIRE DE TOULOUSE



Société ALTERNET:  
BET FLUIDES



Société David SIST:  
Second Oeuvre économie  
de la construction



David SIST  
Economiste de la Construction

Société AKSSIMO:  
BET STRUCTURE



PROJET:

CHU deToulouse - site de Purpan

## CARNET DE PLANS CVC / PL / FLM



ALTERNET  
45 rue Garance  
31670 LABEGE  
tél : 01 53 79 04 00  
fax : 09 56 32 73 79

ALT	03/04	PRO	CP	TZ	RDC/R+1	CP02	A	Echelle : selon plan
Emetteur	Lot	Phase	Type	Bat / Zone	Niveau	Numéro	Indice	Date indice : 17.04.2026

LEGENDE VENTILATION

Ventilation






-  Réseaux d'air neuf
-  Réseaux de Rejet d'air
-  Réseaux de Soufflage d'air
-  Réseaux d'extraction

Ventilation existant



-  Réseaux d'air neuf
-  Réseaux de Rejet d'air
-  Réseaux de Soufflage d'air
-  Réseaux d'extraction


LEGENDE CVC-PLB

Plomberie

-  Eau Froide Sanitaire
-  Eau Chaude Sanitaire
-  Bouclage
-  Eaux Usées
-  Eaux Vannes




Chauffage & Rafraichissement

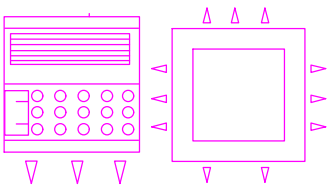-  Eau Glacée
-  Eau Chaude Chauffage








Cassette/Gainable  
Ajouté

Fluides médicaux



-  Vide
-  Oxygène secondaire
-  Air médical secondaire


LEGENDE EXISTANT

Plomberie


-  Eau Froide Sanitaire
-  Eau Chaude Sanitaire
-  Bouclage
-  Eaux Usées
-  Eaux Vannes

Chauffage & Rafraichissement

-  Eau Glacée
-  Eau Chaude Chauffage

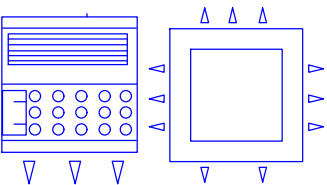

Cassette/Gainable  
Existant non déplacé

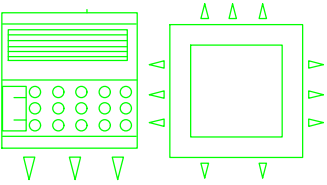

Cassette/Gainable  
Existant déplacé

Fluides médicaux

-  Vide
-  Oxygène secondaire
-  Air médical secondaire



ALTERNET  
41 Rue Garance  
31 670 Labège  
tél : 0547742577

Chambre isolement\_CHU Toulouse  
Légendes

Maître d'Ouvrage :  
CENTRE HOSPITALIER  
UNIVERSITAIRE DE TOULOUSE

Société David SIST  
Second Oeuvre économie  
de la construction

Société AKSSIMO  
BET STRUCTURE


Projet :  
CHU de Toulouse  
Site de Purpan

Référence : ALT\_PRO\_PURPAN\_CVC\_PB\_IND1

Phase : PRO	Echelle : 1 : 1	Indice : A	N° :00
Lot : CVC-PB	Date : 17/04/2026	Page : 01	





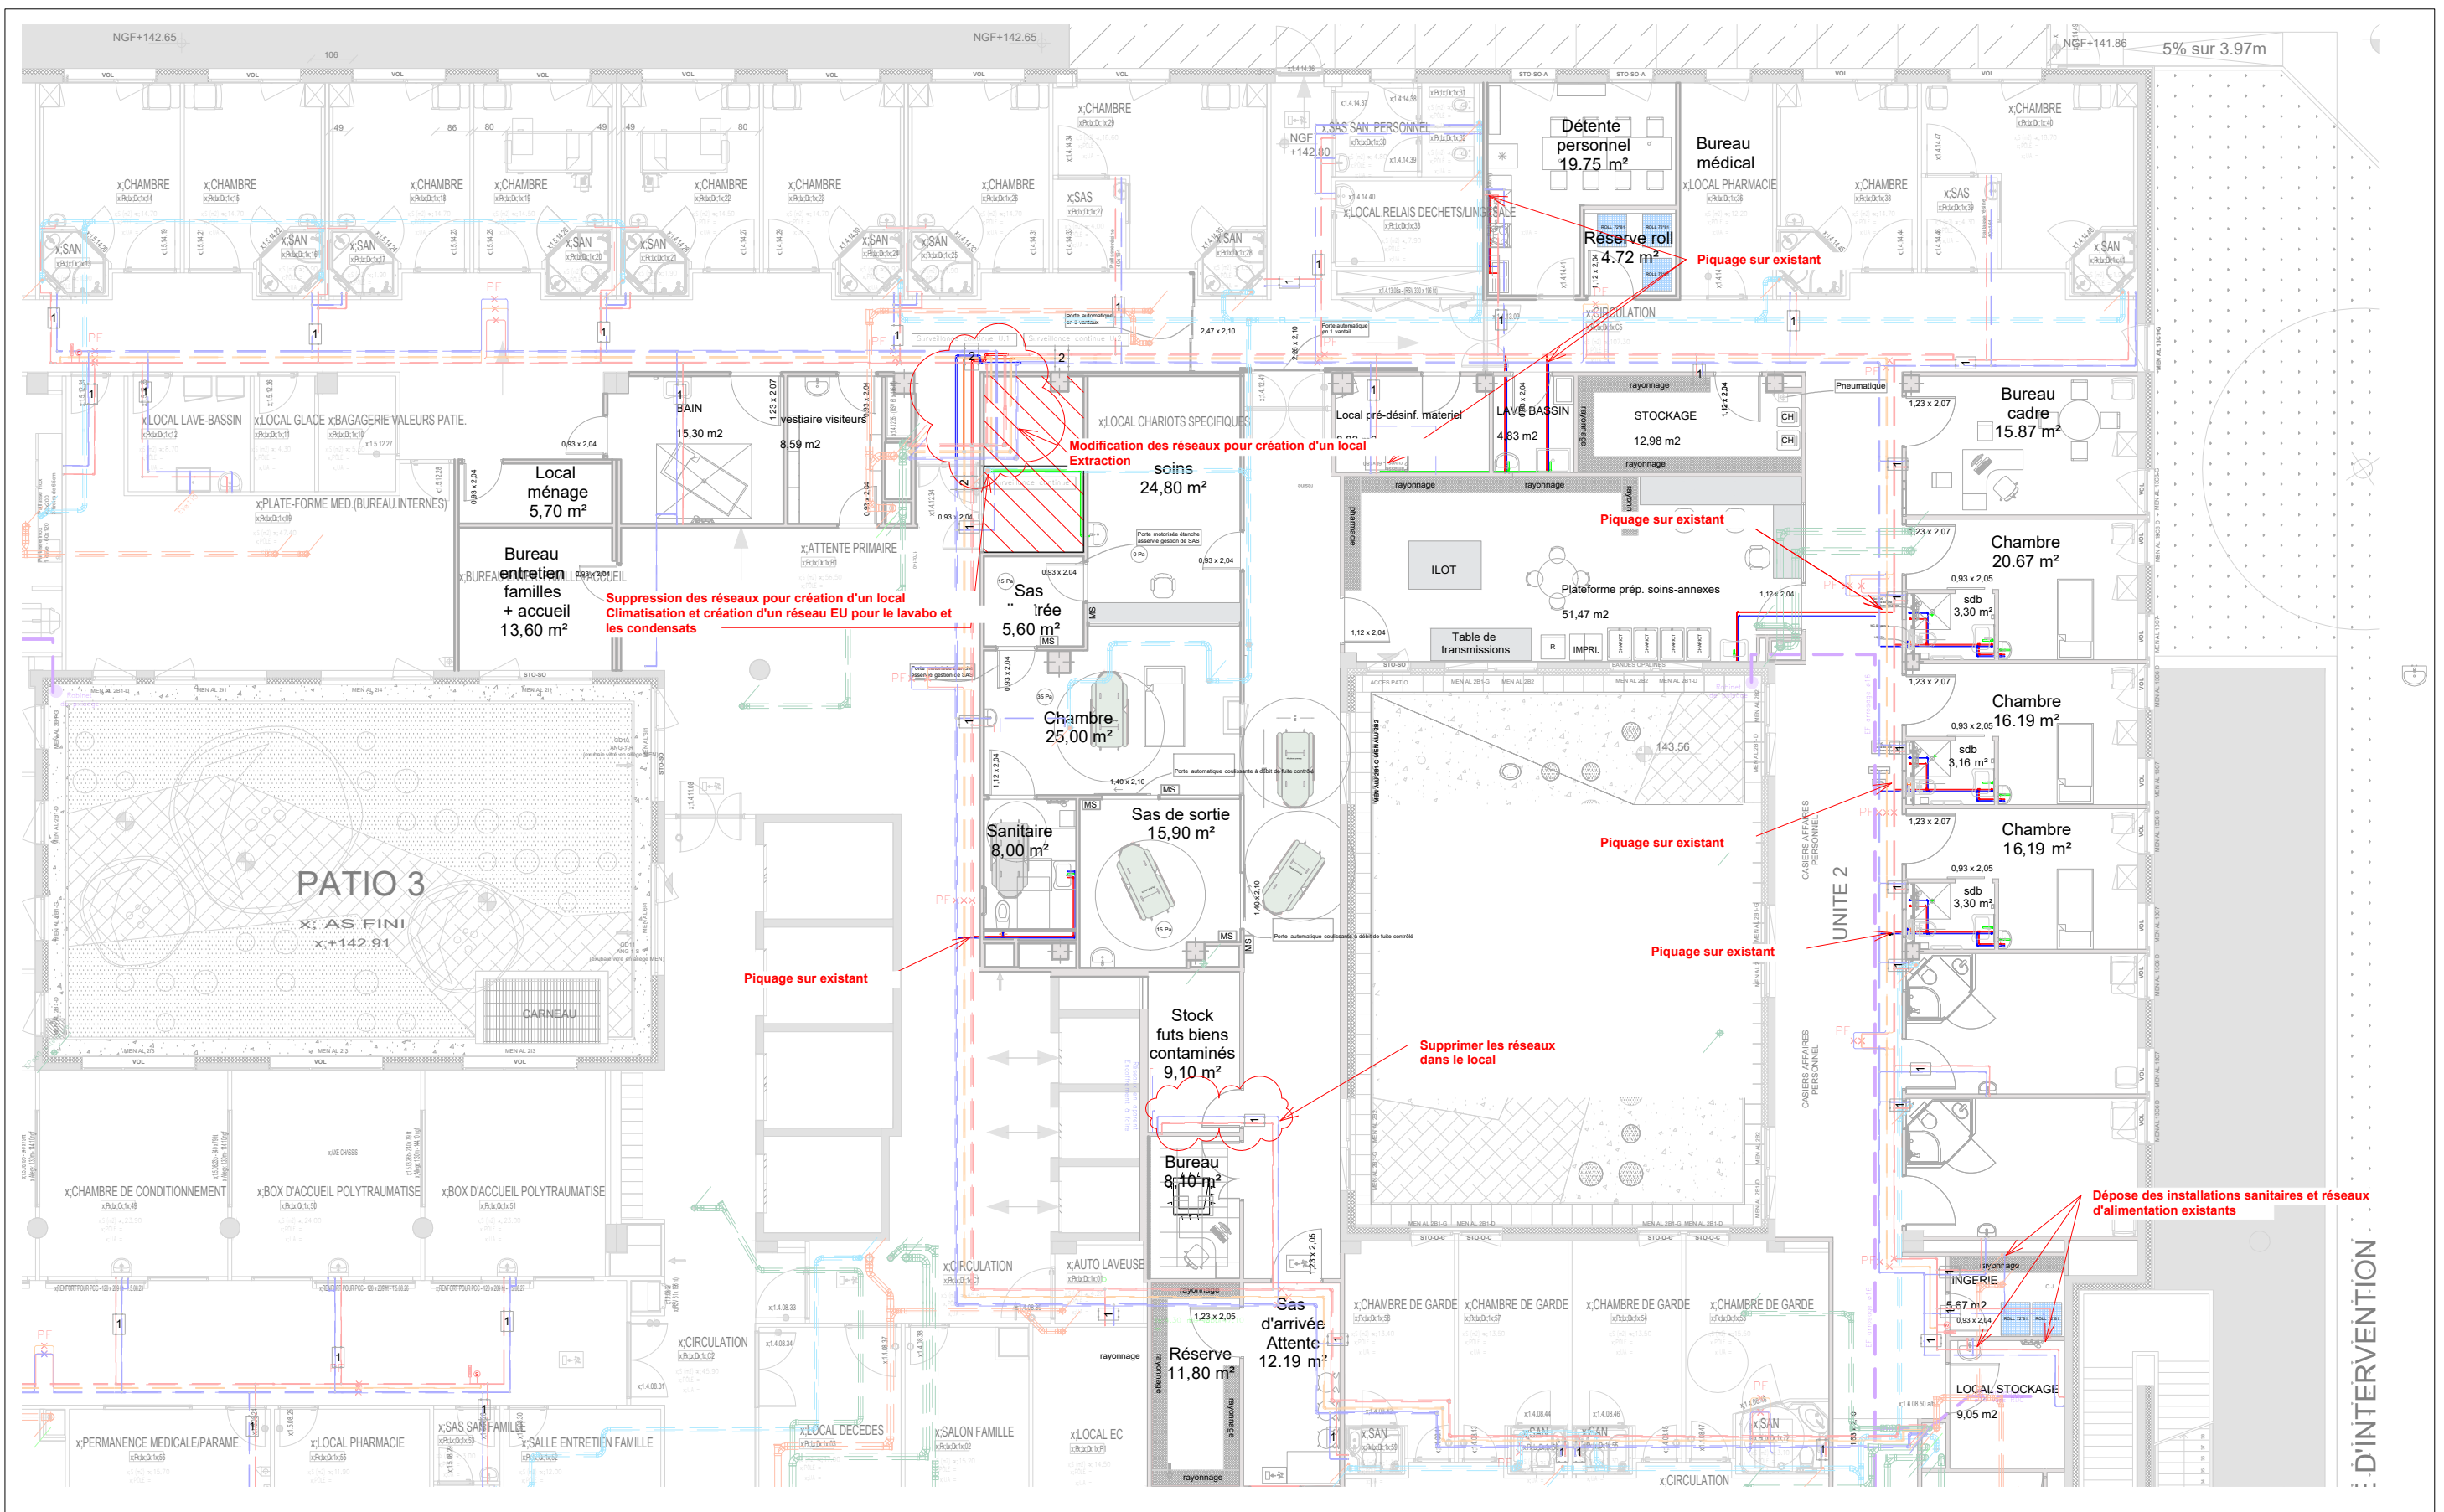

**ALTERNET**  
41 Rue Garance  
31 670 Labège  
tél : 0547742577

## Chambre isolement\_CHU Toulouse Plan de plomberie R+1

**Maître d'Ouvrage :**  
CENTRE HOSPITALIER  
UNIVERSITAIRE DE TOULOUSE

**Société David SIST**  
Second Oeuvre économie  
de la construction

**Société AKSSIMO**  
BET STRUCTURE

**Projet :**  
CHU de Toulouse  
Site de Purpan

Référence : ALT\_PRO\_PURPAN\_CVC\_PB\_IND1

Phase : PRO

Echelle : 1 : 150

Indice : A

N° : 02

Lot : CVC-PB

Date : 17/04/2026



Page : 03









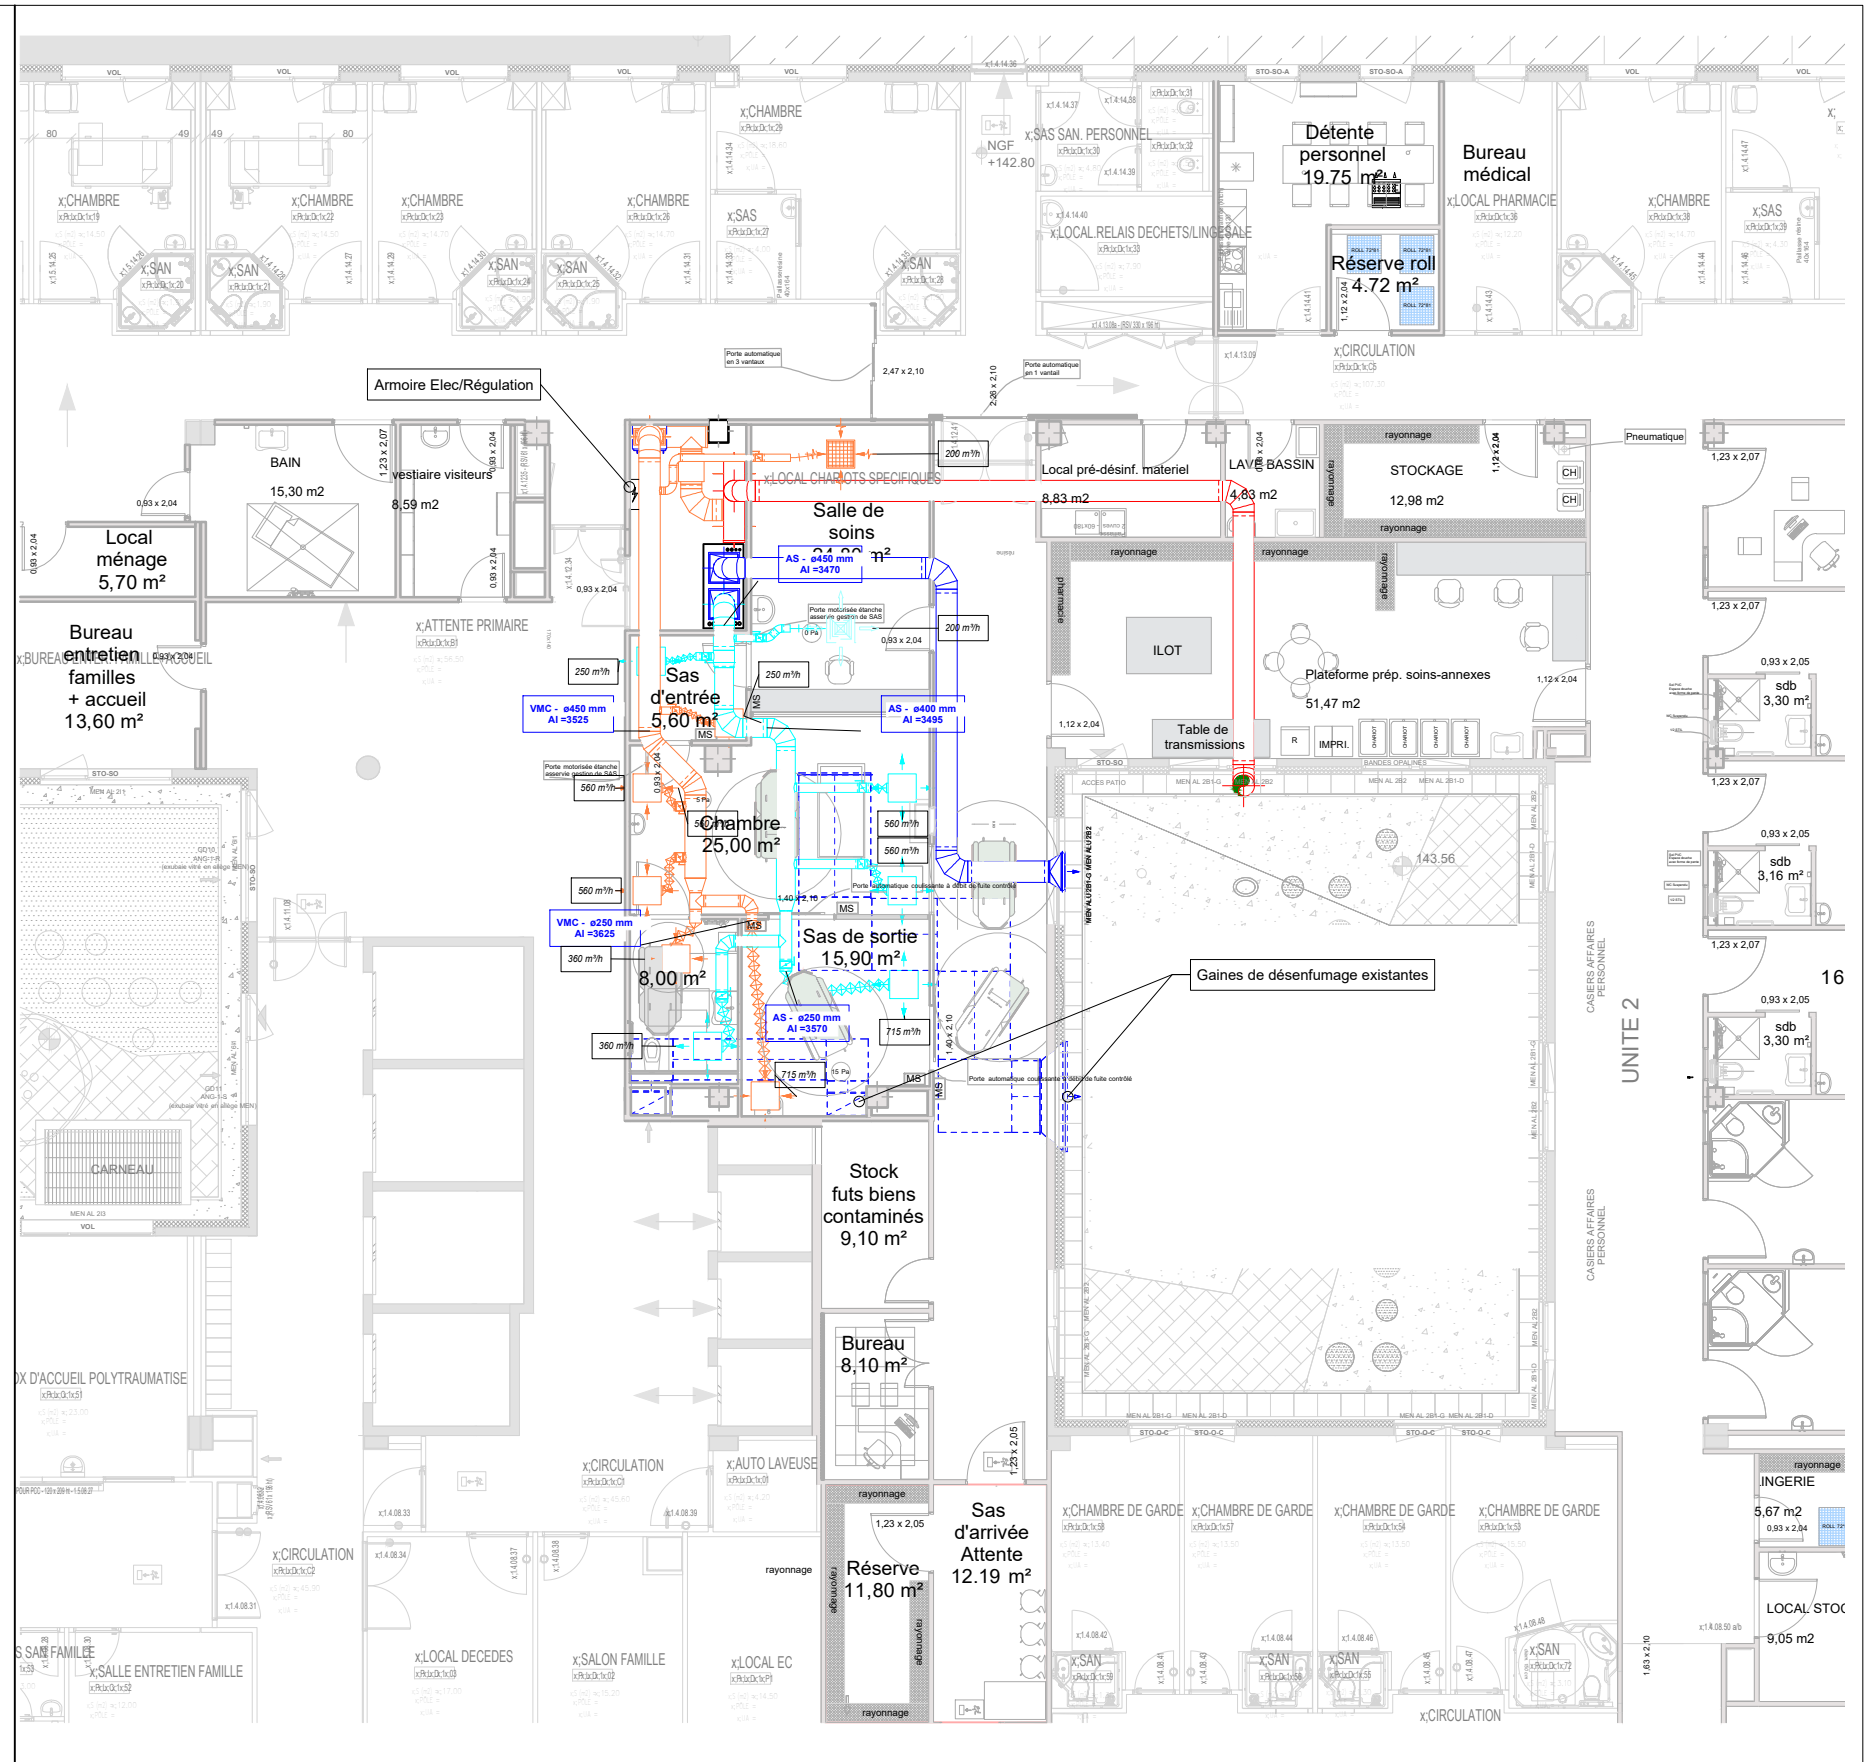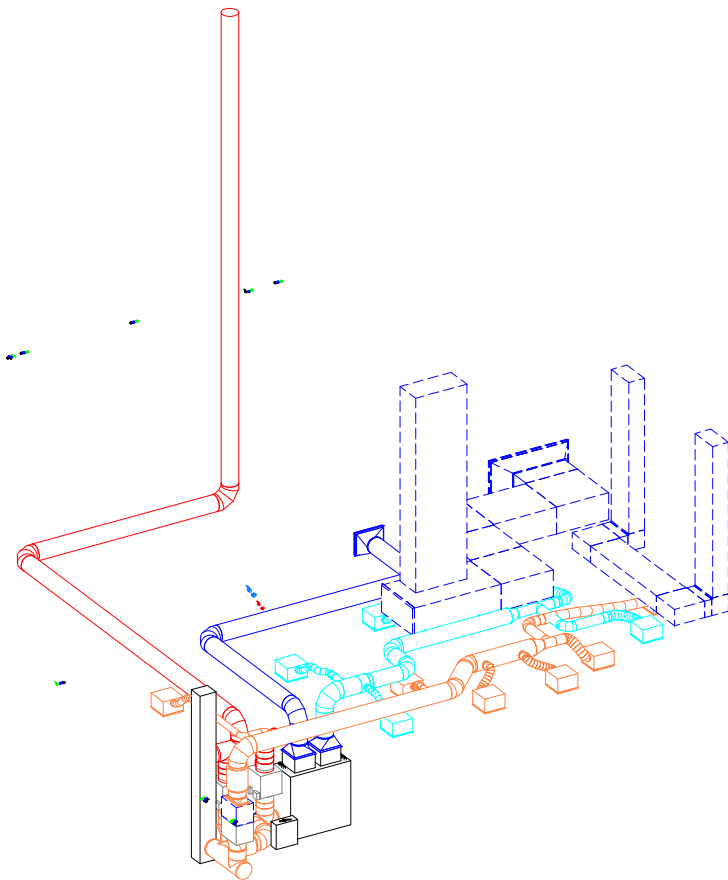

**ALTERNET**  
41 Rue Garance  
31 670 Labège  
tél : 0547742577

## Chambre isolement\_CHU Toulouse Plan Ventilation R+1

**Maître d'Ouvrage :**  
CENTRE HOSPITALIER  
UNIVERSITAIRE DE TOULOUSE

**Société David SIST**  
Second Oeuvre économie  
de la construction

**Société AKSSIMO**  
BET STRUCTURE

**Projet :**  
CHU de Toulouse  
Site de Purpan

Référence : ALT\_PRO\_PURPAN\_CVC\_PB\_IND1

Phase : PRO

Echelle : 1:150

Indice : A


N° : 05


Lot : CVC-PB


Date : 17/04/2026

Page : 06



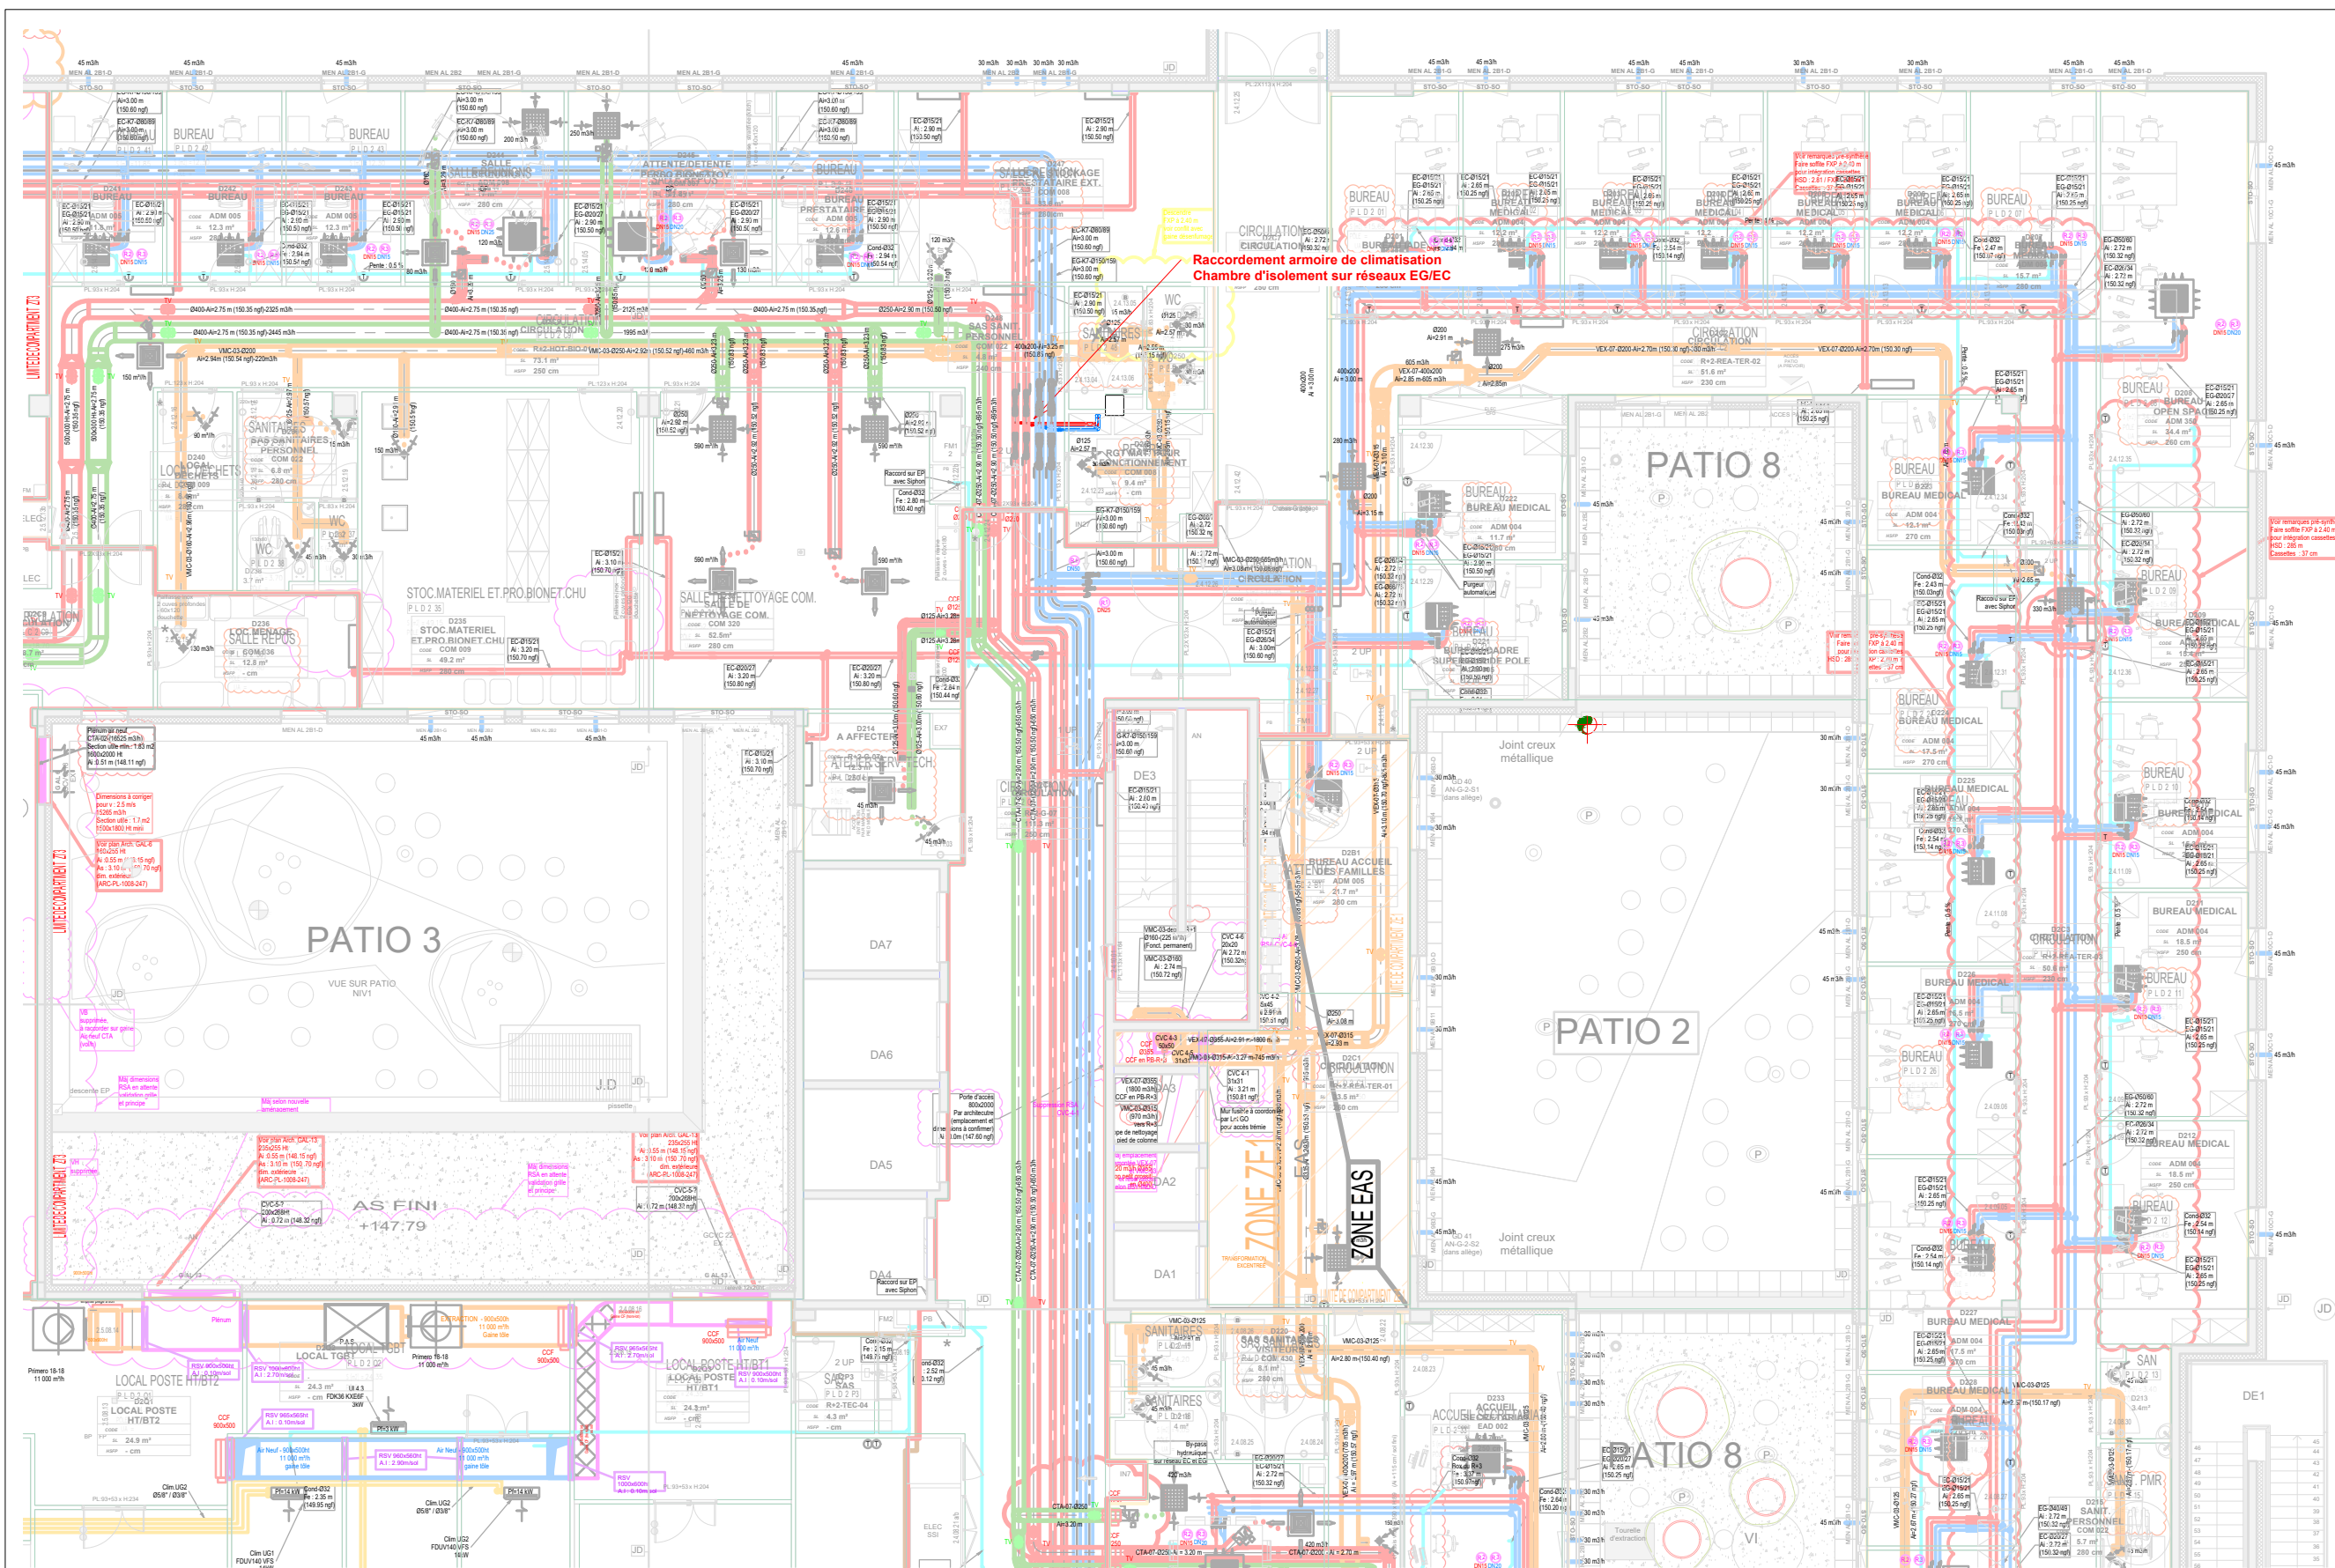

<div></div> <div><b>ALTERNET</b> 41 Rue Garance 31 670 Labège tél : 0547742577</div> <div>ALTERNET</div>	<b>Chambre isolement_CHU Toulouse</b> <b>Plan Ventilation chauffage eau glacée R+2</b>										
					Référence : ALT_PRO_PURPAN_CVC_PB_IND1						
	<b>Maître d'Ouvrage :</b> CENTRE HOSPITALIER UNIVERSITAIRE DE TOULOUSE		Société David SIST Second Oeuvre économie de la construction		Société AKSSIMO BET STRUCTURE		<b>Projet :</b> <b>CHU de Toulouse</b> <b>Site de Purpan</b>		Phase : PRO	Echelle : 1:150	Indice : A
								Lot : CVC-PB	Date : 17/04/2026		Page : 07

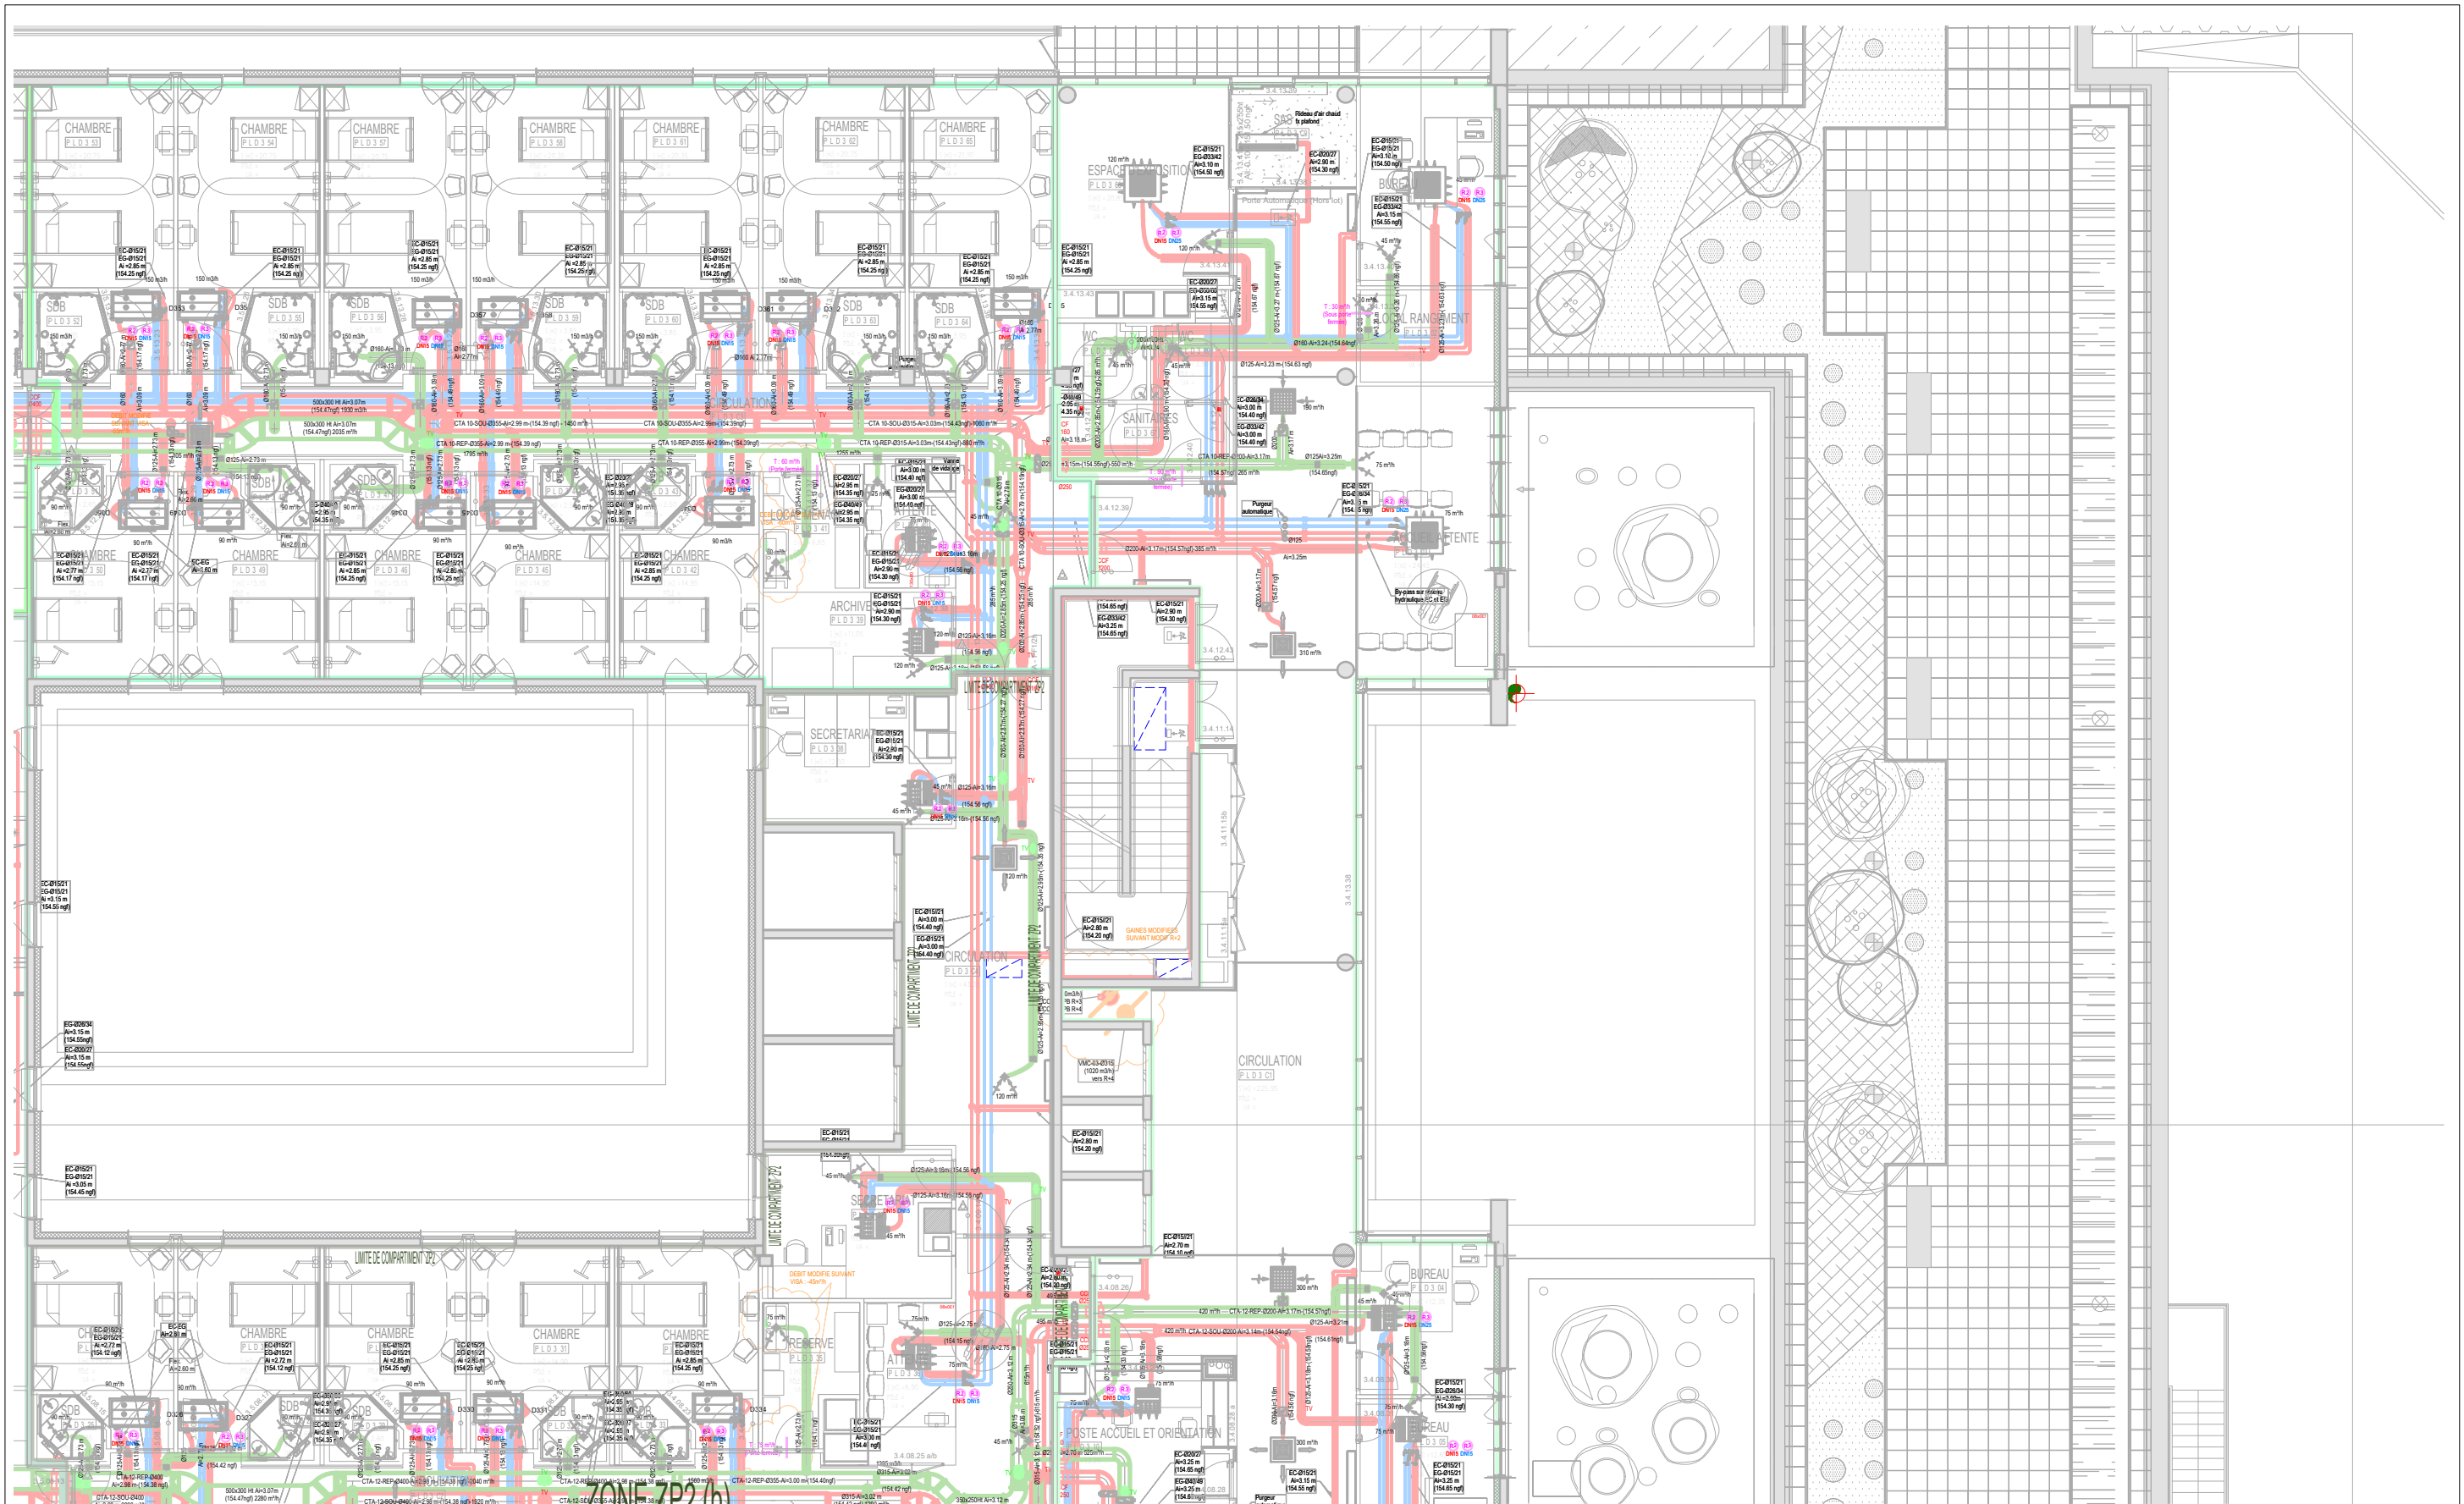

**ALTERNET**  
41 Rue Garance  
31 670 Labège  
tél : 0547742577

## Chambre isolement\_CHU Toulouse Plan Ventilation R+3

**Maître d'Ouvrage :**  
CENTRE HOSPITALIER  
UNIVERSITAIRE DE TOULOUSE

Société David SIST  
Second Oeuvre économie  
de la construction

Société AKSSIMO  
BET STRUCTURE

**Projet :**  
CHU de Toulouse  
Site de Purpan

Référence : ALT\_PRO\_PURPAN\_CVC\_PB\_IND1

Phase : PRO

Echelle : 1:150

Indice : A


N° : 07

Lot : CVC-PB

Date : 17/04/2026

Page : 08



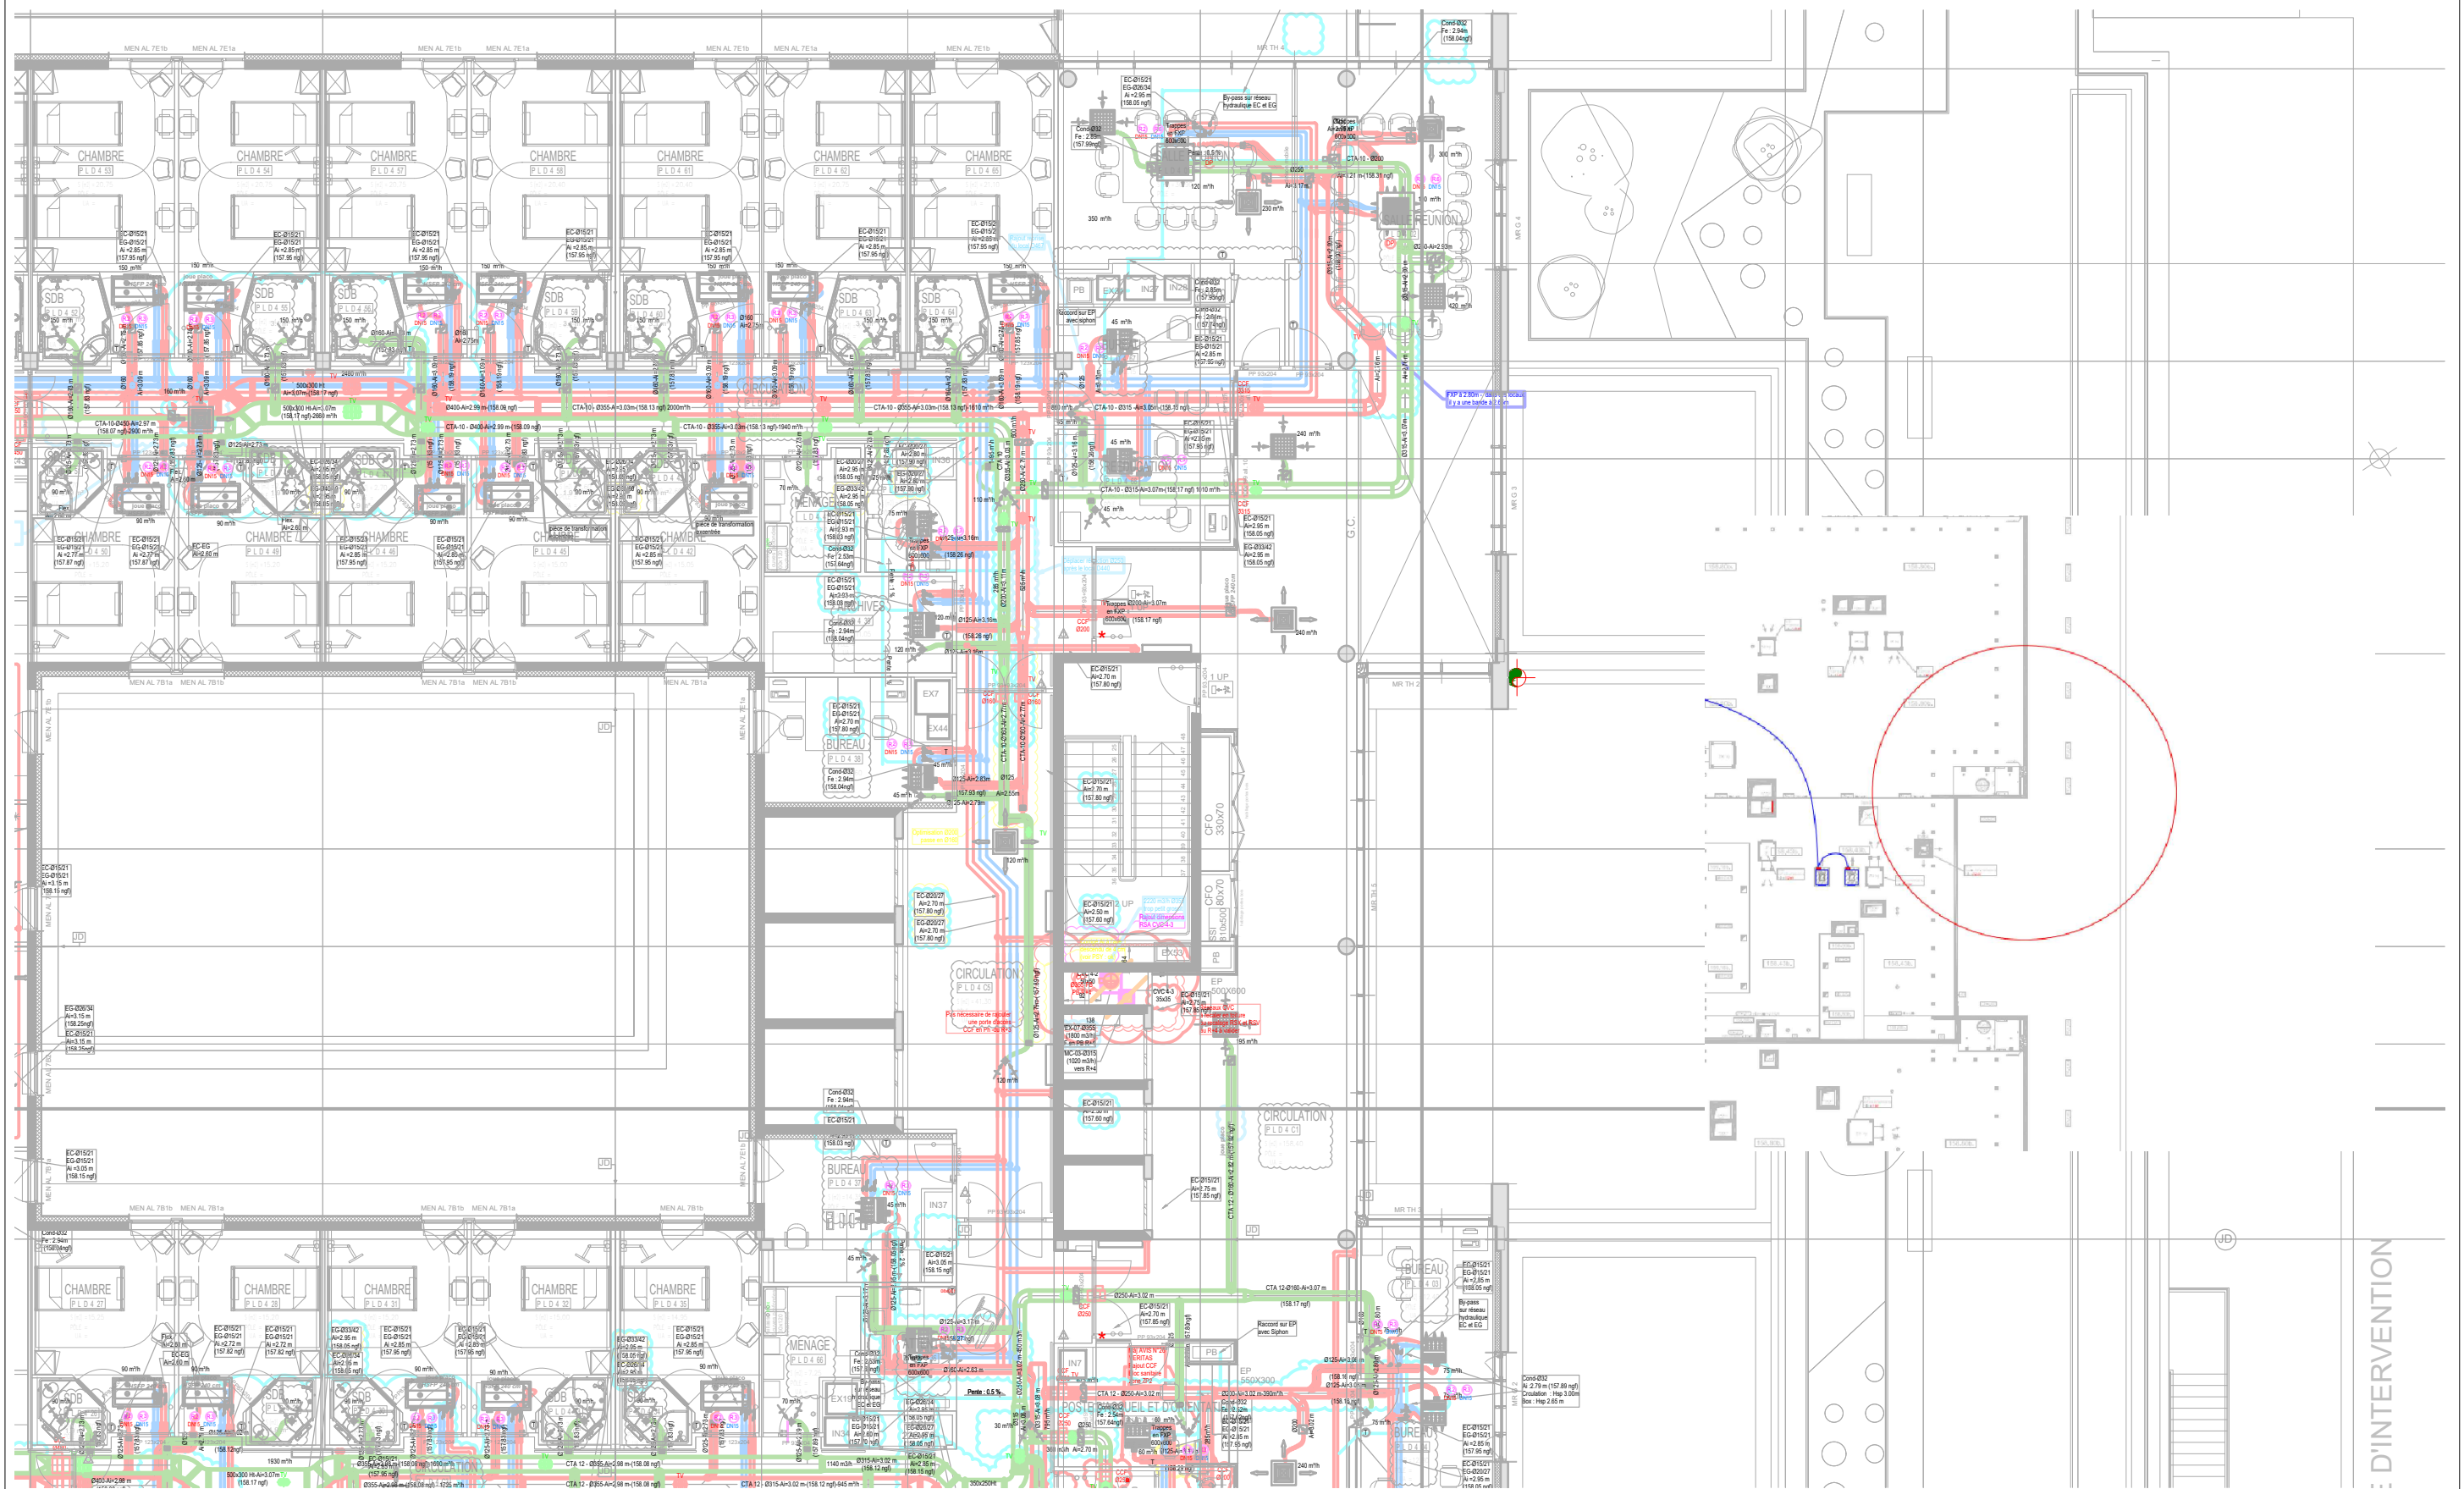

: D'INTERVENTION



**ALTERNET**  
41 Rue Garance  
31 670 Labège  
tél : 0547742577

## Chambre isolement\_CHU Toulouse Plan Ventilation R+4

**Maître d'Ouvrage :**  
CENTRE HOSPITALIER  
UNIVERSITAIRE DE TOULOUSE

**Société David SIST**  
Second Oeuvre économie  
de la construction

**Société AKSSIMO**  
BET STRUCTURE

**Projet :**  
CHU de Toulouse  
Site de Purpan

Référence : ALT\_PRO\_PURPAN\_CVC\_PB\_IND1

Phase : PRO

Echelle : 1:150

Indice : A


N° : 08

Lot : CVC-PB

Date : 17/04/2026

Page : 09



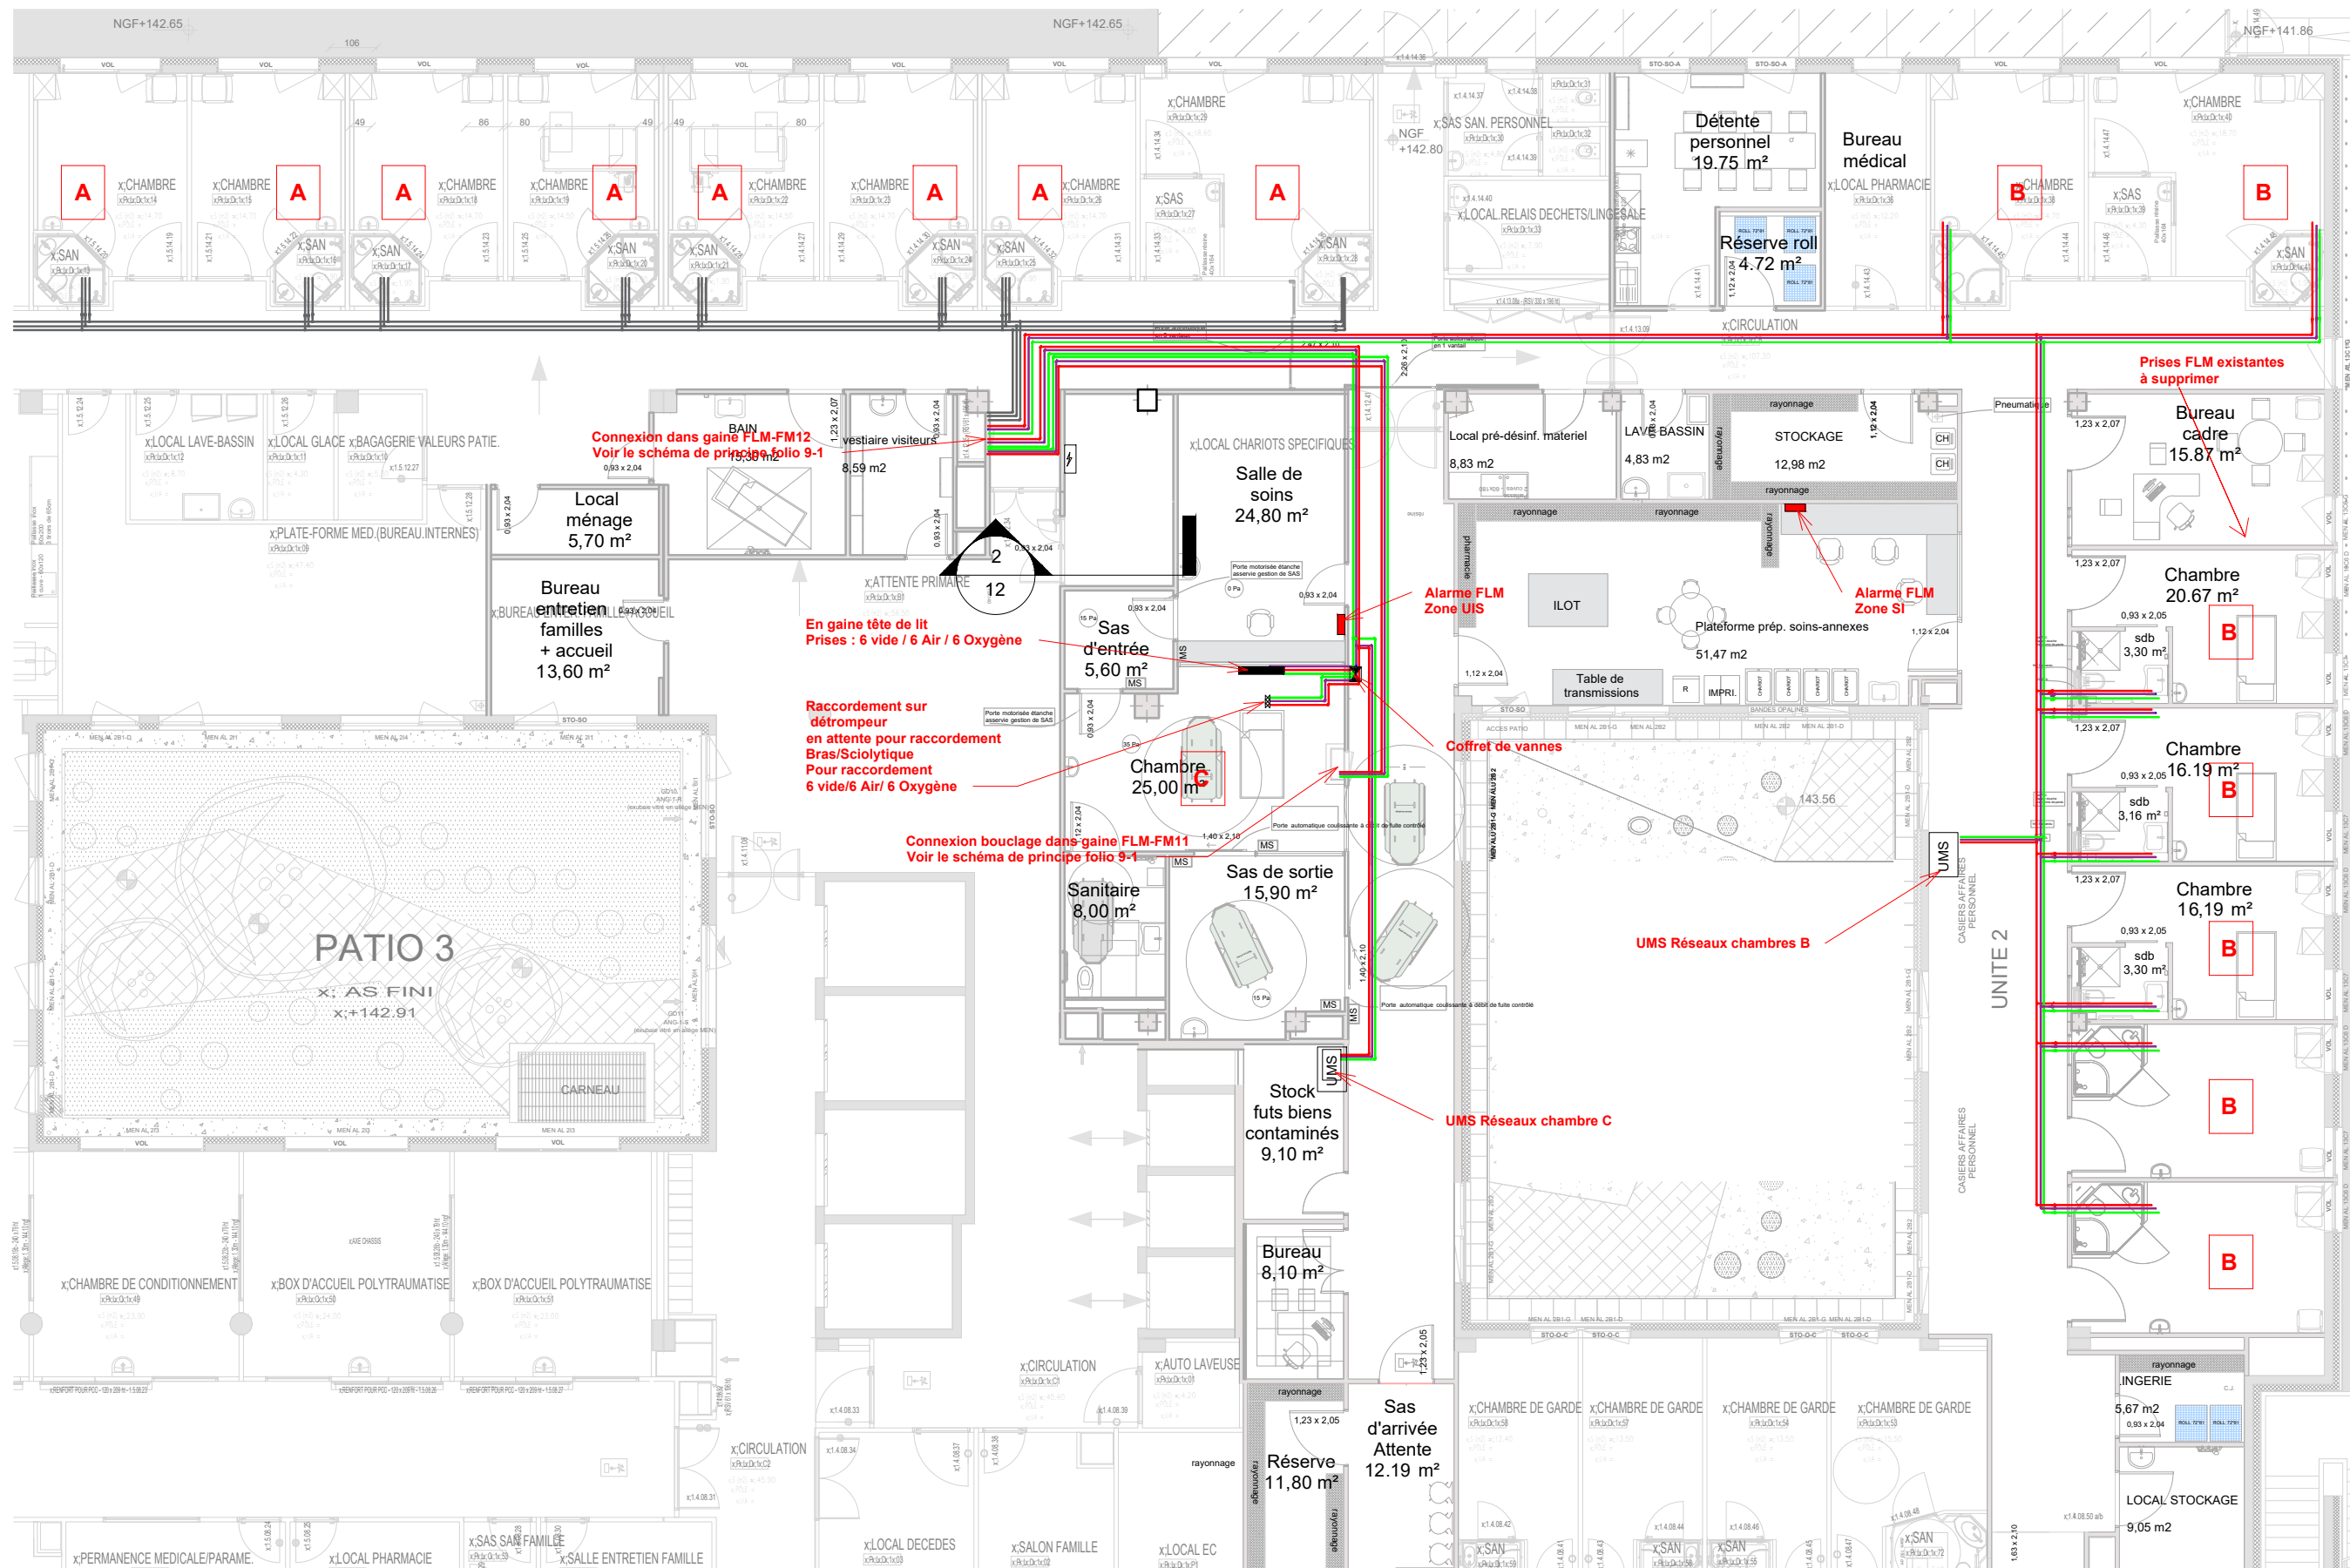

## Nombre de prise FLM

### Chambres A

3 Vides  
2 Oxygènes  
1 Air médical

### Chambres B

3 Vides  
2 Oxygènes  
1 Air médical

### Chambres C

6 Vides  
6 Oxygènes  
6 Air médical

## LEGENDE

- Réseaux existants
- Réseaux d'Oxygène
- Réseaux d'Air Médical
- Réseaux de Vide Médical
- Vanne secondaire
- Coffret de coupure
- Coffret de vannes
- Double détendeur
- Détrompeur
- Gaine
- Prise Oxygène
- Prise Air médical
- Prise Vide médical
- Pot Filtre Vide



**ALTERNET**

41 Rue Garance  
31 670 Labège  
tél : 0547742577

## Chambre isolement\_CHU Toulouse Plan Fluides Medicaux R+1

**Maître d'Ouvrage :**  
CENTRE HOSPITALIER  
UNIVERSITAIRE DE TOULOUSE

Société David SIST  
Second Oeuvre économie  
de la construction

Société AKSSIMO  
BET STRUCTURE

**Projet :**  
CHU de Toulouse  
Site de Purpan

Référence : ALT\_PRO\_PURPAN\_FM\_IND1

Phase : PRO

Echelle : 1:150


Indice : A

N° : 09

Lot : FM

Date : 17/04/2026

Page : 10

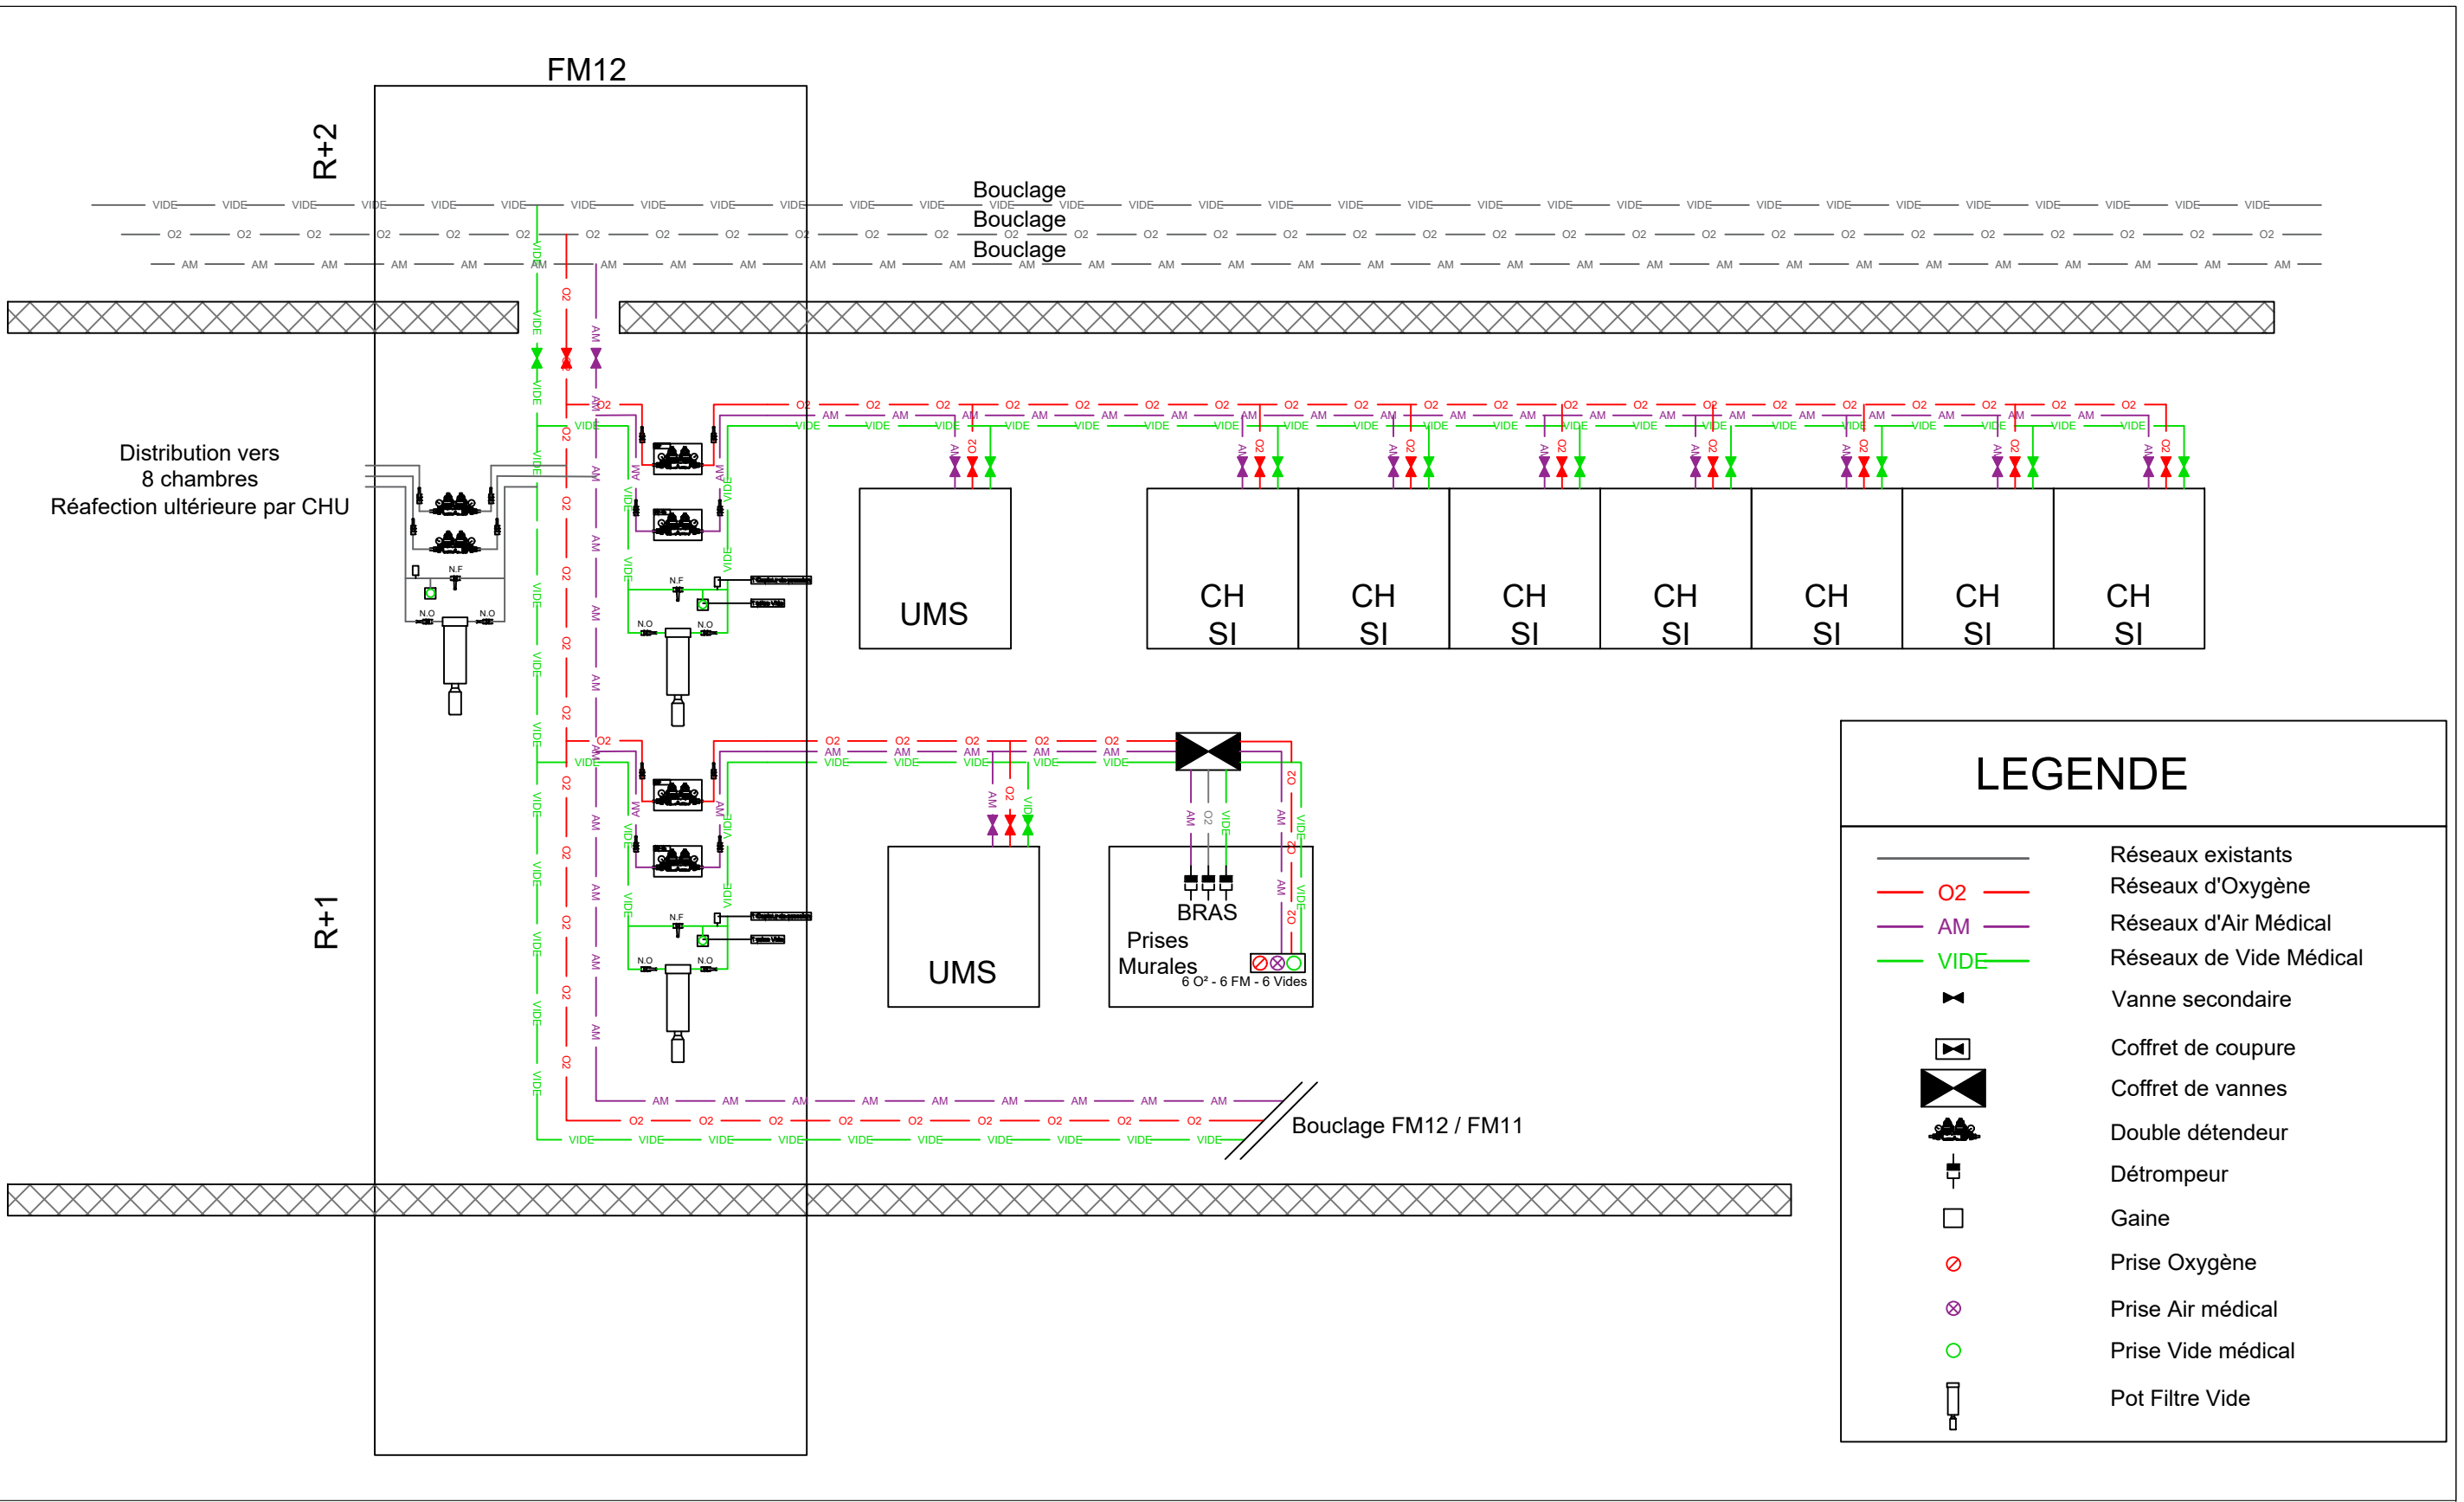

**ALTERNET**  
41 Rue Garance  
31 670 Labège  
tél : 0547742577

## Chambre isolement\_CHU Toulouse Synoptique

**Maître d'Ouvrage :**  
CENTRE HOSPITALIER  
UNIVERSITAIRE DE TOULOUSE

Société David SIST  
Second Oeuvre économie  
de la construction

Société AKSSIMO  
BET STRUCTURE

**Projet :**  
CHU de Toulouse  
Site de Purpan

Référence : ALT\_PRO\_PURPAN\_FM\_IND1

Phase : PRO

Echelle : /


Indice : A

N° : 10


Lot : FM

Date : 17/04/2026



Page : 11

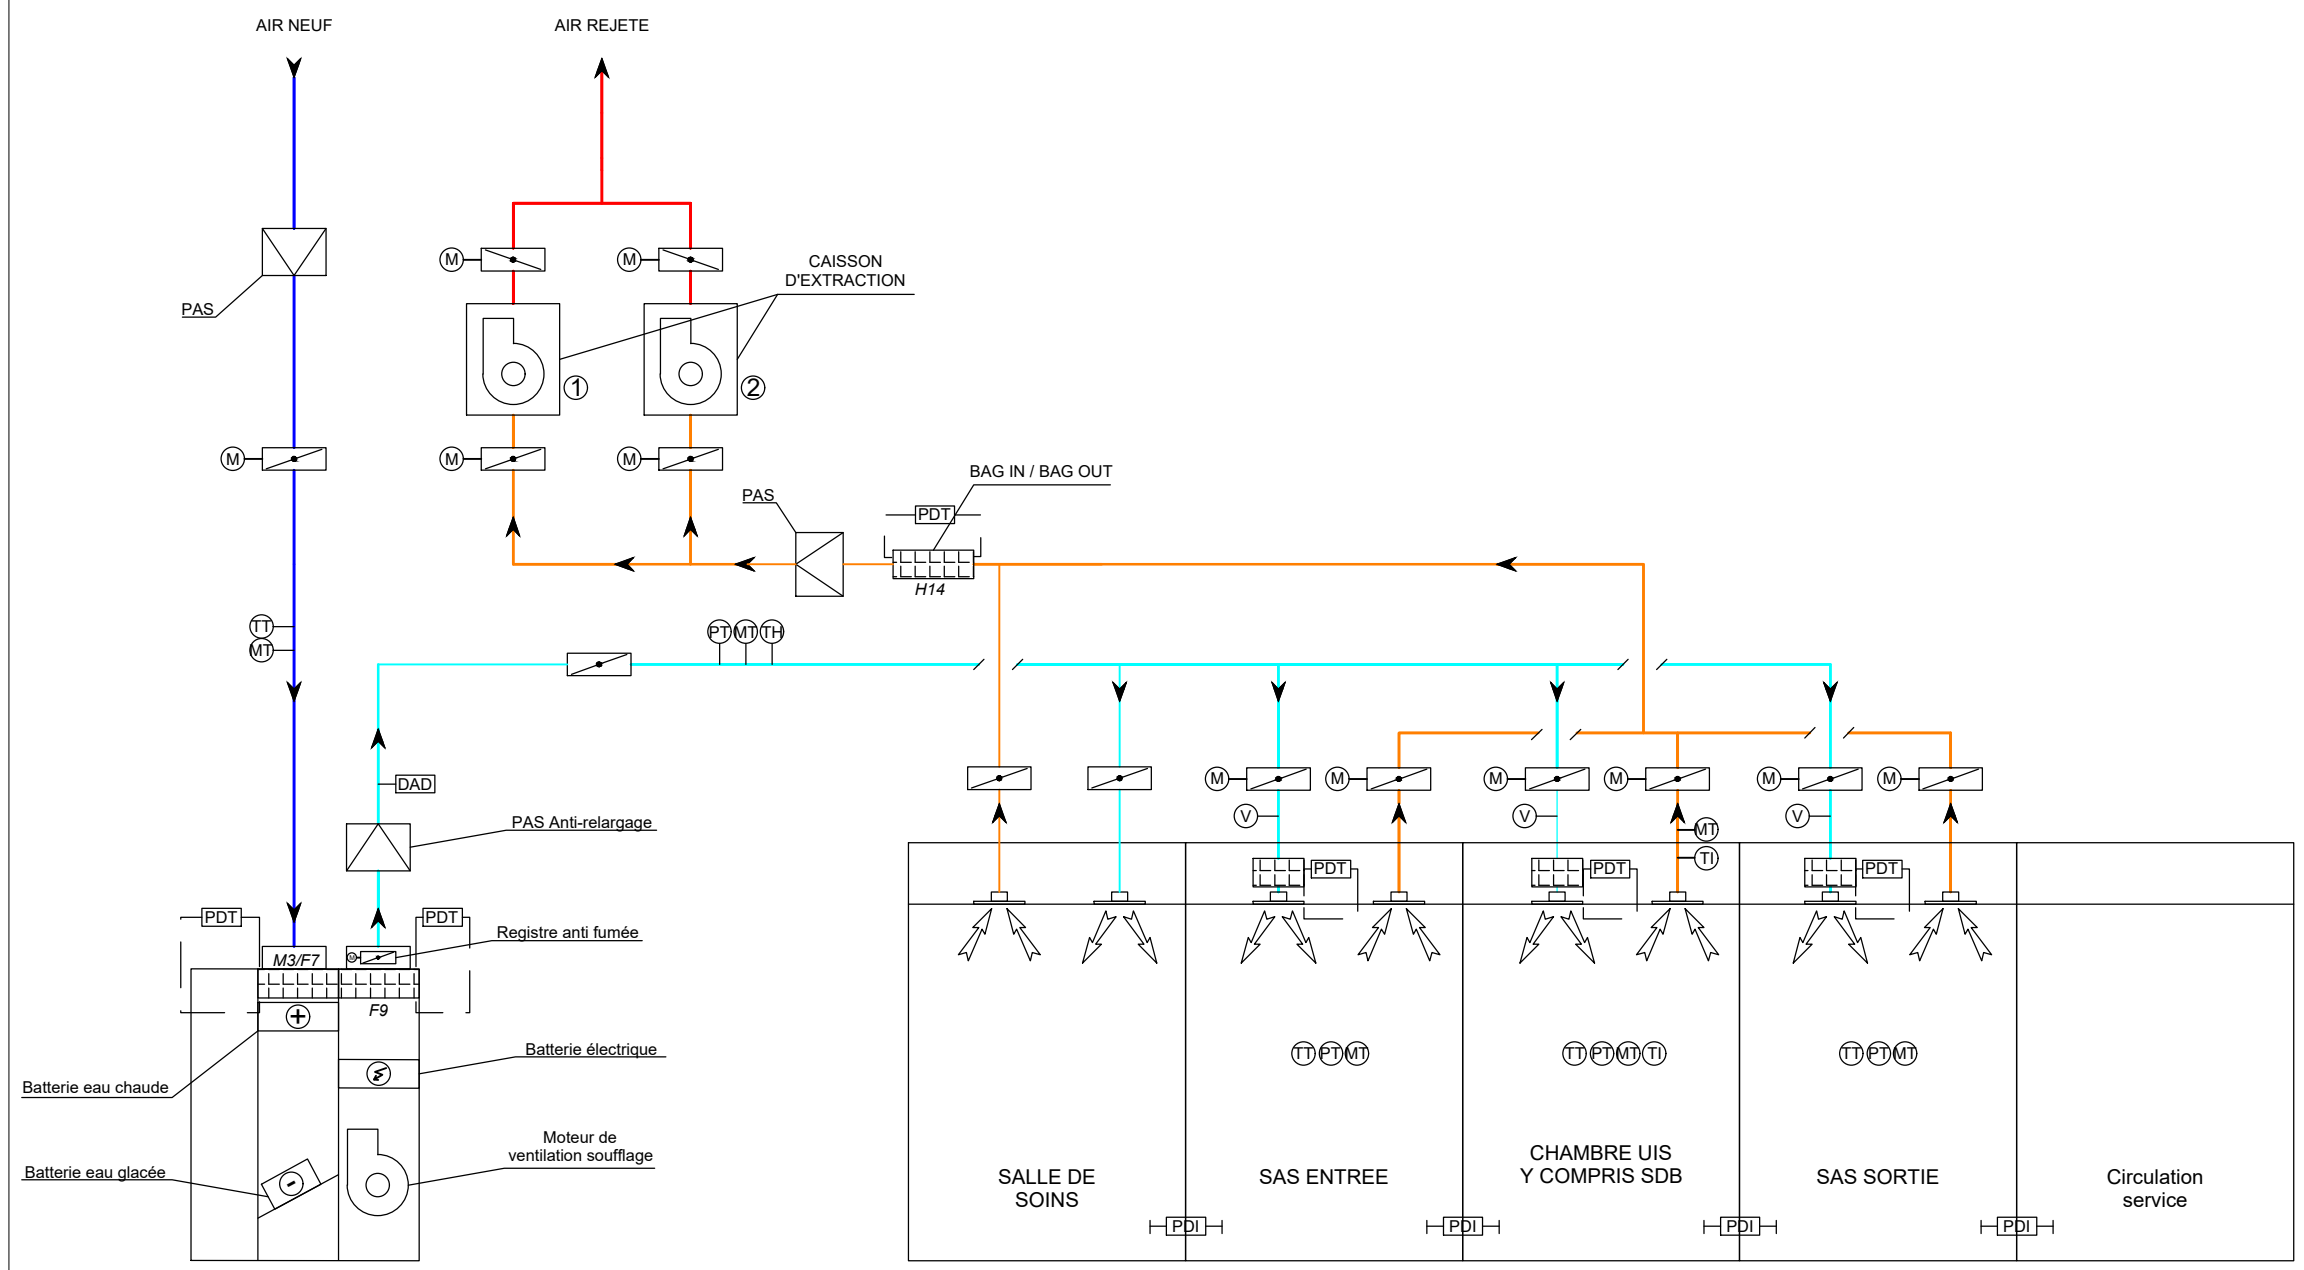

LEGENDE	
	AIR NEUF
	AIR EXTRAIT
	AIR SOUFFLE
	AIR REJETE
	Bouche de soufflage avec porte filtre
	Bouche d'extraction avec porte filtre
	Registre de ventilation étanche
	Filtre
	Capteur combiné température et humidité absolue
	Thermomètre
	Transmetteur Hygrométrie
	Transmetteur Pression
	Transmetteur Température
	Sonde de vitesse d'air
	Moteur de registre avec fin de course
	Manomètre différentiel
	Détecteur autonome de fumée
	Piège à sons anti re-largage
	Transmetteur Pression Différentielle

 <div>ALTERNET</div> <div>41 Rue Garance 31 670 Labège tél : 0547742577</div>	<div>Chambre isolement_CHU Toulouse</div> <div>Synoptique</div>				Référence : ALT_PRO_PURPAN_CVC_PB_IND1			
					Phase : PRO	Echelle : /	Indice : A	N° : 11
	<div>Maître d'Ouvrage :</div> <div>CENTRE HOSPITALIER UNIVERSITAIRE DE TOULOUSE</div>	<div>Société David SIST</div> <div>Second Oeuvre économie de la construction</div>	<div>Société AKSSIMO</div> <div>BET STRUCTURE</div>	<div>Projet :</div> <div>CHU de Toulouse Site de Purpan</div>	Lot : CVC-PB	Date : 17/04/2026	Page : 12	



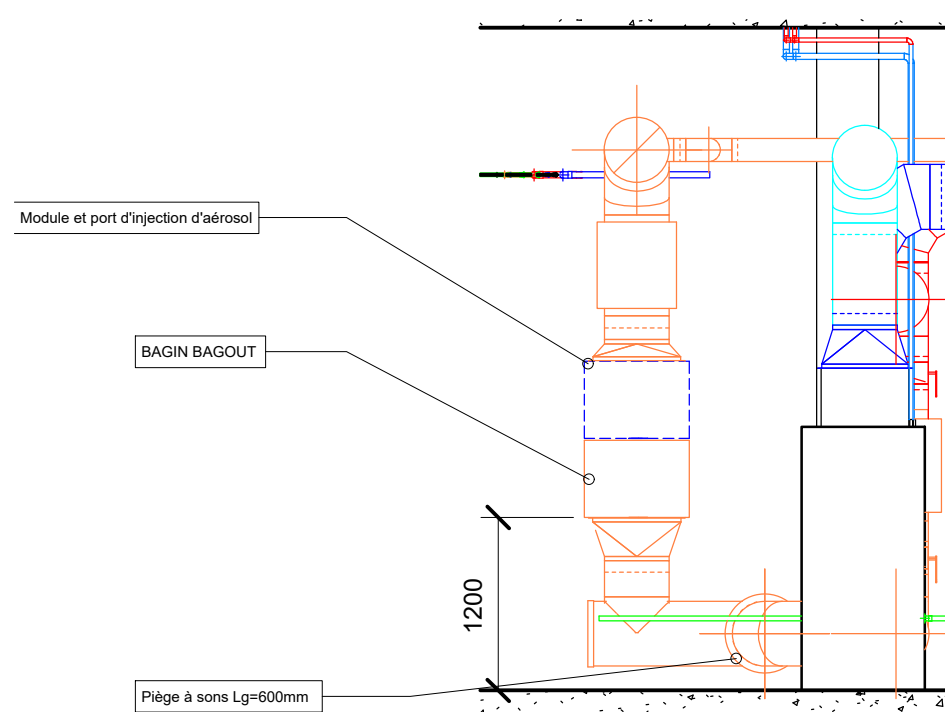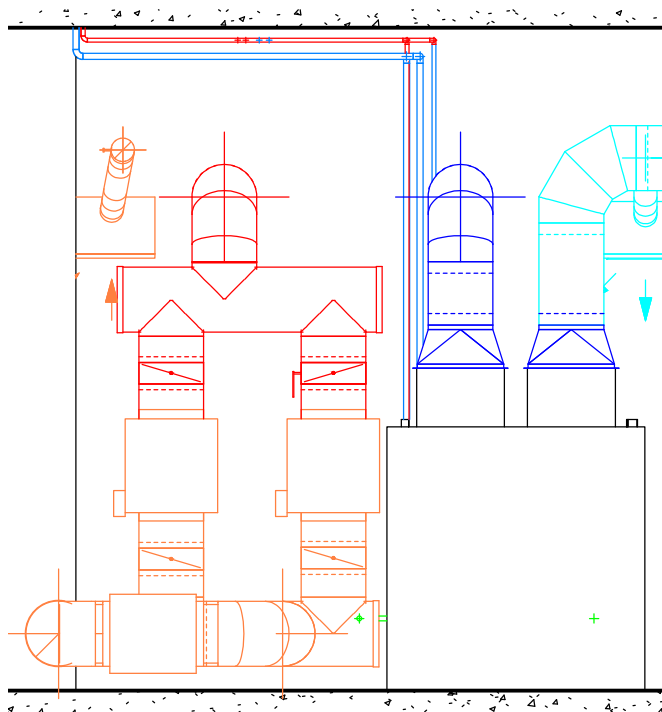

**ALTERNET**  
 41 Rue Garance  
 31 670 Labège  
 tél : 0547742577

# **Chambre isolement\_CHU Toulouse** **Coupes LT**

**Maître d'Ouvrage :**  
 CENTRE HOSPITALIER  
 UNIVERSITAIRE DE TOULOUSE

Société David SIST  
 Second Oeuvre économie  
 de la construction

Société AKSSIMO  
 BET STRUCTURE

**Projet :**  
**CHU de Toulouse**  
**Site de Purpan**

Référence : ALT\_PRO\_PURPAN\_CVC\_PB\_IND1

Phase : PRO	Echelle : 1:50	Indice : A	N° :12
Lot : CVC-PB	Date : 17/04/2026		Page : 13