


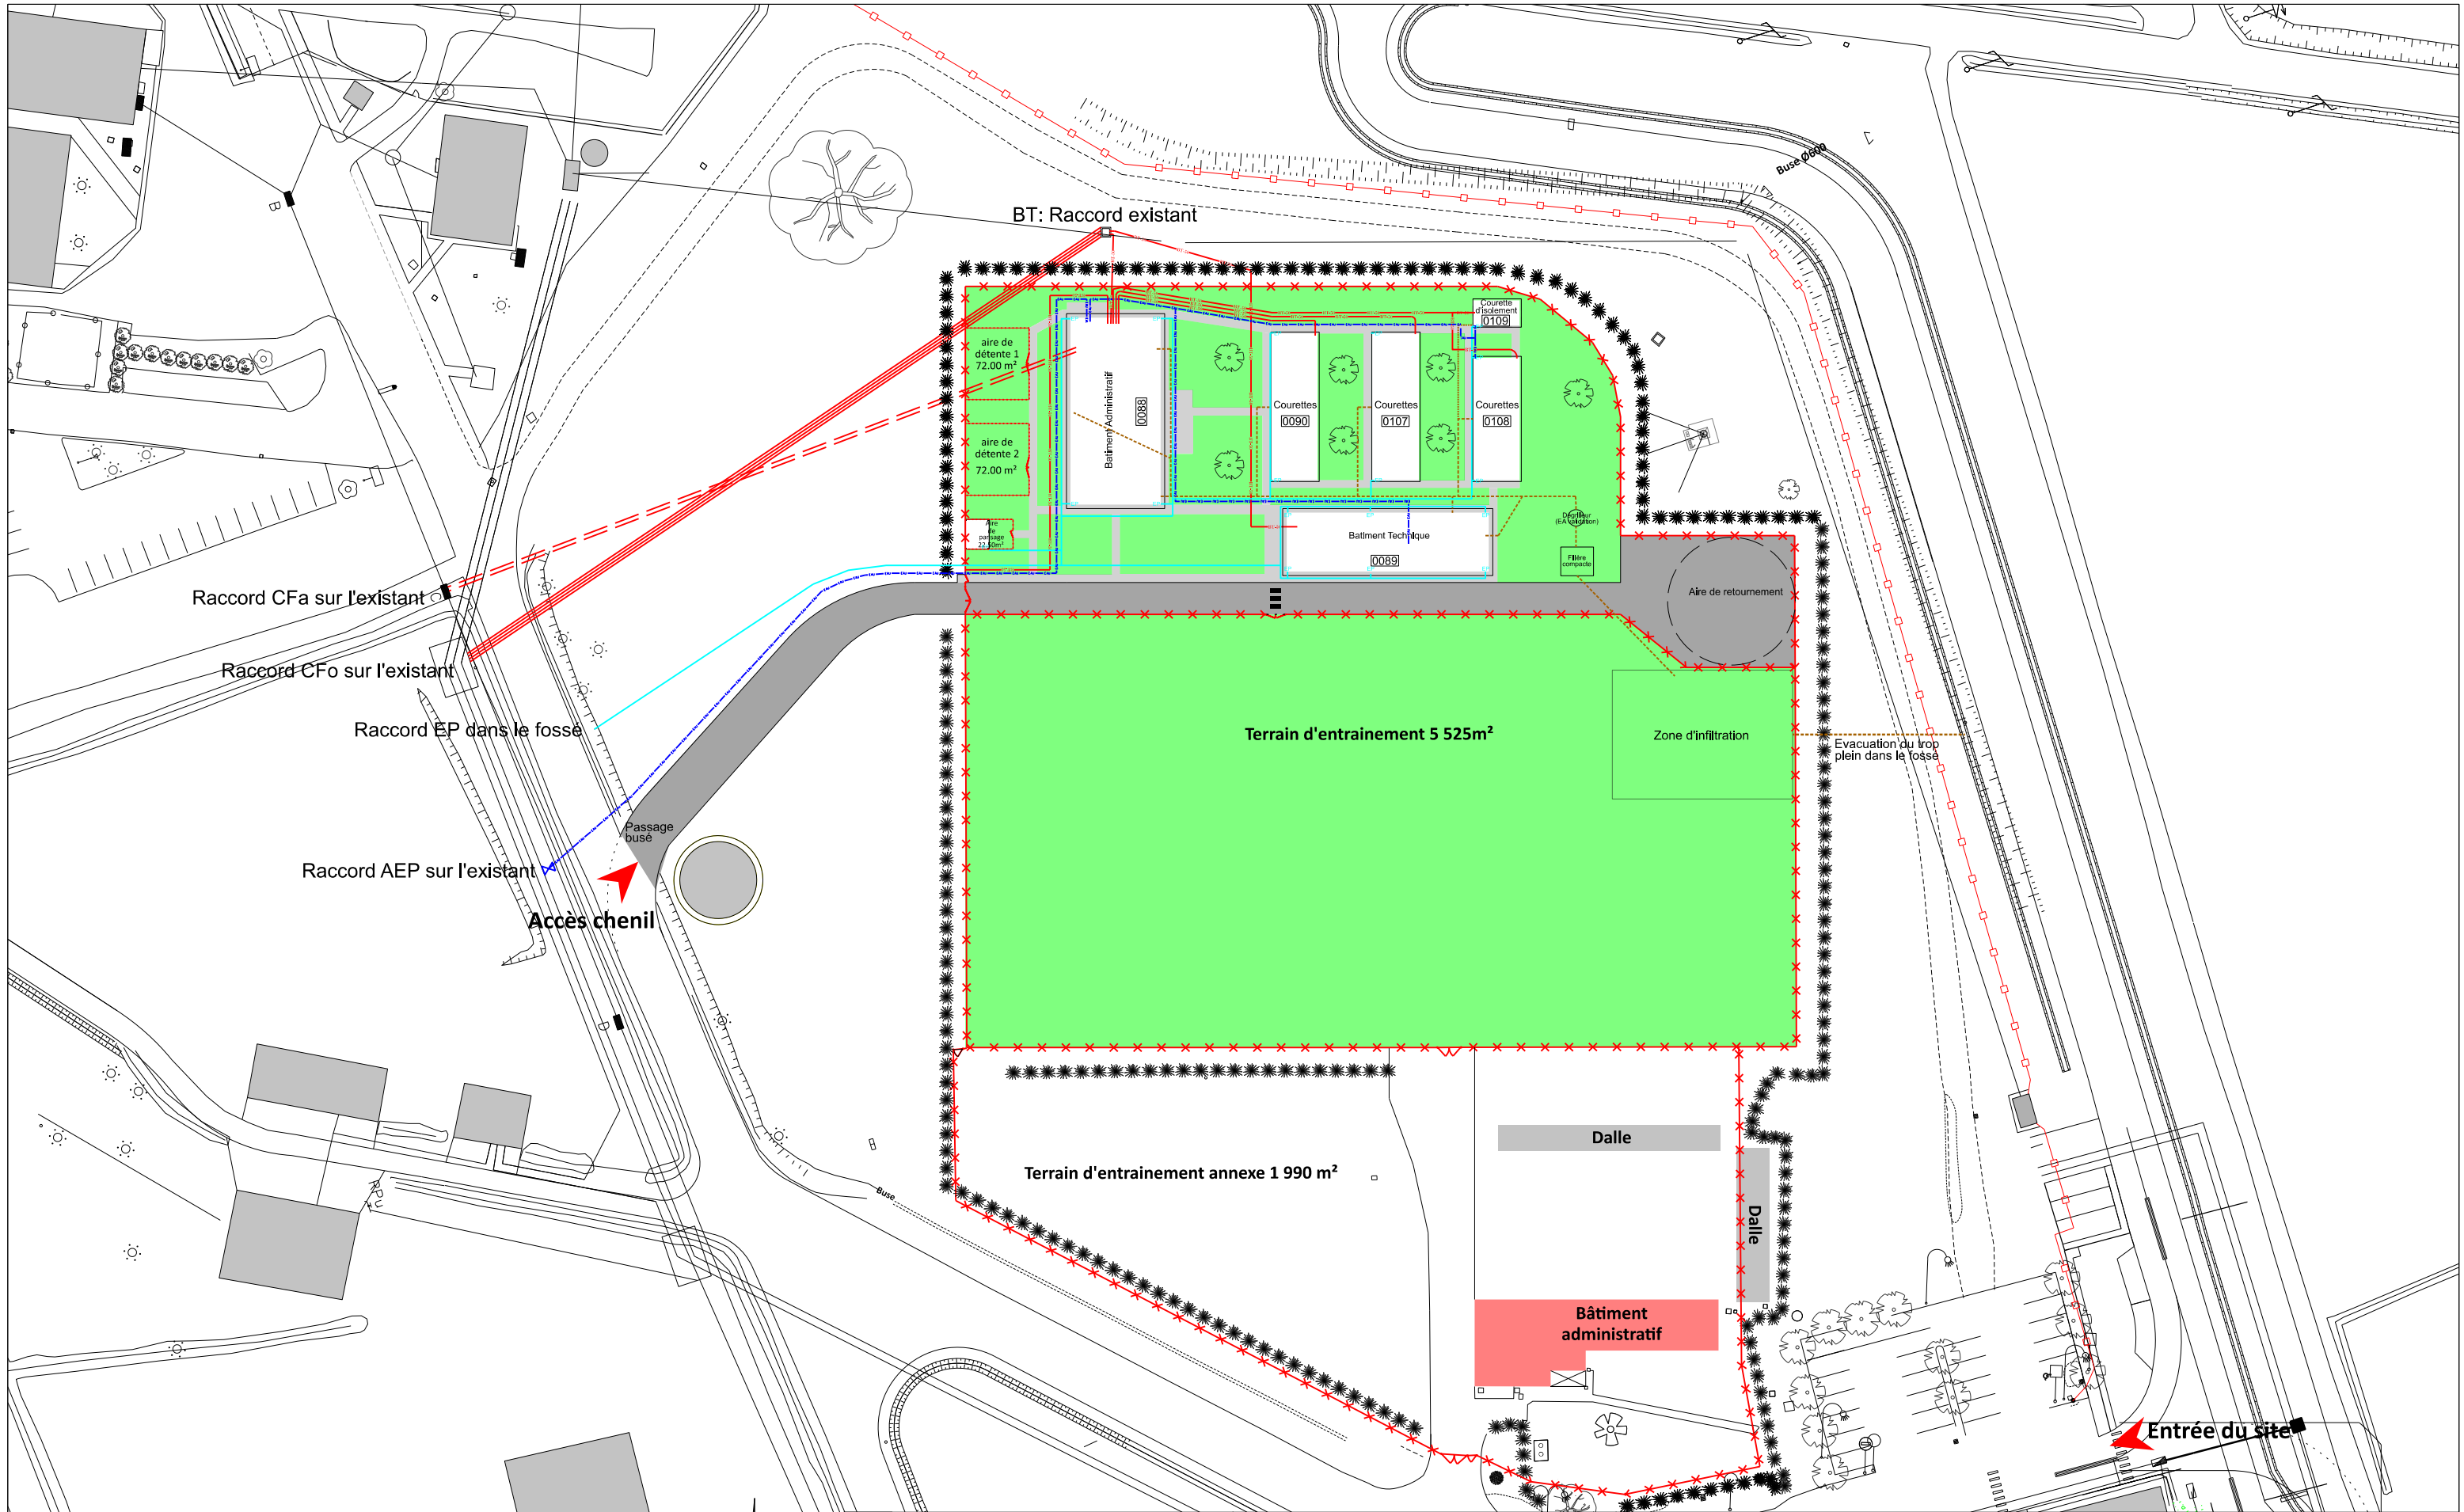

0m7.51537.575m

LEGende

BT-50

Basse Tension

EAU EAU

AEP

Eaux Usées

Eaux Pluviales

CFo

CFa

SID
Sous-Direction
Investissement
Bureau
Maîtrise d'Oeuvre
de Bordeaux

Chef du
Bureau Maîtrise d'Oeuvre
ICDD BOTTE Stéphane 05.57.85.15.72

Chefs de projet et architecte :
IMI GIRARD Alice 05.57.85.16.48

Chargé de projet :
TSEF DUBOS Alexandre 05.57.85.61.72

Dessinateur :
TSEF MANGIN Jean-Luc 05.57.85.15.25

SEDZERE (64)

Contruction
d'un chenil de 17 chiens

DCE

Plan de masse partiel
Réseaux
ETAT FUTUR

MINISTÈRE
DES ARMÉES
ET DES ANCIENS
COMBATTANTS

SGA
Secrétariat général
pour l'administration

SID
Service d'infrastructure de la Défense

Fichier : 640445010K/OPE_455713/DCE/
Masse/Futur/M_EI_FUT
I_003_fut

Id. COSI
455 713

Date
08/04/2026

Echelle
1/750

N° Ordre
08

Indice
00