



Mezzanine
sur Bureau d'exécution des peines

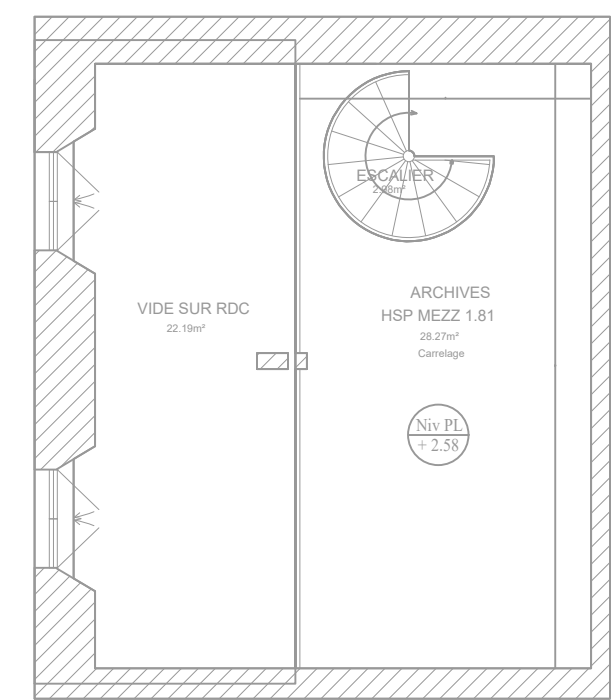


0 m 5 m 10 m

Entresol
sur logement de fonction

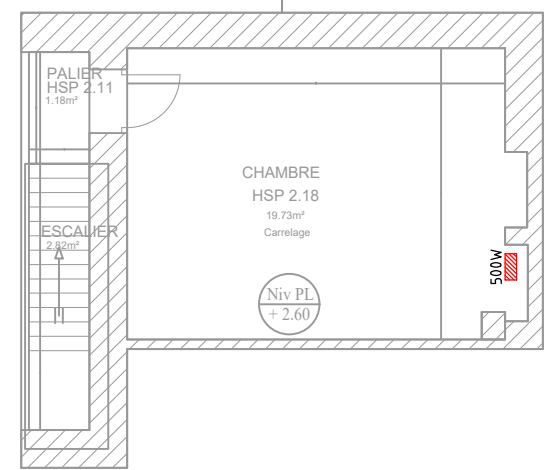

rue Lesueur

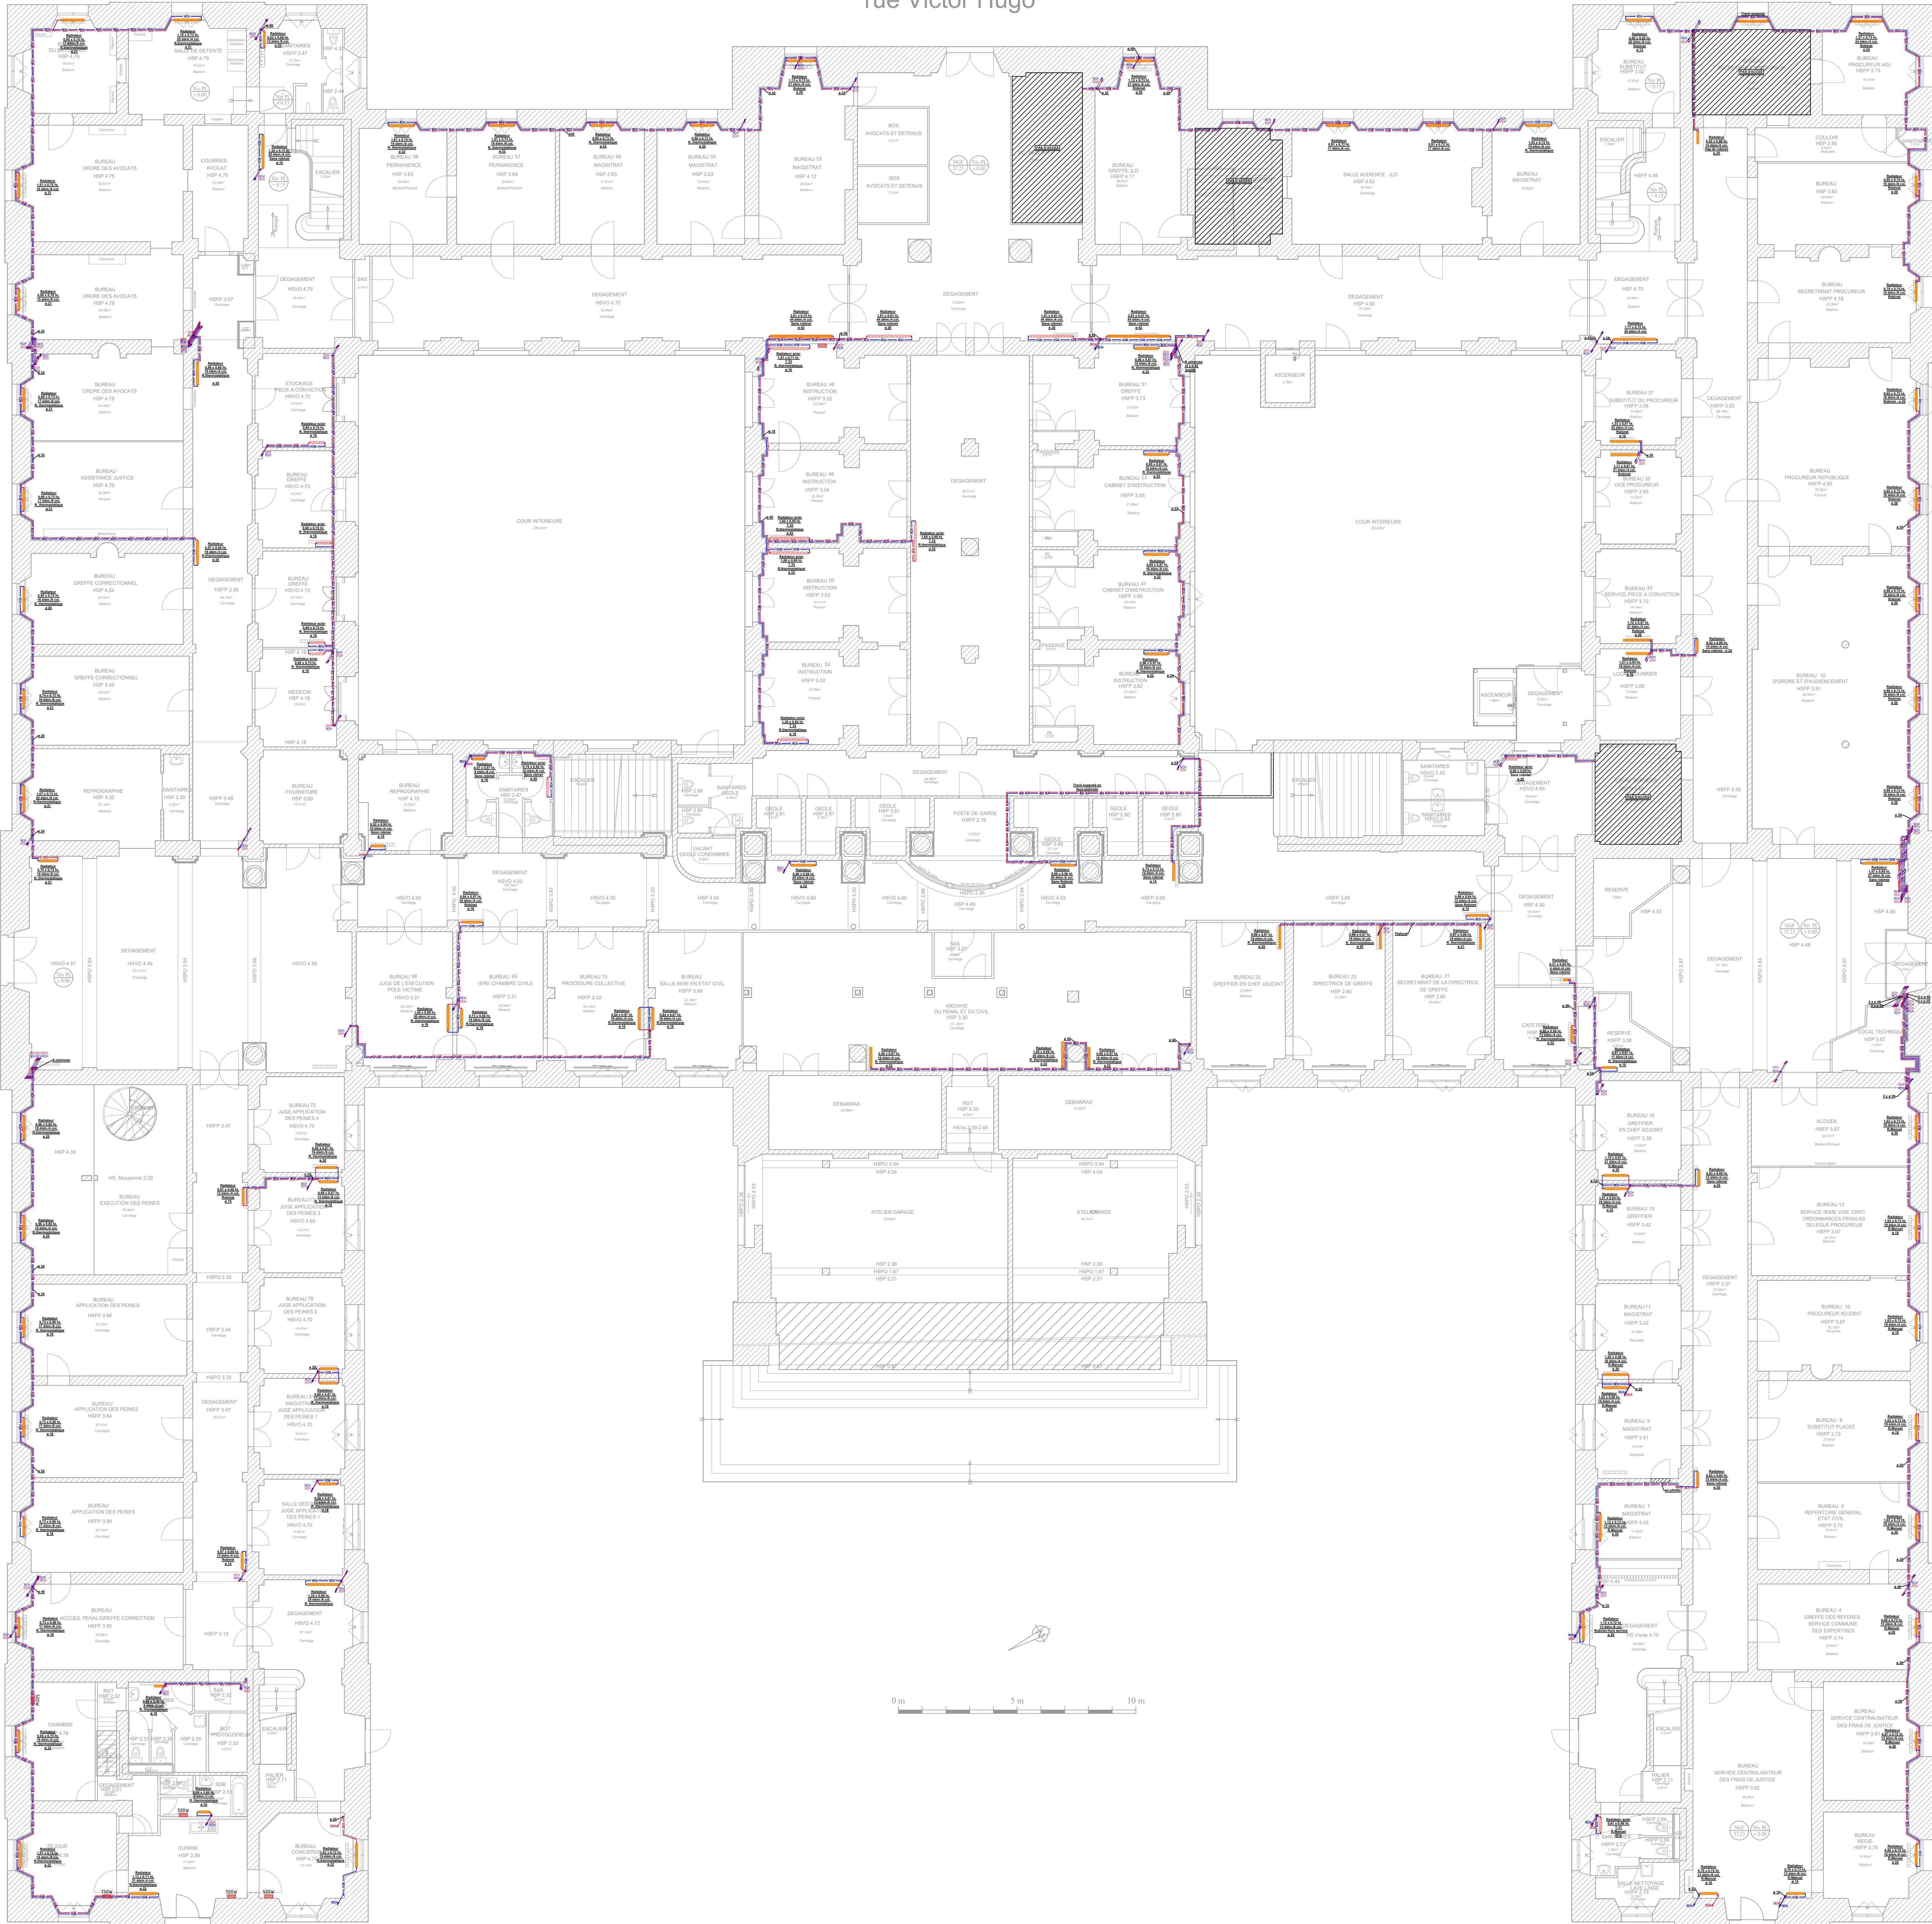

0 m 5 m 10 m

LEGENDE CHAUFFAGE	
	DESIGNATION
	RESEAU DEPART
	RESEAU RETOUR
	COLONNE DEPART
	COLONNE RETOUR
	RESEAU DEPART EN PLAFOND
	RESEAU RETOUR EN PLAFOND
	RADIATEUR ELECTRIQUE

Ministère de la Justice - Délégation Interrégionale
Grand Nord - Département Immobilier 32 - 50 Boulevard

Cour d'Appel d'Amiens
Rue de Tournai
59800 LILLE

Travaux d'amélioration énergétique du chauffage et de raccordement
au réseau de chaleur pour le palais de Justice d'Amiens

-	-	-	-
-	-	-	-
-	-	-	-
-	-	-	-
-	-	-	-
-	-	-	-
DCE	V1.0	16/01/2025	Première émission
PHASE	INDICE	DATE	MODIFICATION

N° DOSSIER : 1023077			
Dessiné par : J.CLEMENT	Vérifié par : T.LEGRAND	Echelle : 1/100	
PLAN DU REZ-DE-CHAUSSEE CHAUFFAGE		ETAT PROJETE	

bâtiTECH
BUREAU D'ETUDES

B.E. bâtiTECH
77, Rue René Cassin
02100 SAINT QUENTIN

Tél : 03 23 64 72 30
Courriel : contact@be-batitech.fr