





Architectural floor plan of a house with a technical overlay. The plan shows a living area (SEJOUR 23,75 m²), a kitchen (CUISINE 6,39 m²), a dining area (SDE 4,51 m²), a bathroom (WC 3,18 m²), and a terrace (CHA). Technical elements include a heating system with radiators and a boiler, a hot water tank (ECLAIRAGE), a water meter (M), and a gas meter (GTL). Dimensions and room labels are provided throughout the plan.

Architectural floor plan of a bathroom. The main room is labeled 'Pièce concernée par PT service à la personne'. A red circle highlights a 'point d'eau en attente' (water point on stand) near the toilet. The legend defines symbols for various plumbing components.

**LEGENDE PLOMBERIE : EQUIPEMENTS**

| Symbole | Désignation                                  |
|---------|----------------------------------------------|
|         | Siphon de sol                                |
|         | Eaux Usées /Eaux Vannes PVC chute et retombé |
|         | Attente EV/EU                                |
|         | EF cuivre                                    |
|         | EC cuivre                                    |
|         | Colonne EF/EC                                |
|         | Ventilation primaire                         |
|         | Bouche d'extraction                          |
|         | Extracteur d'air                             |
|         | Eaux Usées en enterrées PVC                  |
|         | Eaux Usées en faux plafond ou plafond PVC    |
|         | Eaux Vannes en faux plafond ou plafond PVC   |
|         | Eaux Vannes en enterrées PVC                 |
|         | Gaine de ventilation                         |

Conformément aux lois en vigueur, ce plan est la propriété de EFUZIF. Il n'est permis d'en faire usage qu'avec notre autorisation expresse et écrite. Le présent plan est un plan de conception, le dimensionnement des canalisations devront être validées par les études d'exécution à la charge de l'entreprise titulaire du lot.

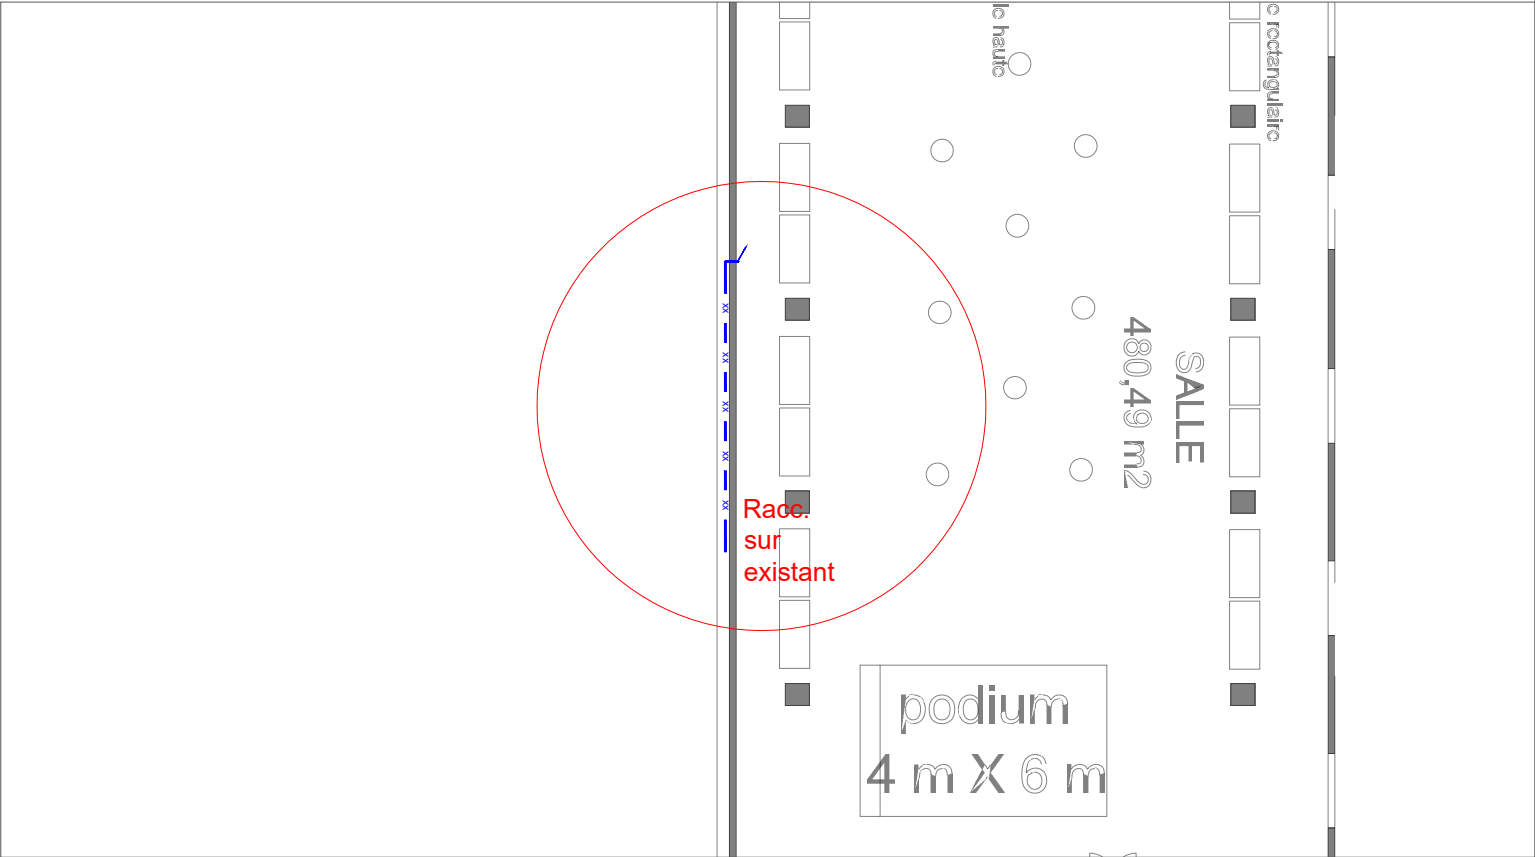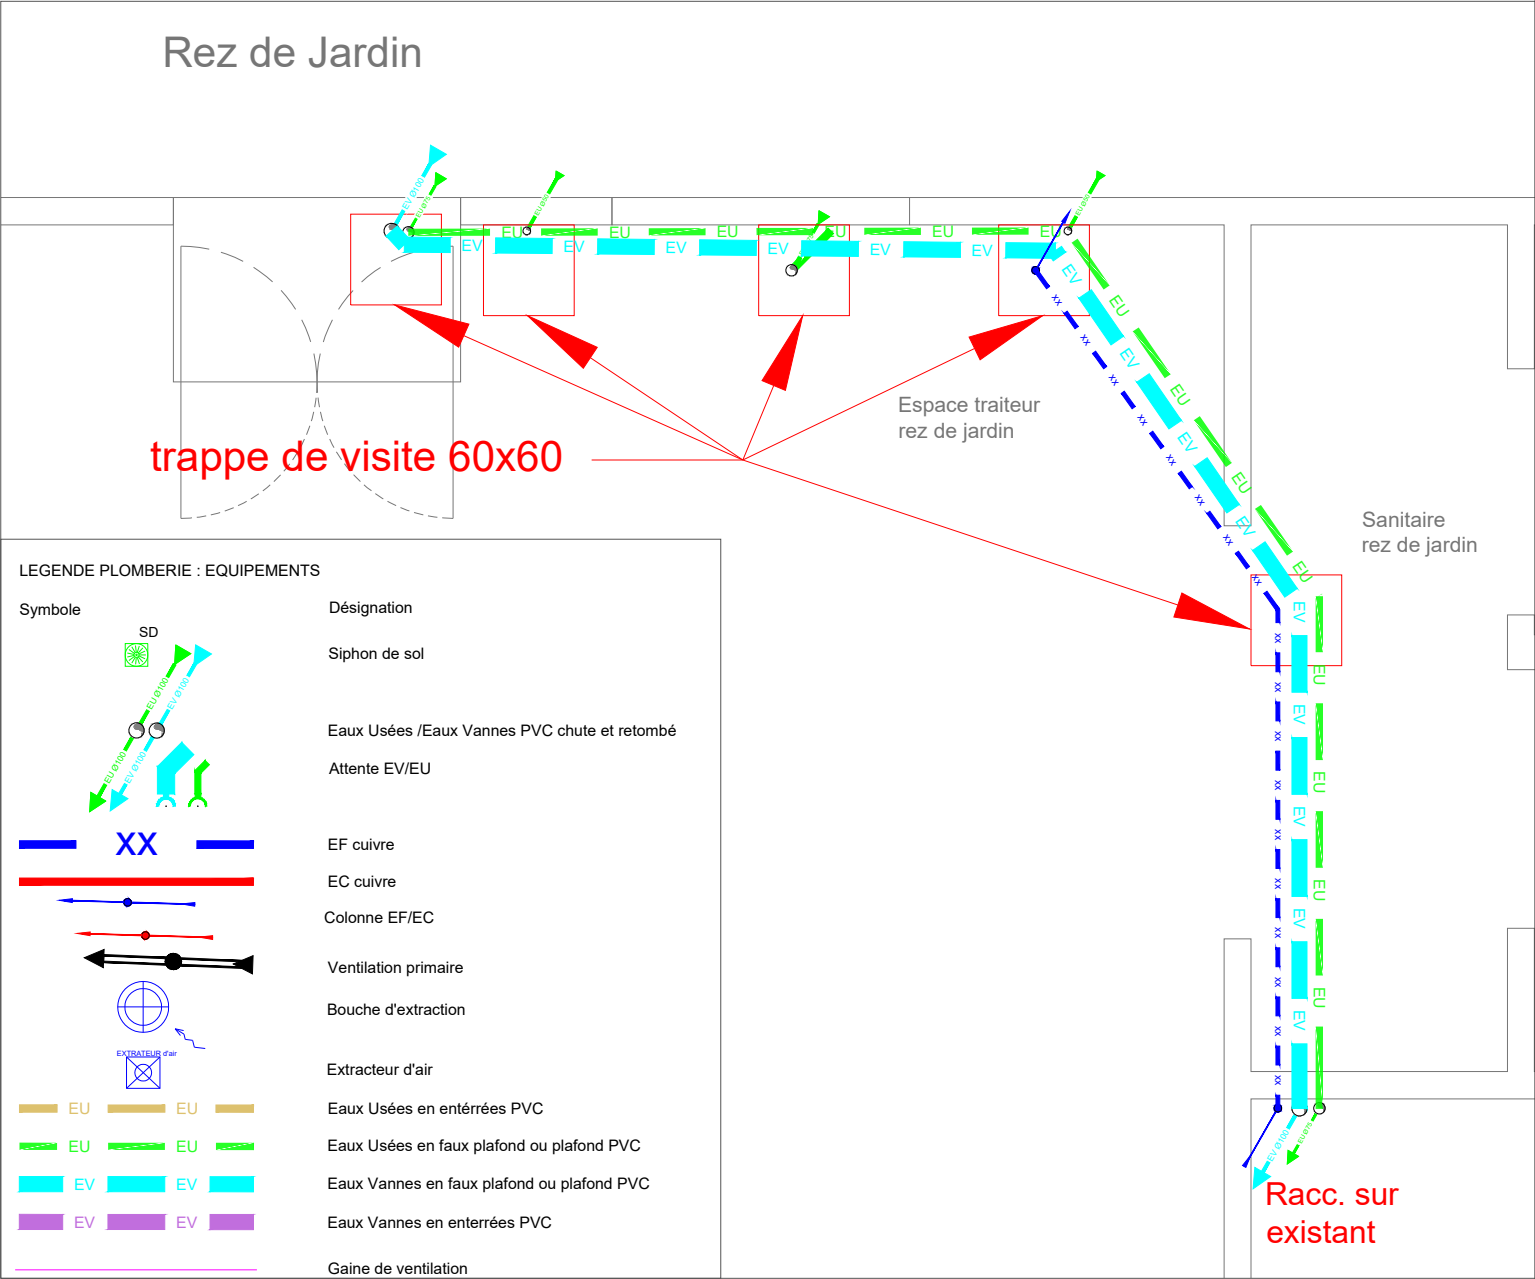

DEPARTEMENT DE LA REUNION

COMMUNE DE SAINT PIERRE

Maître d'ouvrage :



Domaine des Pierres  
Espace Événementiel  
60A, Route de l'Entre-Deux  
Pierrefonds  
97410 Saint-Pierre

Maître d'oeuvre :  
ARCHITECTE



DIOMAT DESIGN ARCHITECTURE  
1 Impasse Henri Madore  
97424 Etang Salé

Travaux d'aménagement d'un local à Saint-Pierre

BUREAU D'ETUDES FLUIDES



N°97 Rue du Général Lambert  
Saint-Leu 97436  
Tel : 0693 03 44 63  
mail: contact@efuzif.com

Adresse du projet:

PLAN  
DE PLOMBERIE RDJ

| Indice | Date       | Nature de la modification |
|--------|------------|---------------------------|
| 0      | 05/05/2026 | Première diffusion        |
|        |            |                           |
|        |            |                           |
|        |            |                           |
|        |            |                           |
|        |            |                           |
|        |            |                           |
|        |            |                           |

Numéro de projet :

PR31

Date : mai-26

Echelle: 1/50

Format d' impression : A3

Plan N° : **PB 03**

Dessiné par : HP

Vérifié par : LM

Phase:

**DCE**

Conformément aux lois en vigueur, ce plan est la propriété d' EFUZIF. Il n'est permis d'en faire usage qu'avec notre autorisation expresse et écrite  
Le présent plan est un plan de conception, le dimensionnement des canalisations devront être validées par les études d'exécution à la charge de l'entreprise titulaire du lot.