


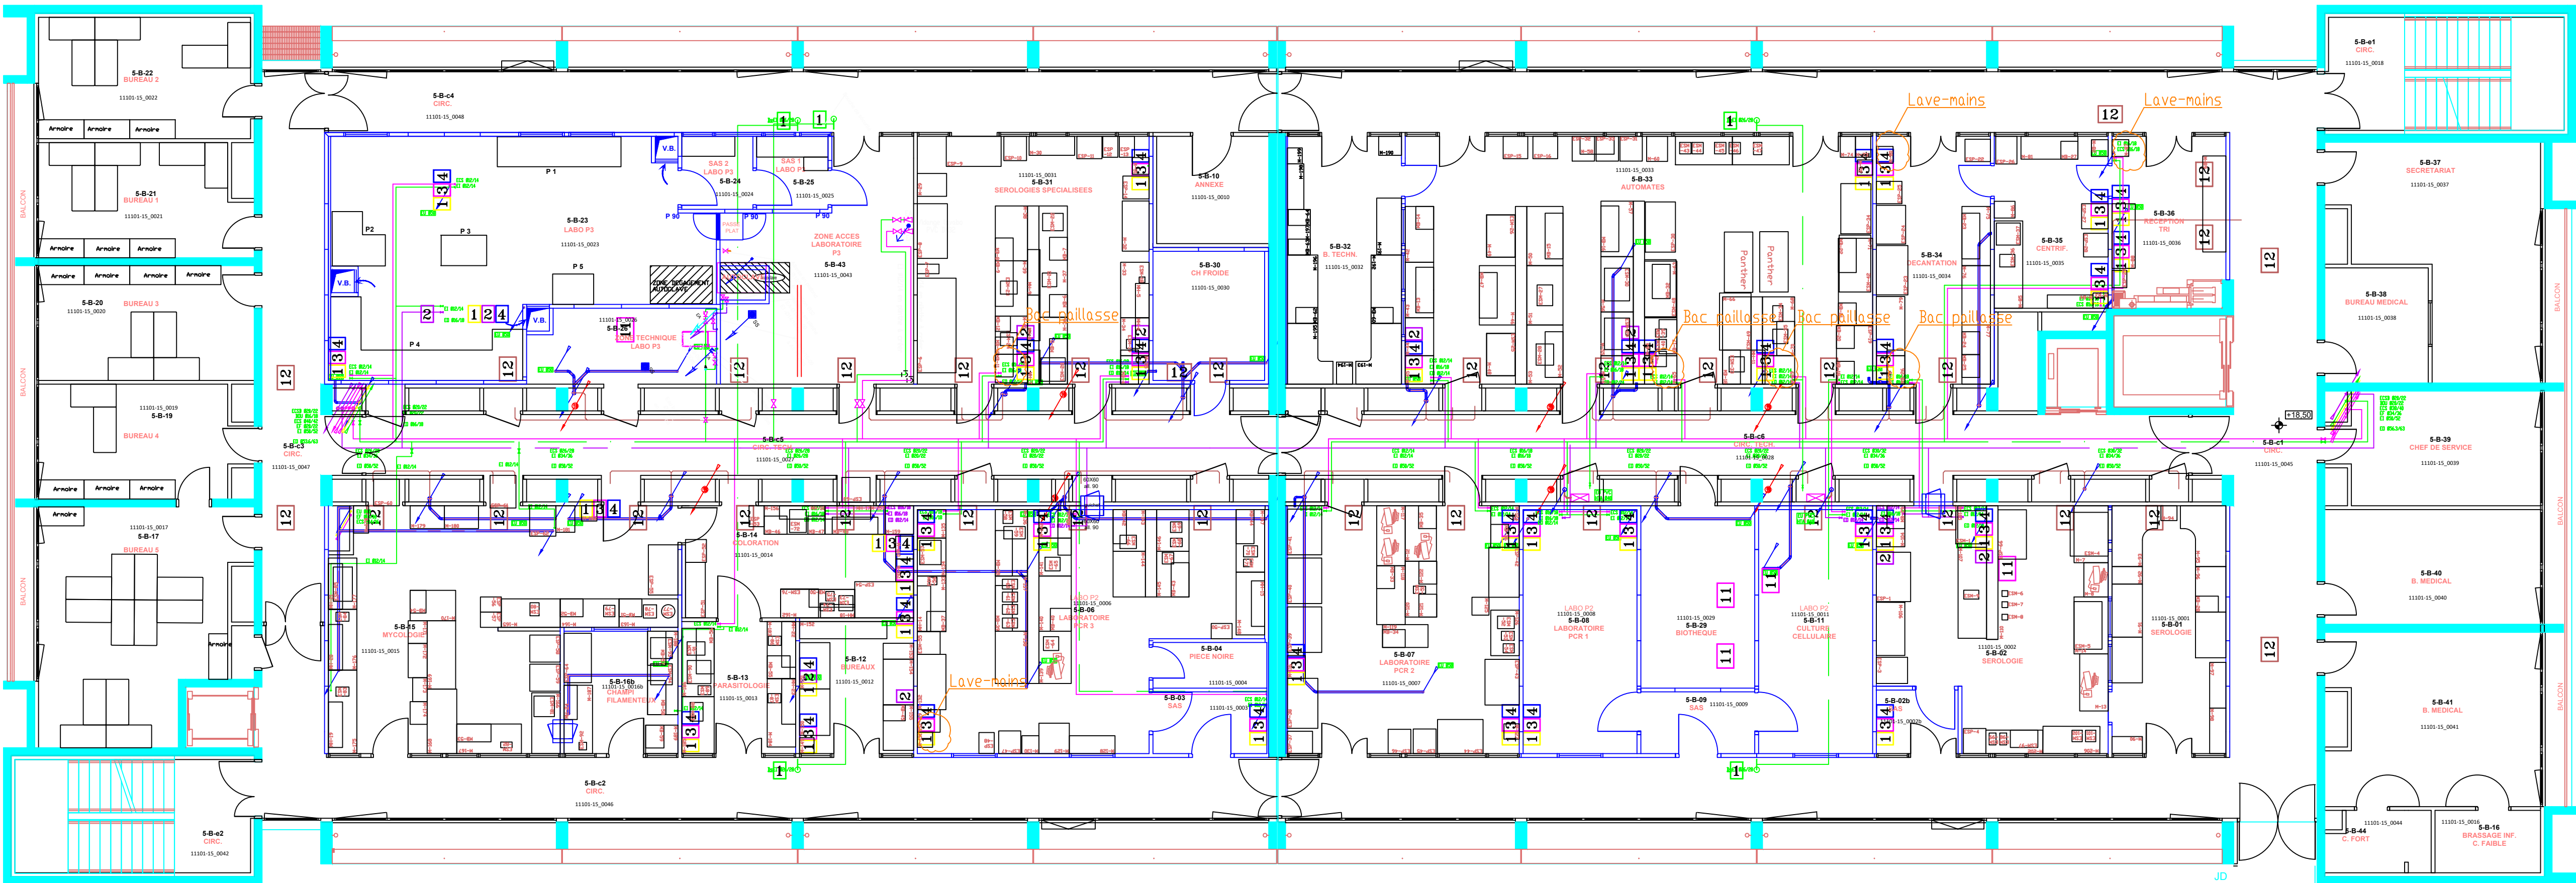

LEGENDE:
A déposer

LABORATOIRES
Bâtiment B - 5ème étage
Plan dépose plomberie
Echelle: 1/100
Plan n°7-LABO-16774-03-02