


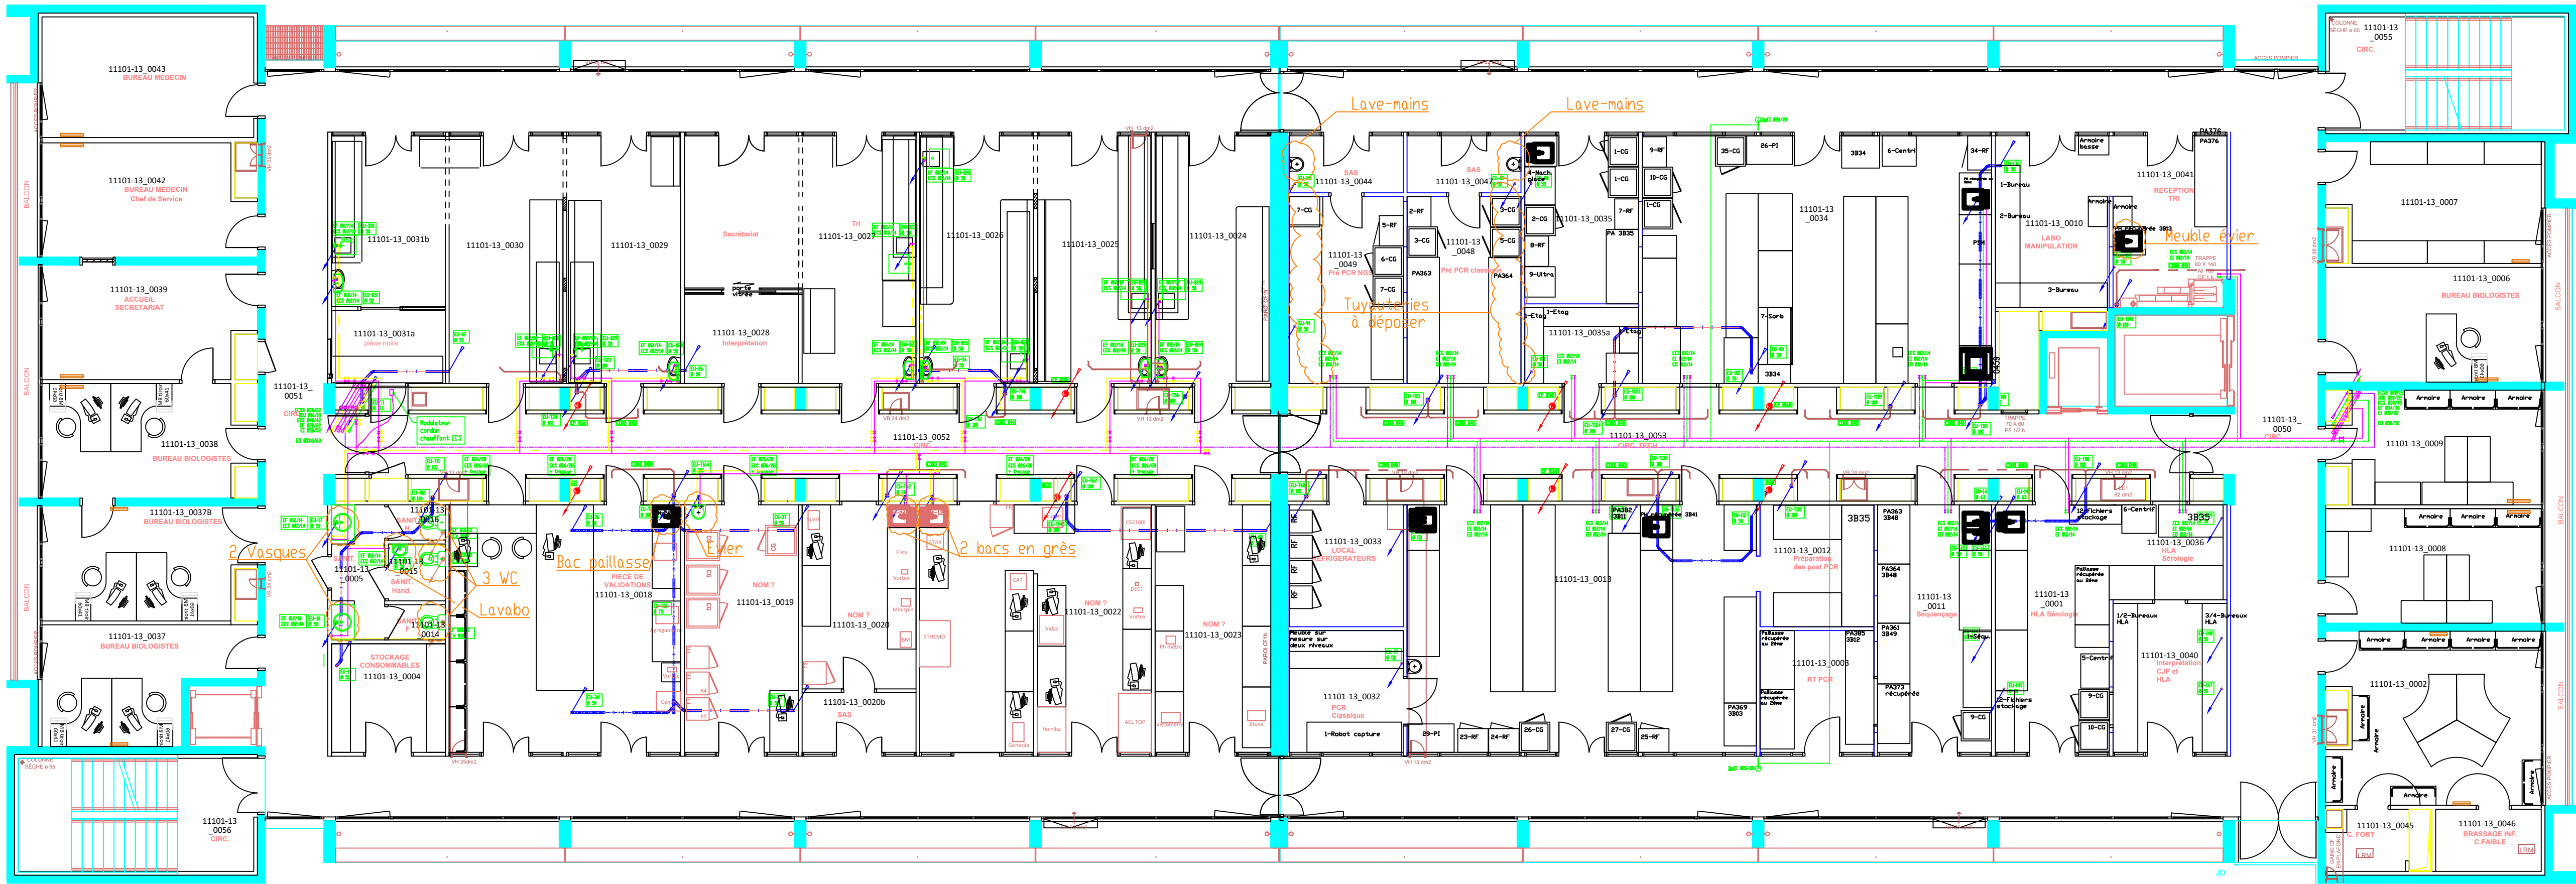

LEGENDE:
A déposer

LABORATOIRES
Bâtiment B - 3ème étage
Plan dépose plomberie
Echelle: 1/100
Plan n°7-LABO-16779-03-02

Légende:

	Matériau	Calorifuge
Eau froide	Cuivre	Armaflex AC
Eau industrielle	Cuivre	Armaflex AC
Eau osmosée	Pvc P	Armaflex AC
Eau chaude sanitaire	Cuivre	Armaflex AC
Bouclage eau chaude sanitaire	Cuivre	Armaflex AC
Air comprimé	Cuivre	Nu
Eaux usées	Pvc	Nu
Eaux vannes	Pvc	Nu
Eaux pluviales	Pvc	Laine de r
Eaux à neutraliser	Pehd	Nu
Vanne d'arrêt 1/4T à boisseau sphérique		
Vanne de réglage		

Nota:

- Eau froide / Eau chaude:
-Les réseaux seront équipés d'un robinet de purge 1/4 de tour DNI
-Les réseaux seront équipés d'un dispositif à tous les points hauts
- Eaux usées / Eaux vannes / Eaux vannes
-Les réseaux seront équipés de tés de visites (dévoilements) ainsi q
Suivant la réglementation:
-Les conduits doivent être réalisés en matériau de catégorie M4 d'u
En traversée de plancher (hors gaine technique):
-Les conduits doivent être réalisés en matériau avec marquage NF r
renforcement en traversée de dalle:
.1 fourreau PVC avec marquage NF réaction au feu MI dépassant d
(CD31)
.1 manchon coupe-feu 2h pour les chutes de Ø125 mm (CD31)
-D'une manière générale, les réseaux ont une pente de 15 cm/m
-Condensats : Le lot Plomberie doit les attentes condensats à prox