


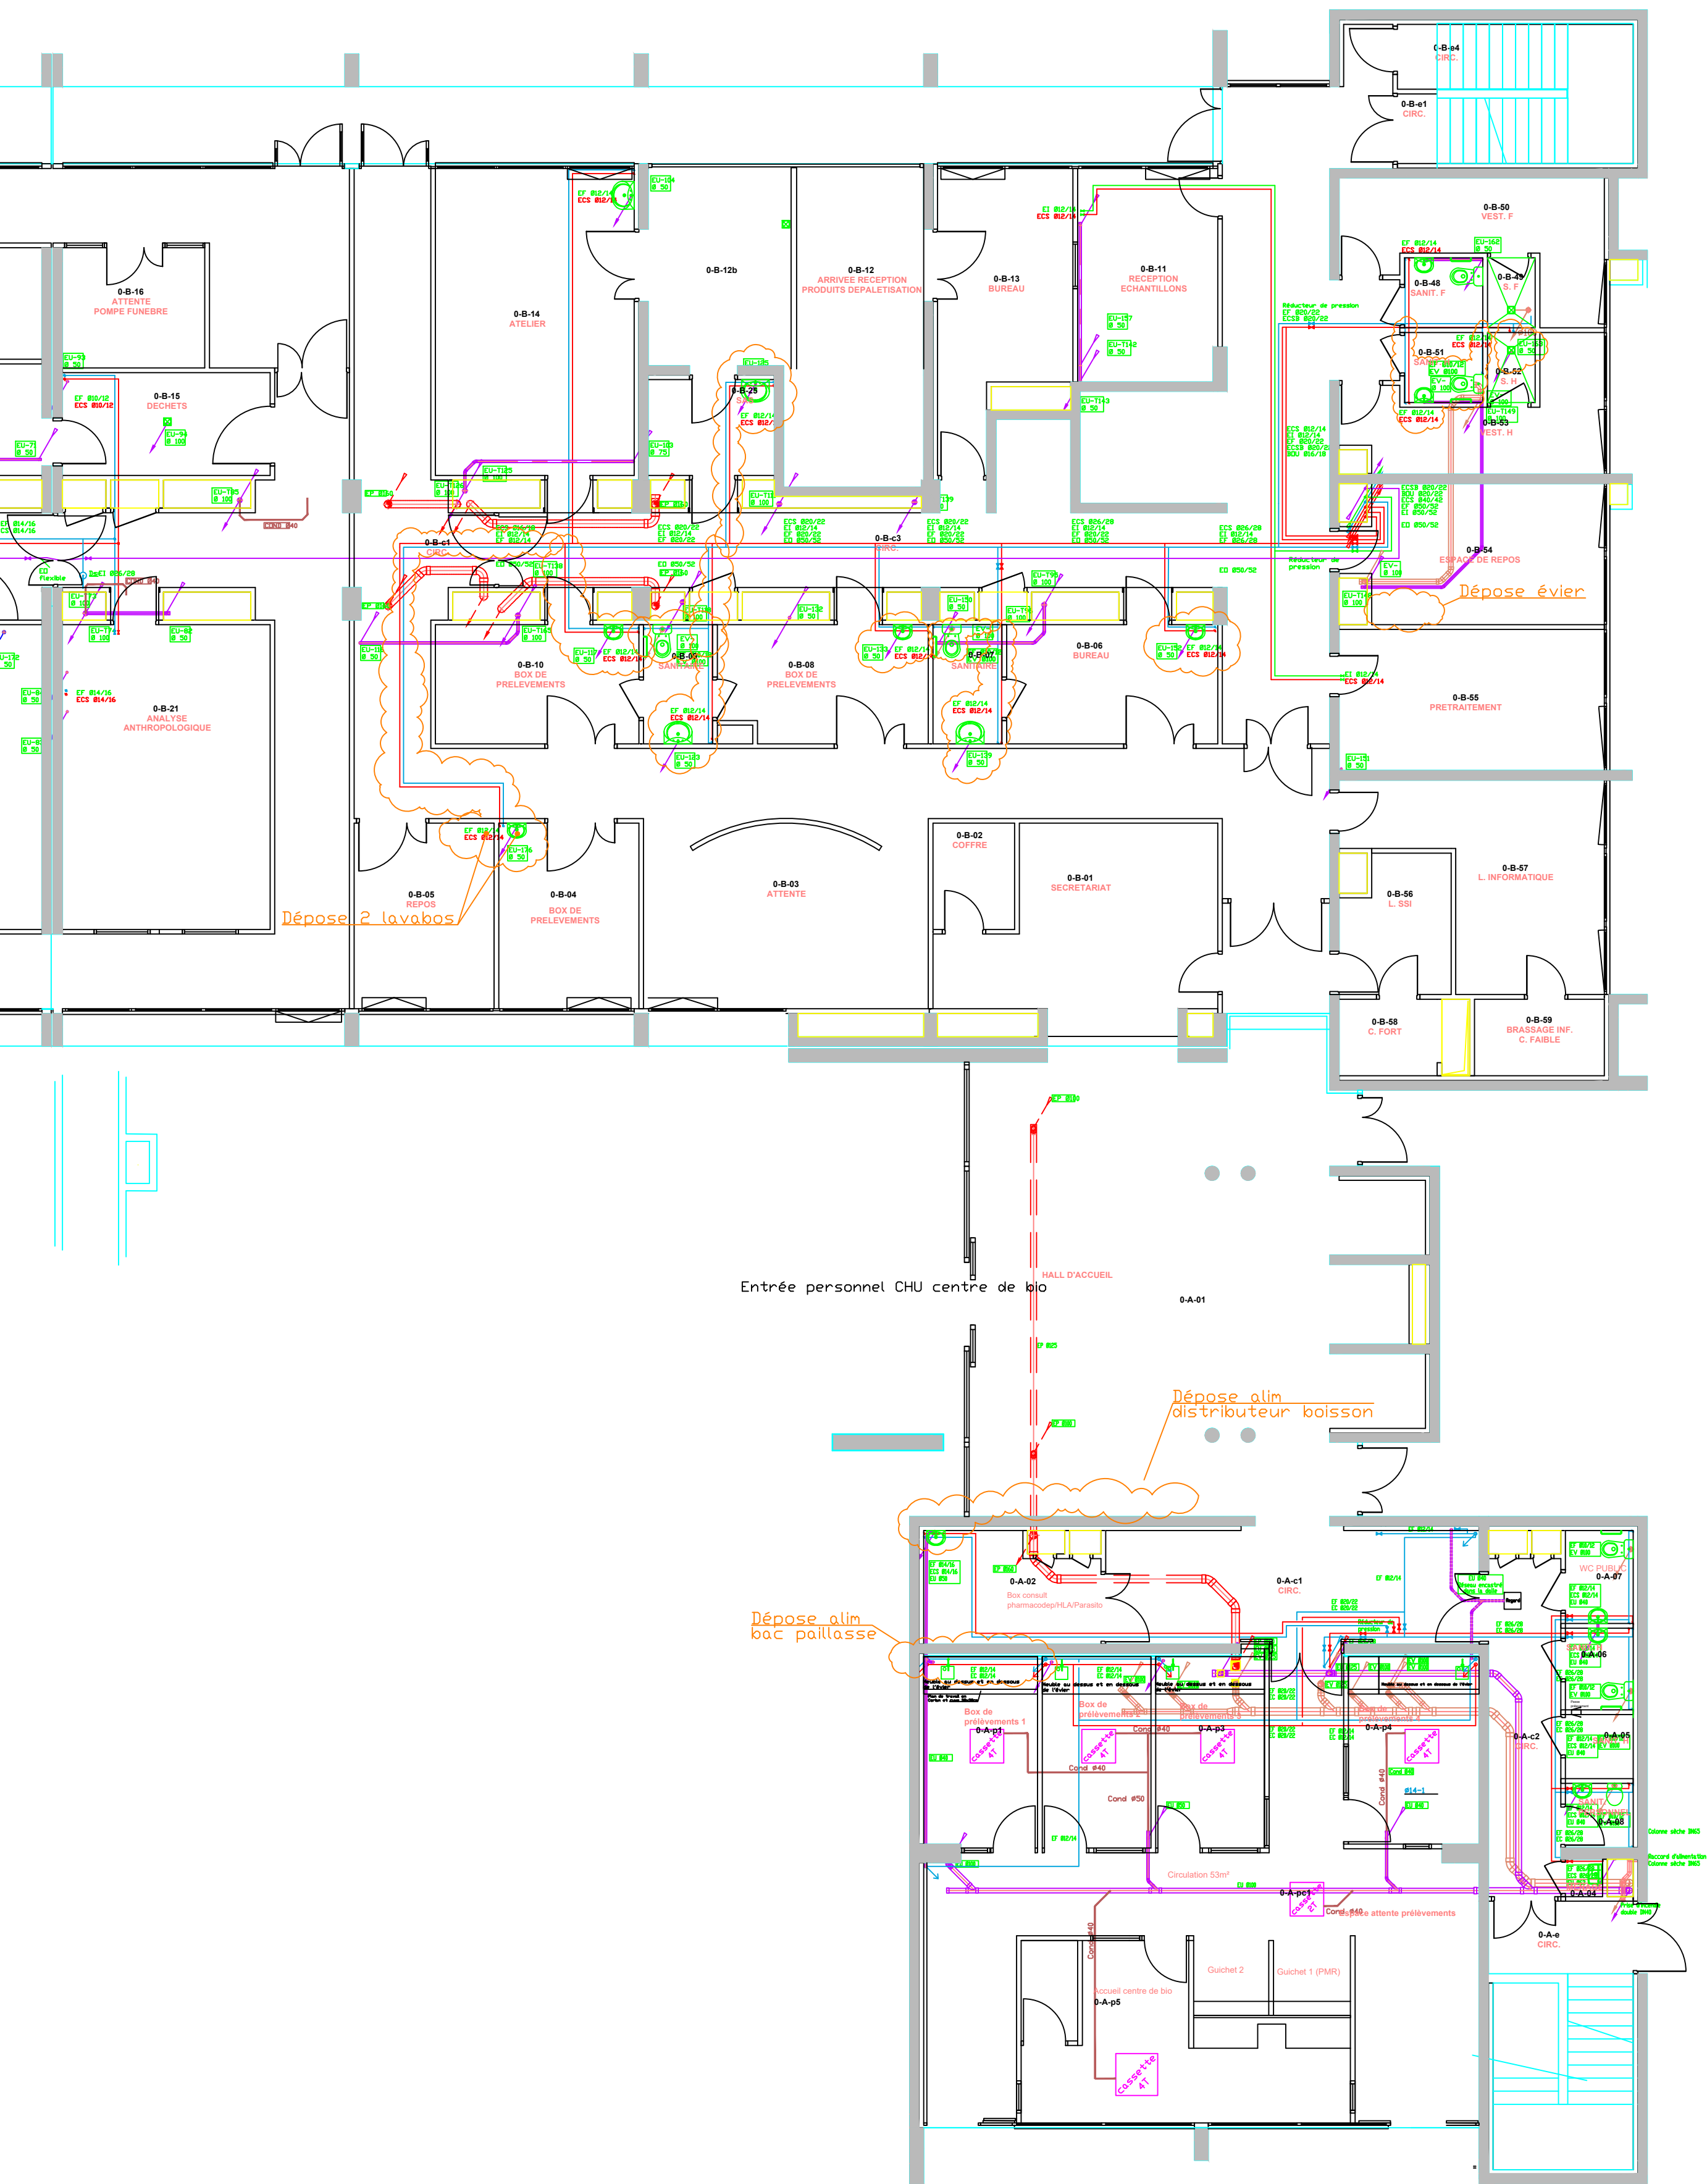

Légende:

- Eau froide existante
- Eau chaude existante
- Eau usée existante
- Eau pluviale existante
- Eau froide à créer
- Eau chaude à créer
- Eau usée à créer
- A déposer



LABORATOIRES
Bâtiments A et B - RDC
Plan dépose plomberie
Echelle: 1/100
Plan n°7-LAB0-16775-03-08