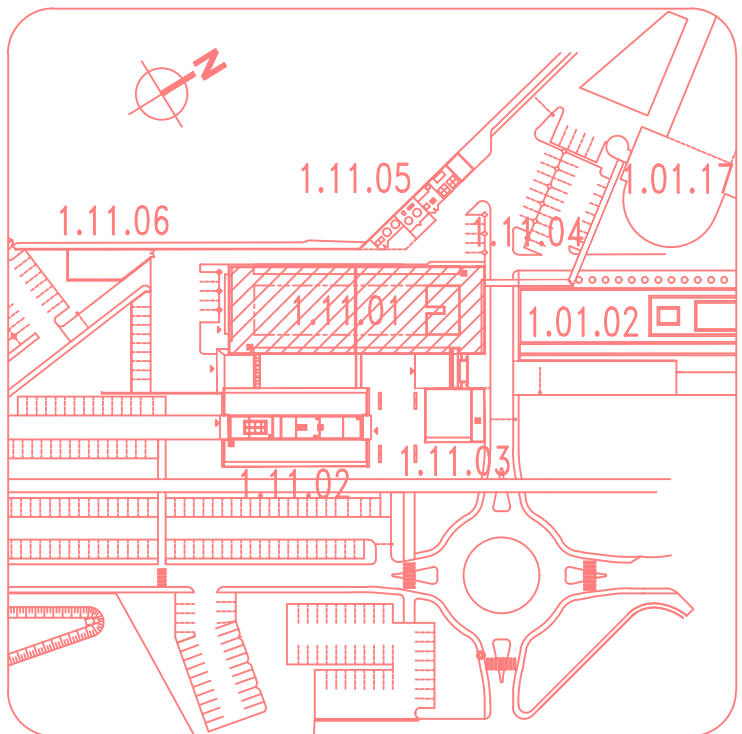


[illegible]

LABORATOIRES - E.F.S  
LABORATOIRES  
NIVEAU 04  
DOE "Plomberie" (08)

| Date       | Modifications | Inspector |
|------------|---------------|-----------|
| 14/10/2005 | DOE           | A         |
|            |               |           |
|            |               |           |
|            |               |           |
|            |               |           |
|            |               |           |

Dresse par : ELITHIS Dessine par : A. DEBROSSE

L'Ingenieur en chef : \_\_\_\_\_ Date : 14/10/2005

Echelle : 1/50\*

N° Plan d’Affaire : N° de Classement Archives :

|   |    |    |    |    |    |    |
|---|----|----|----|----|----|----|
| 1 | 08 | 11 | 01 | 14 | 01 | 08 |
|---|----|----|----|----|----|----|