


Légende:

	Matériau	Qualité
Eau froide	Cuivre	Arméflex AC 9 mm
Eau industrielle	Cuivre	Arméflex AC 9 mm
Eau chaude	Pvc	Arméflex AC 9 mm
Eau chaude sanitaire	Cuivre	Arméflex AC 15 mm
Bouclage eau chaude sanitaire	Cuivre	Arméflex AC 15 mm
Air comprimé	Nu	Nu
Eaux usées	Pvc	Nu
Eaux vannes	Pvc	Nu
Eaux pluviales	Pvc	Litre de roche
Eau à recirculation	Pvhd	Nu
Vanne d'arrêt 1/4" à biseau sphérique		
Vanne de réglage		

Notes:

Eau froide / Eau chaude
- Les réseaux seront équipés d'un robinet de purge 1/4 de tour DN5 à tous les points bas.
- Les réseaux seront équipés d'un dispositif à tous les points hauts.
Eaux usées / Eaux vannes / Eaux vannes
- Les réseaux seront équipés de tés de vannes (abaissements) ainsi que de rochers de distalton.
- Avant la réglementation.
- Les canalisations doivent être réalisées en matériau avec marquage NF réaction au feu M (C200) sans renforcement en traversée de dalle.
- Les canalisations doivent être réalisées en matériau avec marquage NF réaction au feu M (C200) sans renforcement en traversée de dalle.
- Il faudra PVC avec marquage NF réaction au feu M dépassant de 1 décimètre pour les chutes 80/5 m (C200).
- Il faudra coupe-feu 2h pour les chutes de 80/5 m (C200).
- Evue mètre générale, les réseaux ont une pente de 15 cm/m.
- Commentaires : Le sol Plomberie doit les schémas constructifs à proximité de chaque appareil.

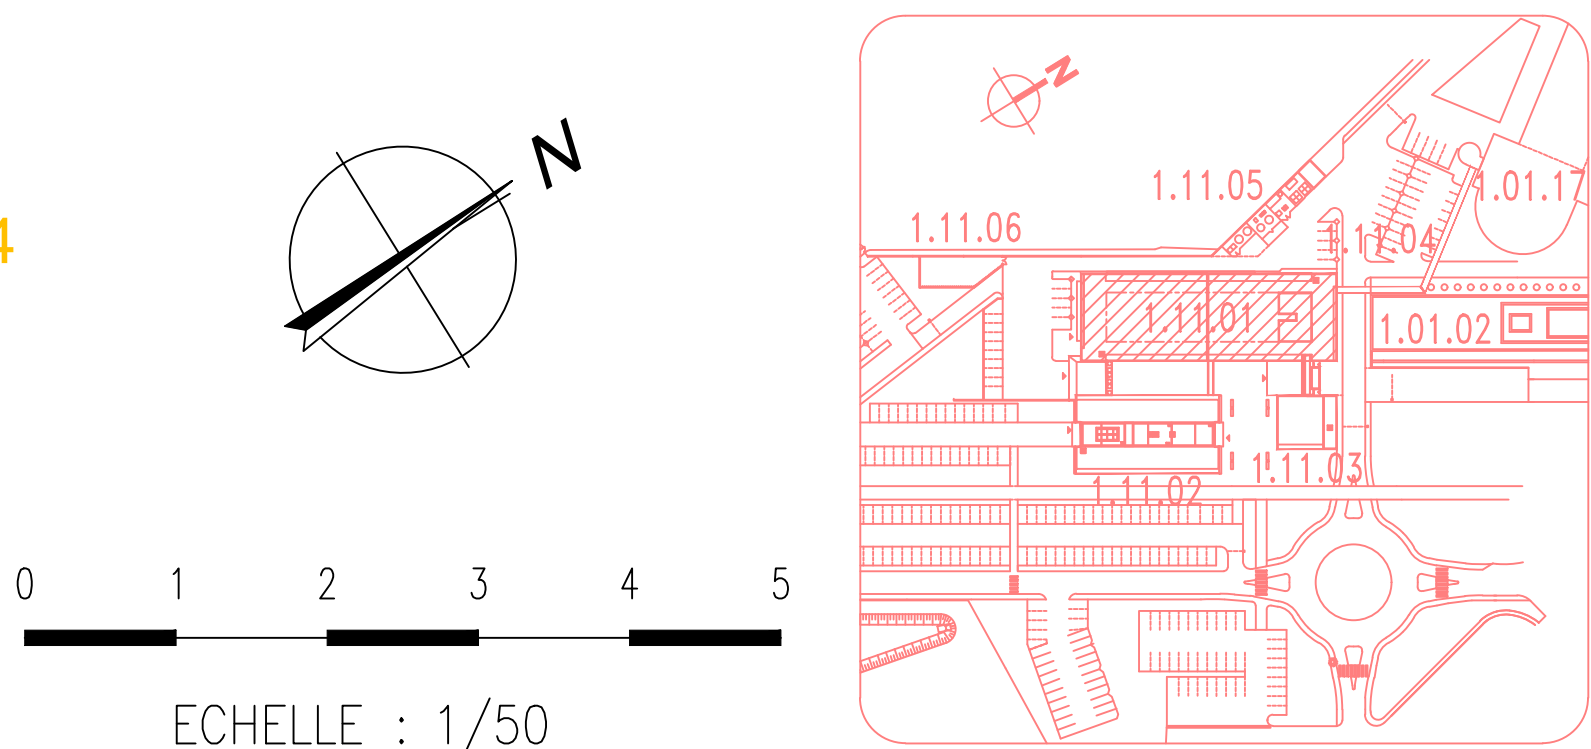

Centre Hospitalier Universitaire
de Clermont-Ferrand

Complexe Hospitalier St JACQUES

LABORATOIRES - E.F.S

LABORATOIRES

NIVEAU 06

DOE "Plomberie" (08)

Date	Modifications	Indice
14/10/2005	DOE	A
20/04/2011	DOE, Célium Energies	B

Dresse par : ELITHIS

Dessine par : A. DEBRISSE

L'ingénieur en chef :

Date : 14/10/2005

Echelle : 1/50

N° Plan d'Affaire :

N° de Classement Archives :

1 08 11 01 16 01 08

LEGENDE

1	EAU FROIDE
2	EAU OSMOSEE
3	EAU CHAUDE SANITAIRE
4	EAU USEE
5	EAU VANNE
6	AIR COMPRISE
7	AZOTE LIQUIDE
8	AZOTE GAZEUX
9	EAU USEE A NEUTRALISER
10	HELIUM
11	CO2
12	CONDENSATS GROUPE FROID
13	EAU PLUVIALE