


Entrée personnel CHU centre de bio

HALL D'ACCUEIL

0-A-01

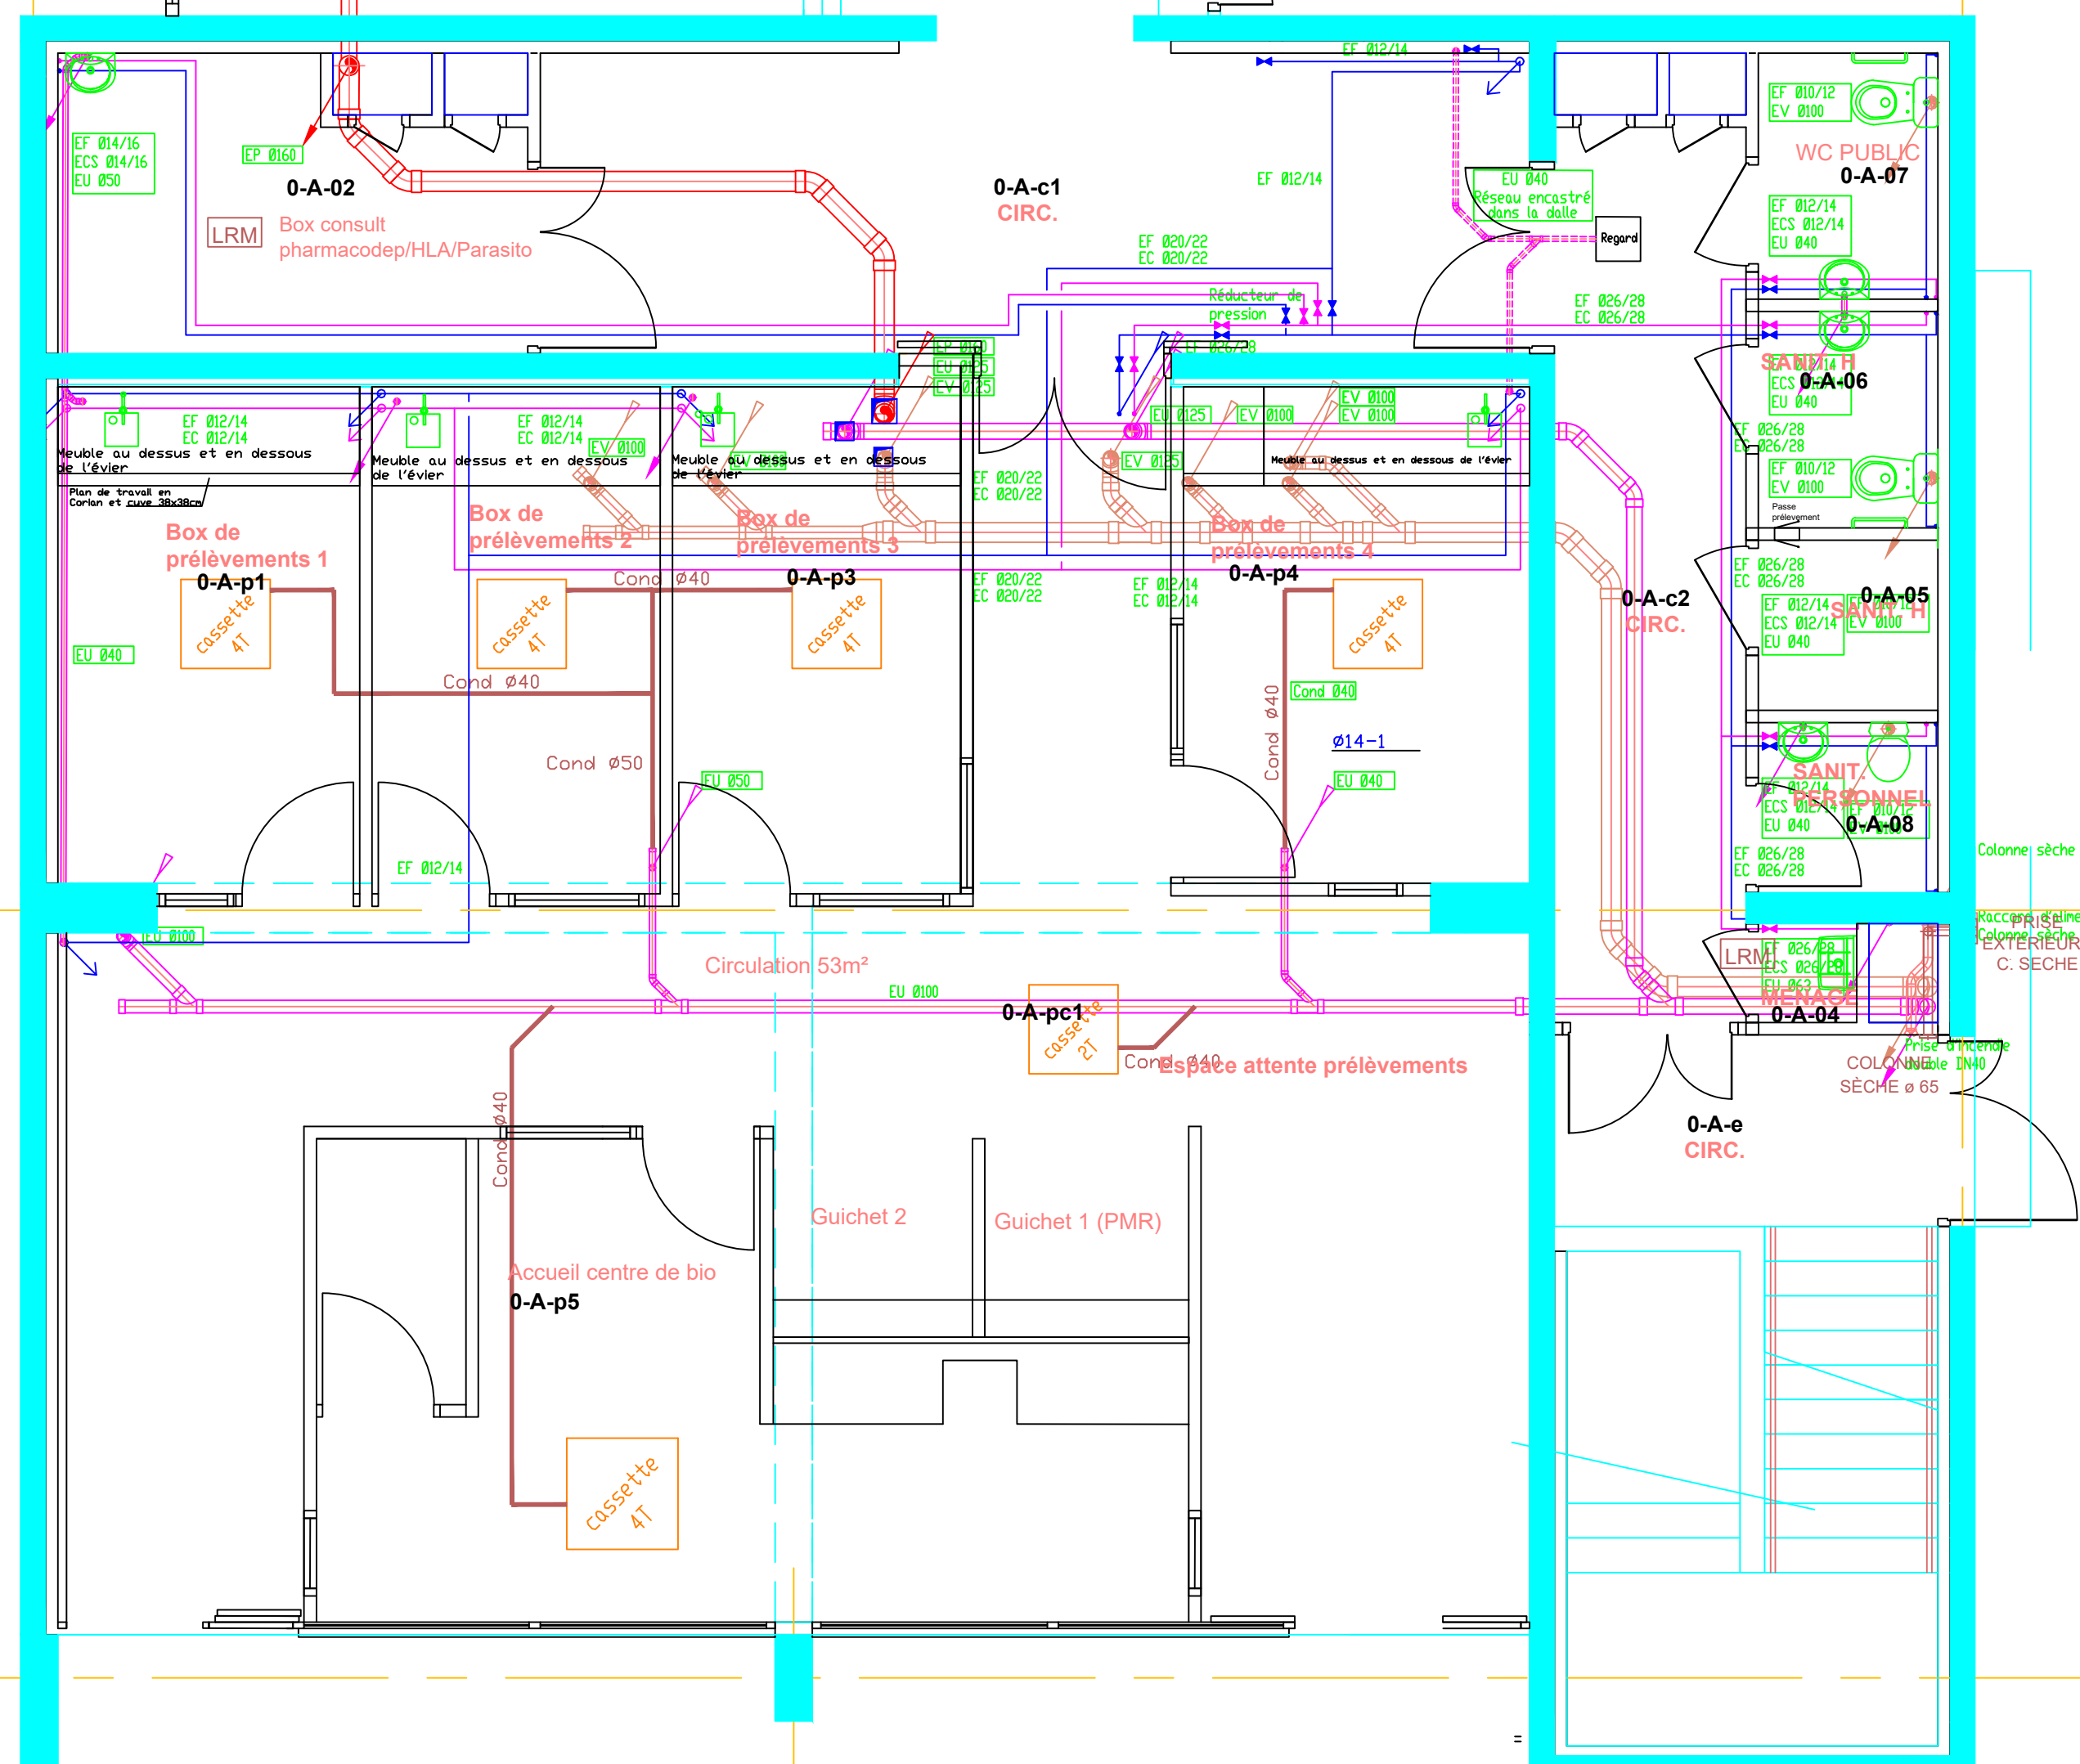


Légende:

	Matériau	Calorifuge
Eau froide	Cuivre	Armaflex AC 9 mm
Eau industrielle	Cuivre	Armaflex AC 9 mm
Eau osmosée	Pvc P	Armaflex AC 9 mm
Eau chaude sanitaire	Cuivre	Armaflex AC 19 mm
Bouclage eau chaude sanitaire	Cuivre	Armaflex AC 19 mm
Air comprimé	Cuivre	Nu
Eaux usées	Pvc	Nu
Eaux vannes	Pvc	Nu
Eaux pluviales	Pvc	Laine de roche
Eaux à neutraliser	Pehd	Nu
✂ Vanne d'arrêt 1/4" à biseau sphérique		
✂ Vanne de réglage		


Nota:

- Eau froide / Eau chaude:
-Les réseaux seront équipés d'un robinet de purge 1/4 de tour DN15 à tous les points bas.
-Les réseaux seront équipés d'un dispositif à tous les points hauts.
- Eaux usées / Eaux vannes / Eaux vannes:
-Les réseaux seront équipés de tés de visites (dévolements) ainsi que de nachons de dilatation.
Suivant la réglementation
-Les conduits doivent être réalisés en matériau de catégorie M4 d'une manière générale (C030).
En traversée de plancher (hors gaine technique)
-Les conduits doivent être réalisés en matériau avec marquage NF réaction au feu M1 (C031) avec renforcement en traversée de dalle:
-1 fourreau PVC avec marquage NF réaction au feu M1 dépassant de 1 diamètre pour les chutes Ø325 mm (C031)
-1 manchon coupe-feu 2h pour les chutes de Ø125 mm (C031)
-D'une manière générale, les réseaux ont une pente de 1.5 cm/m
-Condensats : Le lot Plomberie doit les attentes condensats à proximité de chaque appareils

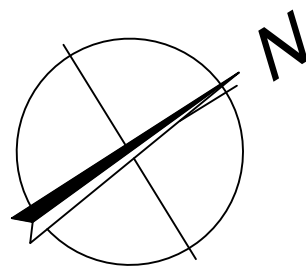

0 1 2 3 4 5

ECHELLE : 1/50

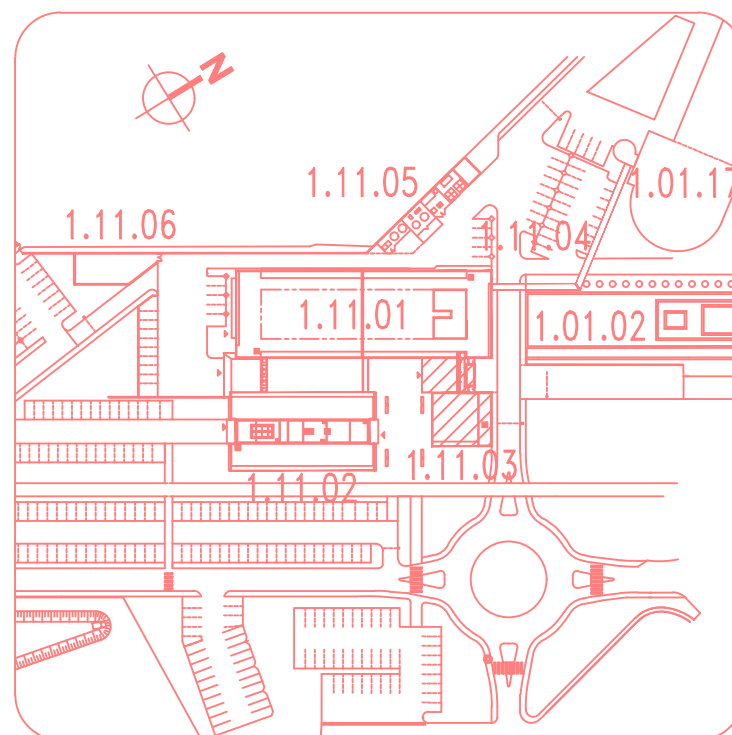

Centre Hospitalier Universitaire
de Clermont-Ferrand

Complexe Hospitalier St JACQUES

PRELEVEMENT
(Anciens vestiaires labos)

NIVEAU 00
Plomberie

Date	Modifications	Indice
14/10/2005	DDE	A
17/06/2019	Centre de prélèvement (CELIUM ENERGIES)	B

Dresse par : ELITHIS

Dessine par : A. DEBROSSE

L'Ingénieur en chef :

Date : 14/10/2005

Echelle : 1/50

N° Plan d'Affaire :

N° de Classement Archives :

1 08 11 03 10 01 08