


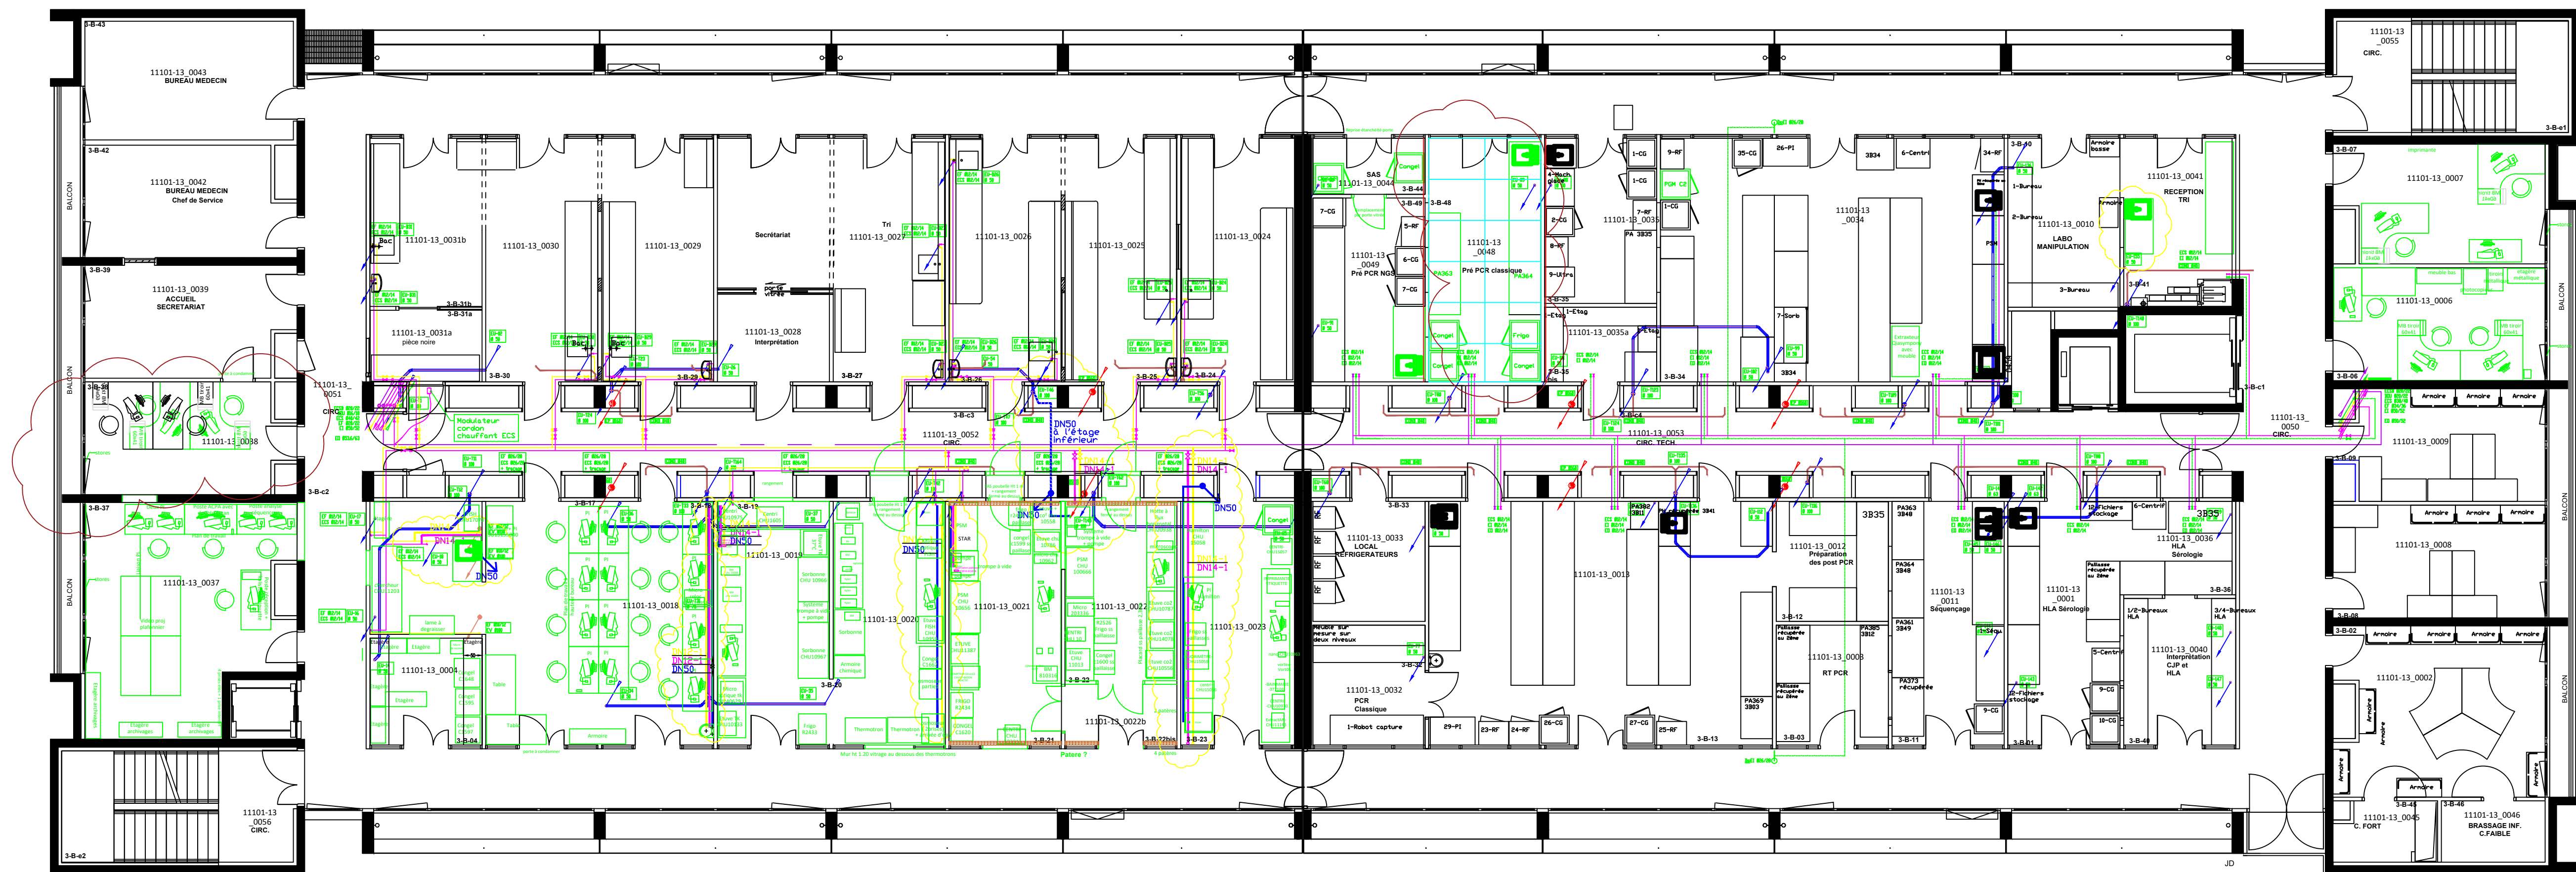

Légende:

- Eau froide existante
- Eau chaude existante
- Eau usée existante
- Eau pluviale existante
- Eau froide à créer
- Eau chaude à créer
- Eau usée à créer

LABORATOIRES
 Bâtiment B - 3ème étage
 Plan projet plomberie
 Echelle: 1/100
 Plan n°7-LABO-16779-03-01