
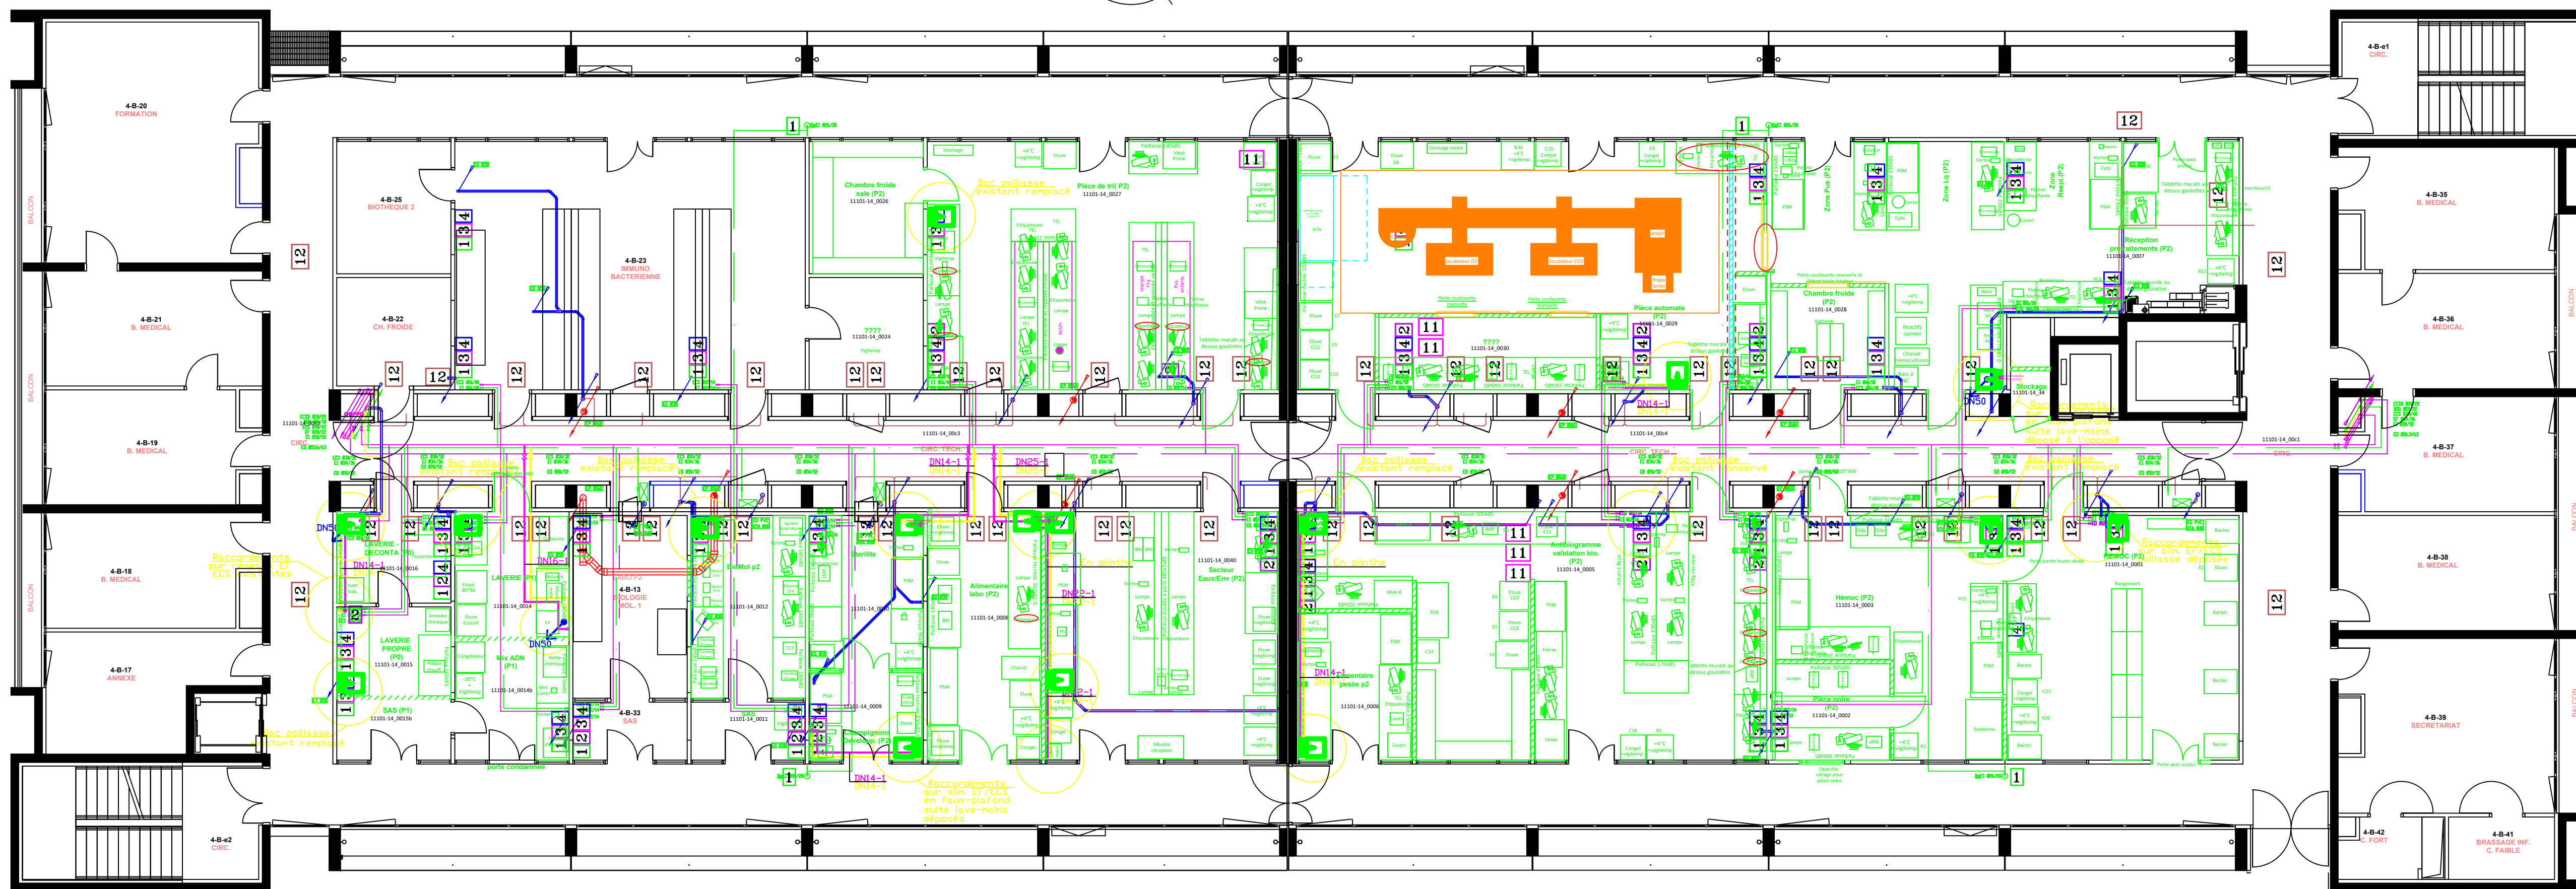


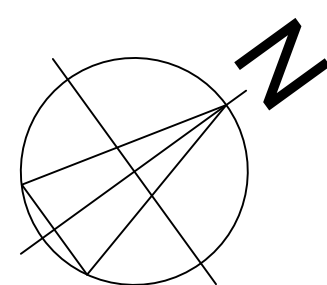

Légende:
Eau froide existante
Eau chaude existante
Eau usée existante
Eau pluviale existante
Eau froide à créer
Eau chaude à créer
Eau usée à créer

LABORATOIRES
Bâtiment B - 4ème étage
Plan projet plomberie
Echelle: 1/100
Plan n°7-LABO-16775-03-03