



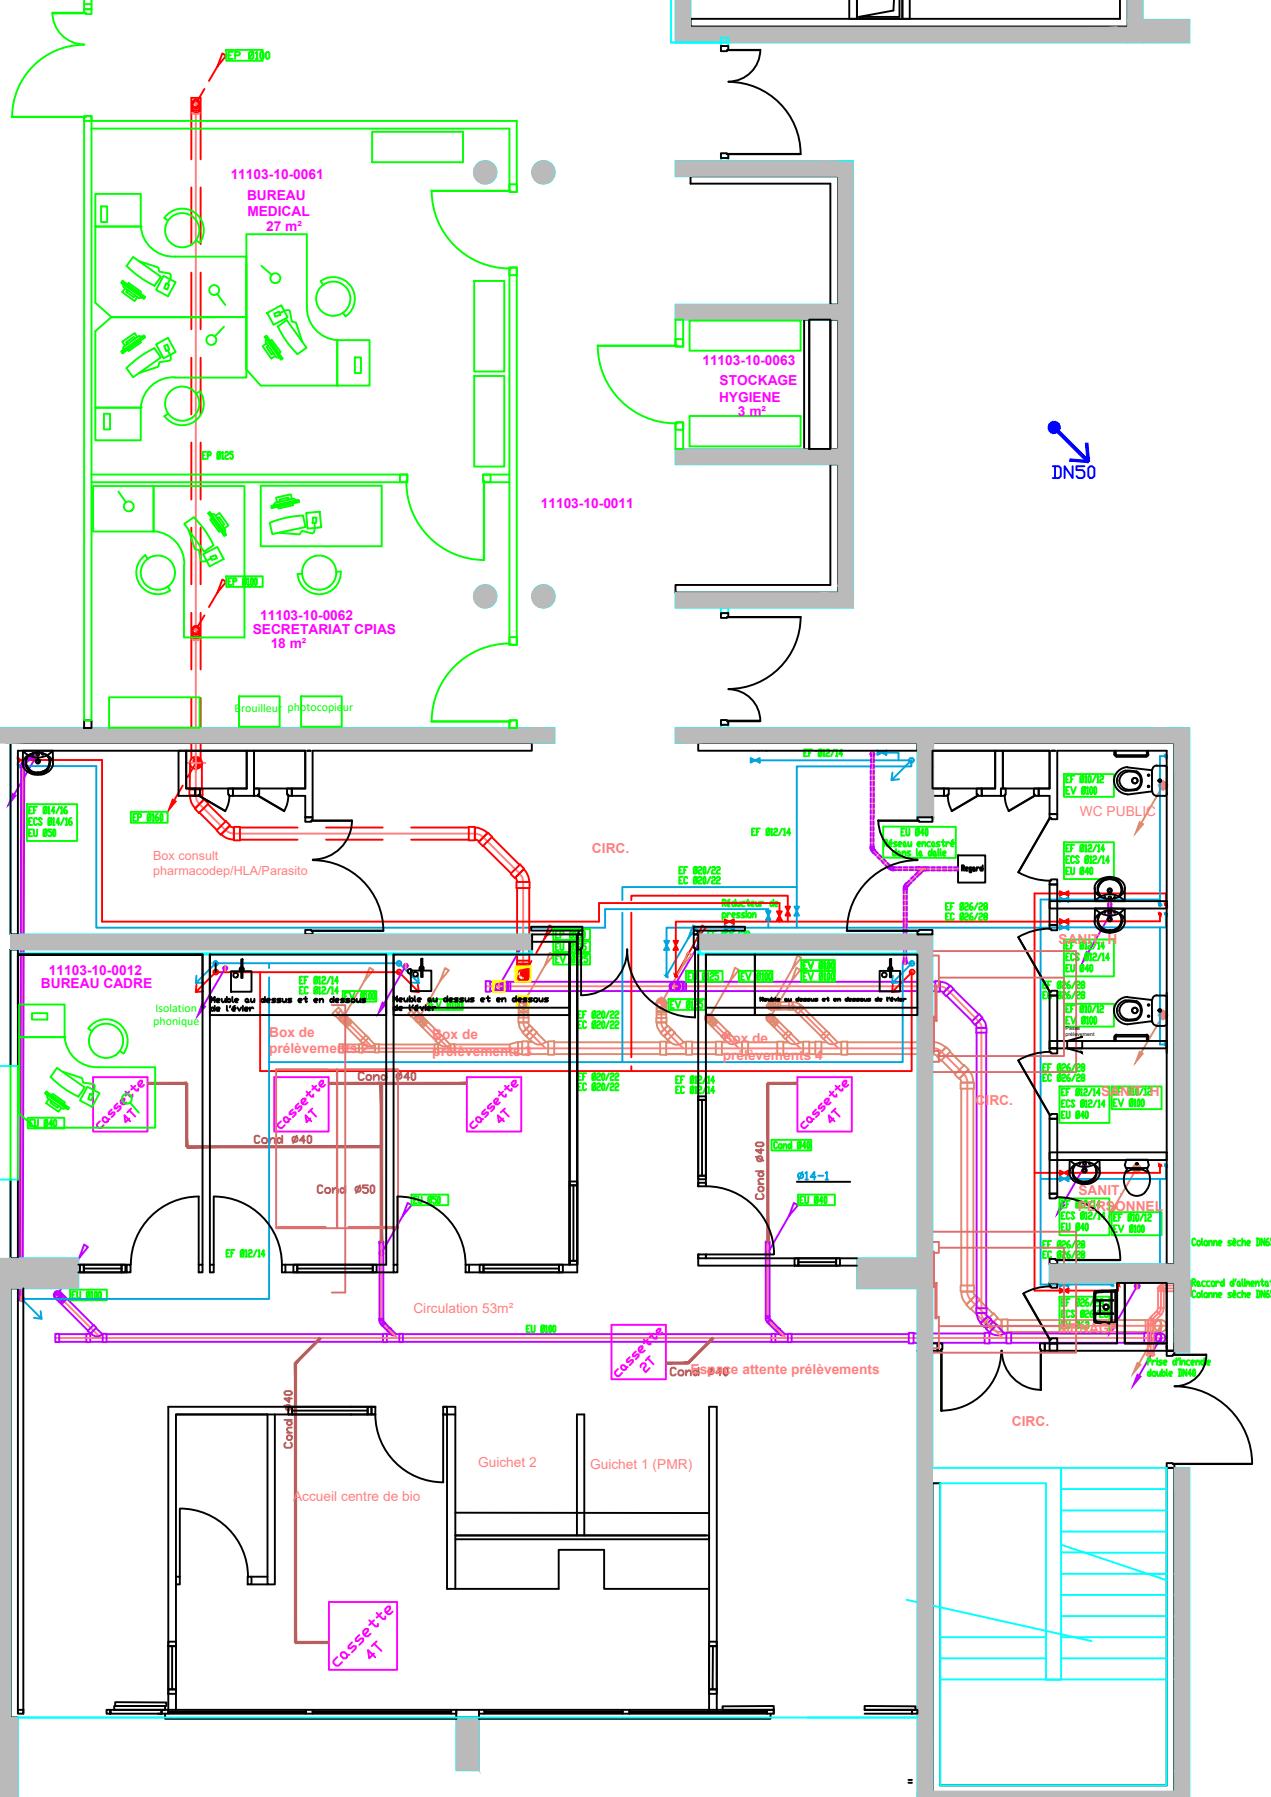

- Légende:
- Eau froide existante
 - Eau chaude existante
 - Eau usée existante
 - Eau pluviale existante
 - Eau froide à créer
 - Eau chaude à créer
 - Eau usée à créer
 - Eau usée à créer

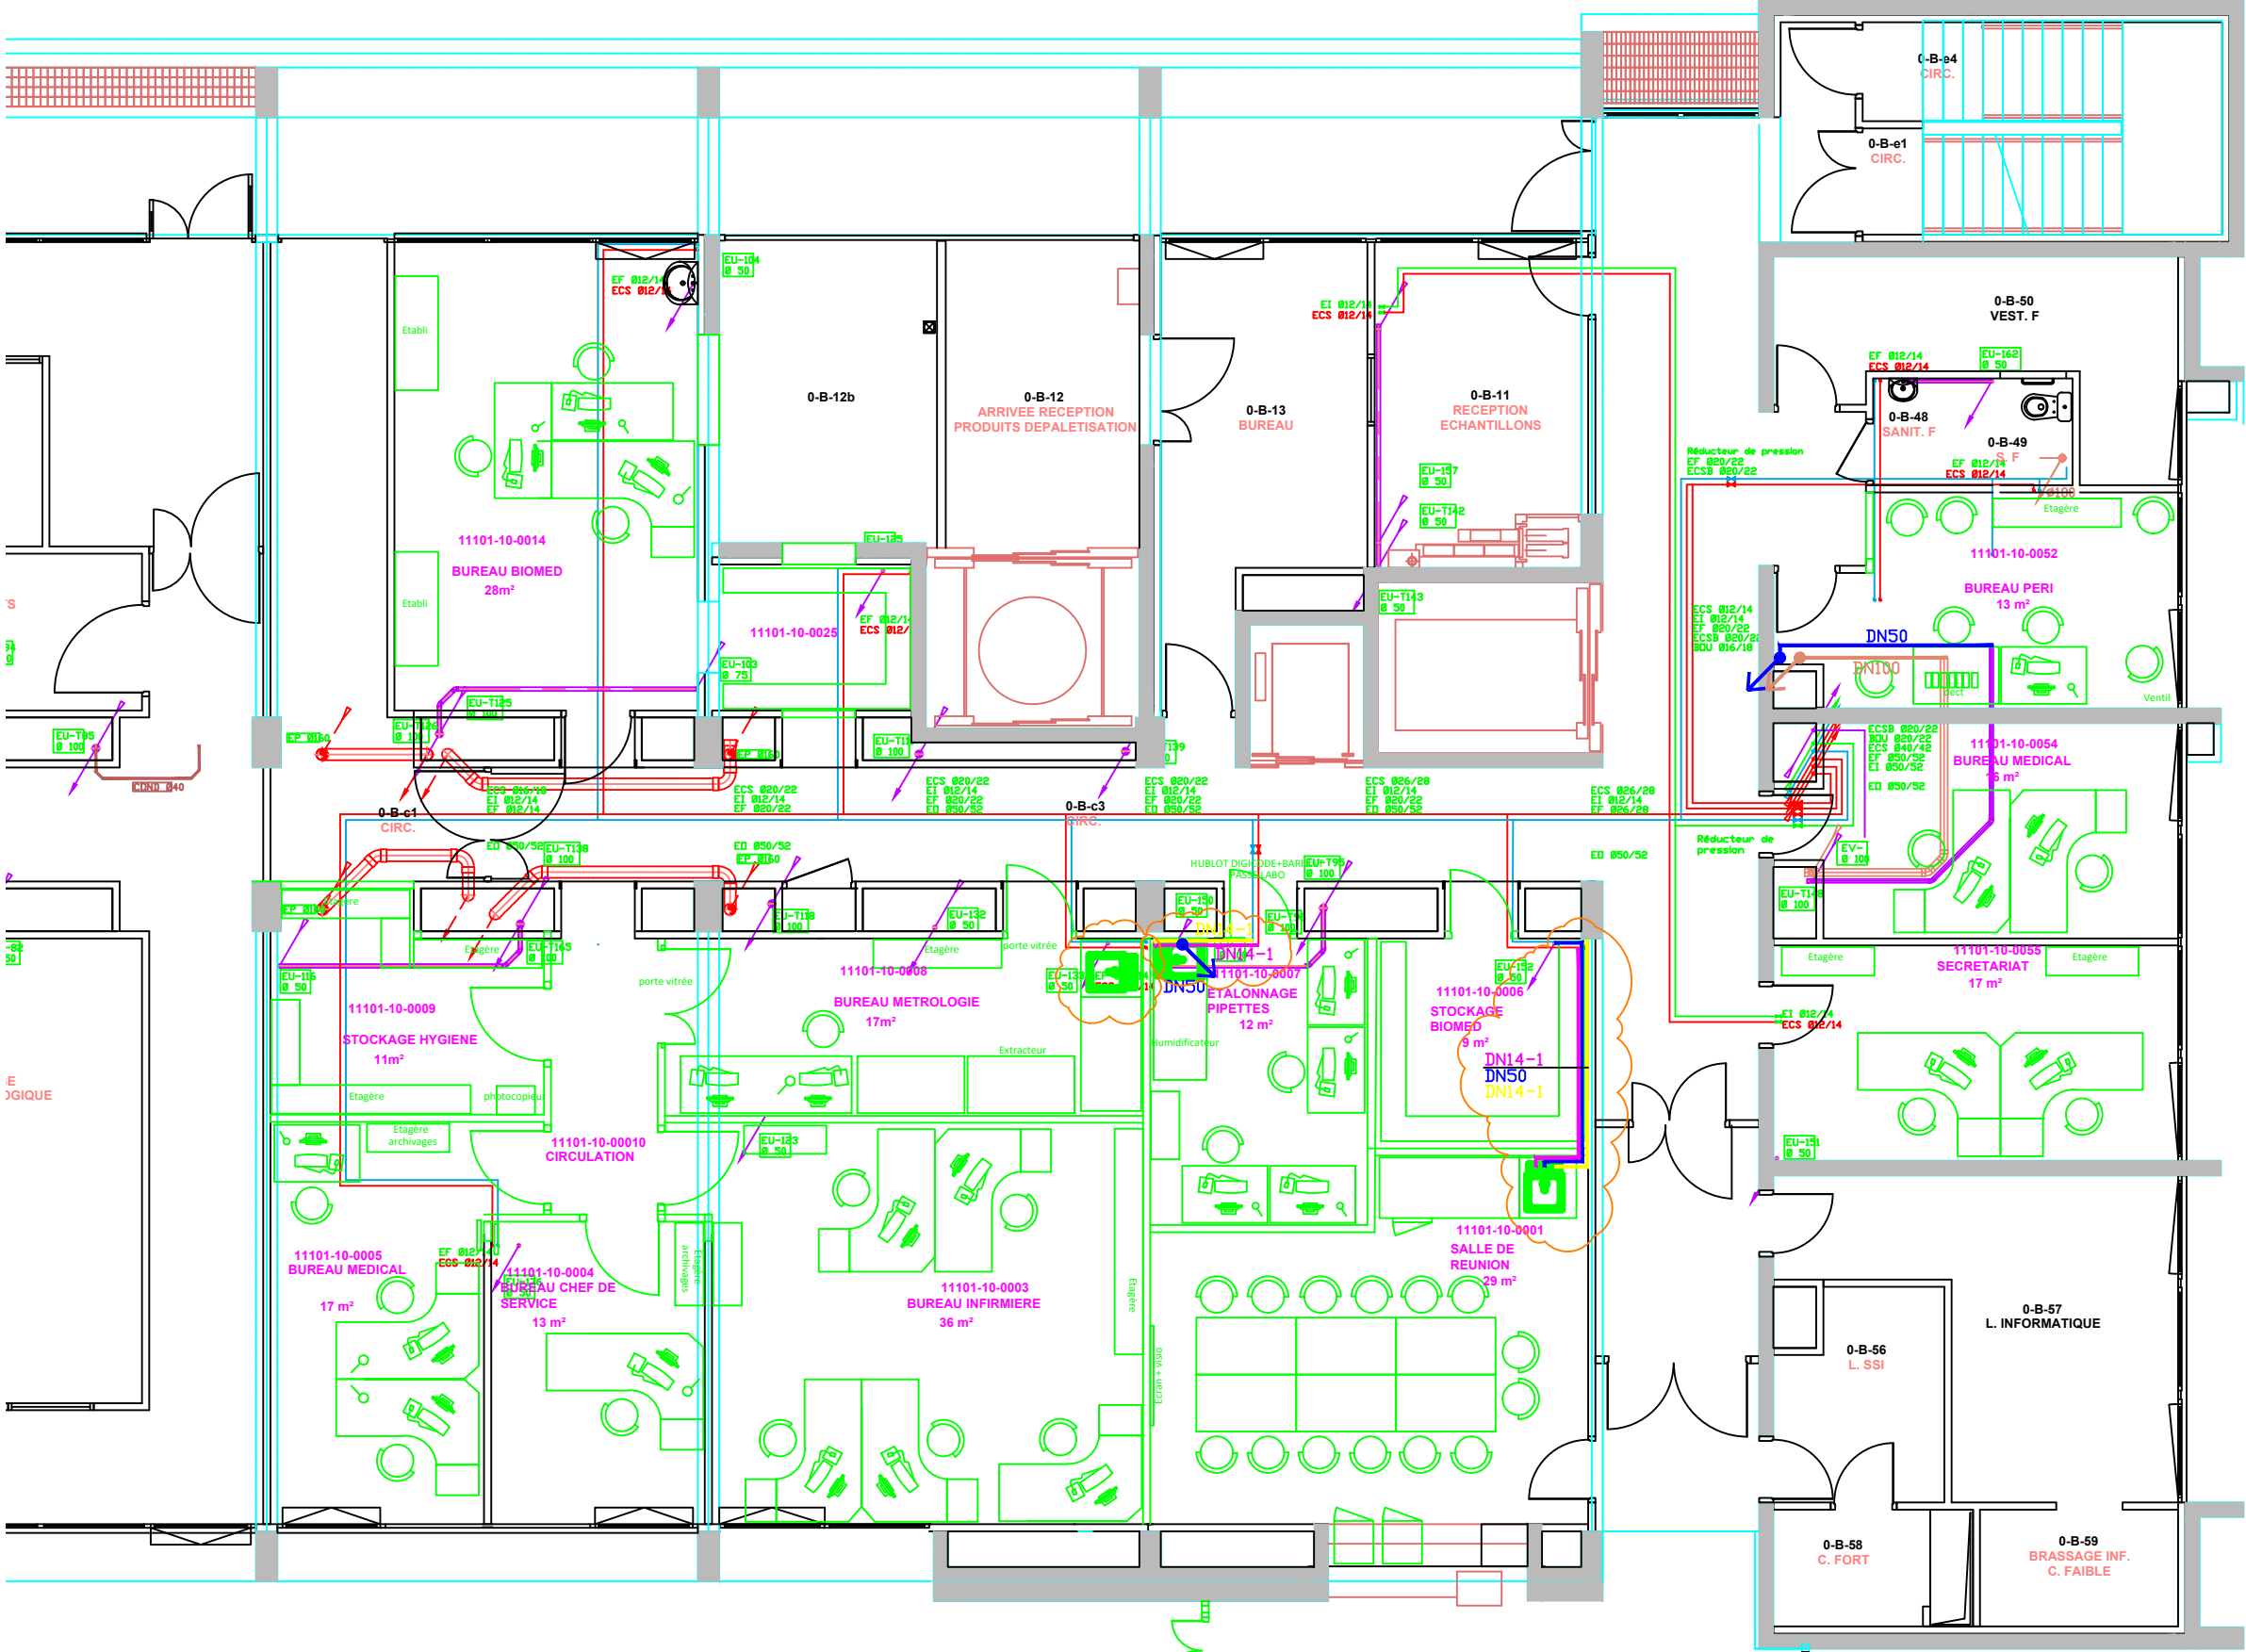

LABORATOIRES
Bâtiments A et B - RDC
Plan projet plomberie
Echelle: 1/100
Plan n°7-LABO-16775-03-12