


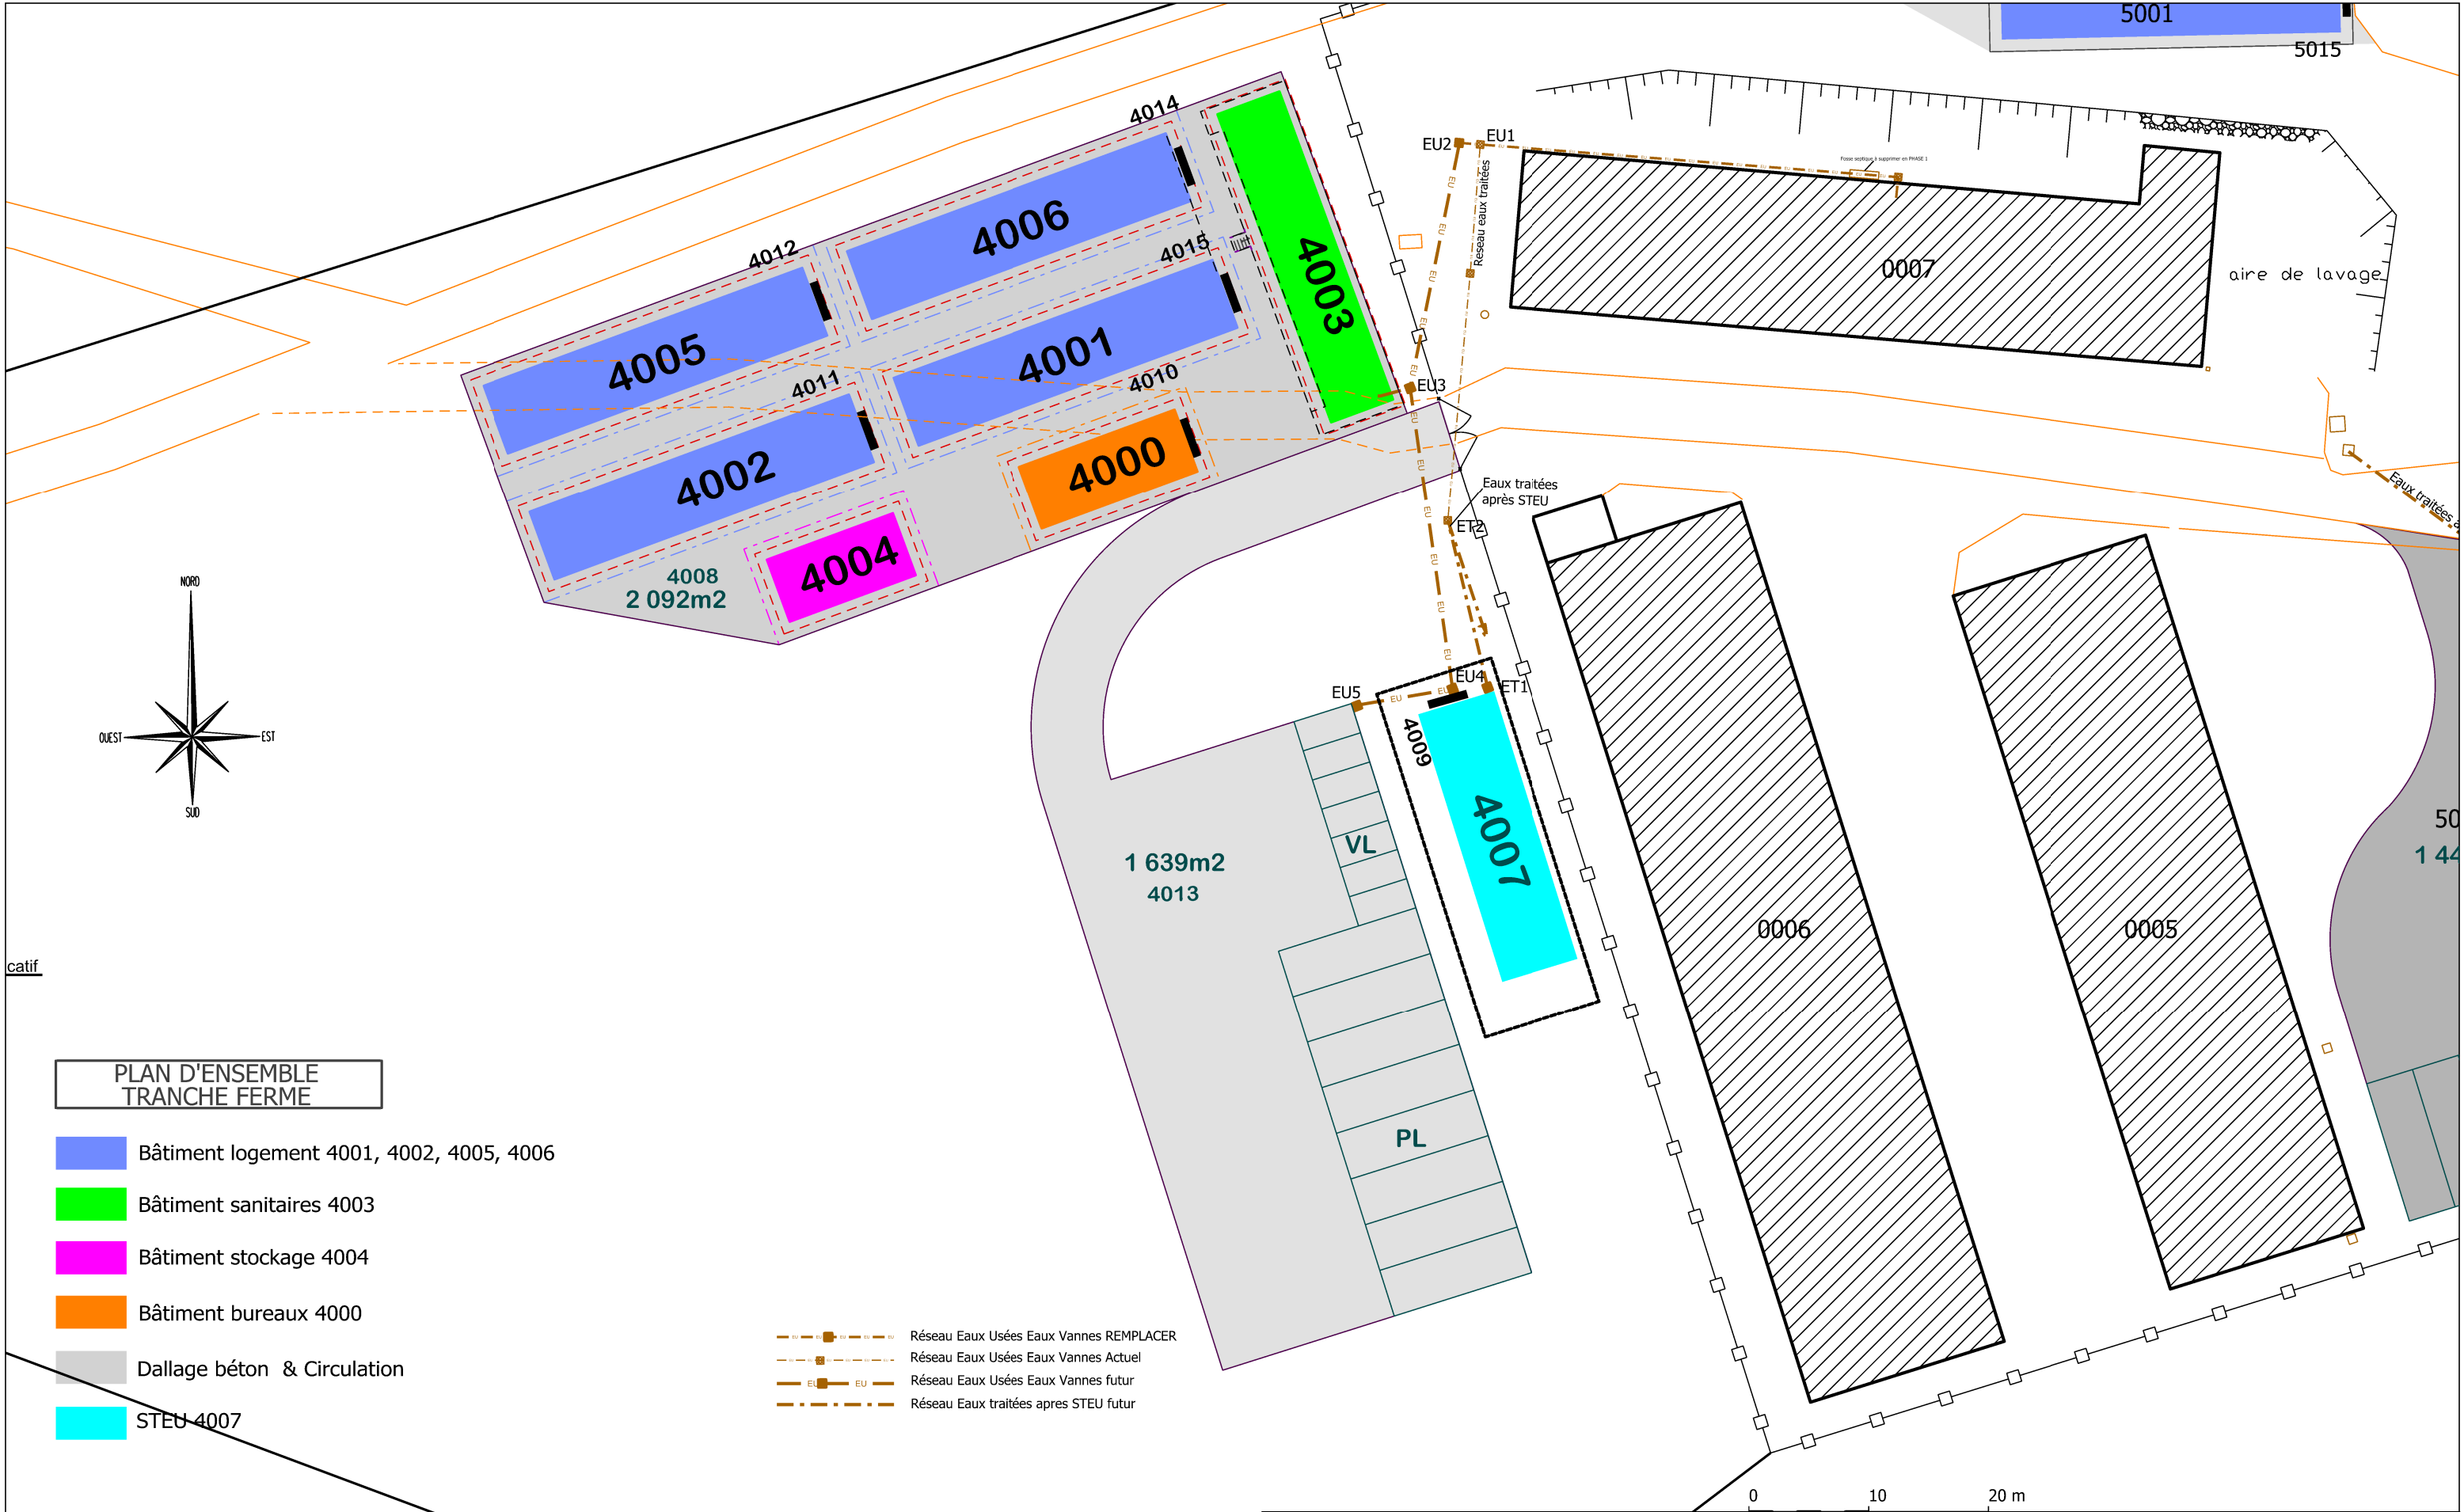

 DIRECTION D'INFRASTRUCTURE de la DEFENSE de NOUMÉA BP 38 98843 NOUMÉA CEDEX	Dessiné par : DUBOIS Sandrine	NOUVELLE CALEDONIE PAITA TONTOUTA CONSTRUCTION DE CANTONNEMENTS D'HEBERGEMENTS, DE STEU ET REMPLACEMENT DU TRANSFORMATEUR Etat du géoréférencement	Nom de la fiche : G/988 821 /060G/DCE du 10.03.2026 988 821_060G_I_010_1EU.DGN OP3 RESEAUX EU,EV		 MINISTÈRE DES ARMÉES ET DES ANCIENS COMBATTANTS Liberté Egalité Fraternité
	Chef de la DID de NOUMÉA L'ingénieur en chef de 1ère classe IC1MI Dominique LANCIEN	D . C . E	Chorus Imm.: Chorus Imm Chorus Comp.: Chorus Comp		
	PLAN MASSE ET RESEAUX EU, EV TRANCHE FERME ETAT FUTUR		Date création : 14.04.2026	Indice	
	Echelle : 1/ 500		Date indice : Date Indice	10/36	