
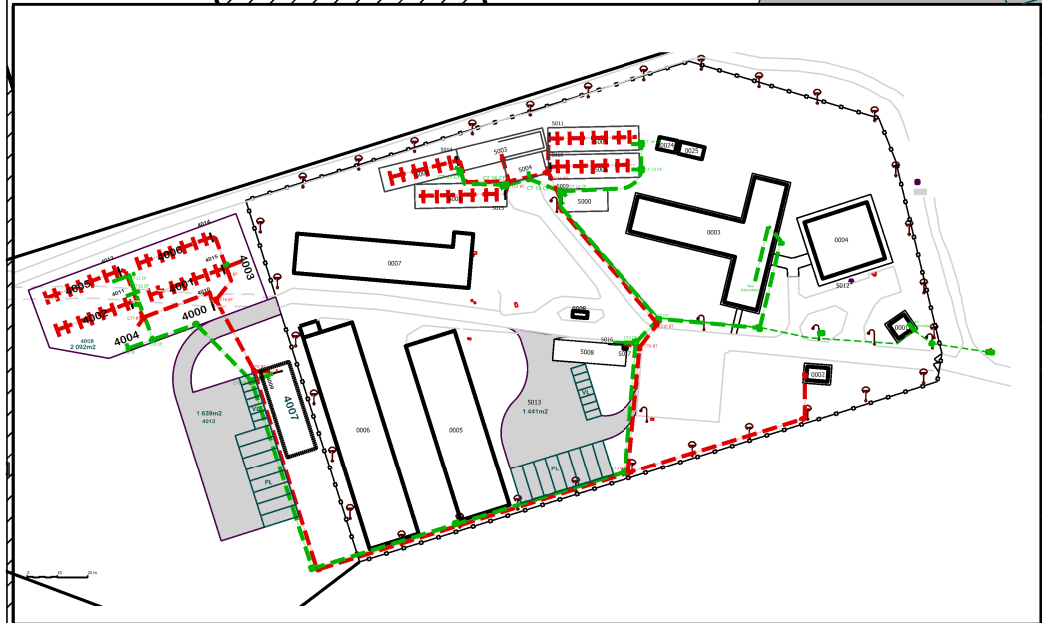


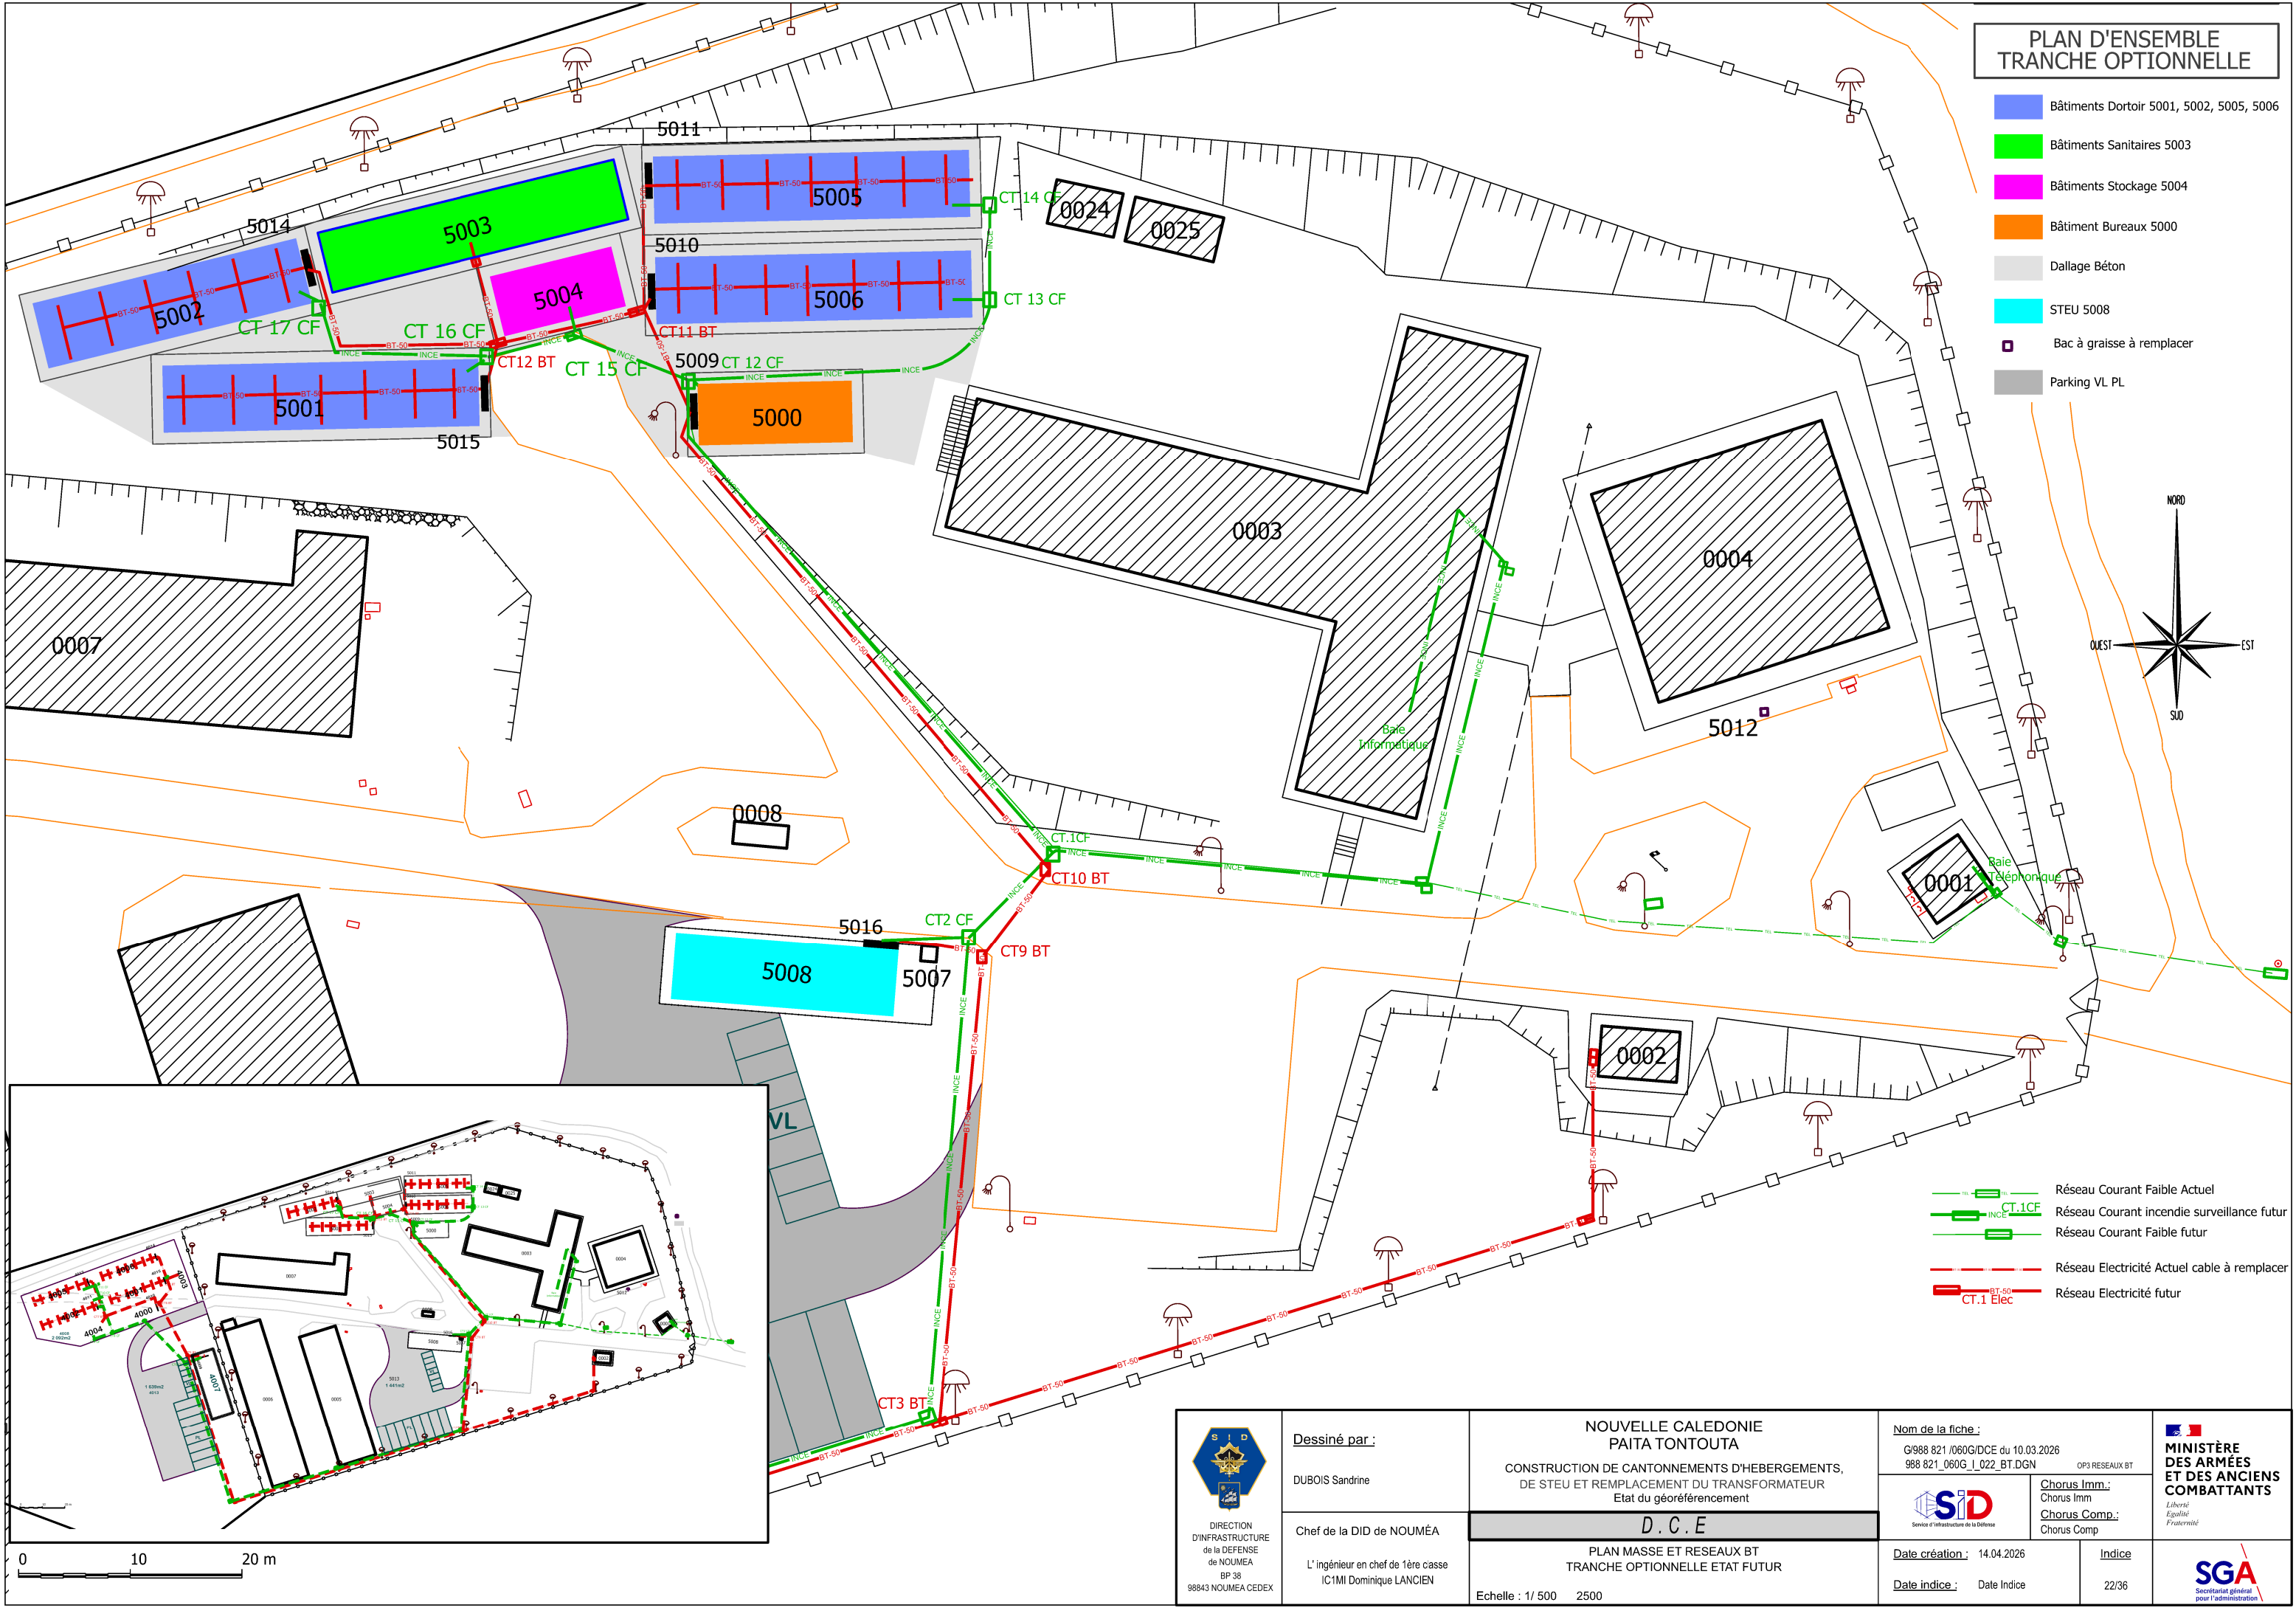

PLAN D'ENSEMBLE
TRANCHE OPTIONNELLE

- Bâtiments Dortoir 5001, 5002, 5005, 5006
- Bâtiments Sanitaires 5003
- Bâtiments Stockage 5004
- Bâtiment Bureaux 5000
- Dallage Béton
- STEU 5008
- Bac à graisse à remplacer
- Parking VL PL

- Réseau Courant Faible Actuel
- Réseau Courant incendie surveillance futur
- Réseau Courant Faible futur
- Réseau Electricité Actuel câble à remplacer
- Réseau Electricité futur

 DIRECTION D'INFRASTRUCTURE de la DEFENSE de NOUMÉA BP 38 98843 NOUMÉA CEDEX	<u>Dessiné par :</u> DUBOIS Sandrine		NOUVELLE CALEDONIE PAITA TONTOUTA CONSTRUCTION DE CANTONNEMENTS D'HEBERGEMENTS, DE STEU ET REMPLACEMENT DU TRANSFORMATEUR Etat du géoréférencement		<u>Nom de la fiche :</u> G/988 821 /060G/DCE du 10.03.2026 988 821_060G_I_022_BT.DGN OP3 RESEAUX BT		 MINISTÈRE DES ARMÉES ET DES ANCIENS COMBATTANTS Liberté Egalité Fraternité	
	Chef de la DID de NOUMÉA		D . C . E		Chorus Imm : Chorus Imm Chorus Comp : Chorus Comp			
	L'ingénieur en chef de 1ère classe IC1MI Dominique LANCIEN		PLAN MASSE ET RESEAUX BT TRANCHE OPTIONNELLE ETAT FUTUR		Date création : 14.04.2026		Indice	
	Echelle : 1/ 500 2500				Date indice : Date Indice		22/36	