
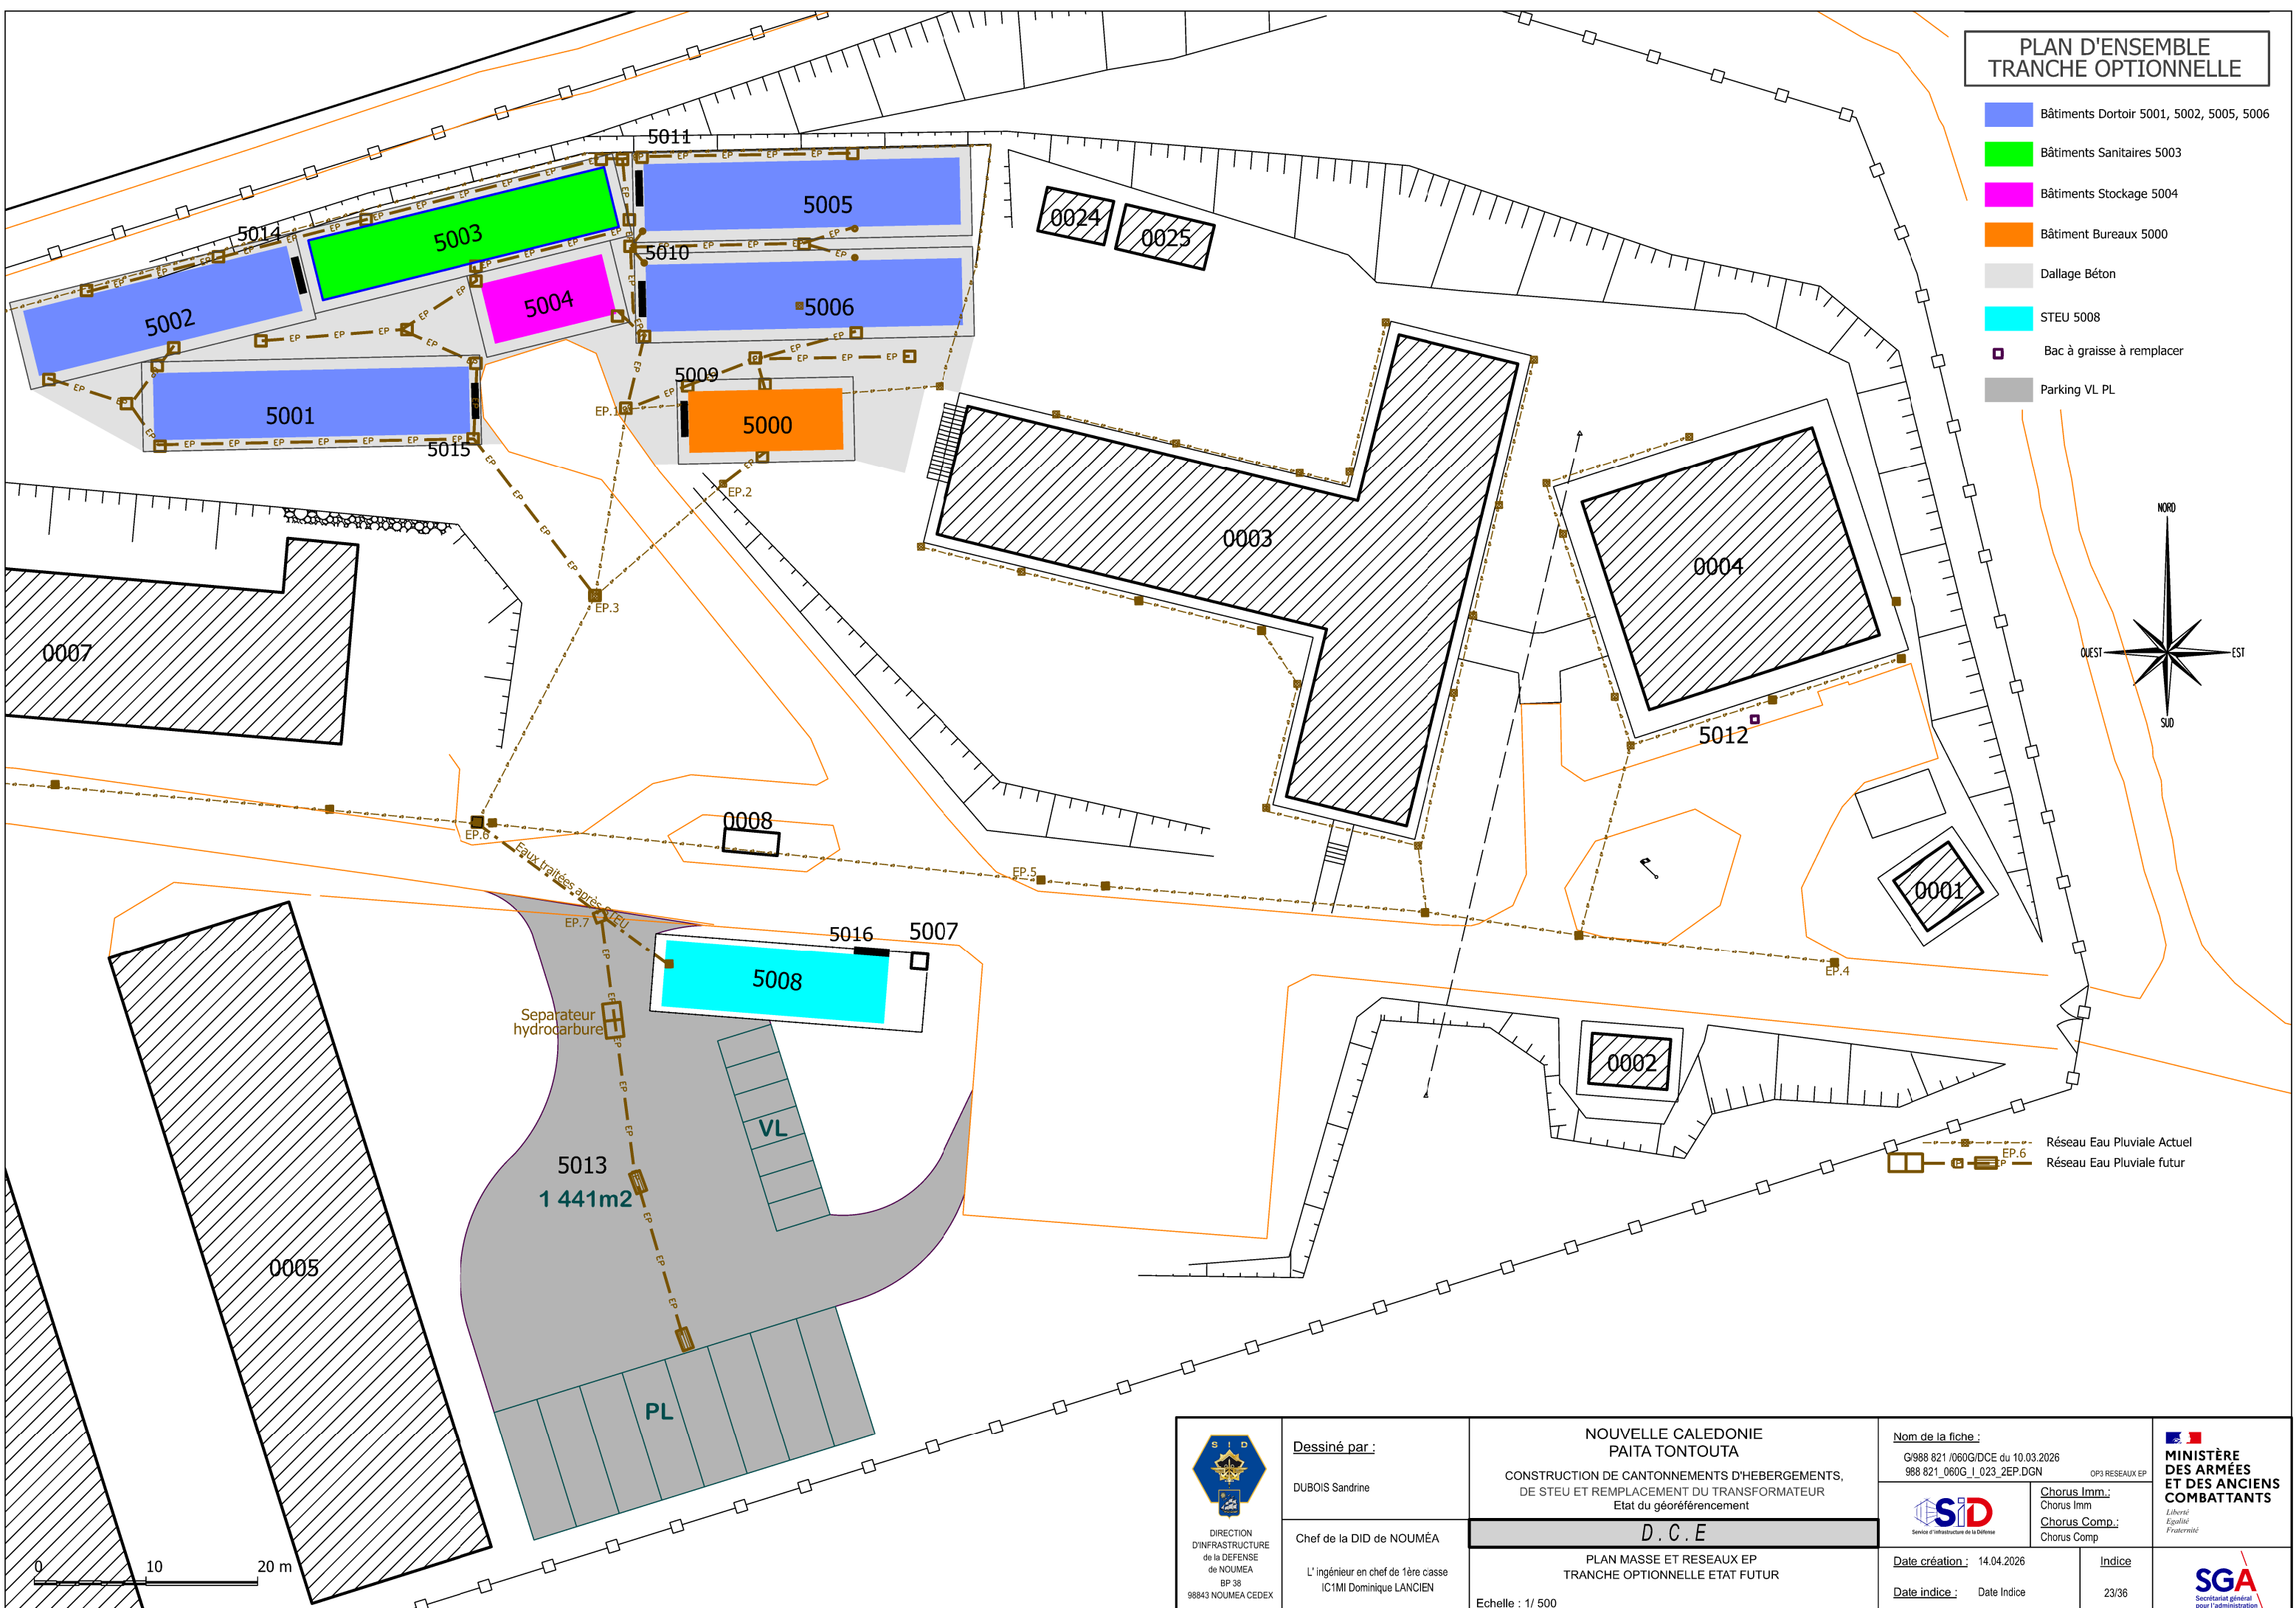


PLAN D'ENSEMBLE
TRANCHE OPTIONNELLE

- Bâtiments Dortoir 5001, 5002, 5005, 5006
- Bâtiments Sanitaires 5003
- Bâtiments Stockage 5004
- Bâtiment Bureaux 5000
- Dallage Béton
- STEU 5008
- Bac à graisse à remplacer
- Parking VL PL

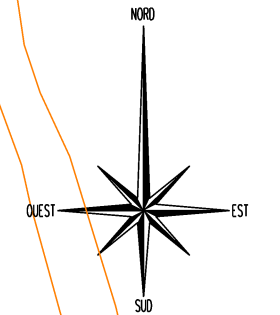

Réseau Eau Pluviale Actuel
Réseau Eau Pluviale futur

 DIRECTION D'INFRASTRUCTURE de la DÉFENSE de NOUMÉA BP 38 98843 NOUMÉA CEDEX	Dessiné par : DUBOIS Sandrine	NOUVELLE CALEDONIE PAITA TONTOUTA CONSTRUCTION DE CANTONNEMENTS D'HEBERGEMENTS, DE STEU ET REMPLACEMENT DU TRANSFORMATEUR Etat du géoréférencement		Nom de la fiche : G/988 821 /060G/DCE du 10.03.2026 988 821_060G_I_023_2EP.DGN OP3 RESEAUX EP		 MINISTÈRE DES ARMÉES ET DES ANCIENS COMBATTANTS <i>Liberté Egalité Fraternité</i>
	Chef de la DID de NOUMÉA L'ingénieur en chef de 1ère classe IC1MI Dominique LANCINI	D . C . E		 Service d'Infrastructure de la Défense Chorus Imm.: Chorus Imm Chorus Comp.: Chorus Comp		
		PLAN MASSE ET RESEAUX EP TRANCHE OPTIONNELLE ETAT FUTUR		Date création : 14.04.2026	Indice	
		Echelle : 1/ 500		Date indice : Date Indice	23/36	 SGAR Secrétariat général pour l'administration