


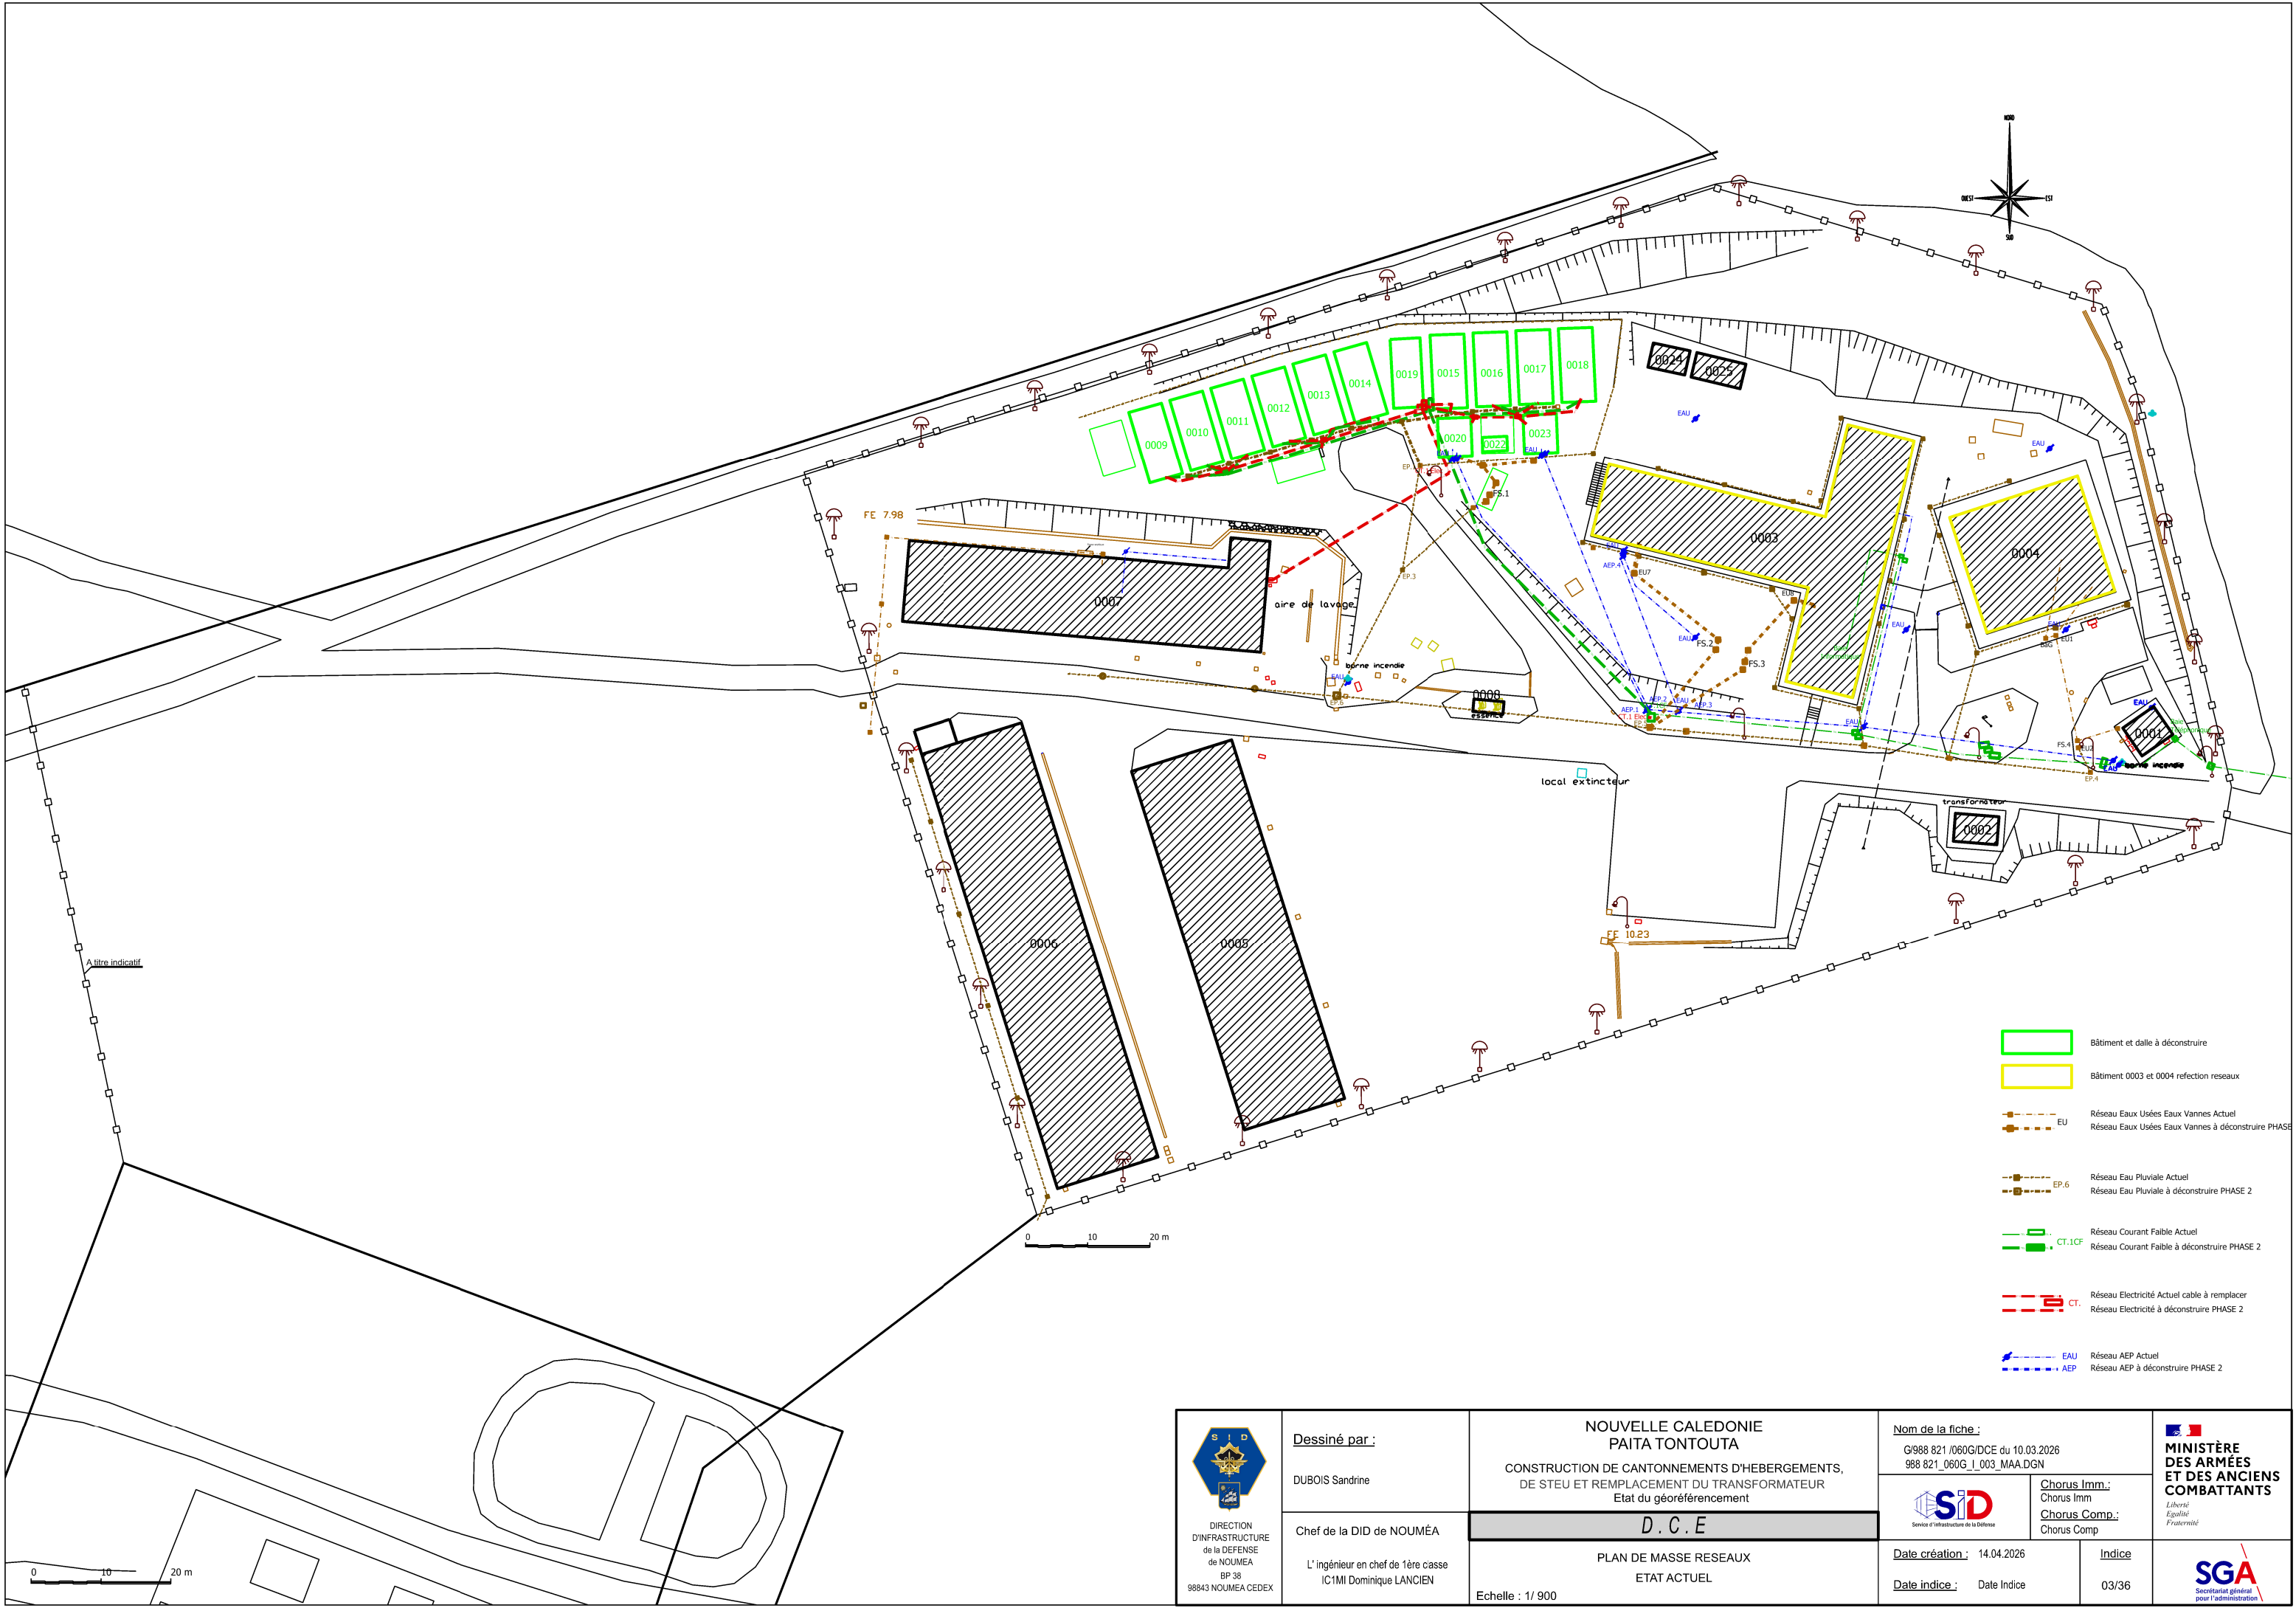

- Bâtiment et dalle à déconstruire
- Bâtiment 0003 et 0004 refecton reseaux
- Réseau Eaux Usées Eaux Vannes Actuel
- Réseau Eaux Usées Eaux Vannes à déconstruire PHASE 2
- Réseau Eau Pluviale Actuel
- Réseau Eau Pluviale à déconstruire PHASE 2
- Réseau Courant Faible Actuel
- Réseau Courant Faible à déconstruire PHASE 2
- Réseau Electricité Actuel cable à remplacer
- Réseau Electricité à déconstruire PHASE 2
- Réseau AEP Actuel
- Réseau AEP à déconstruire PHASE 2

 DIRECTION D'INFRASTRUCTURE de la DEFENSE de NOUMÉA BP 38 98843 NOUMÉA CEDEX	<u>Dessiné par :</u> DUBOIS Sandrine		NOUVELLE CALEDONIE PAITA TONTOUTA CONSTRUCTION DE CANTONNEMENTS D'HEBERGEMENTS, DE STEU ET REMPLACEMENT DU TRANSFORMATEUR Etat du géoréférencement		<u>Nom de la fiche :</u> G/988 821 /060G/DCE du 10.03.2026 988 821_060G_I_003_MAA.DGN		 MINISTÈRE DES ARMÉES ET DES ANCIENS COMBATTANTS <i>Liberté Egalité Fraternité</i>
	Chef de la DID de NOUMÉA		<i>D . C . E</i>		 Service d'infrastructure de la Défense	<u>Chorus Imm.</u> Chorus Imm <u>Chorus Comp.</u> Chorus Comp	
	L'ingénieur en chef de 1ère classe IC1MI Dominique LANCIENT		PLAN DE MASSE RESEAUX ETAT ACTUEL		<u>Date création :</u> 14.04.2026	<u>Indice</u>	
	Echelle : 1/ 900				<u>Date indice :</u> Date Indice	03/36	