


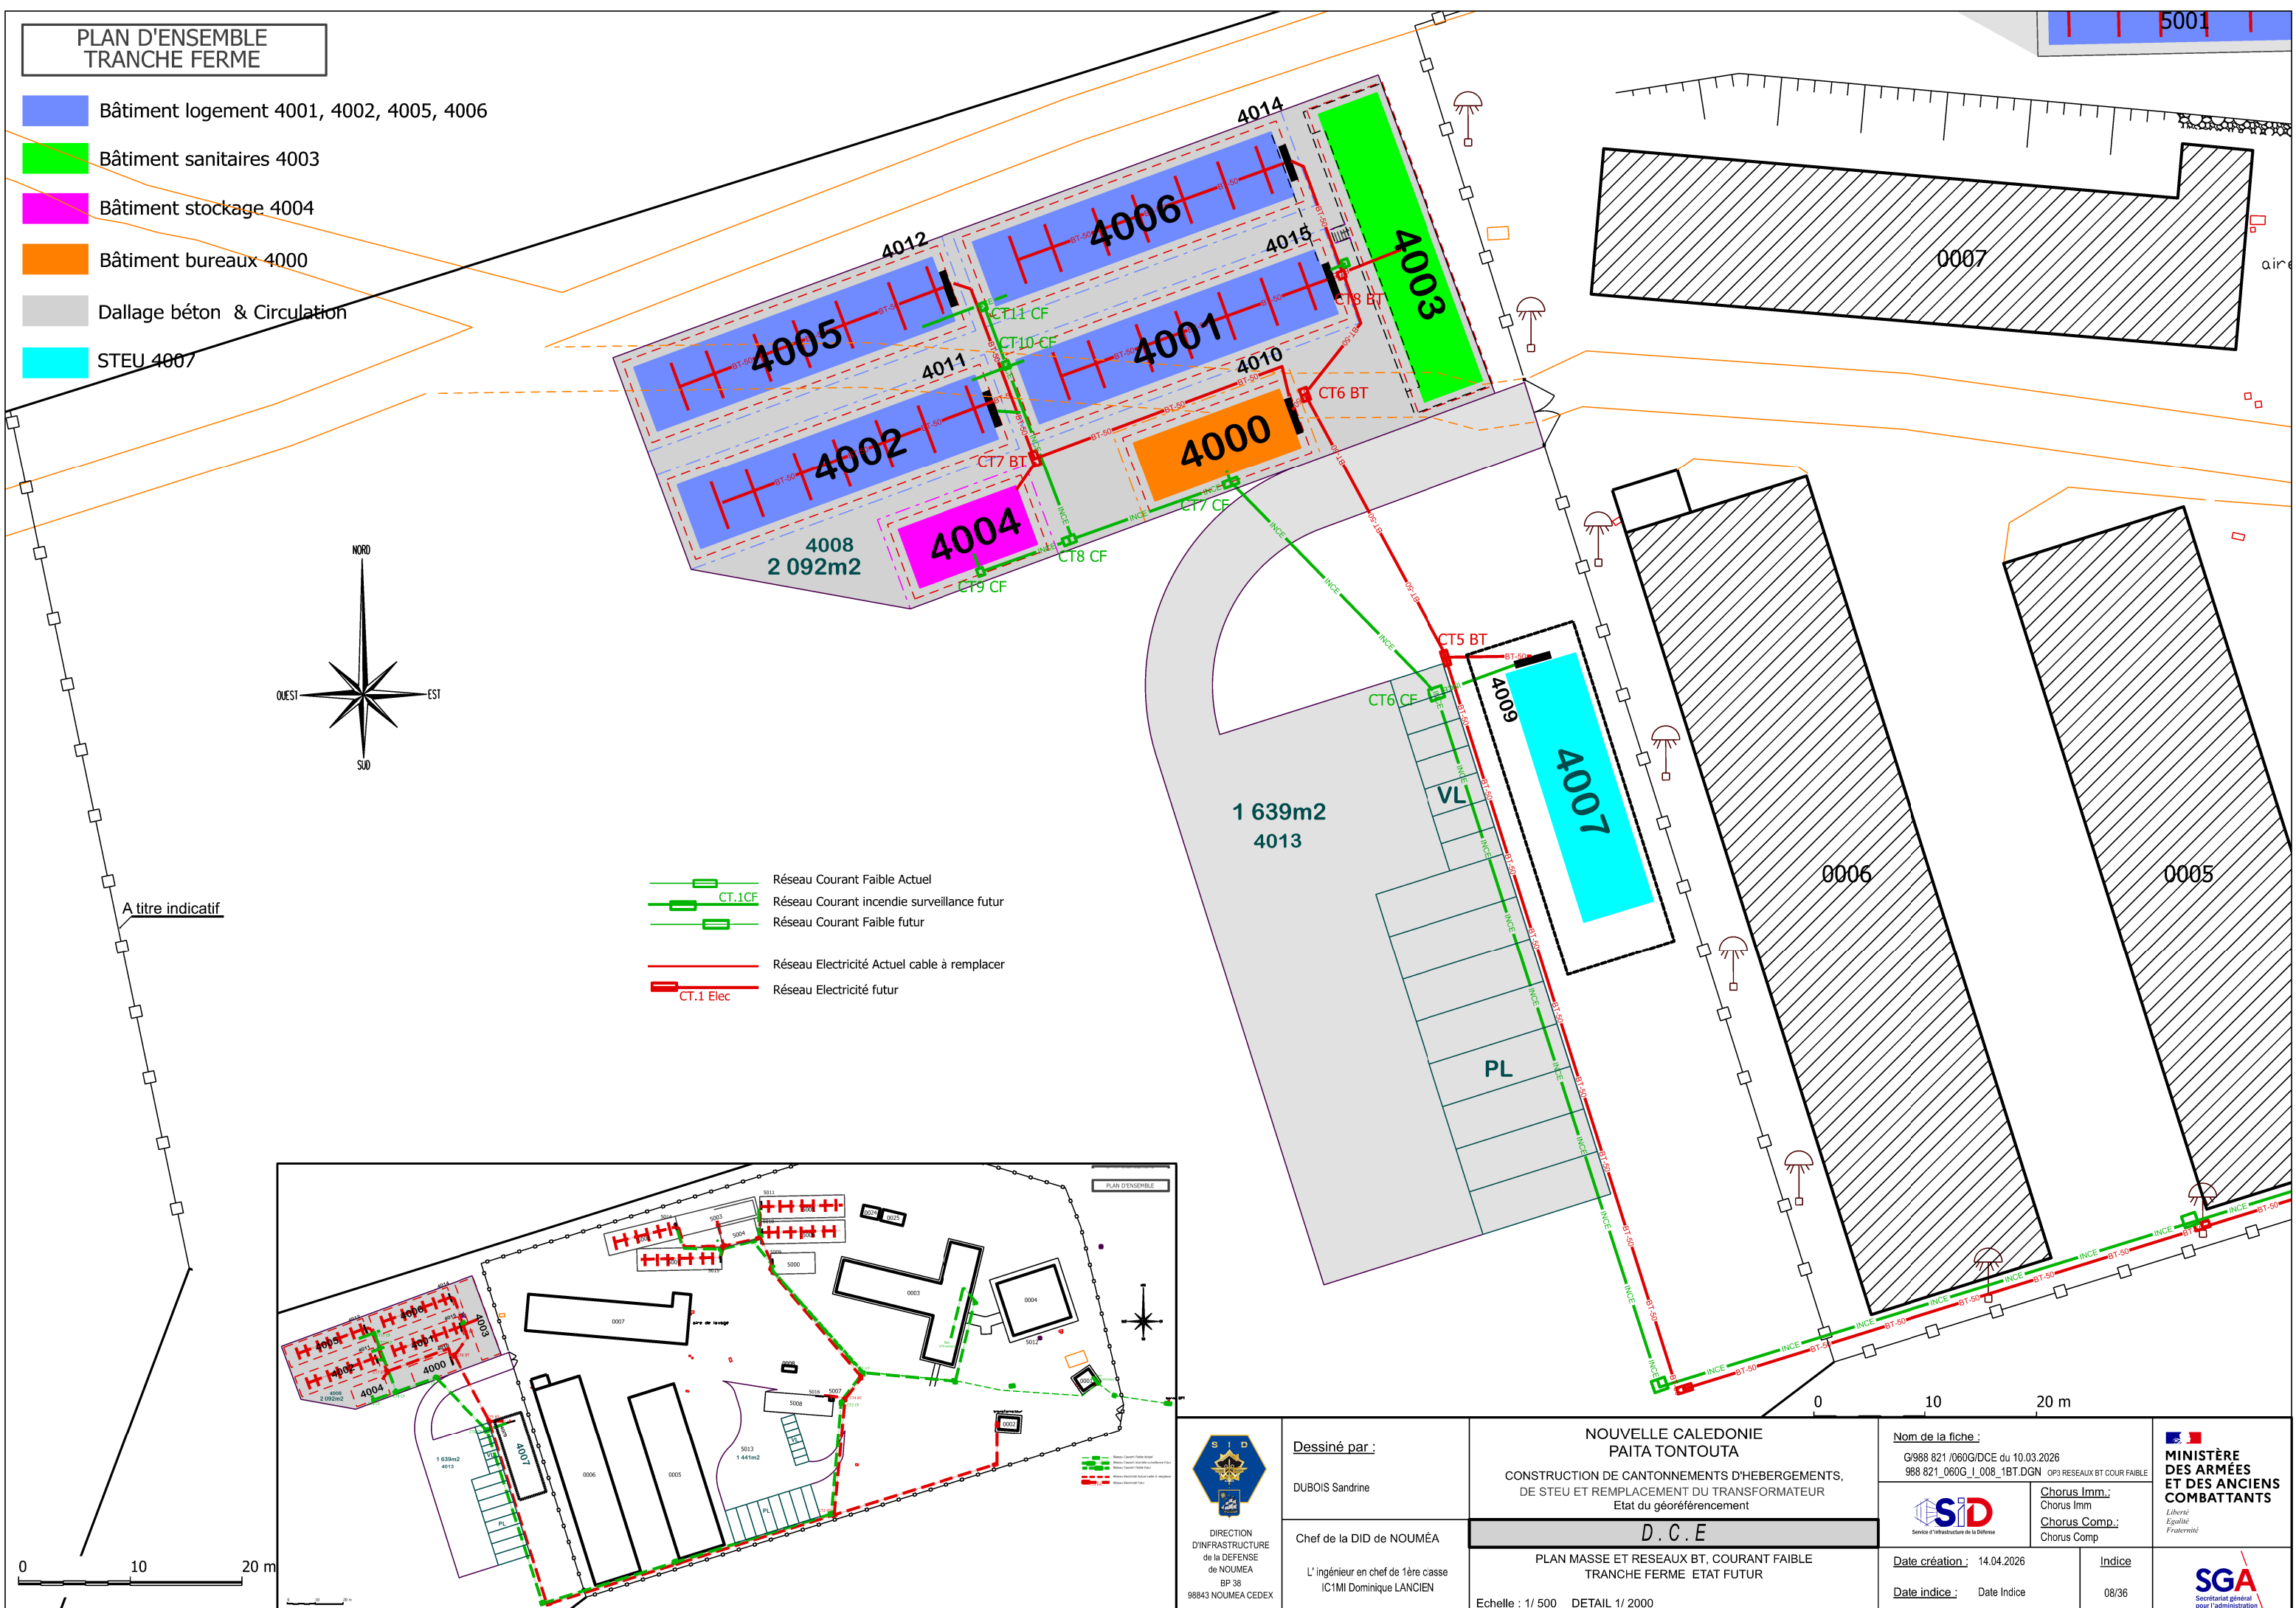

 DIRECTION D'INFRASTRUCTURE de la DEFENSE de NOUMÉA BP 38 98843 NOUMÉA CEDEX	Dessiné par : DUBOIS Sandrine	NOUVELLE CALEDONIE PAITA TONTOUTA CONSTRUCTION DE CANTONNEMENTS D'HEBERGEMENTS, DE STEU ET REMPLACEMENT DU TRANSFORMATEUR Etat du géoréférencement		Nom de la fiche : G/988 821 /060G/DCE du 10.03.2026 988 821_060G_I_008_1BT.DGN OP3 RESEAUX BT COUR FAIBLE		 MINISTÈRE DES ARMÉES ET DES ANCIENS COMBATTANTS Liberté Egalité Fraternité
	Chief de la DID de NOUMÉA L'ingénieur en chef de 1ère classe IC1MI Dominique LANCINI	D . C . E		Chorus Imm. Chorus Imm Chorus Comp. Chorus Comp.		
	PLAN MASSE ET RESEAUX BT, COURANT FAIBLE TRANCHE FERME ETAT FUTUR Echelle : 1/ 500 DETAIL 1/ 2000		Date création : 14.04.2026 Date indice : Date Indice	Indice 08/36		