


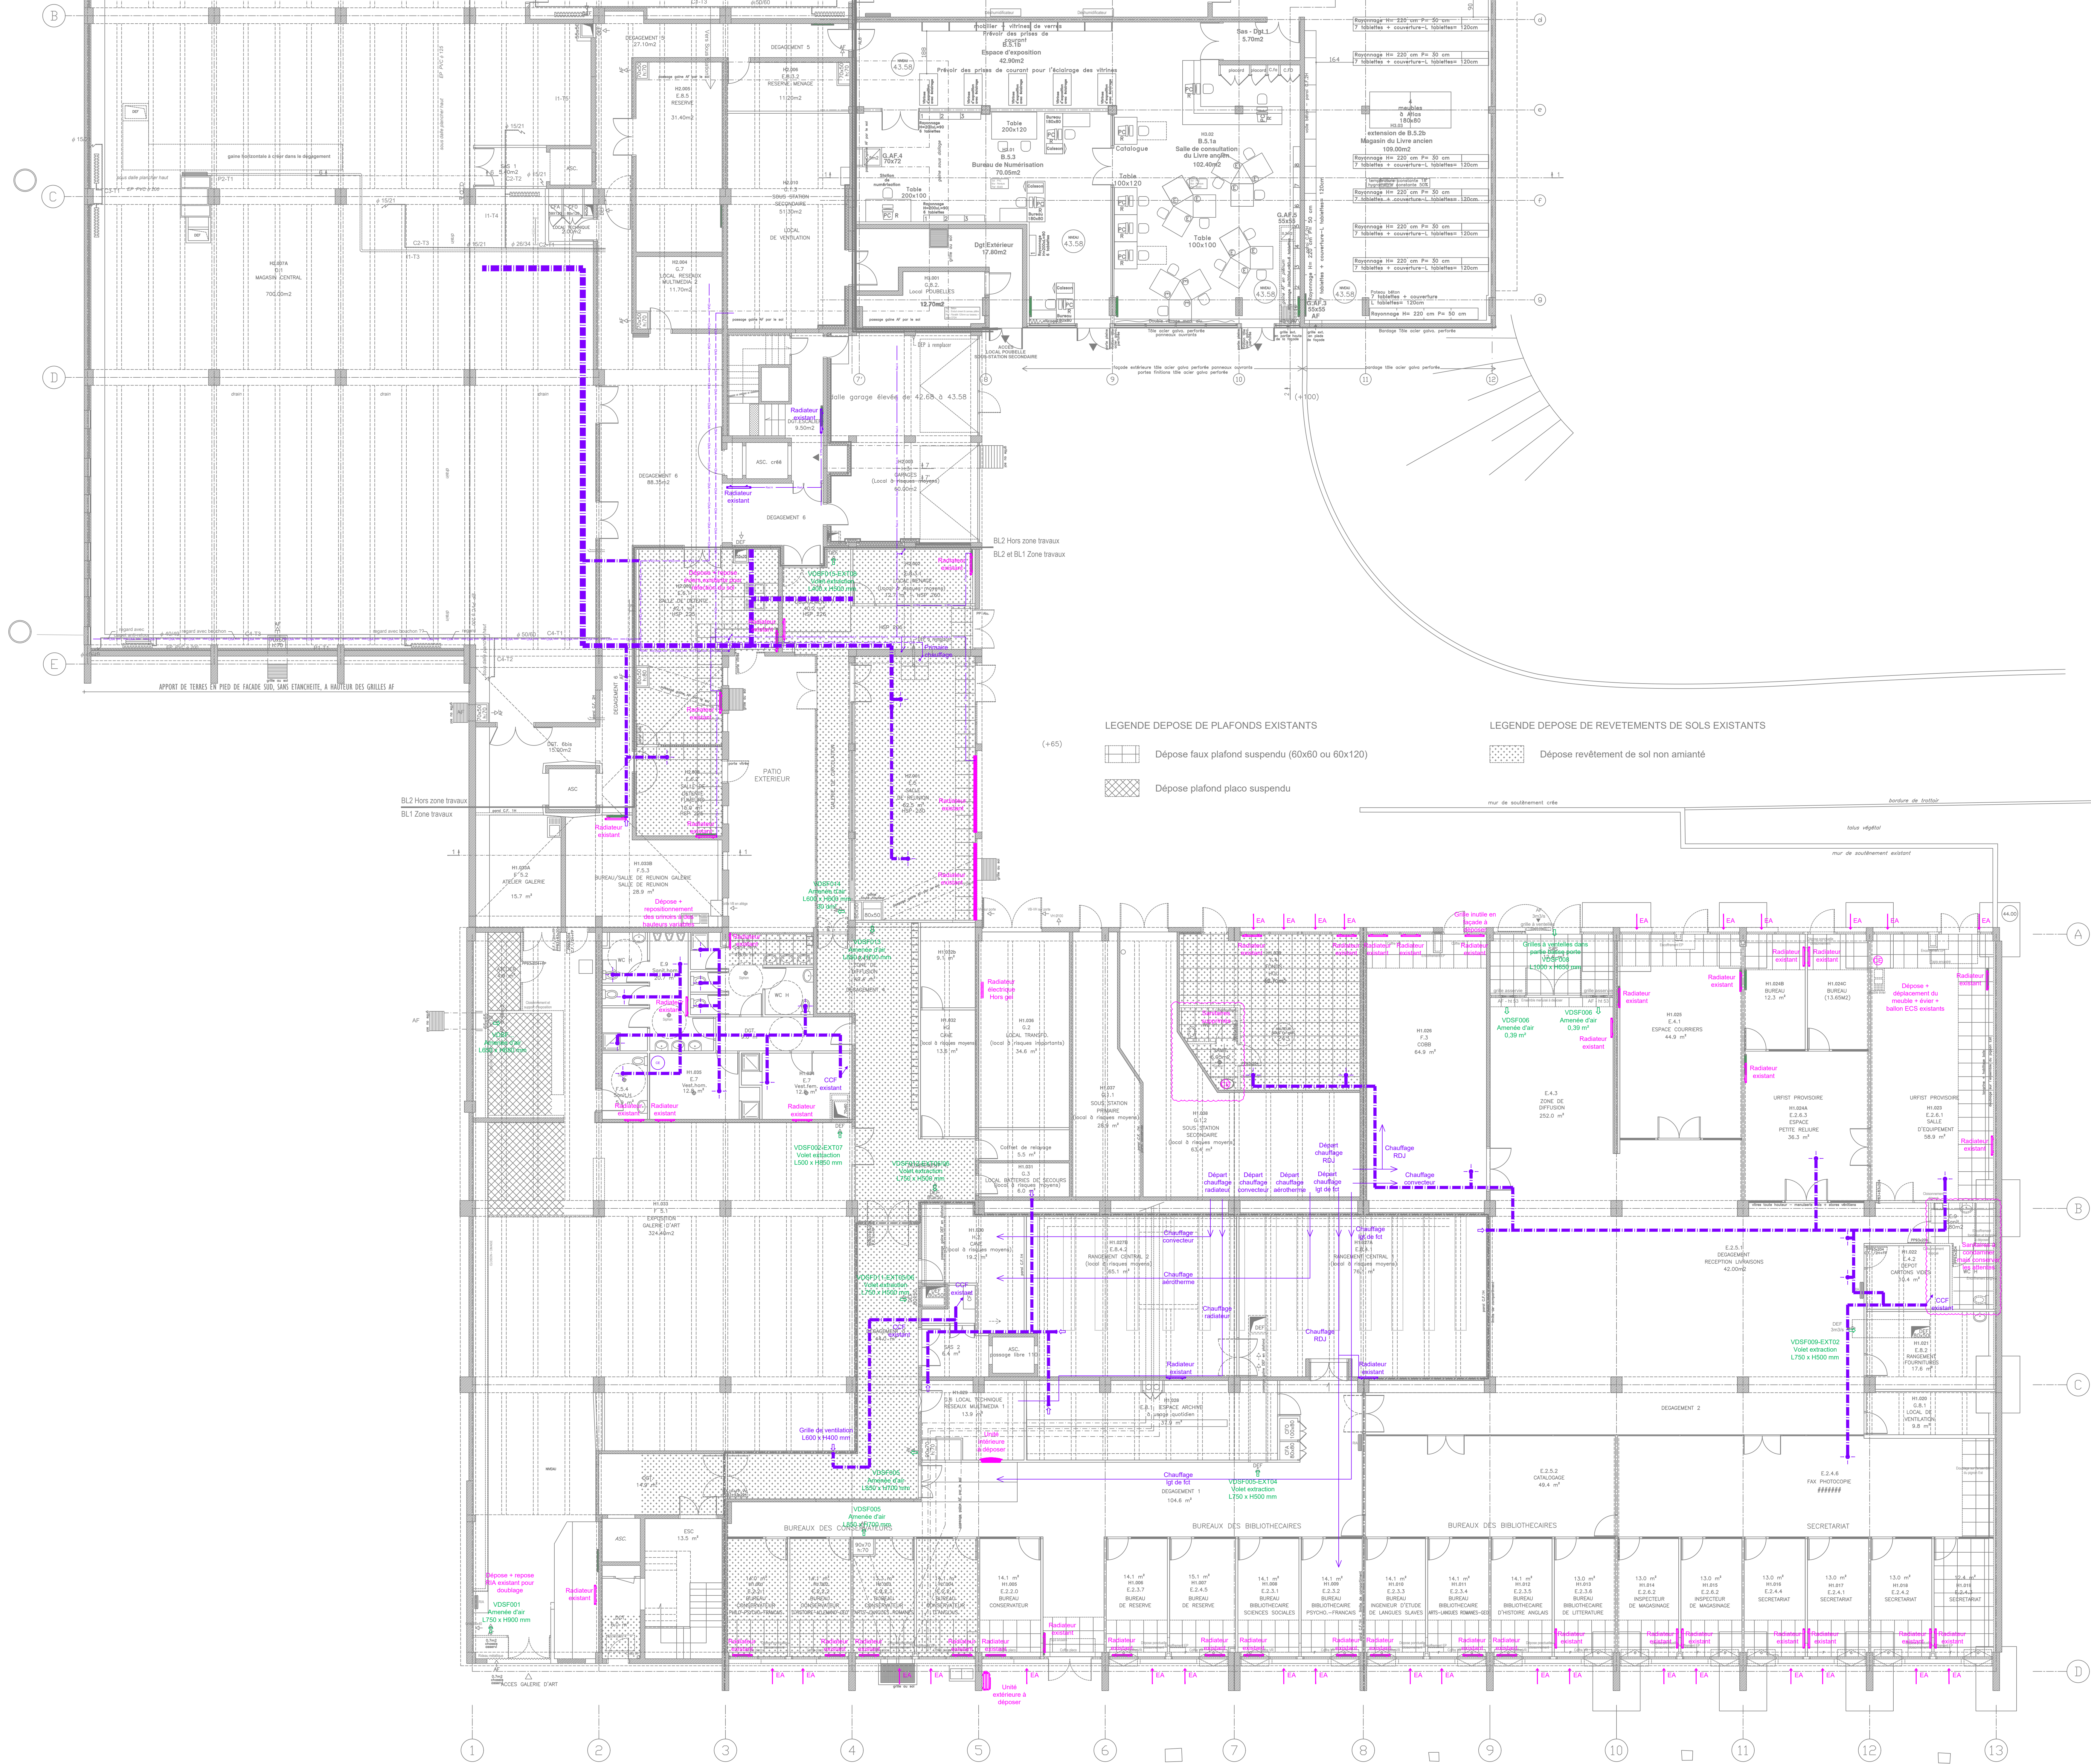

LÉGENDE PLOMBERIE

Dépose / déplacement

LÉGENDE CHAUFFAGE

Réseau existant conservé

Radiateur eau chaude existant (non modifié)

Radiateur eau chaude déposé / reposé

Ou dépose seule

Radiateur électrique déposé

LÉGENDE RAFFRAICHISSEMENT

Unité extérieure déposé

Unité intérieure déposé

LÉGENDE DÉSENFUMAGE

Désenfumage existant

LÉGENDE VENTILATION

Entrée d'air existante déposé

Bouche de ventilation existante déposé

Réseau ventilation simple flux confort existant

RÉNOVATION ÉNERGETIQUE
DU BÂTIMENT H
CAMPUS VILLEJEAN - BL1
UNIVERSITÉ RENNES 2

LOT 13
CHAUFFAGE VENTILATION DESENFUMAGE

MAÎTRE D'OUVRAGE Université Rennes 2 Campus Villejean Place du recteur Henri Le Moal CS 24307 35 043 RENNES	MODIFICATIONS	
	Date	Objet
ARCHITECTE FABER Agence d'architecture 35, boulevard de la Liberté 35 220 CHATEAUBOURG Tél. : 02 99 05 30 10 thalem@thalem-ing.fr	03/2026	PRO
	06/2026	DCE
Dessiné par : KBO + JMP		
ÉCHELLE 1/100		
DATE 06/2026		
PHASE DCE		
THALEM ingénierie		THALEM INGÉNIERIE 14, rue du Champ Niguel 35 170 BRUZ Tél. 02 99 05 30 10 thalem@thalem-ing.fr