

25 - BESANÇON
ANCIENNE INTENDANCE DE FRANCHE-COMTÉ

TRAVAUX DE RESTAURATION DES TOITURES DE LA PORTERIE DE L’HÔTEL
PRÉFECTORAL DU DOUBS ET AMÉNAGEMENTS INTÉRIEURS DE L’AILE EST

PRO-DCE




04_ INSTALLATION CFO / CFA / CVC / SSI

Avril 2026


CAILLAULT & ASSOCIÉS
Architecte en Chef des Monuments Historiques
1 rue Bénard, 75014 Paris
Tél. 01 53 90 20 40

LMS INGENIERIE
Bureau d’études fluides et électricité
17, Rue Schmittlach, 67390 Boesenbiesen
Tél : 03 67 10 13 32


Rue Charles Nodier

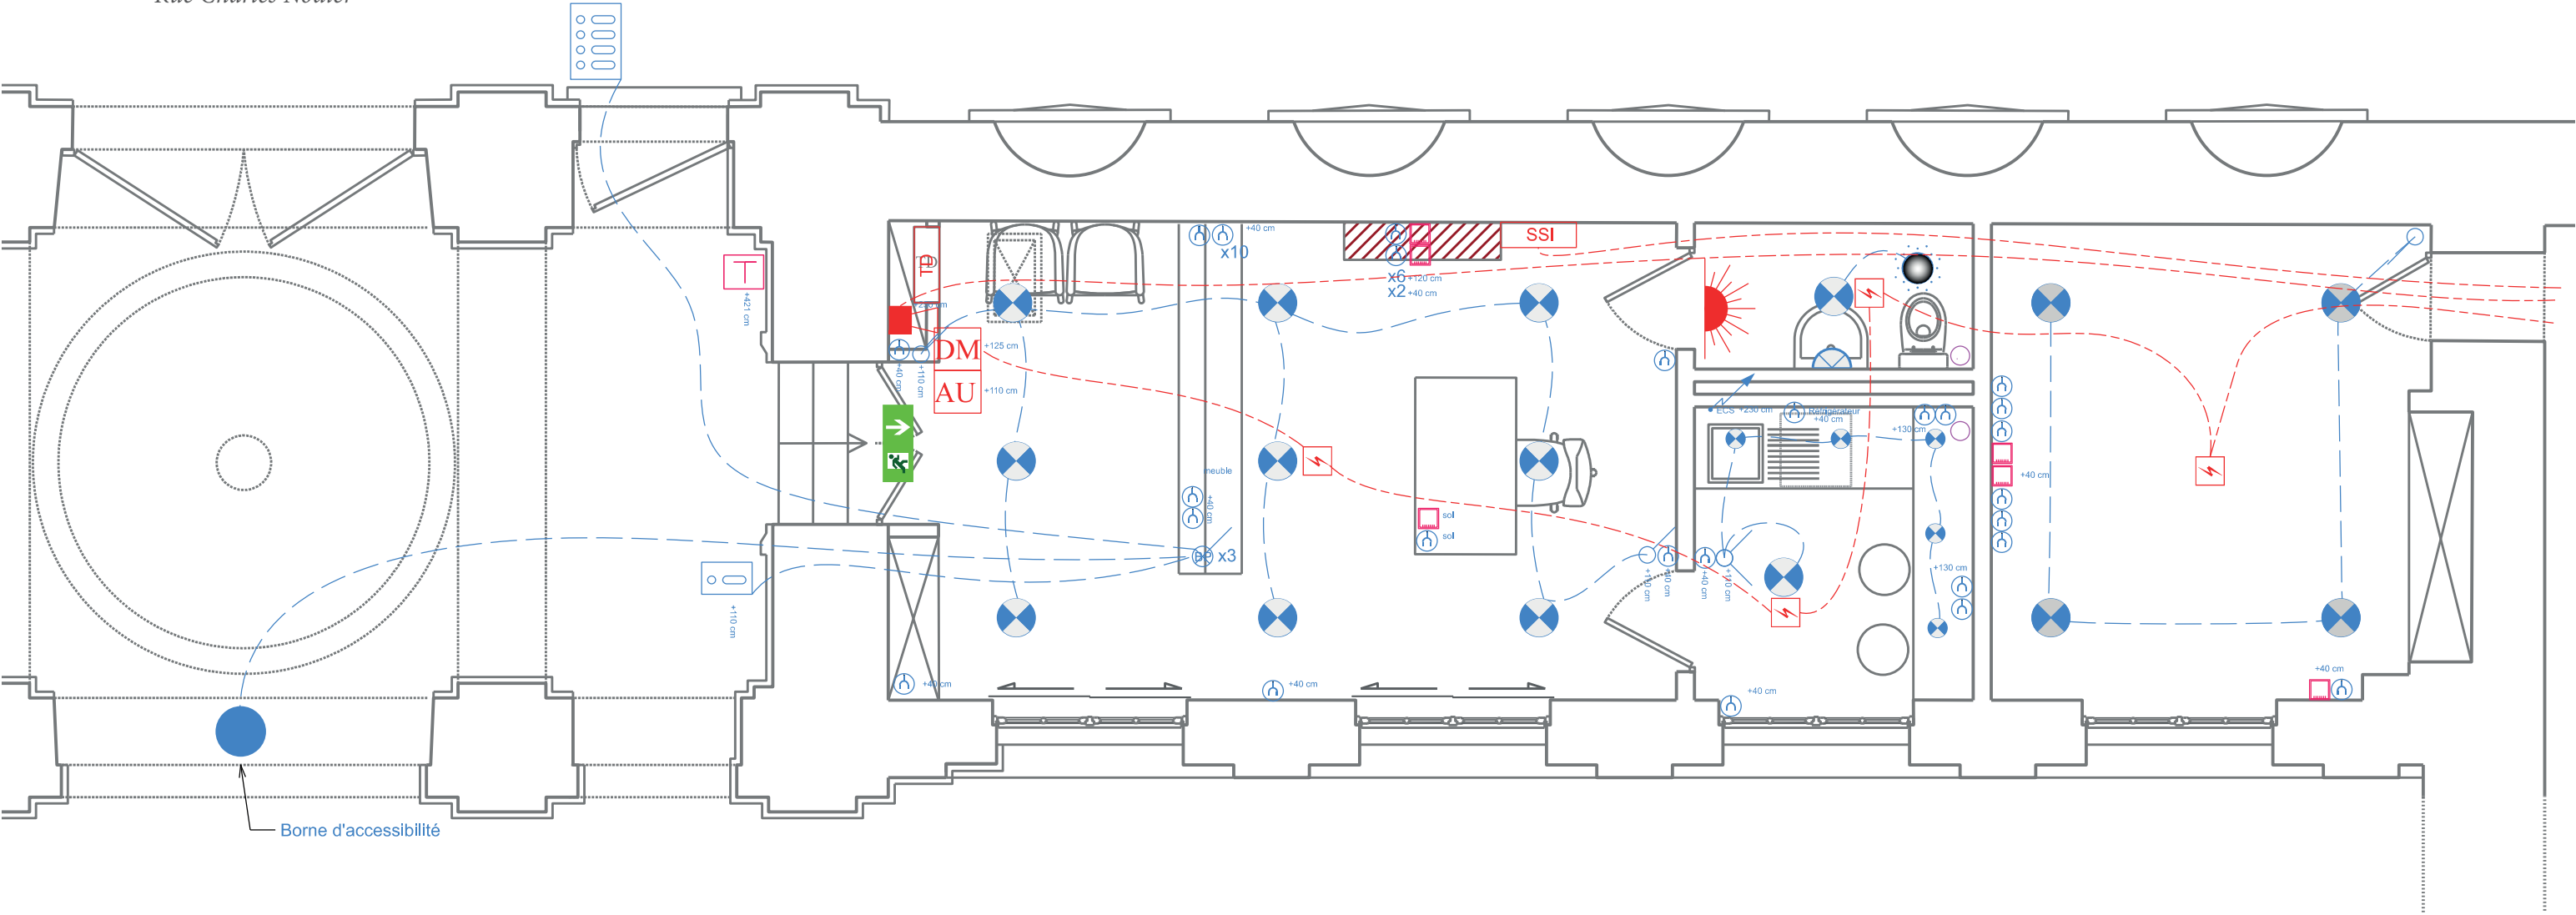

	Lu03 : Luminaire plafond / applique		VMC	Moteur VMC
	Lu04 : Luminaire encastré plafond			Bouche d'extraction
	Interrupteur simple allumage : 1 voie		T	Prise téléphone
	Bouton poussoir : 1 voie			Prise RJ45
	Détection de présence multidirectionnel encastré		VDI	Baie informatique
	Prise de courant 2x10/16A		CA	Centrale d'alarme
	Départ électrique / Chauffage		BAES	BAES
			AU	Arrêt d'urgence
			DM	Déclencheur manuel
				Sirène
				Détecteur fumée
				Lumière flash

 


 7 rue Schweisguth - 67600 SELESTAT Tel : 03 67 10 13 32 Mail : d.lebel@lmsingenierie.fr	Plan installation électrique	Prefecture du Doubs		Rez-de-Chaussée		
	8 bis, rue Charles-Nodier 25000 BESANCON	ECHELLE : 1:50	420mm x 297mm	FOLIO : 1	DATE : 18/12/2025	Cooronnée : lambert I

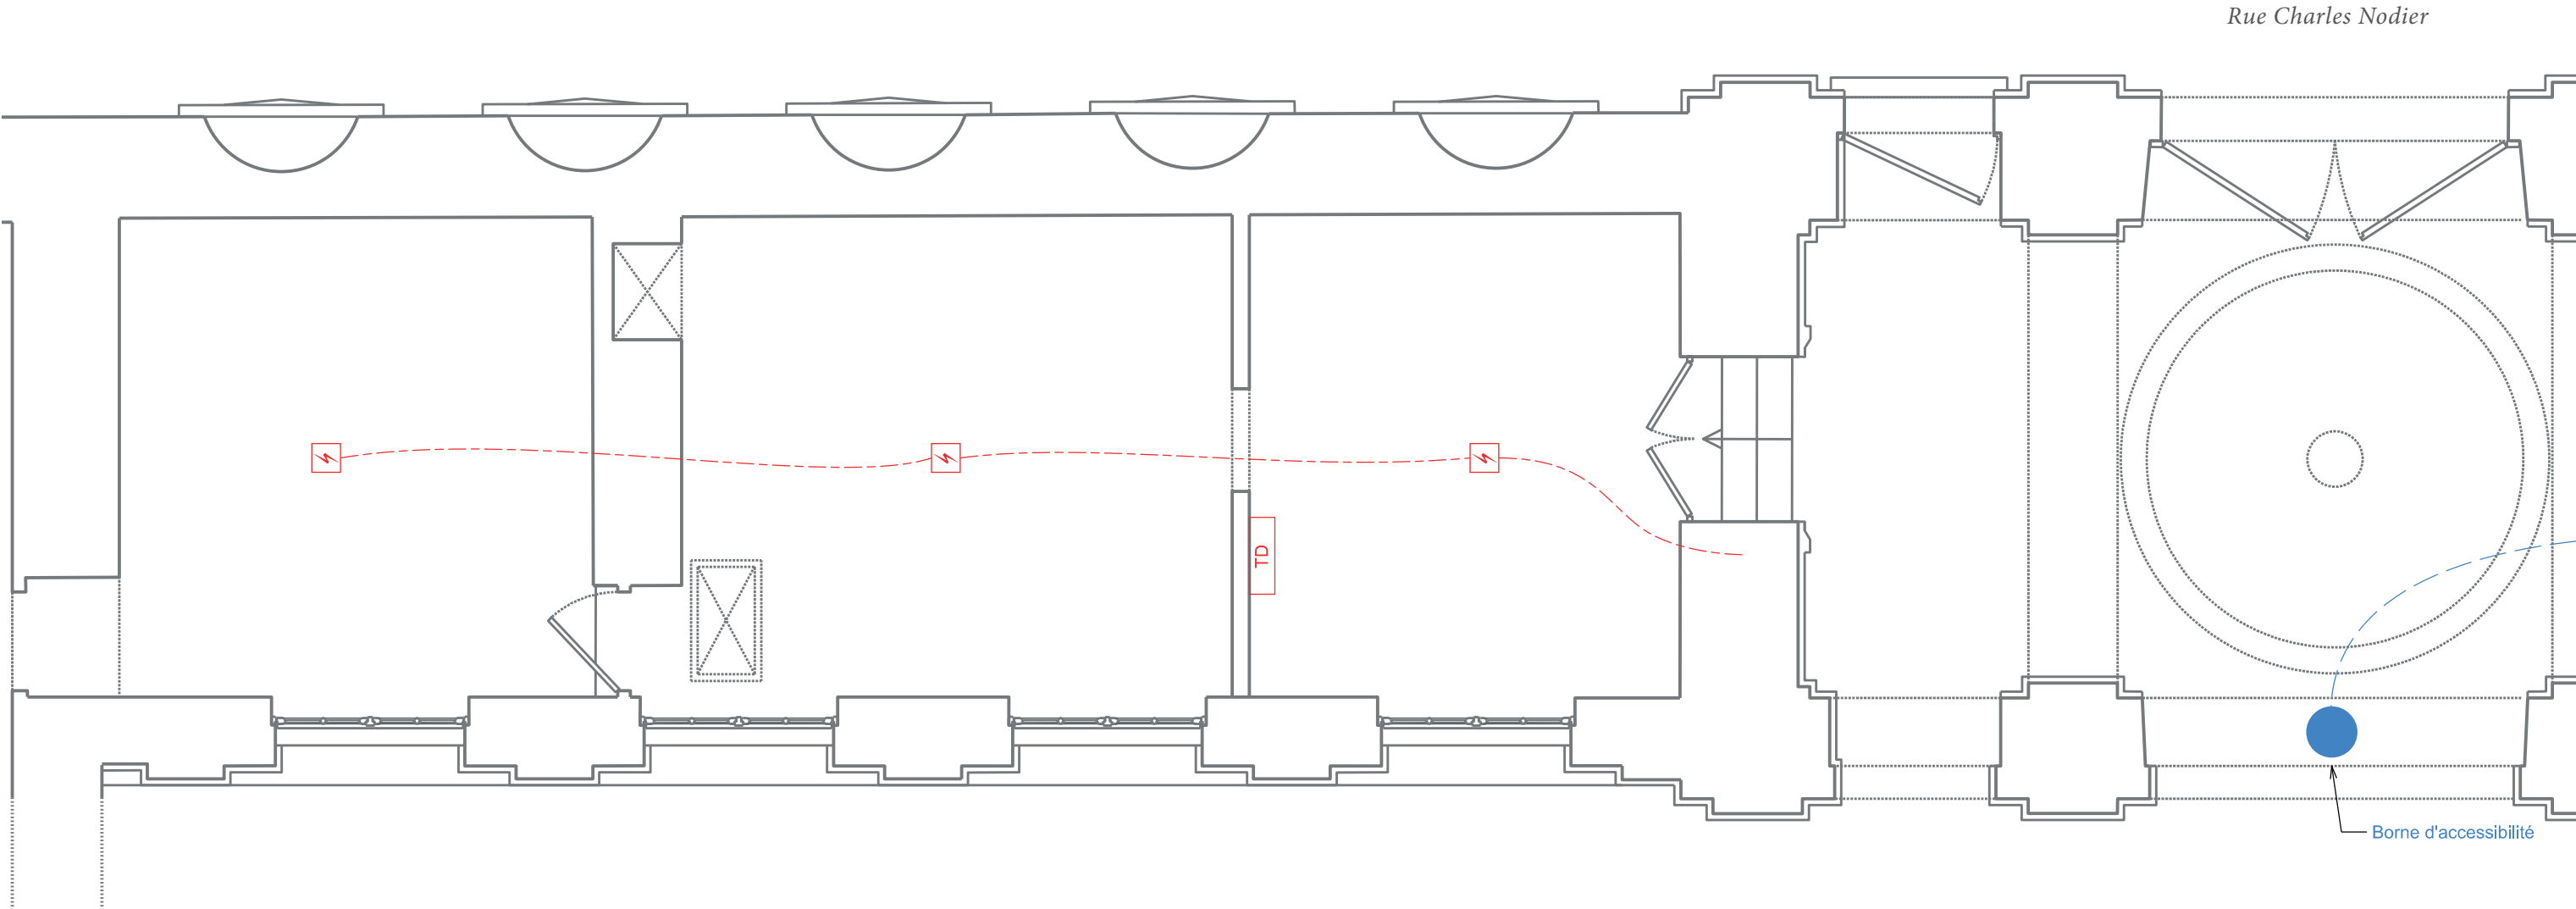

	Lu03 : Luminaire plafond / applique		Moteur VMC
	Lu04 : Luminaire encastré plafond		Bouche d'extraction
	Interrupteur simple allumage : 1 voie		Prise téléphone
	Bouton poussoir : 1 voie		Prise RJ45
	Détection de présence multidirectionnel encastré		Baie informatique
	Prise de courant 2x10/16A		Centrale d'alarme
	Départ électrique / Chauffage		BAES

	Arrêt d'urgence
	Déclencheur manuel
	Sirène
	Détecteur fumée
	Lumière flash

 



7 rue Schweisguth - 67600 SELESTAT

Tel : 03 67 10 13 32

Mail : d.lebel@lmsingenierie.fr

Plan installation électrique


8 bis, rue Charles-Nodier 25000 BESANCON

Prefecture du Doubs

ECHELLE : 1:50 420mm x 297mm


Rez-de-Chaussée		
FOLIO : 1	DATE : 18/12/2025	Cooronnée : lambert I

Rue Charles Nodier

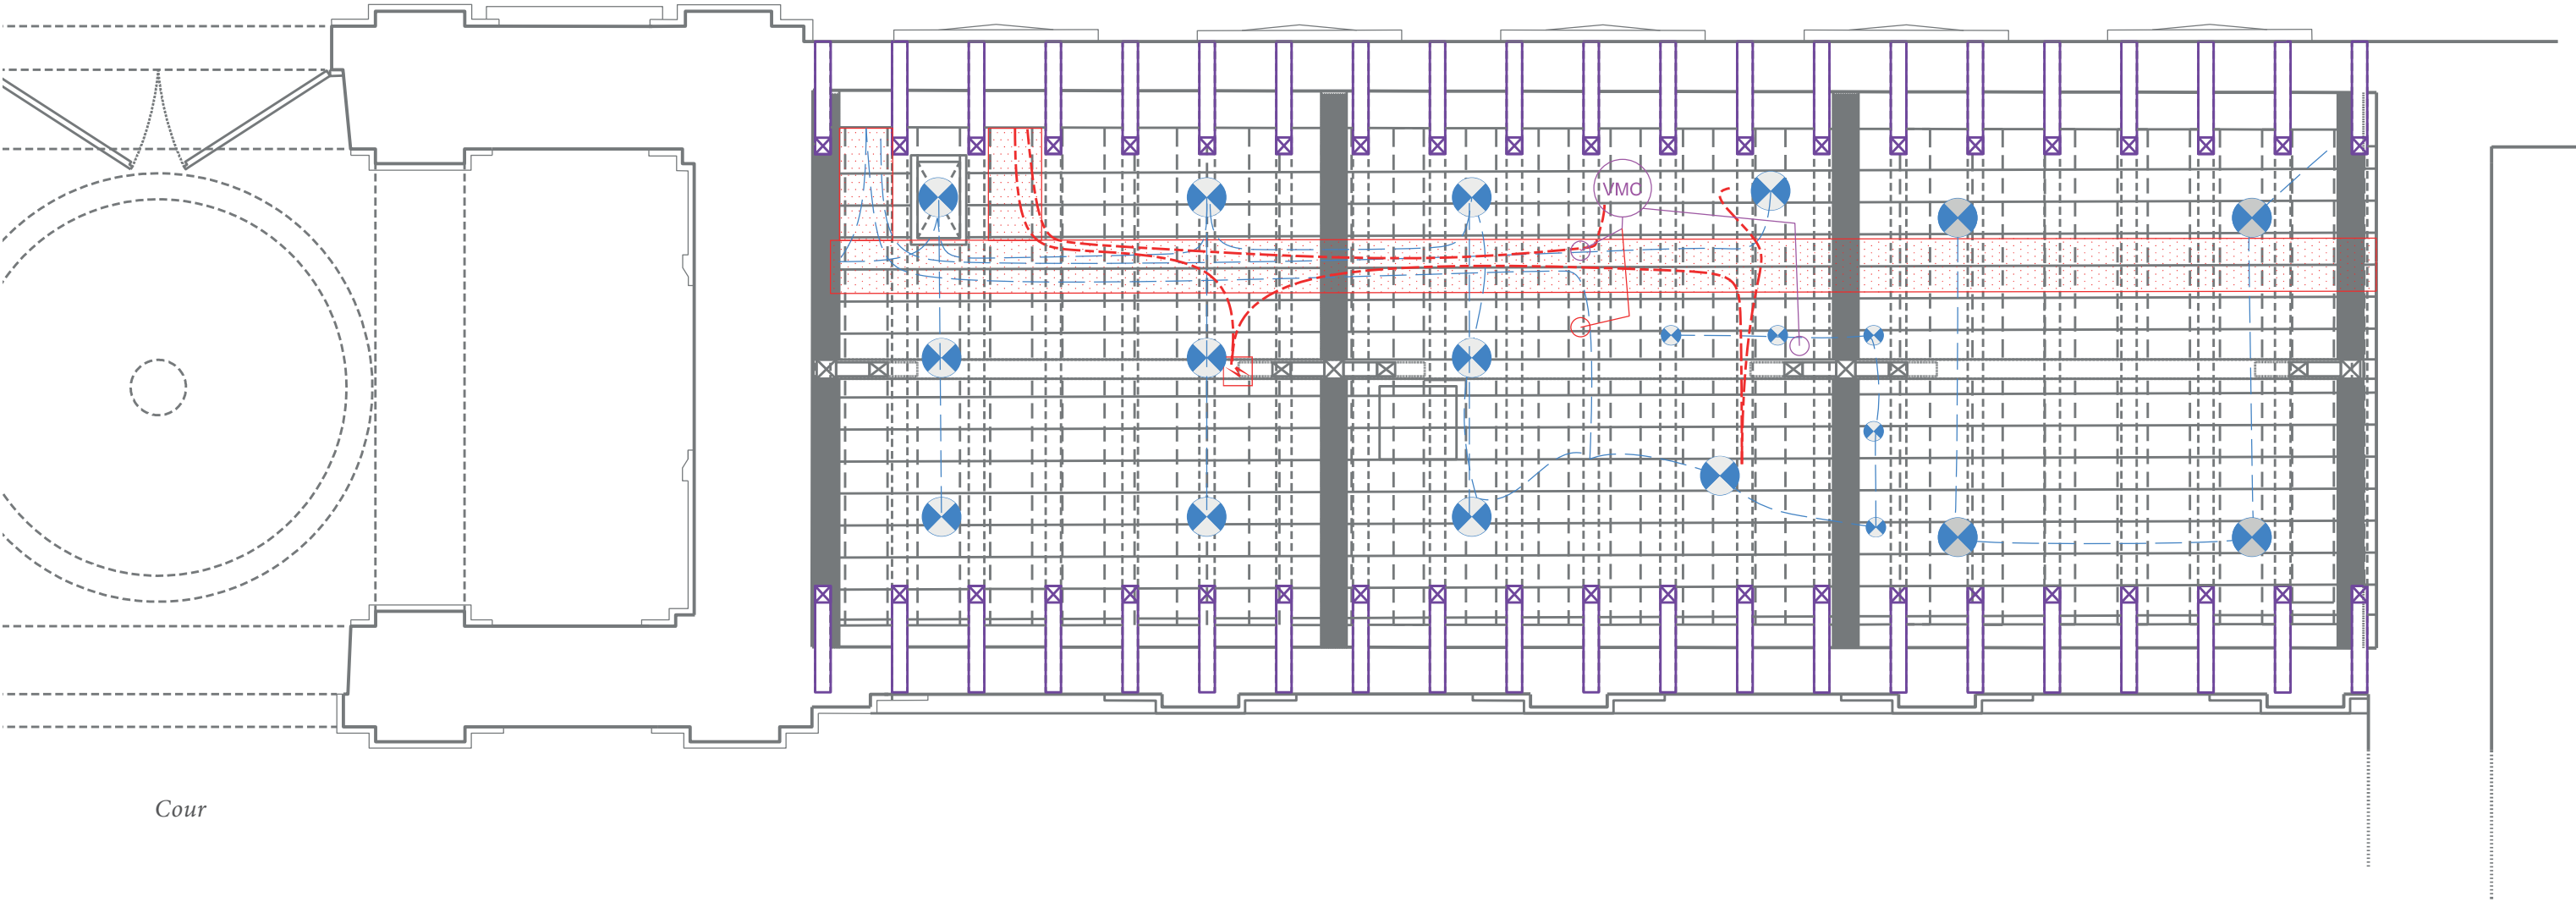

Cour

	Lu03 : Luminaire plafond / applique		Moteur VMC		Arrêt d'urgence
	Lu04 : Luminaire encastré plafond		Bouche d'extraction		Déclencheur manuel
	Interrupteur simple allumage : 1 voie		Prise téléphone		Sirène
	Bouton poussoir : 1 voie		Prise RJ45		Détecteur fumée
	Détection de présence multidirectionnel encastré		Baie informatique		Lumière flash
	Prise de courant 2x10/16A		Centrale d'alarme		
	Départ électrique / Chauffage		BAES		




 


 7 rue Schweisguth - 67600 SELESTAT Tel : 03 67 10 13 32 Mail : d.lebel@lmsingenierie.fr	Plan installation électrique	Prefecture du Doubs		Rez-de-Chaussée		
	8 bis, rue Charles-Nodier 25000 BESANCON	ECHELLE : 1:50	420mm x 297mm	FOLIO : 1	DATE : 18/12/2025	Cooronnée : lambert I

INSTALLATIONS ÉLECTRIQUES (CFO/CFA/SSI) - ÉTAT PROJETÉ


SCHÉMA DE REPÉRAGE - COUPE TRANSVERSALE SUR LE CORPS CENTRAL

 PLAN DE REPÉRAGE

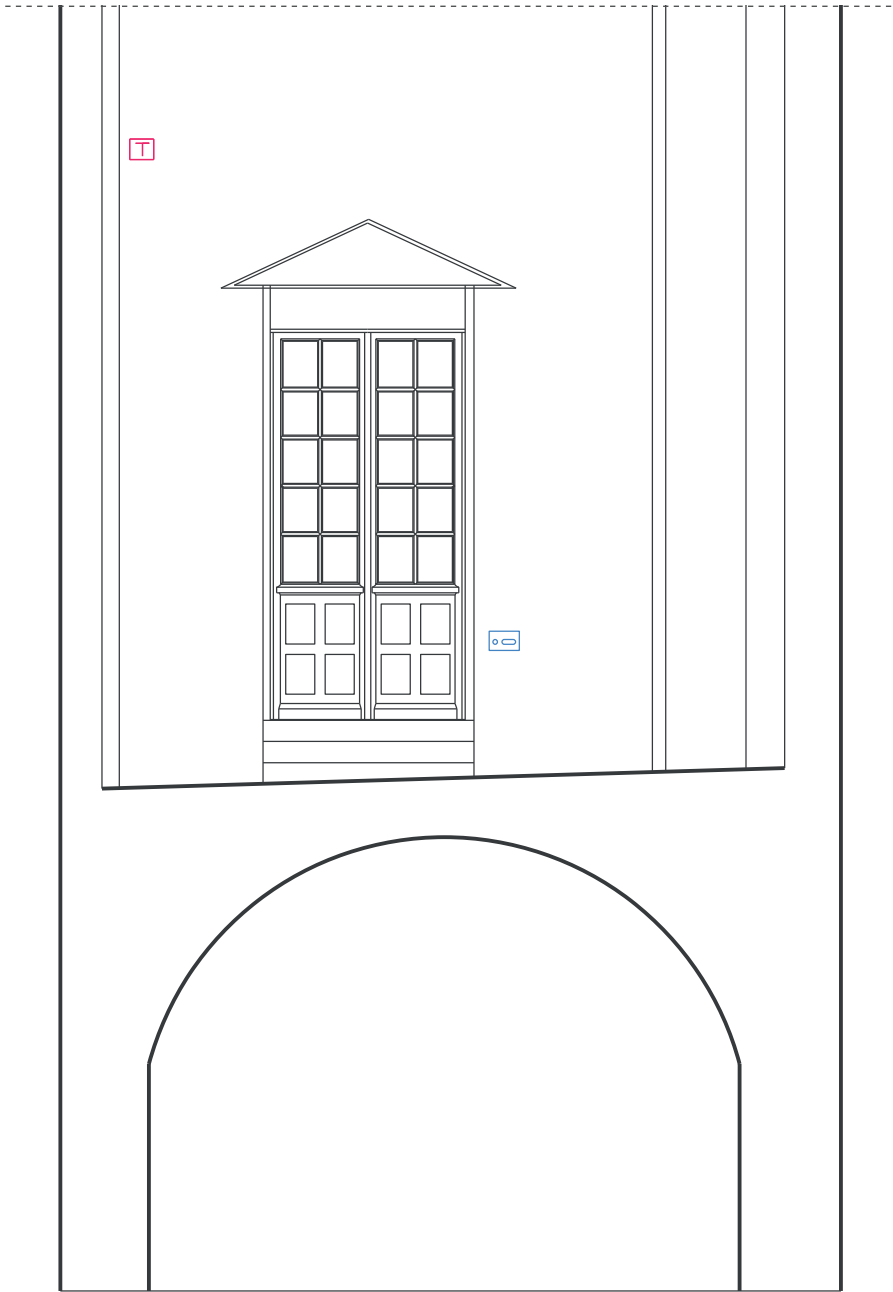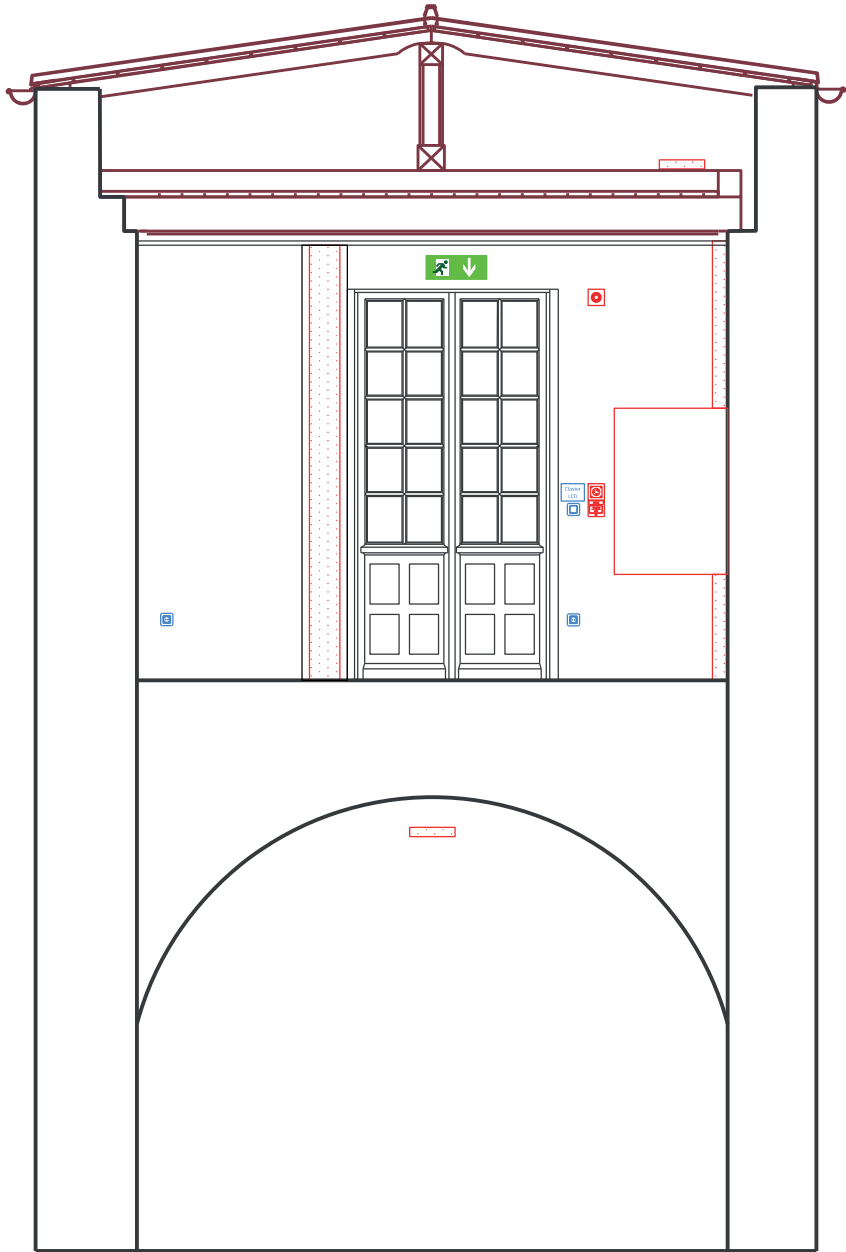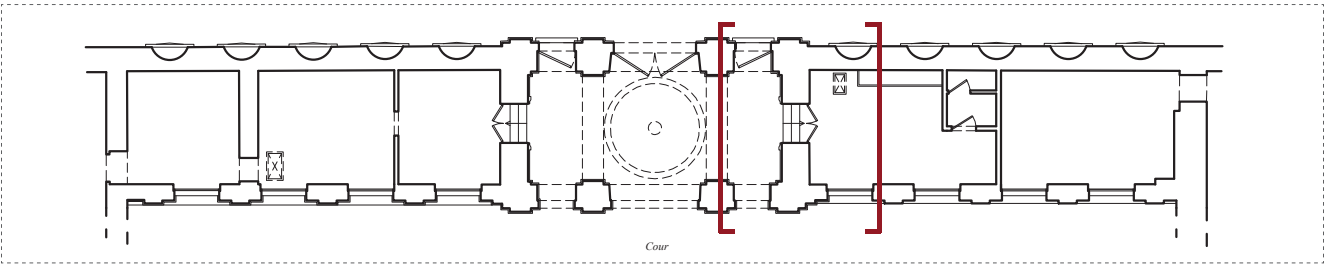


 7 rue Schweisguth - 67600 SELESTAT Tel : 03 67 10 13 32 Mail : d.lebel@lmsingenierie.fr	Plan installation électrique	Prefecture du Doubs		Rez-de-Chaussée		
	8 bis, rue Charles-Nodier 25000 BESANCON	ECHELLE : 1:50	420mm x 297mm	FOLIO : 1	DATE : 11/05/2026	Coronnée : lambert I


PLAN DE REPÉRAGE

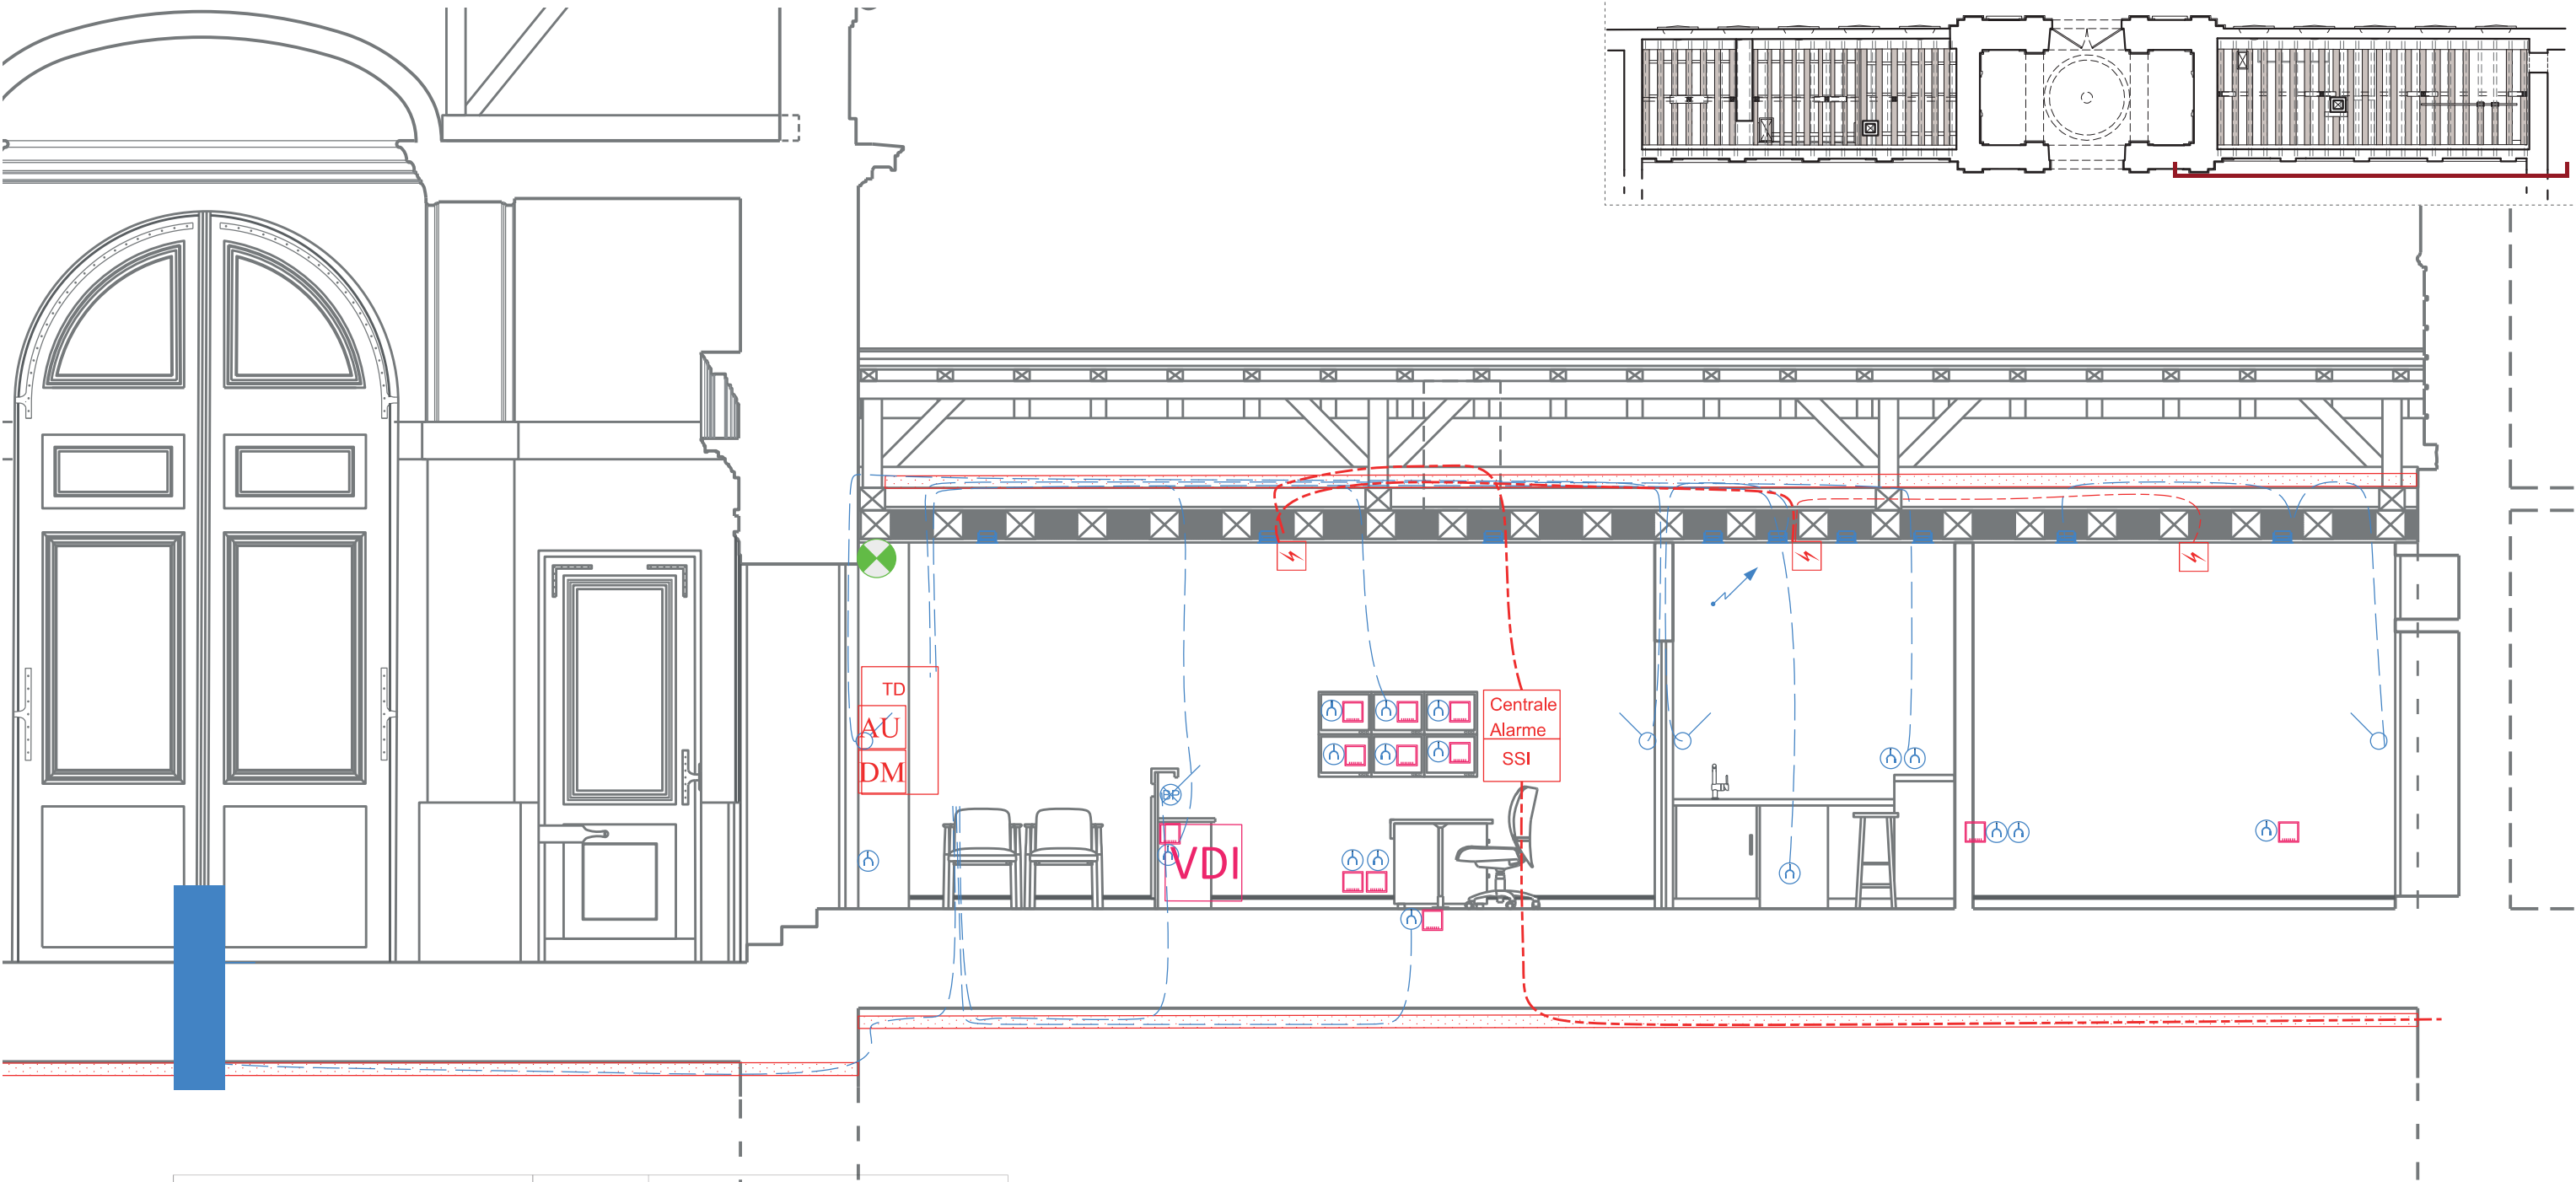


	Lu03 : Luminaire plafond / applique		Moteur VMC
	Lu04 : Luminaire encastré plafond		Bouche d'extraction
	Interrupteur simple allumage : 1 voie		Prise téléphone
	Bouton poussoir : 1 voie		Prise RJ45
	Détection de présence multidirectionnel encastré		Baie informatique
	Prise de courant 2x10/16A		Centrale d'alarme
	Départ électrique / Chauffage		BAES
	Arrêt d'urgence		Déclencheur manuel
	Déclencheur manuel		Sirène
	Détecteur fumée		Lumière flash

 


 7 rue Schweisguth - 67600 SELESTAT Tel : 03 67 10 13 32 Mail : d.lebel@lmsingenierie.fr	Plan installation électrique	Prefecture du Doubs		Rez-de-Chaussée		
	8 bis, rue Charles-Nodier 25000 BESANCON	ECHELLE : 1:50	420mm x 297mm	FOLIO : 1	DATE : 18/12/2025	Cooronnée : lambert I

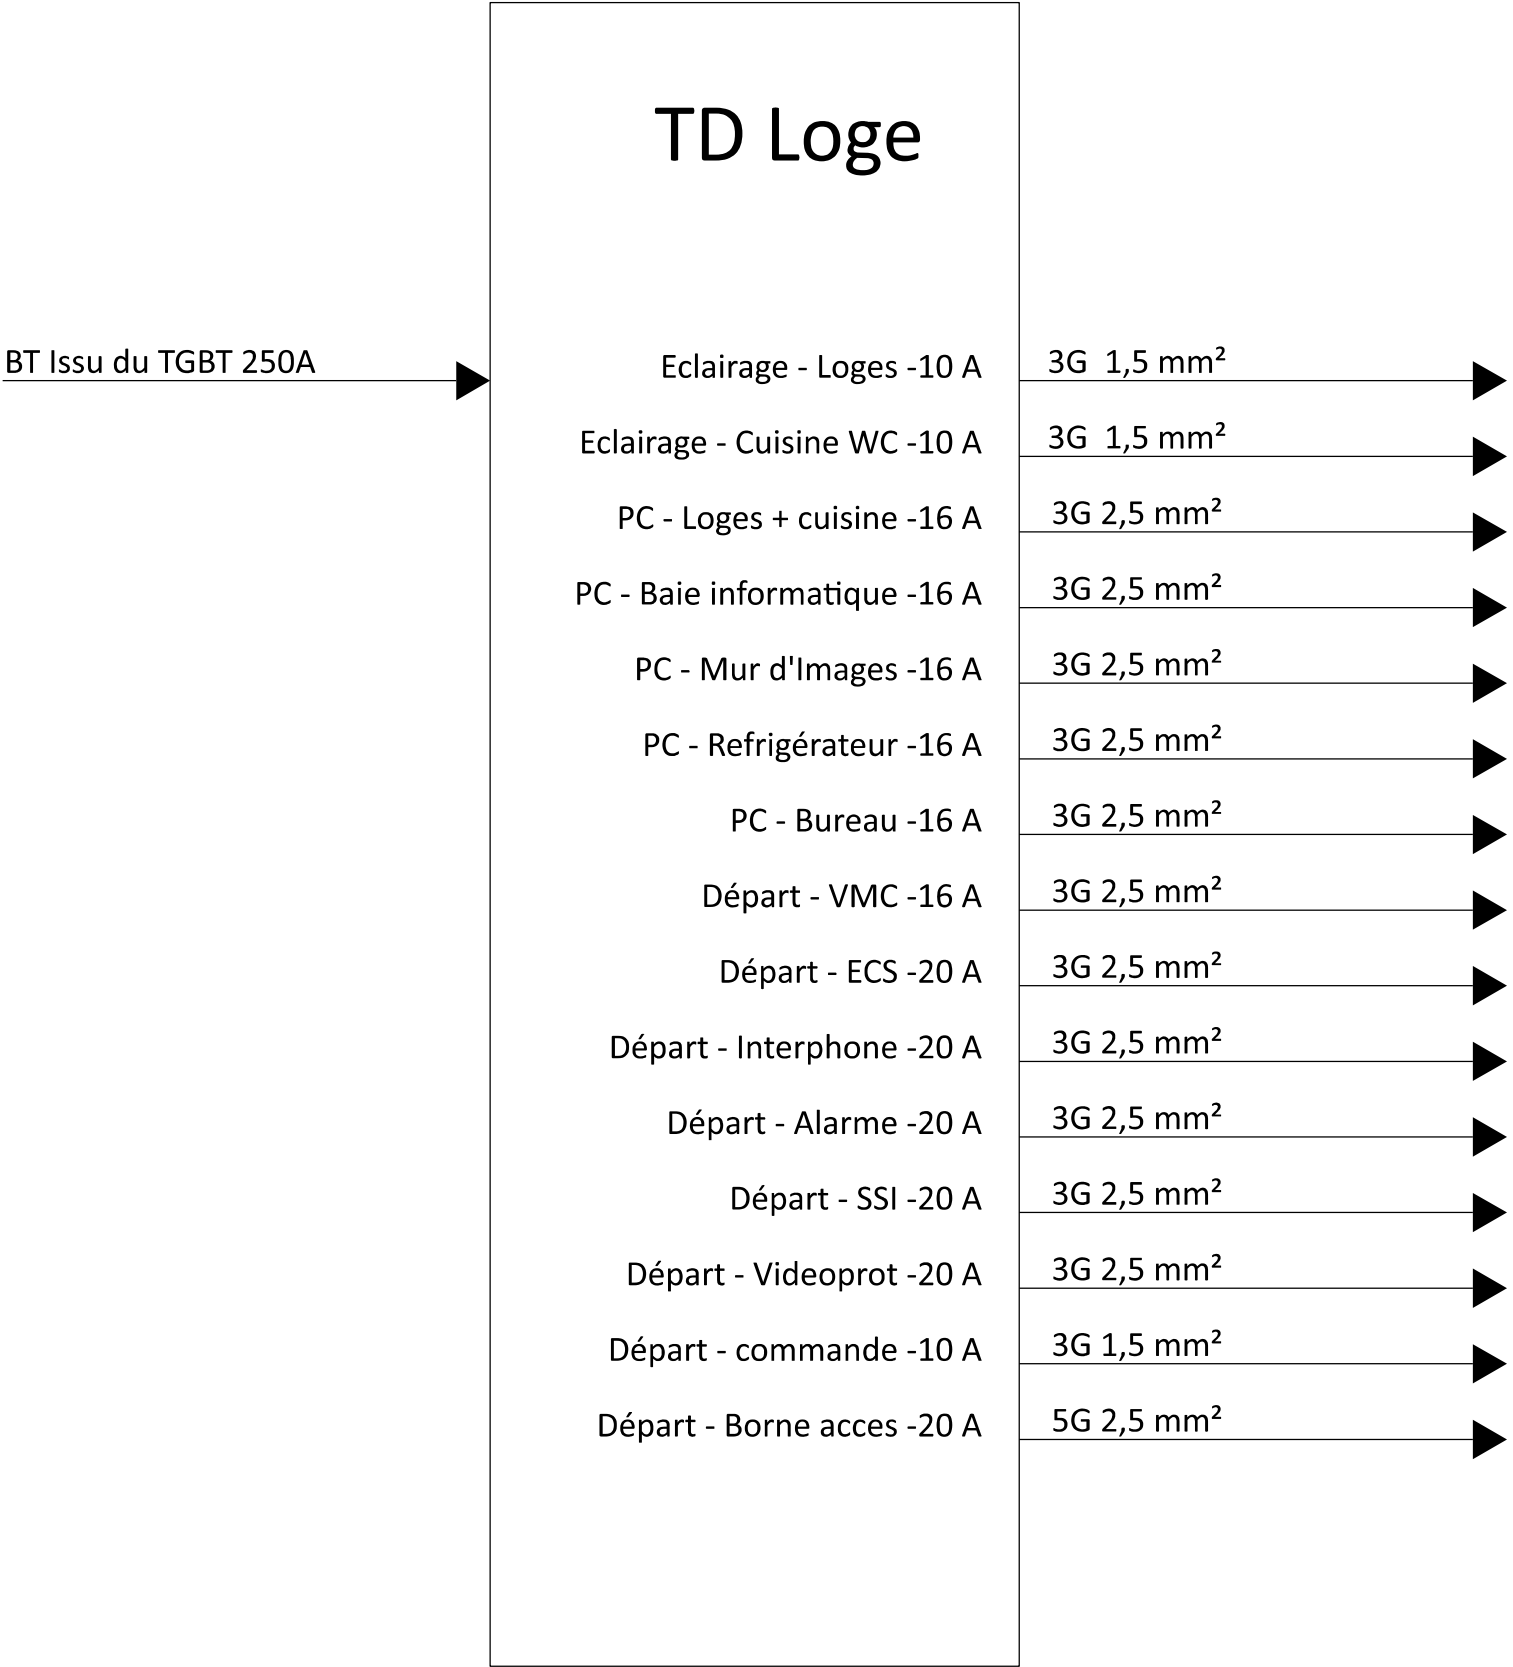


 7 rue Schweisguth - 67600 SELESTAT Tel : 03 67 10 13 32 Mail : d.lebel@lmsingenierie.fr	Synoptique CFo	Prefecture du Doubs		Rez-de-Chaussée		
	8 bis, rue Charles-Nodier 25000 BESANCON		420mm x 297mm	FOLIO : 1	DATE : 11/05/2026	Cooronnée : lambert I

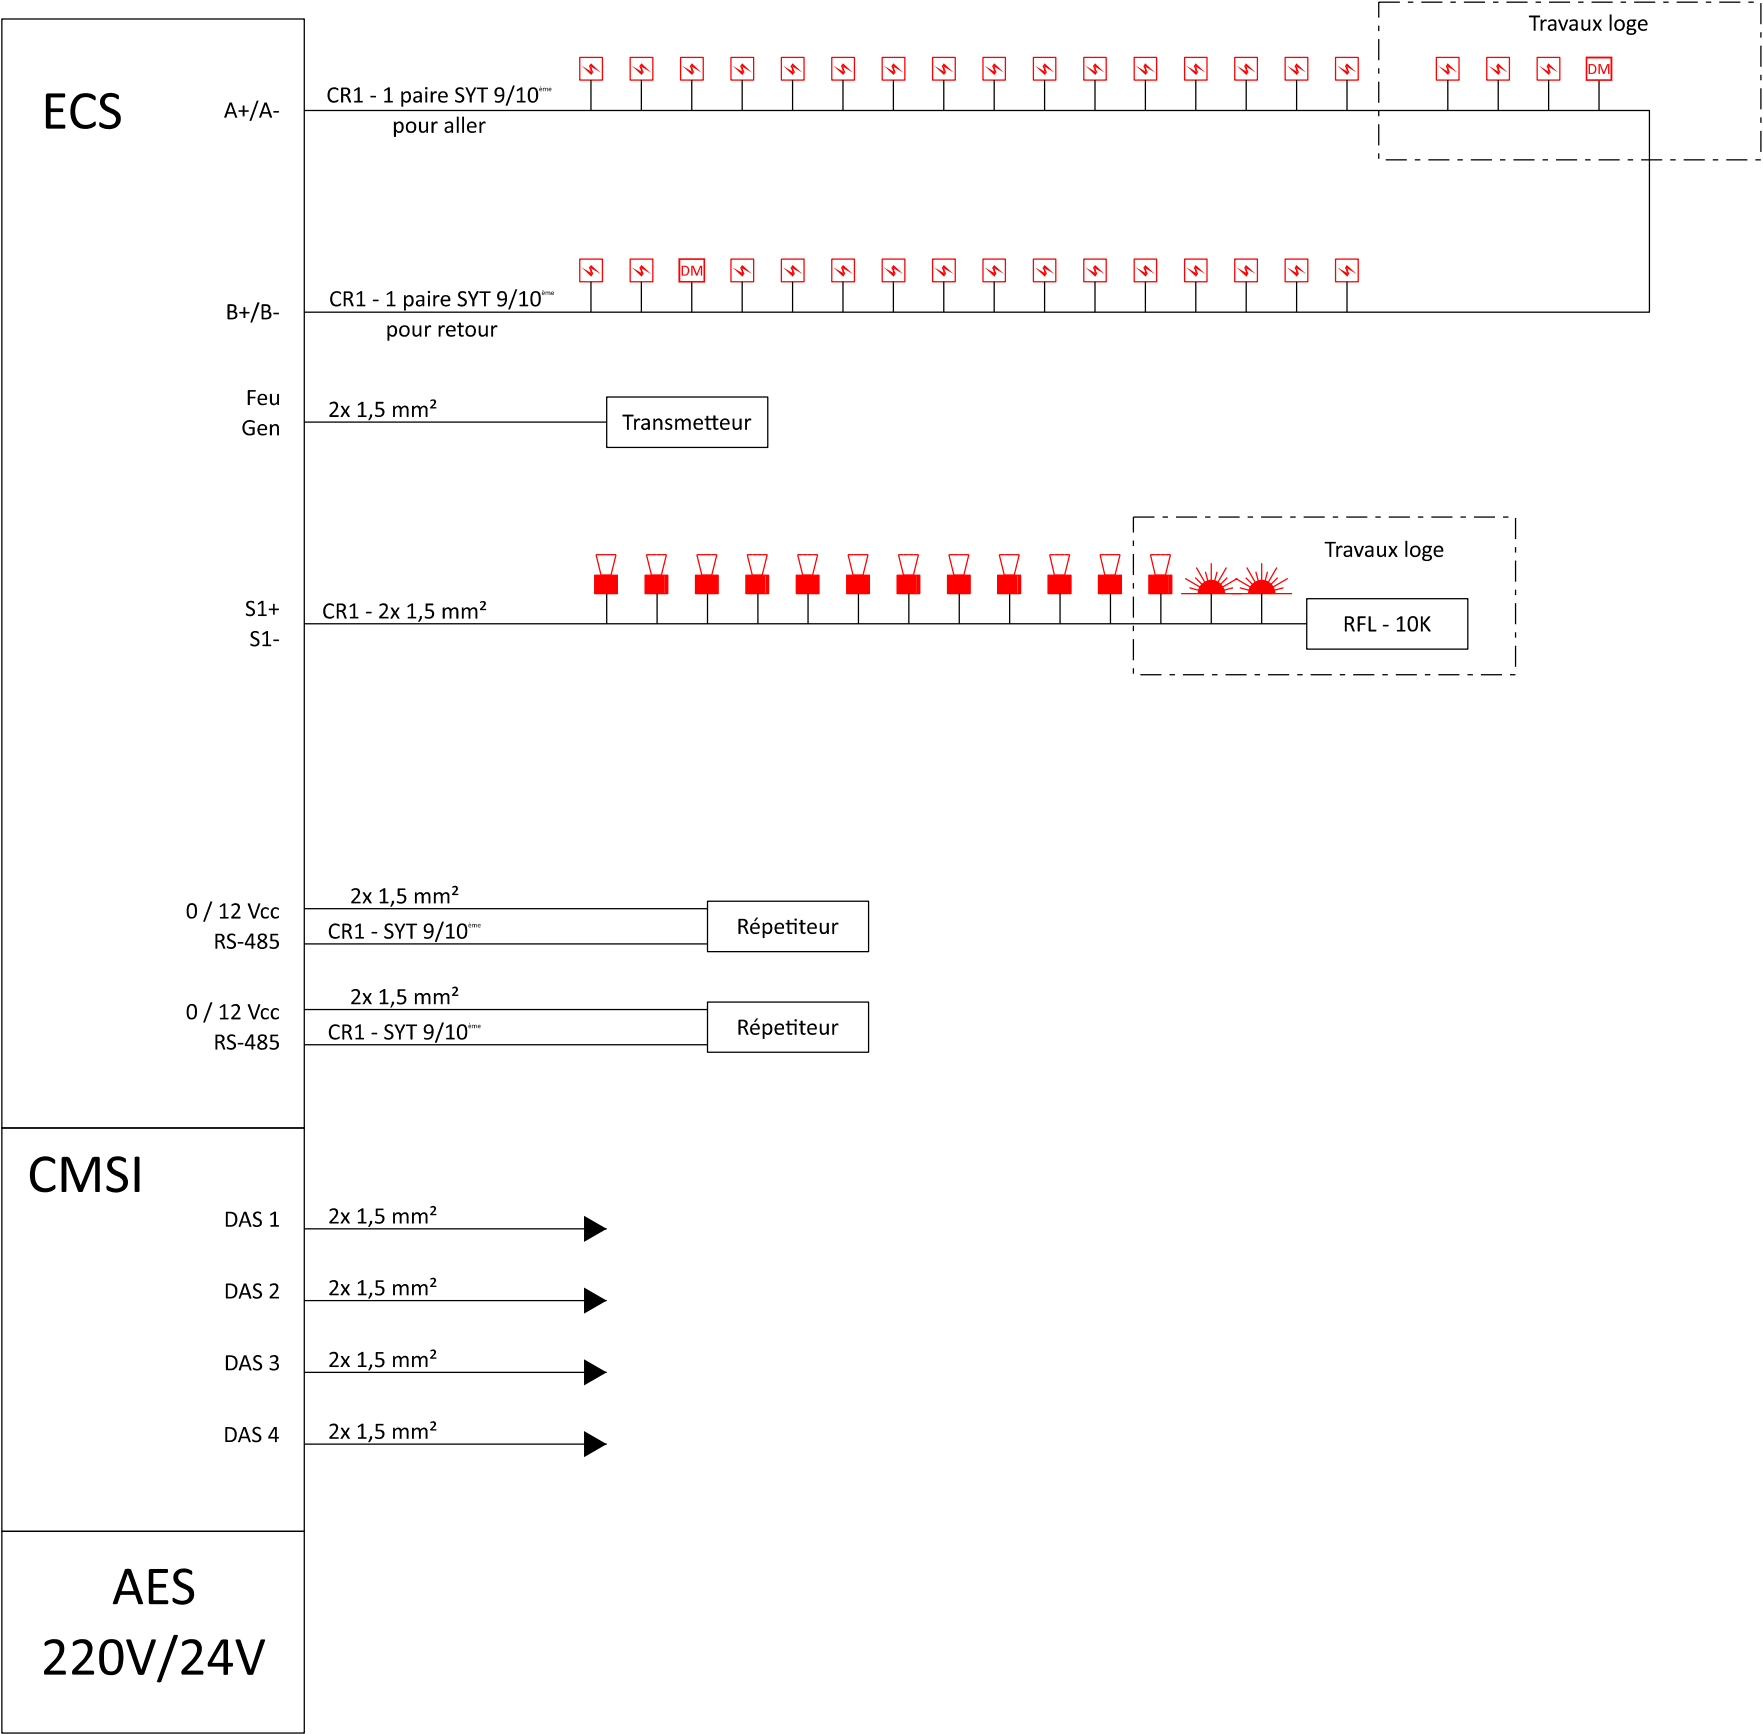

 7 rue Schweisguth - 67600 SELESTAT Tel : 03 67 10 13 32 Mail : d.lebel@lmsingenierie.fr	Synoptique Cfa - SSI	Prefecture du Doubs		Rez-de-Chaussée		
	8 bis, rue Charles-Nodier 25000 BESANCON		420mm x 297mm	FOLIO : 1	DATE : 11/05/2026	Cooronnée : lambert I

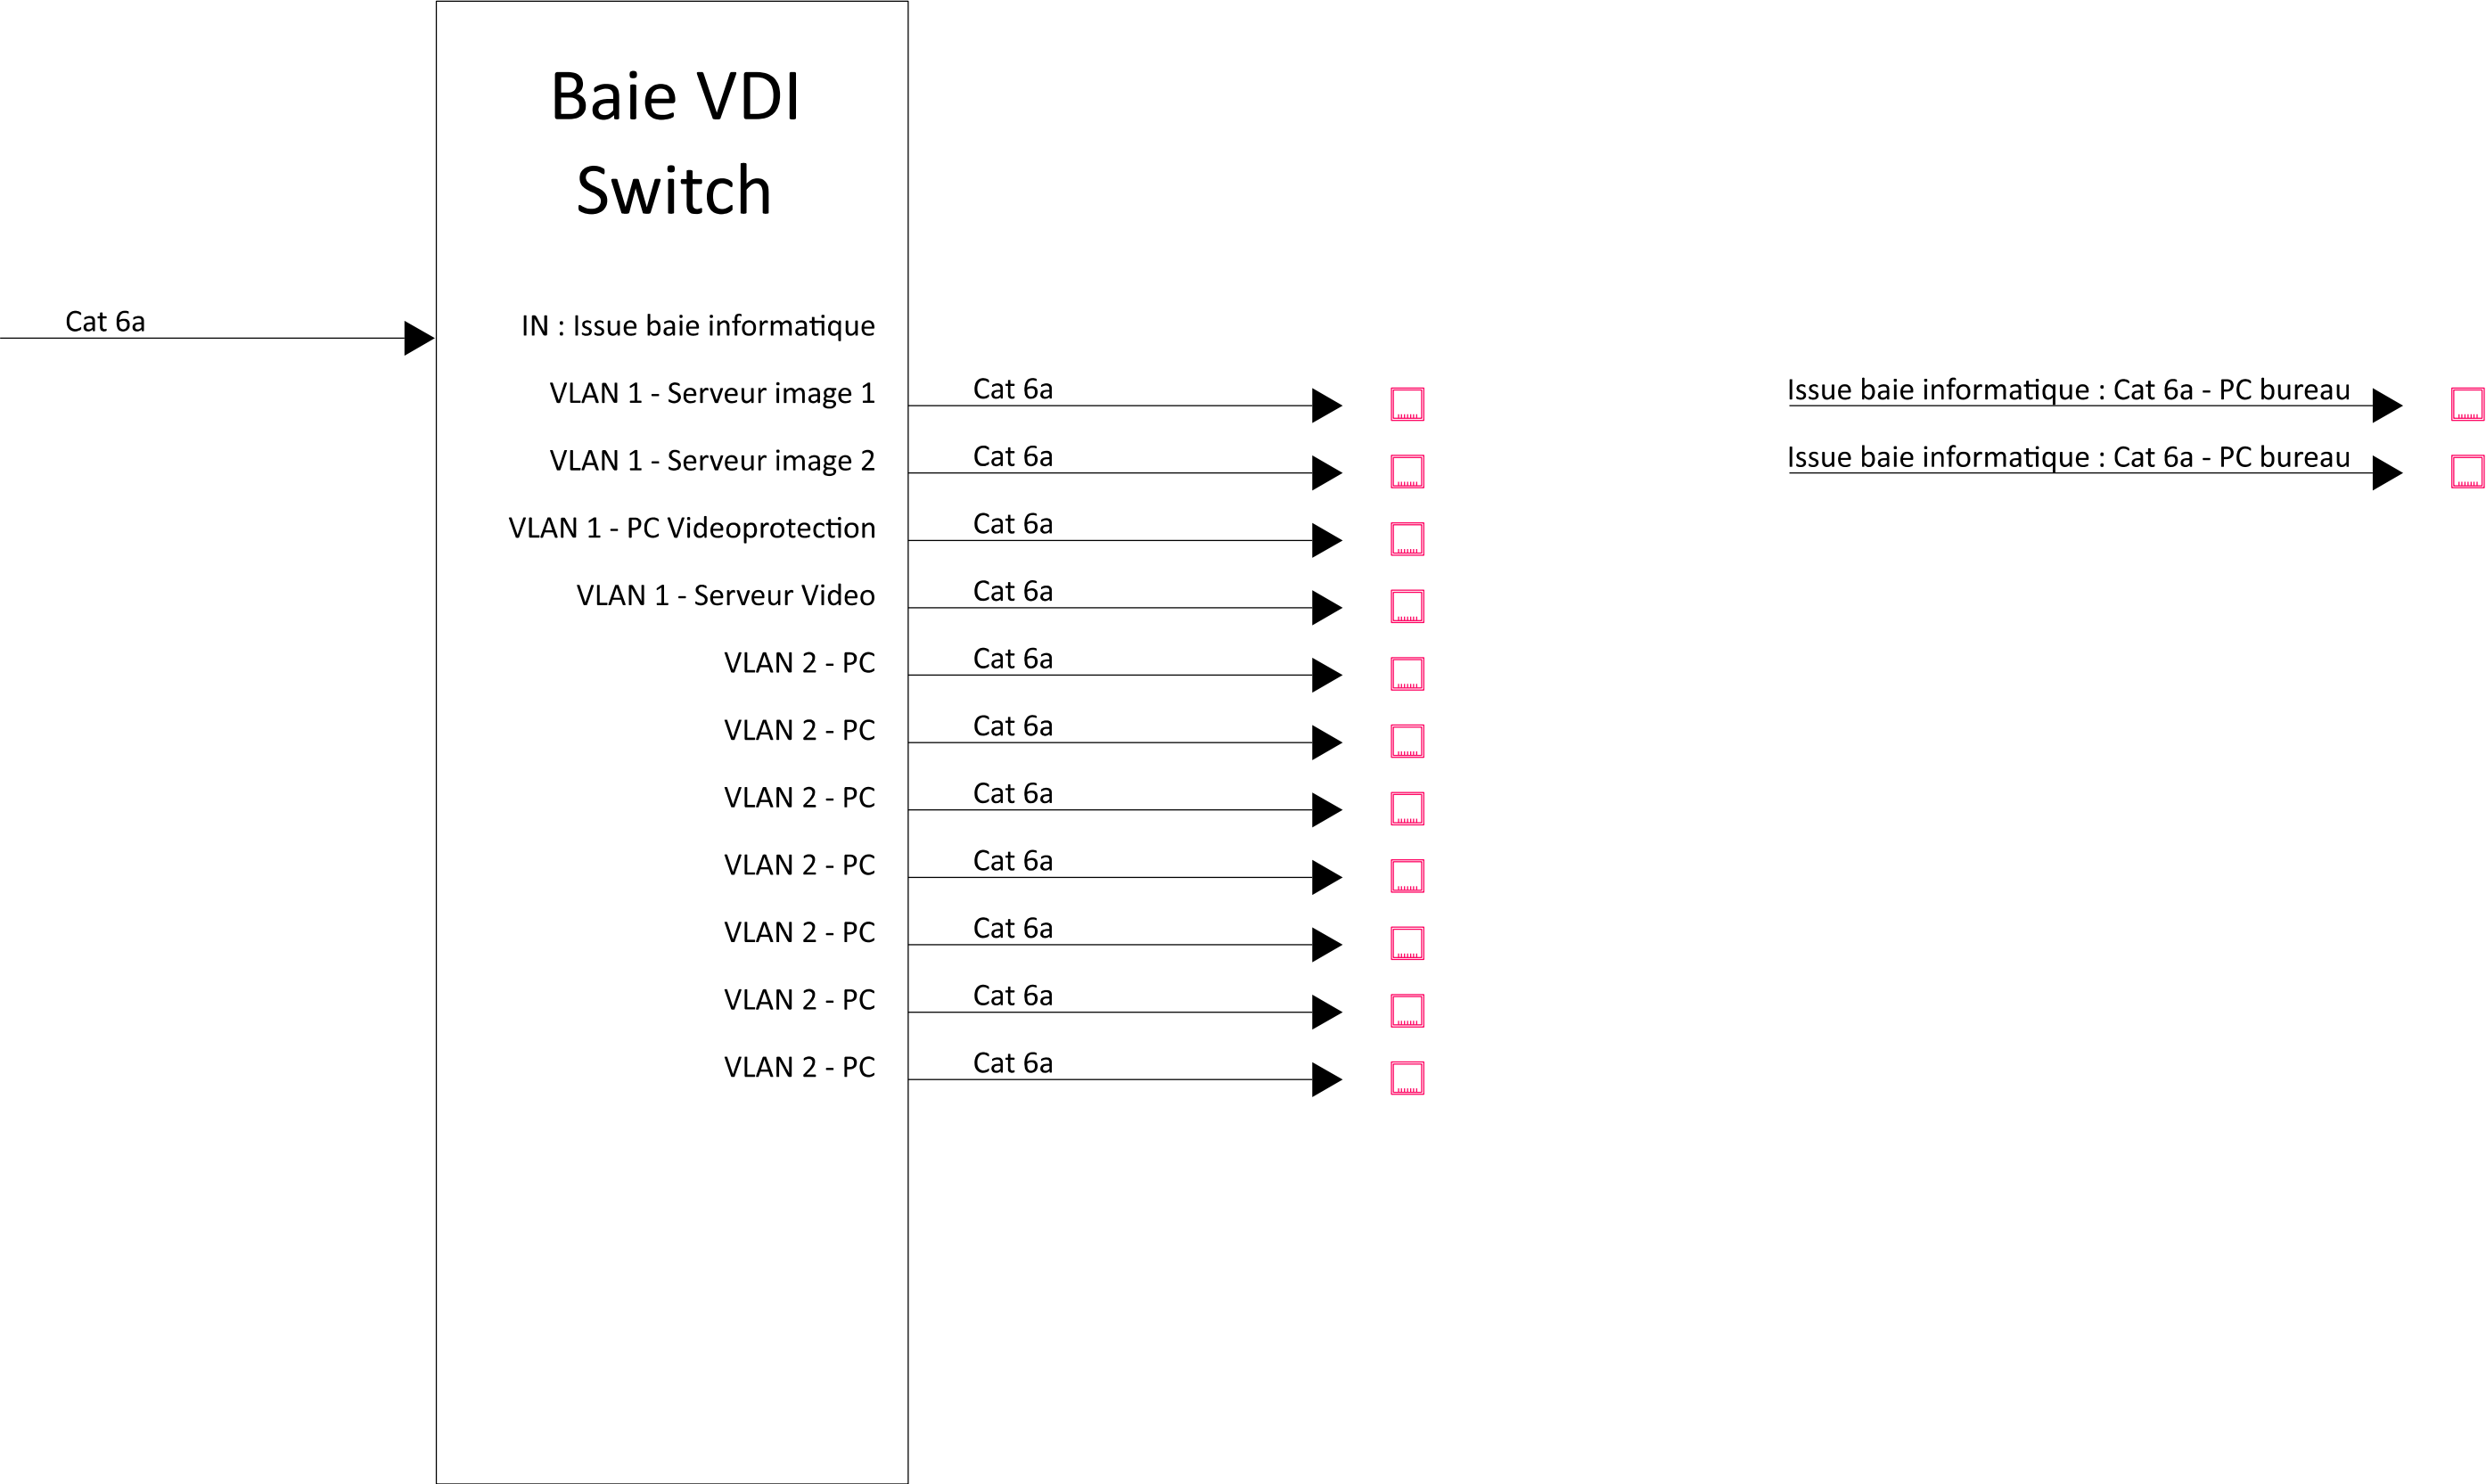

 7 rue Schweisguth - 67600 SELESTAT Tel : 03 67 10 13 32 Mail : d.lebel@lmsingenierie.fr	Synoptique Cfa - Visiophonie	Prefecture du Doubs		Rez-de-Chaussée		
	8 bis, rue Charles-Nodier 25000 BESANCON		420mm x 297mm	FOLIO : 1	DATE : 11/05/2026	Cooronnée : lambert I

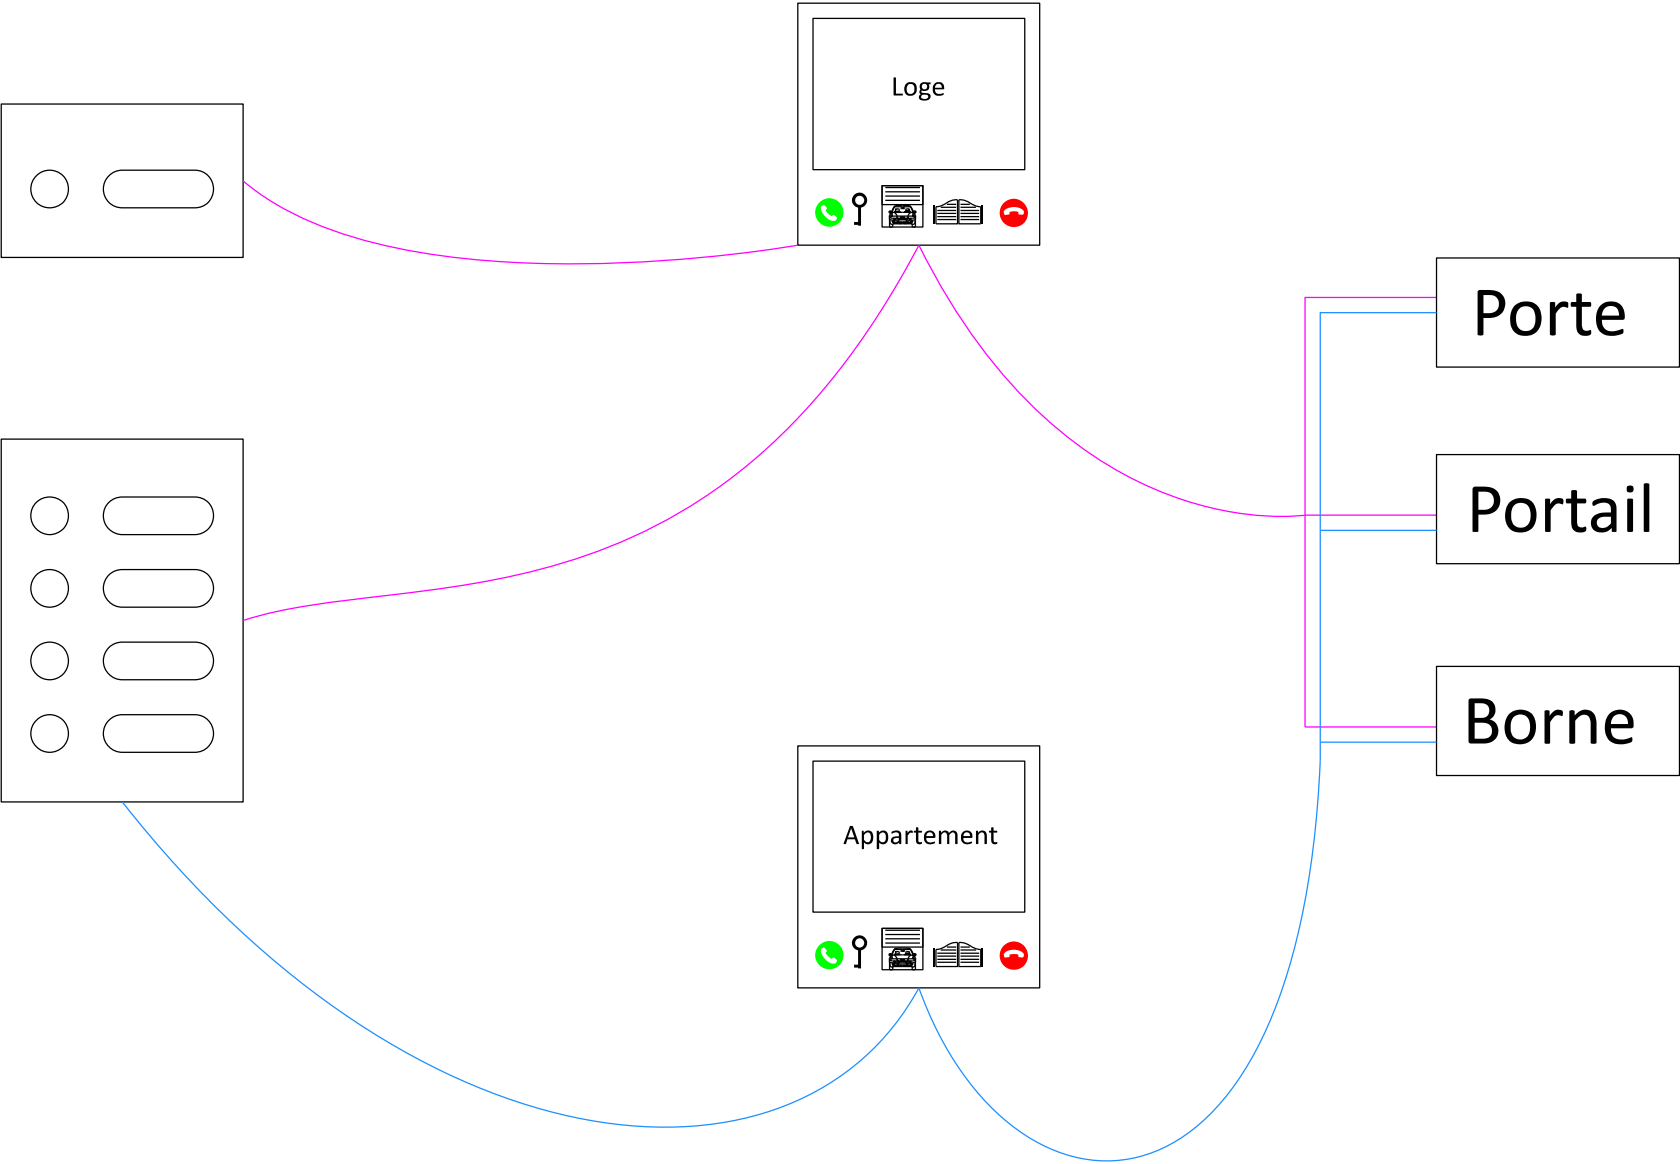

 7 rue Schweisguth - 67600 SELESTAT Tel : 03 67 10 13 32 Mail : d.lebel@lmsingenierie.fr	Synoptique CFa - Visiophonie	Prefecture du Doubs		Rez-de-Chaussée		
	8 bis, rue Charles-Nodier 25000 BESANCON		420mm x 297mm	FOLIO : 1	DATE : 11/05/2026	Cooronnée : lambert I