


Plan de niveau -01

Echelle 1/125ème

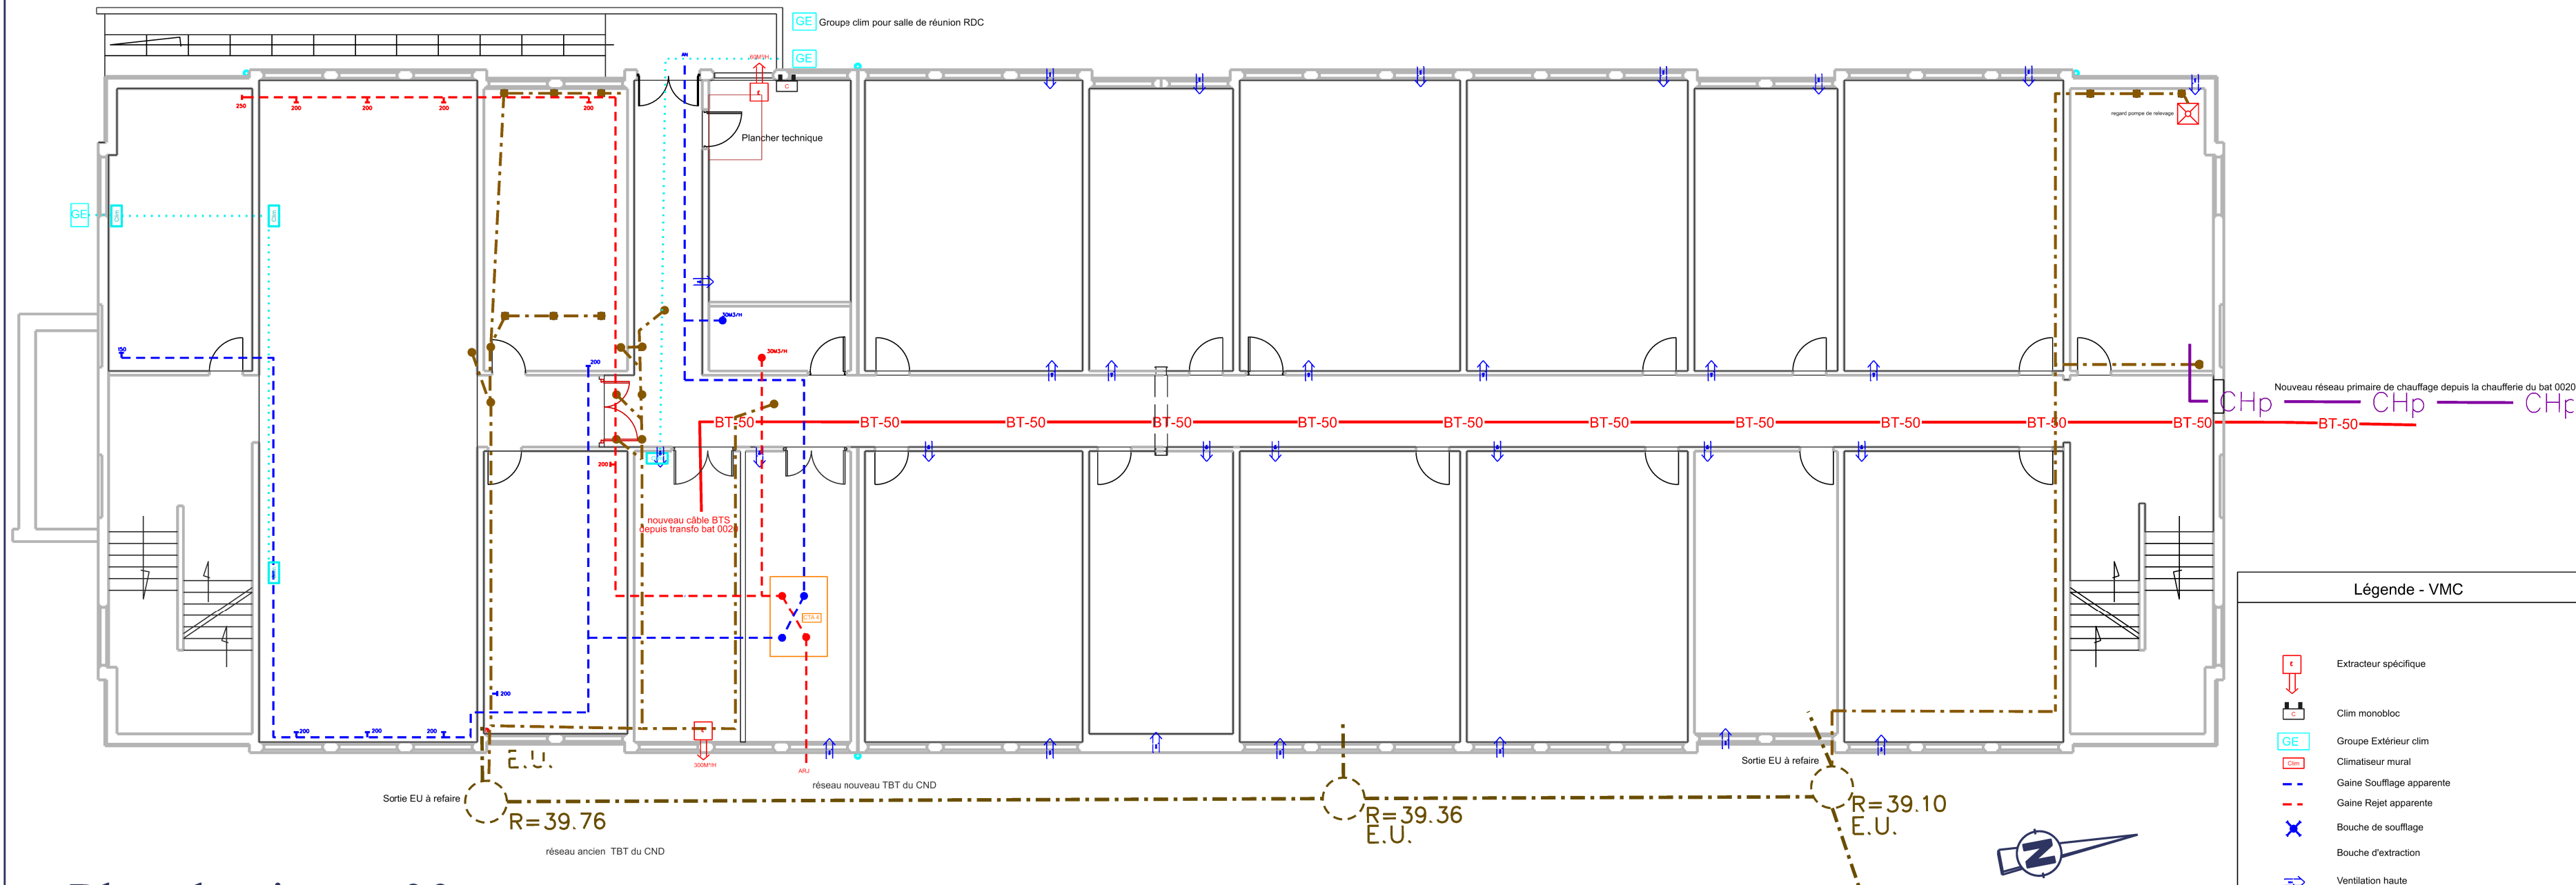

Légende - VMC

- Extracteur spécifique
- Clim monobloc
- Groupe Extérieur clim
- Climatiseur mural
- Gaine Soufflage apparente
- Gaine Rejet apparente
- Bouche de soufflage
- Bouche d'extraction
- Ventilation haute
- Ventilation basse
- Régistre
- Sonde CO2
- Air neuf
- Air rejeté
- Climatiseur plafonnier

Légende - Chauffage


- Radiateur à eau
- Sèche serviette

Légende - Assainissement

- chutes EU
- Collecteurs

Plan de niveau 00

Echelle 1/125ème

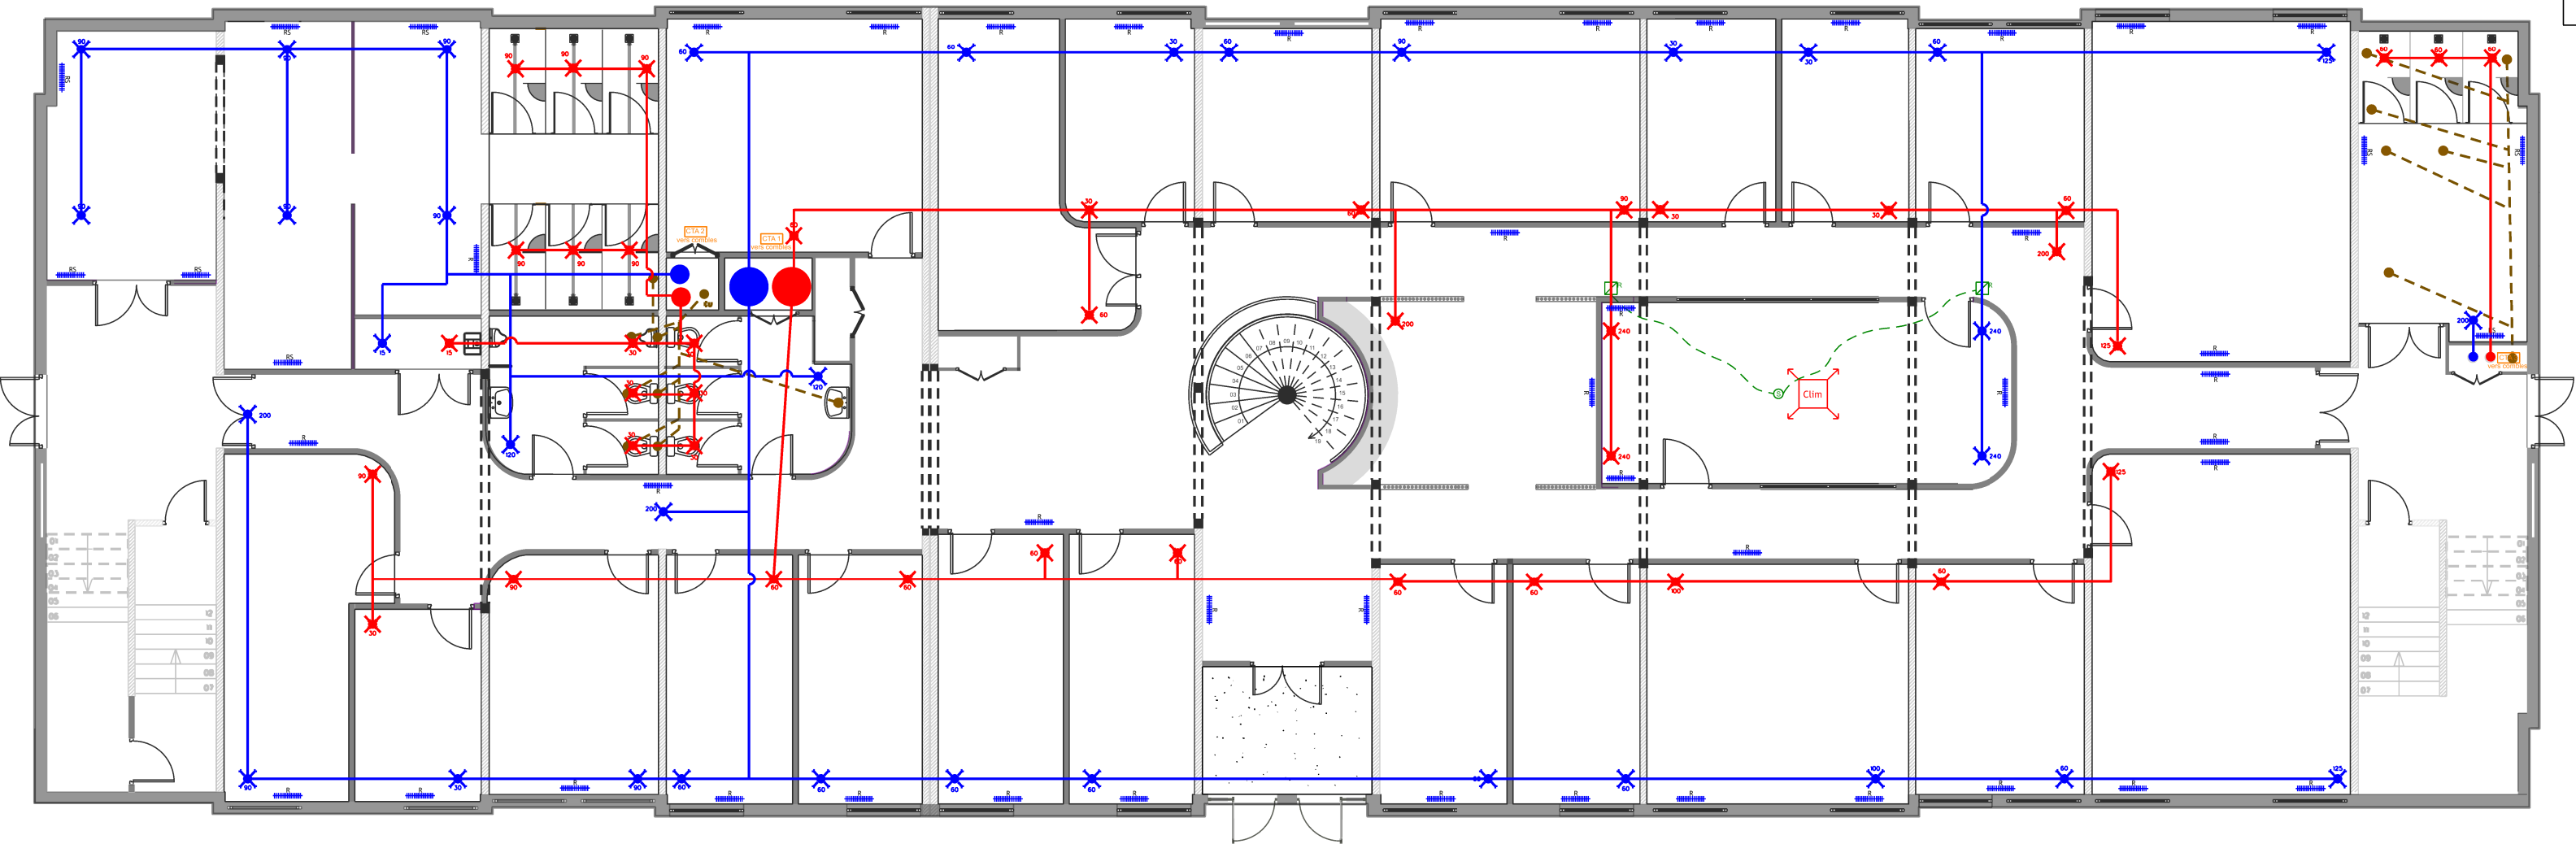

MINISTÈRE DES ARMÉES

Liberté
Egalité
Fraternité

Service d'Infrastructure de la Défense
Nord-Ouest

Quartier Margueritte
Rue du Garigliano
BP 14 - 35 998 RENNES CEDEX 09



L'Ingénieur général de 2ème Classe
BRISEMURE Philippe

Directeur du Service
d'Infrastructure de la Défense
Nord-Ouest



Bureau Maîtrise d'Oeuvre Angers
5, rue des petites Musses
BP 14 114
49 041 ANGERS CEDEX 01
02 - 41 - 68 - 75 - 22

N° projet - COSI : 465 342

Dossier Consultation Entreprises

Angers (49)
Caserne Berthezène
Transfo AdT Création de l'EM
de la Brigade du Génie Phase 2

CVC - Plomberie

Chef BMO
Mr ARNOU Ludovic

Architecte
Mr FERRAND Grégory

Chargé d'affaire
Mr GENNEVEE Christian

Dessinateurs
Mme DELAPORTE Elodie

Nom du fichier :
DCF_Brigade.dgn

Nom de la fiche modèle :
14-Plan de VMC - Chauffage

Fichiers associés :

En référence :
490007005H_0021_00_fut_V.dgn
490007005H_0021_01_fut.dgn

En raster :

Langue : Fr

Format : A0

Unités : M - Cm - Mm

Numéro de planche
14

Indice - Date
A- 22/05

Nombre de planche
21