
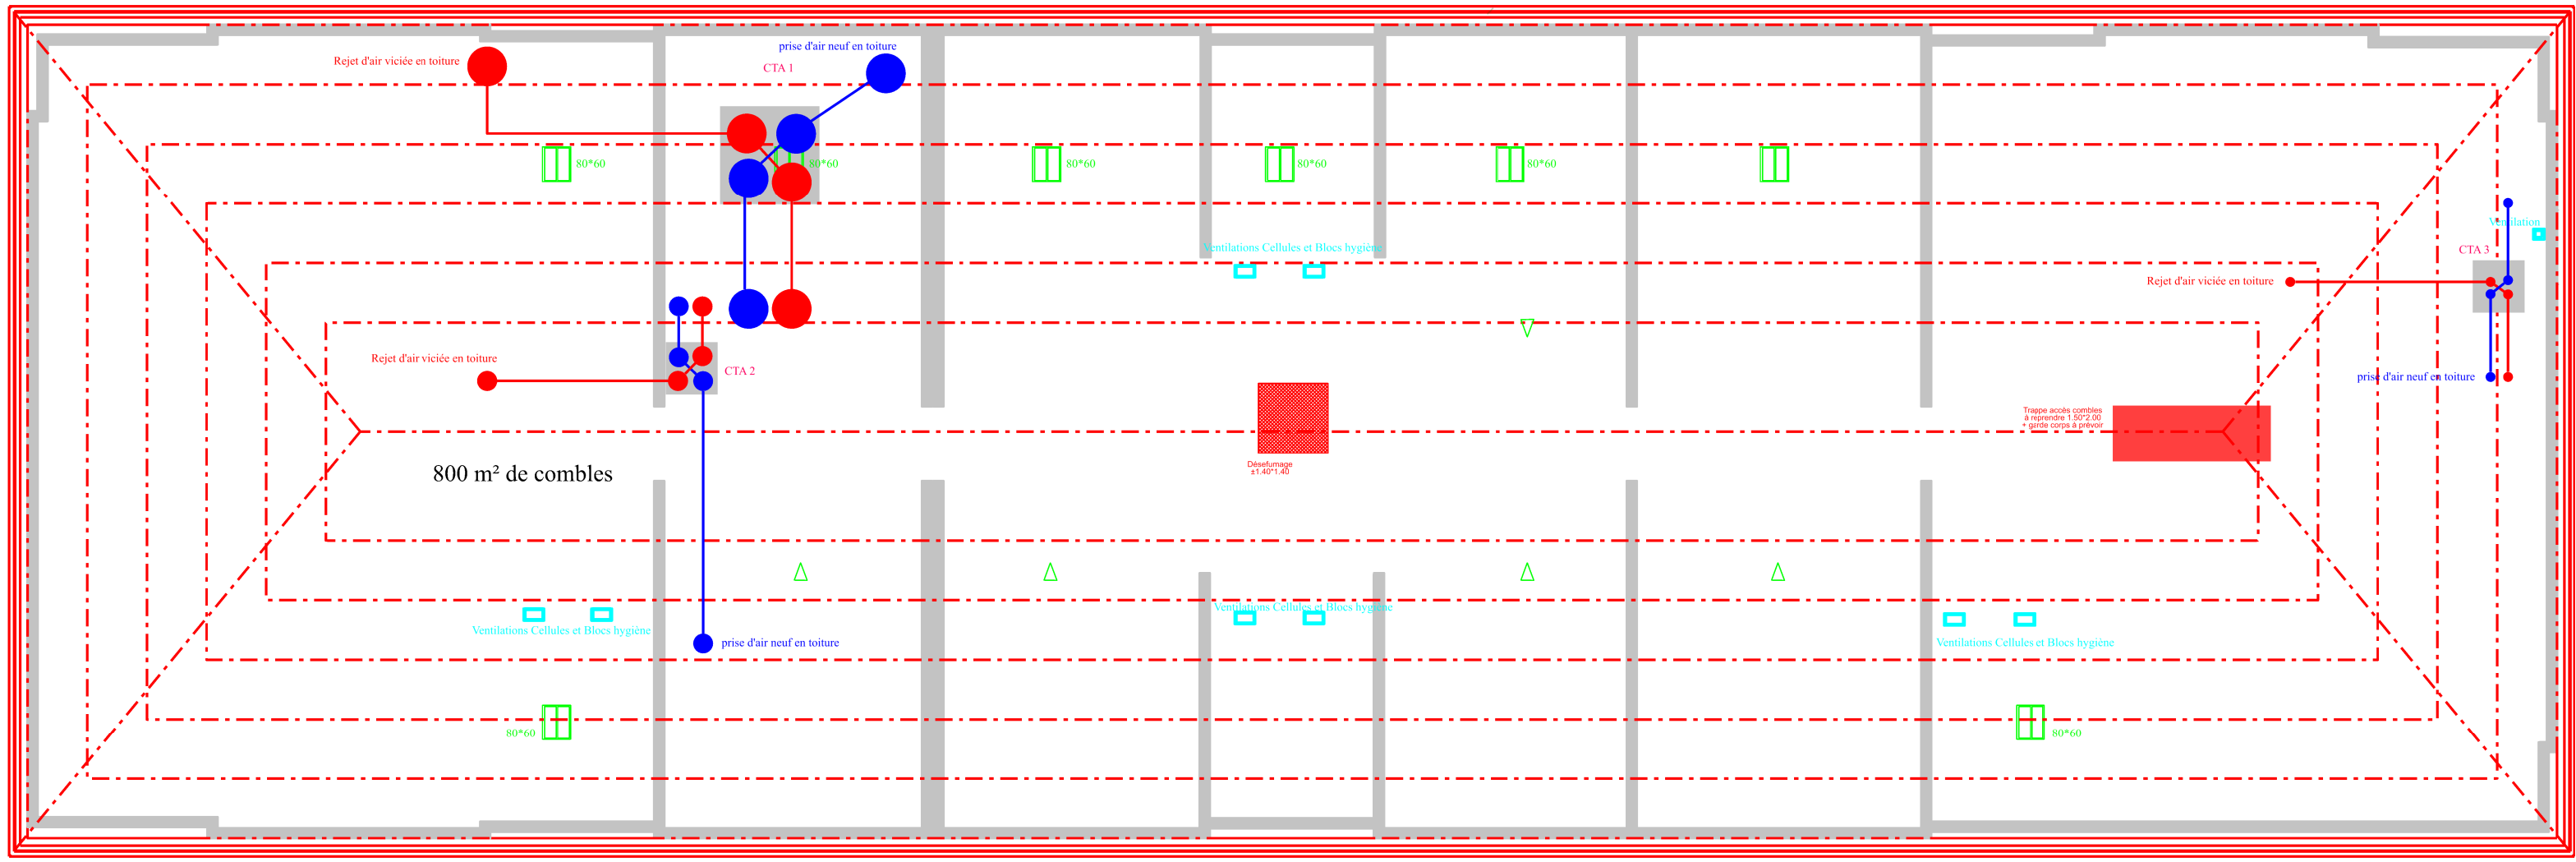


Plan de niveau 01

Echelle 1/125ème

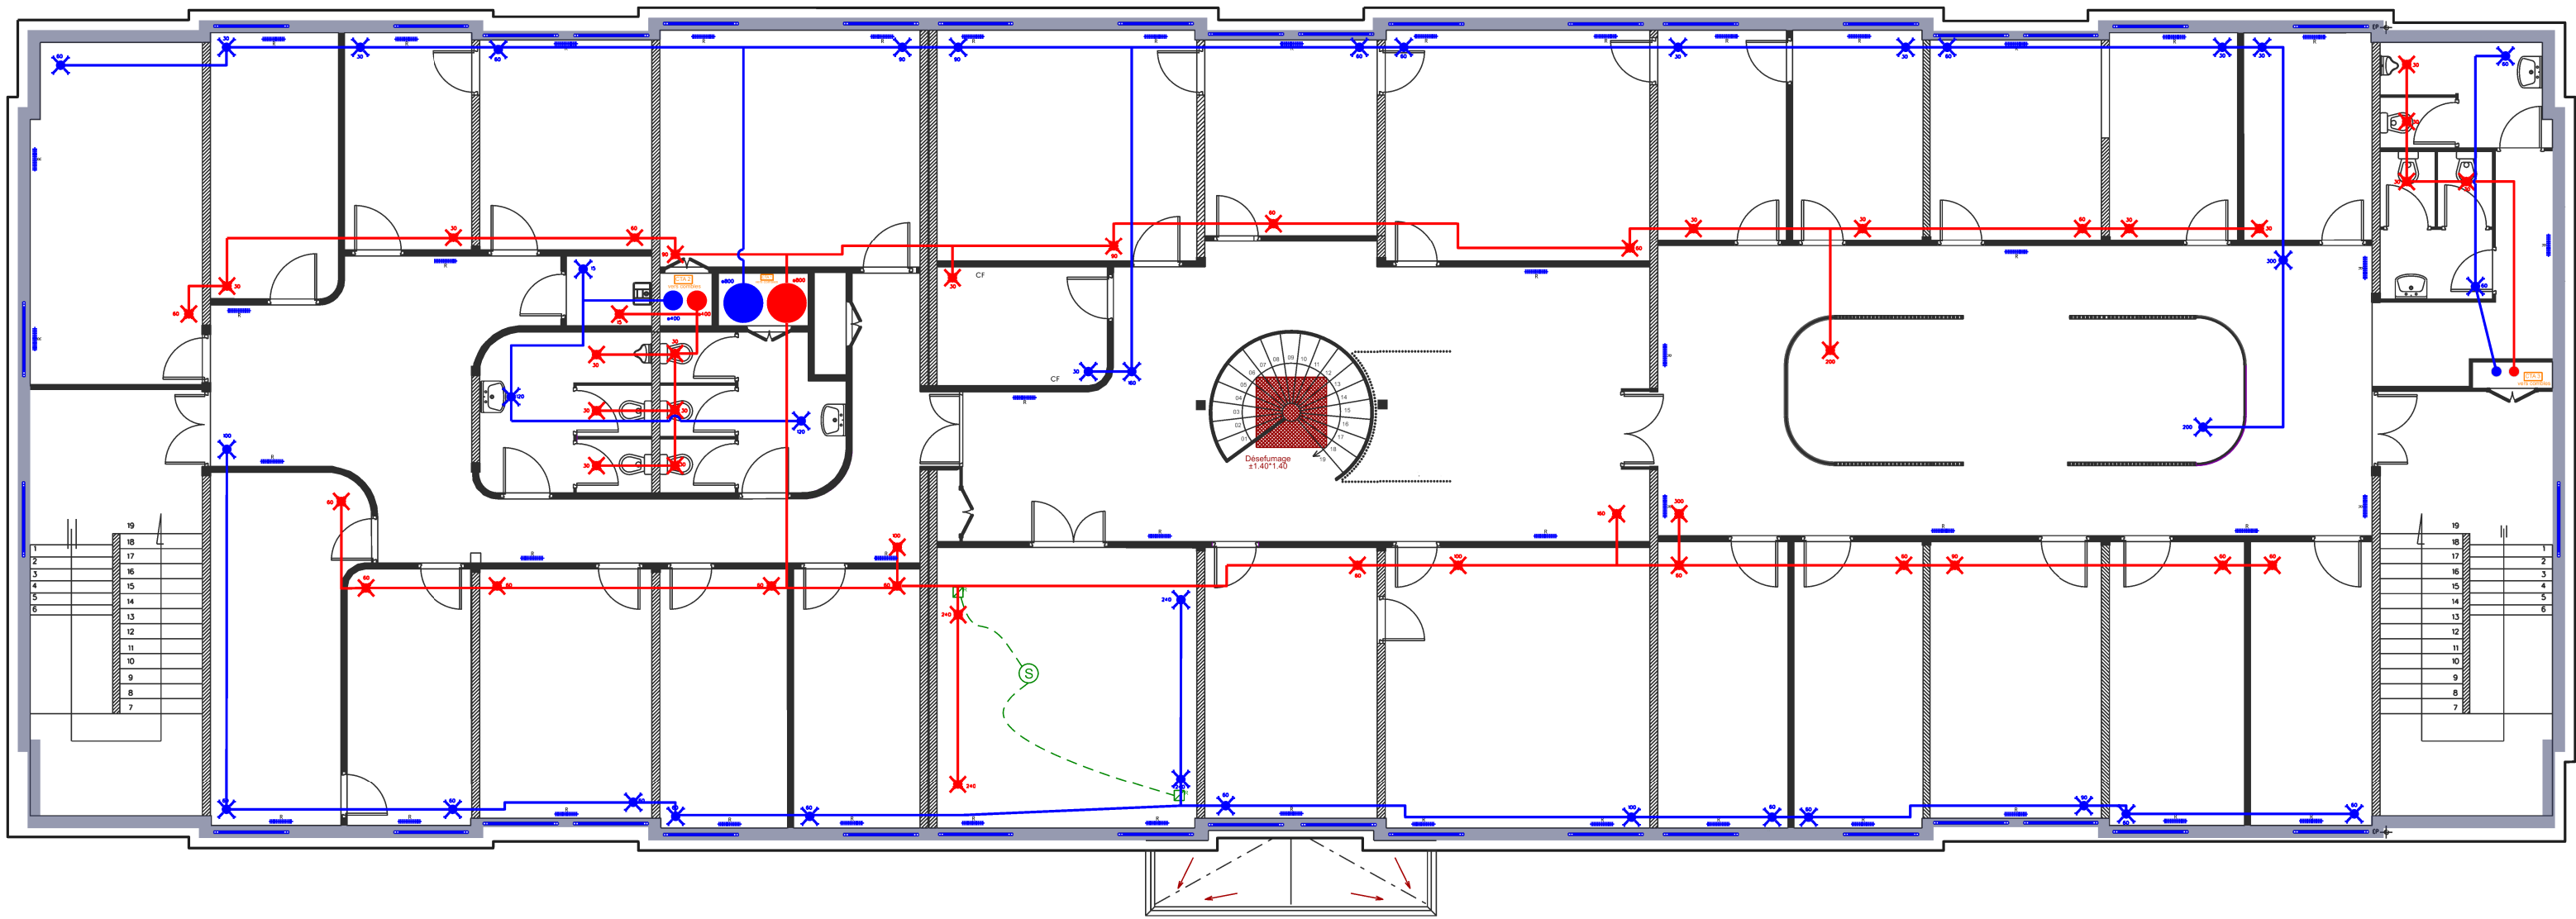

Légende - VMC

- cr Clim monobloc
- Extracteur spécifique
- Clim monobloc
- GE Groupe Extérieur clim
- Climatiseur mural
- Gaine Soufflage apparente
- Gaine Rejet apparente
- Bouche de soufflage
- Bouche d'extraction
- Ventilation haute
- Ventilation basse
- Régistre
- Sonde CO²
- Air neuf
- Air rejeté
- Climatiseur plafonnier

Légende - Chauffage

- Radiateur à eau
- Sèche serviette



MINISTÈRE DES ARMÉES

*Liberté
Egalité
Fraternité*

Service d'Infrastructure de la Défense
Nord-Ouest

Quartier Margueritte
Rue du Garigliano
BP 14 - 35 998 RENNES CEDEX 09



L'Ingénieur général de 2ème Classe
BRISÉMURE Philippe

Directeur du Service
d'Infrastructure de la Défense
Nord-Ouest



Bureau Maîtrise d'Oeuvre Angers
5, rue des petites Musses
BP 14 114
49 041 ANGERS CEDEX 01
02 - 41 - 68 - 75 - 22

N° projet - COSI : 465 342

Dossier Consultation Entreprises

Angers (49)
Caserne Berthezène
Transfo AdT Création de l'EM
de la Brigade du Génie Phase 2

CVC - Plomberie

Chef BMO
Mr ARNOU Ludovic

Architecte
Mr FERRAND Grégory

Chargé d'affaire
Mr GENNEVEE Christian

Dessinateurs
Mme DELAPORTE Elodie

Nom du fichier :
DCE_Brigade.dgn

Nom de la fiche modèle :
15-Plan de CVC - Plomberie

Fichiers associés :

En référence :
4900700SH_0021_01_fut_V5.dgn

En raster :

Langue : Fr	Format : A0	
Unités : M - Cm - Mm		
Numéro de planche 15	Indice - Date A- 22/05	Nombre de planche 21